
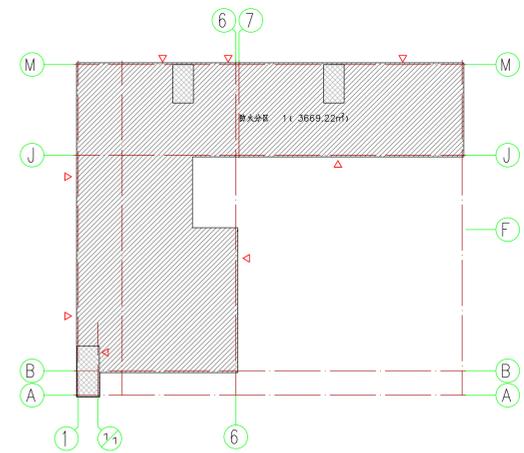


暖通  
电气  
建筑  
给排水

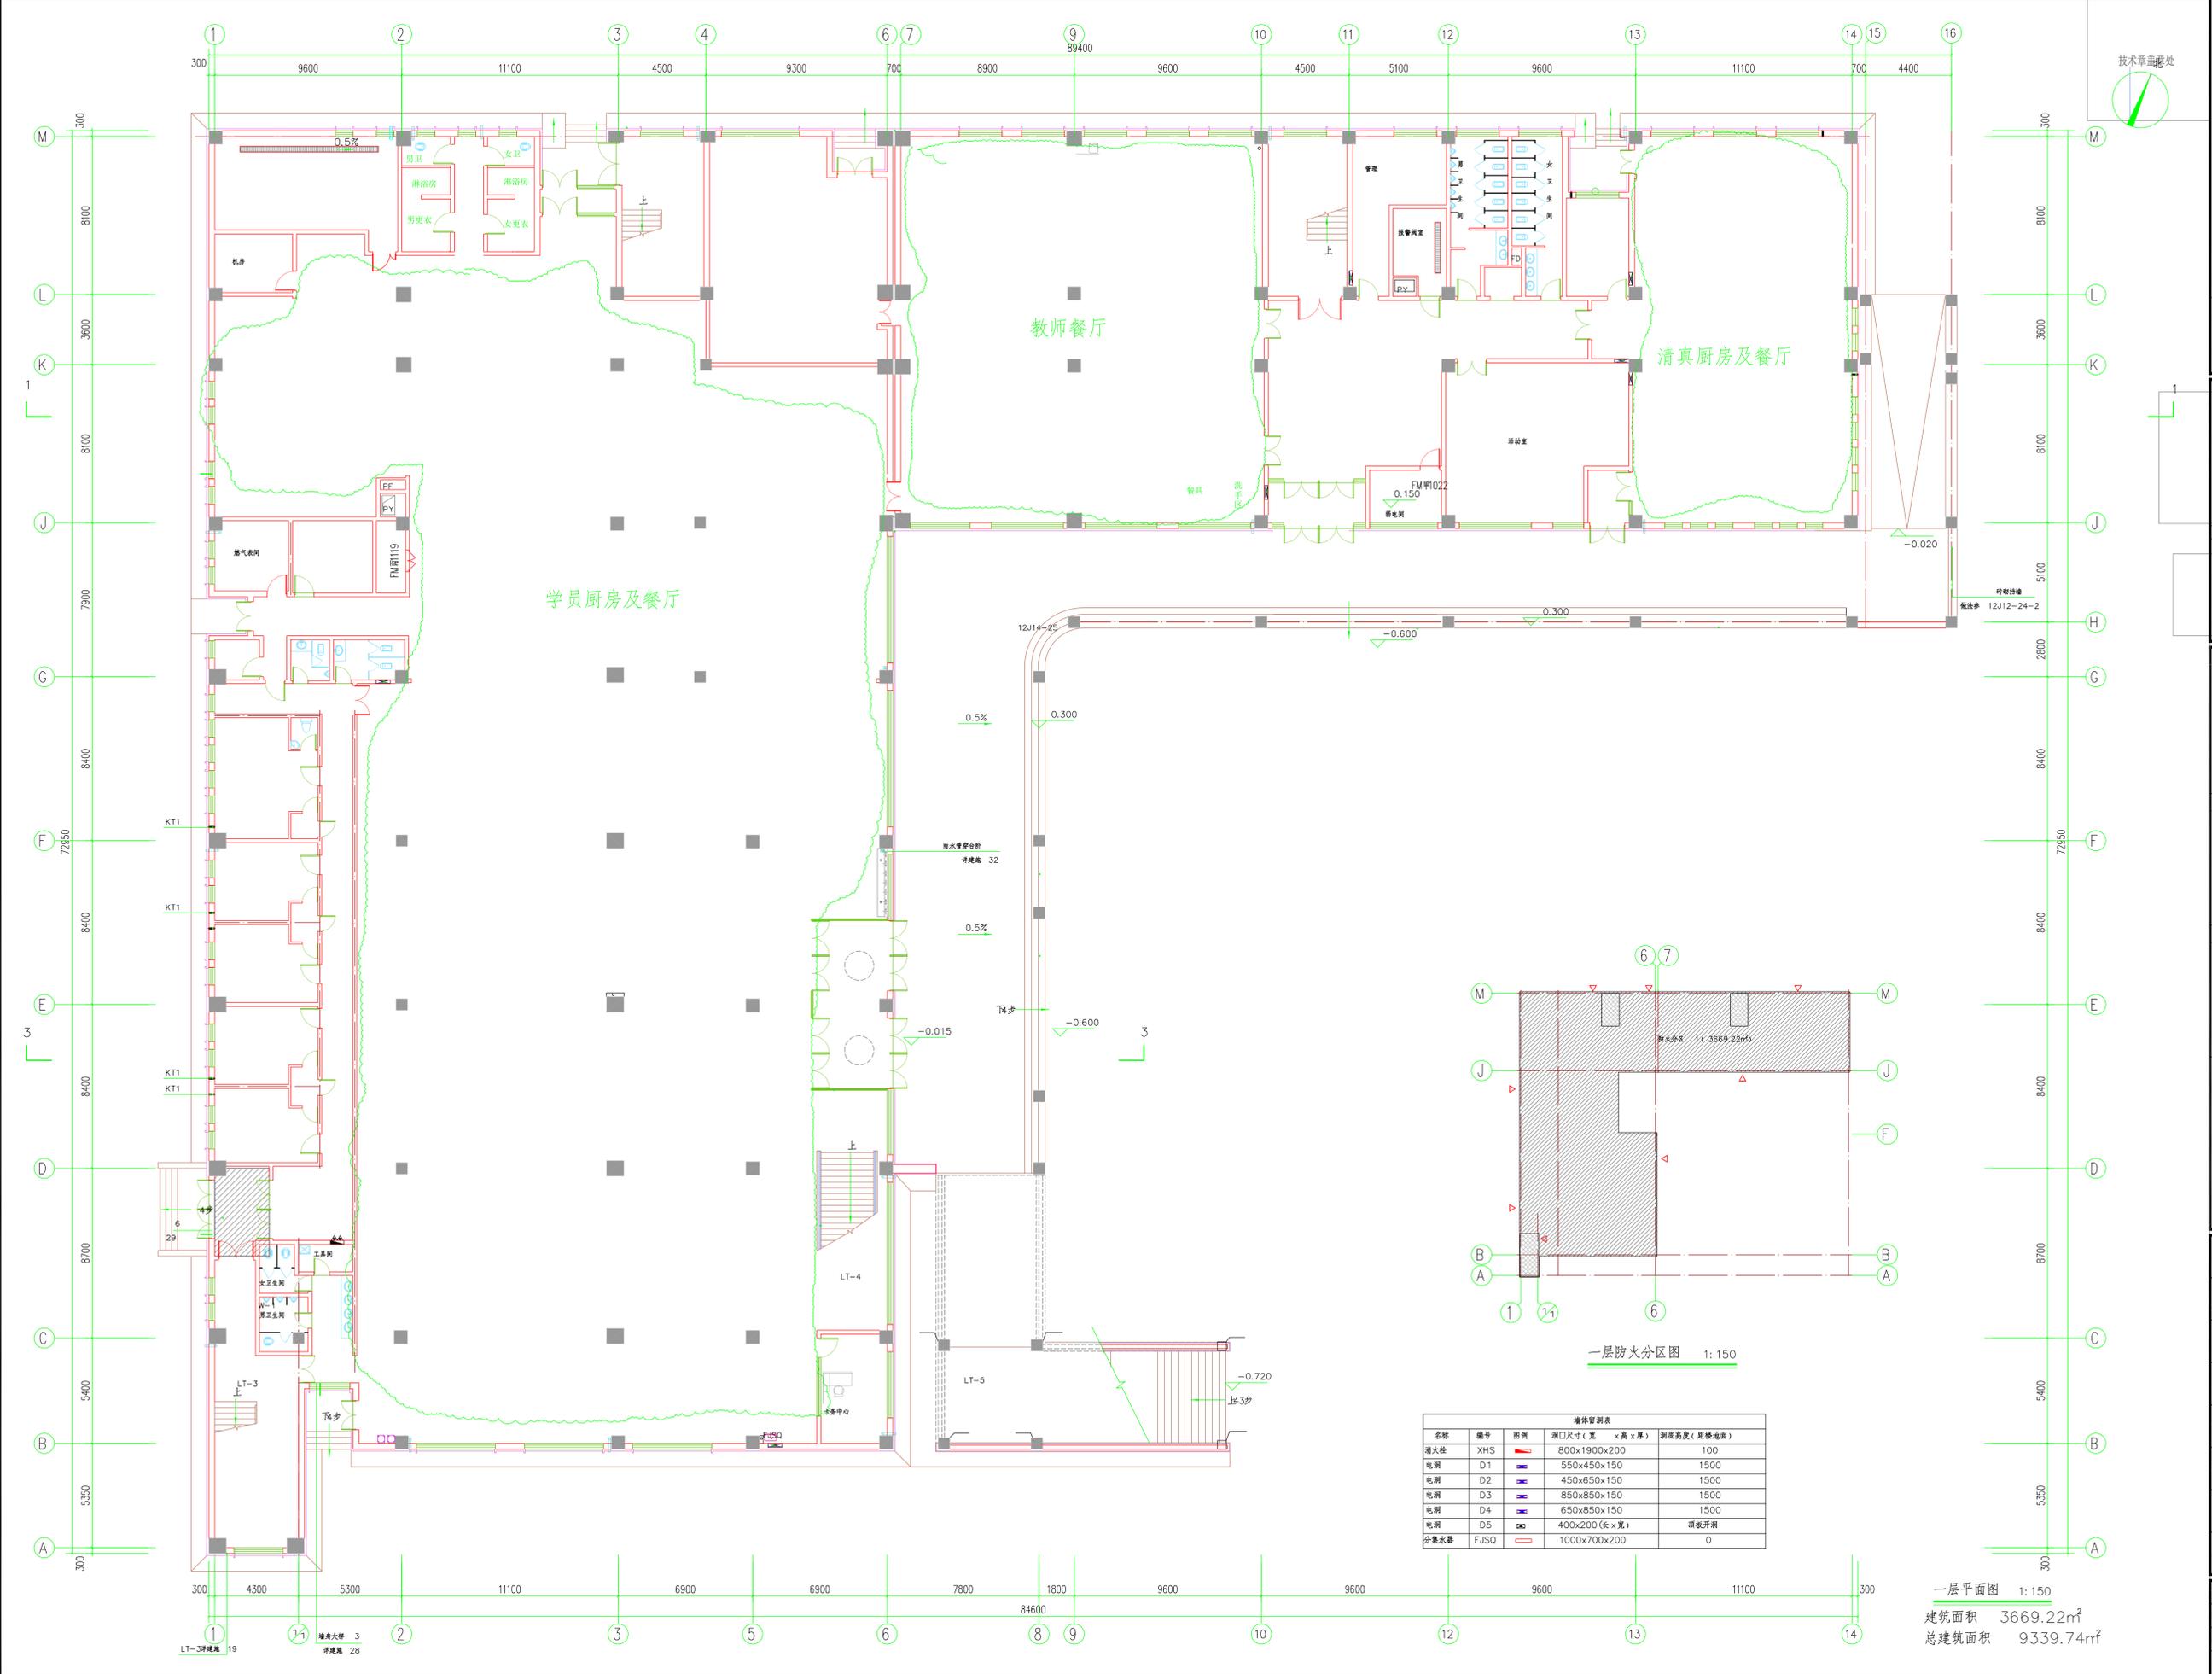

名称	编号	图例	洞口尺寸(宽 × 高 × 厚)	洞底高度(距楼地面)
消火栓	XHS		800x1900x200	100
电闸	D1		550x450x150	1500
电闸	D2		450x650x150	1500
电闸	D3		850x850x150	1500
电闸	D4		650x850x150	1500
电闸	D5		400x200(长×宽)	顶板开洞
分集水器	FJSQ		1000x700x200	0

一层平面图 1:150  
 建筑面积 3669.22m<sup>2</sup>  
 总建筑面积 9339.74m<sup>2</sup>

建筑设计单位  
  
 内蒙古工大建筑设计有限责任公司  
 建筑行业甲级 A115001771  
 合作设计单位

院出图章  
 出图章盖章处  
 无院出图章，图纸无效  
 注册执业章  
 注册师章盖章处

建设单位  
 内蒙古自治区公安厅

建设项目  
 内蒙古警察职业学院  
 新校区建设项目

分项工程  
 政法干警培训楼  
 (培训部分)

图名  
 一层平面图

项目负责人	
执行	
项目负责人	
方案	
工种负责人	
设计	
校对	
审核	
审定	

设计号 2021-02  
 版本 第一版  
 图号 建施(30)-086  
 日期 2021.07