

中国 · NMG
NMG · CHINA

内蒙古俏雅建筑装饰工程有限公司
NMG CONSTRUCTION CHINA

设计说明
DESIGN CONTENT

所有设计，图纸及说明之版权全属本公司所有，除非
征得本公司书面同意，否则不得引用、抄袭、复制或建
入初以比例尺缩小尺寸，一切以图纸数量及现场实际尺寸为准，如发生不符或更改及时应及通知设计单位。

内蒙古俏雅
建筑装饰工程有限公司

签署
Signature

项目负责人 Item Print	
专业负责人 Chief	
审定 Approved	
审核 Examined	
校对 Checked	
设计 Designed	

工程名称
Project


西乌珠穆沁旗党群服务中心装修工程

子项名称
Sub Item

图纸名称
Title

三层弱电点位图
三层强电系统图

工程号 Proj. No.	图号 Des. No.	DS-02
专业 Dept.	阶段 Stage	施工图
比例 Scale	日期 Date	2021.12
版次 Ver.	备注 Remark	

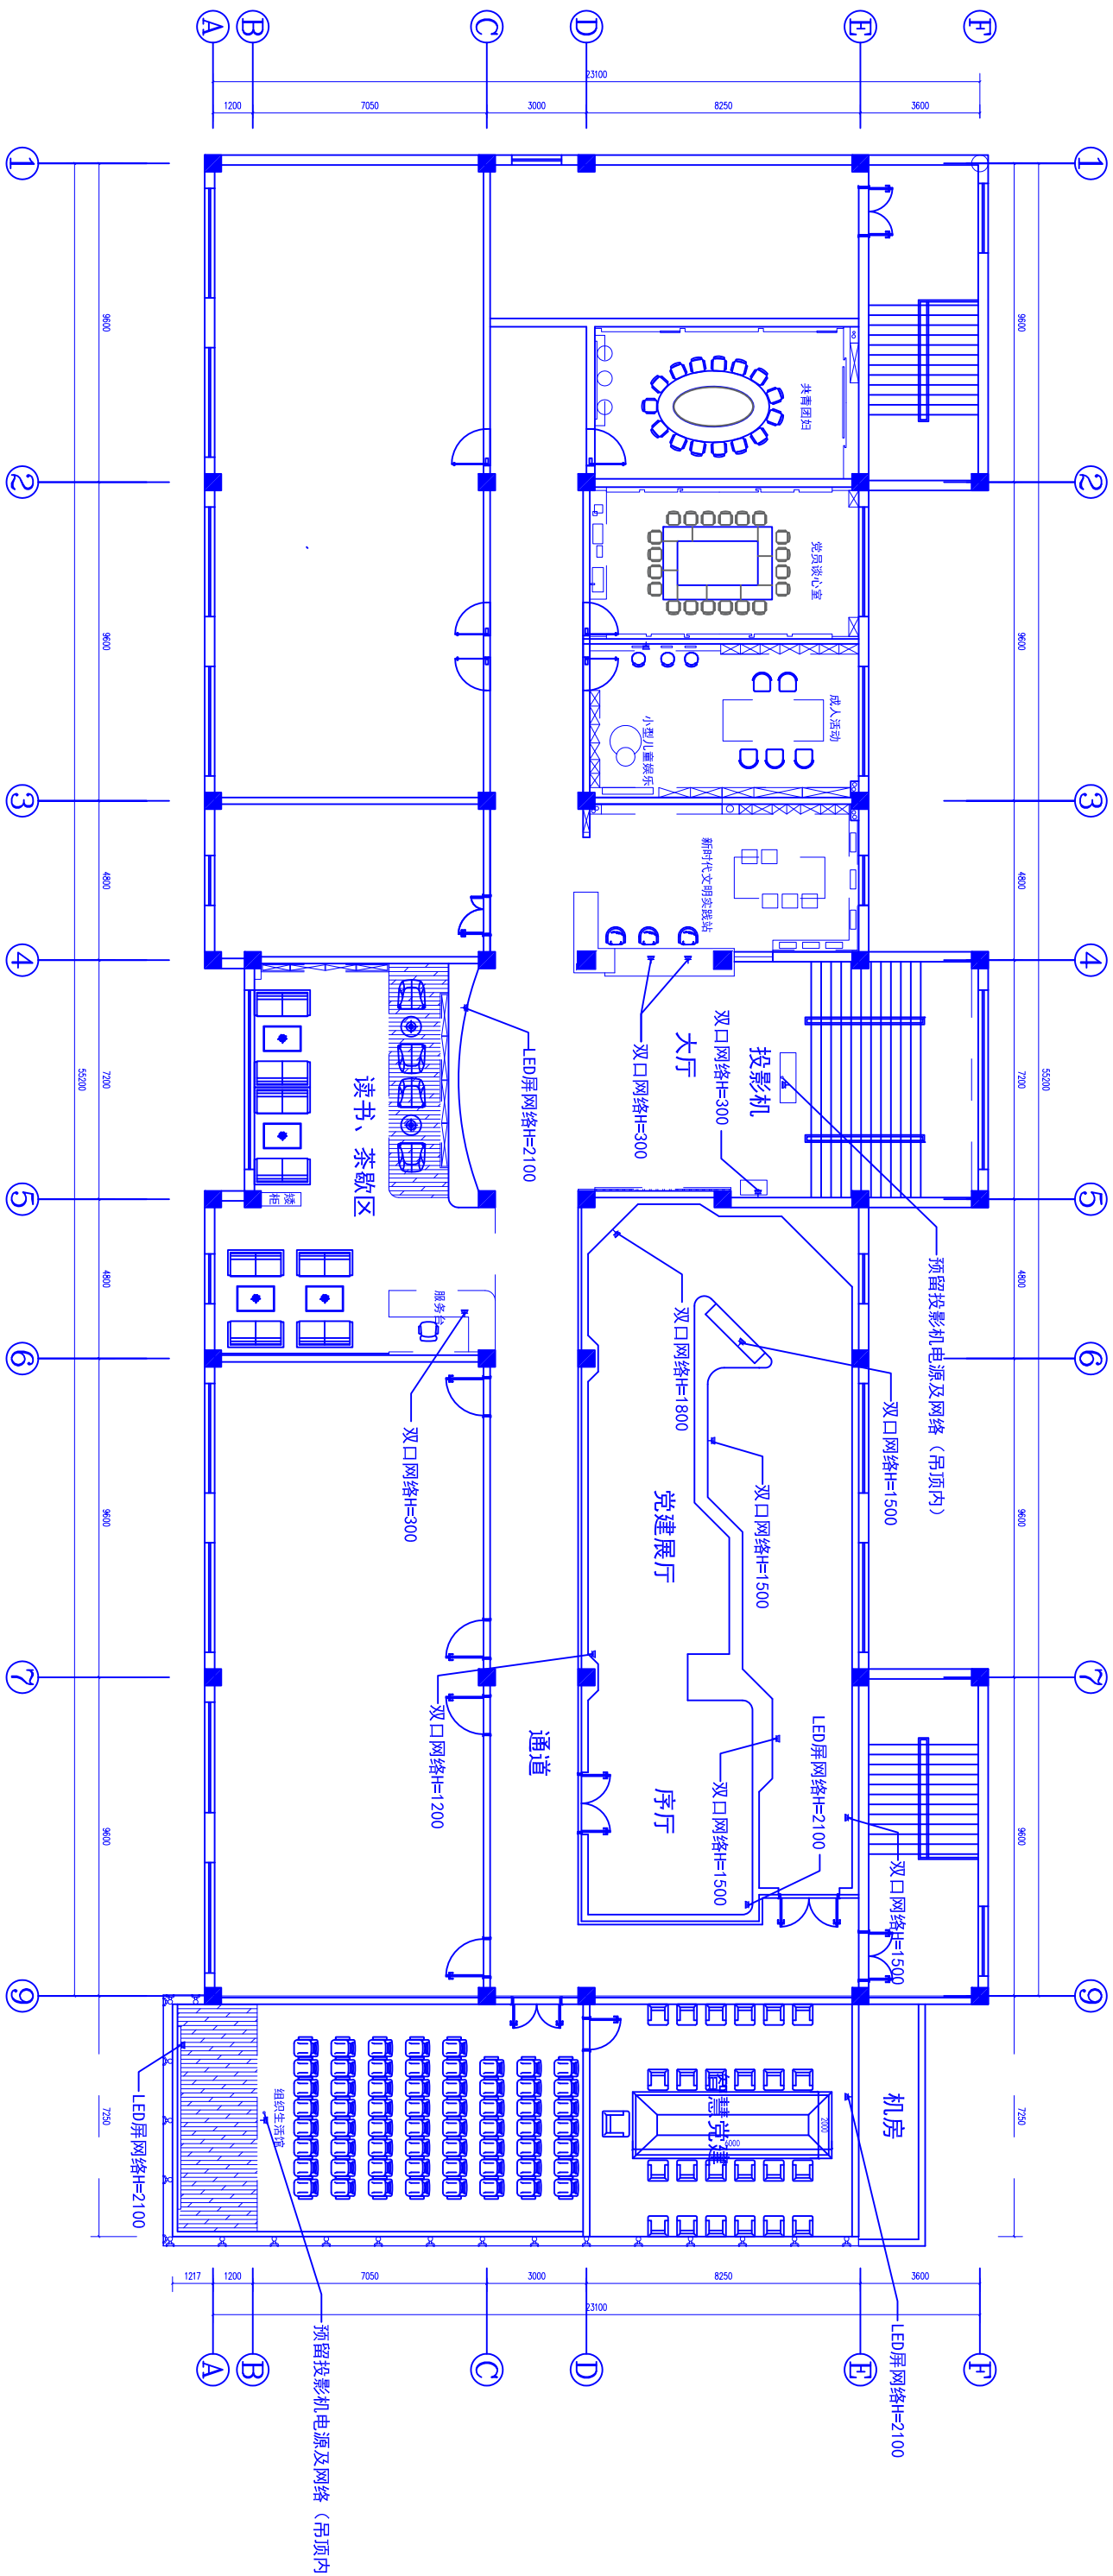

西乌珠穆沁旗党群服务中心三层弱电点位图 1:100

主开关、电缆及附件编号	分开关型号	敷设导线线径	管径及敷设方式	联结相位	回路编号	备注
配电箱 HAL Pe=50kW COSφ=0.9 Is=40.40A	iC65N-C16A/1P LC1-16A	ZR-BV-3*2.5	JDG20-ACE/WC	A·N·PE	N1	照明回路
	iC65N-C16A/1P LC1-16A	ZR-BV-3*2.5	JDG20-ACE/WC	A·N·PE	N2	照明回路
	iC65N-C16A/1P LC1-16A	ZR-BV-3*2.5	JDG20-ACE/WC	A·N·PE	N3	照明回路
	iC65N-C20A/1P+N 30mA	ZR-BV-3*4	JDG20-ACE/WC	A·N·PE	N4	插座回路
	iC65N-C32A/1P+N 30mA	ZR-BV-3*6+1	JDG32-ACE/WC	A·N·PE	N5	插座回路
	iC65N-C32A/1P+N 30mA	ZR-BV-3*6+1	JDG32-ACE/WC	A·N·PE	N6	LED回路
	iC65N-C20A/1P+N 30mA	ZR-BV-3*4	JDG20-ACE/WC	A·N·PE	N7	插座回路
	iC65N-C32A/1P+N 30mA	ZR-BV-3*6+1	JDG32-ACE/WC	A·N·PE	N8	LED回路
	iC65N-C20A/1P+N 30mA	ZR-BV-3*4	JDG20-ACE/WC	A·N·PE	N9	插座回路
	iC65N-C20A/1P+N 30mA			A·N·PE	N10	插座回路
	iC65N-C16A/1P			A·N·PE	N11	备用回路
	iC65N-C20A/1P+N 30mA			A·N·PE	N12	备用回路
	iC65N-C16A/1P			A·N·PE	N13	备用回路
接原有电缆	iC65N-C50A/1P+N 30mA					