

巴彦霍德嘎查污水管网提升改造项目

施工图

中联合创设计有限公司

2025. 08



中联合创设计有限公司

CHINA UNITED CREATIVE DESIGN CO.,LTD

■ 建筑行业（建筑工程）甲级 A122009183

会签栏 COUNTER SIGNATURE

建 ARCHT.	电 ELEC.	气 PLUMBING
结 STRUCT.	暖 HVAC.	
给 PLUMBING		

签署区 STAMP AREA

版次	修改内容	日期
NO.	DESCRIPTION	DATE

建设单位 CLIENT
巴彦浩特镇人民政府

项目名称 PROJECT
巴彦浩特镇污水处理厂提升改造项目

子项目名称 SUB-PROJECT
排水管道

图纸名称 TITLE

排水区域示意图

审 定	石建云	石建云
审 核	高玉梅	高玉梅
项目负责	王 涵	王涵
专业负责	张红旗	张红旗
校 对	吴石成	吴石成
设 计	黄玉科	黄玉科
制 图	黄玉科	黄玉科

图号 DRAWING NO. 水施-02/16


业务号 JOB NO. ZCST-2025-033-2

出图日期 DATE 2025-07

专 业 给排水 设计阶段 施工图

比 例 1:500 图 格 A1

条形码、二维码 BARCODE, QR CODE

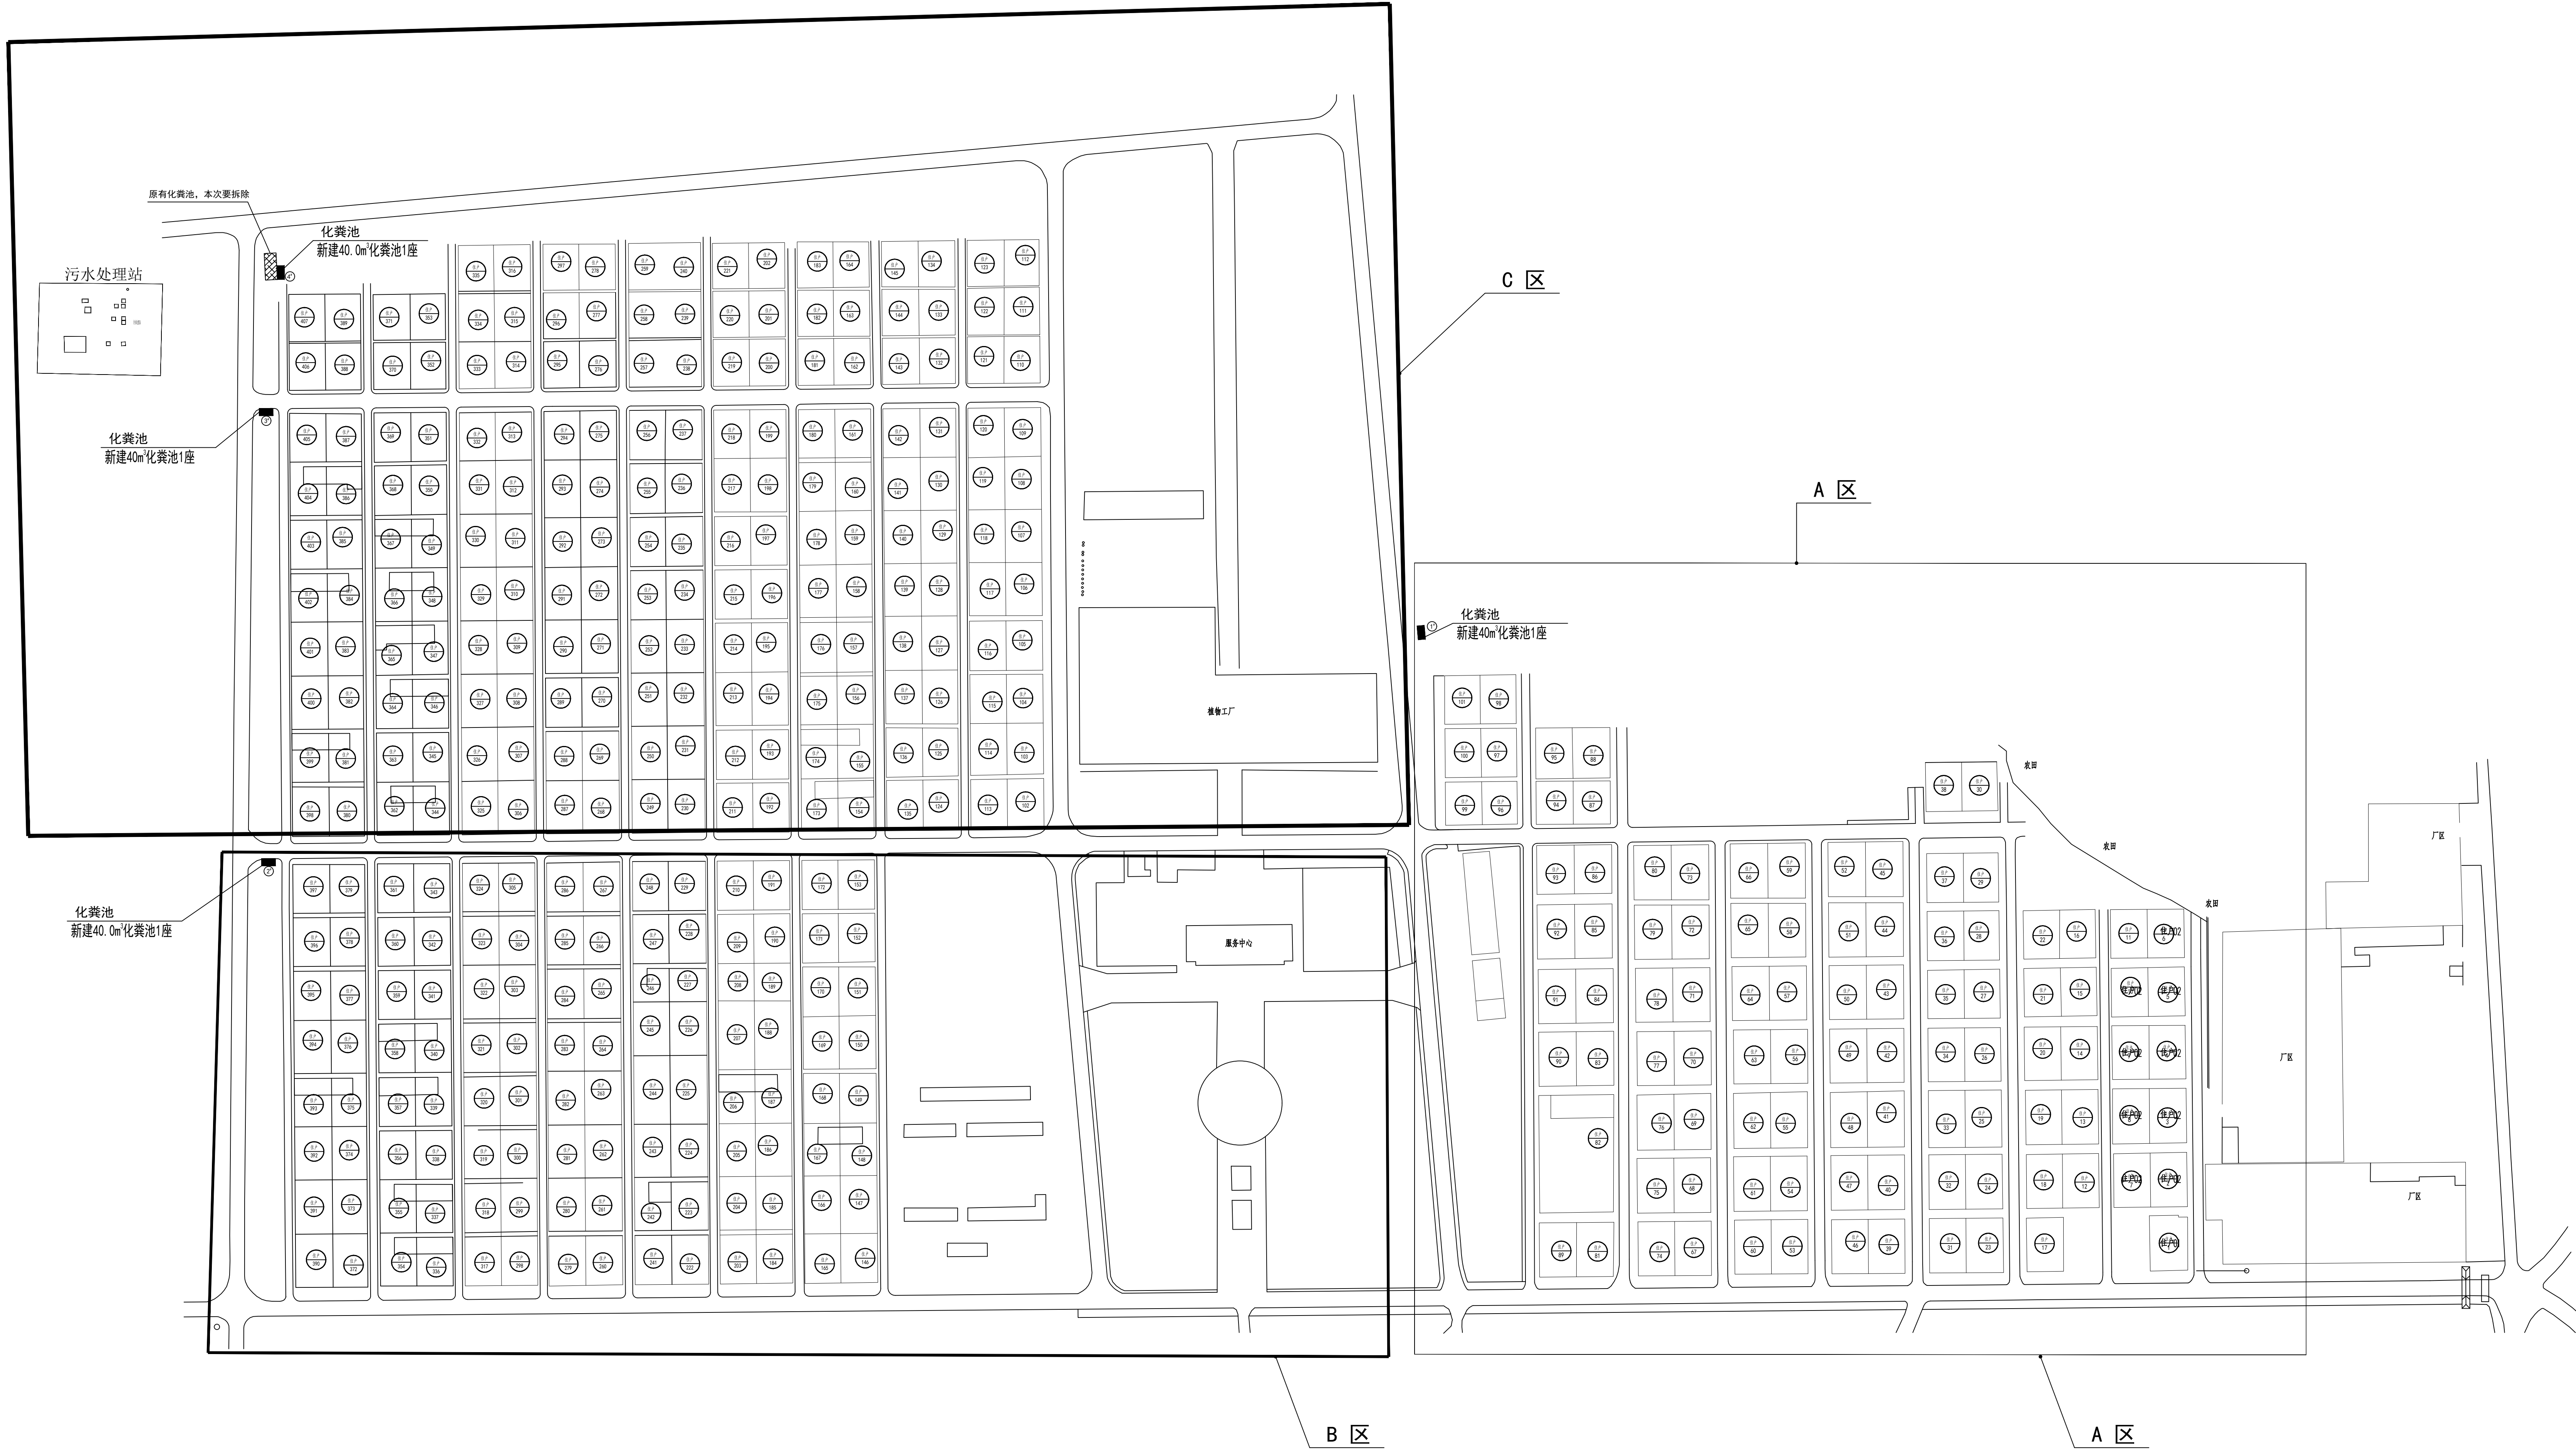

排水区域示意图

A区 排水管道



版权所有，不得复制或商用。
ALL RIGHTS RESERVED, NOT TO BE COPIED, REPRODUCED.

中联合创
ZHONGLIANHECHUANG

中联合创设计有限公司
CHINA UNITED CREATIVE DESIGN CO.,LTD

■ 建筑行业（建筑工程）甲级 A122009183

会签栏 COUNTER SIGNATURE

建 筑 ARCHT.	电 气 EL.EC.
结 构 STRUCT.	暖 通 HVAC.
给 排 水 PLUMBING	

签章区 STAMP AREA

版次 NO.	修改内容 DESCRIPTION	日期 DATE
建设单位 CLIENT 巴彦浩特镇人民政府		
项目名称 PROJECT 巴彦浩特镇污水管网提升改造项目		
子项目名称 SUB-PROJECT 排水管道		
图纸名称 TITLE A区 排水管道平面图		
审 定 APPROVED BY	石建云	石建云
审 核 EXAMINED BY	高玉梅	高玉梅
项目负责 PROJECT CHIEF	王 涵	王涵
专业负责 SPECIALTY CHIEF	张红旗	张红旗
校 对 CHECKED BY	吴石成	吴石成
设 计 DESIGNED BY	黄玉科	黄玉科
制 图 DRAWING BY	黄玉科	黄玉科
图号 DRAWING NO. 水施-03/16		
业务号 JOB NO. ZCST-2025-033-2		
出图日期 DATE 2025-07		
专 业 DISCIPLINE	给排水	设计阶段 STAGE
比 例 SCALE	1:500	施 工 图 SIZE
条形码、二维码 BARCODE, QR CODE		



Signature COUNTER SIGNATURE

筑 CHI.	电 ELEC.	气	
构 ROCT.	暖 HYAC.	通	
排水 UMBING			

章区 STAMP AREA

版次 NO.	修改内容 DESCRIPTION	日期 DATE
-----------	---------------------	------------

设单位 CLIENT

巴彦浩特镇人民政府

目名称 PROJECT

彦霍德嘎查污水管网提升改造项目

项目名称 SUB-PROJECT

排水管道

纸名称 TITLE

图 10-1-10 排水管道硬化拆除恢复平面示意图

定	石建云
---	-----

核	高丁梅
---	-----

AMINED BY	同王得
日在来	一 一

日英英 JECT CHIEF	土 酒
-------------------	-----

业负责
SIALTY CHIEF

张红旗

对	吴石成
---	-----

计	黄玉科
---	-----

SIGNED BY	六三三
	六三三

DRAWING BY	貝玉科	黄
------------	-----	---

号 DRAWING NO. 水施-


务号 JOB NO. ZEST-20


图日期 DATE 2025-

业	设计
---	----


DISCIPLINE	組別	STAGE
組	1	組

SCALE	1:500	SIZE
-------	-------	------

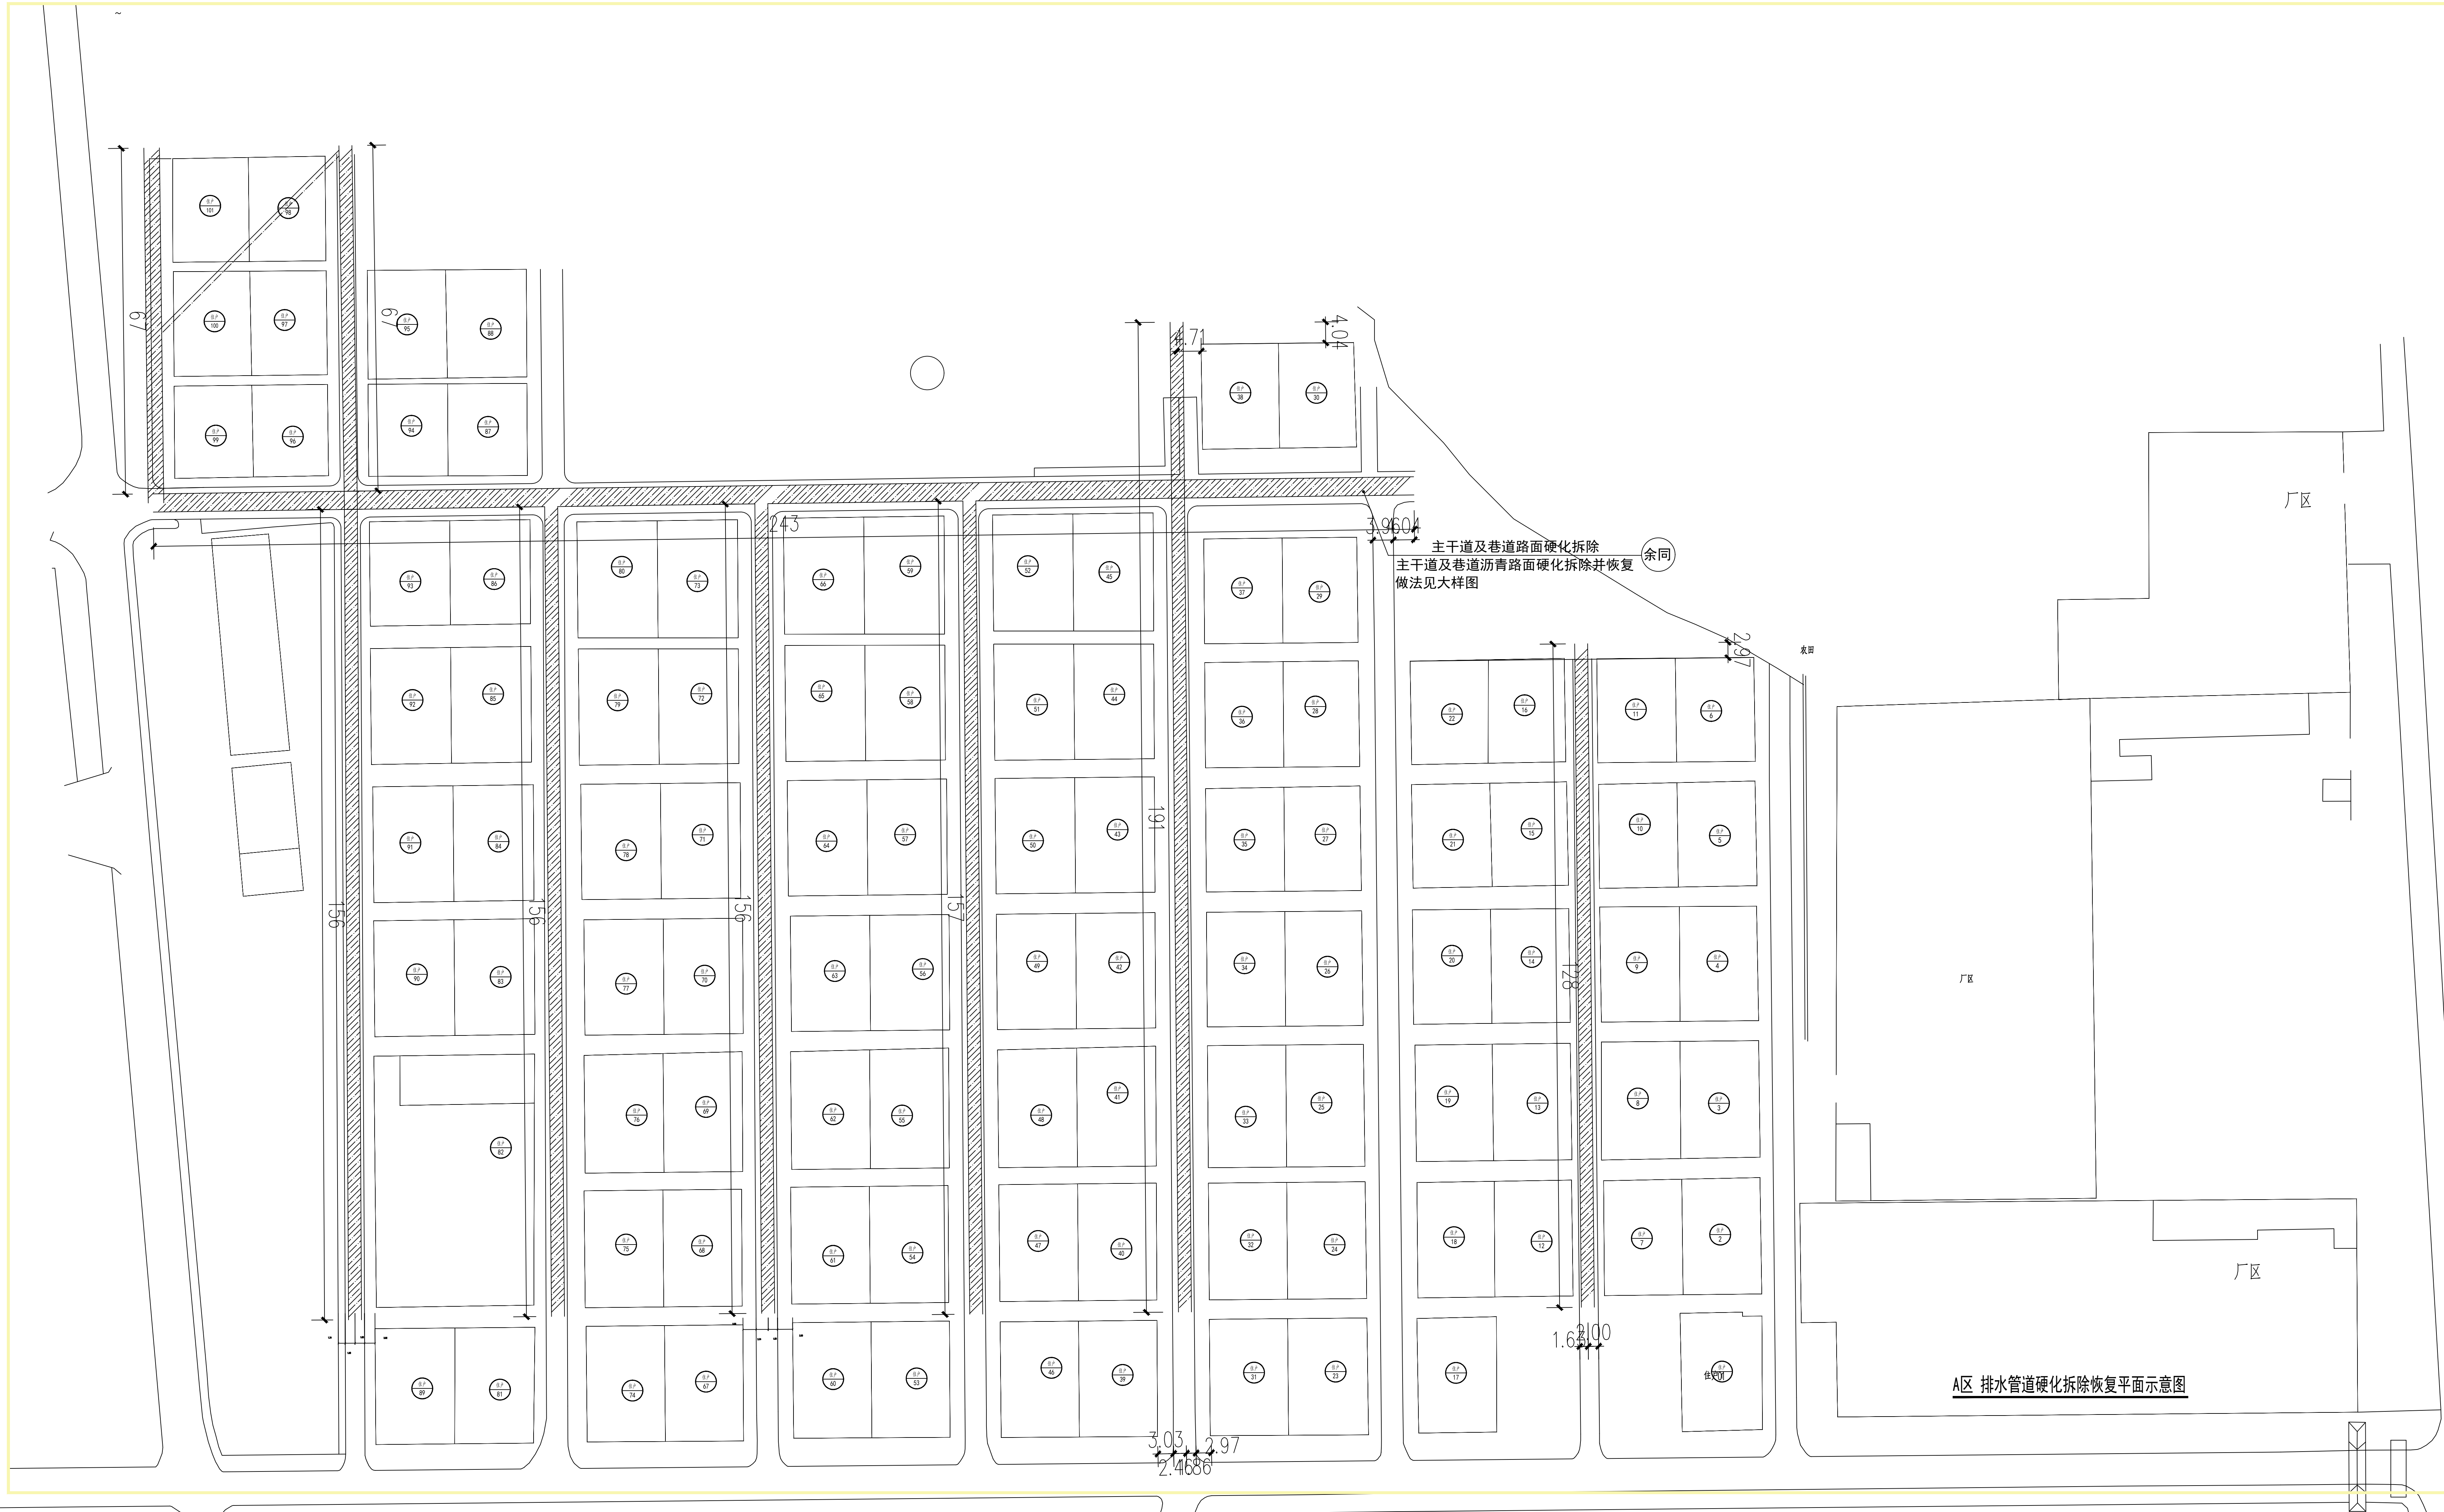


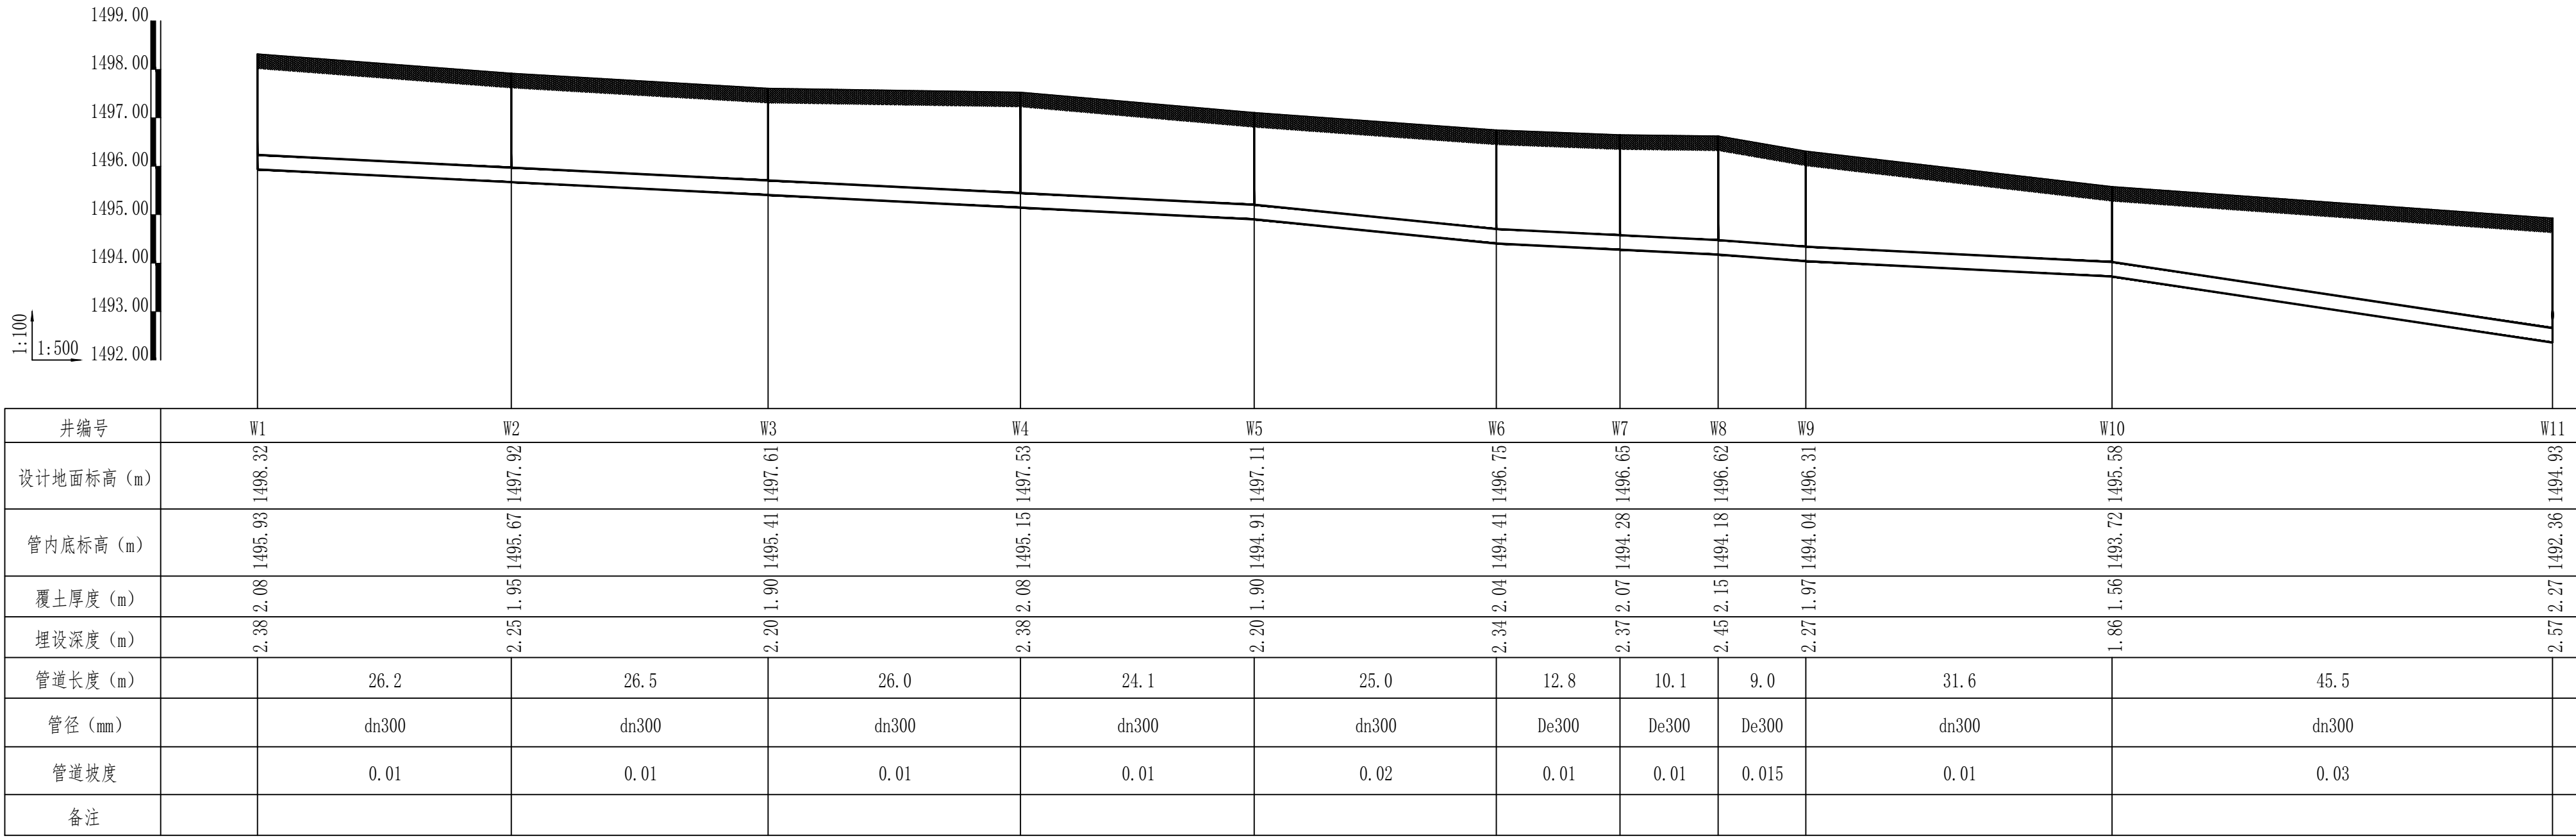


排水管道纵断面图 (01)

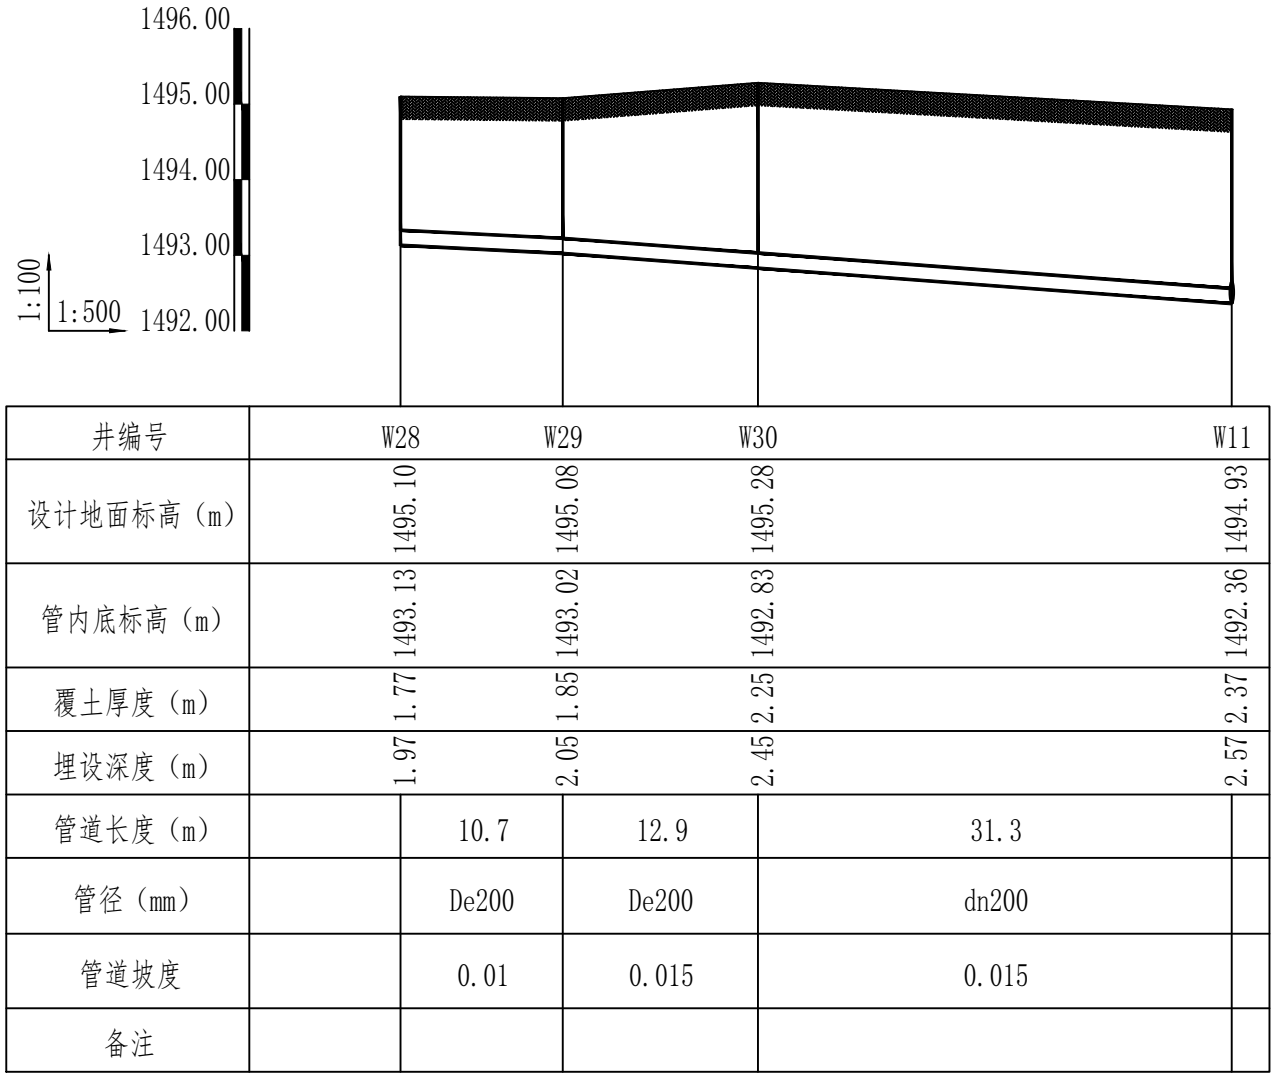

排水管道纵断面图 (02)

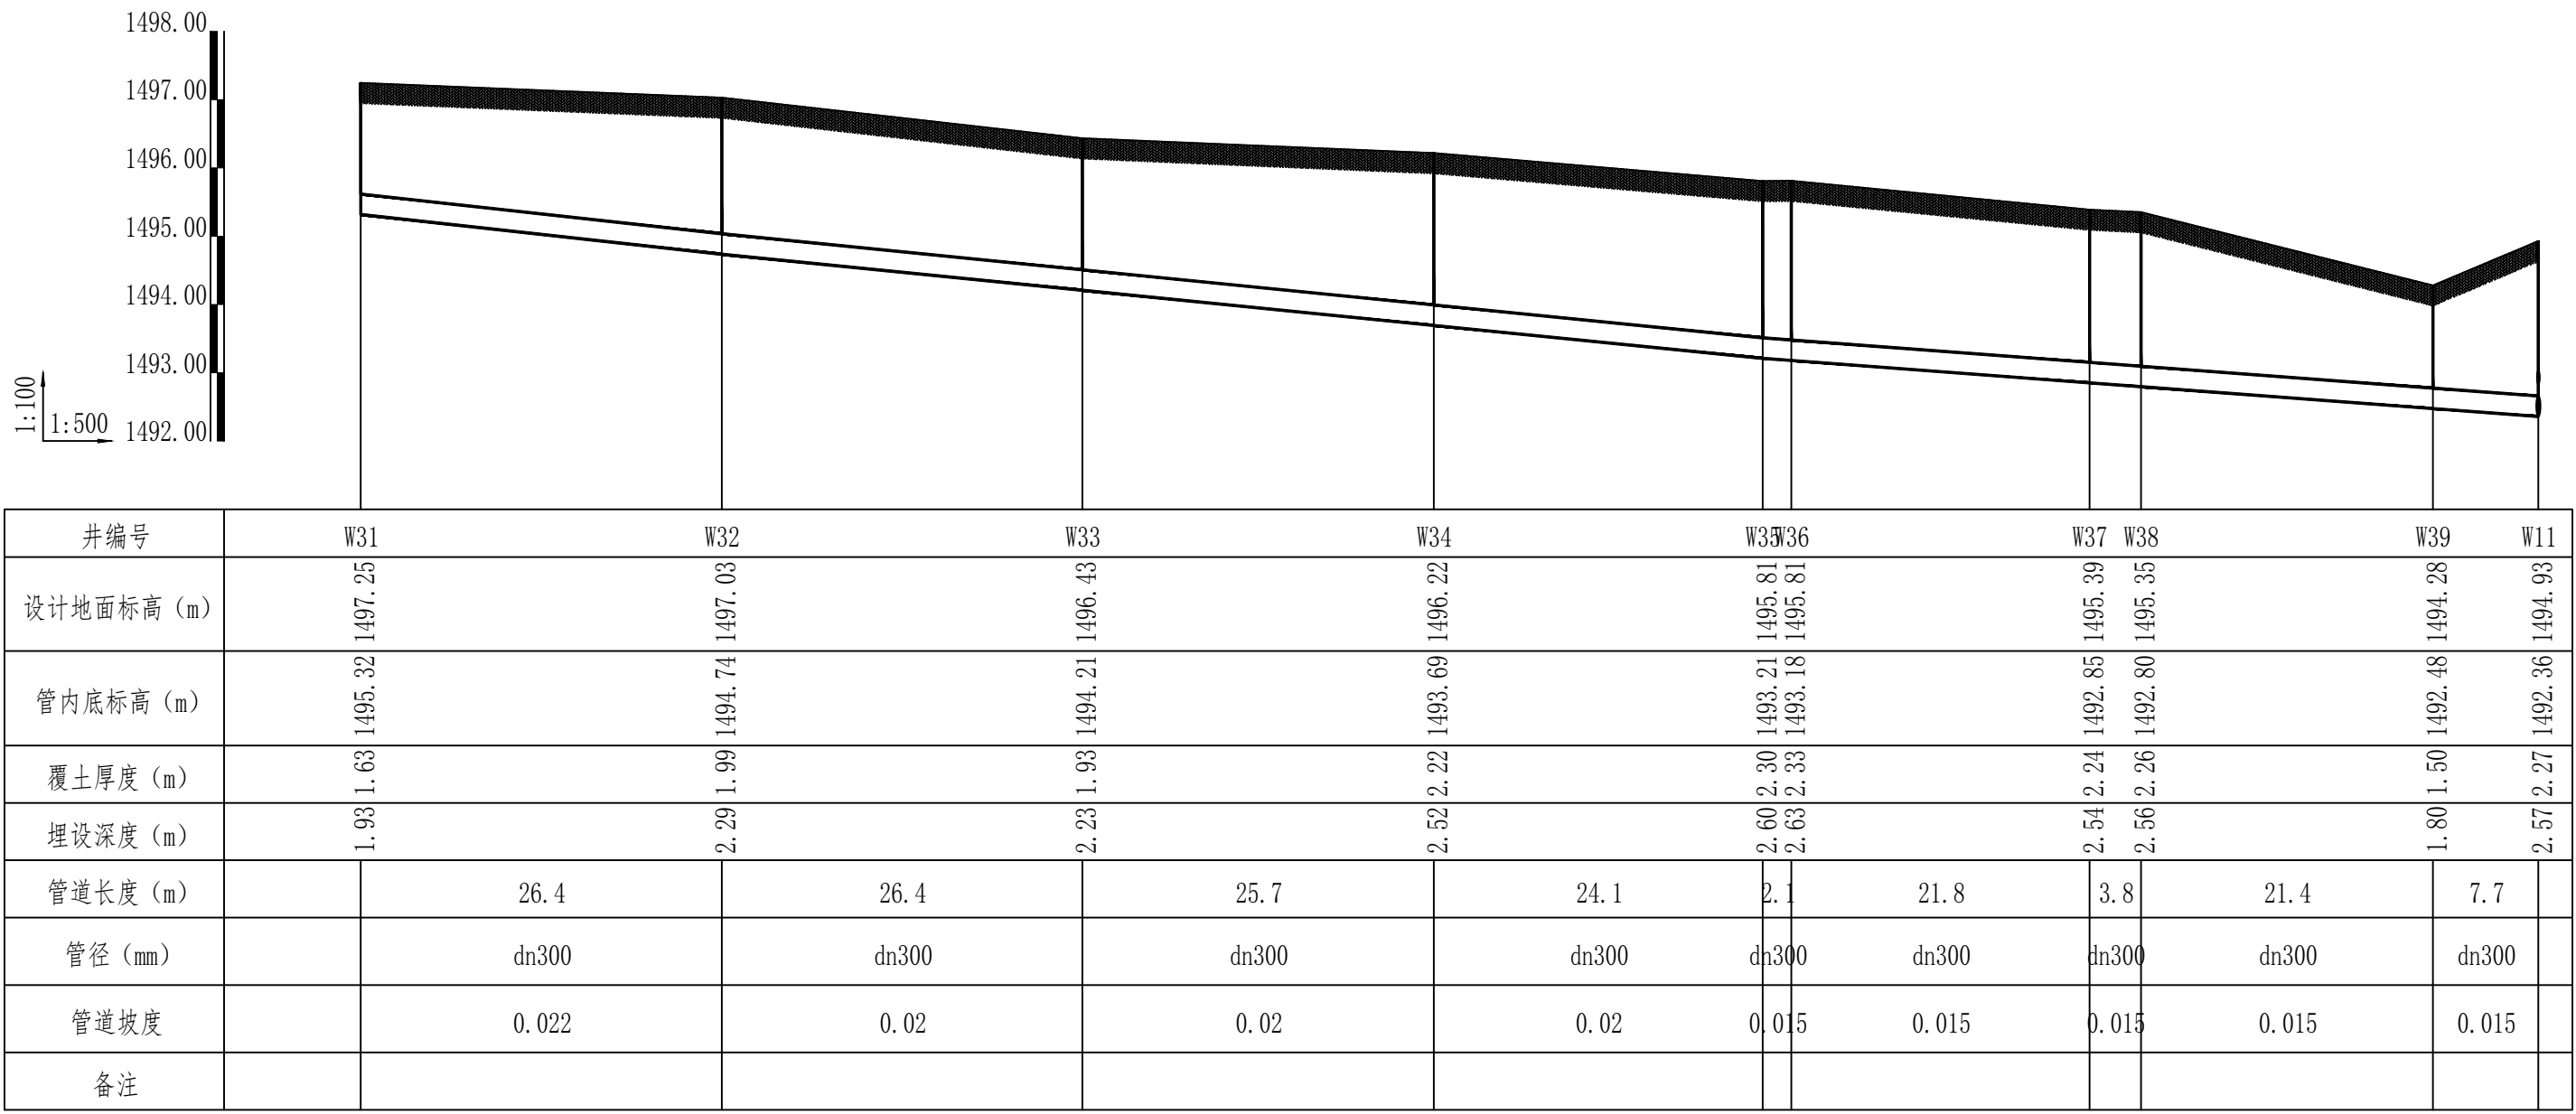


排水管道纵断面图 (03)

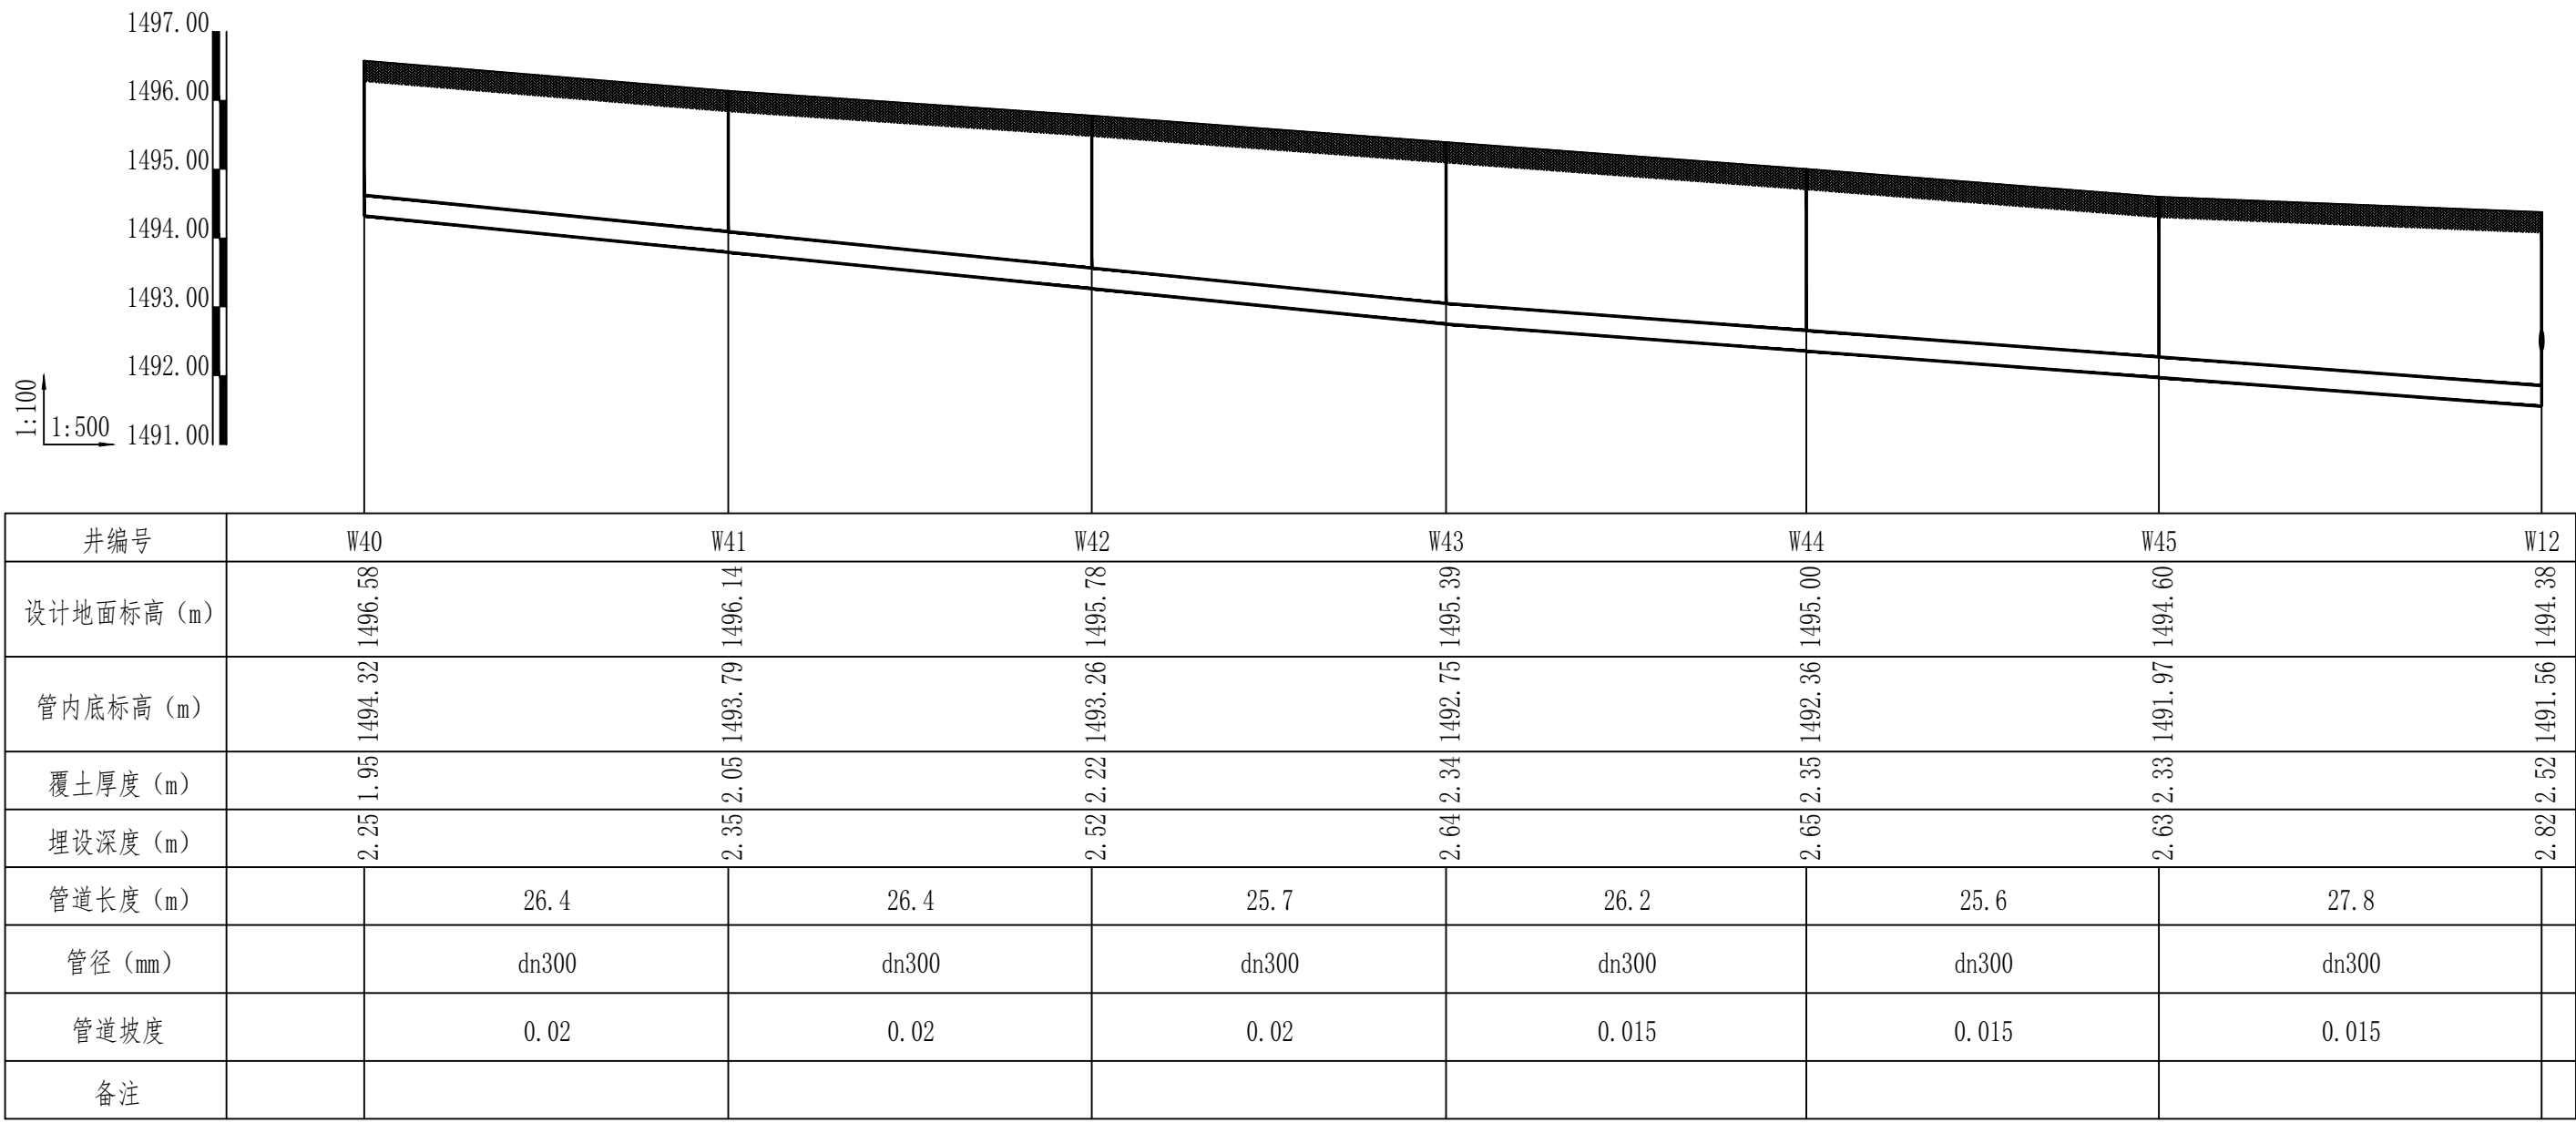

排水管道纵断面图 (04)

版权所有。不得复制或盗用。
ALL RIGHTS RESERVED. DON'T COPY, REPRODUCE.

 中联合创
ZHONGLIANCREATIVE

 
 
 

 
 
 
中联合创设计有限公司
CHINA UNITED CREATIVE DESIGN CO.,LTD


■ 建筑行业（建筑工程）甲级 A122009183

会签栏 COUNTER SIGNATURE


建 筑 ARCHT.	电 气 EL.EC.
结 构 STRUCT.	暖 通 HYAC.
给 排 水 PLUMBING	

签署区 STAMP AREA


版次 NO.	修改内容 DESCRIPTION	日期 DATE
建设单位 CLIENT 巴彦浩特镇人民政府		
项目名称 PROJECT 巴彦浩特镇污水管网提升改造项目		
子项目名称 SUB-PROJECT 排水管道		
图纸名称 TITLE 排水管道纵断面图 (01) ~ 排水管道纵断面图 (04)		
审 定 APPROVED BY	石建云	
审 核 EXAMINED BY	高玉梅	
项目负责 PROJECT CHIEF	王 涵	
专业负责 SPECIALTY CHIEF	张红旗	
校 对 CHECKED BY	吴石成	
设 计 DESIGNED BY	黄玉科	
制 图 DRAWING BY	黄玉科	
图号 DRAWING NO. 水施-05/16		
业务号 JOB NO. ZCST-2025-033-2		
出图日期 DATE 2025-07		
专 业 DISCIPLINE	给排水	设计阶段 STAGE 施工图
比 例 SCALE	1:500	图 格 SIZE A1
条形码、二维码 BARCODE, QR CODE		

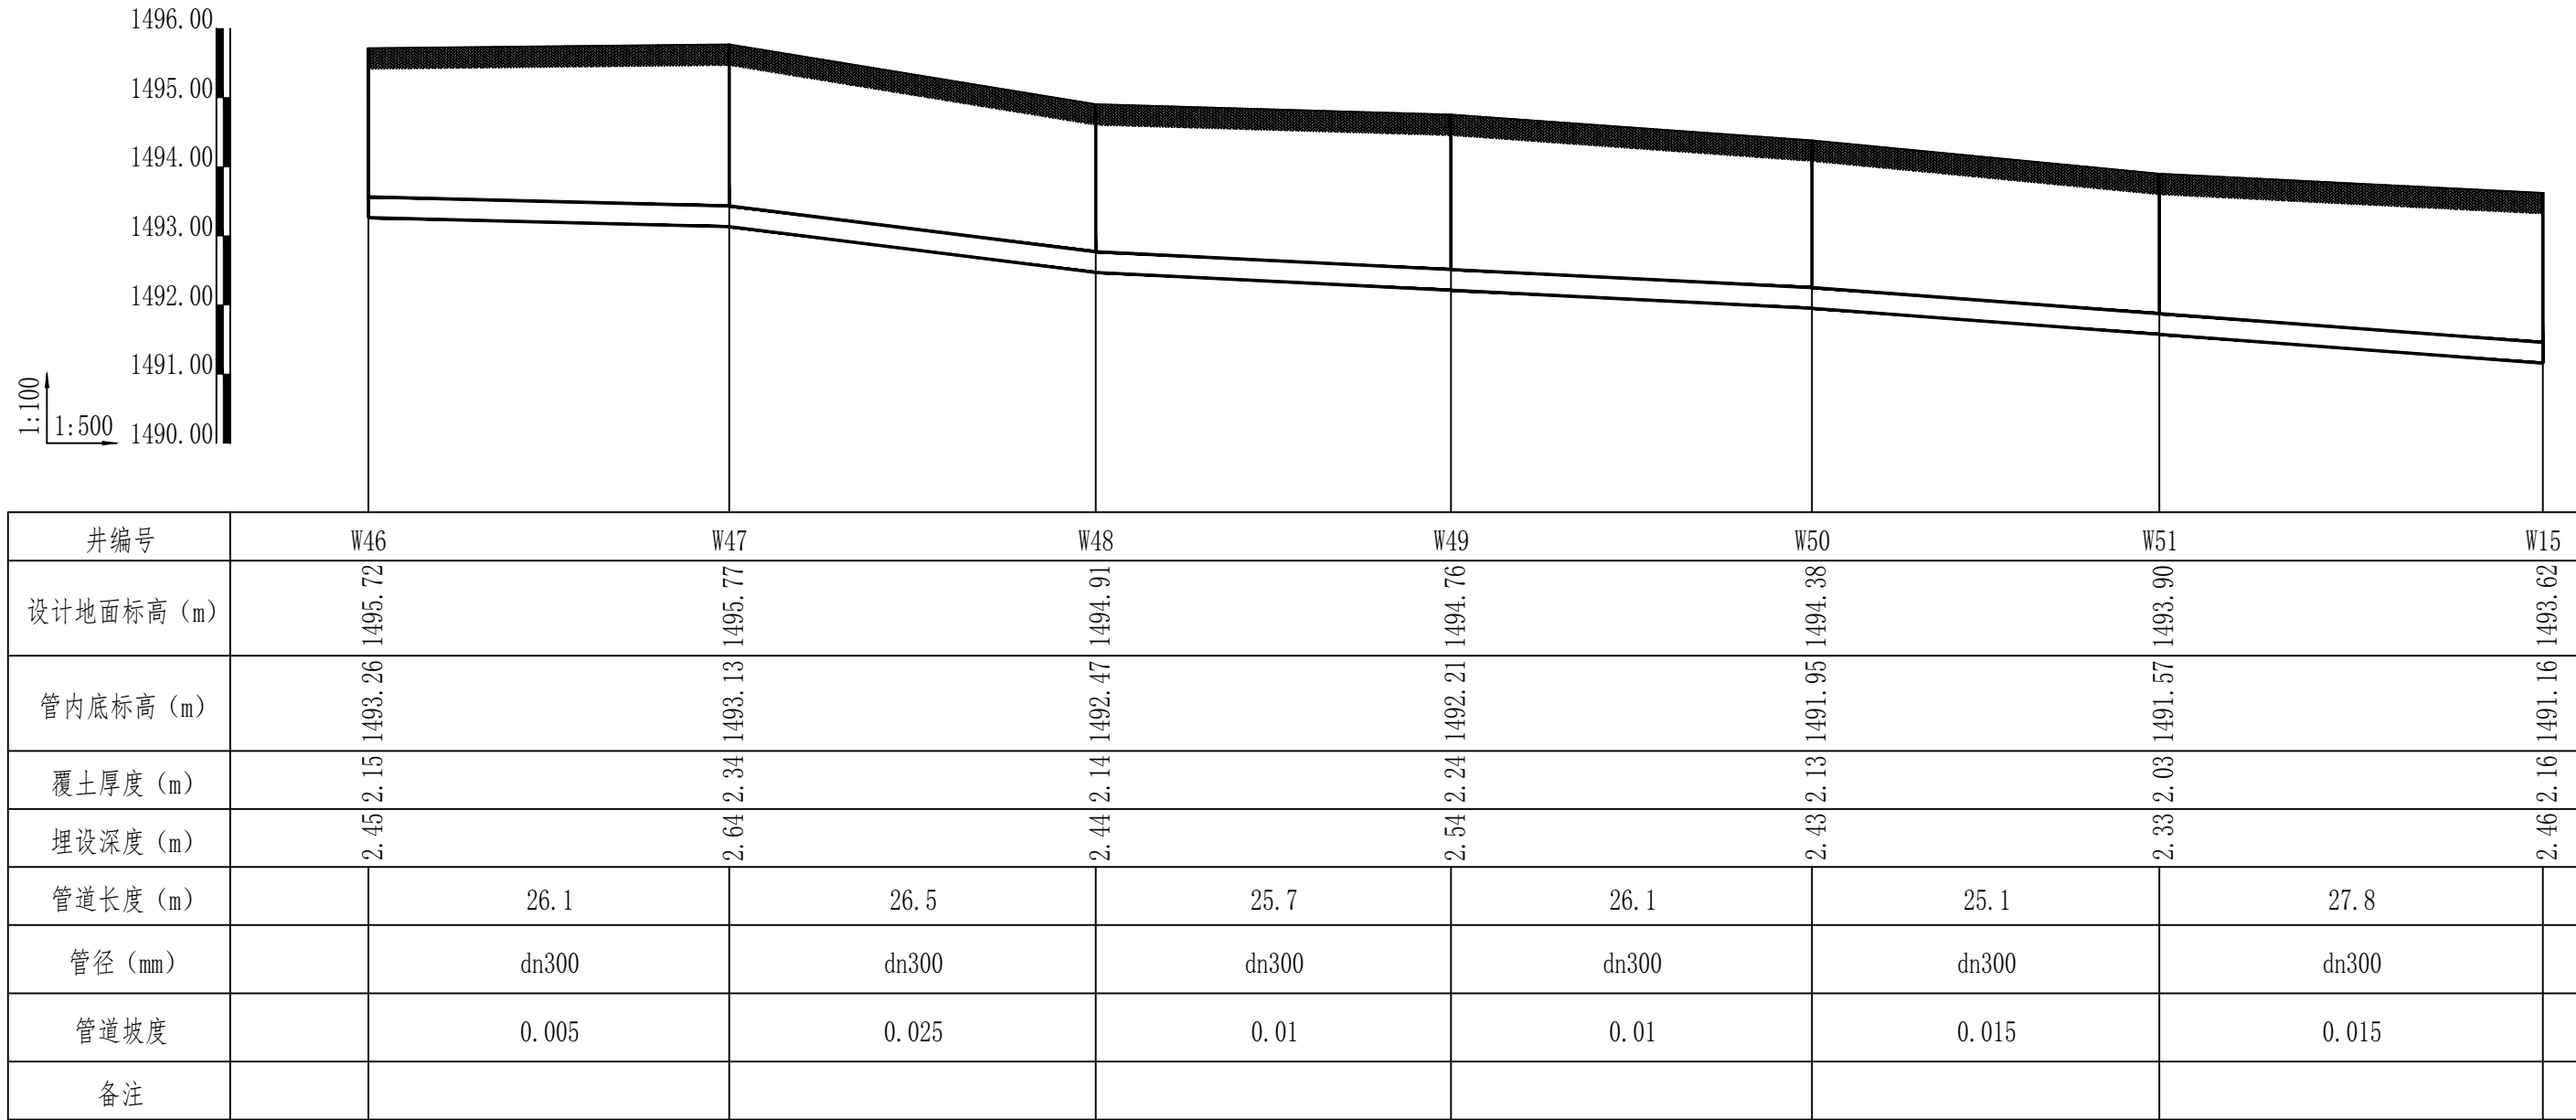


排水管道纵断面图 (05)

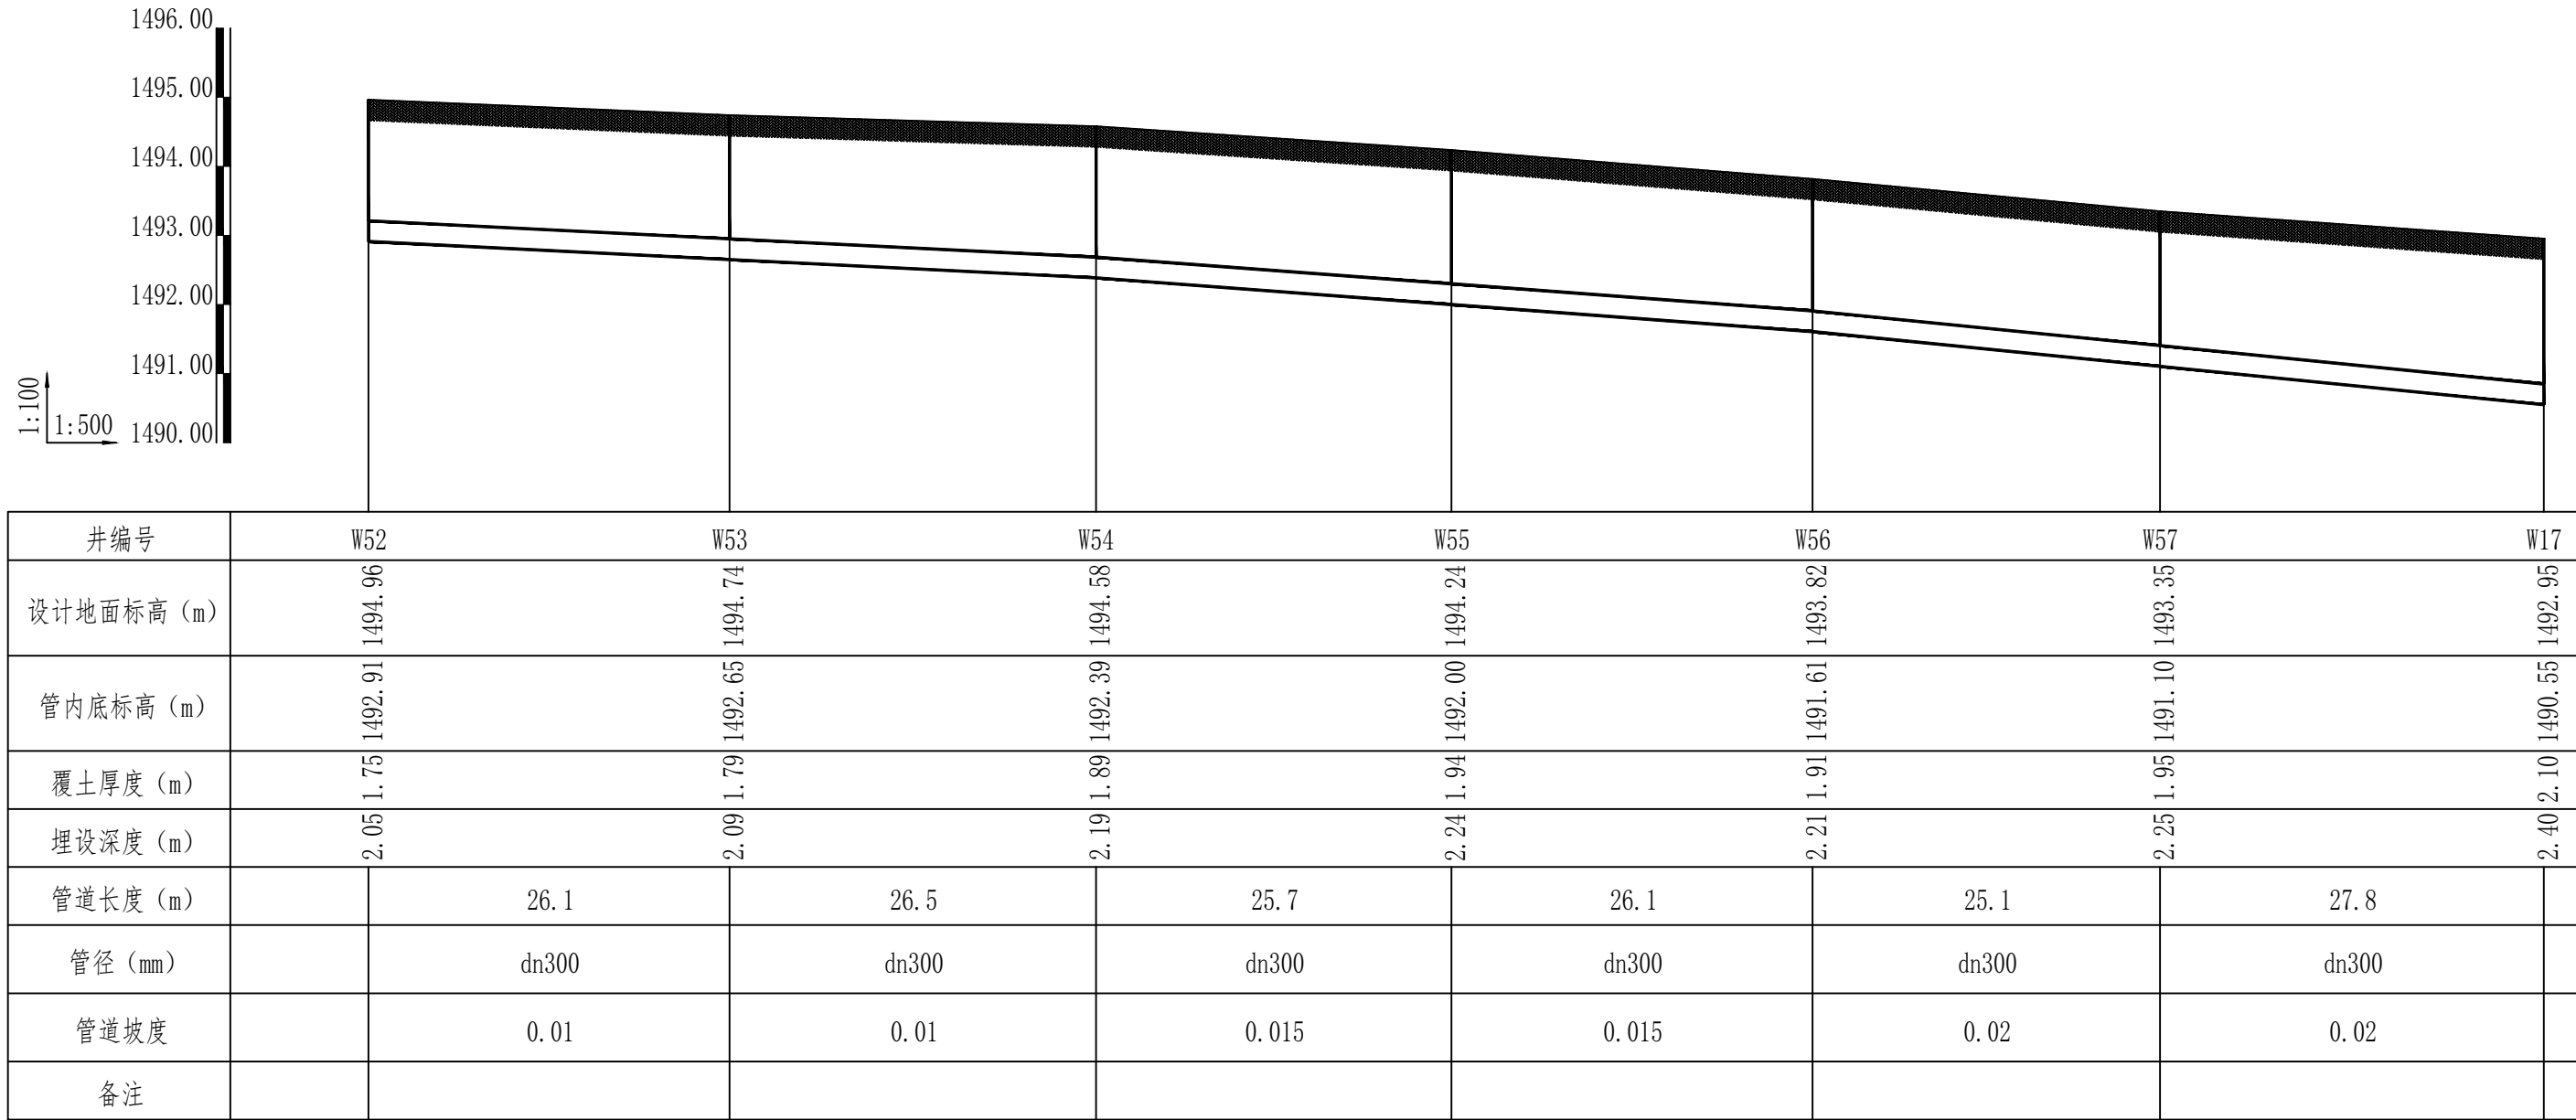

排水管道纵断面图 (06)

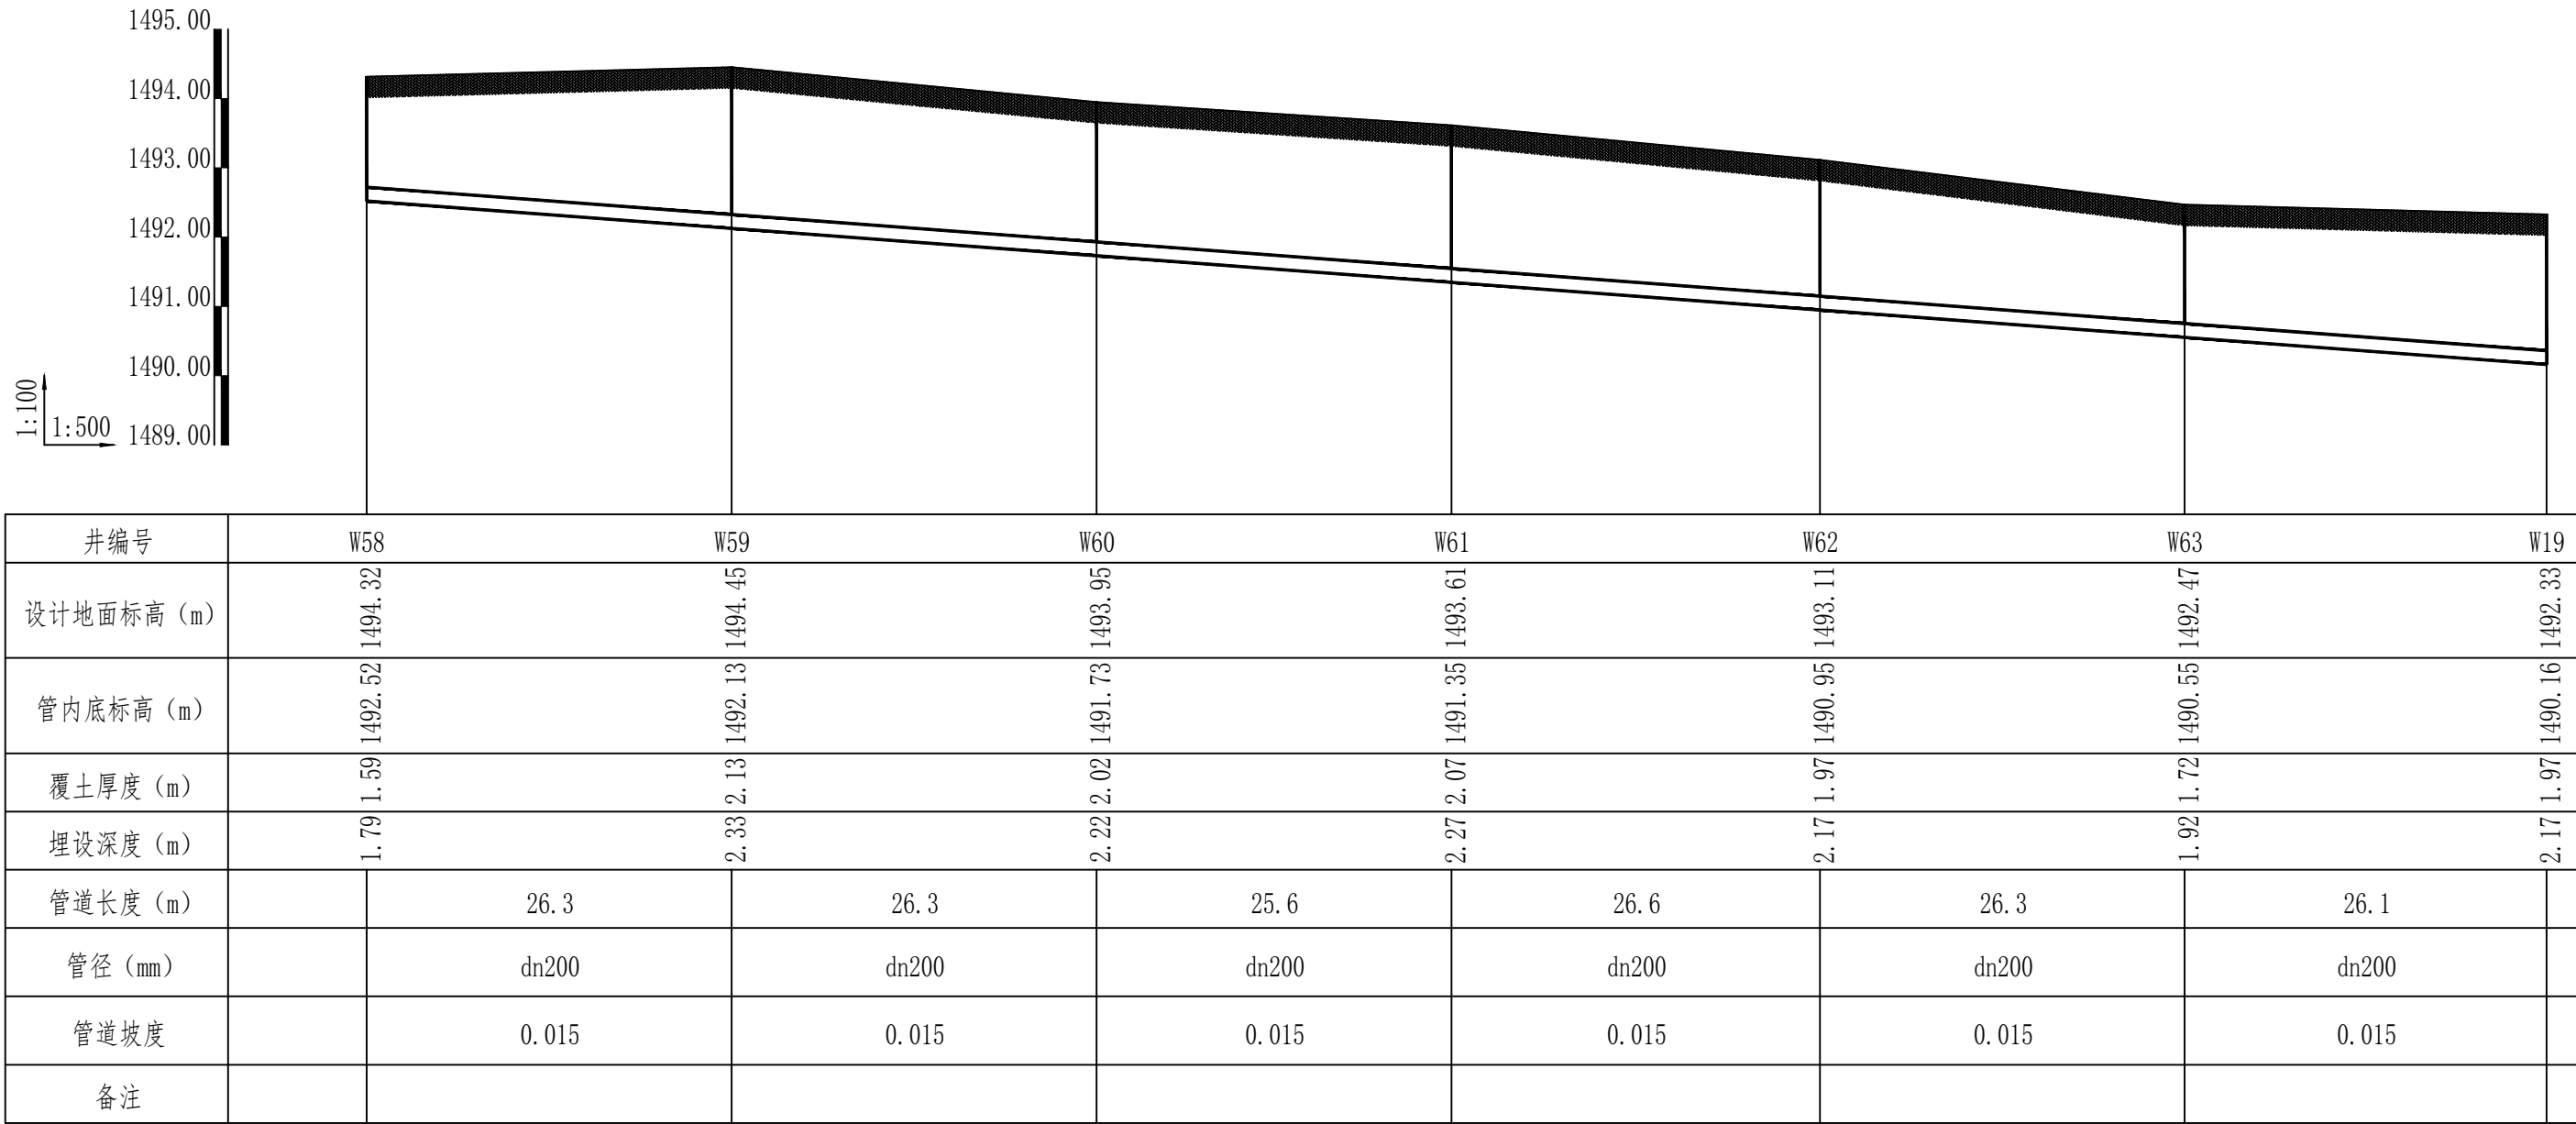


排水管道纵断面图 (07)

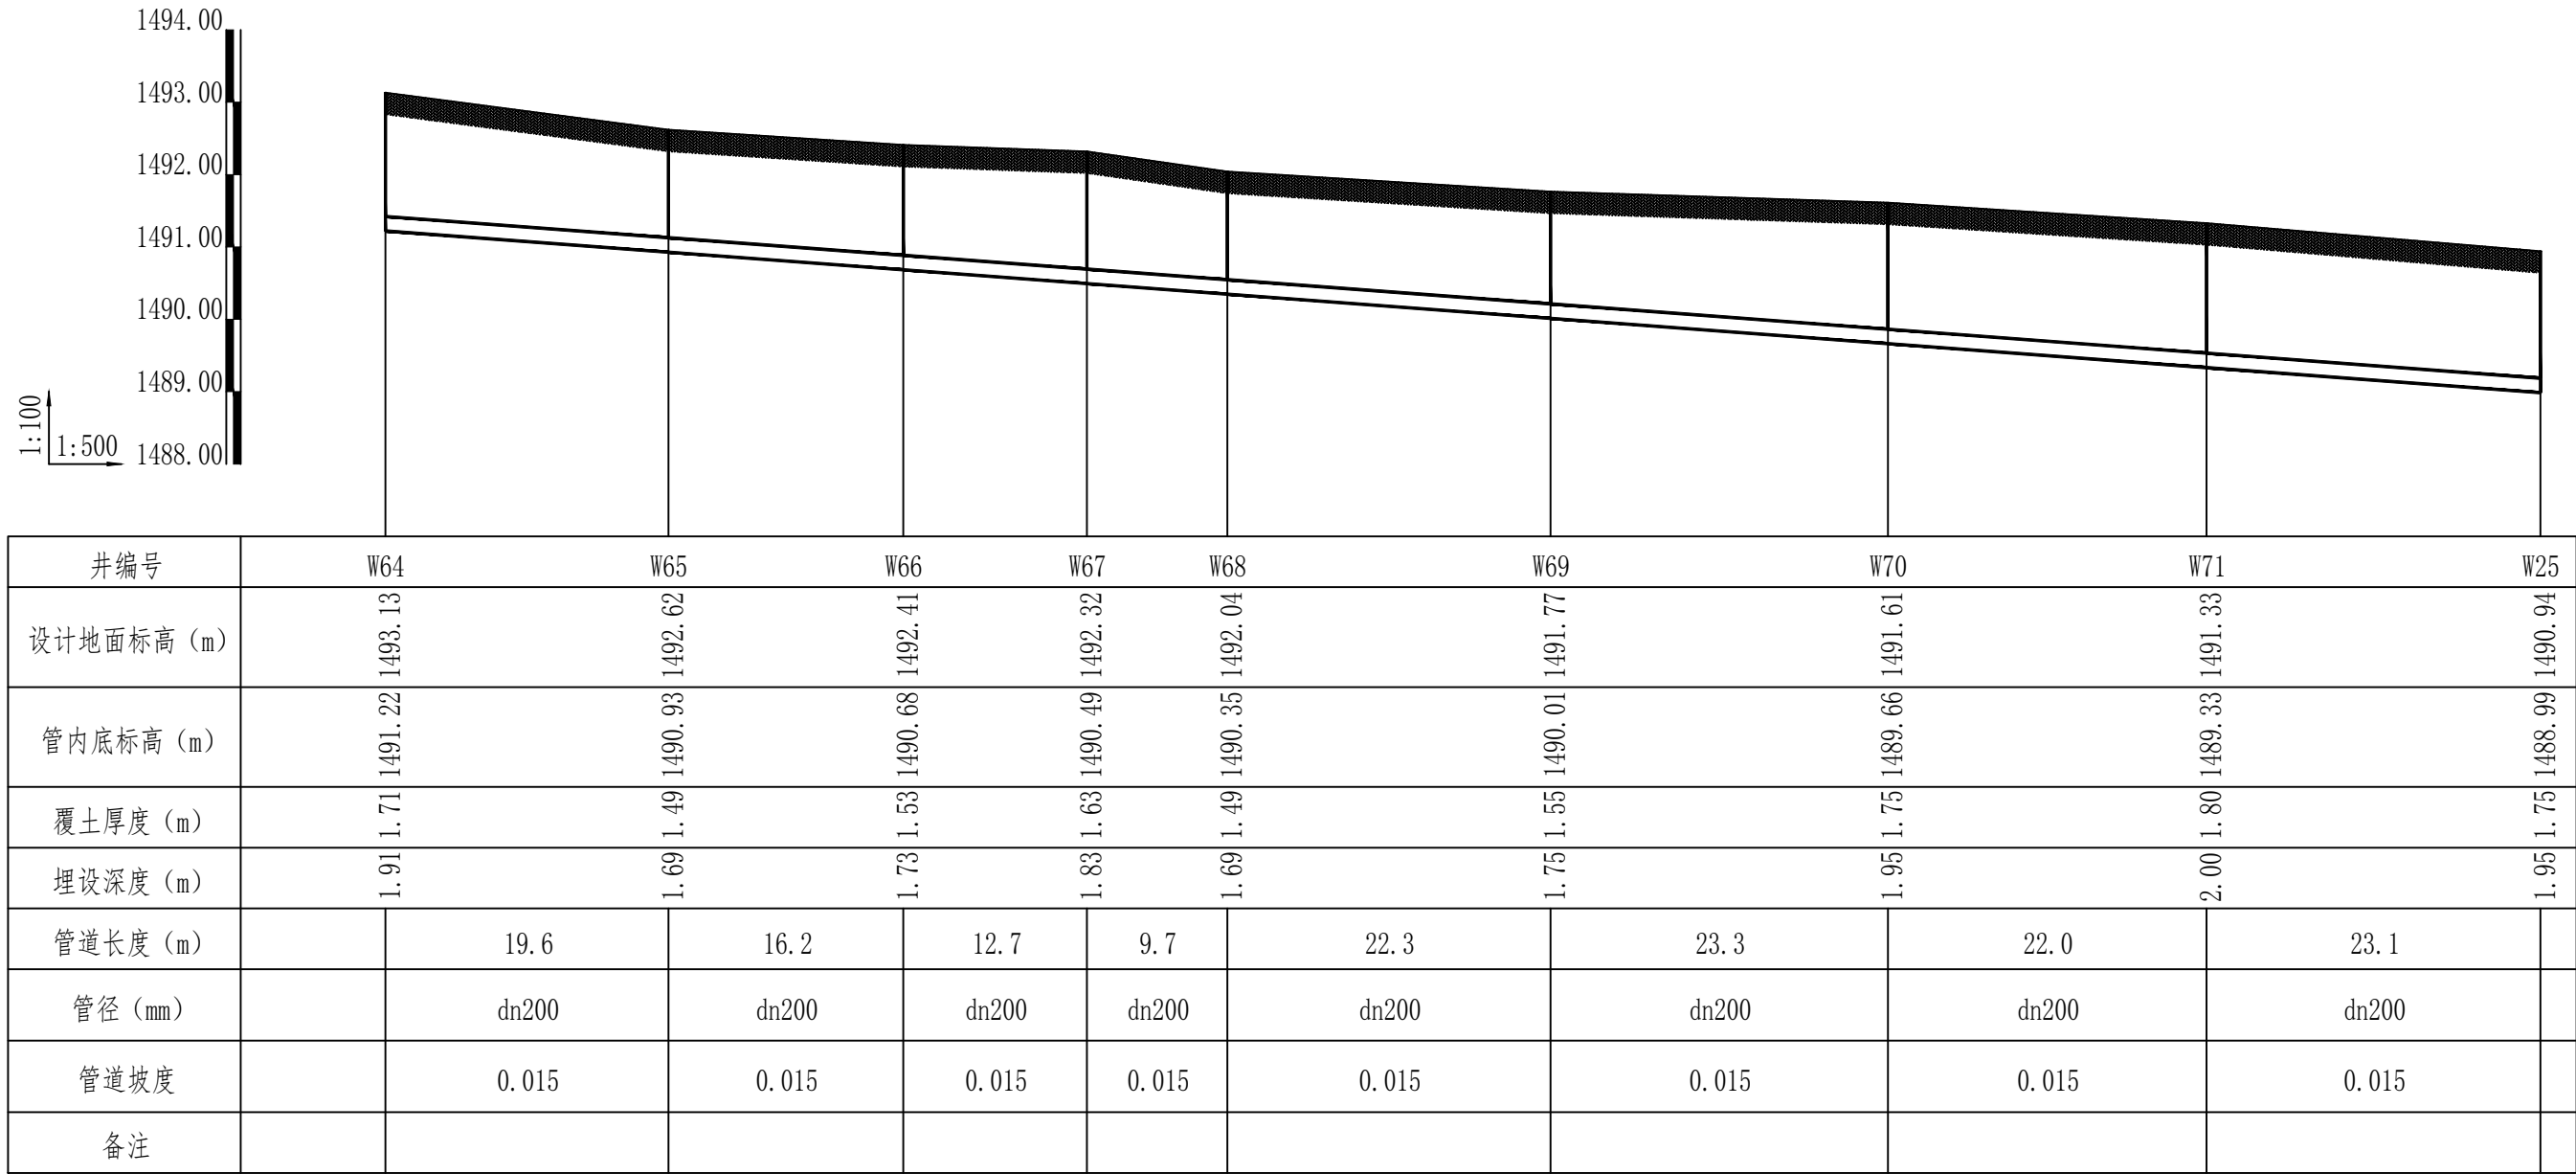

排水管道纵断面图 (08)

版权所有。不得复制或盗用。
ALL RIGHTS RESERVED. DON'T COPY OR REPRODUCE.

 中联合创
ZHONGLIANHECHUANG


 
 

 
 
 
中联合创设计有限公司
CHINA UNITED CREATIVE DESIGN CO.,LTD

■ 建筑行业（建筑工程）甲级 A12209183

会签栏 COUNTER SIGNATURE

建 筑 ARCH.	电 气 ELAC.	气
结 构 STRUCT.	暖 通 HYAC.	
给 排 水 PLUMBING		

签署区 STAMP AREA

版次 NO.	修改内容 DESCRIPTION	日期 DATE
建设单位 CLIENT 巴彦浩特镇人民政府		
项目名称 PROJECT 巴彦浩特镇污水管网提升改造项目		
子项目名称 SUB-PROJECT 排水管道		
图纸名称 TITLE 排水管道纵断面图 (05) ~ 排水管道纵断面图 (08)		
审 定 APPROVED BY	石建云	
审 核 EXAMINED BY	高玉梅	
项目负责 PROJECT CHIEF	王 涵	
专业负责 SPECIALTY CHIEF	张红旗	
校 对 CHECKED BY	吴石成	
设 计 DESIGNED BY	黄玉科	
制 图 DRAWING BY	黄玉科	
图号 DRAWING NO. 水施-06/16		
业务号 JOB NO. ZCST-2025-033-2		
出图日期 DATE 2025-07		
专 业 DISCIPLINE	给排水	设计阶段 STAGE 施工图
比 例 SCALE	1:500	图 格 SIZE A1
条形码, 二维码 BARCODE, QR CODE		

B区 排水管道



B区排水管道平面图 1500

版权所有。不得复制或、使用。
ALL RIGHTS RESERVED. DON'T COPY, REPRODUCE.

中联合创
ZHONGLIANHECHUANG

中联合创设计有限公司
CHINA UNITED CREATIVE DESIGN CO.,LTD


■ 建筑行业（建筑工程）甲级 A122009183

会签栏 COUNTER SIGNATURE

建 ARCH.	电 ELEC.	气 PLUMB.
结 STRUCT.	暖 HVAC.	通
给 PLUMB.	排 PLUMB.	水


签署区 STAMP AREA

版次 NO.	修改内容 DESCRIPTION	日期 DATE
建设单位 CLIENT 巴彦浩特镇人民政府		
项目名称 PROJECT 巴彦浩特镇污水管网提升改造项目		
子项目名称 SUB-PROJECT 排水管道		
图纸名称 TITLE B区 排水管道平面图		
审 APPROVED BY	石建云	石建云
审 EXAMINED BY	高玉梅	高玉梅
项目负责 PROJECT CHIEF	王 涵	王涵
专业负责 SPECIALTY CHIEF	张红旗	张红旗
校 CHECKED BY	吴石成	吴石成
设 DESIGNED BY	黄玉科	黄玉科
制 DRAWING BY	黄玉科	黄玉科
图号 DRAWING NO. 水施-07/16		
业务号 JOB NO. ZCST-2025-033-2		
出图日期 DATE 2025-07		
专 DISCIPLINE	给排水	设计阶段 STAGE 施工图
比 SCALE	1:500	图 SIZE A1
条形码、二维码 BARCODE, QR CODE		

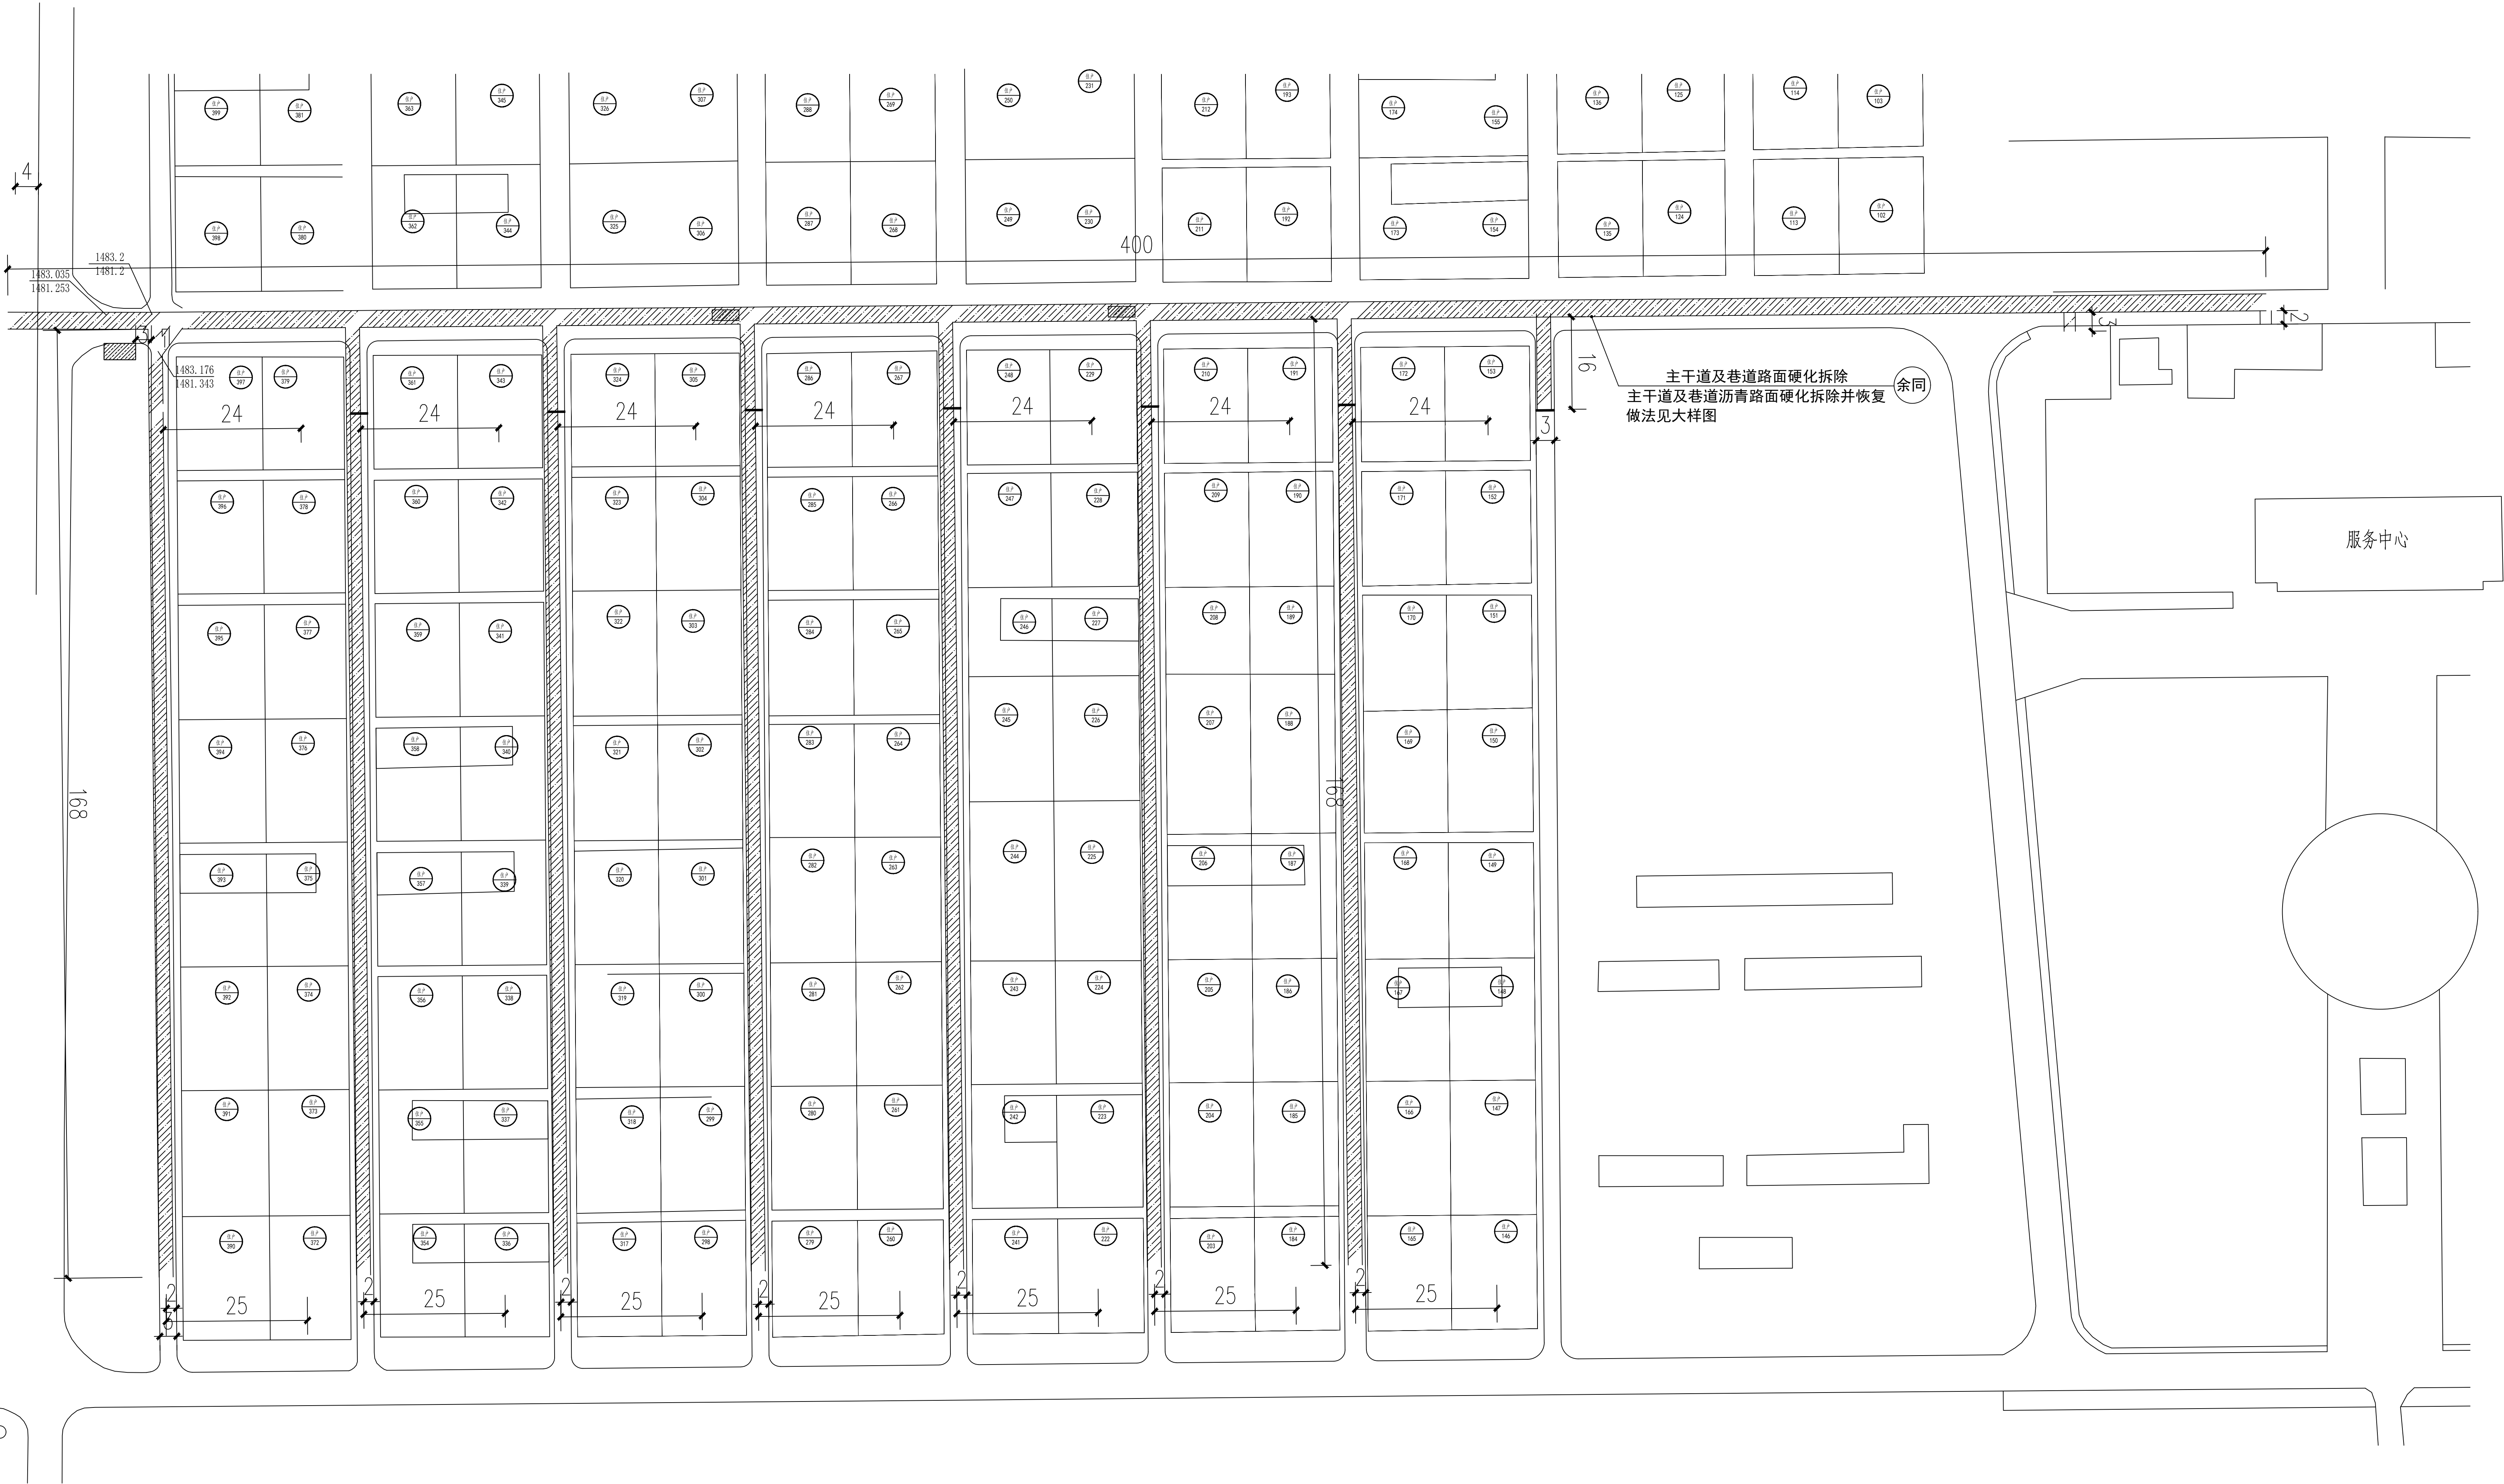

B区 排水管道硬化拆除恢复平面示意图 1500

版权所有，不得复制或商用。
ALL RIGHTS RESERVED, DON'T COPY, REPRODUCE.







中联合创
ZHONGLIAN CREATIVE


中联合创设计有限公司
CHINA UNITED CREATIVE DESIGN CO., LTD.
■ 建筑行业（建筑工程）甲级 A122009183

会签栏 COUNTER SIGNATURE


建 筑 ARCHT.	电 气 ELEC.
结 构 STRUCT.	暖 通 HVAC.
给 排 水 PLUMBING	

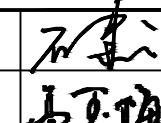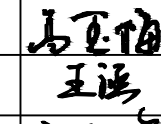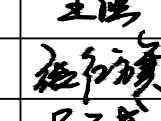签署区 STAMP AREA

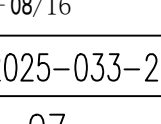
版次 NO.	修改内容 DESCRIPTION	日期 DATE
建设单位 CLIENT 巴彦浩特镇人民政府		
项目名称 PROJECT 巴彦浩特镇污水管网提升改造项目		
子项目名称 SUB-PROJECT 排水管道		
图纸名称 TITLE B区 排水管道硬化拆除恢复平面示意图		
审 定 APPROVED BY	石建云	
审 核 EXAMINED BY	高玉梅	
项目负责 PROJECT CHIEF	王 涵	
专业负责 SPECIALTY CHIEF	张红旗	
校 对 CHECKED BY	吴石成	
设 计 DESIGNED BY	黄玉科	
制 图 DRAWING BY	黄玉科	
图号 DRAWING NO. 水施-08/16		
业务号 JOB NO. ZCST-2025-033-2		
出图日期 DATE 2025-07		
专 业 DISCIPLINE	给排水	设计阶段 STAGE 施工图
比 例 SCALE	1:500	图 框 SIZE A1
条形码、二维码 BARCODE, QR CODE		

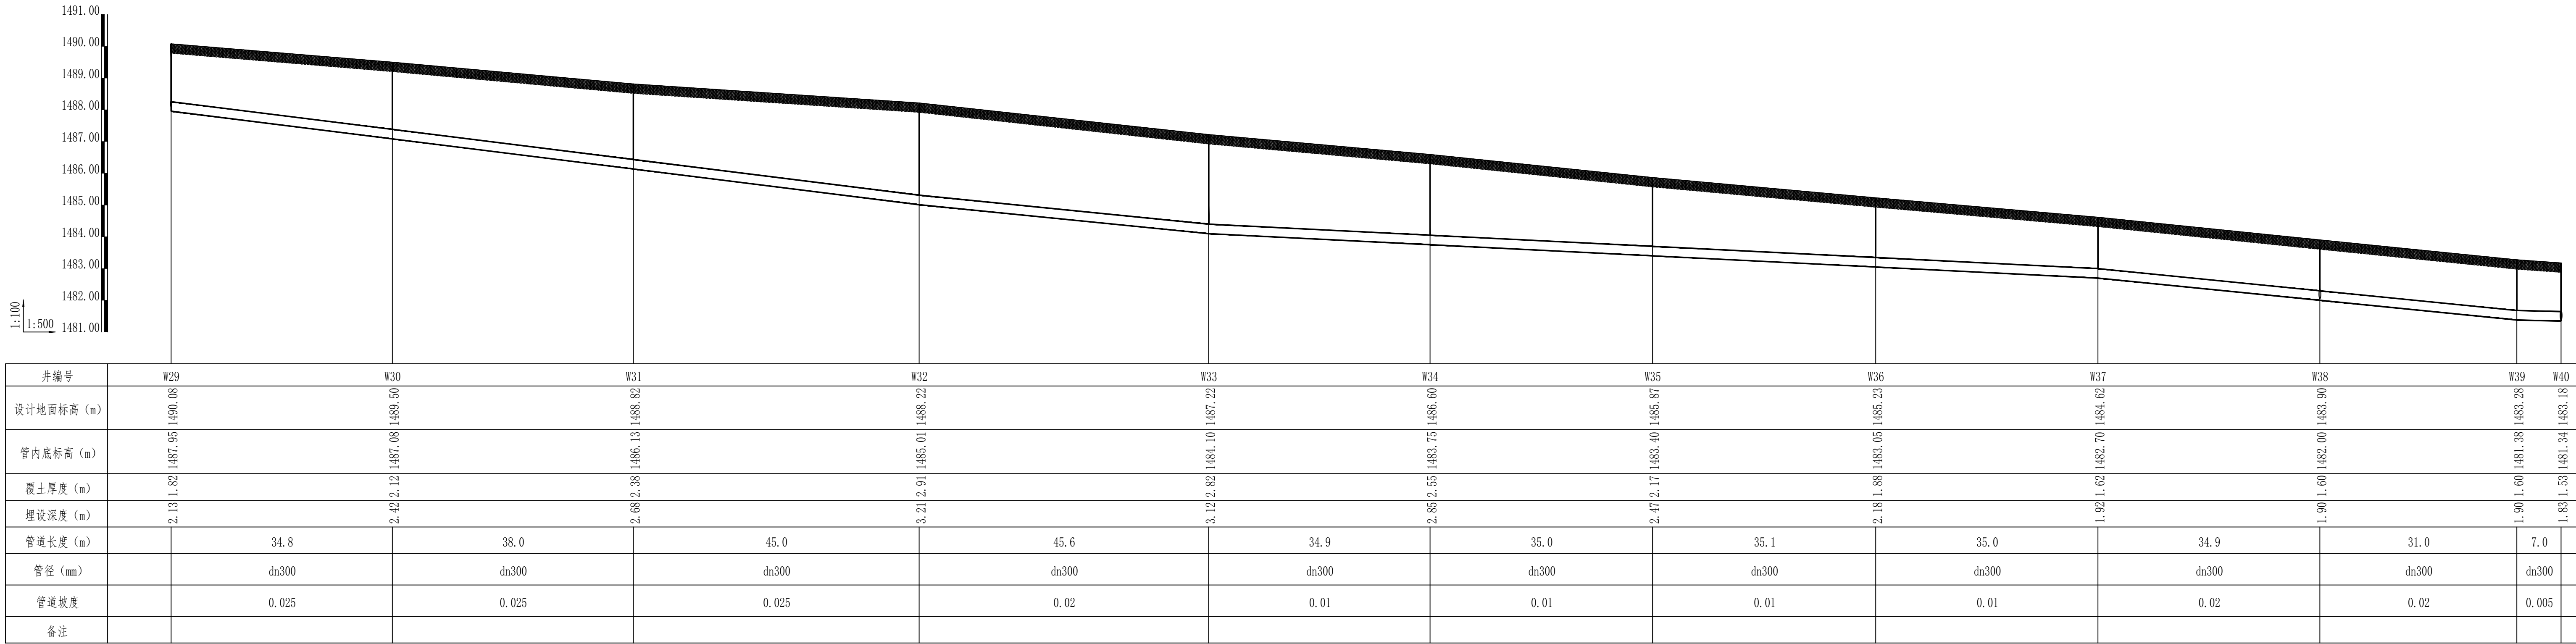

排水管道纵断面图 (10)

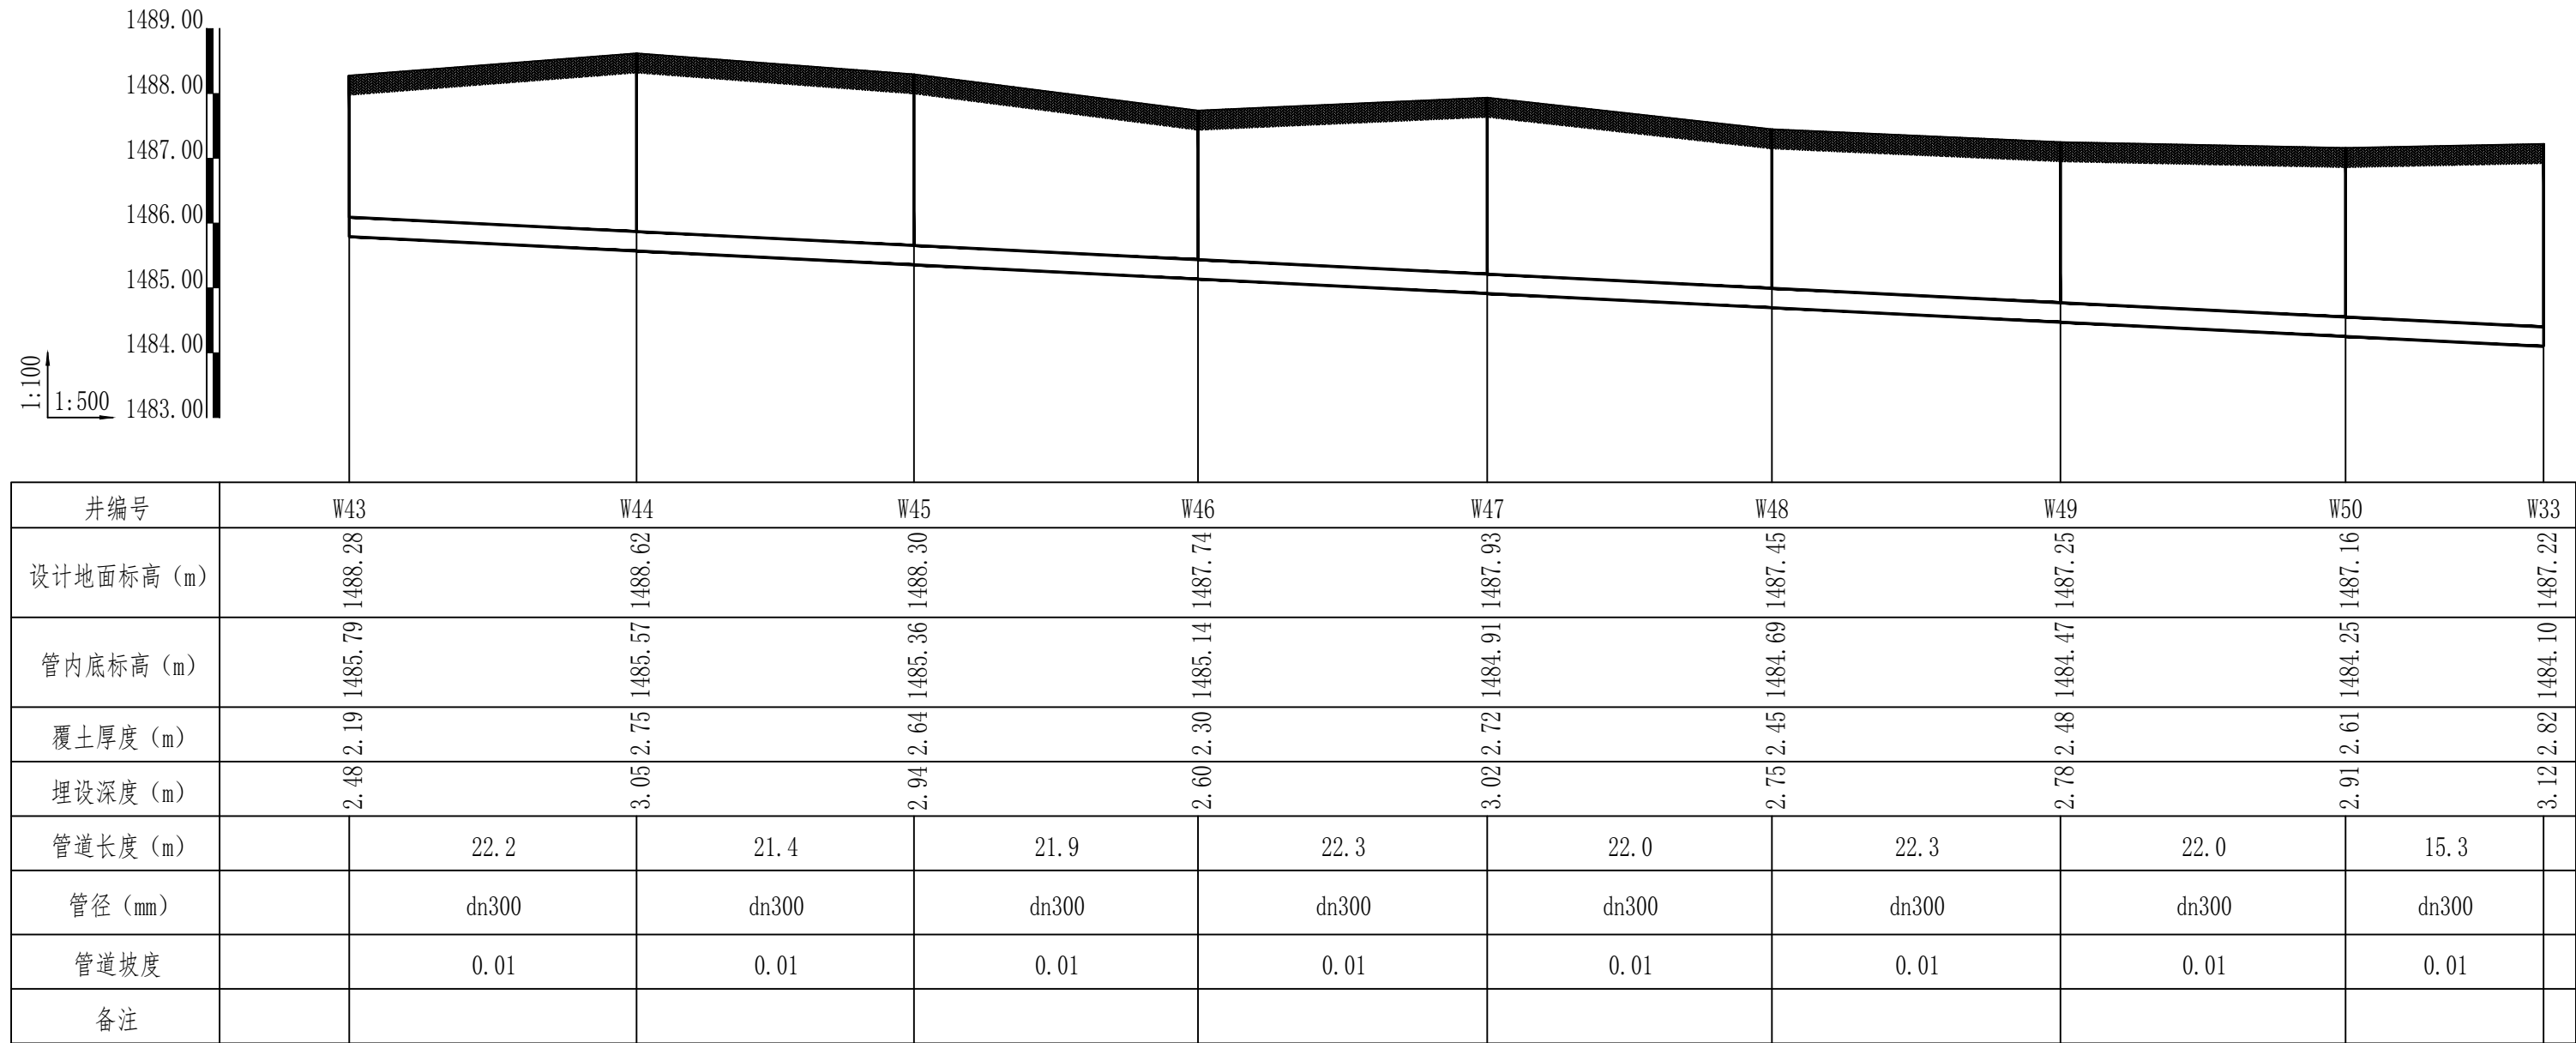

排水管道纵断面图 (11)

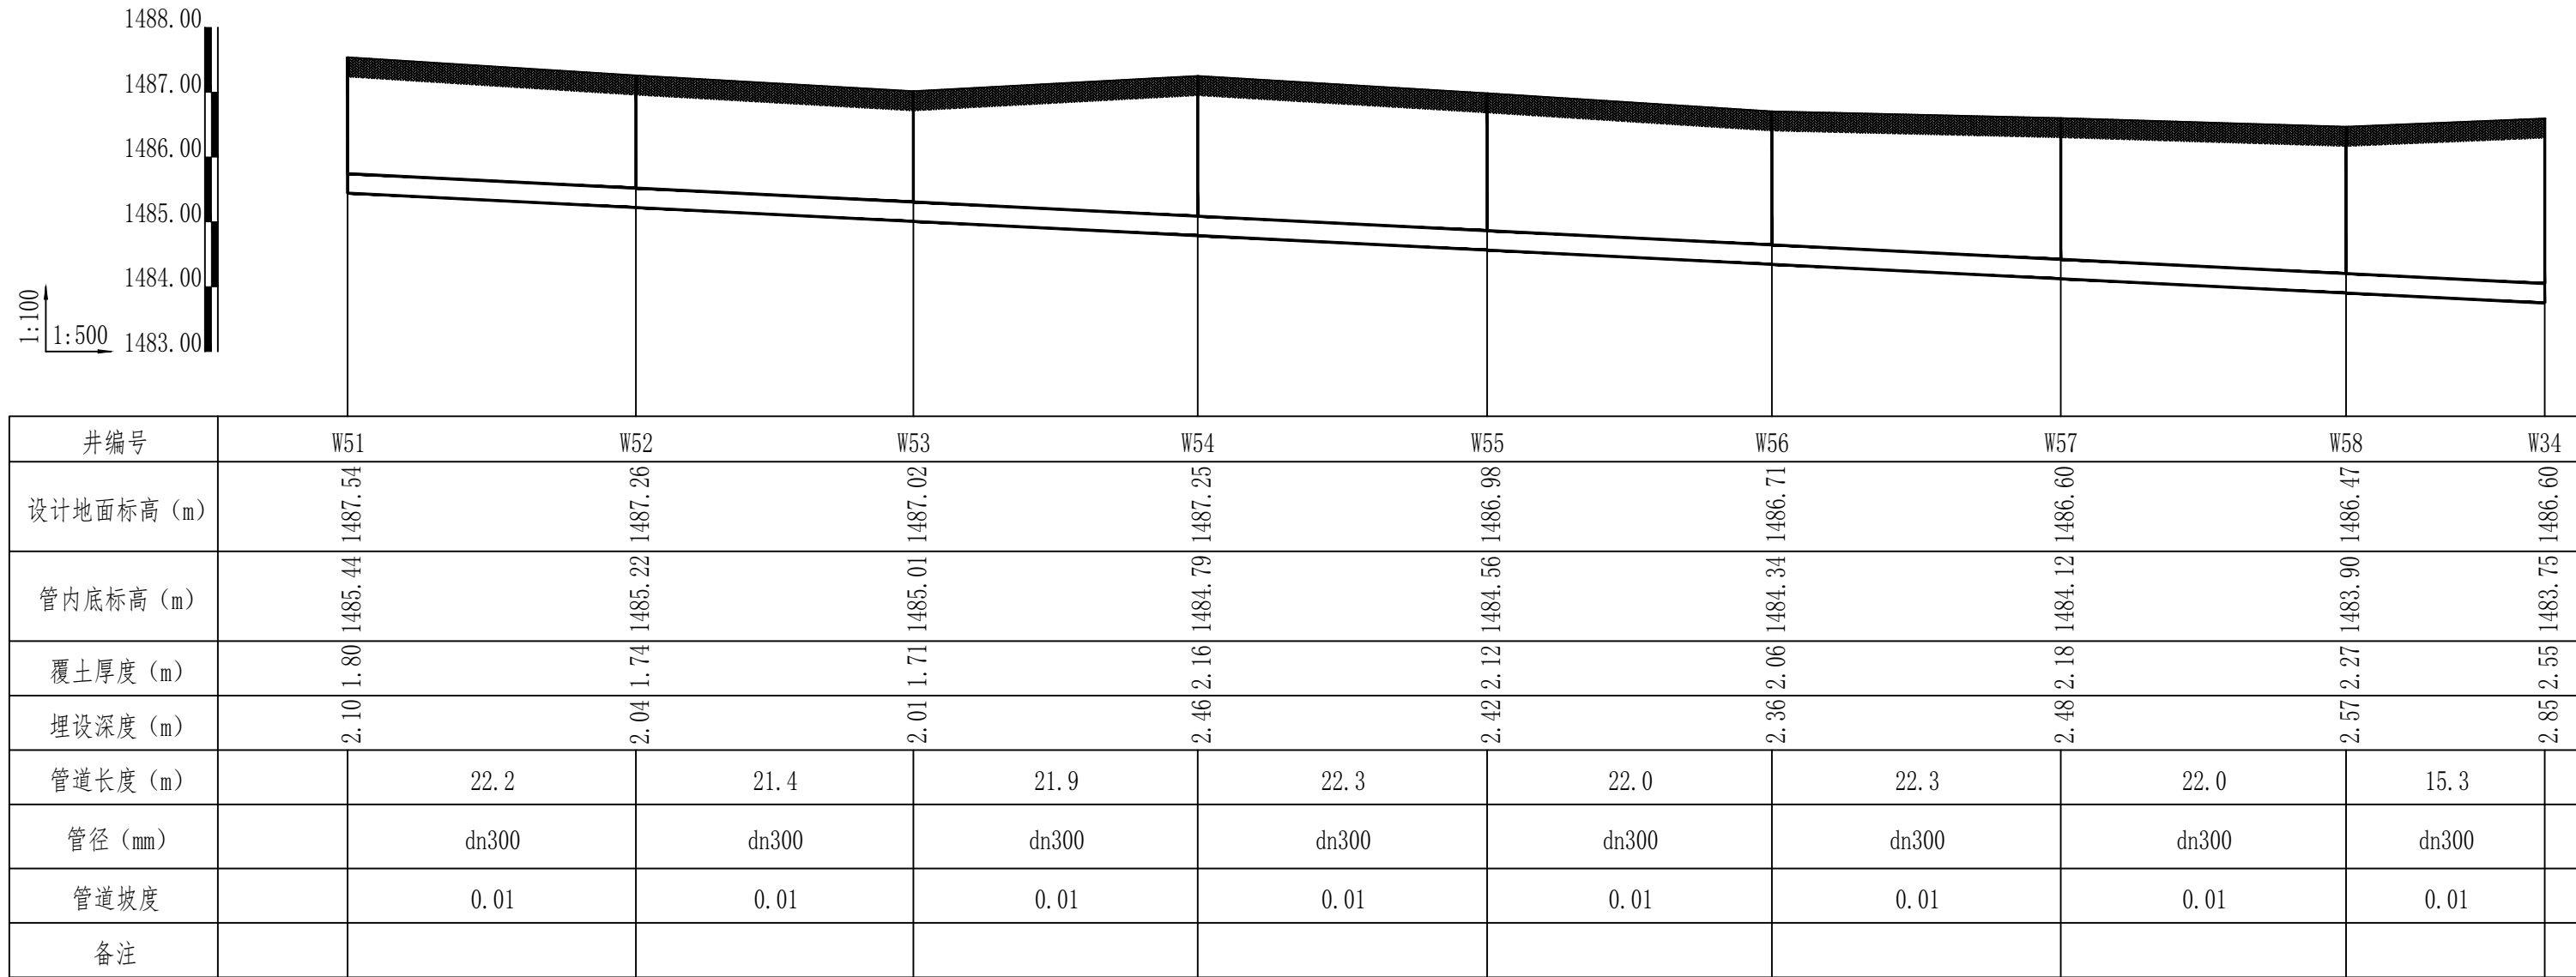

排水管道纵断面图 (12)

版权所有，不得复制或商用。
ALL RIGHTS RESERVED, DON'T COPY, REPRODUCE.

中联合创
ZHONGLIANHECHUANG

中联合创设计有限公司
CHINA UNITED CREATIVE DESIGN CO.,LTD


■ 建筑行业（建筑工程）甲级 A122009183

会签栏 COUNTER SIGNATURE


建 ARCH.	电 EL.EC.	气
结 STRUCT.	暖 HYAC.	道
给 PLUMBING	水	

签署区 STAMP AREA


版次 NO.	修改内容 DESCRIPTION	日期 DATE
建设单位 CLIENT 巴彦浩特镇人民政府		
项目名称 PROJECT 巴彦浩特镇污水管网提升改造项目		
子项目名称 SUB-PROJECT 排水管道		
图纸名称 TITLE 排水管道纵断面图 (10) ~ 排水管道纵断面图 (12)		
审 APPROVED BY	石建云	石建云
审 EXAMINED BY	高玉梅	高玉梅
项目负责 PROJECT CHIEF	王 涵	王涵
专业负责 SPECIALTY CHIEF	张红旗	张红旗
校 CHECKED BY	吴石成	吴石成
设 DESIGNED BY	黄玉科	黄玉科
制 DRAWING BY	黄玉科	黄玉科
图号 DRAWING NO. 水施-09/16		
业务号 JOB NO. ZCST-2025-033-2		
出图日期 DATE 2025-07		
专 DISCIPLINE	给排水	设计阶段 STAGE 施工图
比 SCALE	1:500	图 SIZE A1
条形码, 二维码 BARCODE, QR CODE		

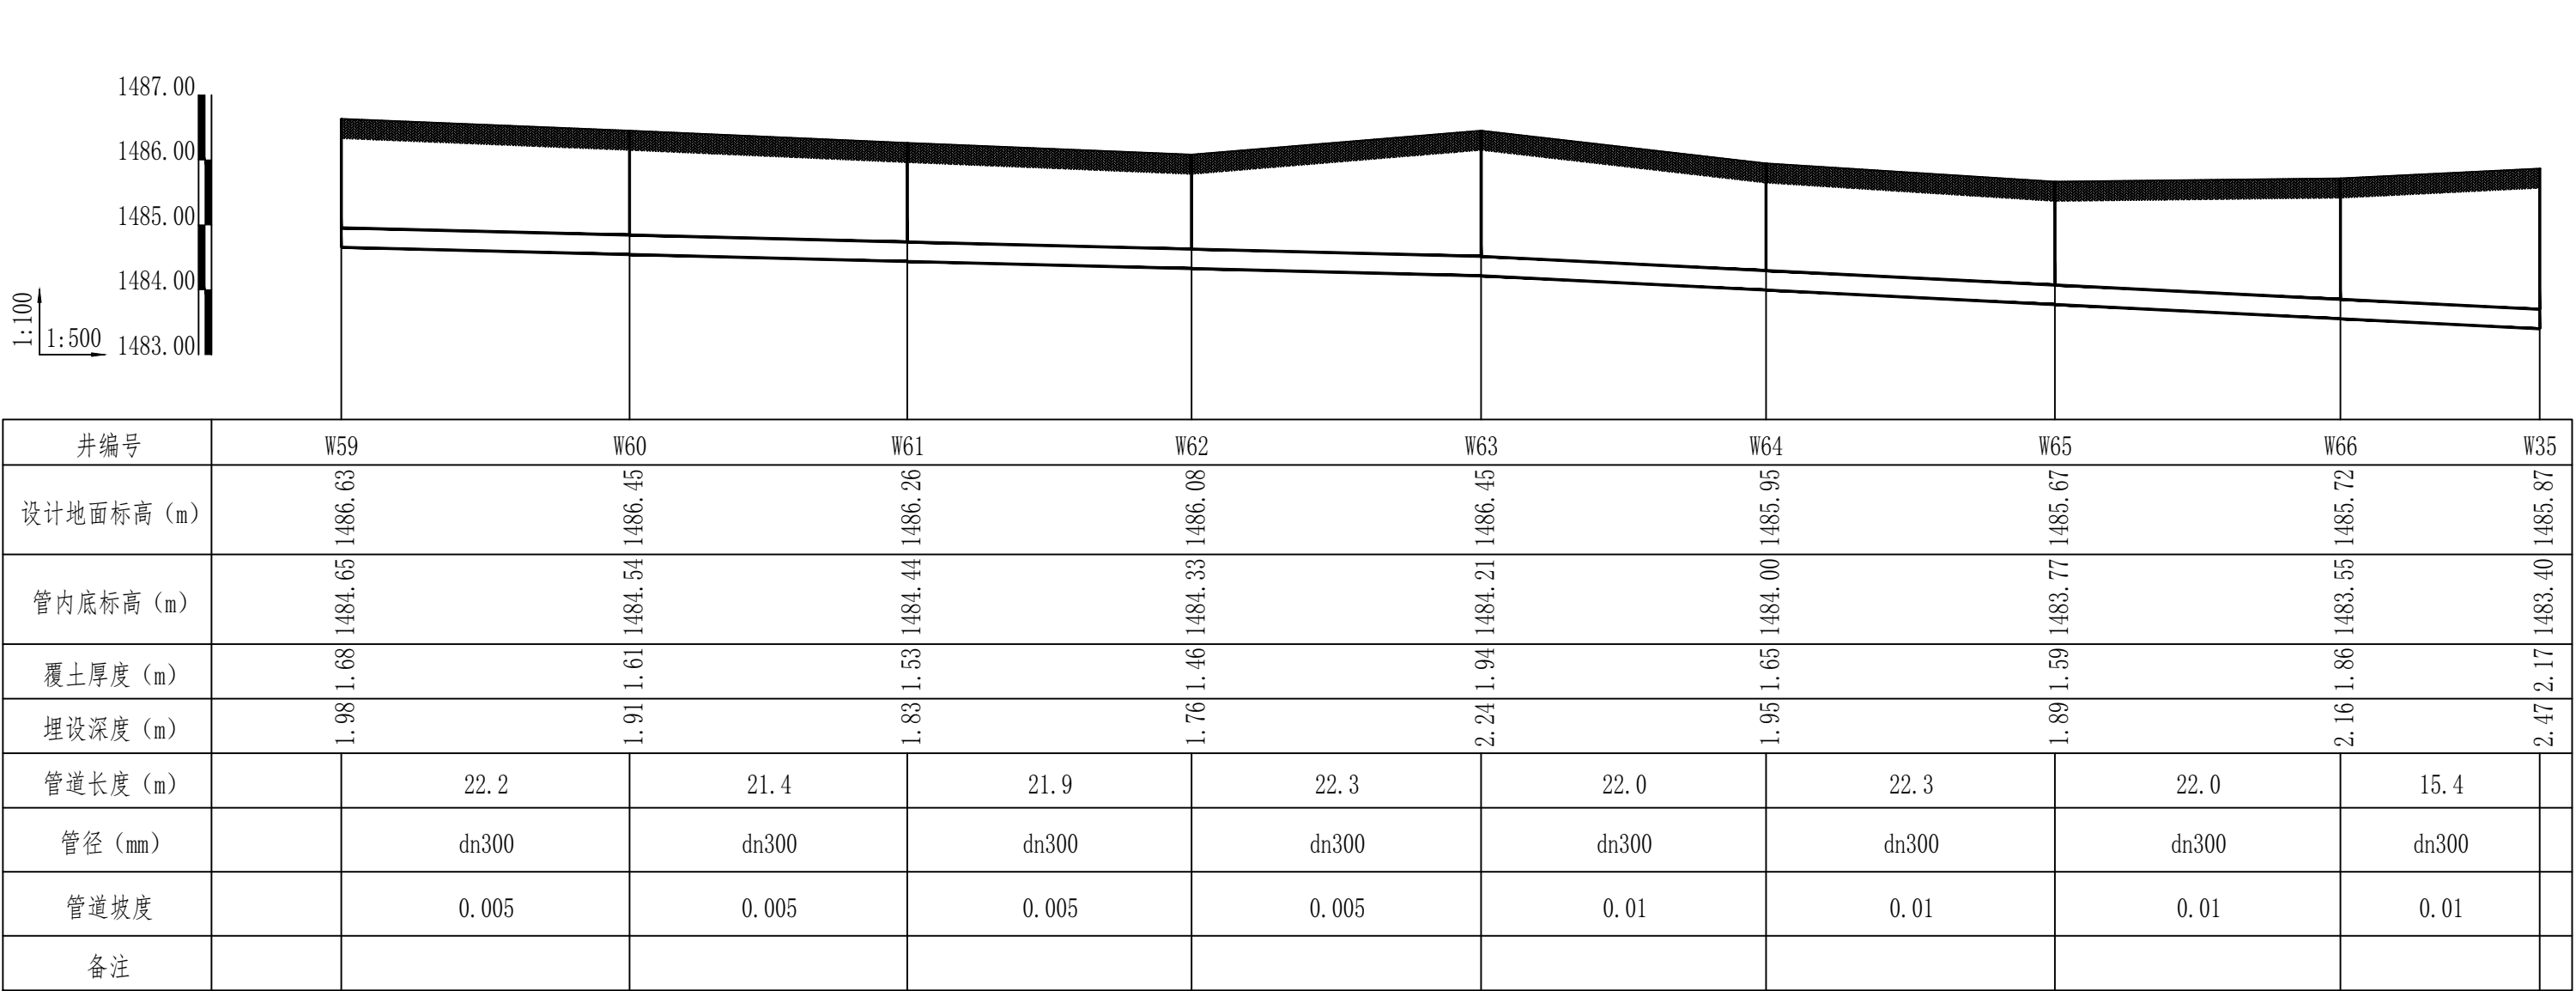


排水管道纵断面图（13）

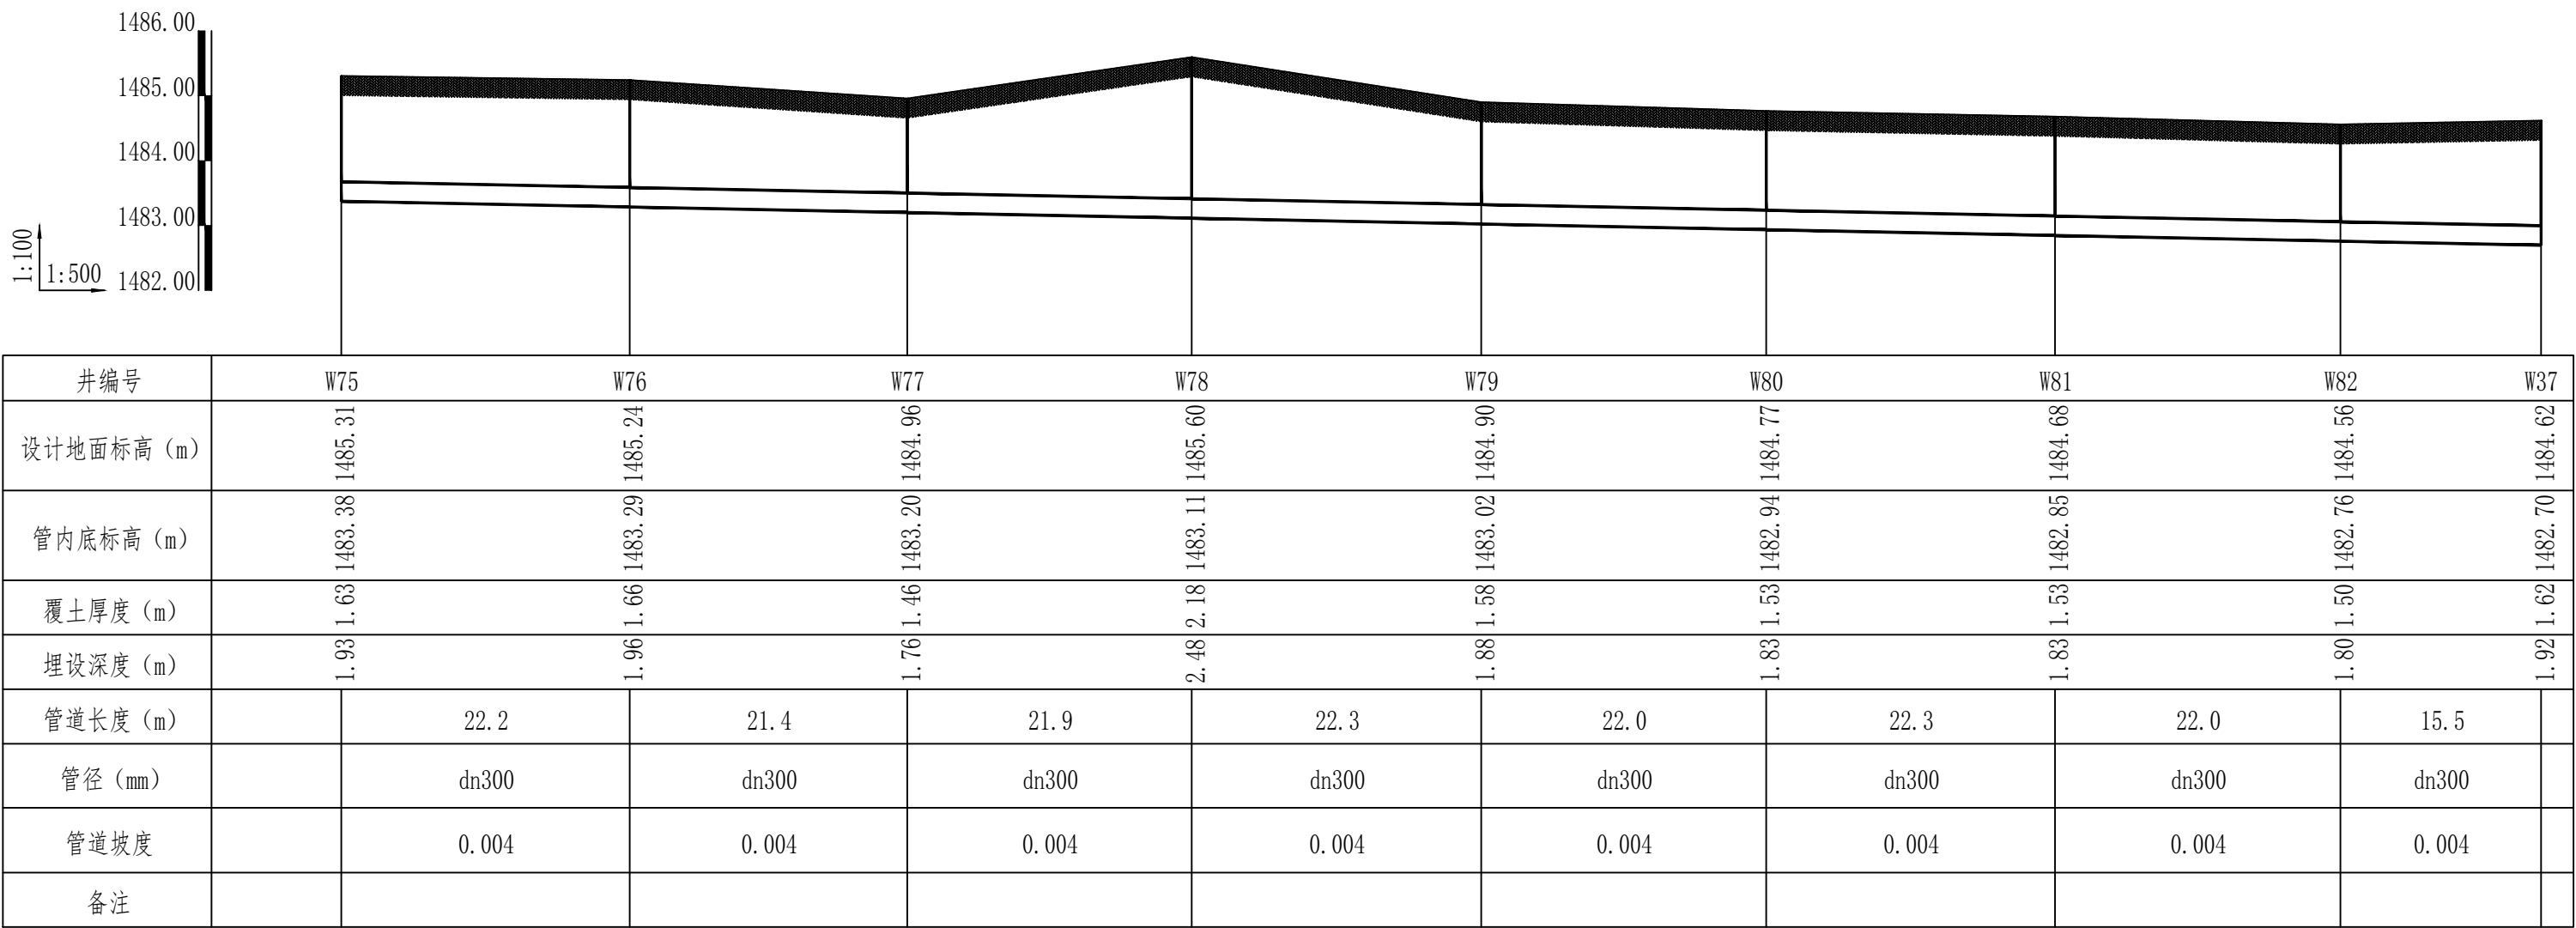


排水管道纵断面图（15）

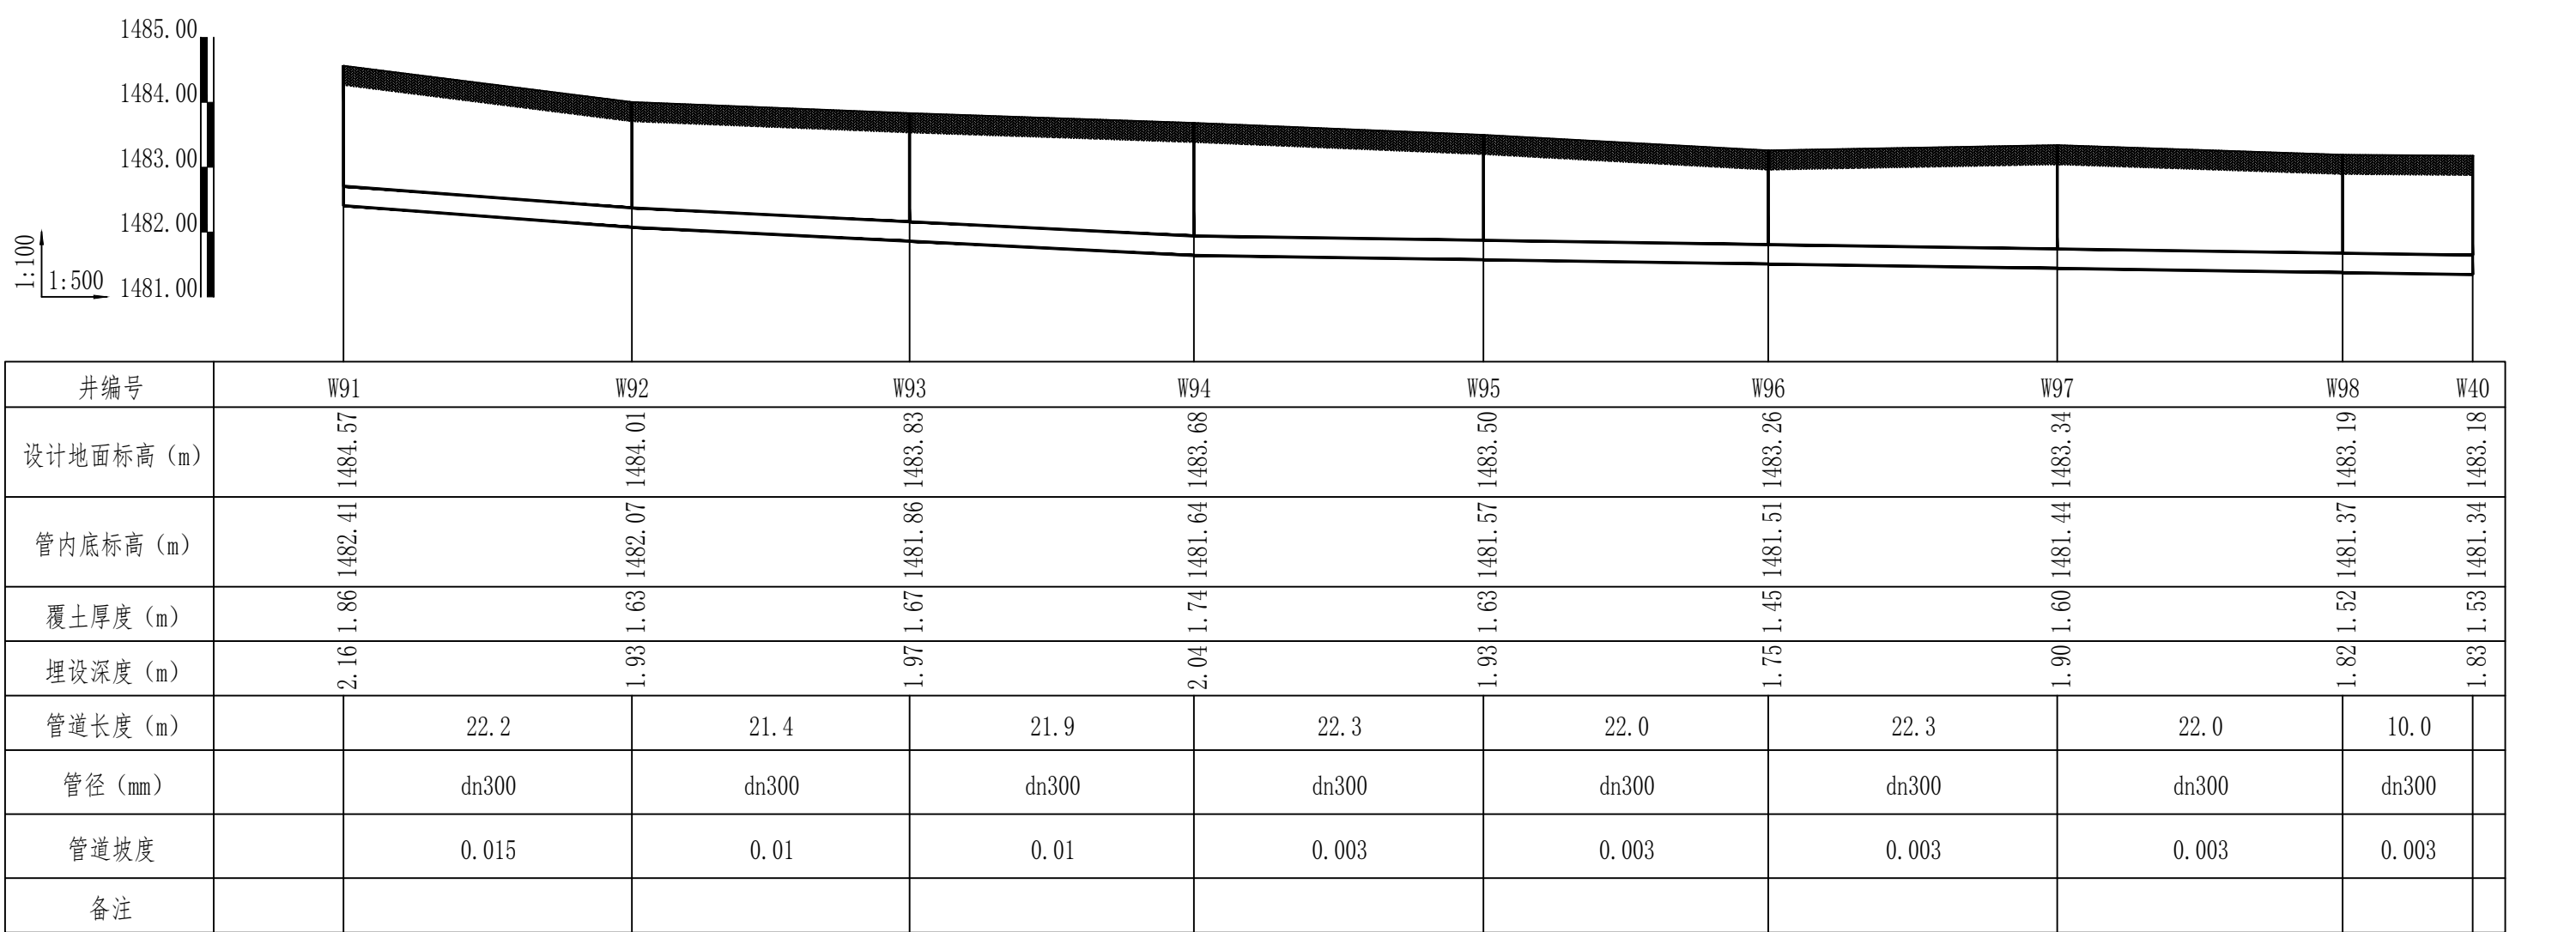

排水管道纵断面图（17）

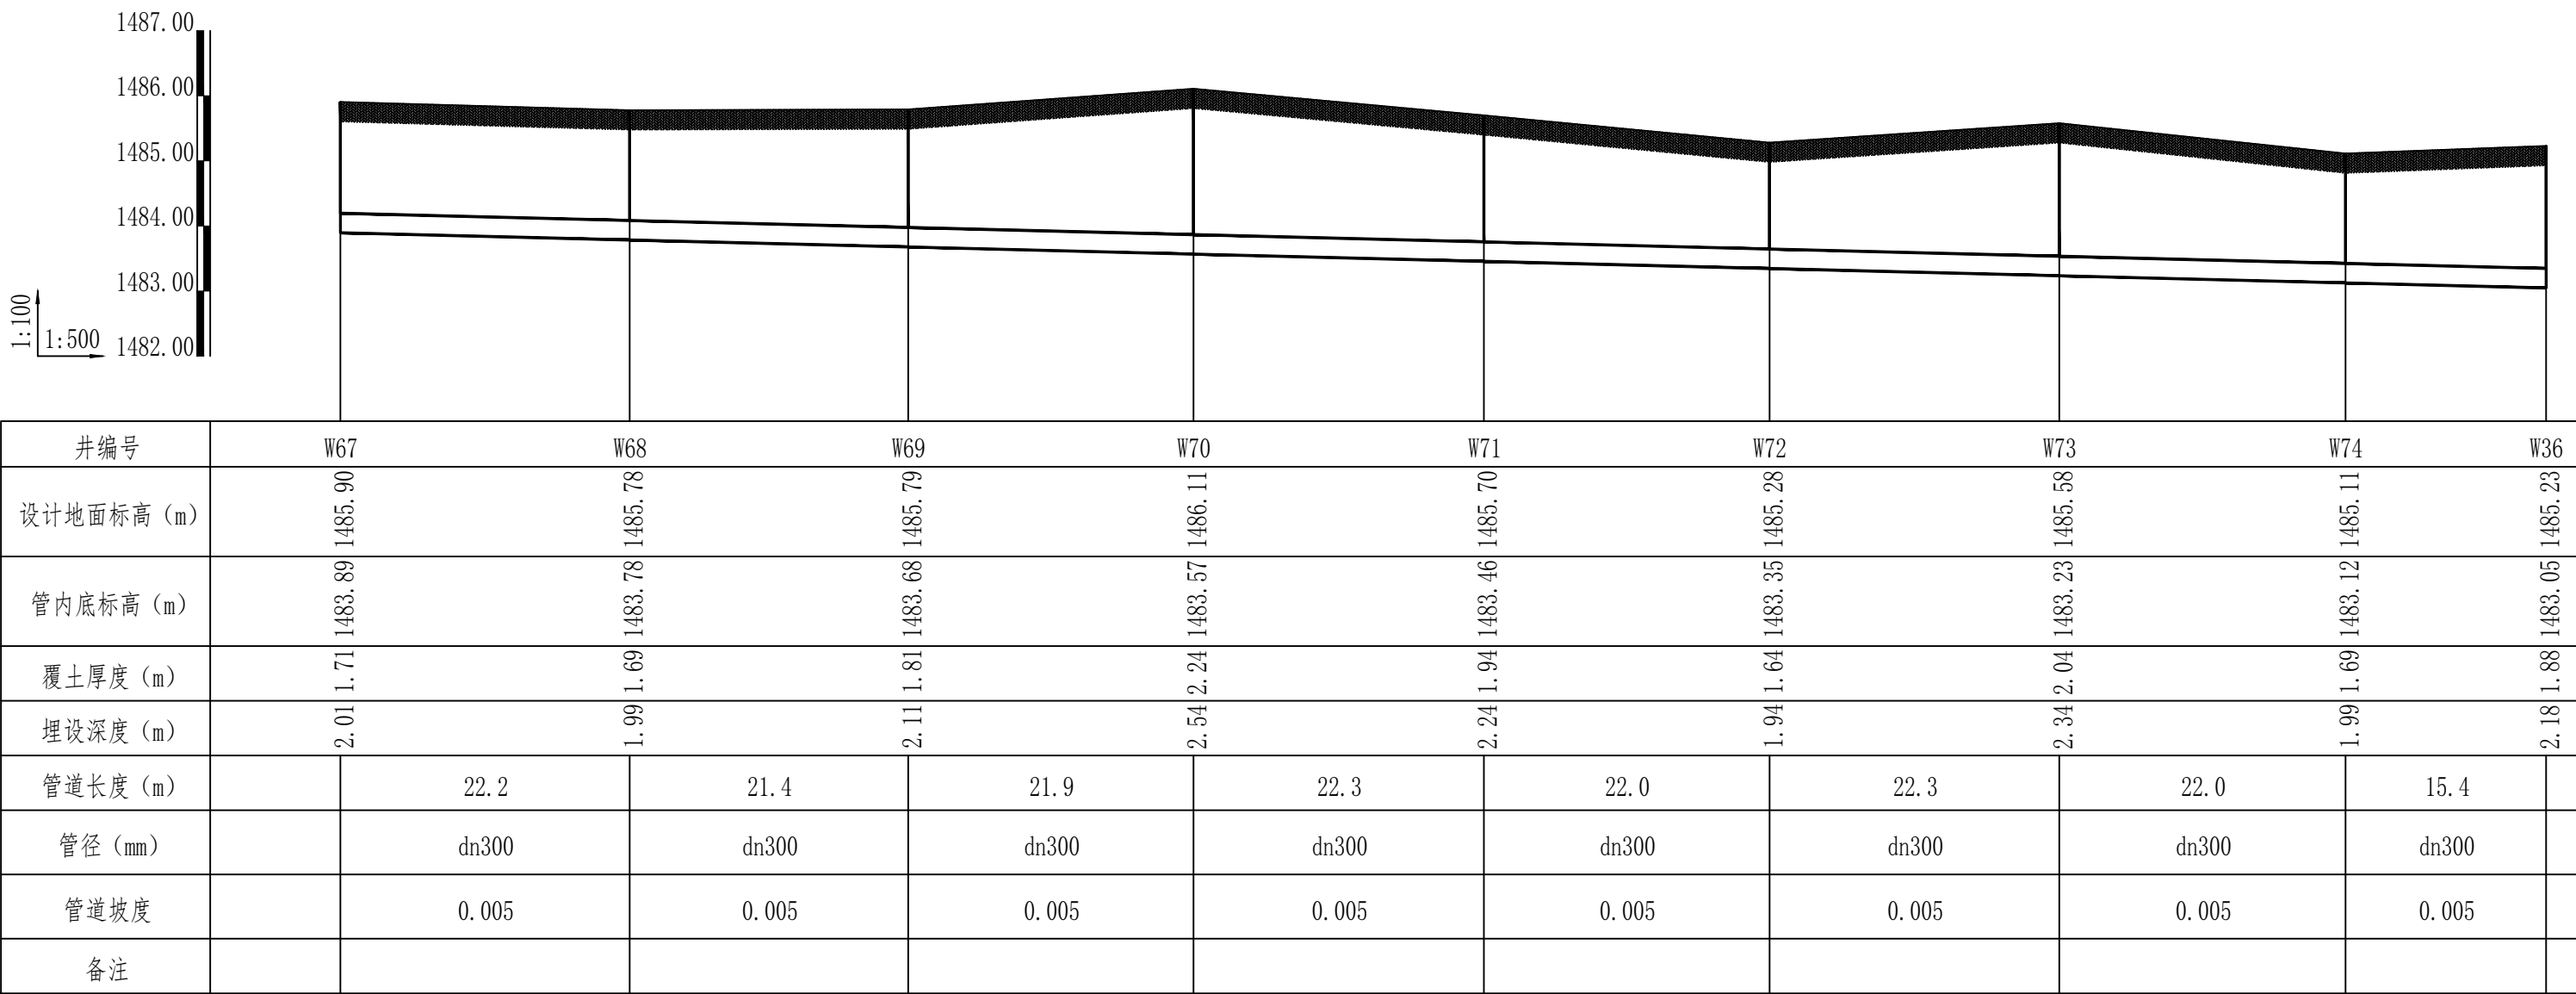


排水管道纵断面图（14）

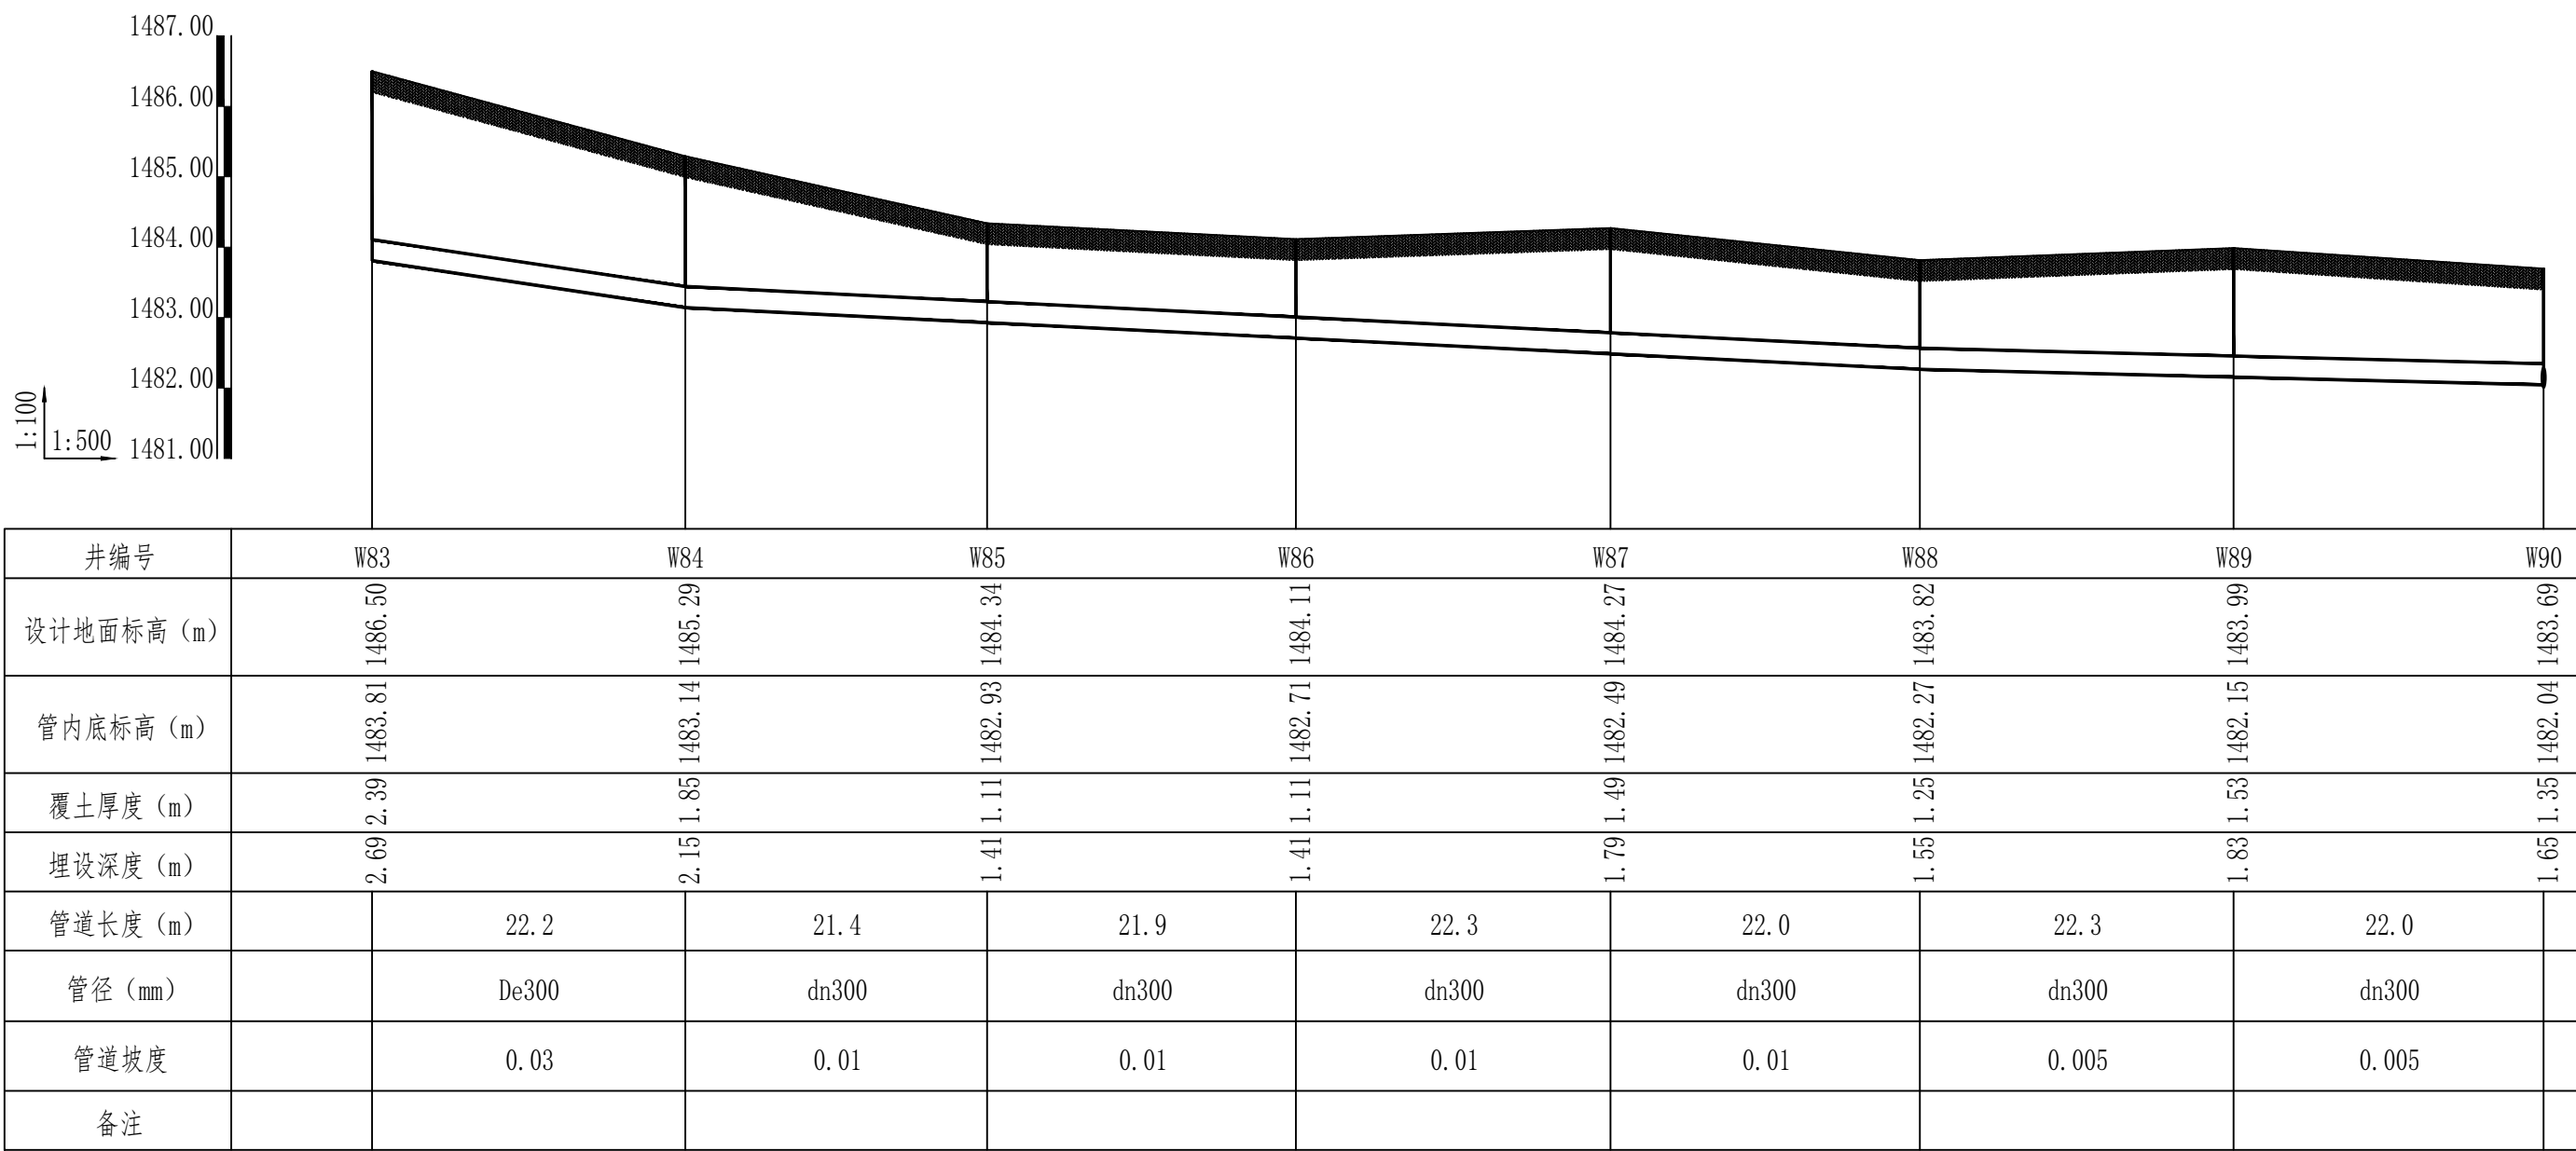

排水管道纵断面图（16）

版权所有，不得复制、盗用。
ALL RIGHTS RESERVED, DON'T COPY, REPRODUCE.

 中联合创
ZHONGLIANHECHUANG





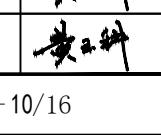
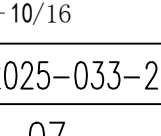
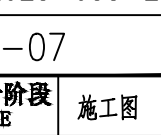
中联合创设计有限公司
CHINA UNITED CREATIVE DESIGN CO.,LTD

■ 建筑行业（建筑工程）甲级 A122009183


会签栏 COUNTER SIGNATURE

建 筑 ARCHT.	电 气 EL.EC.
结 构 STRUCT.	暖 通 HVAC.
给 排 水 PLUMBING	

签署区 STAMP AREA

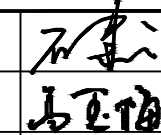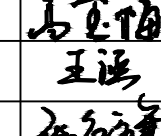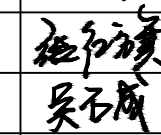版次 NO.	修改内容 DESCRIPTION	日期 DATE
建设单位 CLIENT 巴彦浩特镇人民政府		
项目名称 PROJECT 巴彦浩特镇污水管网提升改造项目		
子项目名称 SUB-PROJECT 排水管道		
图纸名称 TITLE 排水管道纵断面图（13） ~ 排水管道纵断面图（17）		
审 定 APPROVED BY	石建云	
审 核 EXAMINED BY	高玉梅	
项目负责 PROJECT CHIEF	王 涵	
专业负责 SPECIALTY CHIEF	张红旗	
校 对 CHECKED BY	吴石成	
设 计 DESIGNED BY	黄玉科	
制 图 DRAWING BY	黄玉科	
图号 DRAWING NO. 水施-10/16		
业务号 JOB NO. ZCST-2025-033-2		
出图日期 DATE 2025-07		
专 业 DISCIPLINE	给排水	设计阶段 STAGE 施工图
比 例 SCALE	1:500	图 格 SIZE A1
条形码、二维码 BARCODE, QR CODE		

C区 排水管道

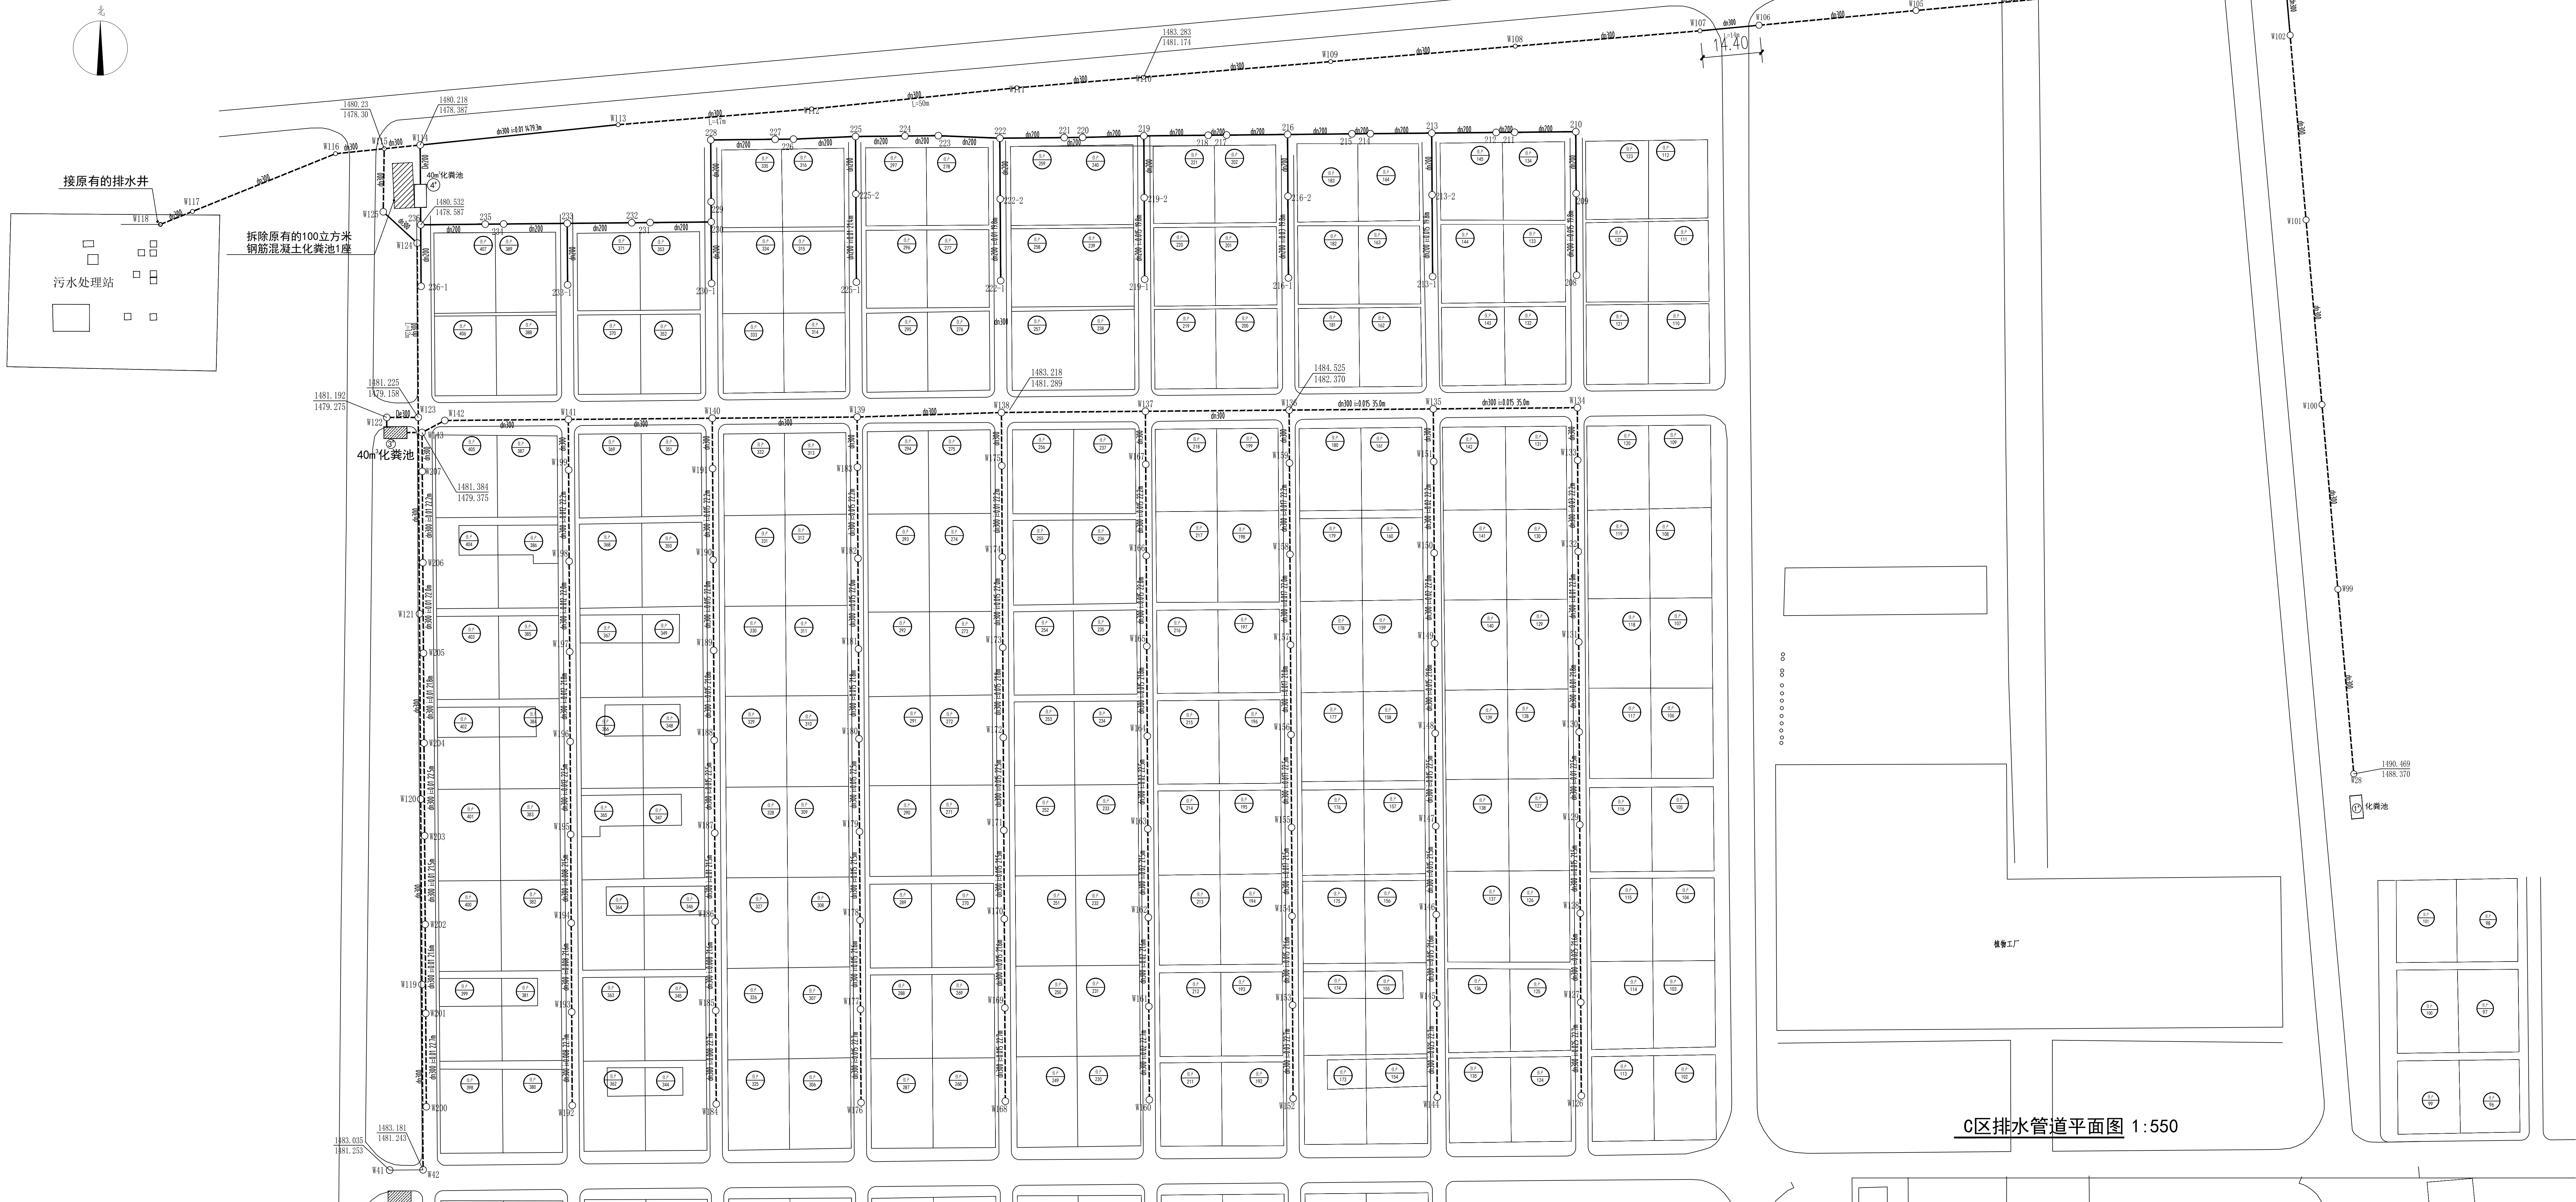

C区排水管道平面图 1:550

版权所有，不得转载、盗用。
ALL RIGHTS RESERVED. DON'T COPY, REPRODUCE.

中联融创

CHINA UNITED CREATIVE DESIGN CO., LTD.

建筑行业（建筑工程）甲级 A122009183

会签栏 COUNTER SIGNATURE

建 筑 ARCHT.	电 气 ELECT.
结 构 STRUCT.	暖 通 HEAT.
给 排 水 PLUMBING	

签章区 STAMP AREA

版次 NO.	修改内容 DESCRIPTION	日期 DATE

建设单位 CLIENT
巴彦浩特镇人民政府

项目名称 PROJECT
巴彦浩特镇查污水管网提升改造项目

子项目名称 SUB-PROJECT
排水管道

图底名称 TITLE
C区排水管道平面图

审 定 APPROVED BY	石建云	
审 核 EXAMINED BY	高玉梅	
项目负责人 PROJECT CHIEF	王 涵	
专业负责 SPECIALITY CHIEF	张红旗	
校 对 CHECKED BY	吴石成	
设 计 DESIGNED BY	黄玉科	
制 图 DRAWING BY	黄玉科	

图号 DRAWING NO. 水施-11/16
业务号 JOB NO. ZCST-2025-033-2
出图日期 DATE 2025-07
专 业 DISCIPLINE 给排水 设计阶段 施工图
比 例 SCALE 1:500 图 框 SIZE A1
条形码、二维码 BARCODE, QR CODE



版权所有，不得转载，商用。
ALL RIGHTS RESERVED. DON'T COPY, REPRODUCED.

中联合创
ZHONGLIANHECHUANG

中联合创设计有限公司
CHINA UNITED CREATIVE DESIGN CO., LTD


■ 建筑行业（建筑工程）甲级 A122009183

会签栏
COUNTER SIGNATURE


建 筑 ARCHT.	电 气 ELEC.
结 构 STRUCT.	暖 通 HEAT.
给 排 水 PLUMBING	

签章区
STAMP AREA


版次 NO.	修改内容 DESCRIPTION	日期 DATE
建设单位 CLIENT 巴彦浩特镇人民政府		
项目名称 PROJECT 巴彦浩特镇生活污水管网提升改造项目		
子项目名称 SUB-PROJECT 排水管道		
图底名称 TITLE C区 排水管道硬化拆除恢复平面示意图		
审 定 APPROVED BY	石建云	
审 核 CHECKED BY	高玉梅	
项目负责 PROJECT CHIEF	王 涵	
专业负责 SPECIALITY CHIEF	张红旗	
校 对 CHECKED BY	吴石成	
设 计 DESIGNED BY	黄玉科	
制 图 DRAWING BY	黄玉科	
图号 DRAWING NO. 水施-12/16		
业务号 JOB NO. ZCST-2025-033-2		
出图日期 DATE 2025-07		
专 业 DISCIPLINE	给排水	设计阶段 DESIGN STAGE 施工图
比 例 SCALE	1:500	图 框 FRAME A1
条形码，二维码 BARCODE, QR CODE		

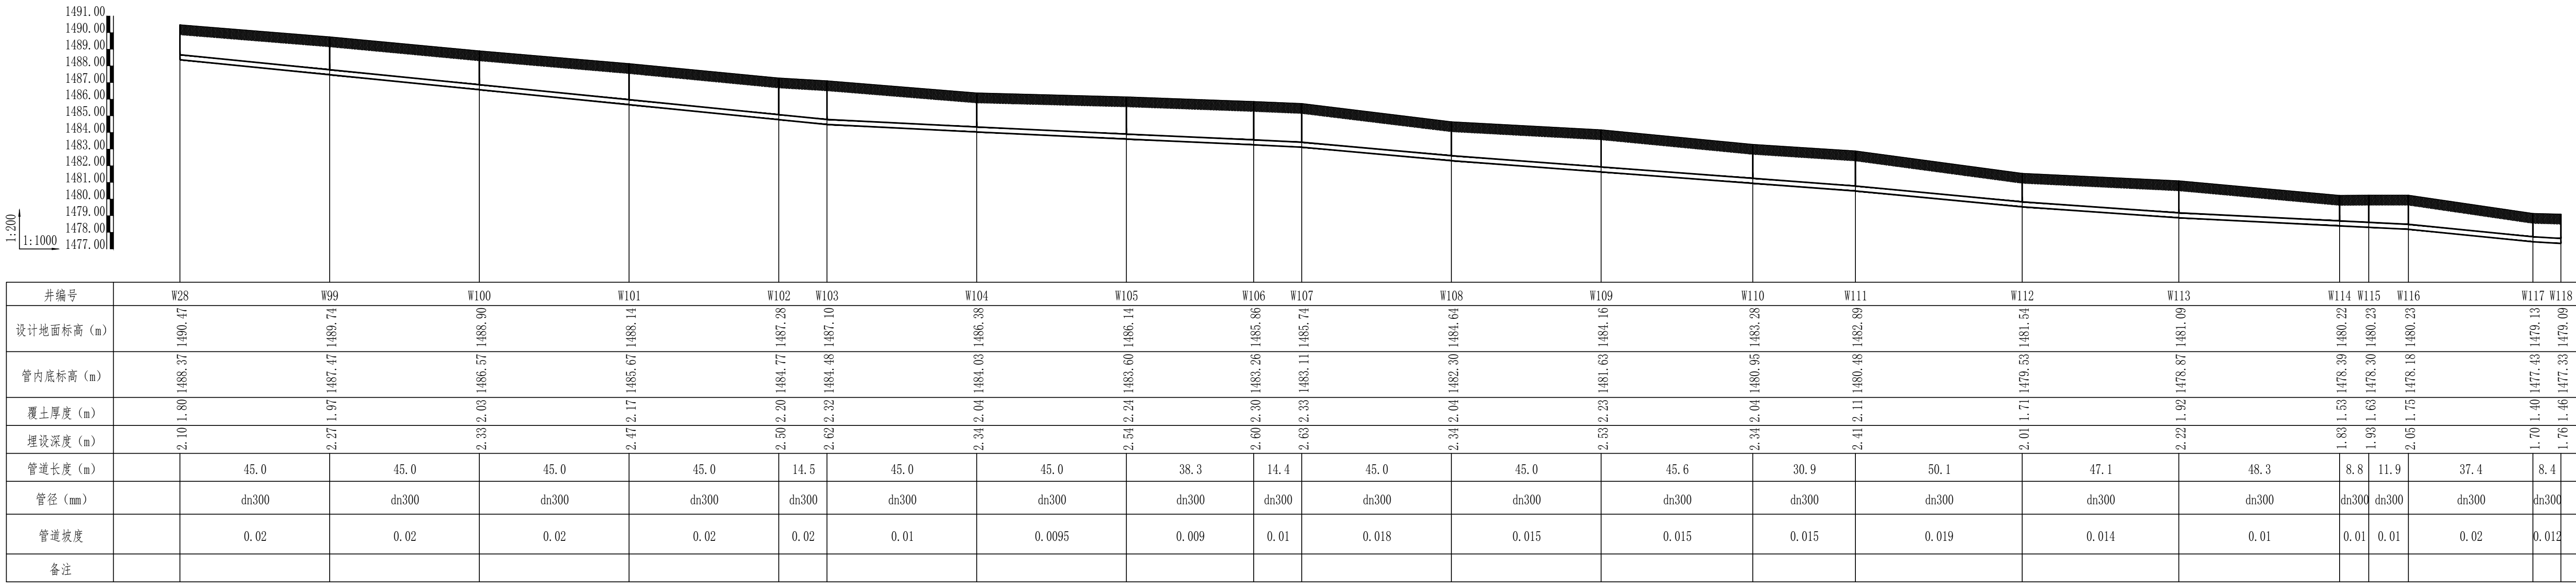

排水管道纵断面图 (18)

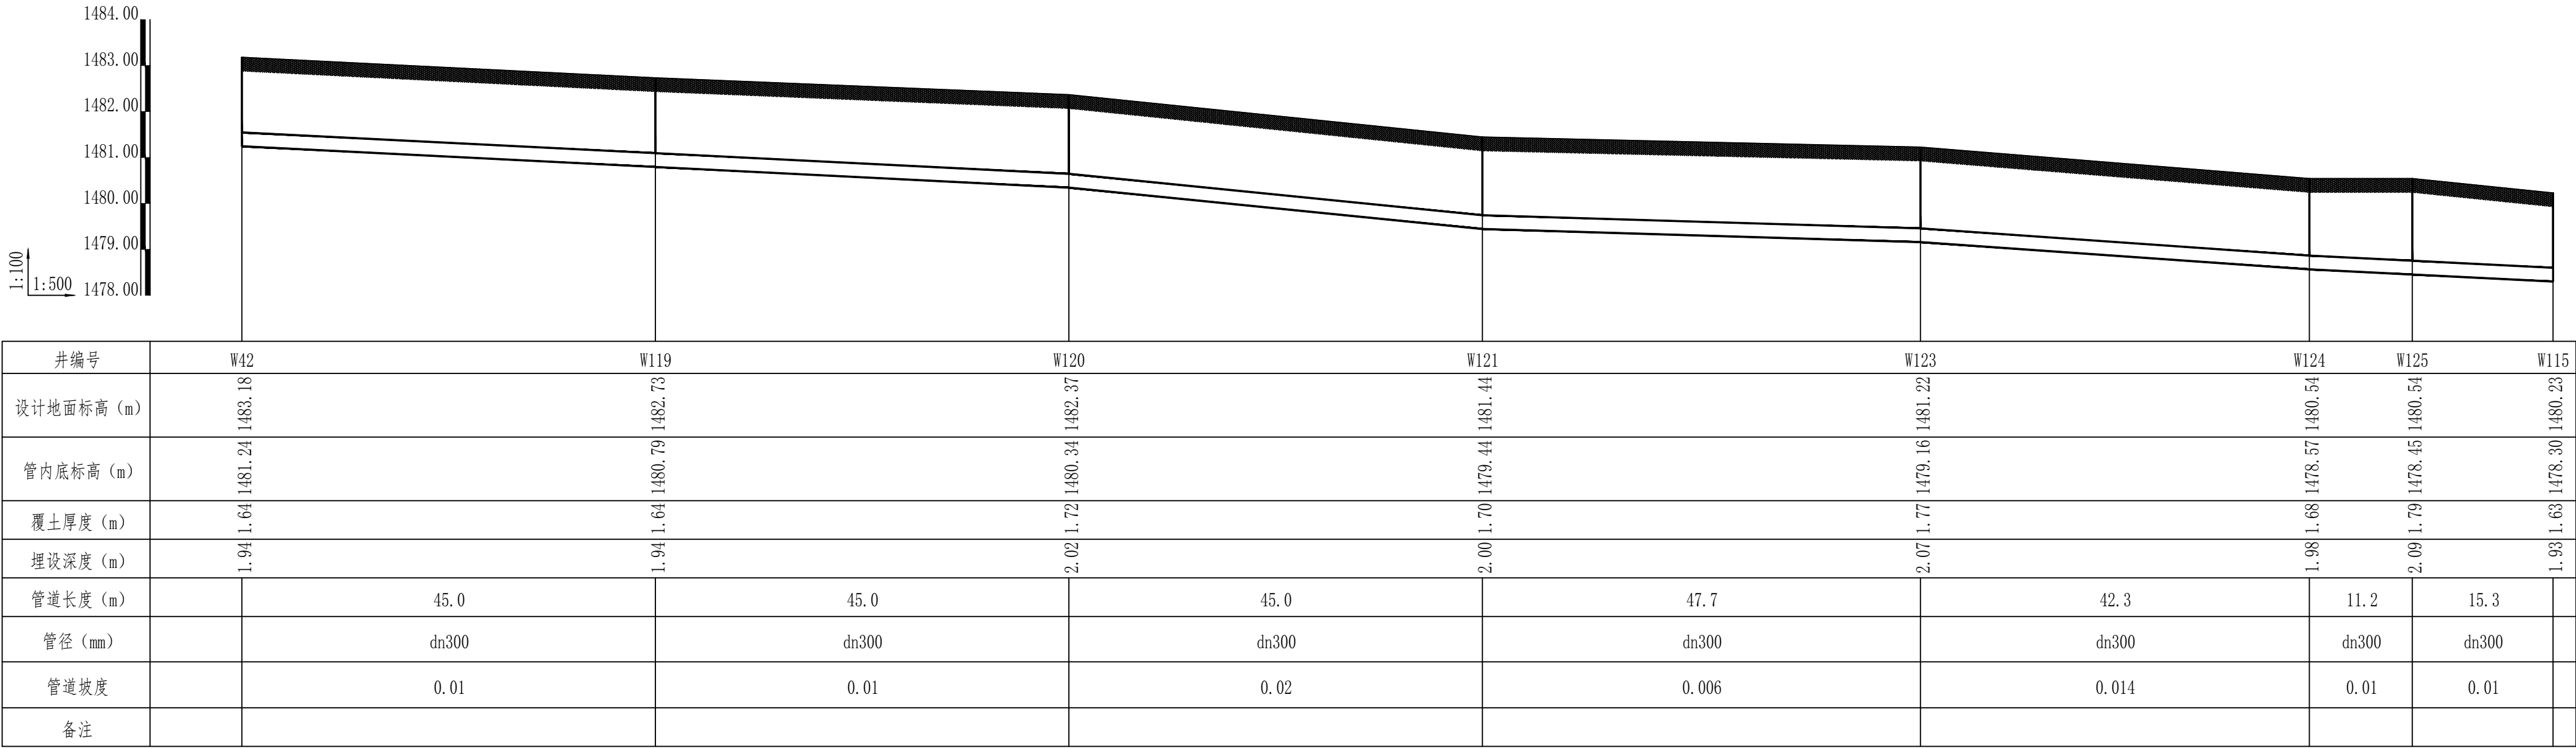

排水管道纵断面图 (19)

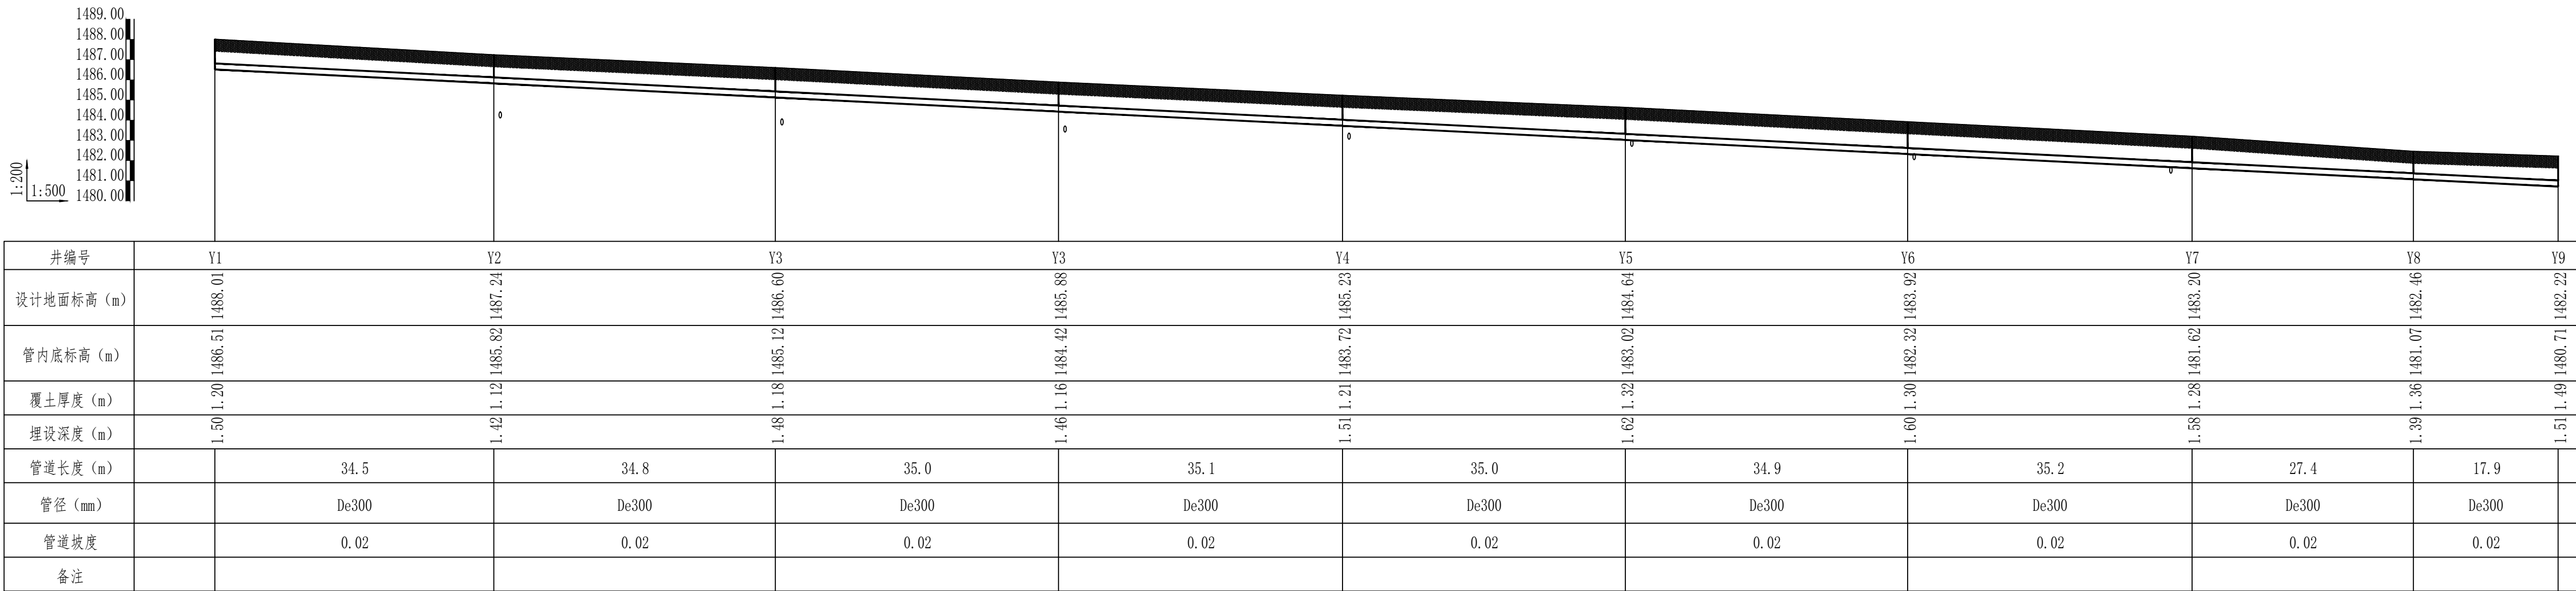

雨水排水管道纵断面图

版权所有，不得复制或盗用。
ALL RIGHTS RESERVED, DON'T COPY, REPRODUCE.

中联合创
ZHONGLIANHECHUANG

中联合创设计有限公司
CHINA UNITED CREATIVE DESIGN CO.,LTD


■ 建筑行业（建筑工程）甲级 A122009183

会签栏
COUNTER SIGNATURE


建 ARCH.	电 ELEC.	气 GAS
结 STRUCT.	暖 HVAC.	
给 排 水 PLUMBING		

签署区
STAMP AREA


版次 NO.	修改内容 DESCRIPTION	日期 DATE
建设单位 CLIENT 巴彦浩特镇人民政府		
项目名称 PROJECT 巴彦浩特镇污水管网提升改造项目		
子项目名称 SUB-PROJECT 排水管道		
图纸名称 TITLE 排水管道纵断面图 (18) 排水管道纵断面图 (19) 雨水排水管道纵断面图		
审 定 APPROVED BY	石建云	
审 核 EXAMINED BY	高玉梅	
项目负责 PROJECT CHIEF	王 涵	
专业负责 SPECIALIST CHIEF	张红旗	
校 对 CHECKED BY	吴石成	
设 计 DESIGNED BY	黄玉科	
制 图 DRAWING BY	黄玉科	
图号 DRAWING NO. 水施-13/16		
业务号 JOB NO. ZCST-2025-033-2		
出图日期 DATE 2025-07		
专 业 DISCIPLINE	给排水	设计阶段 STAGE 施工图
比 例 SCALE	1:500	图 格 SIZE A1
条形码、二维码 BARCODE, QR CODE		

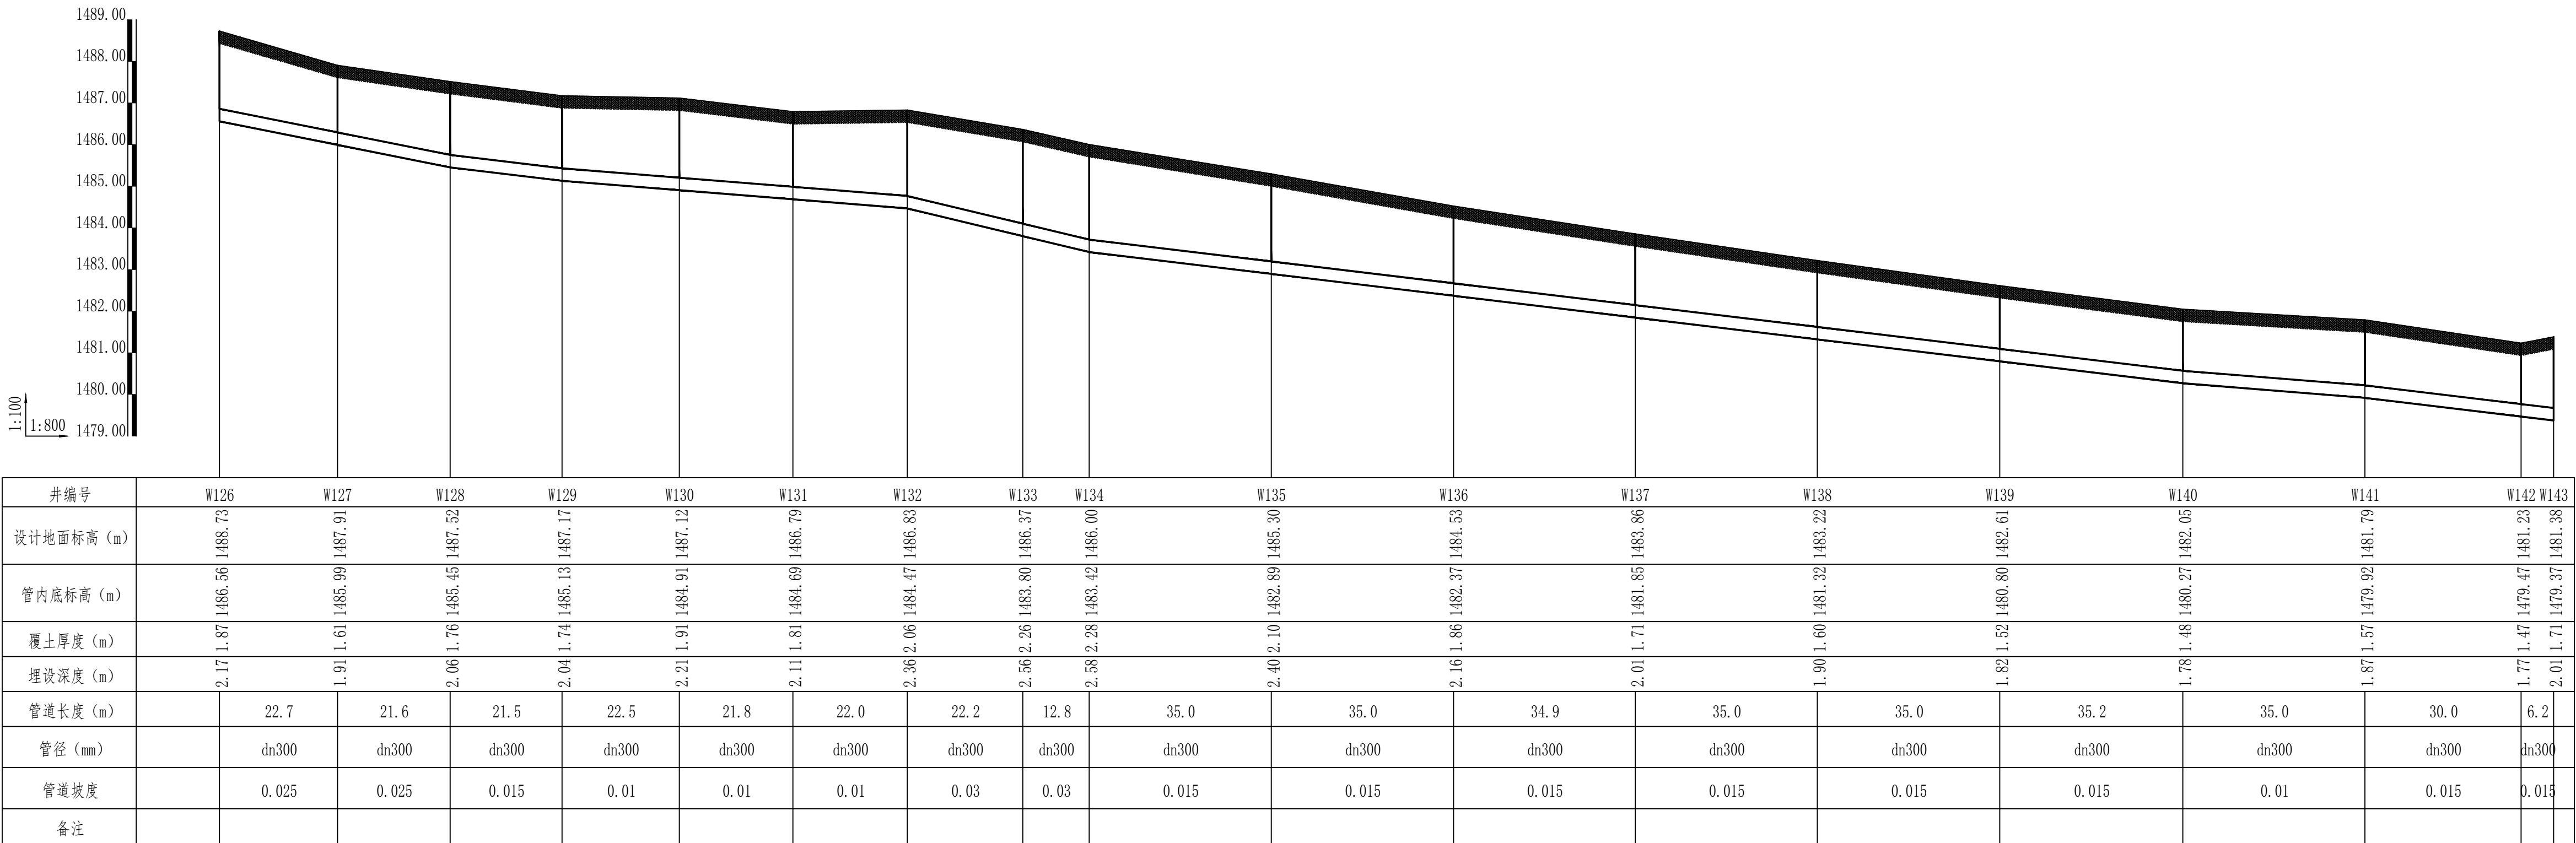

排水管道纵断面图 (20)

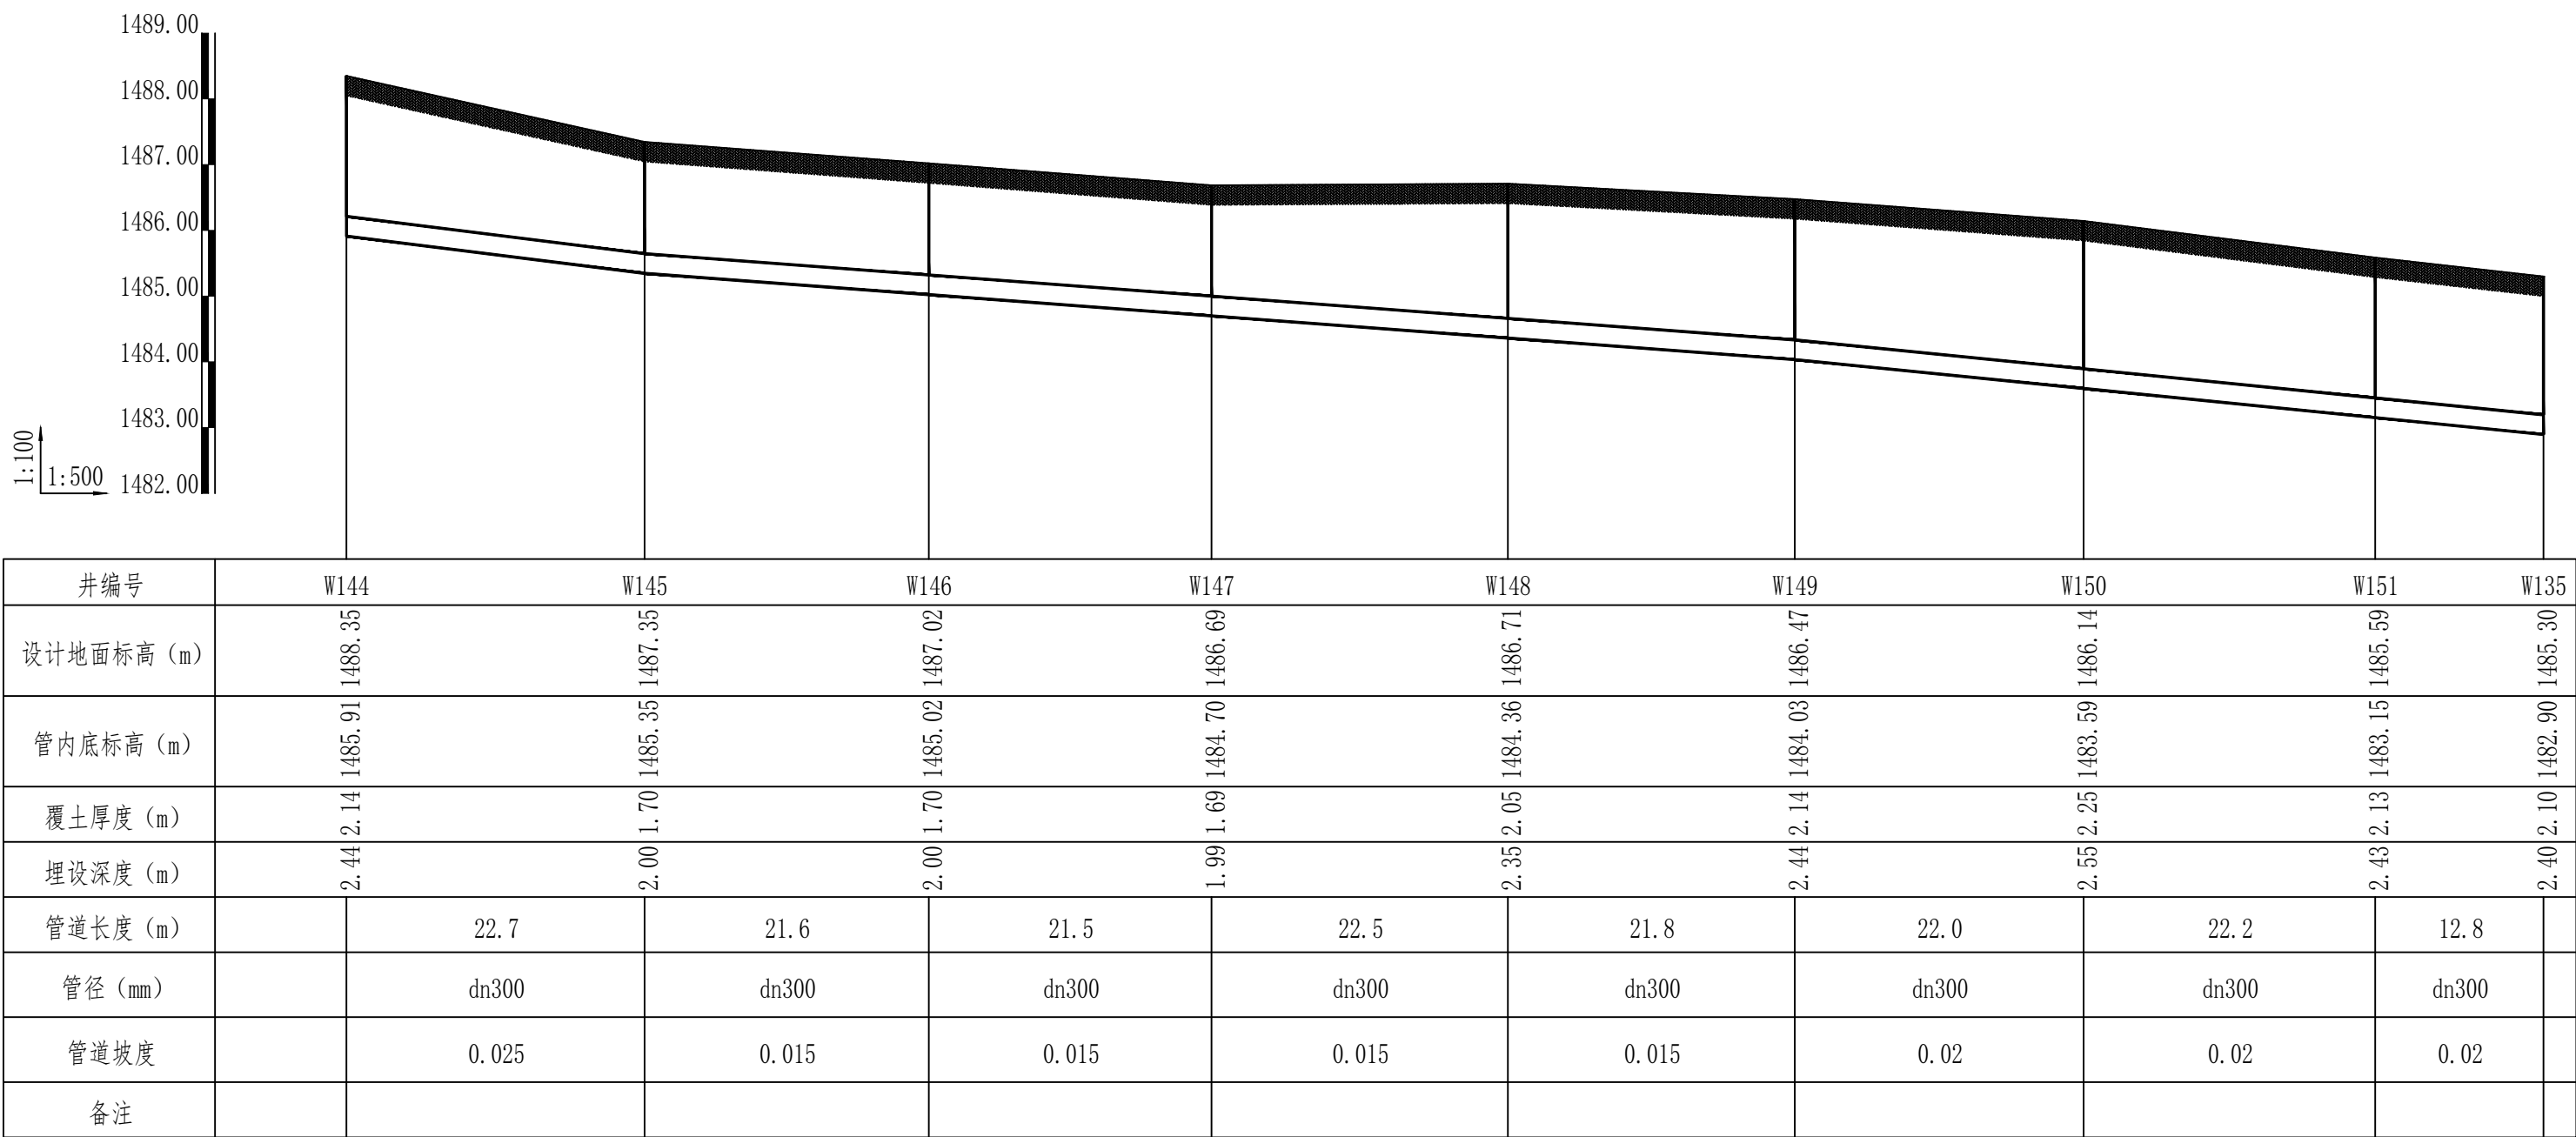

排水管道纵断面图 (21)

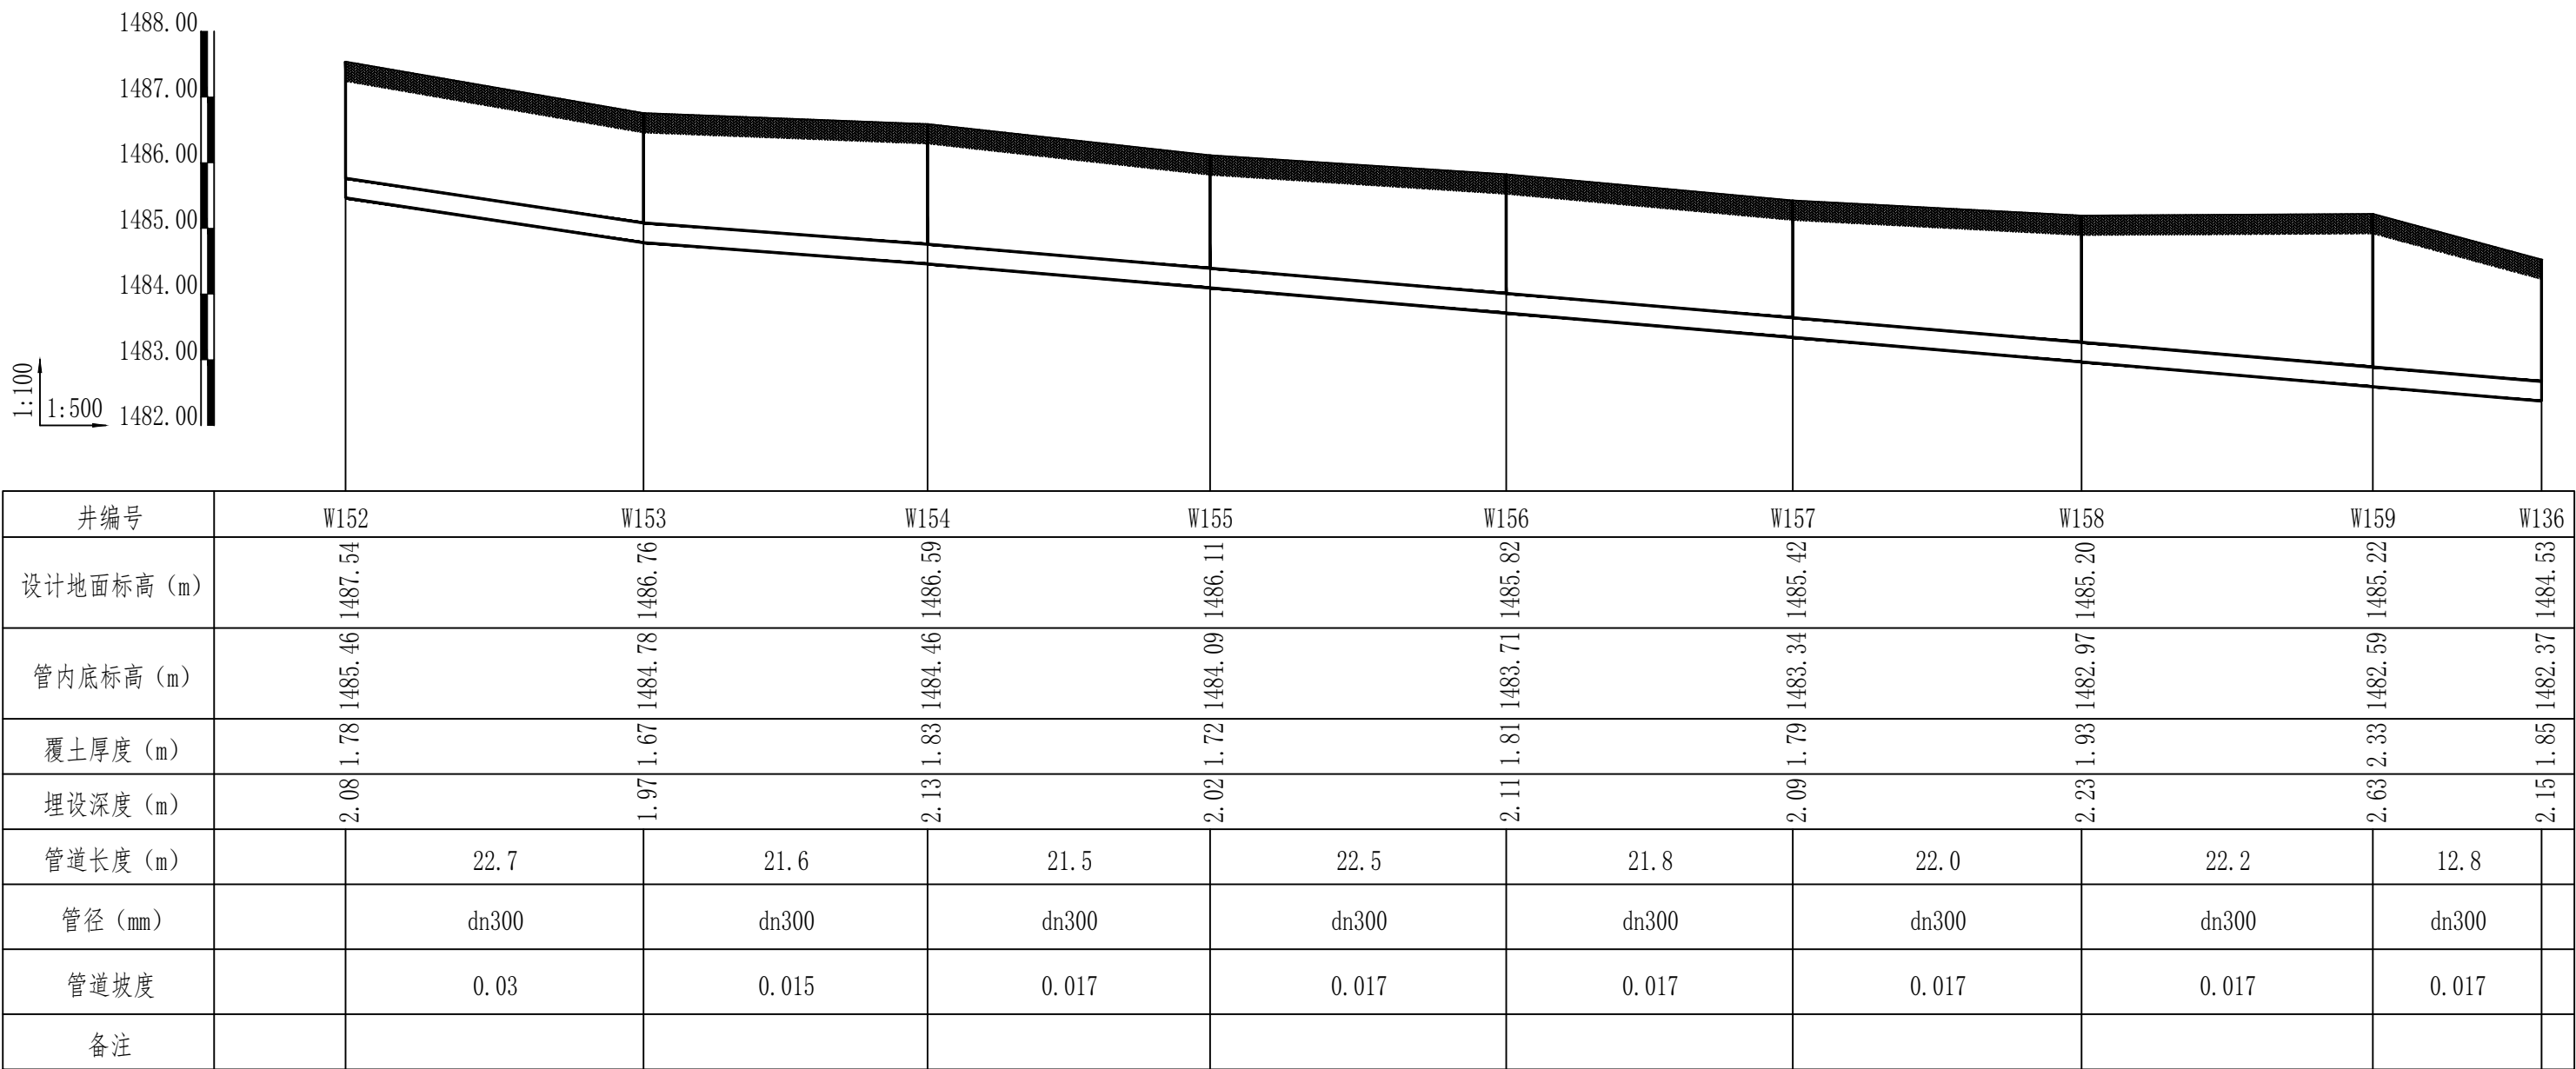

排水管道纵断面图 (22)

版权所有，不得复制、盗用。
ALL RIGHTS RESERVED, DON'T COPY, REPRODUCE.

中联合创
ZHONGLIANHECHUANG

中联合创设计有限公司
CHINA UNITED CREATIVE DESIGN CO.,LTD







■ 建筑行业（建筑工程）甲级 A12209183

会签栏 COUNTER SIGNATURE

建 ARCH.	电 ELEC.	气
结 STRUCT.	暖 HVAC.	
给 排 水 PLUMBING		

签署区 STAMP AREA

版次 NO.	修改内容 DESCRIPTION	日期 DATE
建设单位 CLIENT 巴彦浩特镇人民政府		
项目名称 PROJECT 巴彦浩特镇污水管网提升改造项目		
子项目名称 SUB-PROJECT 排水管道		
图纸名称 TITLE 排水管道纵断面图 (20) ~ 排水管道纵断面图 (22)		
审 定 APPROVED BY	石建云	石建云
核 对 EXAMINED BY	高玉梅	高玉梅
项目负责 PROJECT CHIEF	王 涵	王 涵
专业负责 SPECIALTY CHIEF	张红旗	张红旗
校 对 CHECKED BY	吴石成	吴石成
设 计 DESIGNED BY	黄玉科	黄玉科
制 图 DRAWING BY	黄玉科	黄玉科
图号 DRAWING NO. 水施-14/16		
业务号 JOB NO. ZCST-2025-033-2		
出图日期 DATE 2025-07		
专 业 DISCIPLINE	给排水	设计阶段 STAGE 施工图
比 例 SCALE	1:500	图 框 SIZE A1
条形码、二维码 BARCODE, QR CODE		

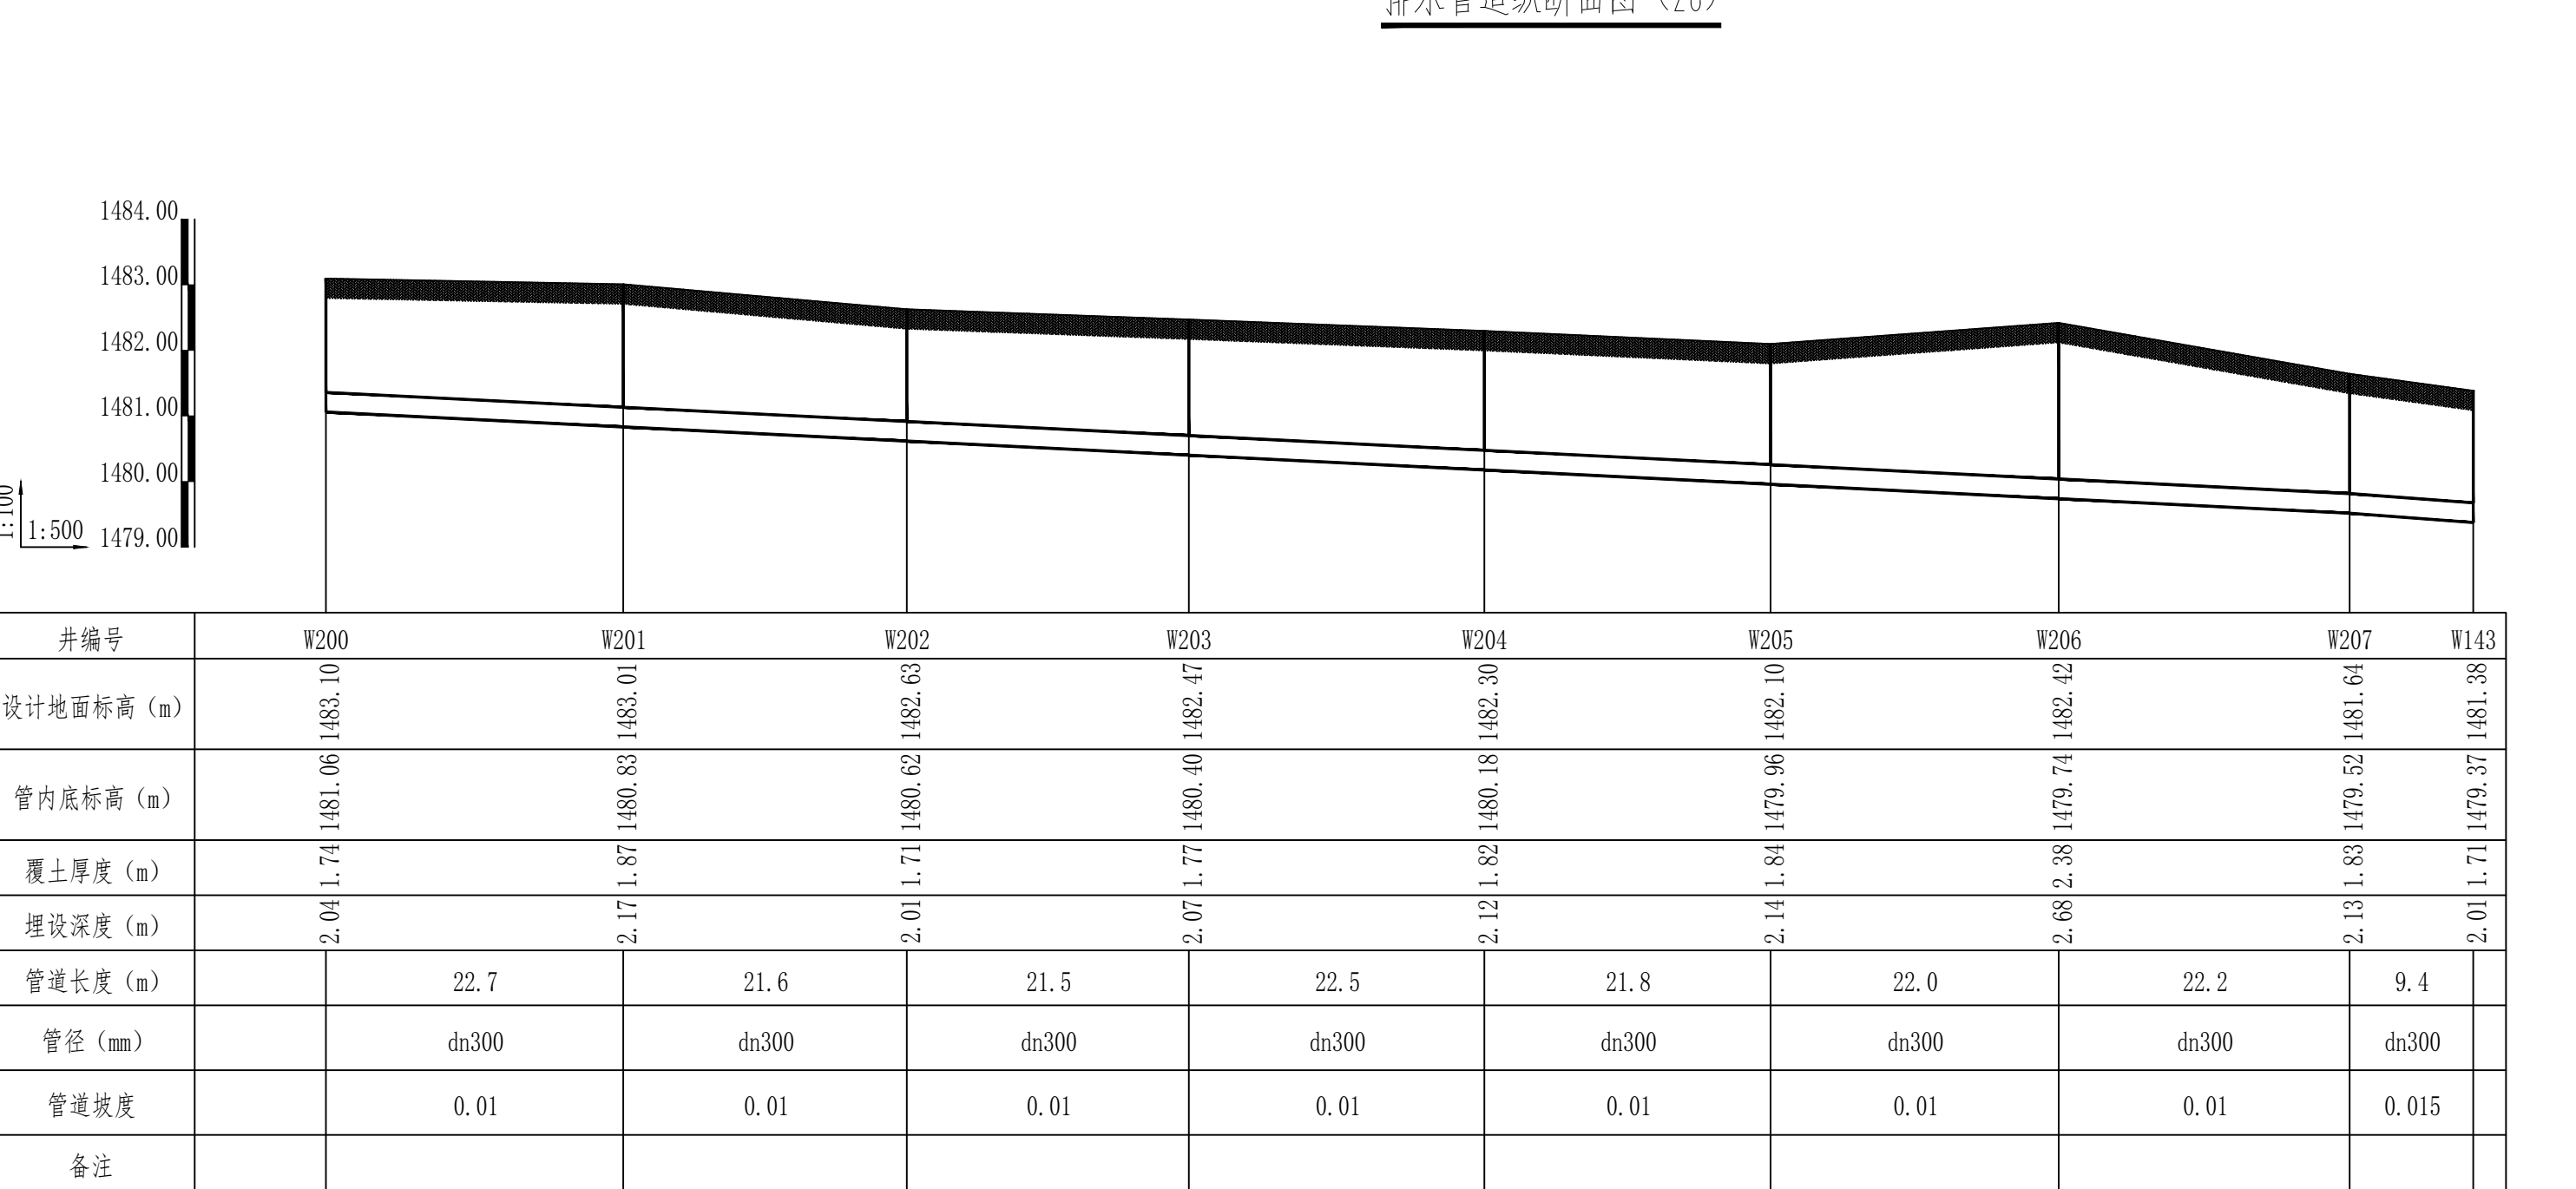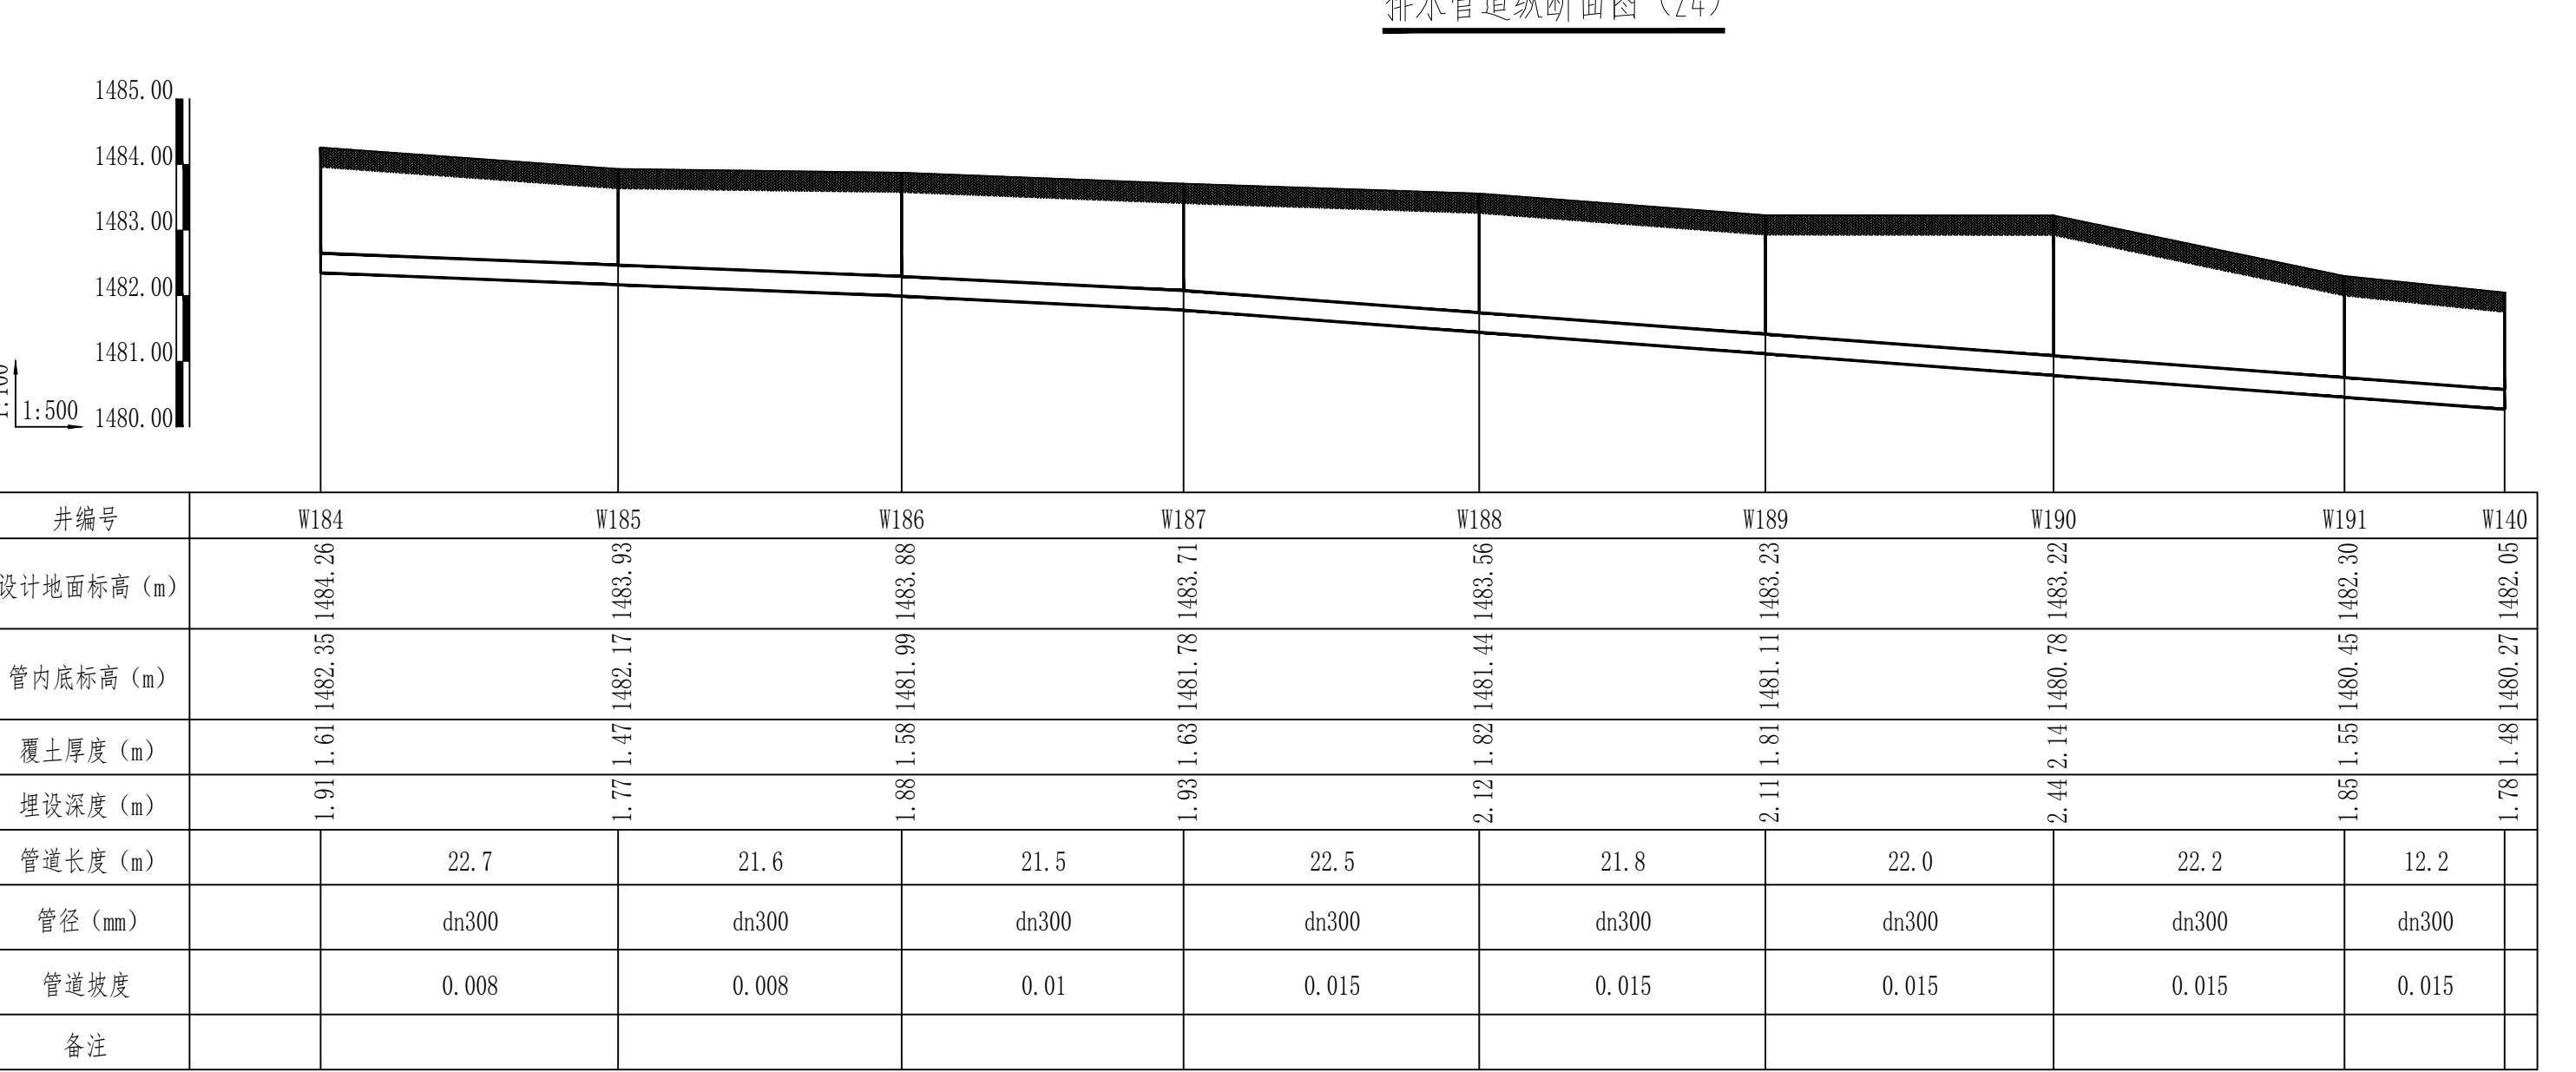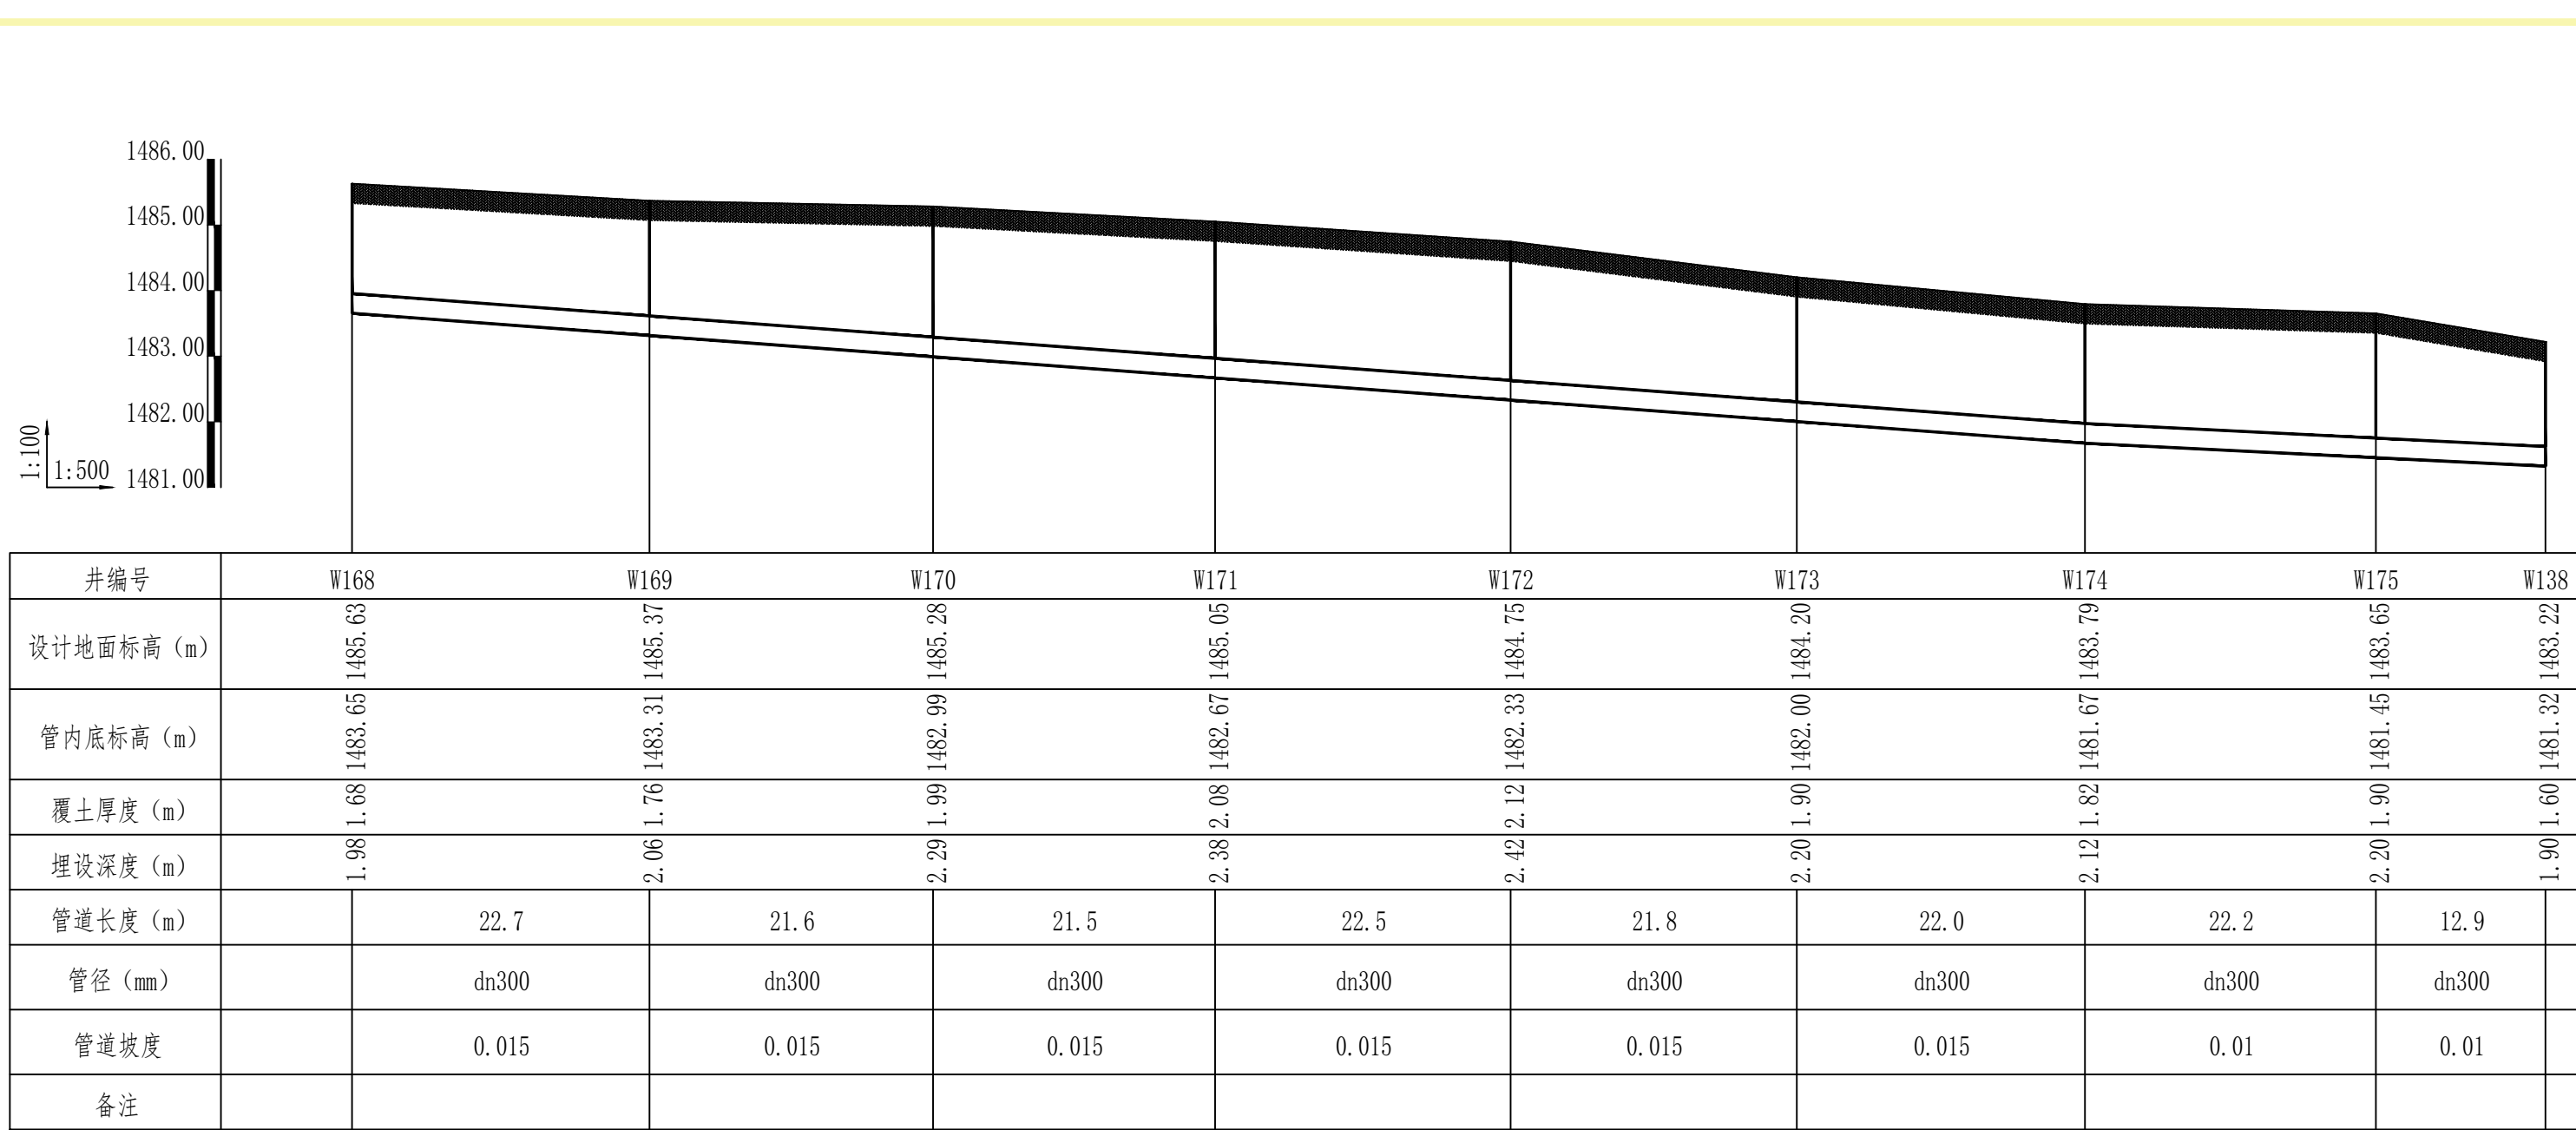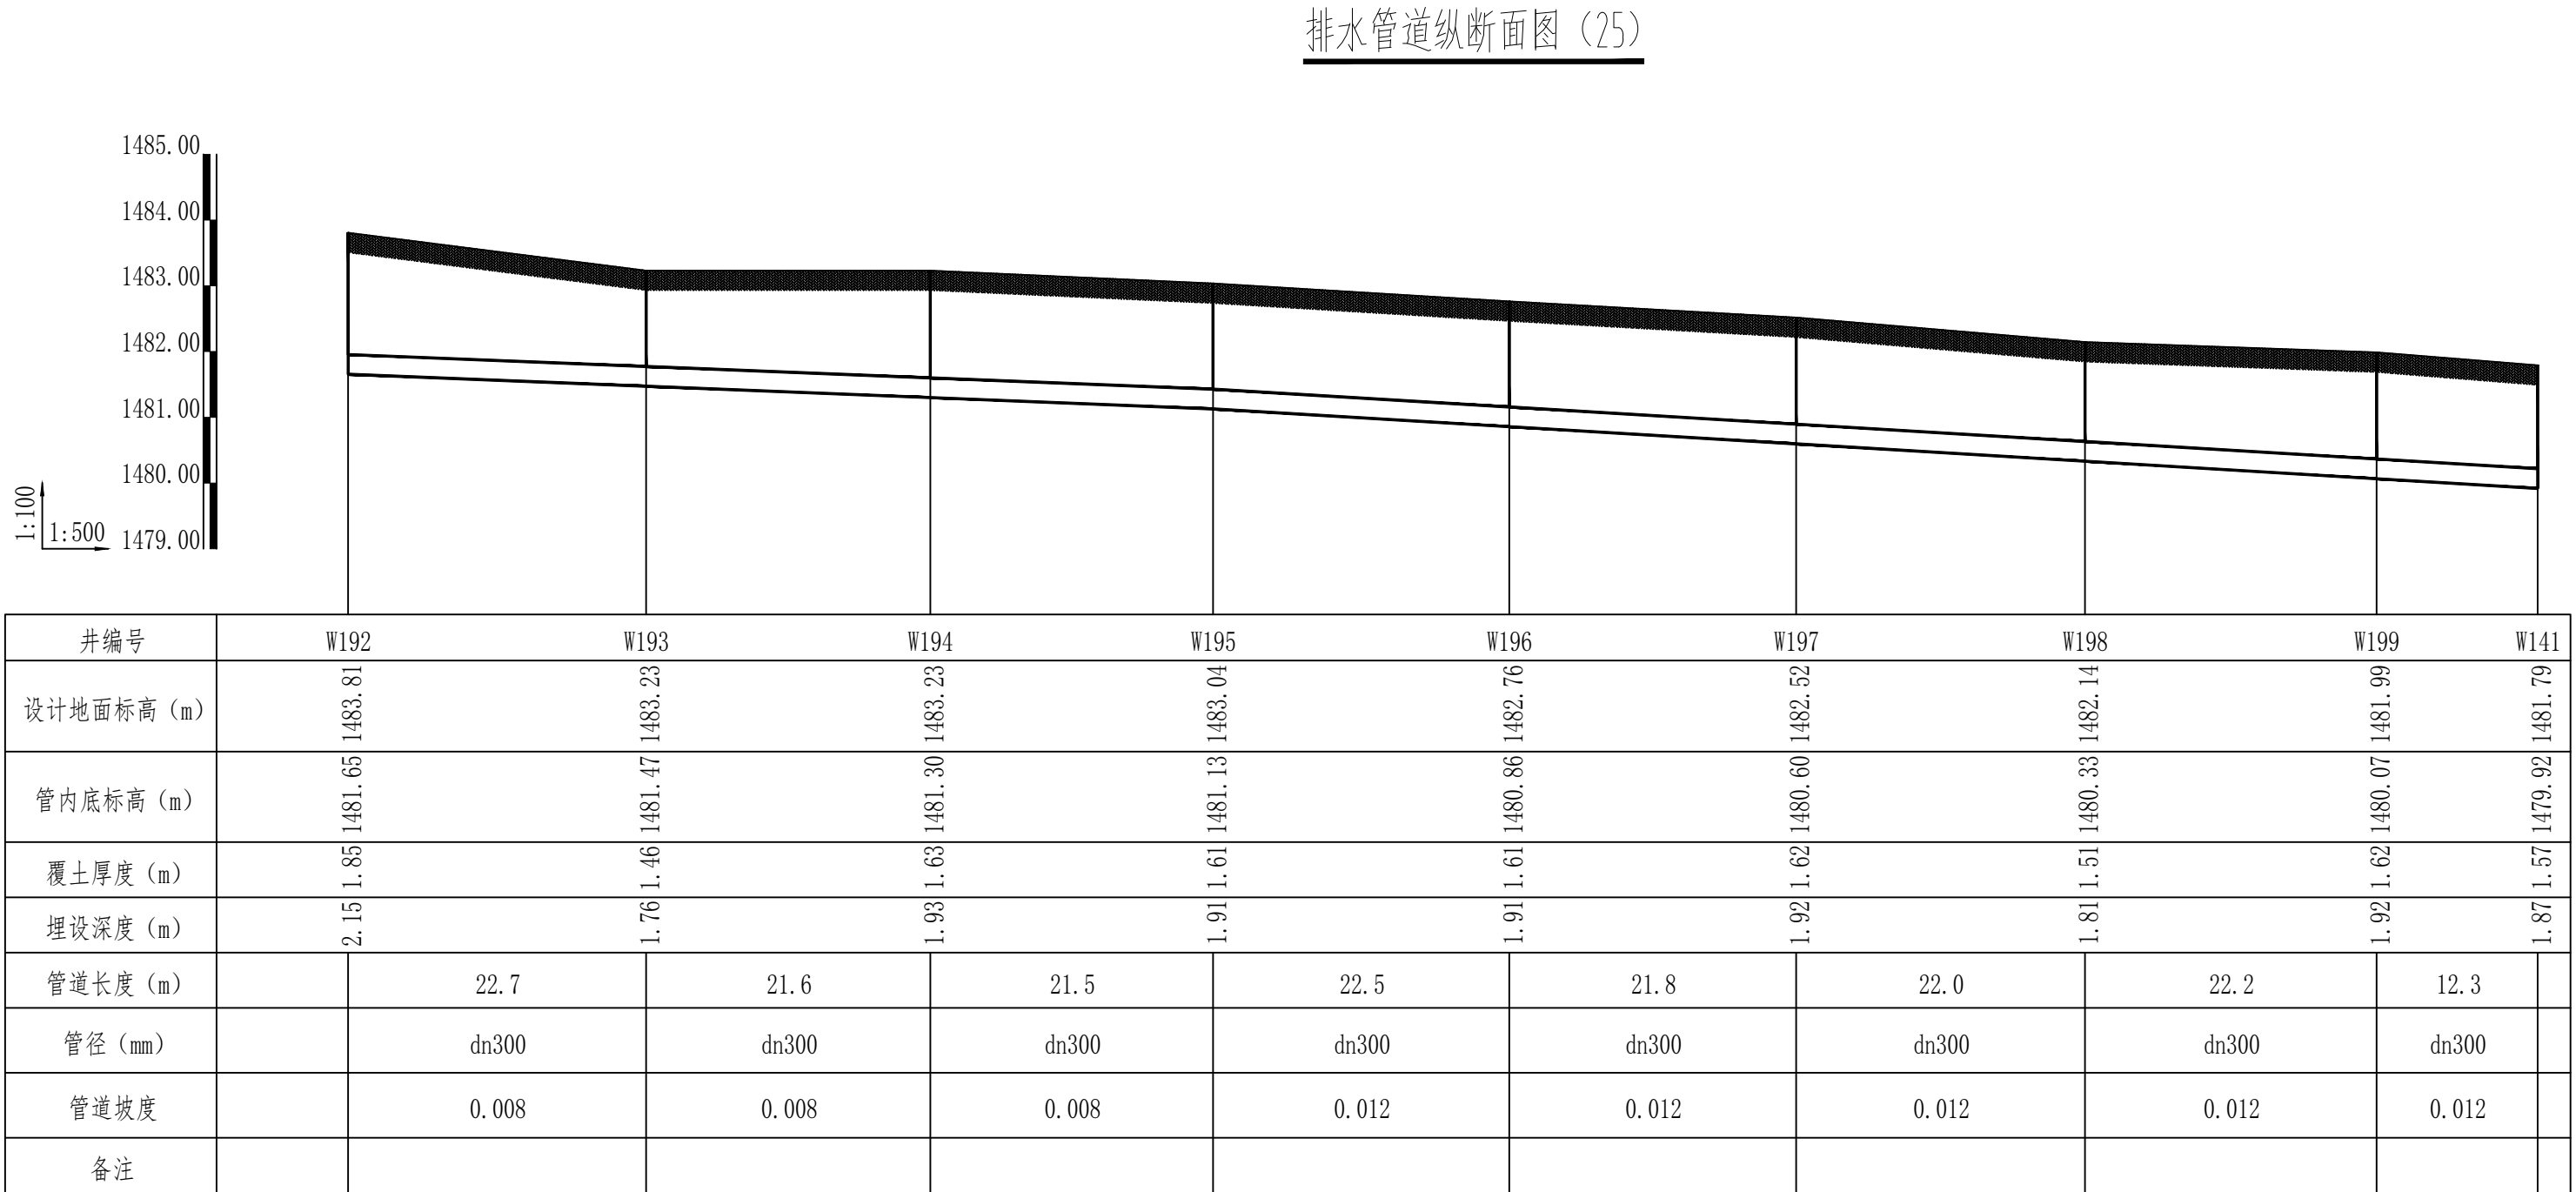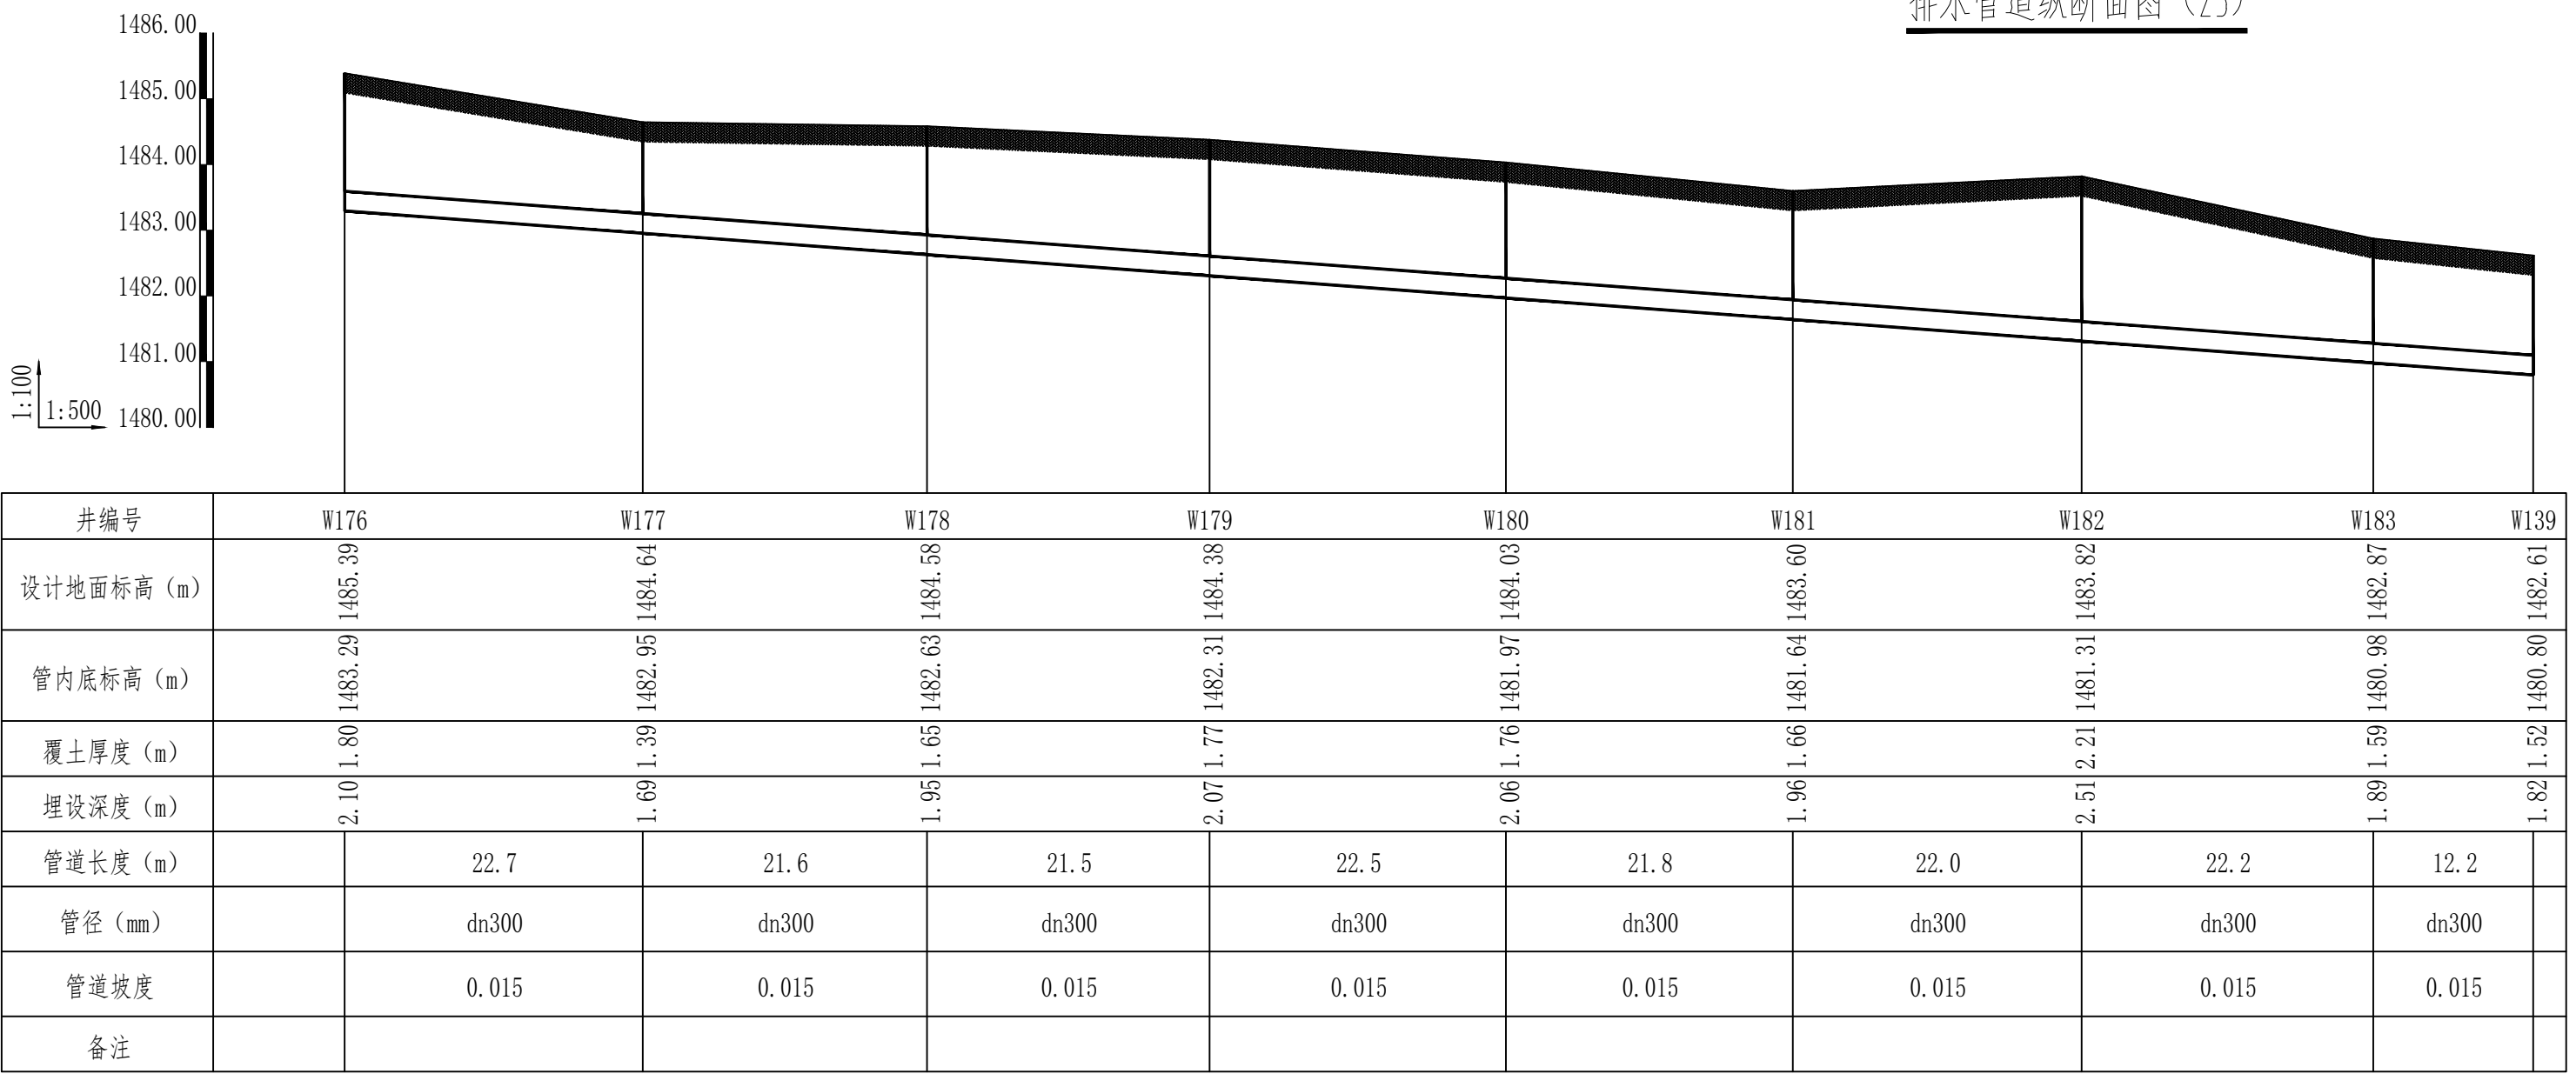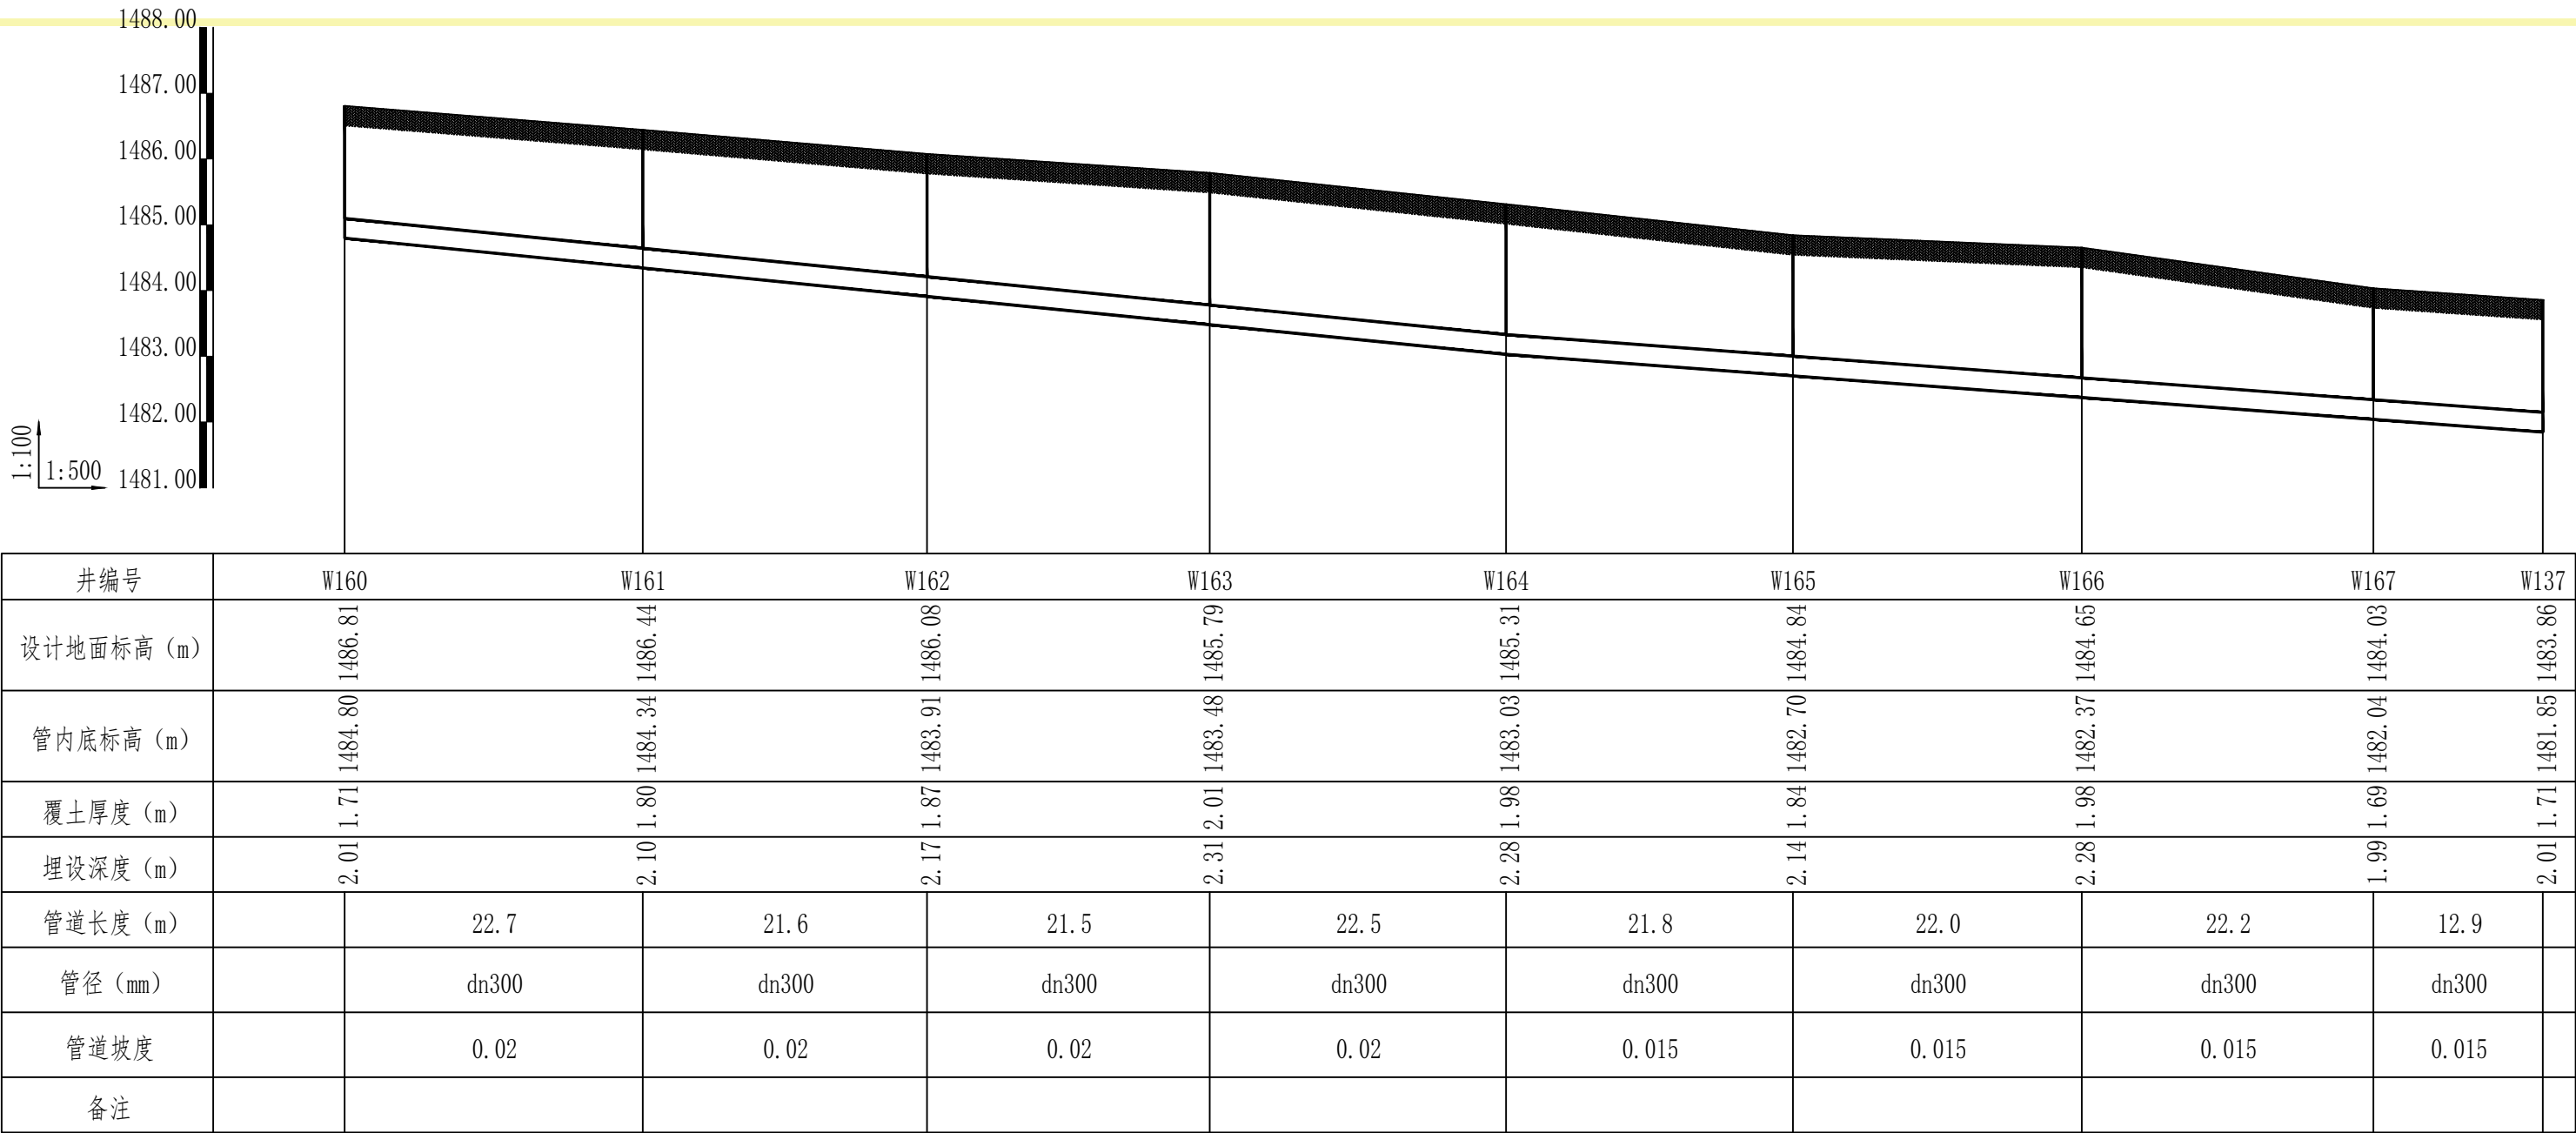

版权所有，不得复制或商用。
ALL RIGHTS RESERVED, DON'T COPY, REPRODUCE.

中联合创
ZHONGLIANHECHUANG

中联合创设计有限公司
CHINA UNITED CREATIVE DESIGN CO.,LTD

建筑行业（建筑工程）甲级 A12209183

会签栏
COUNTER SIGNATURE

建 筑
ARCHT.

电 气
ELEC.


结 构
STRUCT.

暖 通
HVAC.


给 排 水
PLUMBING

签署区
STAMP AREA


版次 NO.	修改内容 DESCRIPTION	日期 DATE
建设单位 CLIENT 巴彦浩特镇人民政府		
项目名称 PROJECT 巴彦浩特镇污水管网提升改造项目		
子项目名称 SUB-PROJECT 排水管道		
图纸名称 TITLE 排水管道纵断面图 (23) ~ 排水管道纵断面图 (28)		
审 定 APPROVED BY	石建云	石建云
审 核 EXAMINED BY	高玉梅	高玉梅
项目负责 PROJECT CHIEF	王 涵	王 涵
专业负责 SPECIALTY CHIEF	张红旗	张红旗
校 对 CHECKED BY	吴石成	吴石成
设 计 DESIGNED BY	黄玉科	黄玉科
制 图 DRAWING BY	黄玉科	黄玉科
图号 DRAWING NO. 水施-15/16		
业务号 JOB NO. ZCST-2025-033-2		
出图日期 DATE 2025-07		
专 业 DISCIPLINE	给排水	设计阶段 STAGE 施工图
比 例 SCALE	1:500	图 框 SIZE A1
条形码、二维码 BARCODE, QR CODE		

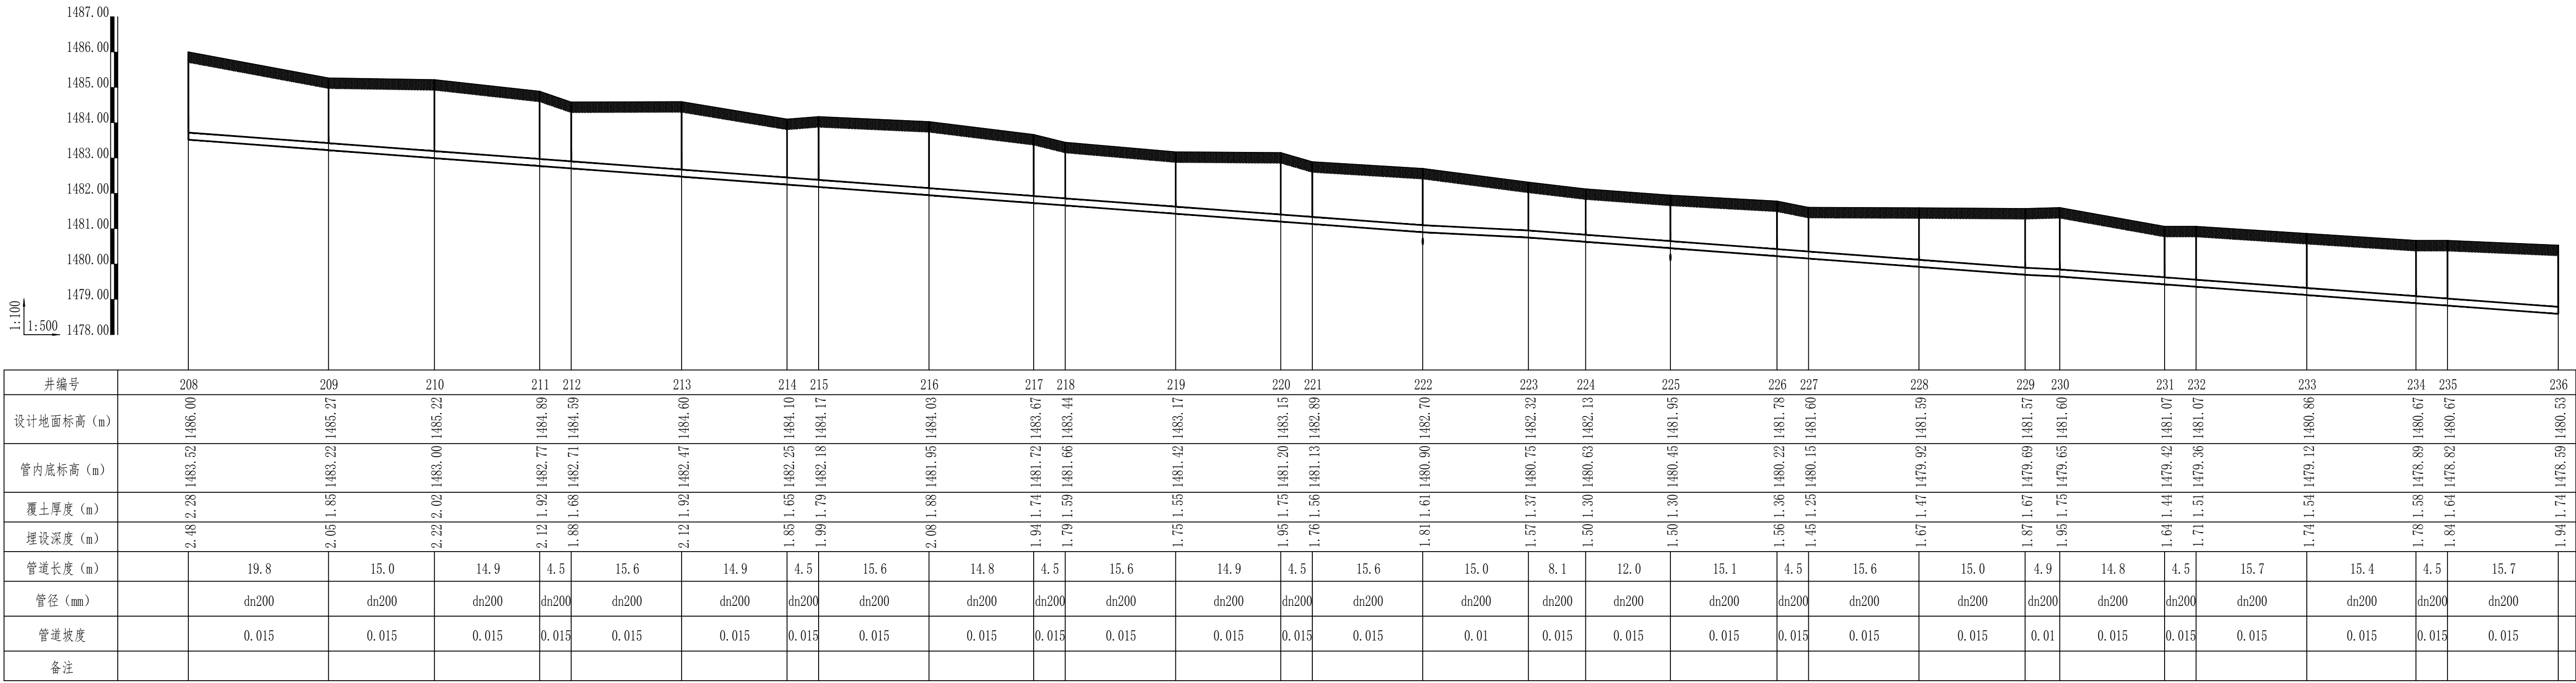


排水管道纵断面图 (29)

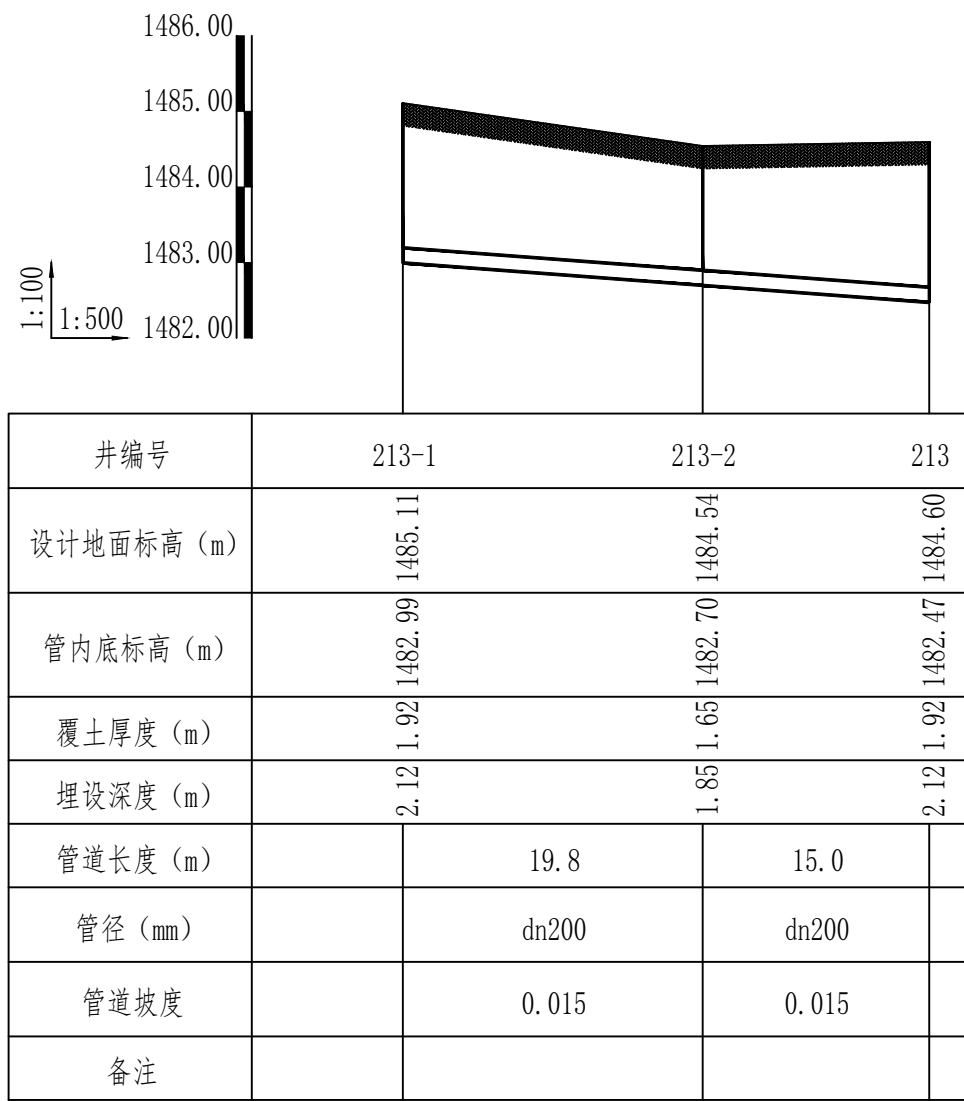


排水管道纵断面图 (30)

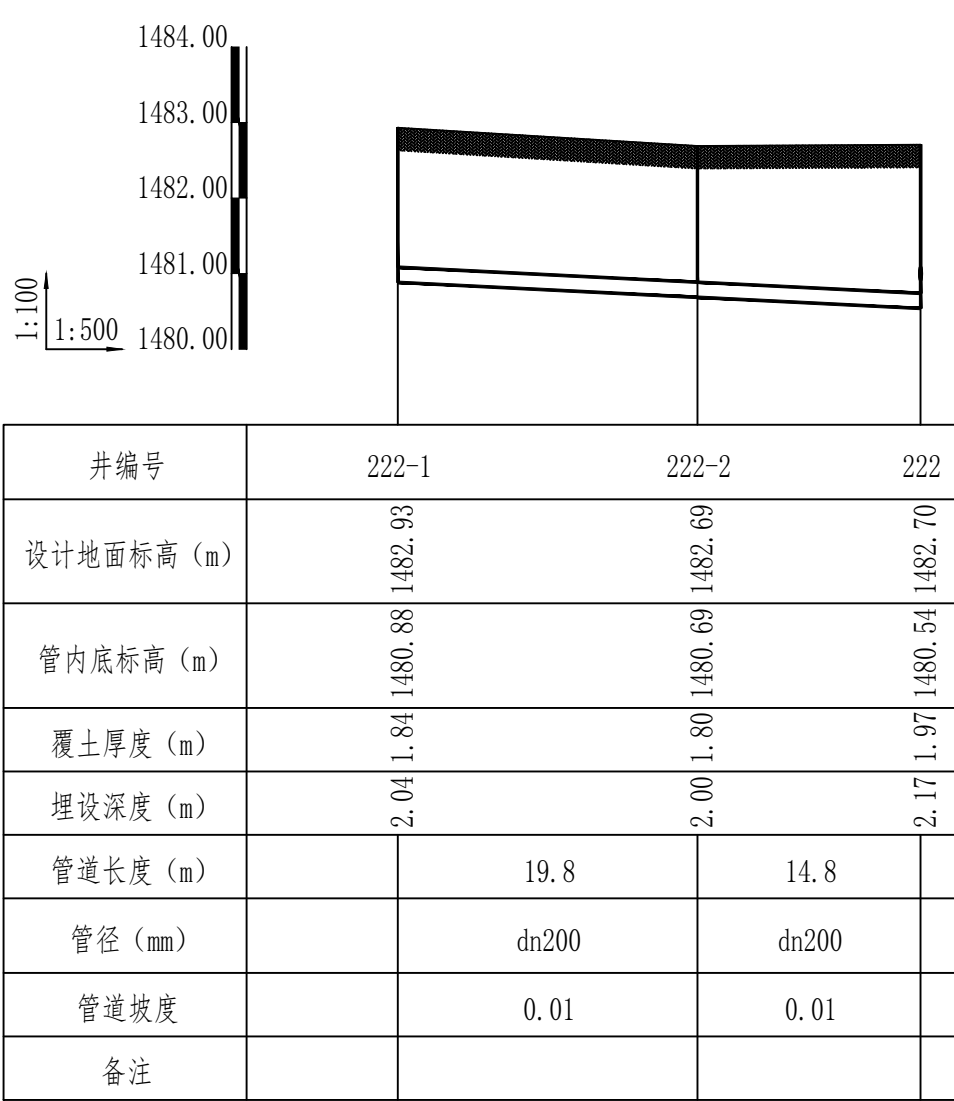


排水管道纵断面图 (31)

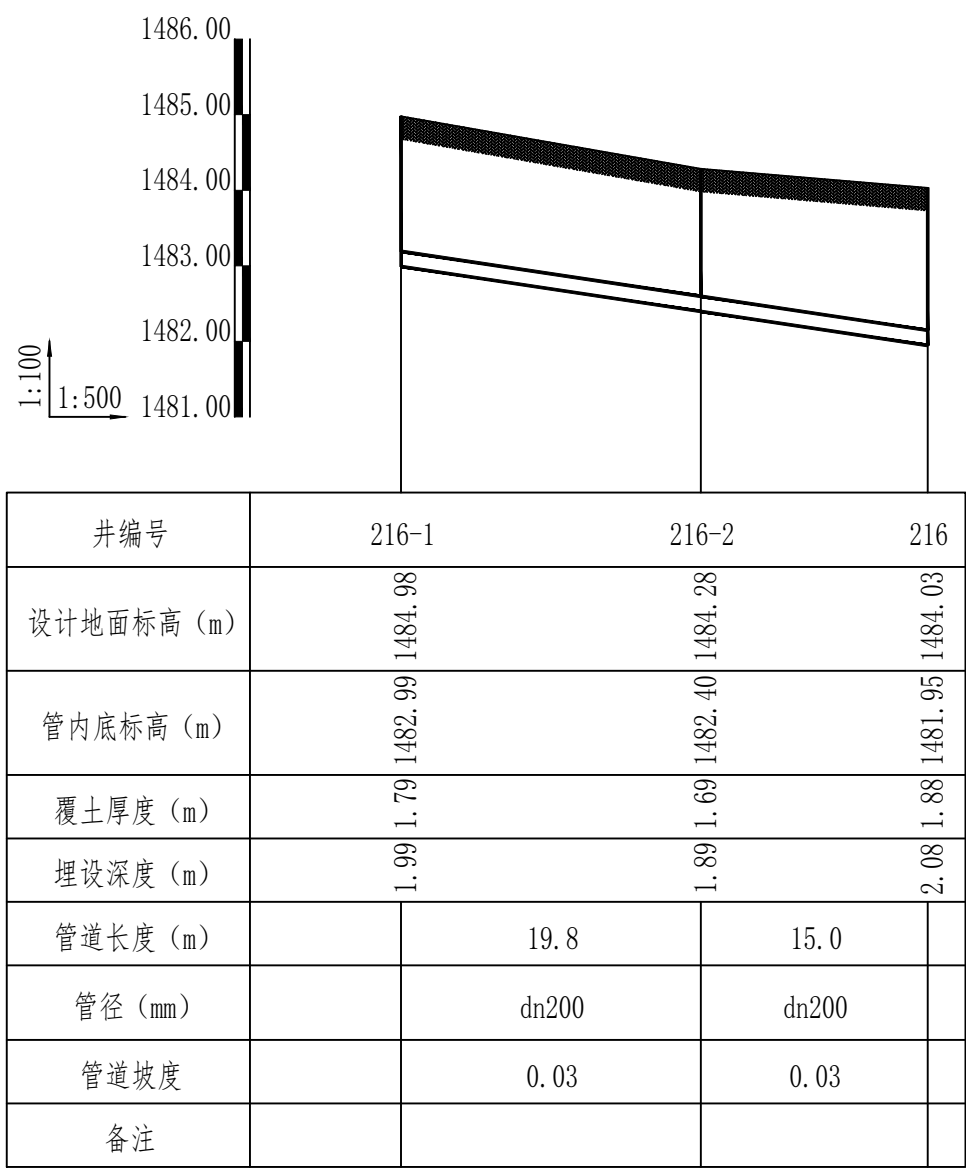


排水管道纵断面图 (32)

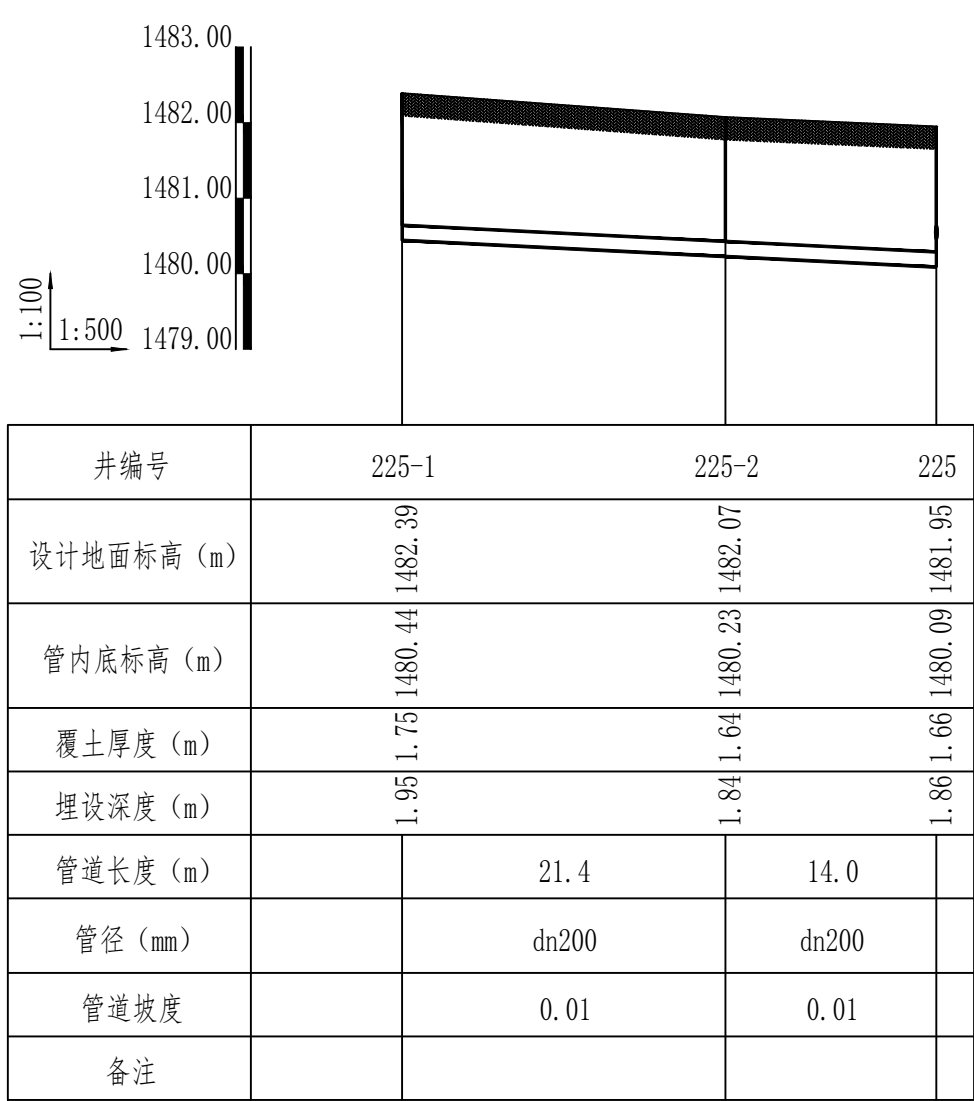


排水管道纵断面图 (33)

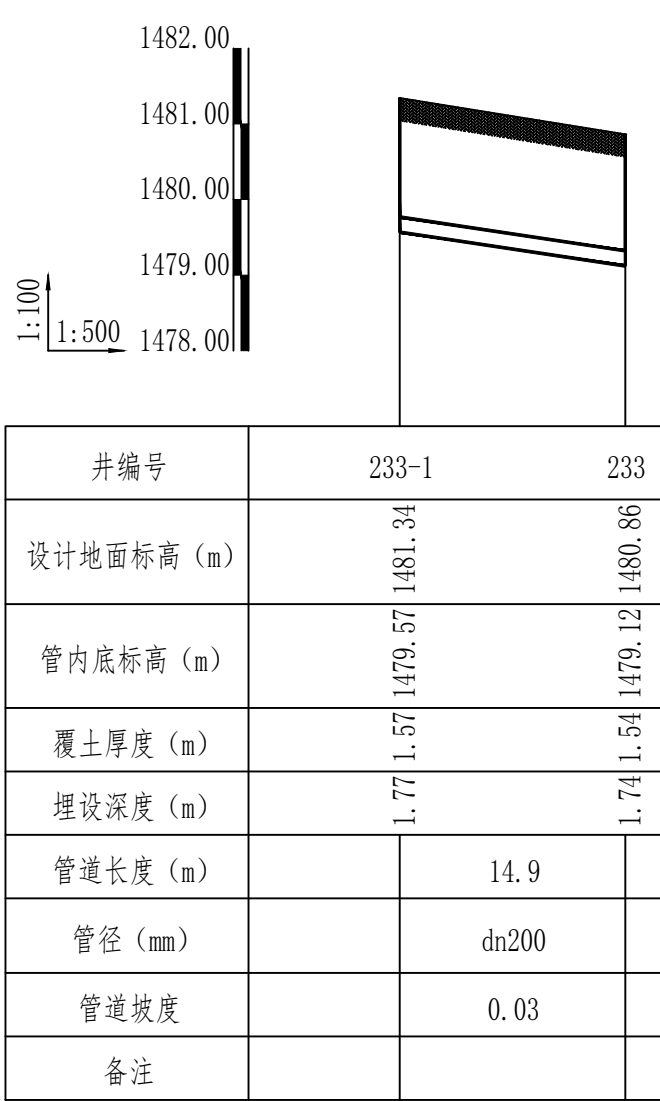


排水管道纵断面图 (34)

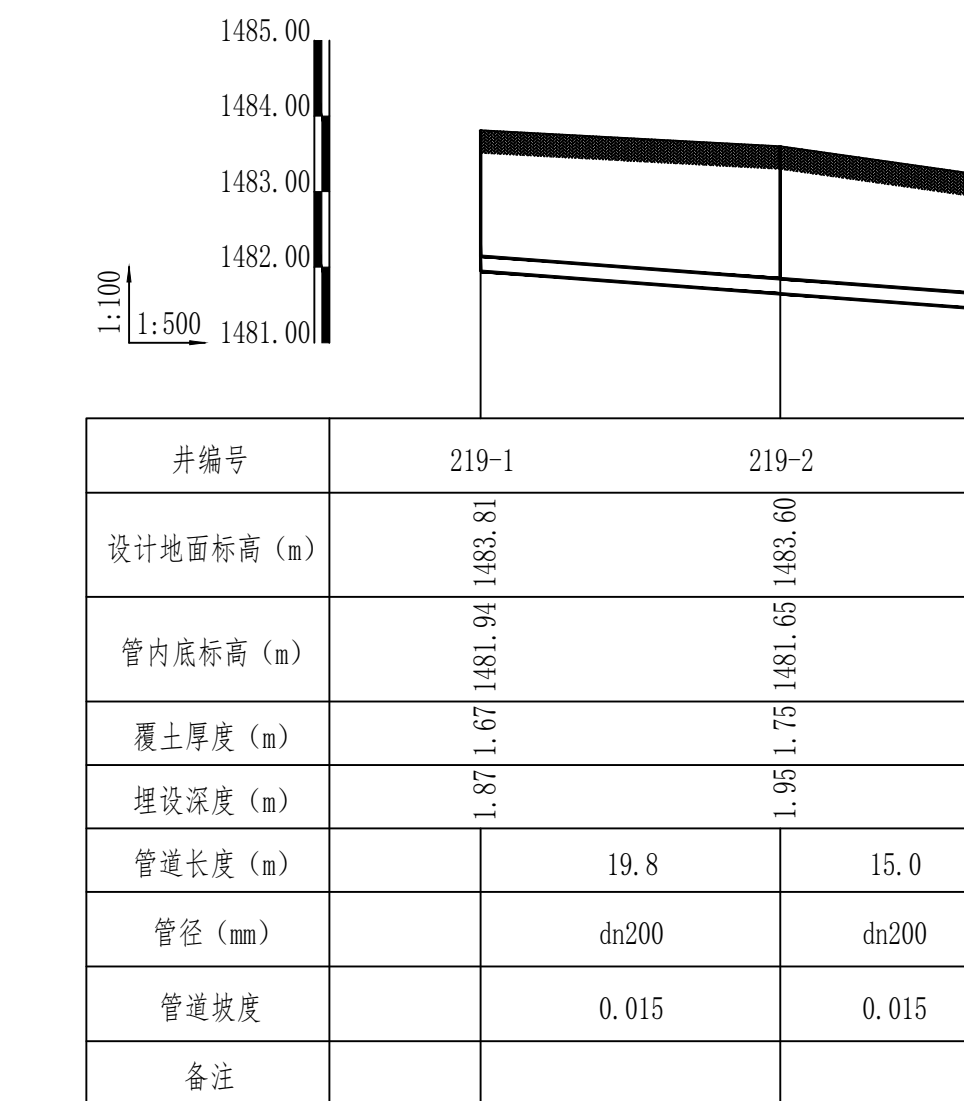

排水管道纵断面图 (35)

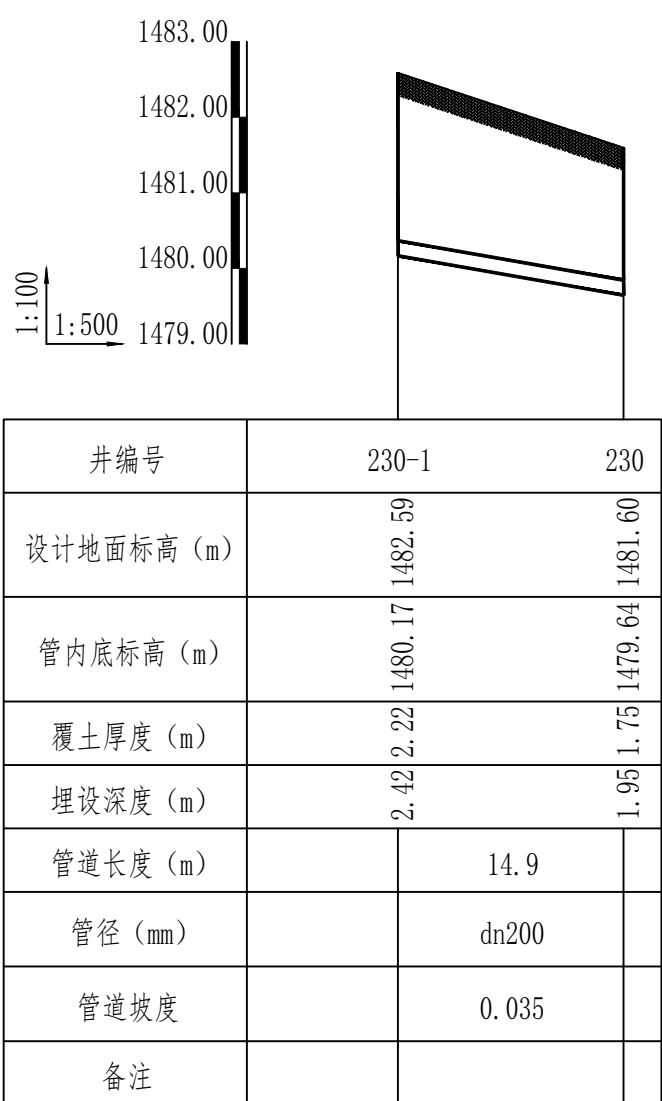

排水管道纵断面图 (36)

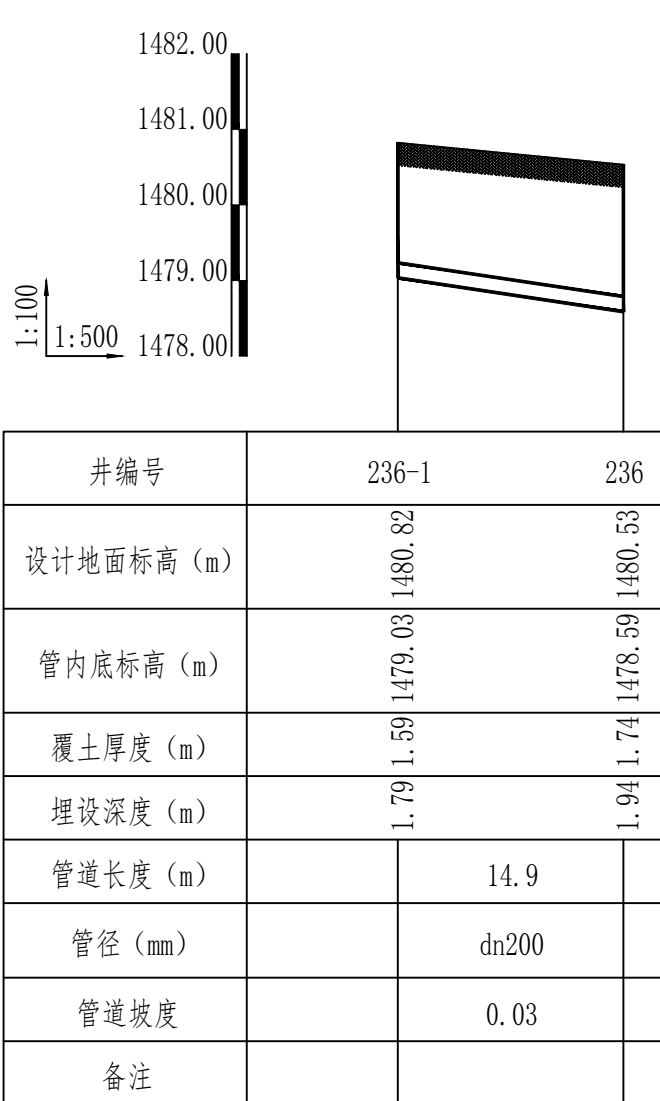

排水管道纵断面图 (37)

版权所有，不得复制或商用。
ALL RIGHTS RESERVED, DON'T COPY, REPRODUCE.

中联合创
ZHONGLIANHECHUANG

中联合创设计有限公司
CHINA UNITED CREATIVE DESIGN CO.,LTD

■ 建筑行业（建筑工程）甲级 A122009183

会签栏 COUNTER SIGNATURE

建 筑 ARCHT.		电 气 EL.EC.	
结 构 STRUCT.		暖 通 HVAC.	
给 排 水 PLUMBING			

签署区 STAMP AREA

版次 NO.	修改内容 DESCRIPTION	日期 DATE
建设单位 CLIENT 巴彦浩特镇人民政府		
项目名称 PROJECT 巴彦浩特镇污水管网提升改造项目		
子项目名称 SUB-PROJECT 排水管道		
图纸名称 TITLE 排水管道纵断面图 (29) ~ 排水管道纵断面图 (37)		
审 定 APPROVED BY	石建云	石建云
审 核 EXAMINED BY	高玉梅	高玉梅
项目负责 PROJECT CHIEF	王 涵	王涵
专业负责 SPECIALIST CHIEF	张红旗	张红旗
校 对 CHECKED BY	吴石成	吴石成
设 计 DESIGNED BY	黄玉科	黄玉科
制 图 DRAWING BY	黄玉科	黄玉科
图号 DRAWING NO. 水施-16/16		
业务号 JOB NO. ZCST-2025-033-2		
出图日期 DATE 2025-07		
专 业 DISCIPLINE	给排水	设计阶段 STAGE 施工图
比 例 SCALE	1:500	图 格 SIZE A1
条形码、二维码 BARCODE, QR CODE		