


通	气	内
暖	电	室
建	构	水
结	排	水

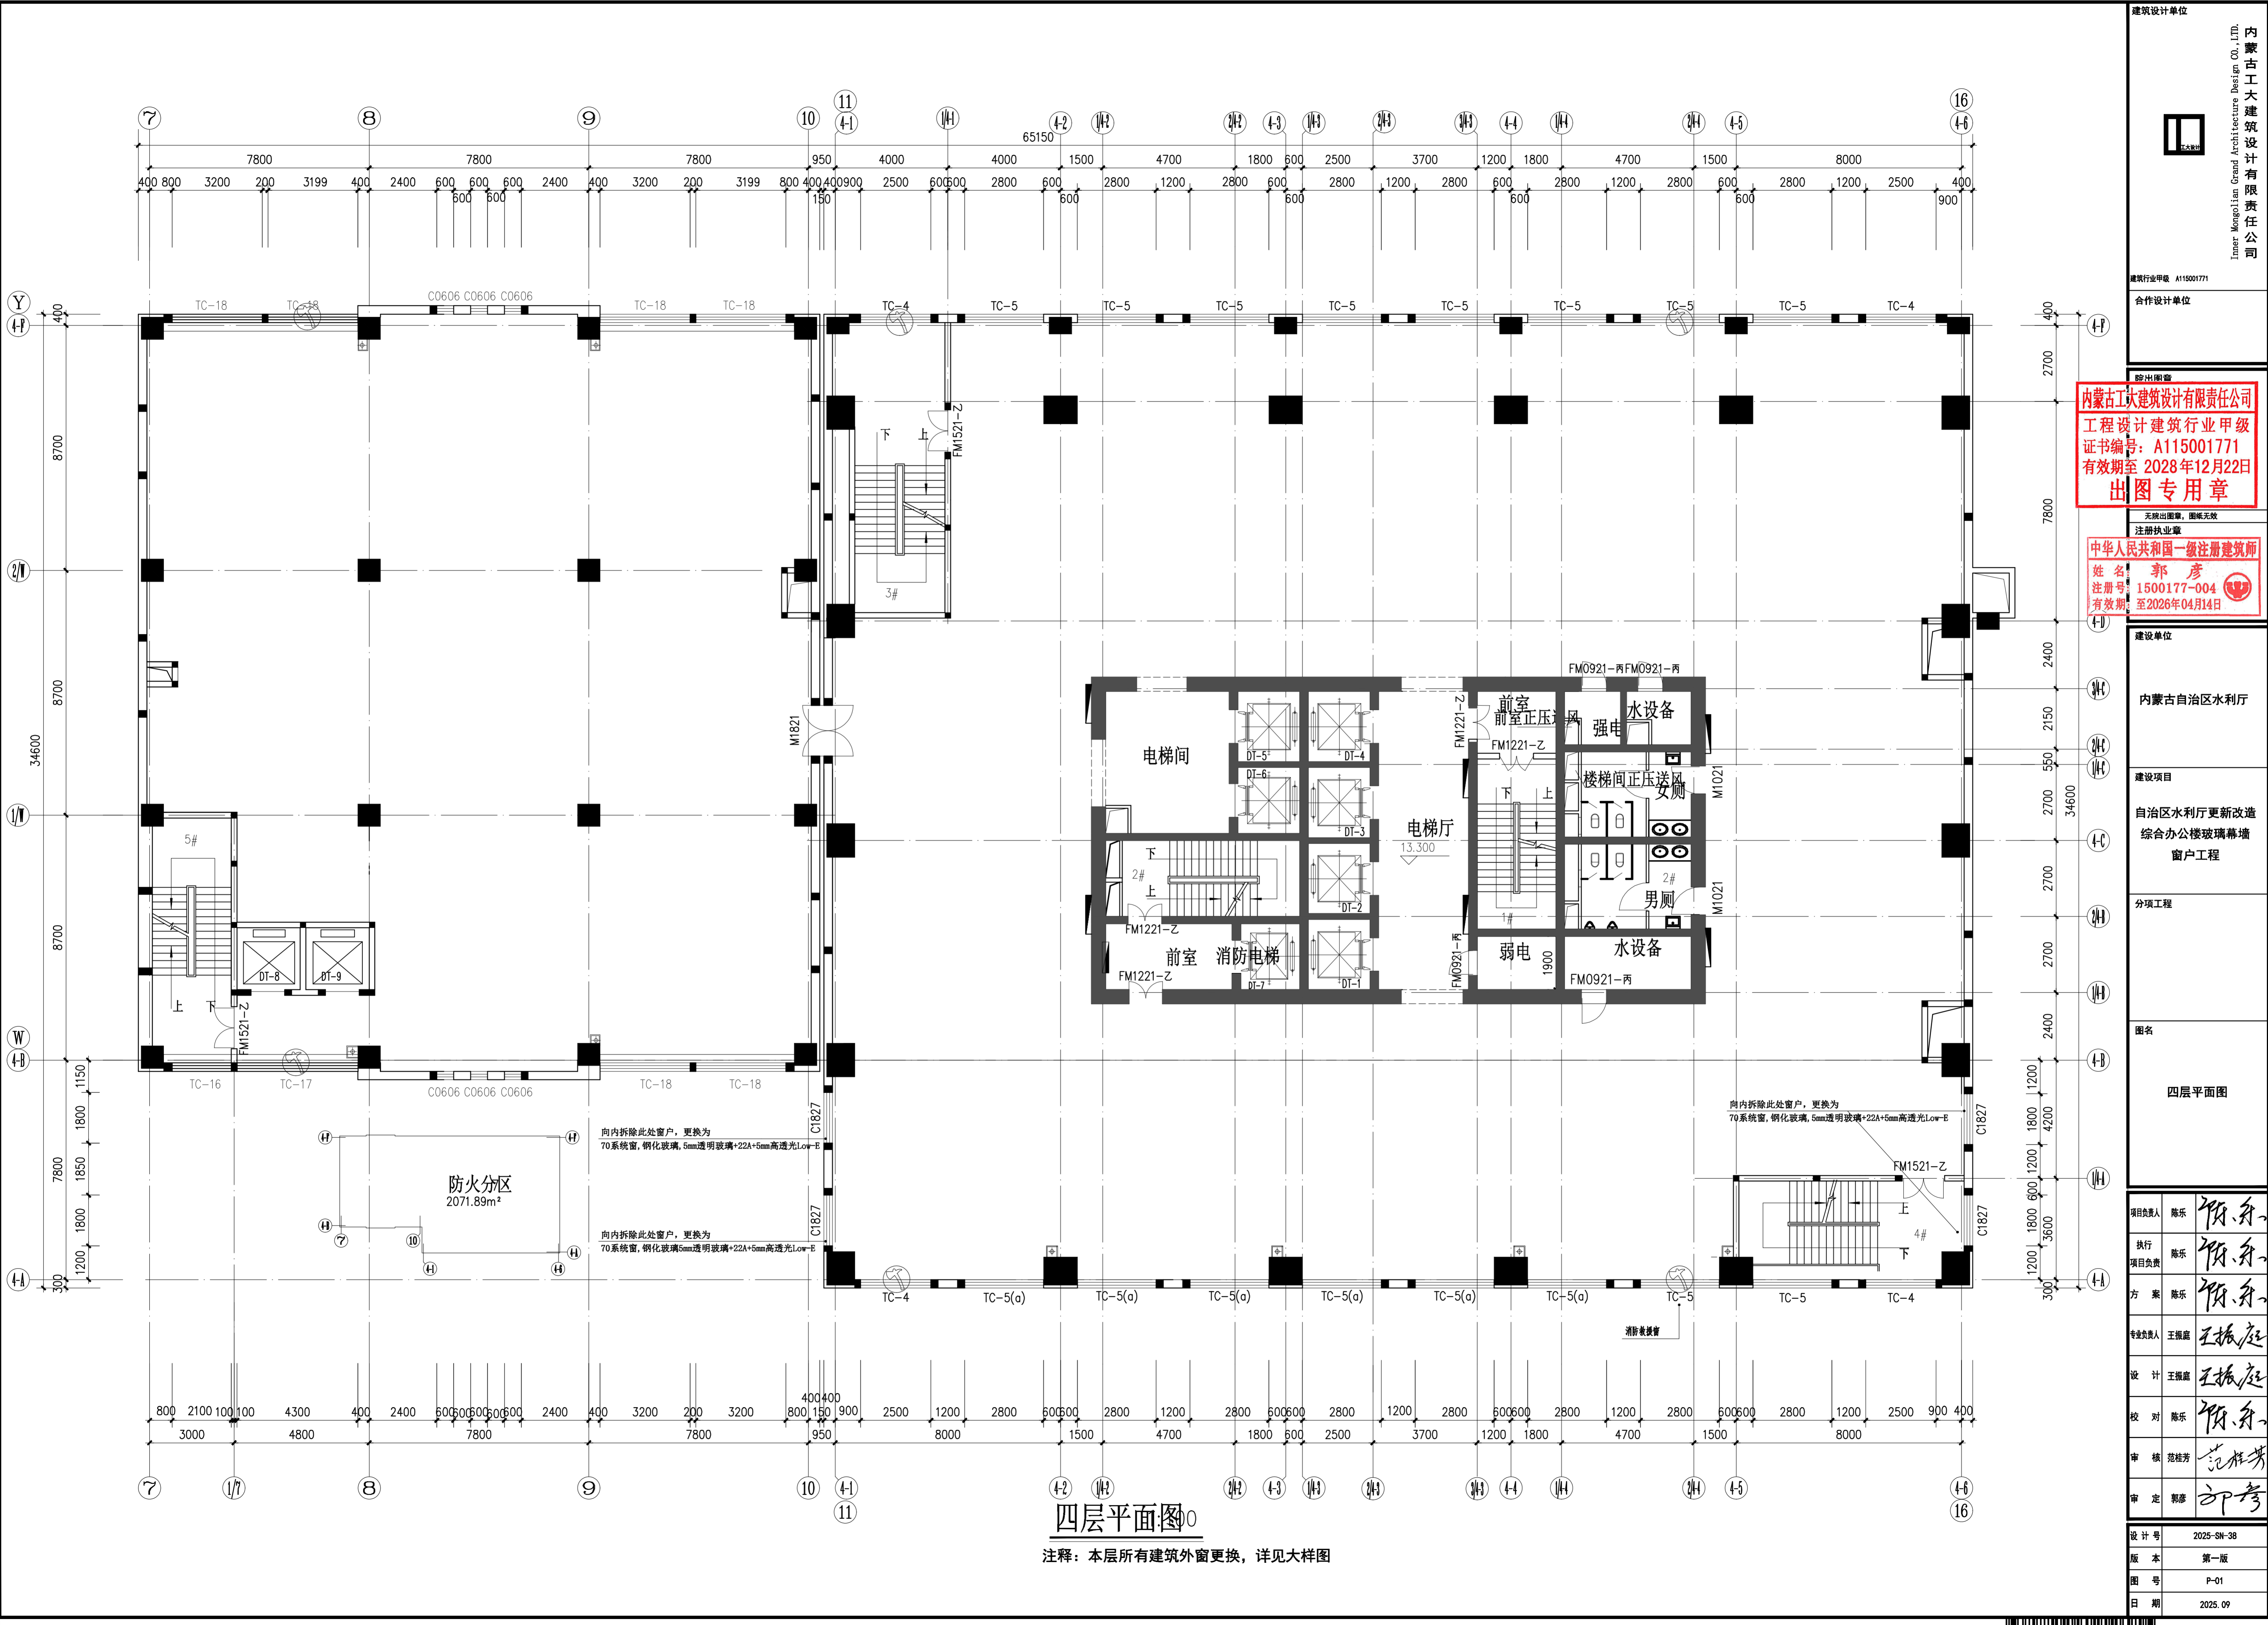

四层平面图

注释: 本层所有建筑外窗更换, 详见大样图

建筑设计单位	内蒙古工大建筑设计有限公司 Inner Mongolian Grand Architecture Design Co., Ltd.
建筑行业甲级 A115001771	
合作设计单位	
出图印章	内蒙古工大建筑设计有限公司 工程设计建筑行业甲级 证书编号: A115001771 有效期至 2028年12月22日 出图专用章
注册执业章	无脱出印章, 图纸无效 注册执业章
注册执业章	中华人民共和国一级注册建筑师 姓名: 郭彦 注册号: 1500177-004 有效期至: 2026年04月14日
建设单位	内蒙古自治区水利厅
建设项目	自治区水利厅更新改造 综合办公楼玻璃幕墙 窗户工程
分项工程	
图名	四层平面图
项目负责人	陈乐
执行	陈乐
项目负责	陈乐
方案	陈乐
专业负责人	王振庭
设计	王振庭
校对	陈乐
审核	范桂芳
审定	郭彦
设计号	2025-SN-38
版本	第一版
图号	P-01
日期	2025.09