



通	电	气	内
暖	电	气	内
建	构	水	
施	工	图	

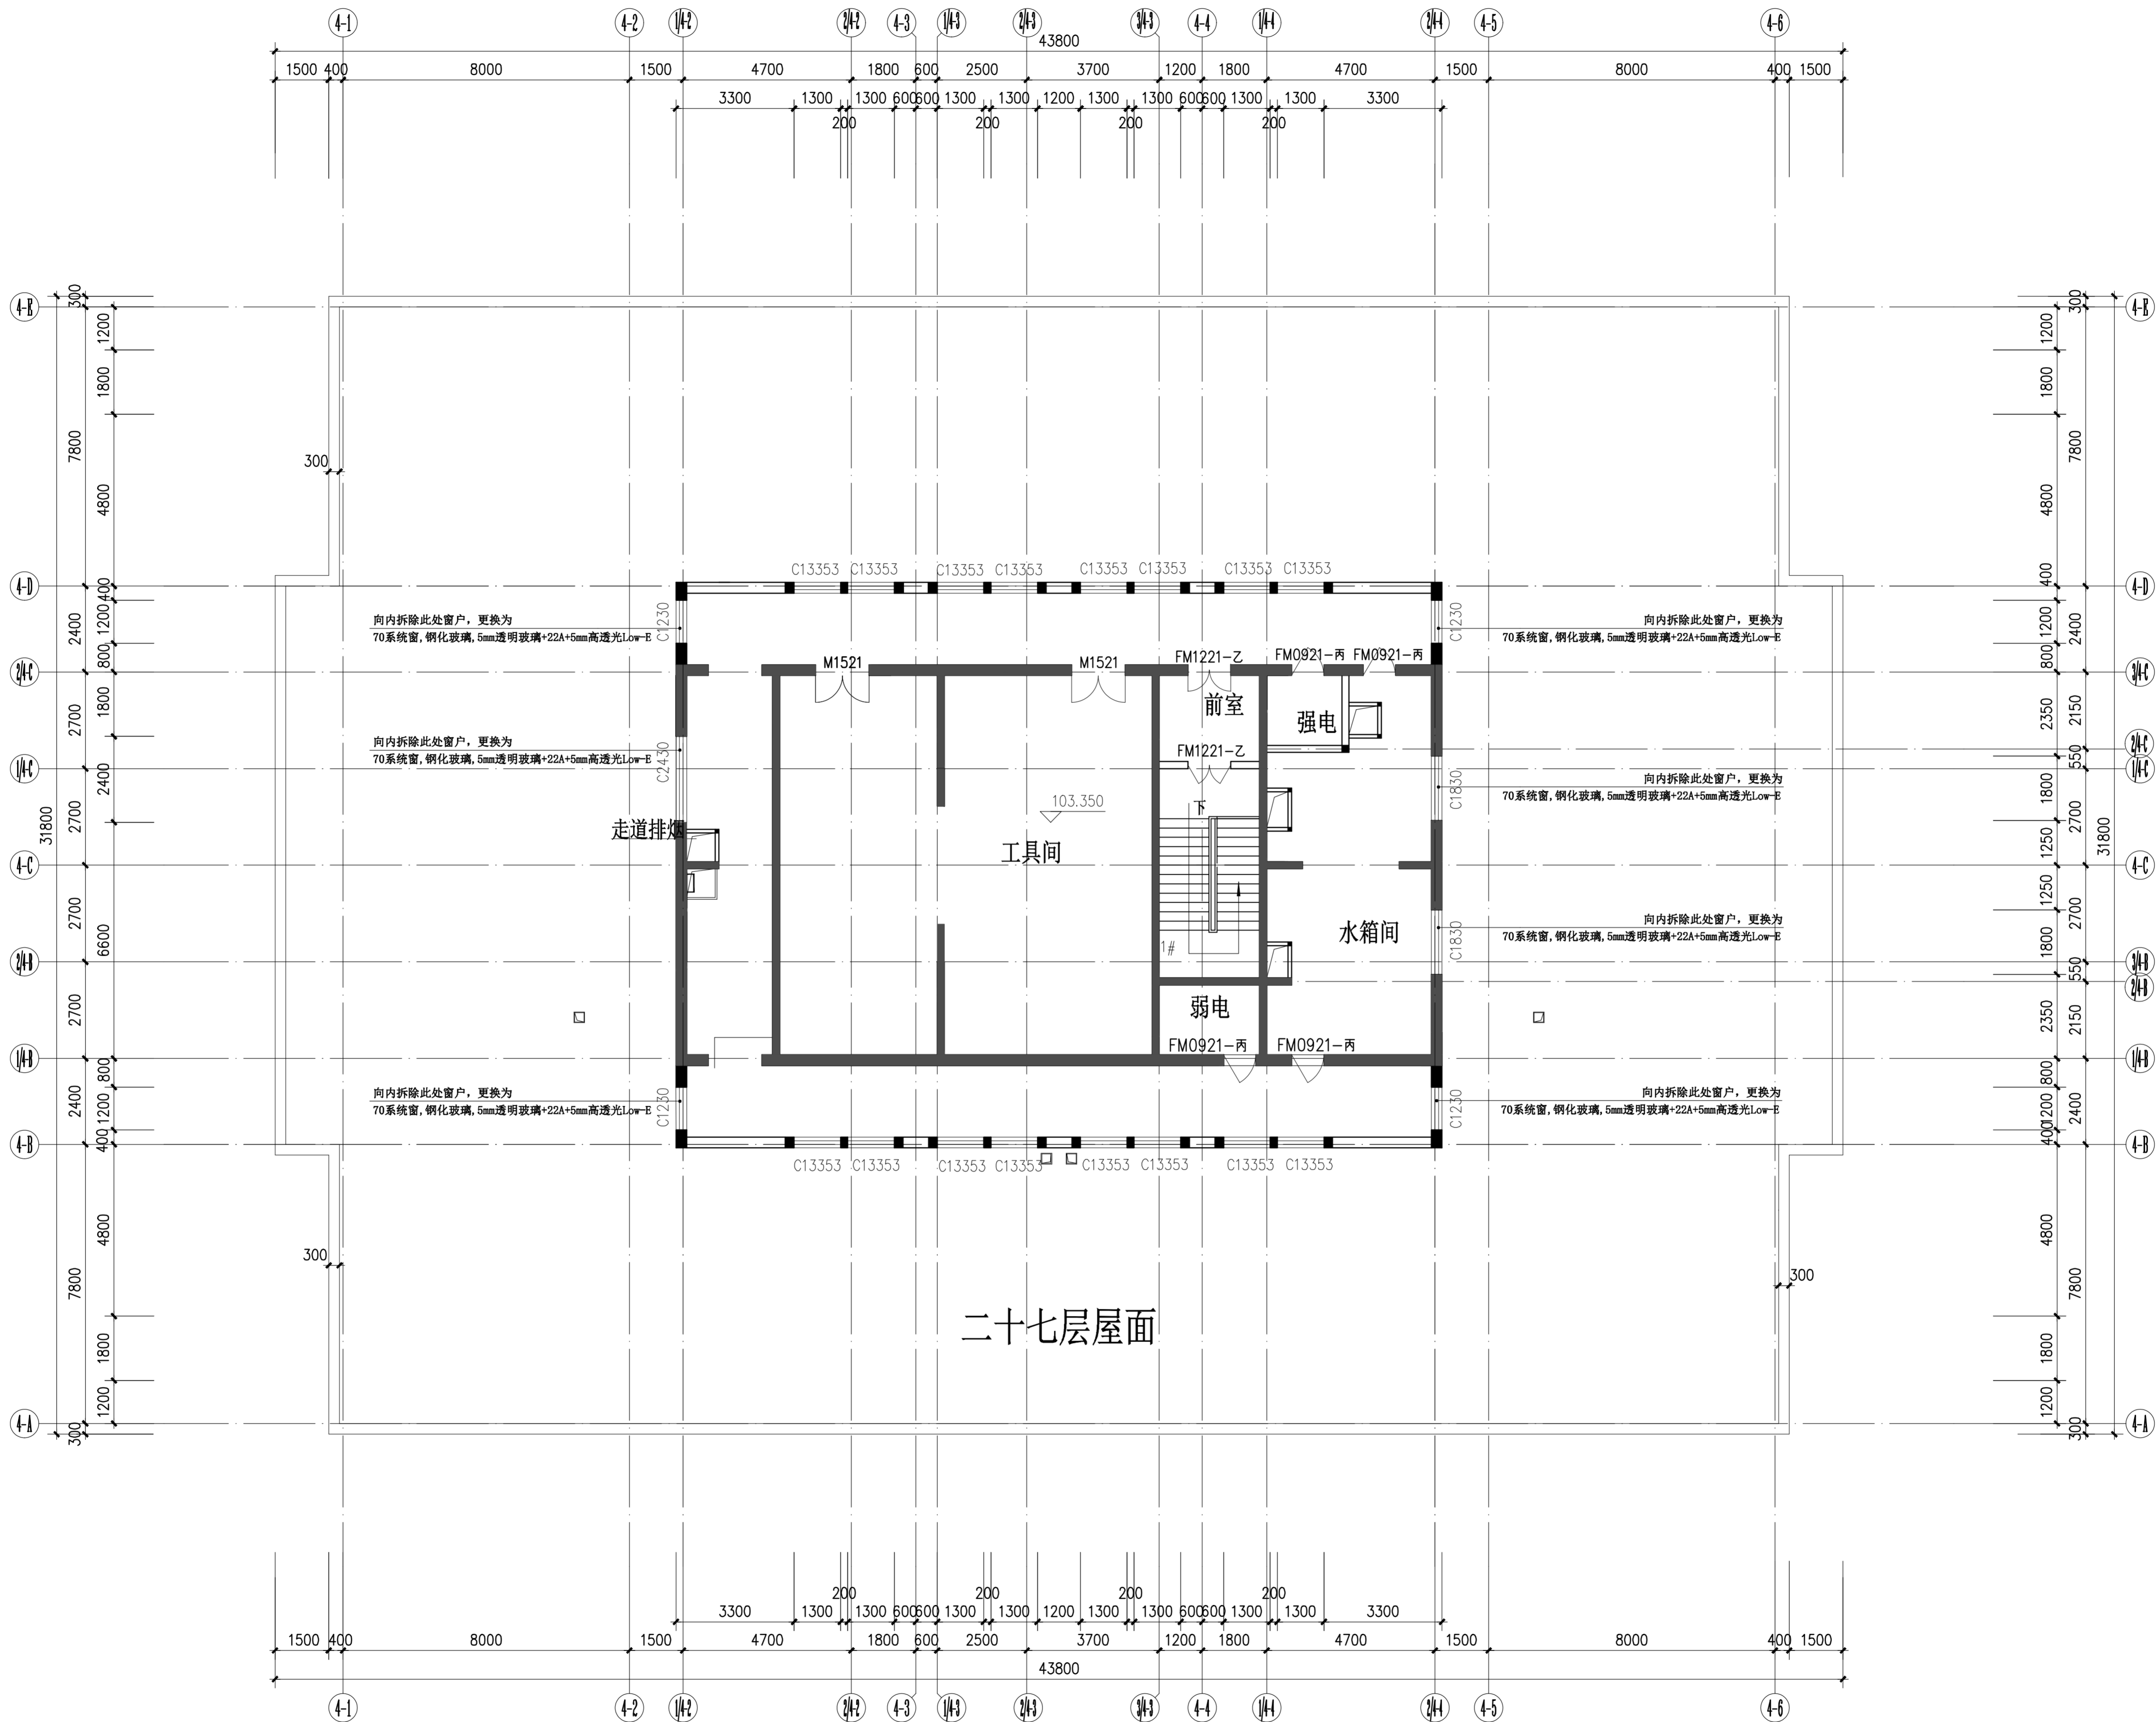

二十九层平面图

建筑设计单位



内蒙古工大建筑设计有限公司
Inner Mongolian Grand Architecture Design Co., Ltd.

建筑行业甲级 A115001771

合作设计单位

路出图章

内蒙古工大建筑设计有限公司

工程设计建筑行业甲级

证书编号: A115001771

有效期至 2028年12月22日

出图专用章

注册执业章

中华人民共和国一级注册建筑师

姓名: 郭彦

注册号: 1500177-004

有效期至: 至2026年04月14日

建设单位

内蒙古自治区水利厅

建设项目

自治区水利厅更新改造
综合办公楼玻璃幕墙
窗户工程

分项工程

图名

二十九层平面图

项目负责人	陈乐	陈乐
执行	陈乐	陈乐
项目负责	陈乐	陈乐
方案	陈乐	陈乐
专业负责人	王振庭	王振庭
设计	王振庭	王振庭
校对	陈乐	陈乐
审核	范桂芳	范桂芳
审定	郭彦	郭彦

设计号	2025-SN-38
版本	第一版
图号	P-04
日期	2025. 09