

备注

项目编码

| | | |
|------|-----|-----|
| 审定 | 何晓航 | 何晓航 |
| 审核 | 何晓航 | 何晓航 |
| 项目负责 | 蒋健健 | 蒋健健 |
| 专业负责 | 张世万 | 张世万 |
| 校对 | 刘喜峰 | 刘喜峰 |
| 设计 | 张世万 | 张世万 |

建设单位
包头市生态环境局综合保障中心


工程名称
环境监测实验室基础改造建设项目

子项名称

图名
首层排烟平面图

| | | | |
|-----|--------------|------|---------|
| 设计号 | ZPNM20240258 | | |
| 图号 | NS-02 | 设计阶段 | 施工图 |
| 图别 | 暖通 | 日期 | 2024.12 |

注意:
本图须经签署并加盖本公司专用出图章方为有效;
本施工图应经相关部门审批通过后方可施工;
本图版权归中平筑业设计有限公司所有。

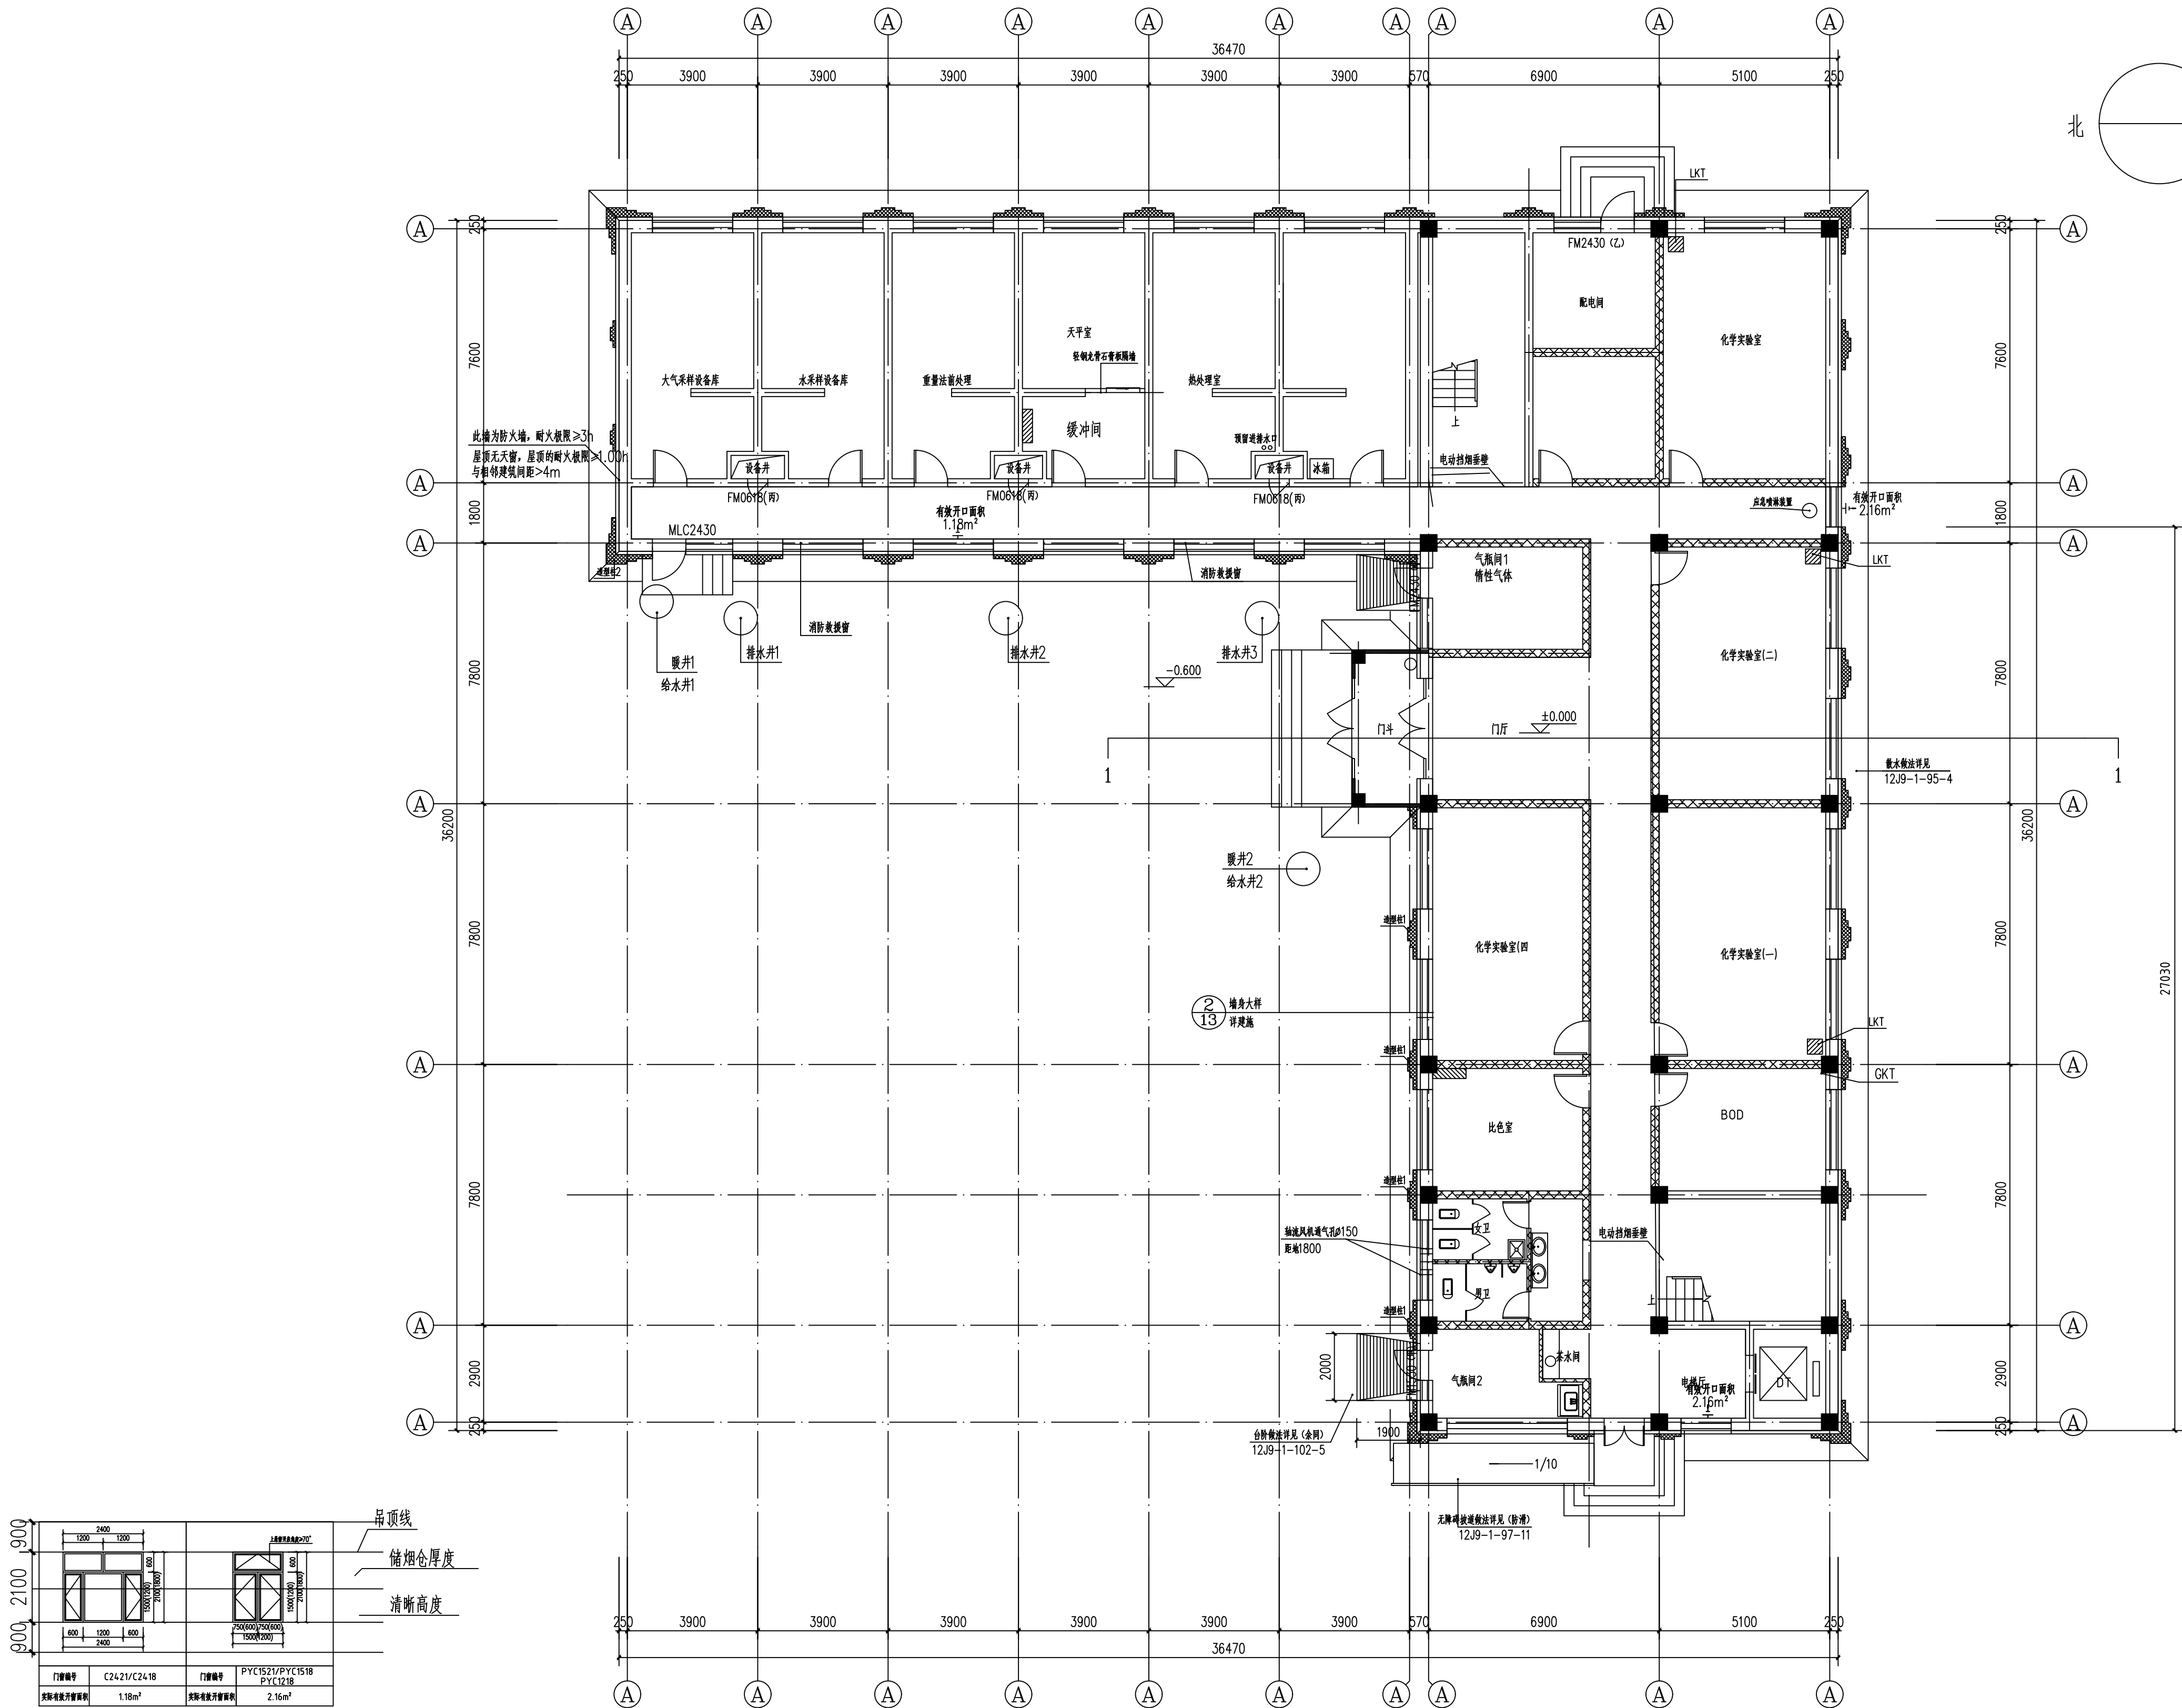

注:自然排烟窗高于1.8m要设置电动(手动)开启按钮,按钮安装距地1.3~1.5m

首层平面图
1:100