



资质证书编号: A352013758

建筑行业(建筑工程) 乙级;市政行业乙级;风景园林专项乙级;环境工程(固体废物处理处置工程、水污染防治工程、大气污染防治工程)专项乙级;化工石化医药行业(化工工程、石油及化工产品储运)专业乙级;冶金行业(金属冶炼工程、冶金矿山工程)专业乙级;农林行业(农业综合开发生态工程)专业乙级;电力行业(新能源发电、变电工程送电工程)专业乙级;商贸行业(冷冻冷藏工程批发配送与物流仓储工程)专业乙级;

备注: REMARKS

项目编码 STAB  
(打码机打码位置)

建设单位

包头市生态环境局综合保障中心

工程名称  
PROJECT



环境监测实验室基础改造建设项目

子项名称

图名	三层排烟平面图
DRAWING TITLE	

设计号 PRO NO.	ZPNM20240258		
图 号 DRAWING NO.	NS-04	设计阶段 DES. STAGE	施工图
图 别 IMG TYPE	暖通	日 期 DATE	2024.1

注意：  
本图须经签署并加盖本公司专用出图章方为有效；  
本施工图应经相关部门审批通过后方可施工；  
本图版权归中平筑业设计有限公司所有。

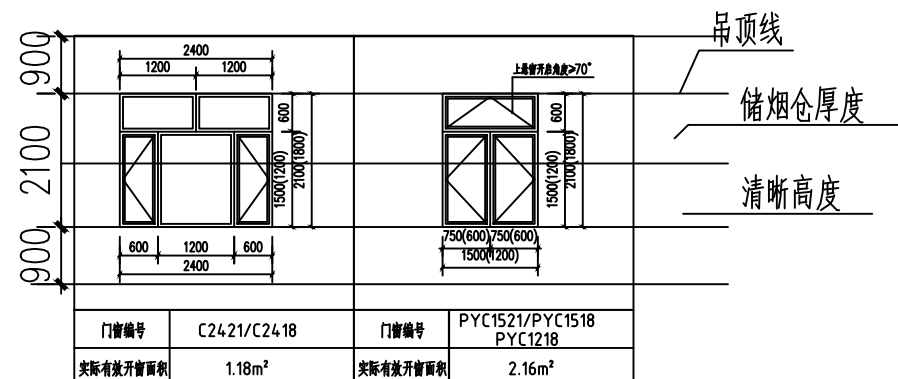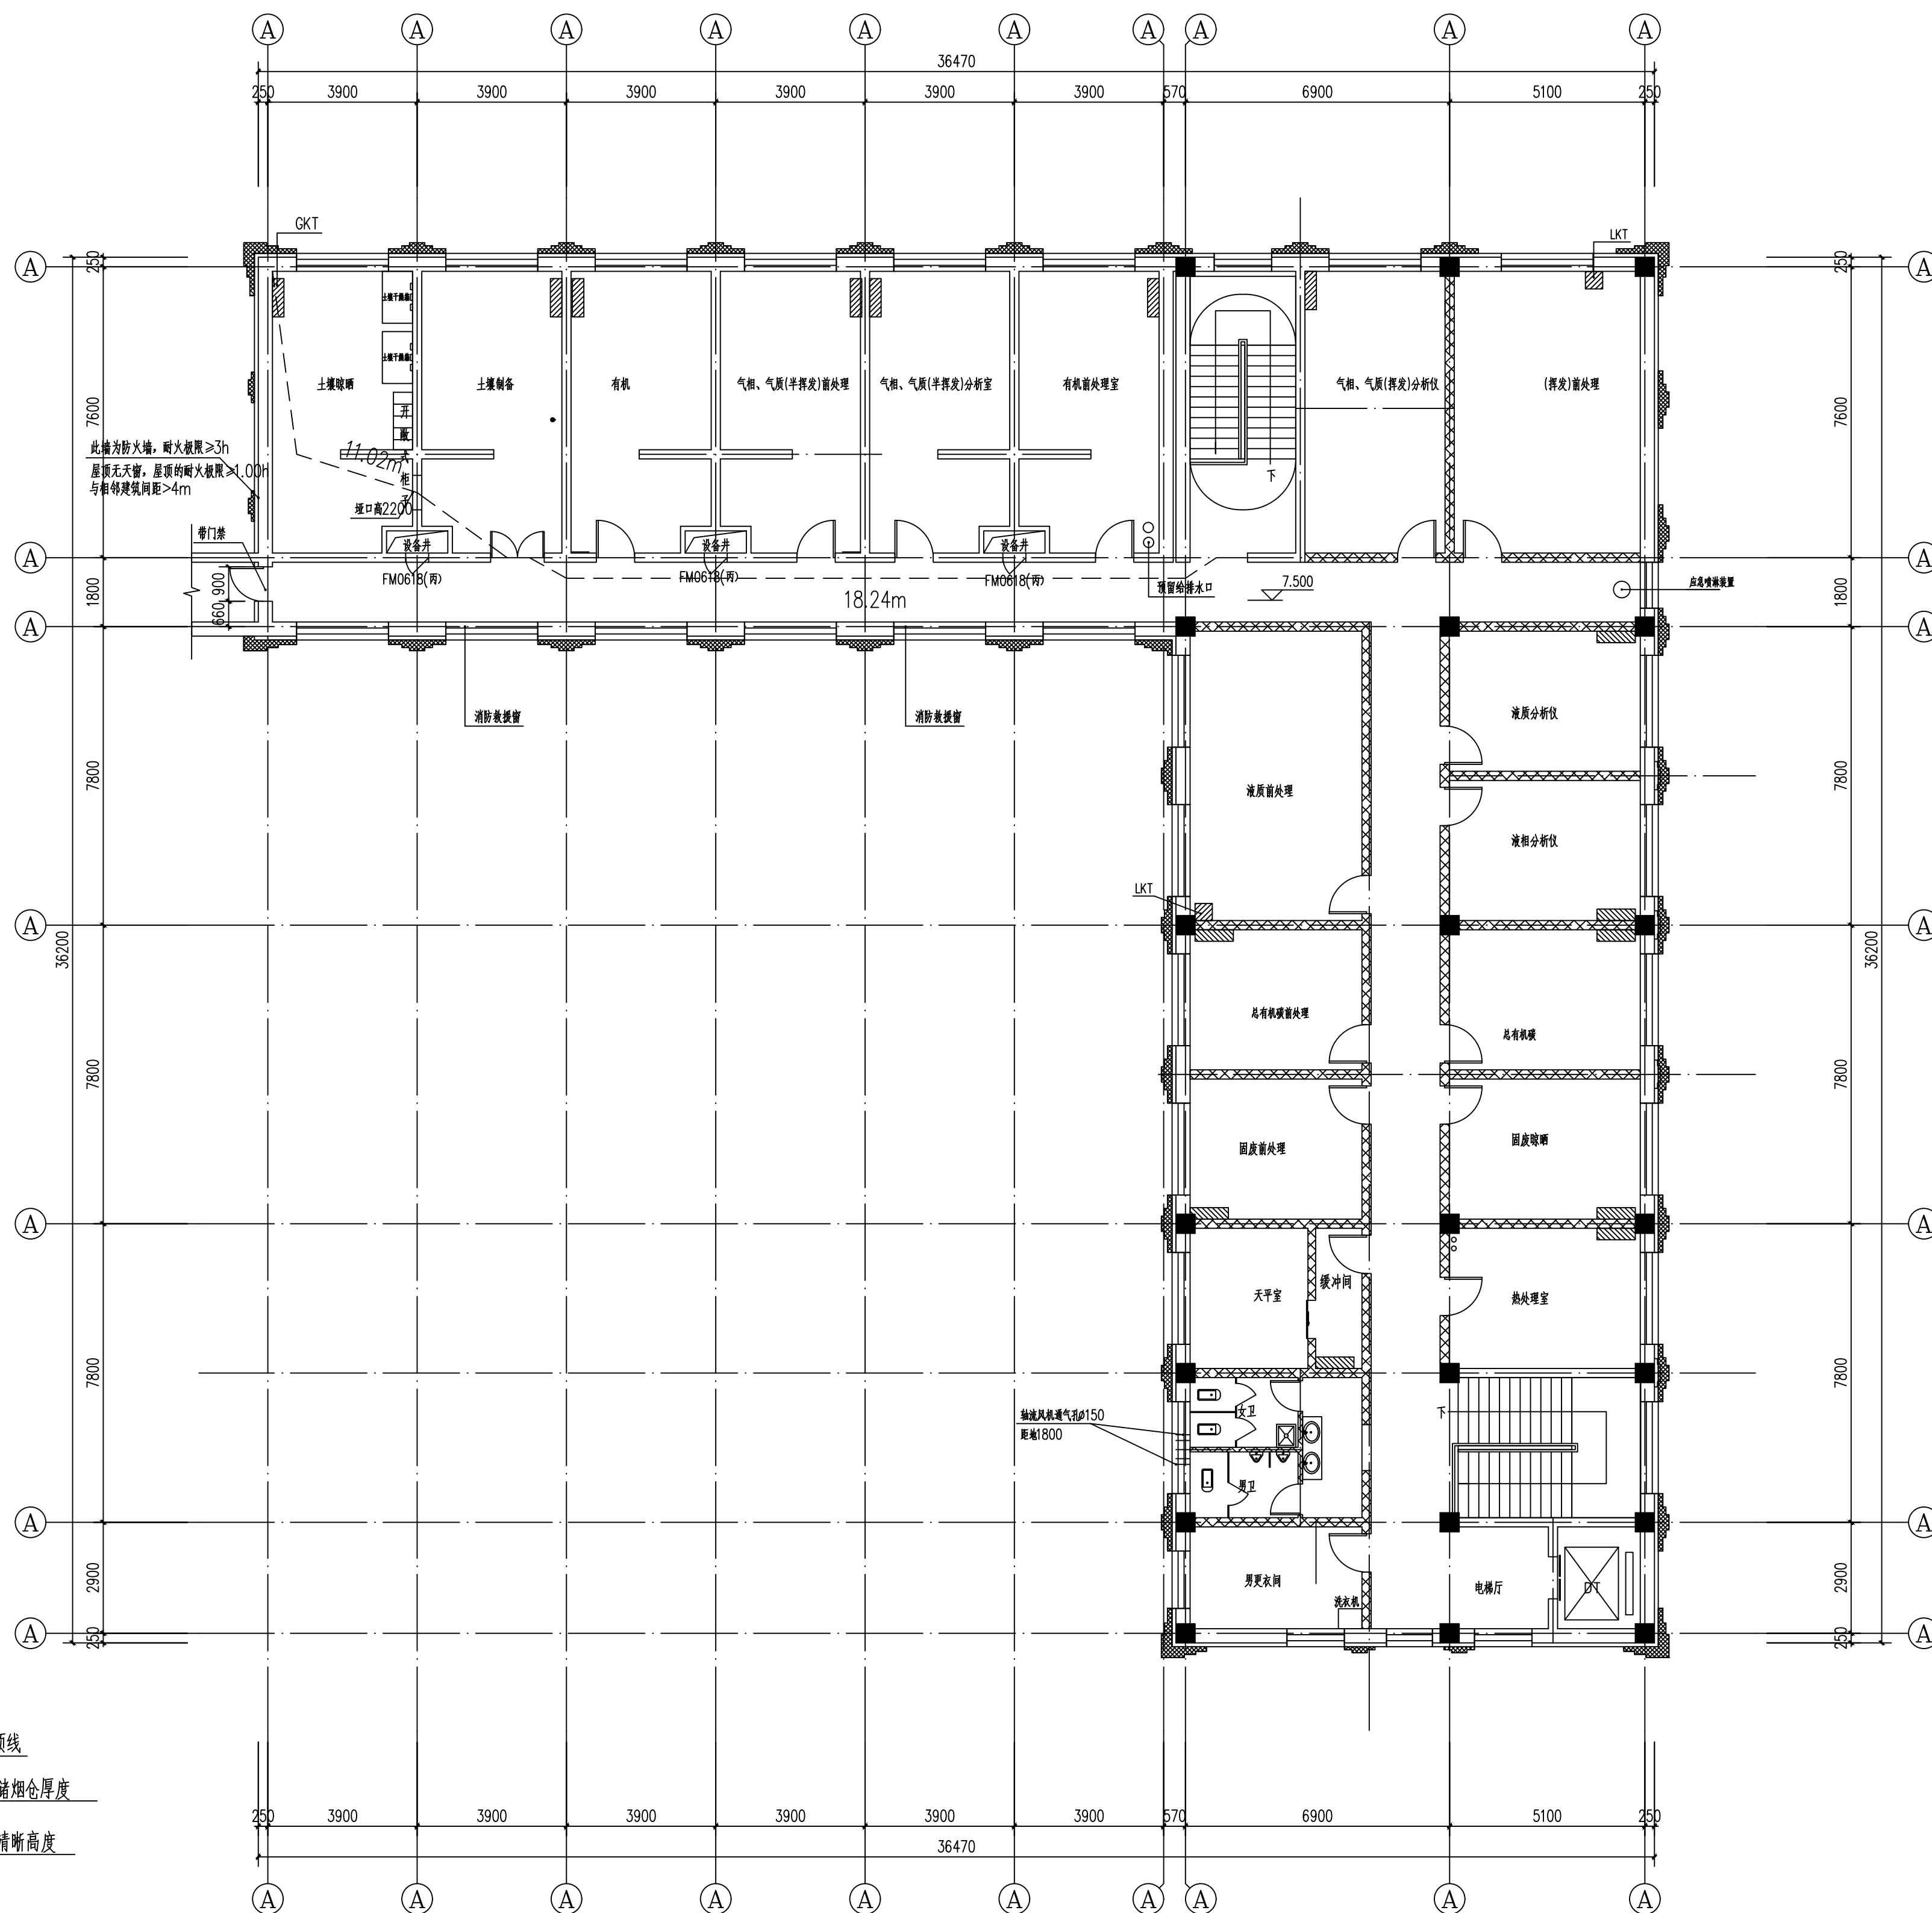

注:自然排烟窗高于1.8m要设置电动(手动)开启按钮,按钮安装距地1.3~1.5m

三层平面图 1:100