

# 呼和浩特市消防救援支队队史馆施工图

建设项目施工图

设计单位：北京红色记忆展览有限公司

二零二五年

# 工程设计图纸目录

项目名称 呼和浩特市消防支队队史馆建设项目

设计阶段 施工图设计

内饰装饰展览工程		
页码	图纸名称	版号
TM	目录	A3
SS	设计说明	A3
SM	材料说明表	A3
ZF	材料做法表	A3
总平面图		
页码	图纸名称	A3
01	原始墙面平面图	A3
02	拆除墙体平面图	A3
03	拆除吊顶平面图	A3
04	新建墙体平面图	A3
05	防火窗帘布置平面图	A3
06	地面铺装图	A3
07	平面规划及参观流线图	A3
08	平面索引图	A3
09	顶面天花图	A3
灯具及电图		
10	顶面天花图	A3
11	顶面灯具布置图	A3
12	灯具开关布置图	A3
13	灯带灯箱接线图	A3
14	应急灯布置图	A3
15	顶面异形屏平面图	A3

序厅立面图		
页码	图纸名称	版号
0-1	0-1立面图	A3
0-2	0-2立面图	A3
0-3	0-3立面图	A3
0-4	0-4立面图	A3
0-5	0-5立面图	A3
0-6	0-6立面图	A3
0-7	0-7立面图	A3
0-8	0-8立面图	A3
0-9	0-9立面图	A3
展厅立面图		
1-1	1-1立面图	A3
1-2	1-2立面图	A3
1-3	1-3立面图	A3
2-2	2-1立面图	A3
2-2	2-2立面图	A3
2-3	3-3立面图	A3
3-1	3-1立面图	A3
3-2	3-2立面图	A3
3-3	3-3立面图	A3
3-4	3-4立面图	A3
3-5	3-5立面图	A3
3-6	3-6立面图	A3

[illegible]

# 材料说明表

材料类别	编号	材料名称	防火等级	型号规格	说明
板材	1	生态板	B2	2.4m*1.2m*15mm	符合国家标准E1级,厚度为12mm~18mm等、当地优质品牌;
	2	石膏板	B1	3m*1.2m*9.5mm	顶面厚度为9.5mm,可使用当地优质品牌;
	3	铝塑板	B1	2.4m*1.2m*3mm	可使用当地优质品牌;
	4	PVC板	B2	2.4m*1.2m,厚度15mm、10mm	根据造型需要选择厚度,如有疑问可与设计师沟通
	5	碳晶板	A	3m*1.22m*5mm	符合国家环保标准;
涂料	6	乳胶漆	A	18升/桶	符合国家环保标准;
	7				
隔墙、吊顶、地面	8	轻钢龙骨	B1	75竖向龙骨、50吊顶等	国标75龙骨0.6mm壁厚,穿心龙骨1.0mm厚,天地龙0.4mm厚
	9	金属方通	B1	150mm*40mm*1.0mm	黑色、高分子工艺喷漆
	10	镀锌钢管	B1	40mmX40mm*1.5mm	根据造型需要符合国家环保标准;
	11	镀锌钢管	B1	30mmX30mm*1.5mm	根据造型需要符合国家环保标准;
地面铺装	12	塑胶地面	B1	加厚PVC塑胶,2000mmX500mm*3mm厚	根据造型需要符合国家环保标准;
	13				
	14				
电气安装	15	入户电缆	B	YJV22 4*35+1*16	接至驿站总电箱
	16	室内照明、插座电线	B	主线BV4.0,分线BV2.5	国标,省优品牌
	17	开关、插座	B1	带漏电保护空开、5孔插座、双控三控开关	国标,省优品牌
	18	网线	B1	超六类线	国标,省优品牌
	19				
布展	20	写真油画布	B1	化纤油画喷绘布	符合国家环保标准阻燃型;
	21	写真壁布、壁纸	B1	1米*30米海吉布、壁布、仿皮布	符合国家环保标准阻燃型;
	22	布面油画	B1	1.著名画家创作 2.著名画作临摹	符合国家环保标准阻燃型;
	23	铝合金相框	B1	拉丝钛金色	符合国家环保标准阻燃型;
	24	不锈钢	A	镜面镀钛不锈钢,拉丝不锈钢	符合国家环保标准,采用304型;
	25	亚克力	B1	5mm厚、10mm厚	符合国家环保标准,根据造型需要调整厚度;
	26	玻璃钢雕塑	A	聚酯纤维,石膏翻模	根据造型需要符合国家环保标准;
	27	硅胶灯带	A	高密度环保硅胶(可弯曲)	根据造型需要符合国家环保标准;
	28	乳白透光板	B	1厚磨砂塑料板	根据造型需要符合国家环保标准;

备注：以上材料参照国标要求，根据施工当地实际条件，在保证施工质量要求下可做适当调整。

## 一、设计依据

1. 本项目招标文件；
2. 本工程策划方案、效果图；
3. 现行的国家和地方、行业, 有关政策、法规、建筑装饰展览设计规范、规程和规定。

## 二、项目概况

本工程名称为：呼和浩特市消防支队队史馆建设项目。

1. 设计建筑面积：约420m²；
2. 建设地点：内蒙古自治区呼和浩特市。

## 三、设计标高

1. 本工程的±0.00是以施工完成后；
2. 标注的标高为施工完成后楼地面标高；
3. 本工程标高以m为单位, 其它尺寸为mm为单位。

## 四、执行标准

设计执行规范：

《房屋建筑制图统一标准》GB/T 50001-2010；  
《建筑制图标准》GB/T 50104-2010；  
《建筑设计防火规范》GB50016-2006；  
《高层民用建筑设计防火规范》GB 50045-2005；  
《建筑内部装修设计防火规范》GB 50222-95；  
《民用建筑工程室内环境污染控制规范》GB 50325-2010；  
《民用建筑设计通则》2005；  
《民用建筑设计技术措施》；  
《建筑构造通用图集》内装修选用的材料应符合以下相关文件：  
《室内装饰装修材料人造板及其制品中甲醛释放限量》GB18580-2001；  
《室内装饰装修材料容剂木器涂料中有毒有害物质限量》GB18581-2001；  
《室内装饰装修材料内墙涂料中有毒有害物质限量》GB18582-2001；  
《室内装饰装修材料胶粘济中有毒有害物质限量》GB18583-5001；  
《室内装饰装修材料木家具中有毒有害物质限量》GB18584-2001；  
《室内装饰装修材料聚氯乙烯卷材地板中有毒有害物质限量》GB18586-2001；  
《室内装饰装修材料地毯、地毯衬垫及地毯胶粘剂有害物质限量》GB18587-2001；  
《建筑装饰工程施工及验收规程》GB50210-2001。

## 五、图纸编制说明

图纸附有图纸目录、设计说明、材料说明、材料做法表；  
FF-X为平面图；IE-X为立面图；X-X各空间节点、大样图纸；

## 六、设计要求：

1. 有关土建拆迁部分的配合：均与原建筑设计院配合、洽商与核对。
2. 室内设计施工图须报当地公安消防机关审批认可后方可施工。
3. 装饰材料的选用符合现行国家的有关标准，根据消防部门关于建筑室内装修设计防火规范，采用阻燃性良好的装饰材料、做法工序应执行《建筑内部装修设计防火规范》。
4. 图纸吊项标高为装修完成实际高度，各专业隐蔽设备安装标高须高于吊项标高100mm以上。

## 七、施工做法与选材要求：

1. 内装吊项：a、轻钢龙骨石膏板吊项均为9.5mm厚纸面石膏板, b、亚克力灯片由指定厂家专业的定制，现场由专业的工人安装 c、不锈钢等金属材质均做喷涂处理。
2. 装修施工中所有隐蔽部分的角铁、方管等金属非镀锌材料须做防锈处理。
3. 图纸中所有玻璃均为安全玻璃。
4. 为确保最后效果，本图所有装修尺寸均需施工方现场放线、板画，由设计师核准后方可施工。
5. 本项目隔墙全采用75龙骨，38穿心龙骨，生态板全采用12-18mm厚，石膏板9.5mm厚, 局部材料见施工图。  
本图未尽事宜按国家标准及有关施工验收规范和厂家技术要求协商解决。
6. 本项目中设计到的装饰色彩（如颜色乳胶漆、油漆、铝塑板等）均需要参照效果图或与甲方确认, 图上提供的色号均仅作为参考。
7. 施工做法根据当地实际条件，在保证施工质量要求下可做适当调整。

## 防 火 篇

### 一、设计依据：

- 1、《高层民用建筑设计防火规范》GB50045-95（2005年版）
- 2、《建筑内部装修设计防火规范》GB50222-95（2001年版）

### 二、材料选用及施工工艺：

- 1、注重防火材料的应用，墙面、地面、天花材料大面积采用不燃型材料，如铝方通、不锈钢等。
- 2、装修施工中所有隐蔽部分木龙骨或木制部分均须刷防火涂料三遍，潮湿部位及与结构连接部位须做防腐处理。
- 3、电线采用国标产品，并严格按施工规范施工。
- 4、隔墙采用轻钢龙骨生态板；


### 三、消防设备的配置：

- 1、该项工程设计对原建筑设计消防分区不作改动, 局部协商移位。
- 2、现场按标准配备消防灭火器。




# 材料做法表

区域名称	楼地面		踢脚		墙面		顶棚	
	面材	做法	面材	做法	面材	做法	面材	做 法
序厅、展厅	地砖地面	地12B 楼12B	铝塑板踢脚	(踢1)	乳胶漆	内墙7J	轻钢龙骨石膏板吊顶	棚14A
					花岗石、人造大理石	干挂石材（内墙A）		
					uv喷绘油画布	（内墙D）（内墙D1）	金属方通吊顶150X40X1	棚38A
					uv喷绘PVC展板		原顶喷涂	(棚0A)
					海吉布、壁纸	（内墙D）		
					免漆板/铝塑板	（内墙E）		
						写真相纸(小幅面背胶)	（内墙G）	柔性（软膜）吊顶
		真石漆						
水地暖	水暖地热管	见图						
顶面	(棚0A) 原结构顶喷涂（格栅或方通吊顶） 1. 底漆一遍 2. 涂料二遍（有格栅顶）			(棚0B) 造型石膏板顶喷涂 1. 耐水腻子二遍，砂纸打磨平整 2. 底漆一遍、涂料二遍		格栅或方通吊顶 1. 轻钢龙骨骨架 2. 格栅或方通吊顶		
墙面	(内墙F) 混油饰面(聚酯漆) 1. 生态板、奥松板 2. 基层打磨去除毛刺底漆一遍 3. 分遍批涂木器用腻子3道，填平补钉眼500-800砂纸打磨 4. 喷底漆3道用800-1000砂纸打磨 5. 喷面漆3道前2道2000砂纸打磨 (如采用水性漆4/5工序5道)			(内墙F1) 清漆饰面(聚酯漆) 1. 水曲柳等饰面板、实木皮 2. 基层打磨去除毛刺(擦色)底漆一遍 3. 分遍批涂木器用腻子3道，填平补钉眼500-800砂纸打磨 4. 喷底漆3道用800-1000砂纸打磨 5. 喷面漆3道前2道2000砂纸打磨 (如采用水性漆4/5工序5道)		(内墙F2) 碳晶板饰面 1. 轻钢龙骨墙体、生态板基层 2. 基层打磨去除毛刺 3. 喷专用胶，粘接 4. 对缝根据要求选用五金件 5. V型槽折板收边		
墙面饰面	(内墙D) 化纤油画喷绘布（无背胶） 1. 竖向75龙骨@400角码@600固定 2. 15mm厚生态板基层 3. 生态板板缝处贴50宽涂塑中碱玻璃纤维纤维网格布 4. 满刷白乳胶铺贴			(内墙D1) 亚麻油画喷绘布(背胶) 1. 竖向75龙骨@400角码@600固定 2. 15mm厚生态板基层 3. 生态板板缝处贴50宽涂塑中碱玻 璃纤维纤维网格布 4. 铺贴油画喷绘布		(内墙D2) 喷绘布 1. 竖向75龙骨@400角码@600固定 2. 15mm厚生态板基层 3. 10mm厚石膏板 4. 石膏板板缝处贴50宽涂塑中碱玻 璃纤维纤维网格布 5. 3mm厚地基防裂腻子分遍找平 6. 2mm厚面层耐水腻子刮平 7. 满涂基膜2遍 8. 白乳胶贴喷绘布		
布展展板	(展-01) PVC喷绘展板 1. 15mm厚PVC板 2. 直接板上专业高清写真喷绘 3. 边缘处根据展板厚度做PVC边框 4. 0.2mm厚PVC条封边、1.8mm厚PVC边框			(展-02) 写真相纸展板 1. 15mm厚生态板 2. 高清写真喷绘相纸覆膜（亚光、亮光等） 3. 进口背胶冷压PVC背板 4. 边缘处根据展板厚度做PVC边框 5. 0.2mm厚PVC条封边、1.8mm厚PVC边框		采用图集（国家建筑标准设计图集） 内装修-墙面装修 13J502-1 内装修-室内吊顶 12J502-2 内装修-楼（地）面装修 13J502-3 轻钢龙骨石膏板隔墙、吊顶 07CJ03-1 内隔墙建筑构造 J111-114		
	注：1. 本表采用国家建筑标准设计图集 J909、G120工程做法（2008年建筑结构合订本）。 2. 各部位装饰材料燃烧性能均应符合《建筑内部装修设计防火规范》的等级要求。 3. 主材标准：玻璃门均为➤10厘钢化玻璃，不锈钢板为0.8mm厚，大芯板为E1级18mm厚国际环保产品。							

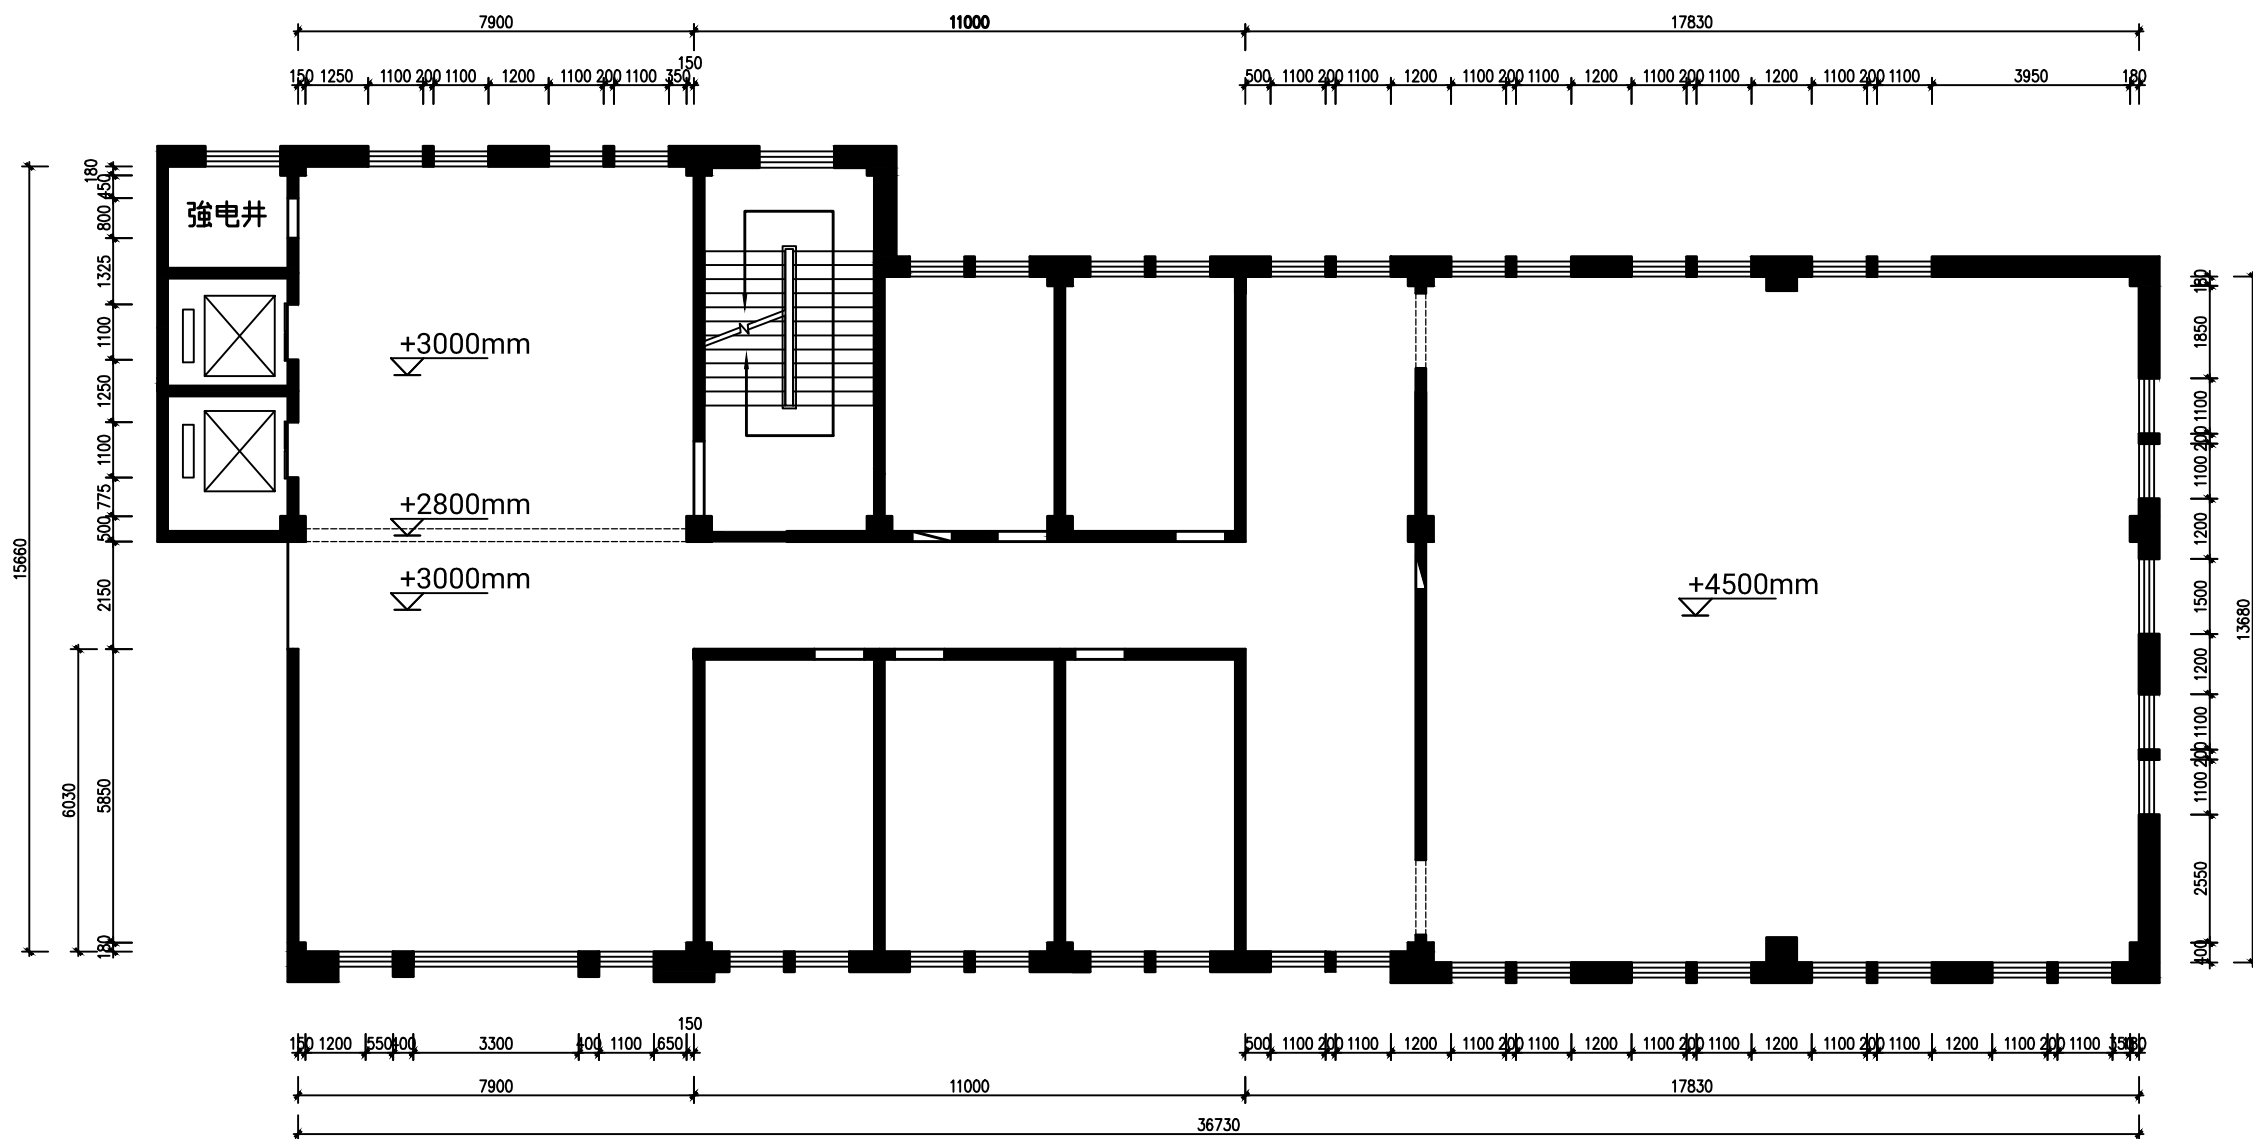


原始墙面平面图

业 主		CLIENT	
呼和浩特市消防救援支队			
设计单位			
北京红色记忆展览有限公司			
设计阶段 DESIGN STAGE			
方案	交通	园林	消防
报建	初设	招标	报审
备注 REMARK			
4	年	月	日
3	年	月	日
2	年	月	日
1	年	月	日
修改版本	日期	DATE	说明
MODIFICATION	DATE	DATE	ANNOTATION
工程名称 PROJECT TITLE			
呼市消防救援支队队史馆			
项 目 ITEM TITLE			
图纸名称 DRAWING NAME			
原始墙面平面图			
专业负责人			
CHIEF DESIGNER			
校对			
CHECKED BY			
设计			
DESIGNER			
比例		版本	
SCALE		RIVISION 1	
日期		年 月 日	
DATE			
图号		1	
DRAWING NO.			

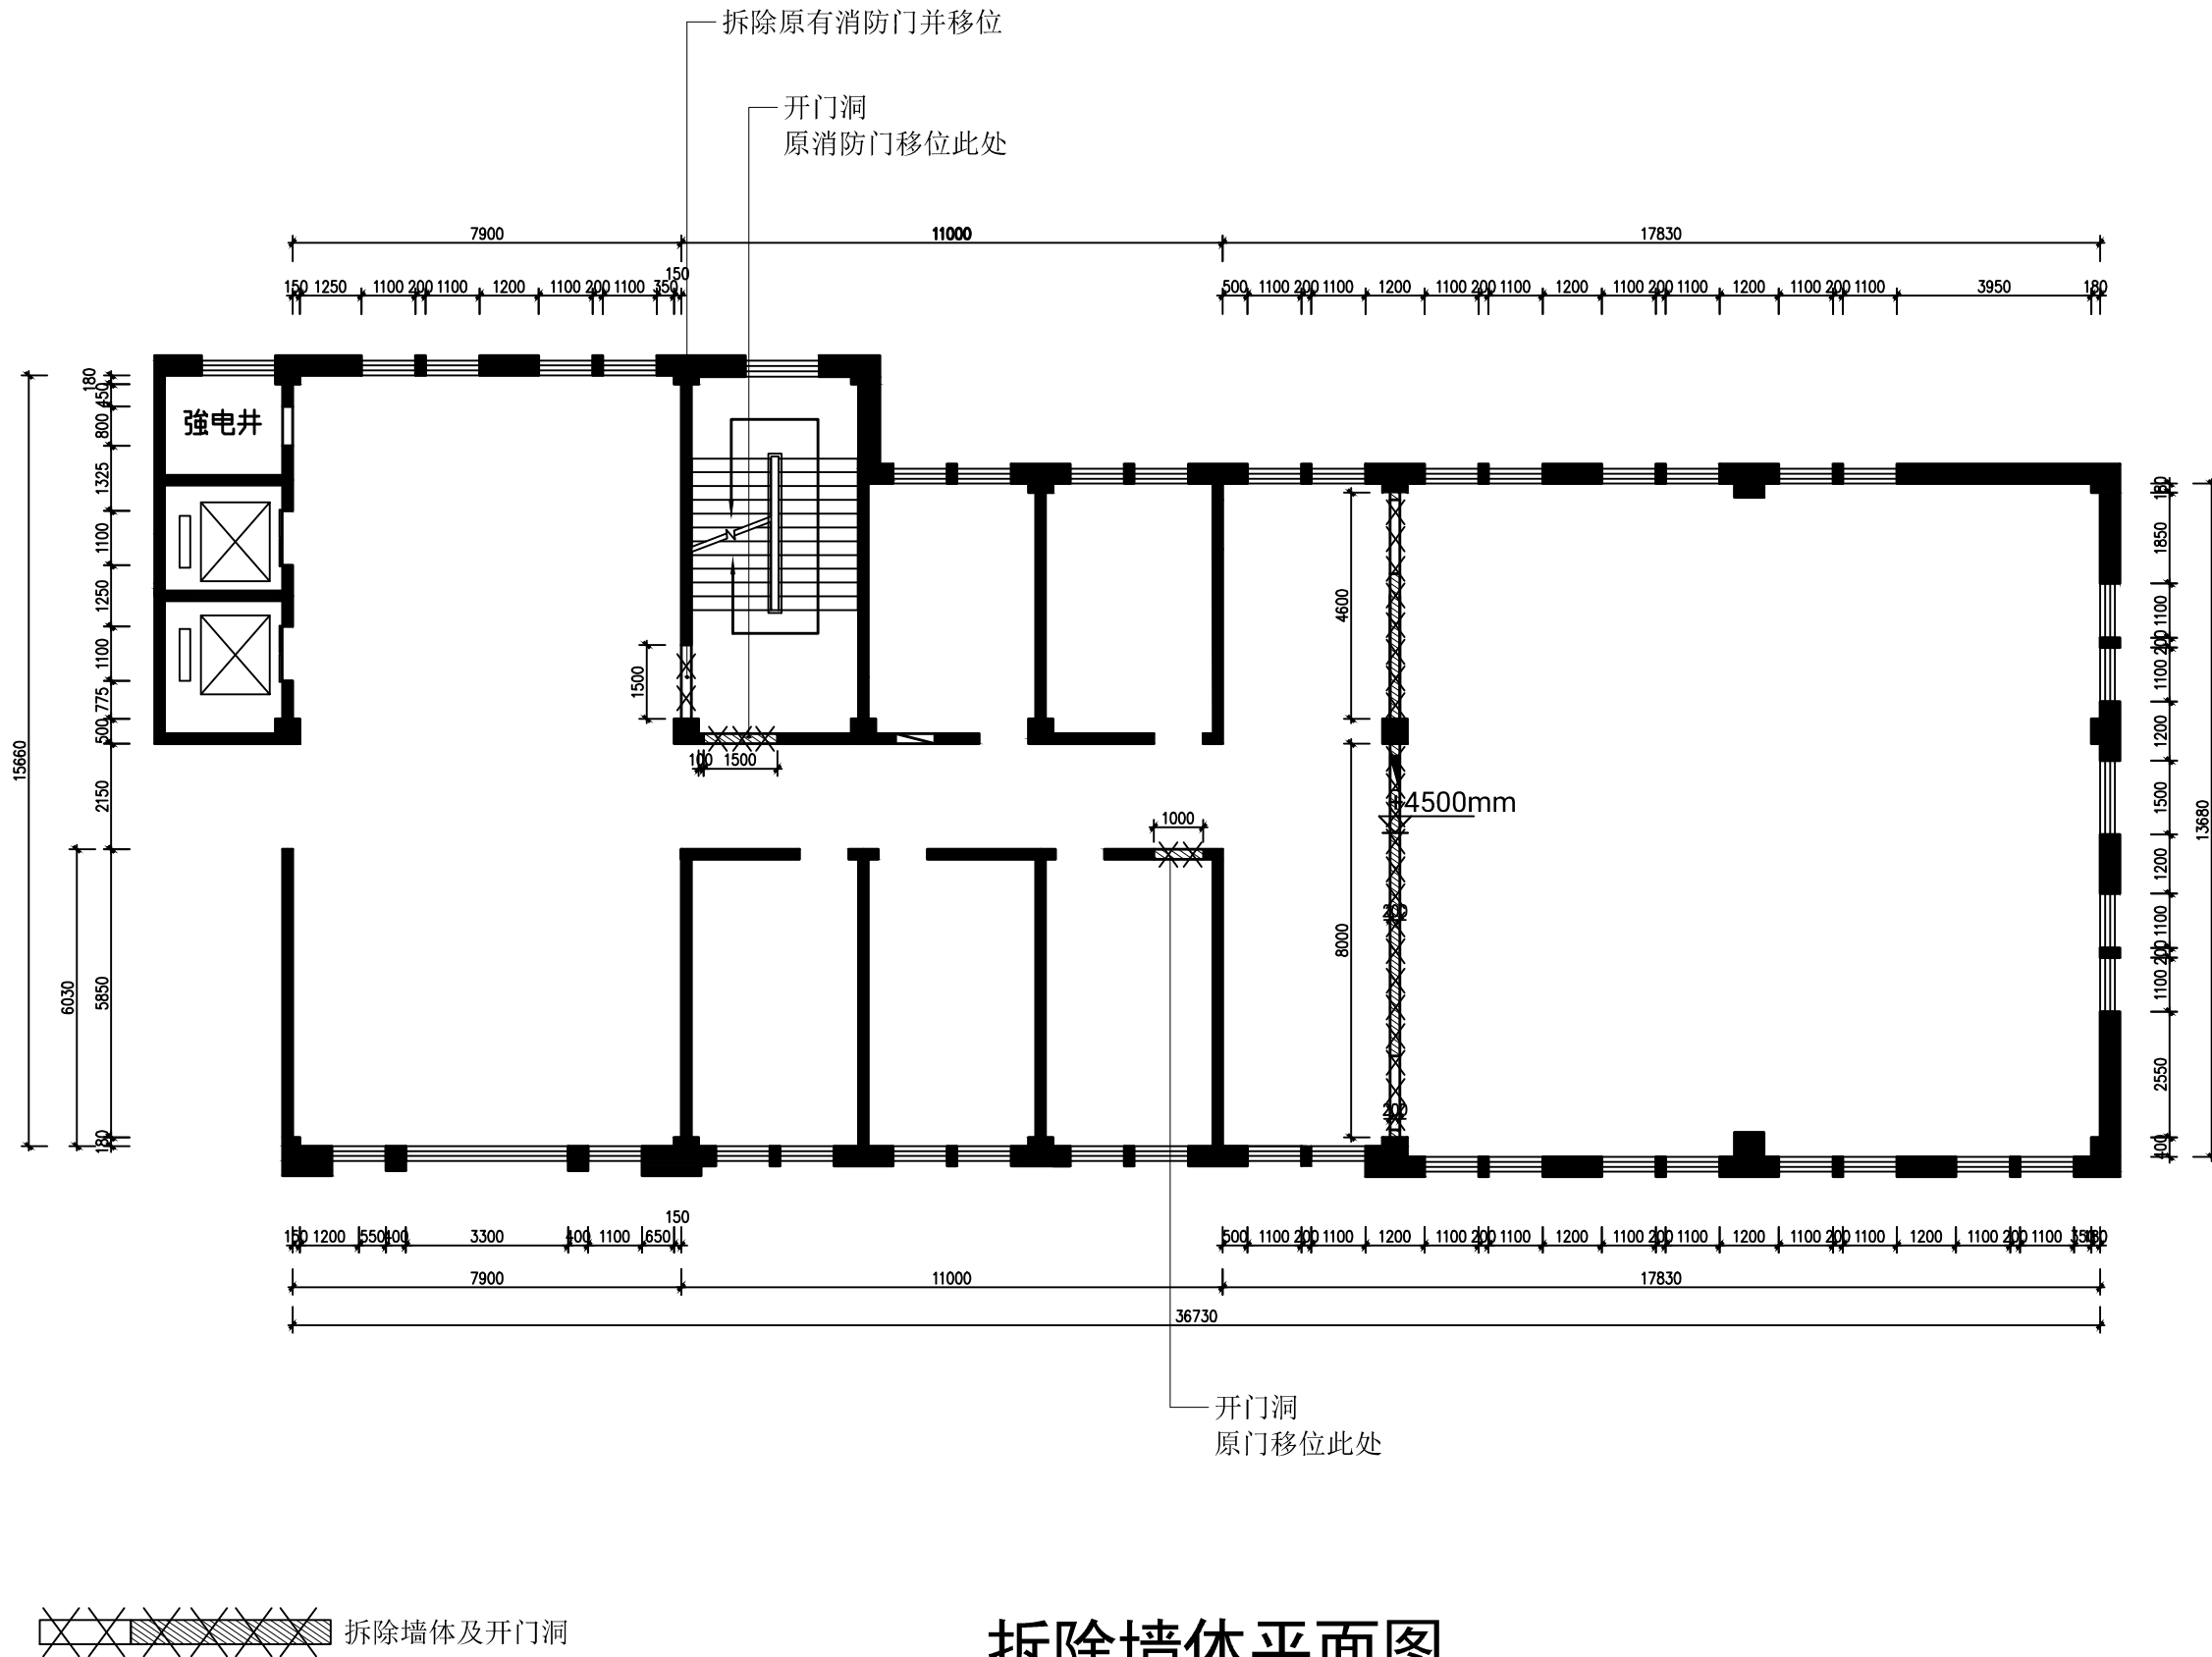


业 主	CLIENT			
呼和浩特市消防救援支队				
设计单位	北京红色记忆展览有限公司			
设计阶段 DESIGN STAGE				
方案	<input checked="" type="checkbox"/> 交通	<input type="checkbox"/> 园林	<input type="checkbox"/> 消防	<input type="checkbox"/> 人防
报建	<input type="checkbox"/> 初设	<input type="checkbox"/> 招标	<input type="checkbox"/> 报审	<input type="checkbox"/> 施工
备注 REMARK				
4	年 月 日			
3	年 月 日			
2	年 月 日			
1	年 月 日			
修改版本 MODIFICATION	日期 DATE	说明	ANNOTATION	
工程名称 PROJECT TITLE		呼市消防救援支队队史馆		
项 目 ITEM TITLE				
图纸名称 DRAWING NAME		拆除墙体平面图		
专业负责人 CHIEF DESIGNER				
校对 CHECKED BY				
设计 DESIGNER				
比例 SCALE	版本 REVISION	1		
日期 DATE	年 月 日			
图号 DRAWING NO.	2			

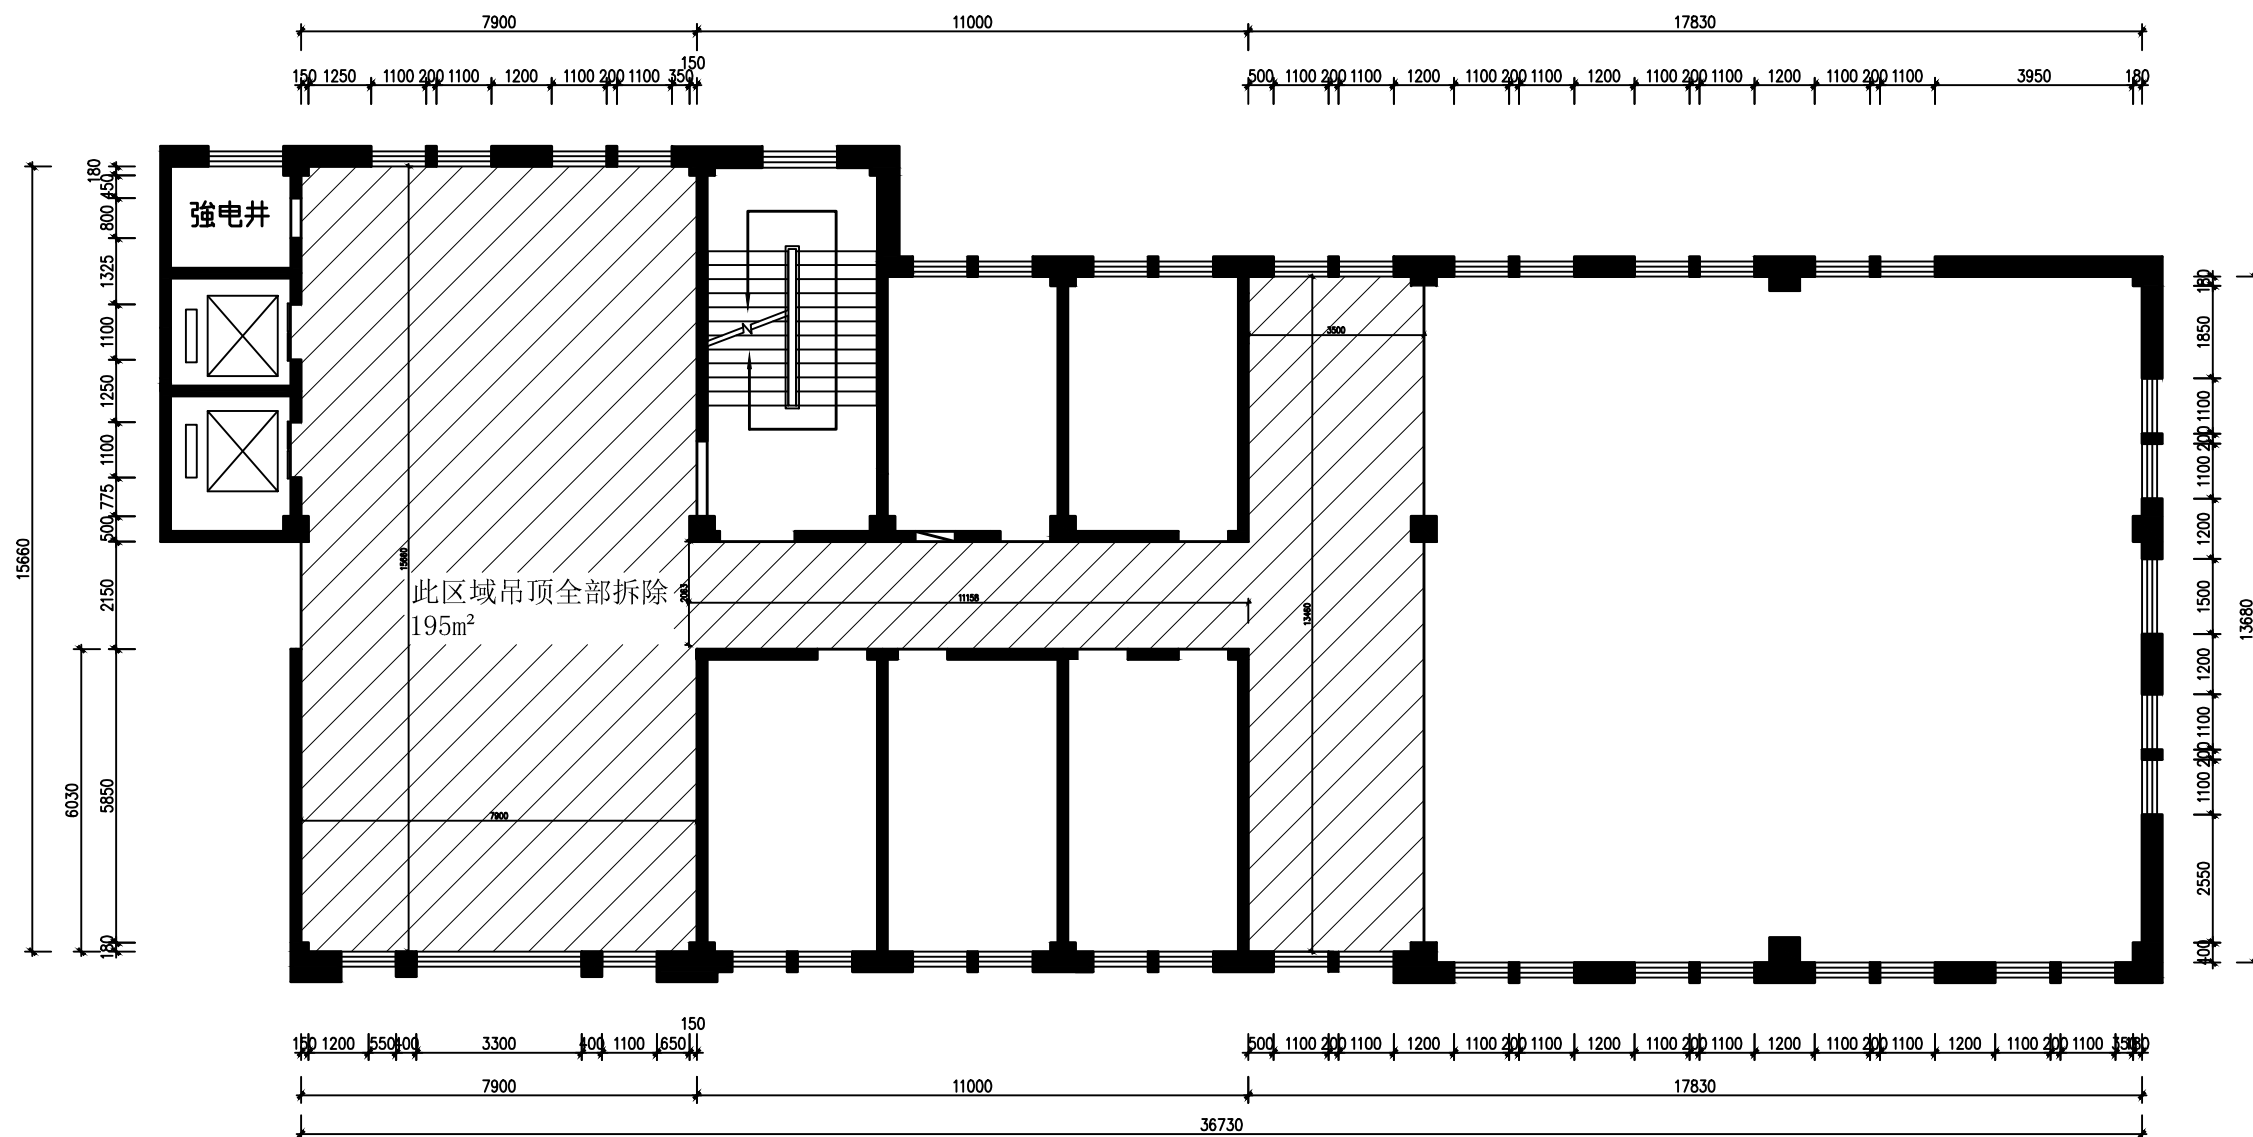

### 拆除吊顶平面图

业 主				CLIENT													
呼和浩特市消防救援支队																	
设计单位																	
北京红色记忆展览有限公司																	
								设计阶段 DESIGN STAGE									
								方案	✓	交通		园林		消防		人防	
								报建		初设		招标		报审		施工	
备注 REMARK																	
								4		年	月	日					
								3		年	月	日					
								2		年	月	日					
								1		年	月	日					
修改版本 MODIFICATION		日期		DATE		说明		ANNOTATION									
工程名称 PROJECT TITLE																	
呼市消防救援支队队史馆																	
项 目 ITEM TITLE																	
								图纸名称 DRAWING NAME									
								拆除吊顶平面图									
								专业负责人 CHIEF DESIGNER									
								校对 CHECKED BY									
								设计 DESIGNER									
								比例 SCALE				版本 REVISION 1					
								日期 DATE				年 月 日					
图号 DRAWING NO.																	
3																	

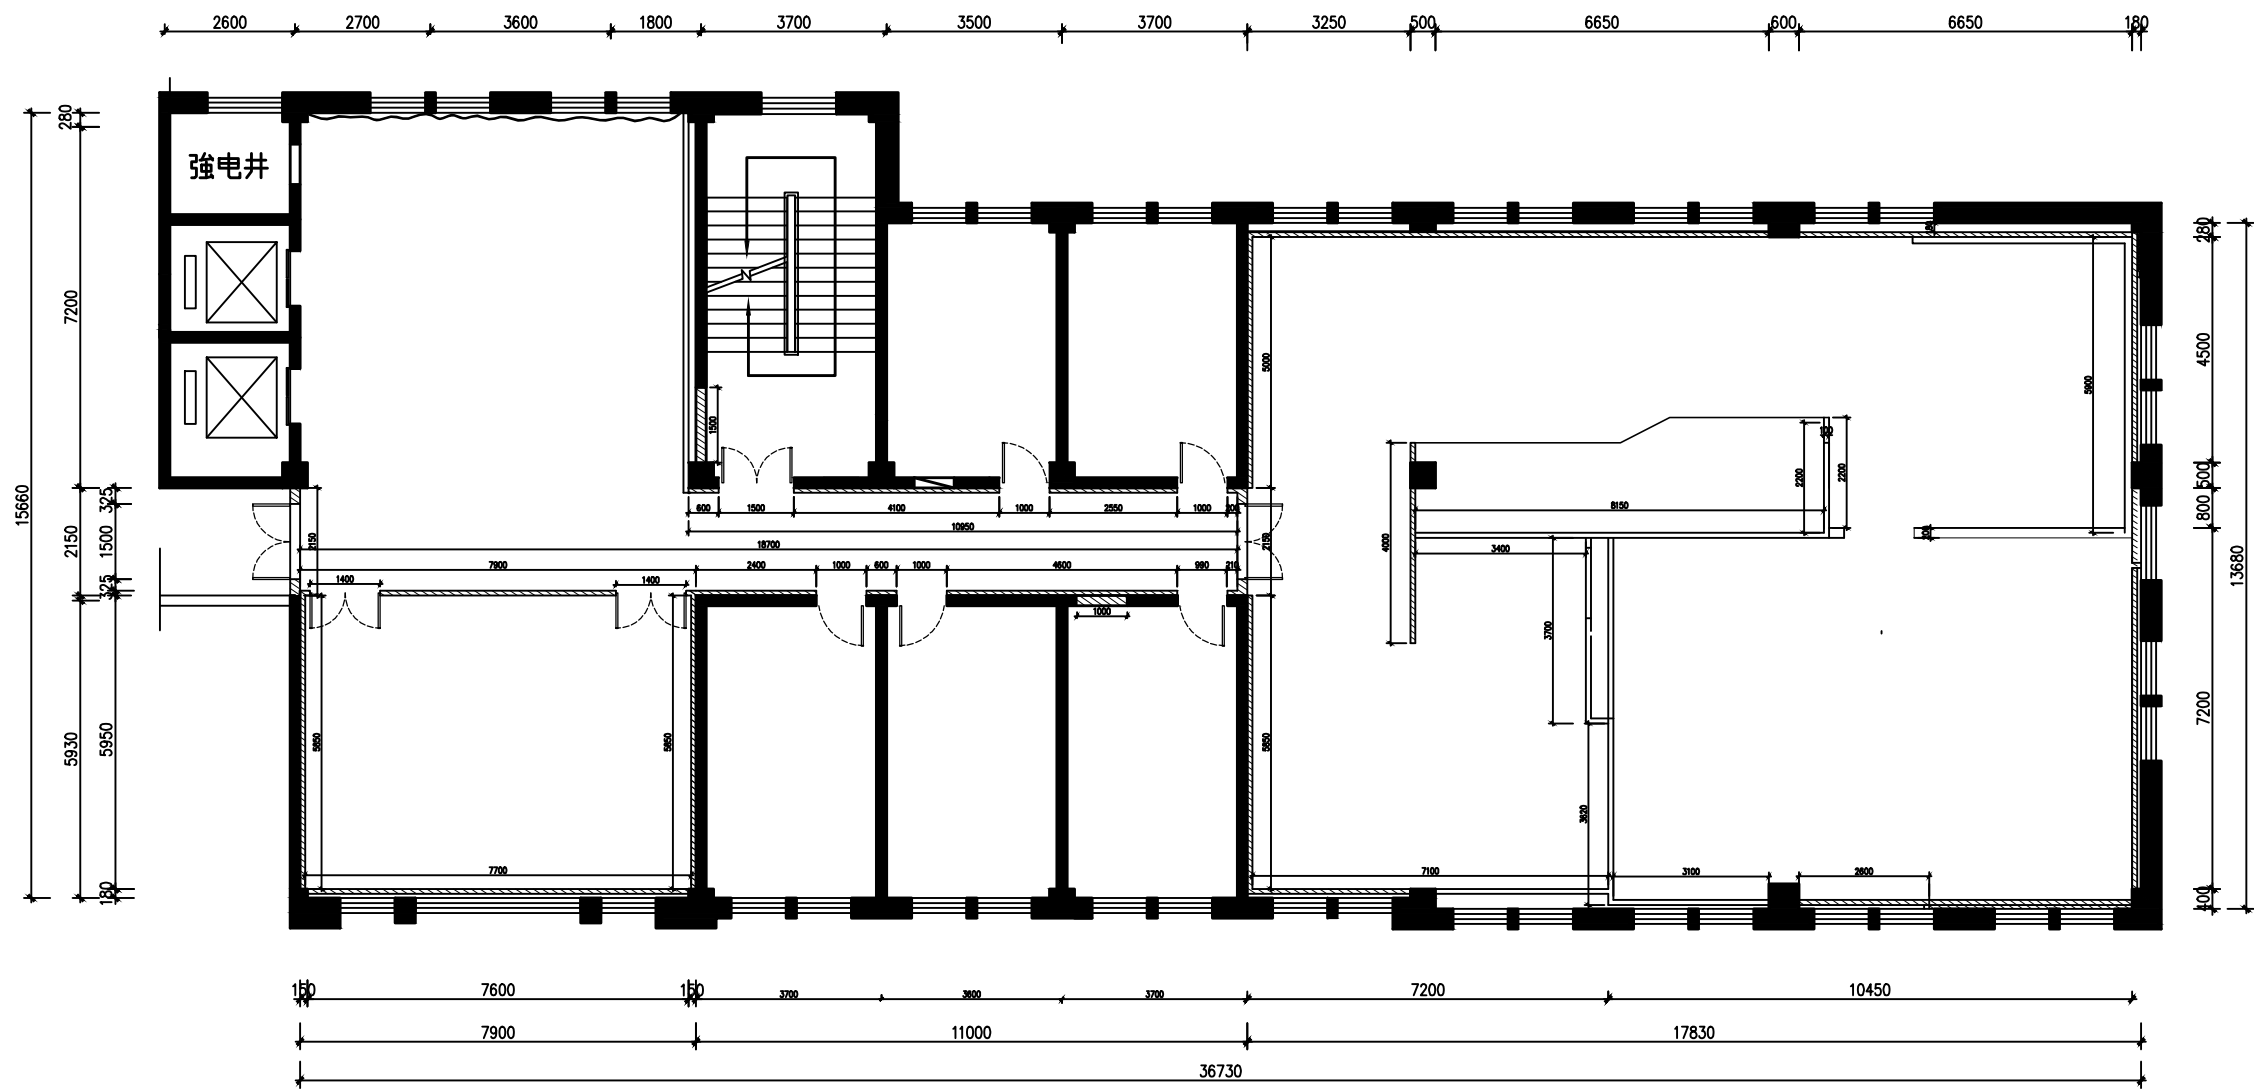

新建墙体、封门洞

新建墙体有门洞

## 新建墙体平面图

业 主 CLIENT

呼和浩特市消防救援支队

设计单位

北京红色记忆展览有限公司

设计阶段 DESIGN STAGE

方案	交通	园林	消防	人防
报建	初设	招标	报审	施工

备注 REMARK

4	年	月	日
3	年	月	日
2	年	月	日
1	年	月	日
修改版本 MODIFICATION	日期	DATE	说明 ANNOTATION

工程名称 PROJECT TITLE

呼市消防救援支队队史馆

项 目 ITEM TITLE

图纸名称 DRAWING NAME

新建墙体平面图

专业负责人  
CHIEF DESIGNER

校对  
CHECKED BY

设计  
DESIGNER

比例  
SCALE


版本  
REVISION 1

日期  
DATE

年 月 日

图号  
DRAWING NO.


4

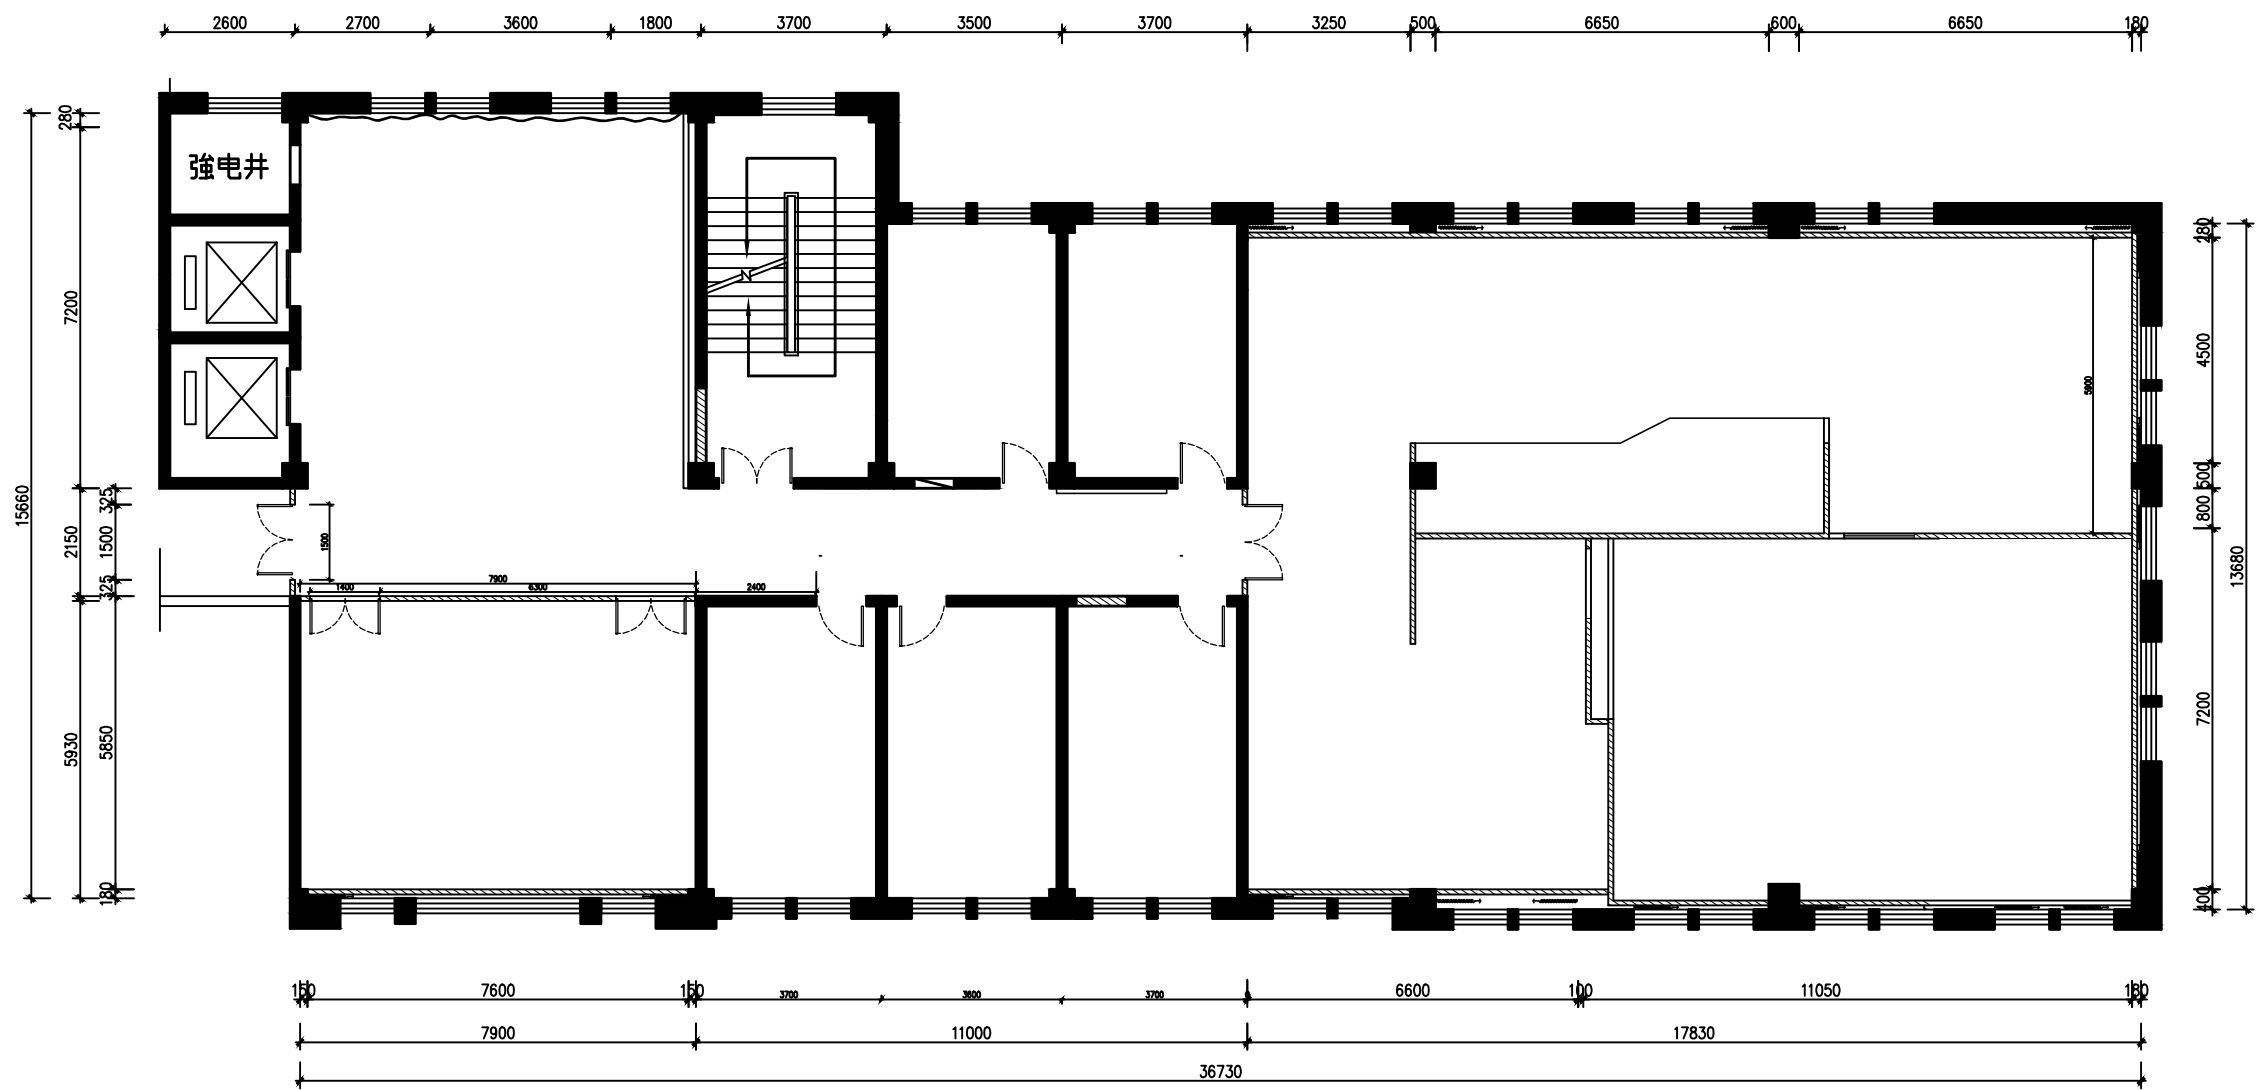

←~~~~~ 防火窗帘, 共计约57m

## 防火窗帘布置平面图

业 主	CLIENT			
呼和浩特市消防救援支队				
设计单位	北京红色记忆展览有限公司			
设计阶段 DESIGN STAGE				
方案	<input checked="" type="checkbox"/> 交通	<input type="checkbox"/> 园林	<input type="checkbox"/> 消防	<input type="checkbox"/> 人防
报建	<input type="checkbox"/> 初设	<input type="checkbox"/> 招标	<input type="checkbox"/> 报审	<input type="checkbox"/> 施工
备注	REMARK			
4	年	月	日	
3	年	月	日	
2	年	月	日	
1	年	月	日	
修改版本 MODIFICATION	日期	DATE	说明	ANNOTATION
工程名称 PROJECT TITLE				
呼市消防救援支队队史馆				
项 目 ITEM TITLE				
图纸名称 DRAWING NAME				
防火窗帘布置平面图				
专业负责人 CHIEF DESIGNER				
校对 CHECKED BY				
设计 DESIGNER				
比例 SCALE	版本 REVISION	1		
日期 DATE	年 月 日			
图号 DRAWING NO.	5			

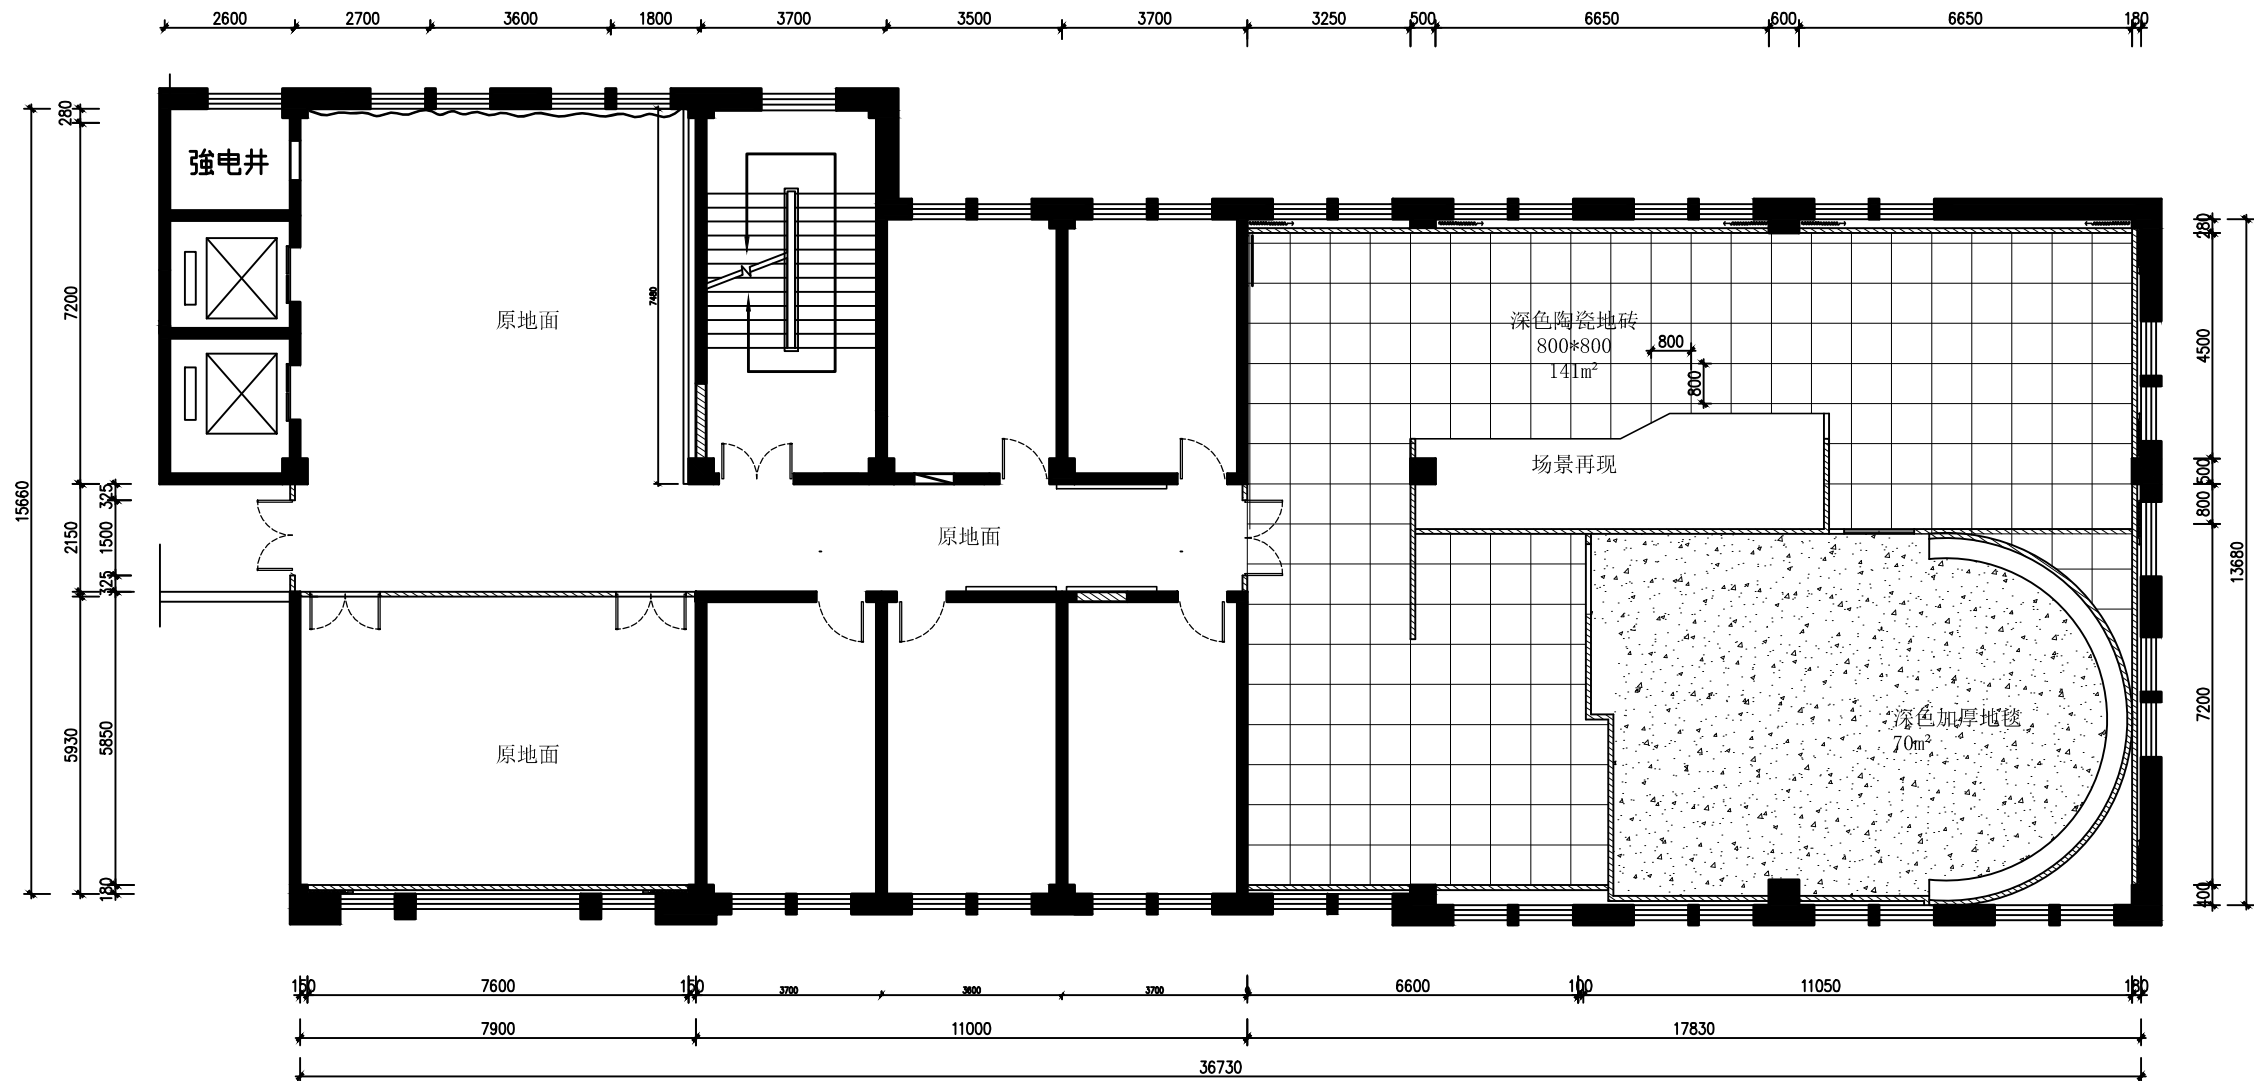

地面铺装图

业 主 CLIENT

呼和浩特市消防救援支队

设计单位

北京红色记忆展览有限公司

设计阶段 DESIGN STAGE

方案	交通	园林	消防	人防
报建	初设	招标	报审	施工

备注 REMARK

4	年	月	日
3	年	月	日
2	年	月	日
1	年	月	日
修改版本 MODIFICATION	日期	DATE	说明 ANNOTATION

工程名称 PROJECT TITLE

呼市消防救援支队队史馆

项 目 ITEM TITLE

图纸名称 DRAWING NAME

地面铺装图

专业负责人

CHIEF DESIGNER

校对

CHECKED BY

设计

DESIGNER

比例

SCALE

版本

REVISION

1

日期


DATE

年 月 日

图号

DRAWING NO.

6

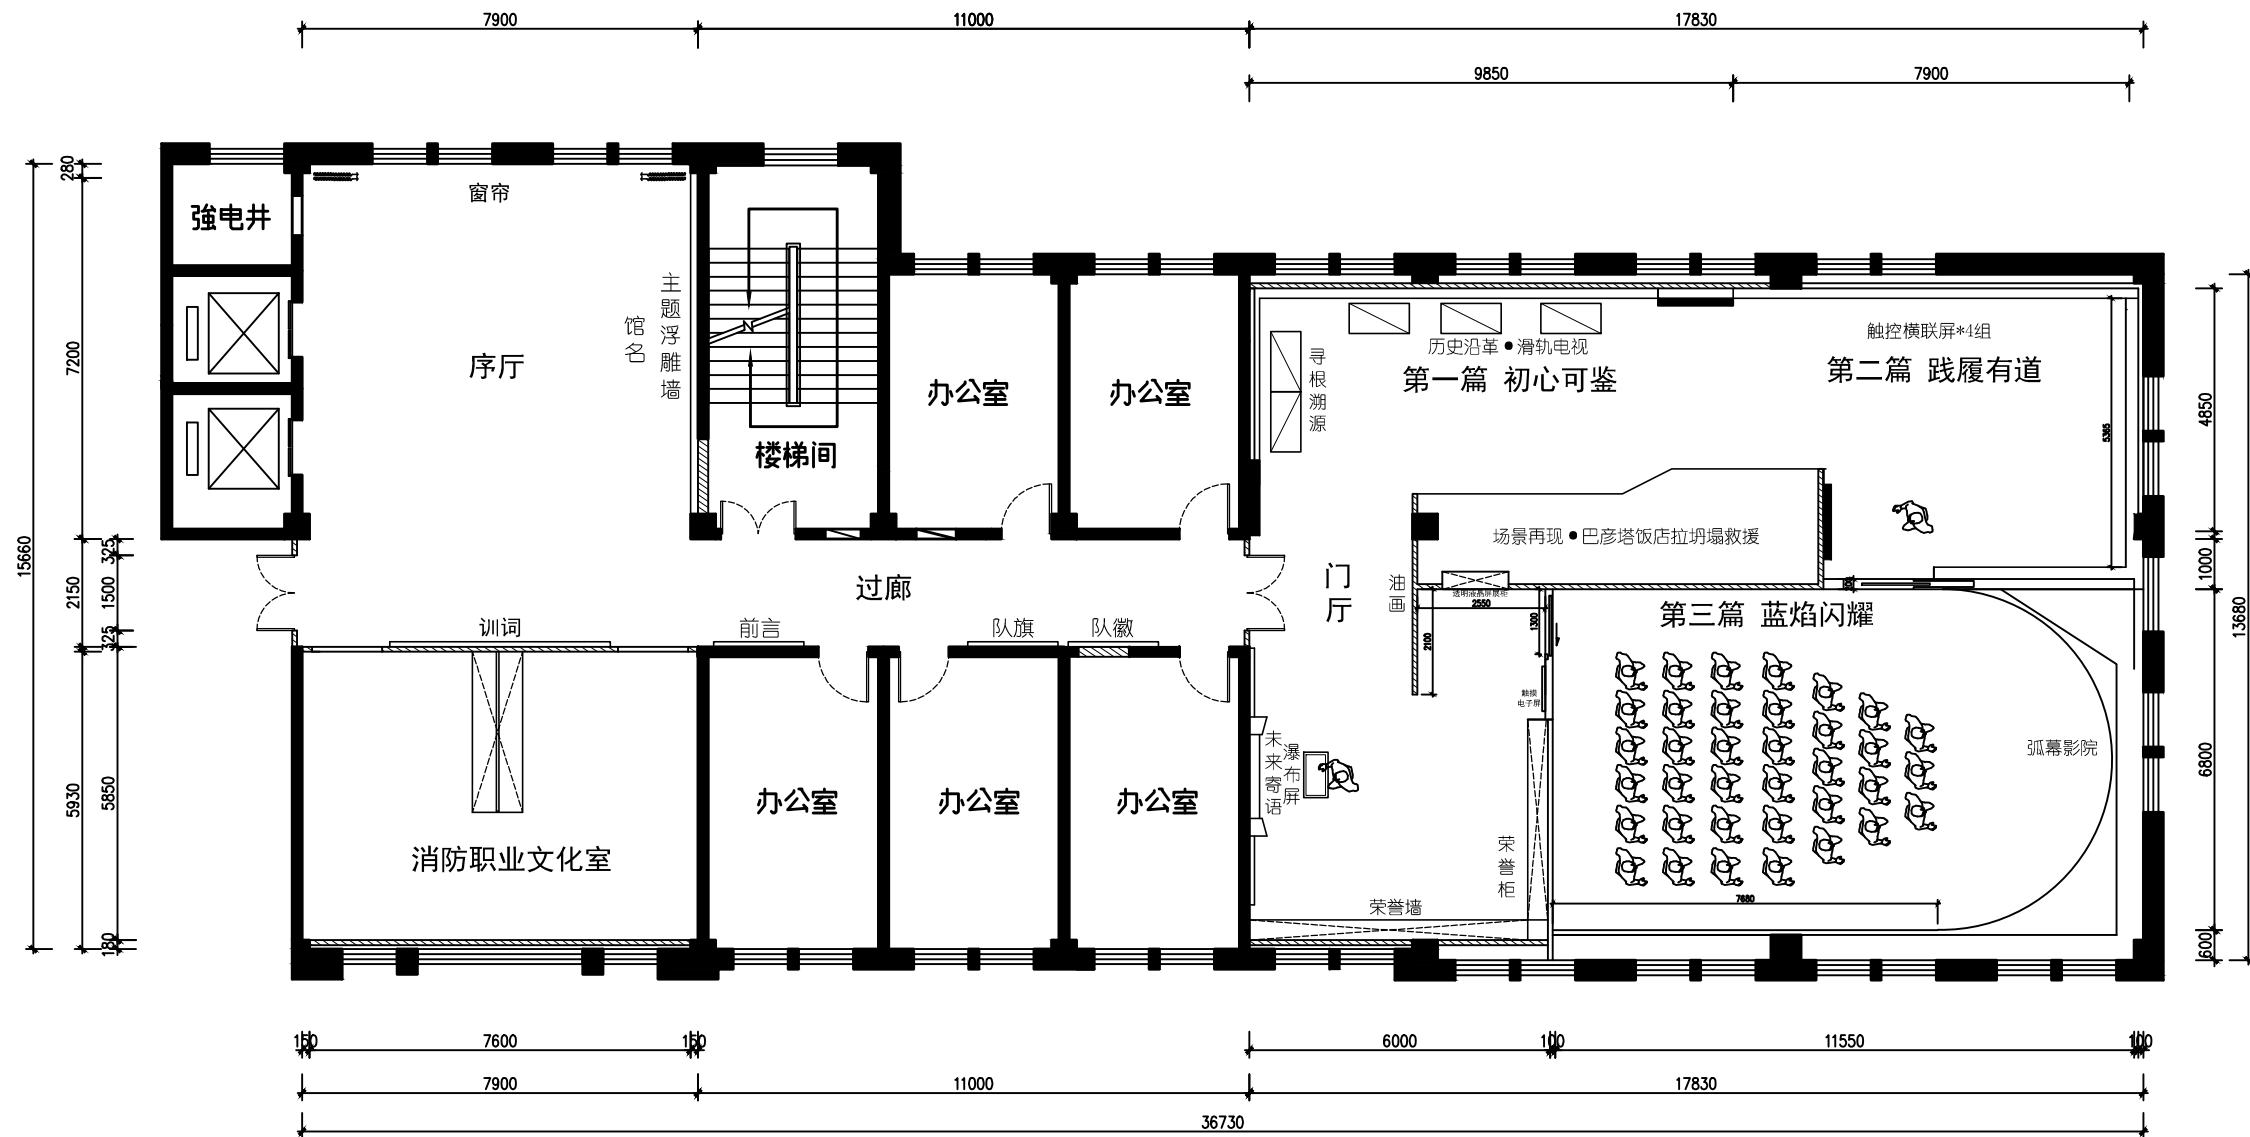

篇章一标

# 平面规划及参观流线图

业 主 CLIENT

呼和浩特市消防救援支队

设计单位

北京红色记忆展览有限公司

设计阶段 DESIGN STAGE

方案	交通	园林	消防	人防
报建	初设	招标	报审	施工

备注 REMARK

4	年	月	日
3	年	月	日
2	年	月	日
1	年	月	日
修改版本 MODIFICATION	日期	DATE	说明 ANNOTATION

工程名称 PROJECT TITLE

呼市消防救援支队队史馆

项 目

ITEM TITLE

图纸名称

DRAWING NAME

平面规划及参观流线图

专业负责人

CHIEF DESIGNER

校对

CHECKED BY

设计

DESIGNER

比例

SCALE

版本

REVISION

1

日期

DATE


年 月 日

图号

DRAWING NO.


7



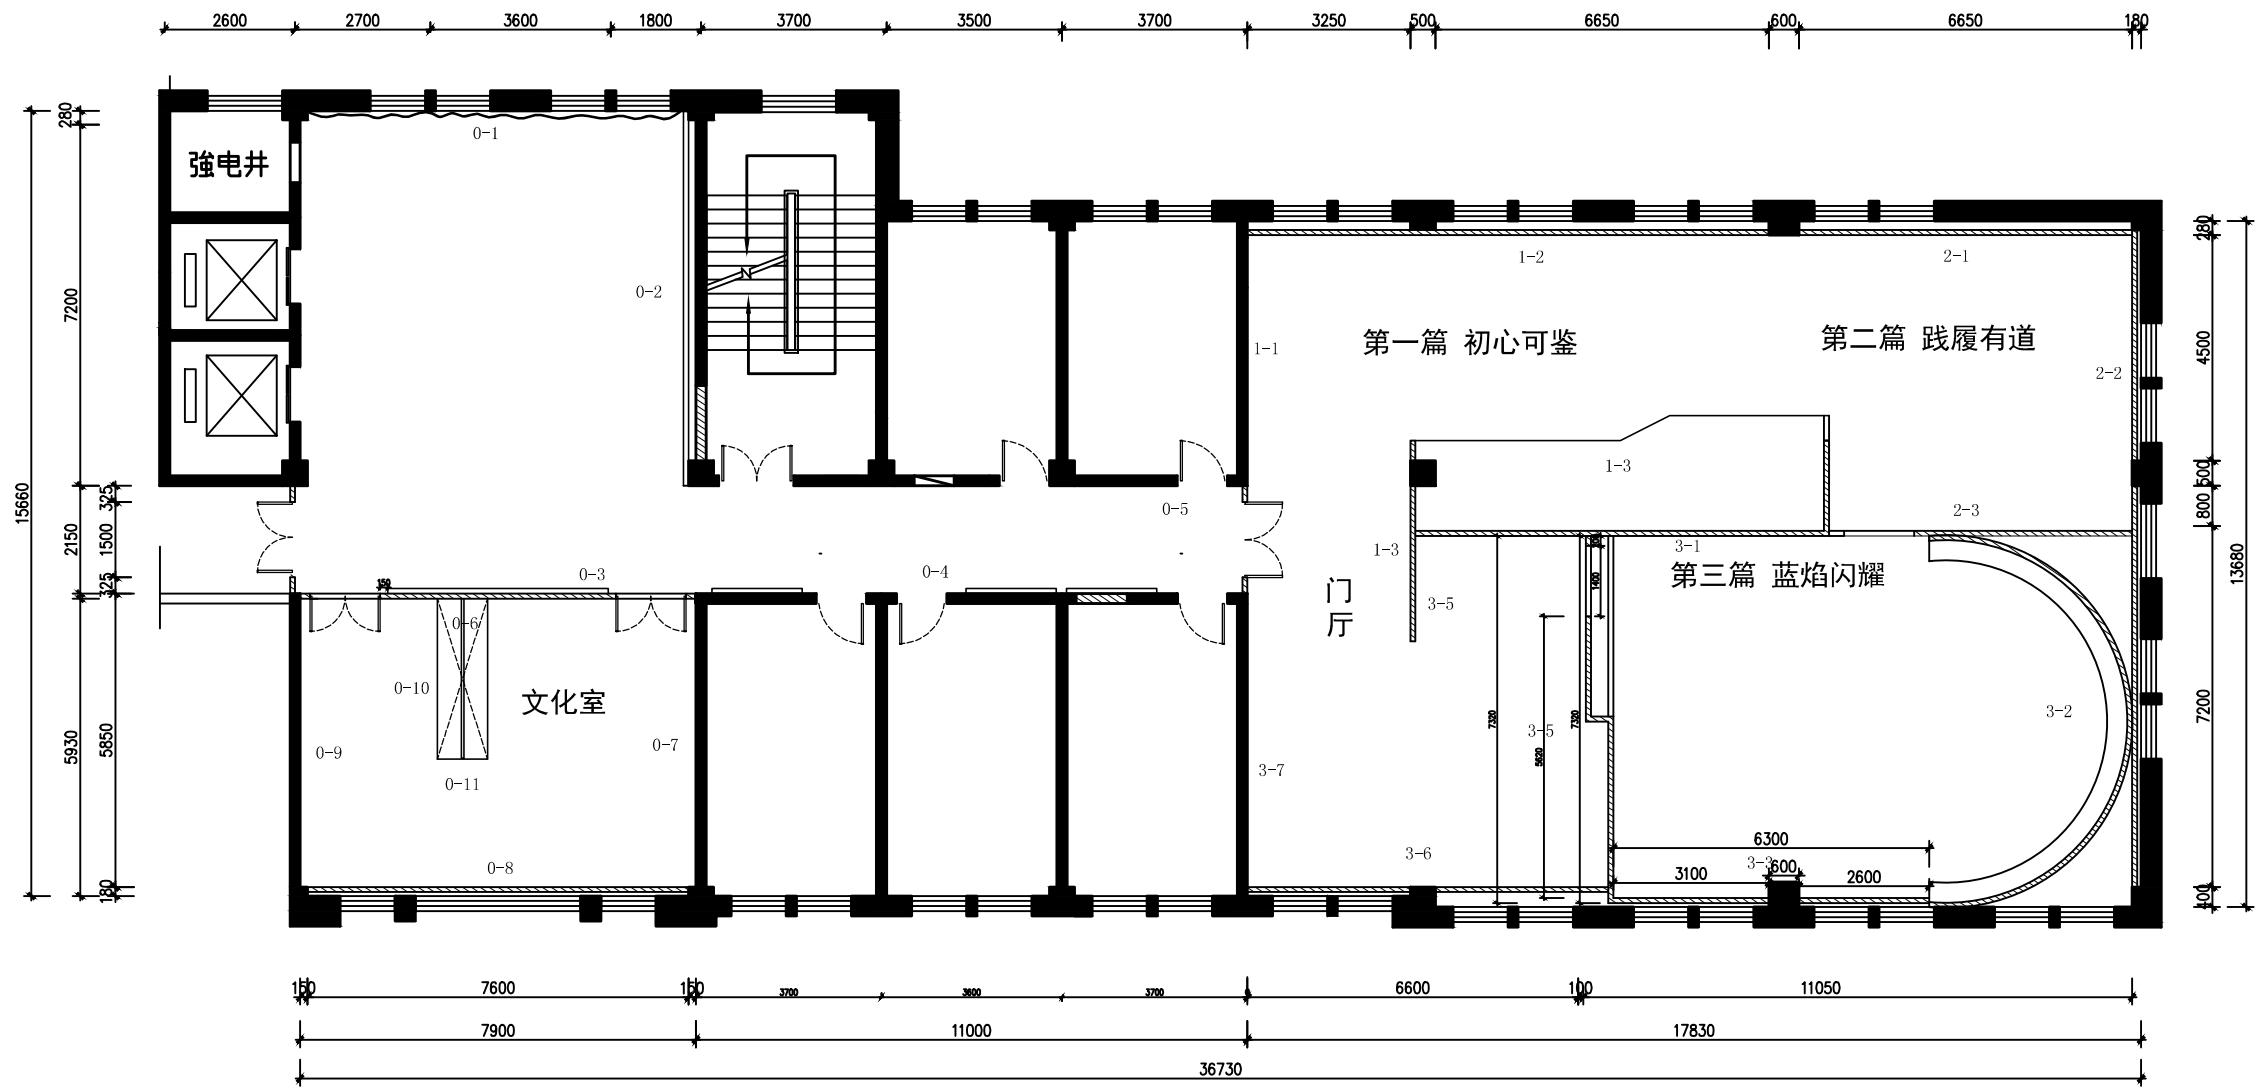


平面索引图

业 主	CLIENT
呼和浩特市消防救援支队	
设计单位	北京红色记忆展览有限公司
设计阶段 DESIGN STAGE	
方案	交通 园林 消防 人防
报建	初设 招标 报审 施工
备注	REMARK
4	年 月 日
3	年 月 日
2	年 月 日
1	年 月 日
修改版本	日期 DATE 说明 ANNOTATION
工程名称	PROJECT TITLE
呼市消防救援支队队史馆	
项 目	ITEM TITLE
图纸名称	DRAWING NAME
平面索引图	
专业负责人	CHIEF DESIGNER
校对	CHECKED BY
设计	DESIGNER
比例	版本 RIVISION 1
SCALE	日期 年 月 日
DATE	图号 8
DRAWING NO.	

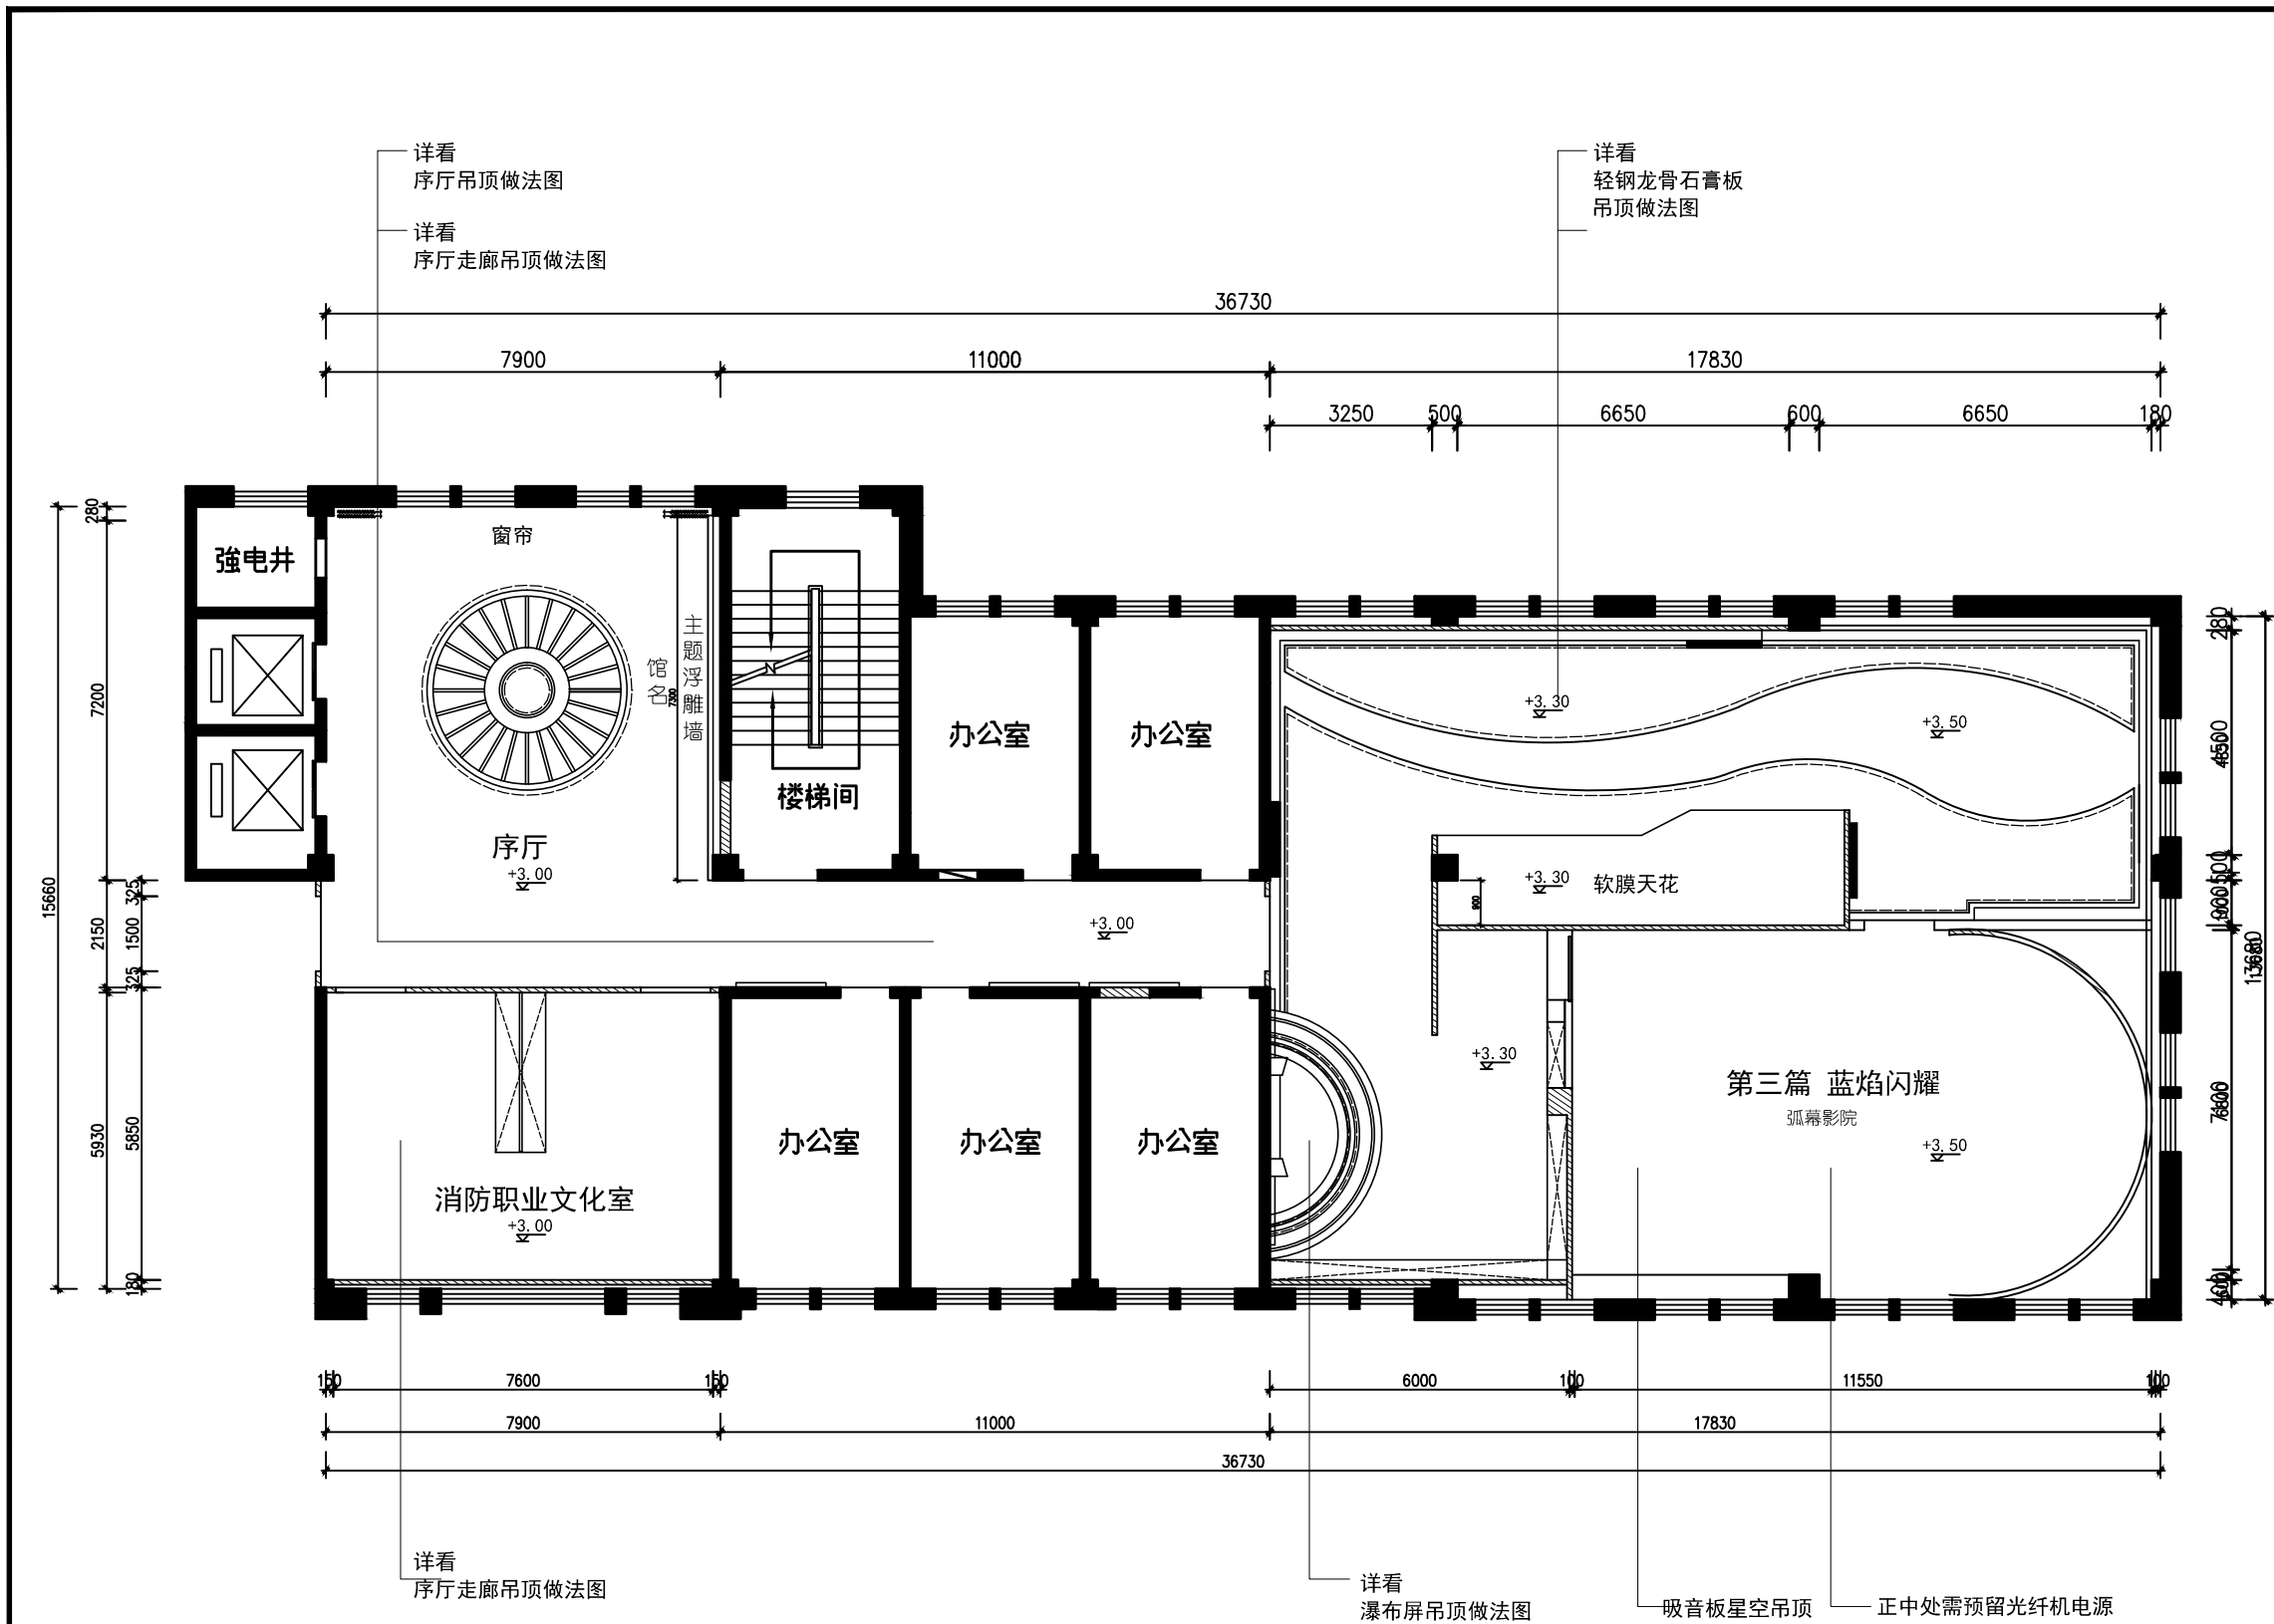

顶面天花图

业 主		CLIENT	
呼和浩特市消防救援支队			
设计单位		北京红色记忆展览有限公司	
设计阶段		DESIGN STAGE	
方案	<input checked="" type="checkbox"/>	交通	<input type="checkbox"/>
报建	<input type="checkbox"/>	初设	<input type="checkbox"/>
招 标	<input type="checkbox"/>	报 审	<input type="checkbox"/>
施 工	<input type="checkbox"/>	施 工	<input type="checkbox"/>
备注		REMARK	
4	年	月	日
3	年	月	日
2	年	月	日
1	年	月	日
修改版本	日期	DATE	说明
MODIFICATION			ANNOTATION
工程名称		PROJECT TITLE	
呼市消防救援支队队史馆			
项 目		ITEM TITLE	
图纸名称		DRAWING NAME	
顶面天花图			
专业负责人			
CHIEF DESIGNER			
校对			
CHECKED BY			
设计			
DESIGNER			
比例		版本	
SCALE		RIVISION	
日期		年 月 日	
DATE			
图号		9	
DRAWING NO.			

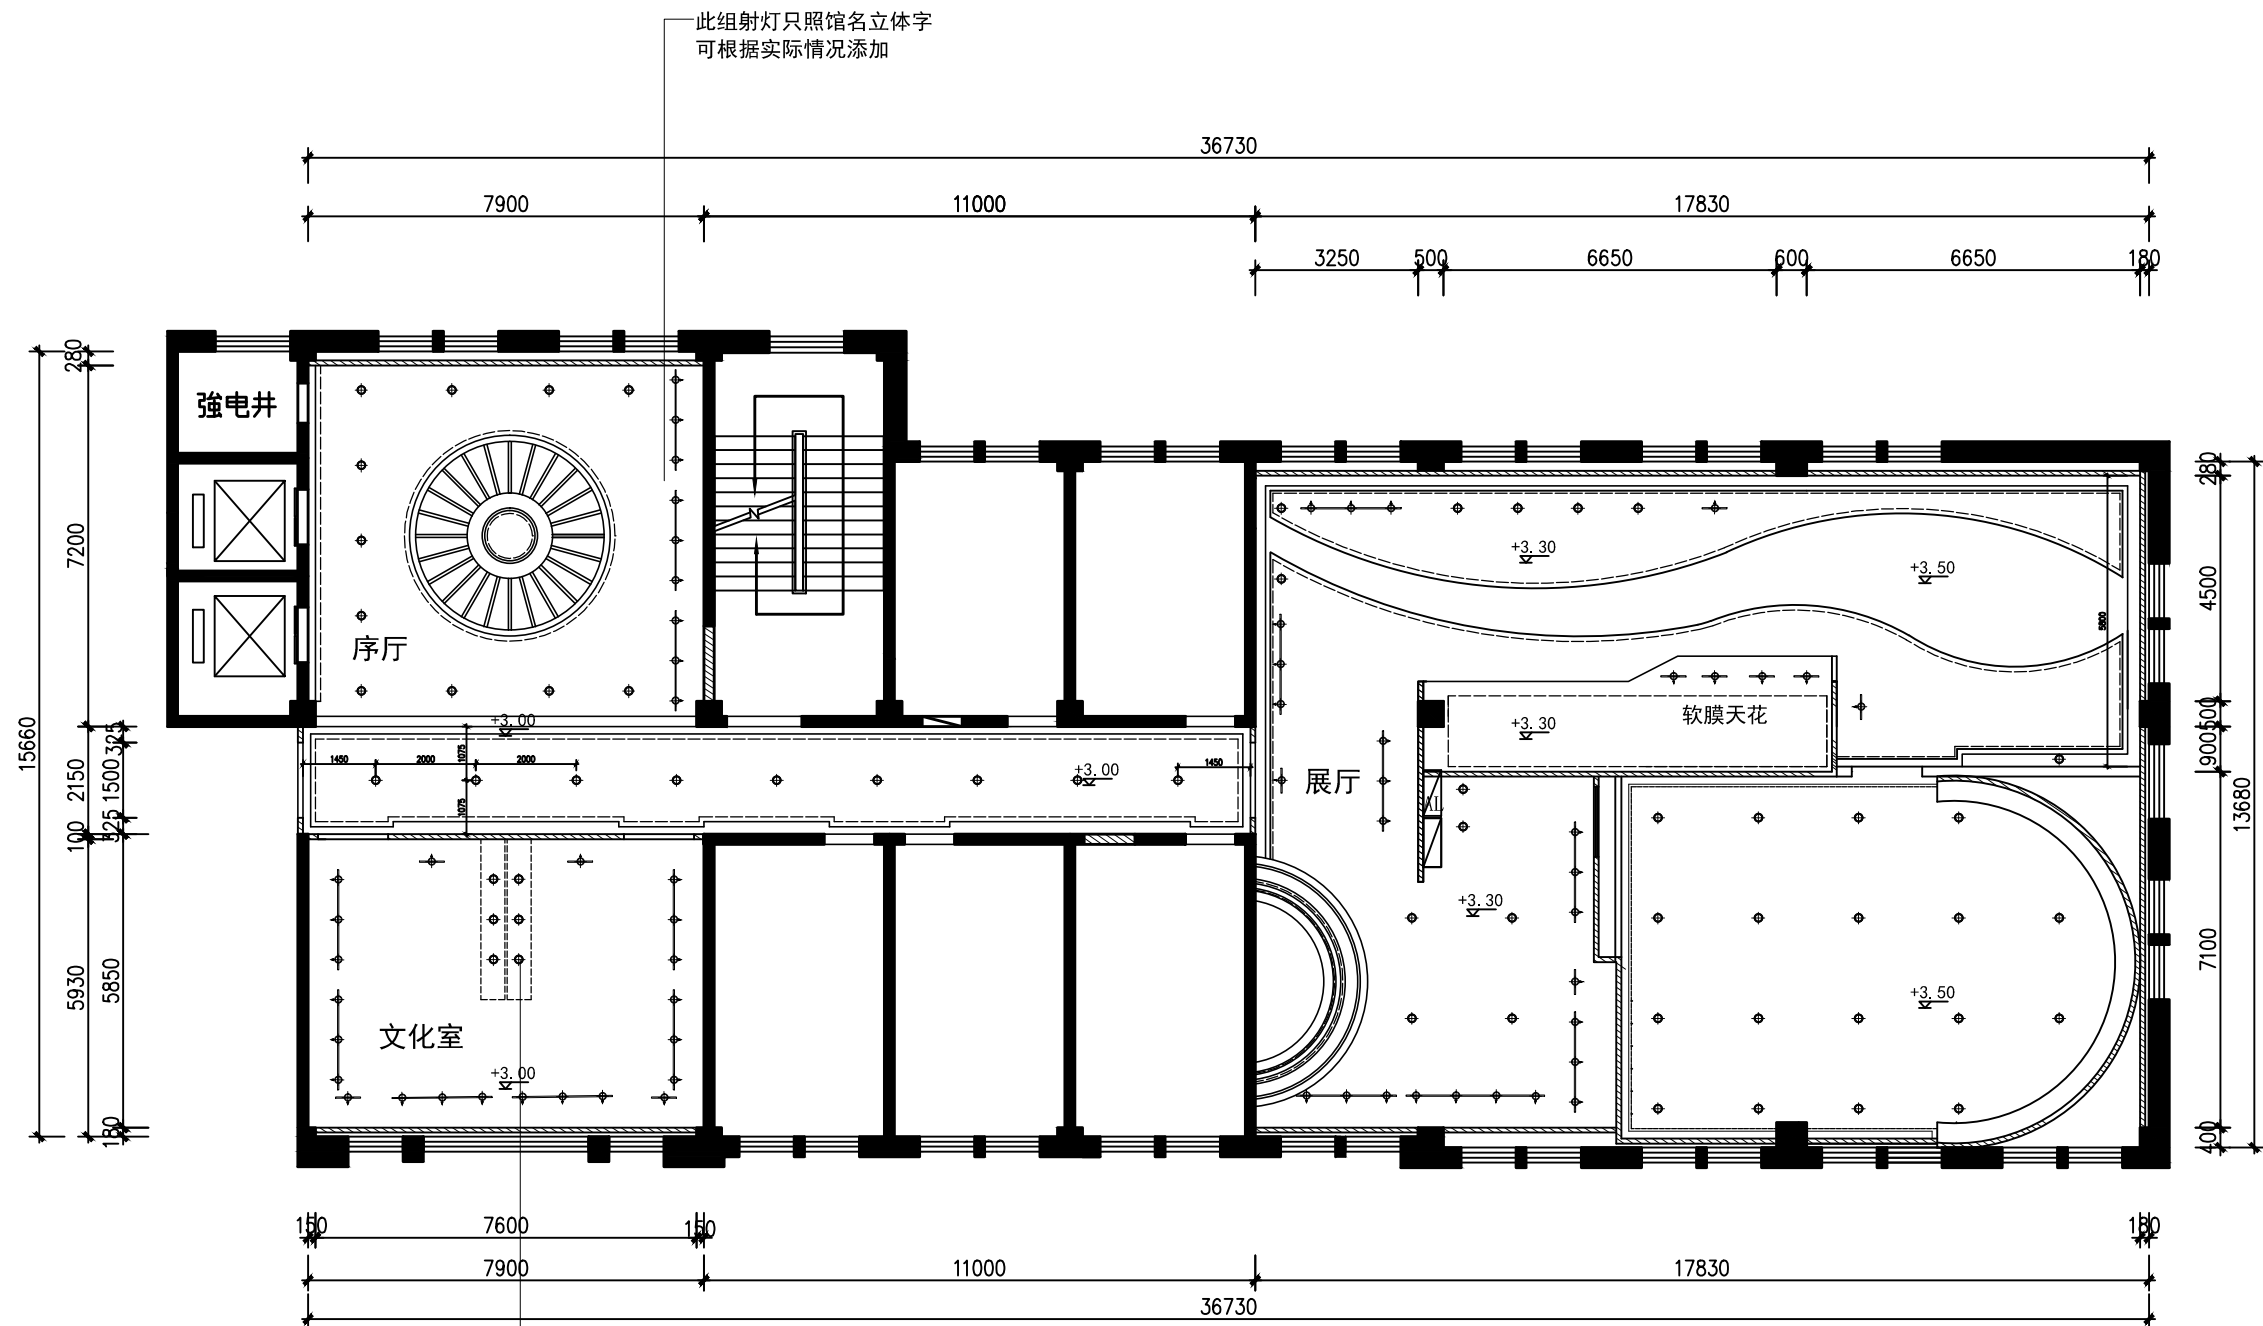

	三联开关、双联开关
	地热控制箱
	动力、照明供电箱
	应急灯
	筒灯
	轨道射灯, 三盏轨道2m, 两盏1m
	暗藏灯带

柜内筒灯

顶面灯具布置图

业 主 CLIENT

呼和浩特市消防救援支队

设计单位

北京红色记忆展览有限公司

设计阶段 DESIGN STAGE

方案	<input checked="" type="checkbox"/> 交通	<input type="checkbox"/> 园林	<input type="checkbox"/> 消防	<input type="checkbox"/> 人防
报建	<input type="checkbox"/> 初设	<input type="checkbox"/> 招标	<input type="checkbox"/> 报审	<input type="checkbox"/> 施工

备注 REMARK

4	年	月	日	
3	年	月	日	
2	年	月	日	
1	年	月	日	
修改版本 MODIFICATION	日期	DATE	说明	ANNOTATION

工程名称 PROJECT TITLE

呼市消防救援支队队史馆

项 目 ITEM TITLE

图纸名称 DRAWING NAME

顶面灯具布置图

专业负责人

CHIEF DESIGNER

校对

CHECKED BY

设计

DESIGNER

比例

SCALE

版本

REVISION

1

日期


DATE

年 月 日

图号

DRAWING NO.


10

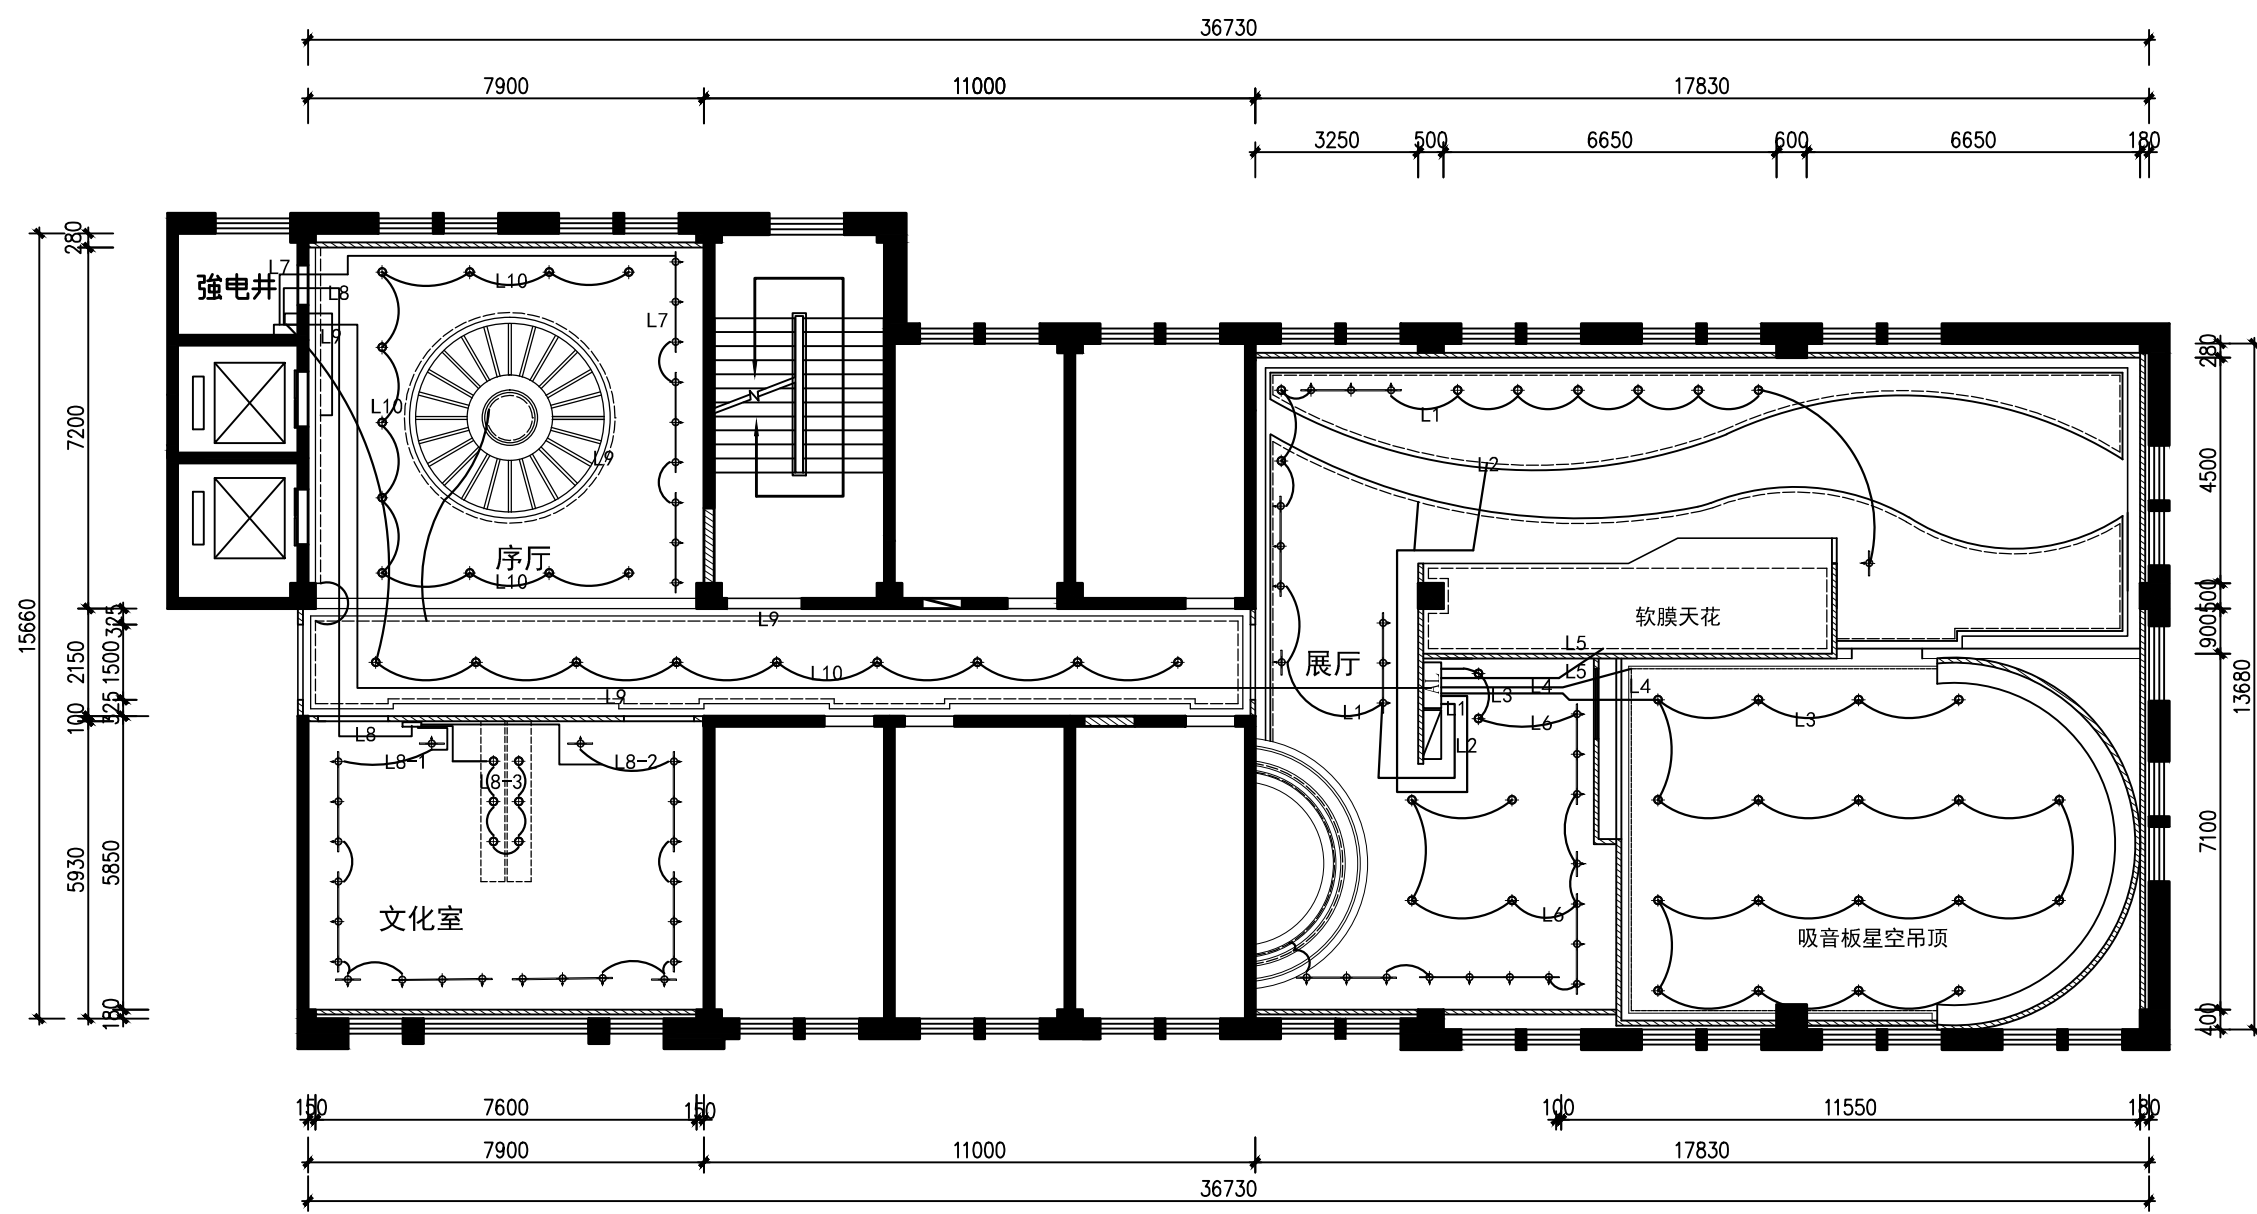

	三联、双联开关
	地热控制箱
	动力、照明供电箱
	应急灯
	筒灯、装饰吊灯
	轨道射灯, 三盏轨道2m, 两盏1m
	暗藏灯带

灯具、开关、布线图


业 主		CLIENT	
呼和浩特市消防救援支队			
设计单位		北京红色记忆展览有限公司	
设计阶段 DESIGN STAGE			
方案	交通	园林	消防
报建	初设	招标	报审
备注 REMARK			
4	年	月	日
3	年	月	日
2	年	月	日
1	年	月	日
修改版本	日期	DATE	说明
MODIFICATION			ANNOTATION
工程名称		PROJECT TITLE	
呼市消防救援支队队史馆			
项 目		ITEM TITLE	
图纸名称		DRAWING NAME	
顶面开关布置图			
专业负责人		CHIEF DESIGNER	
校对		CHECKED BY	
设计		DESIGNER	
比例	版本	1	
SCALE	RIVISION		
日期	年	月	日
DATE			
图号	11		
DRAWING NO.			

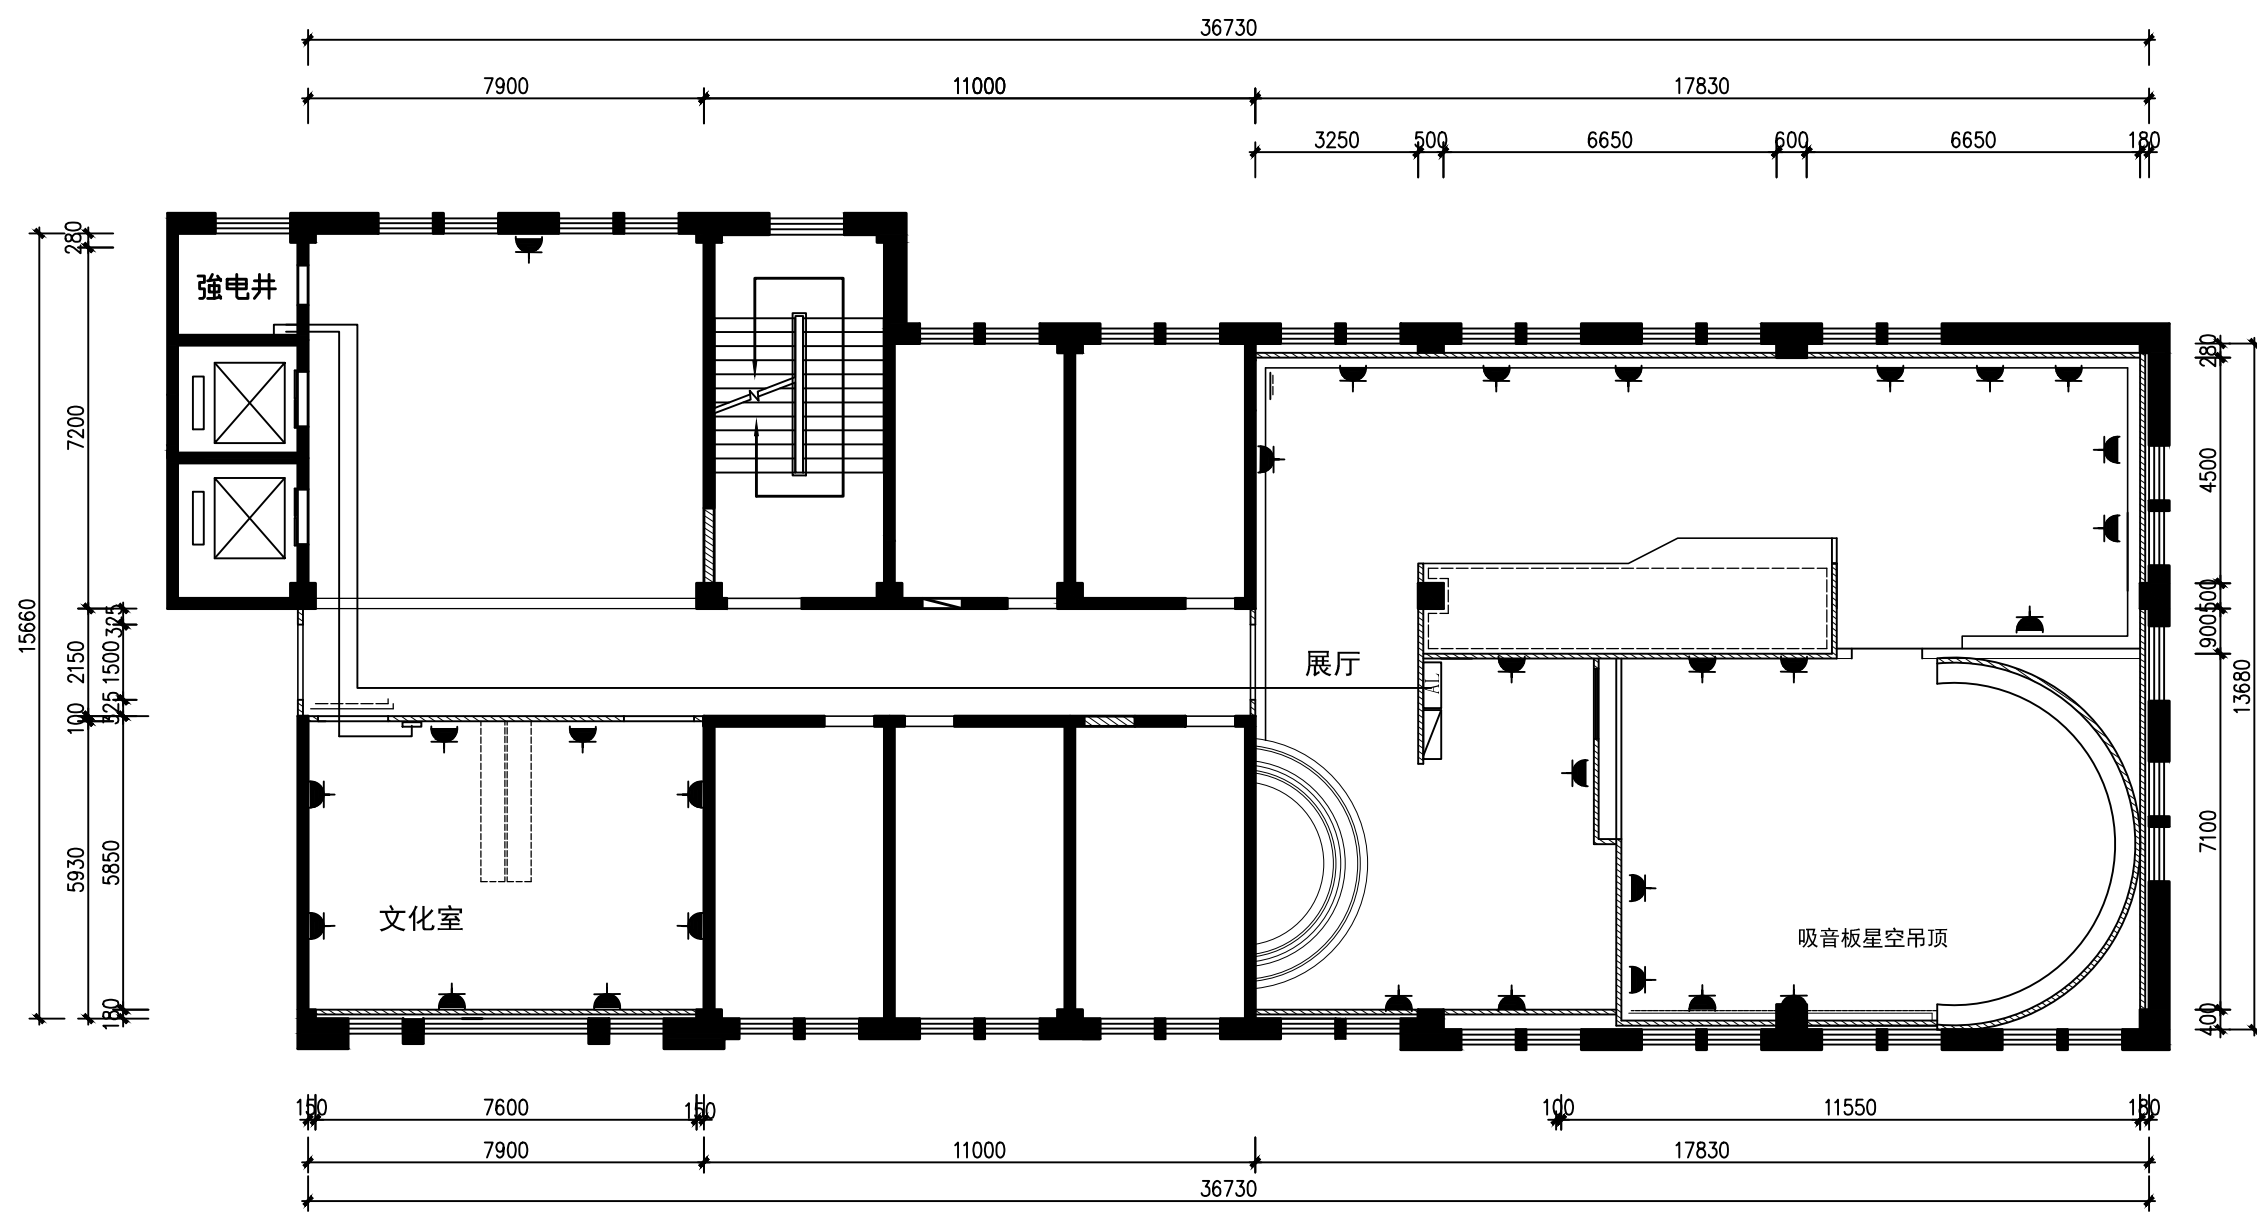

	三联、双联开关
	五孔插座（暗装）
	动力、照明供电箱
	应急灯
	筒灯、装饰吊灯
	轨道射灯，三盏轨道2m，两盏1m
	暗藏灯带


插座布线图

业 主				CLIENT					
呼和浩特市消防救援支队									
设计单位									
北京红色记忆展览有限公司									
设计阶段 DESIGN STAGE									
方案	<input checked="" type="checkbox"/>	交通		园林		消防		人防	
报建		初设		招标		报审		施工	
备注								REMARK	
4		年		月		日			
3		年		月		日			
2		年		月		日			
1		年		月		日			
修改版本 MODIFICATION		日期		DATE		说明		ANNOTATION	
工程名称								PROJECT TITLE	
呼市消防救援支队队史馆									
项 目								ITEM TITLE	
图纸名称								DRAWING NAME	
顶面开关布置图									
专业负责人									
CHIEF DESIGNER									
校对									
CHECKED BY									
设计									
DESIGNER									
比例				版本					
SCALE				RIVISION 1					
日期				年 月 日					
DATE									
图号				12					
DRAWING NO.									

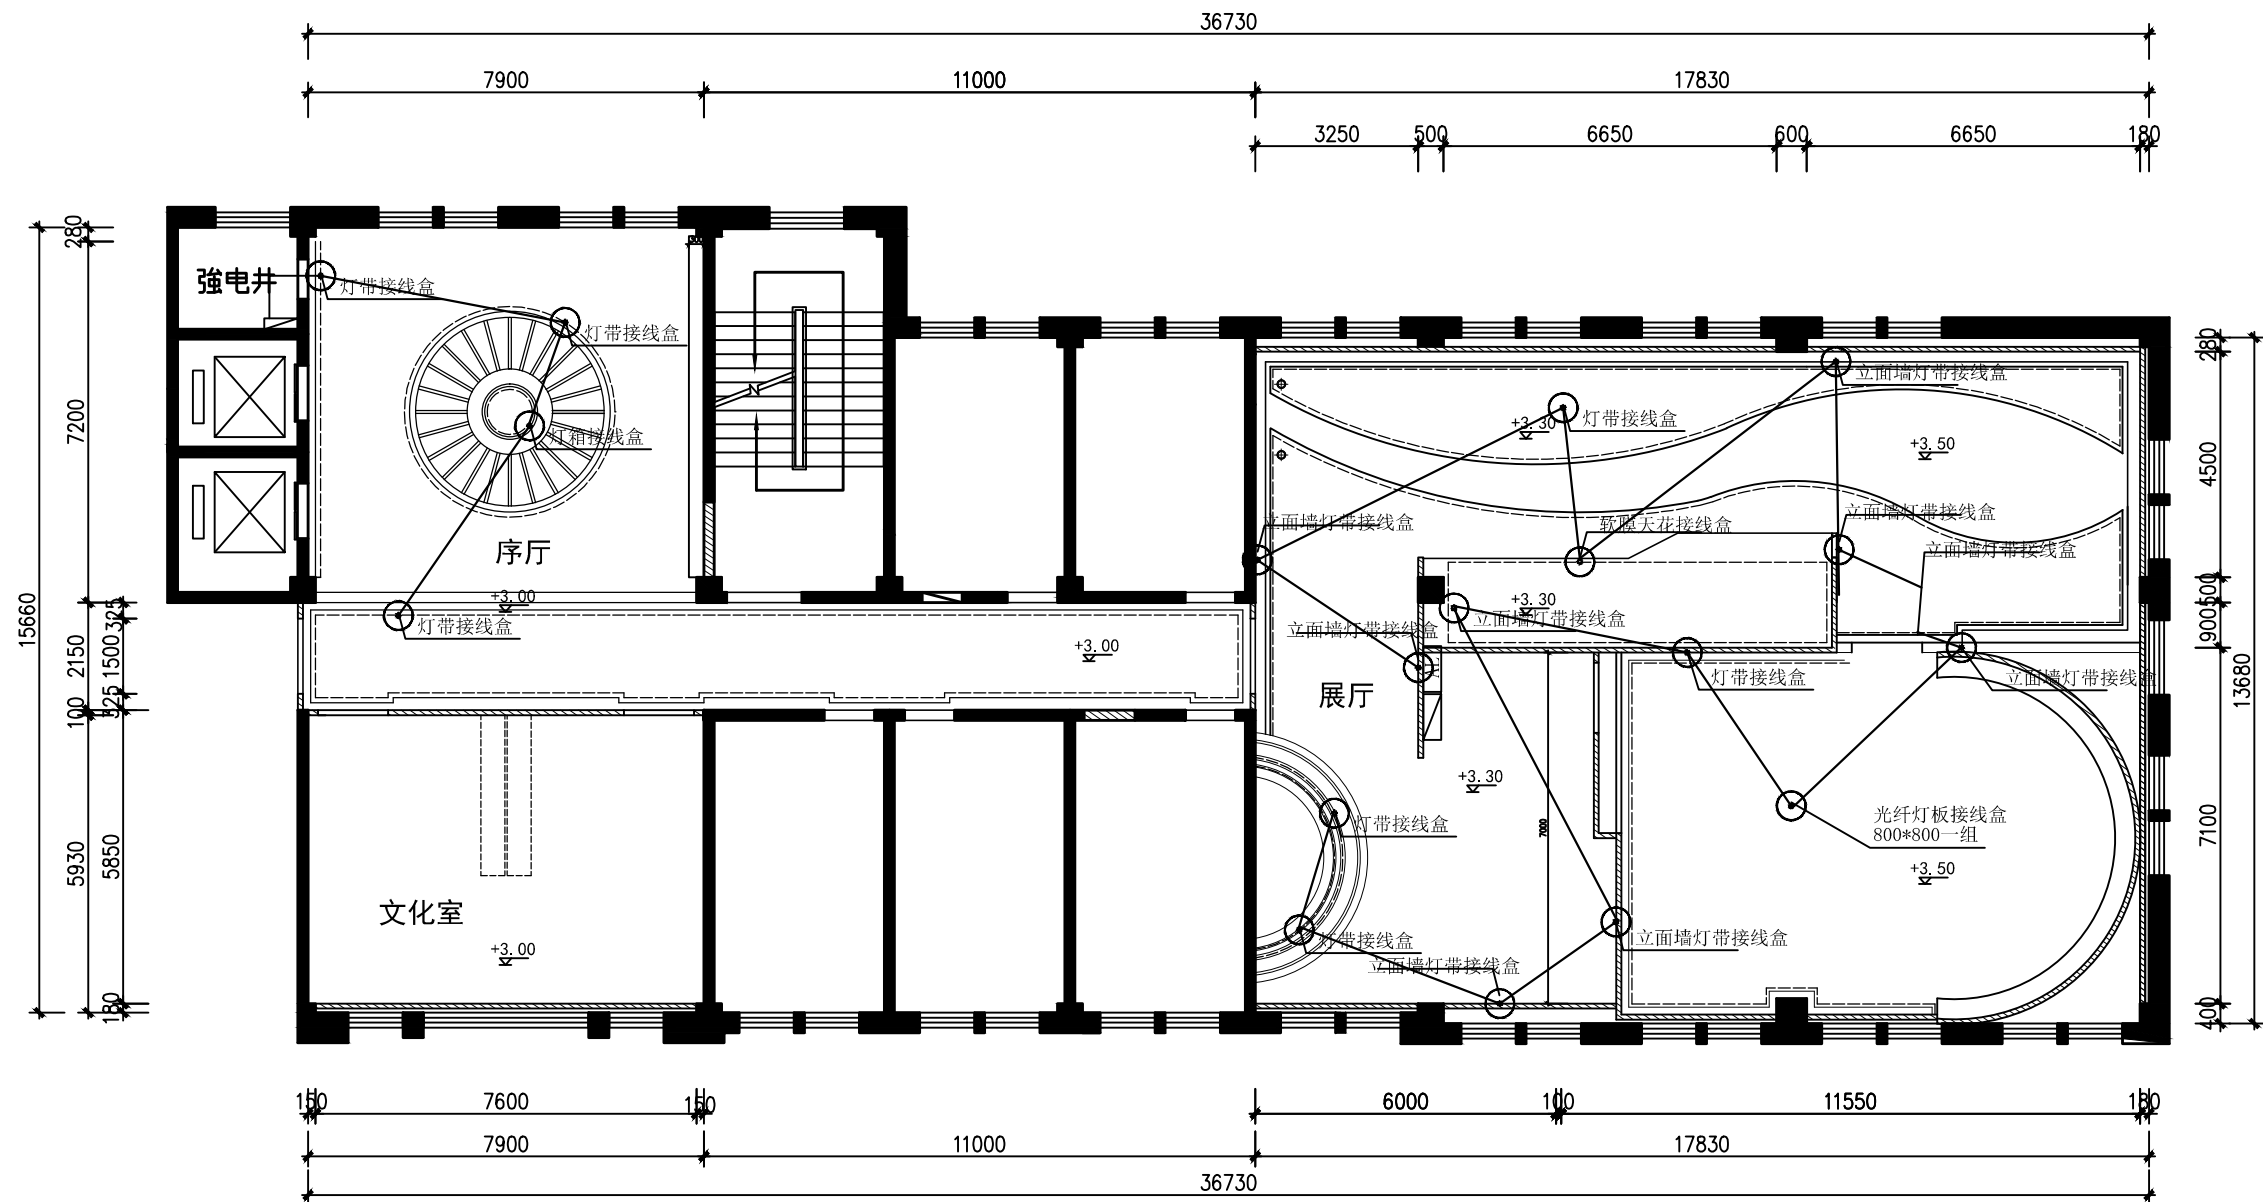

灯带灯箱接线图


业 主				CLIENT			
呼和浩特市消防救援支队							
设计单位							
北京红色记忆展览有限公司							
设计阶段 DESIGN STAGE							
方案	✓	交通		园林		消防	
人防							
报建		初设		招标		报审	
施工							
备注 REMARK							
4	年 月 日						
3	年 月 日						
2	年 月 日						
1	年 月 日						
修改版本 修订(第1次)		日期 DATE		说明		ANNOTATION	
工程名称 PROJECT TITLE							
呼市消防救援支队队史馆							
项 目 ITEM TITLE							
图纸名称 DRAWING NAME							
灯带灯箱接线图							

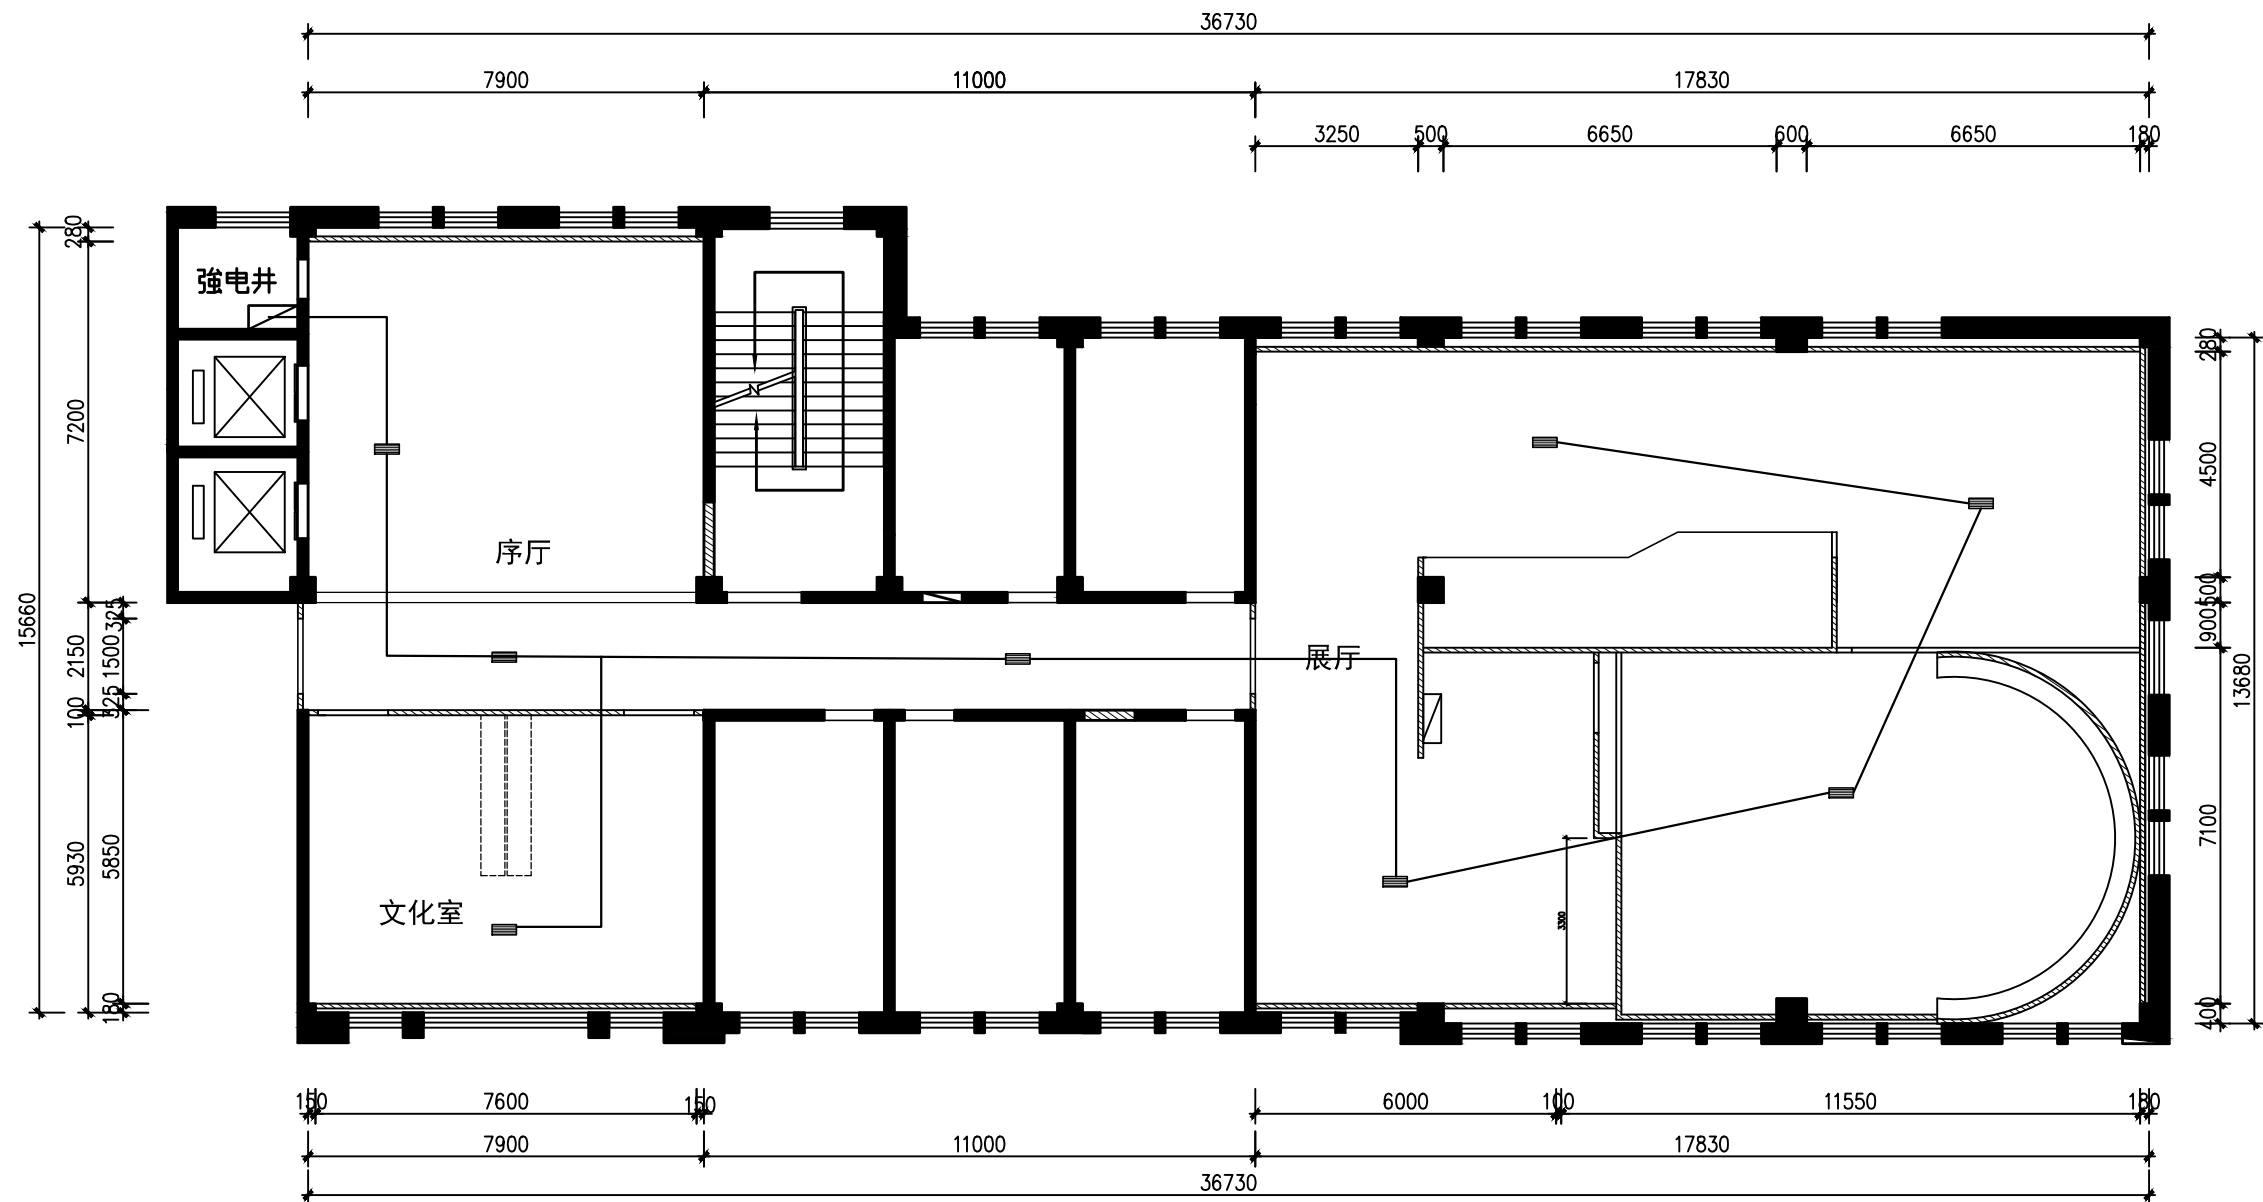

	三联开关、双联开关
	地热控制箱
	动力、照明供电箱
	应急灯
	筒灯、装饰吊灯
	轨道射灯, 三盏轨道2m, 两盏1m
	暗藏灯带

应急灯布置图


业 主	CLIENT			
呼和浩特市消防救援支队				
设计单位	北京红色记忆展览有限公司			
设计阶段 DESIGN STAGE				
方案	<input checked="" type="checkbox"/> 交通	<input type="checkbox"/> 园林	<input type="checkbox"/> 消防	<input type="checkbox"/> 人防
报建	<input type="checkbox"/> 初设	<input type="checkbox"/> 招标	<input type="checkbox"/> 报审	<input type="checkbox"/> 施工
备注	REMARK			
4	年	月	日	
3	年	月	日	
2	年	月	日	
1	年	月	日	
修改版本 MODIFICATION	日期	DATE	说明	ANNOTATION
工程名称 PROJECT TITLE				
呼市消防救援支队队史馆				
项 目 ITEM TITLE				
图纸名称 DRAWING NAME				
应急灯布置图				
专业负责人 CHIEF DESIGNER				
校对 CHECKED BY				
设计 DESIGNER				
比例 SCALE	版本 REVISION 1			
日期 DATE	年 月 日			
图号 DRAWING NO.	14			

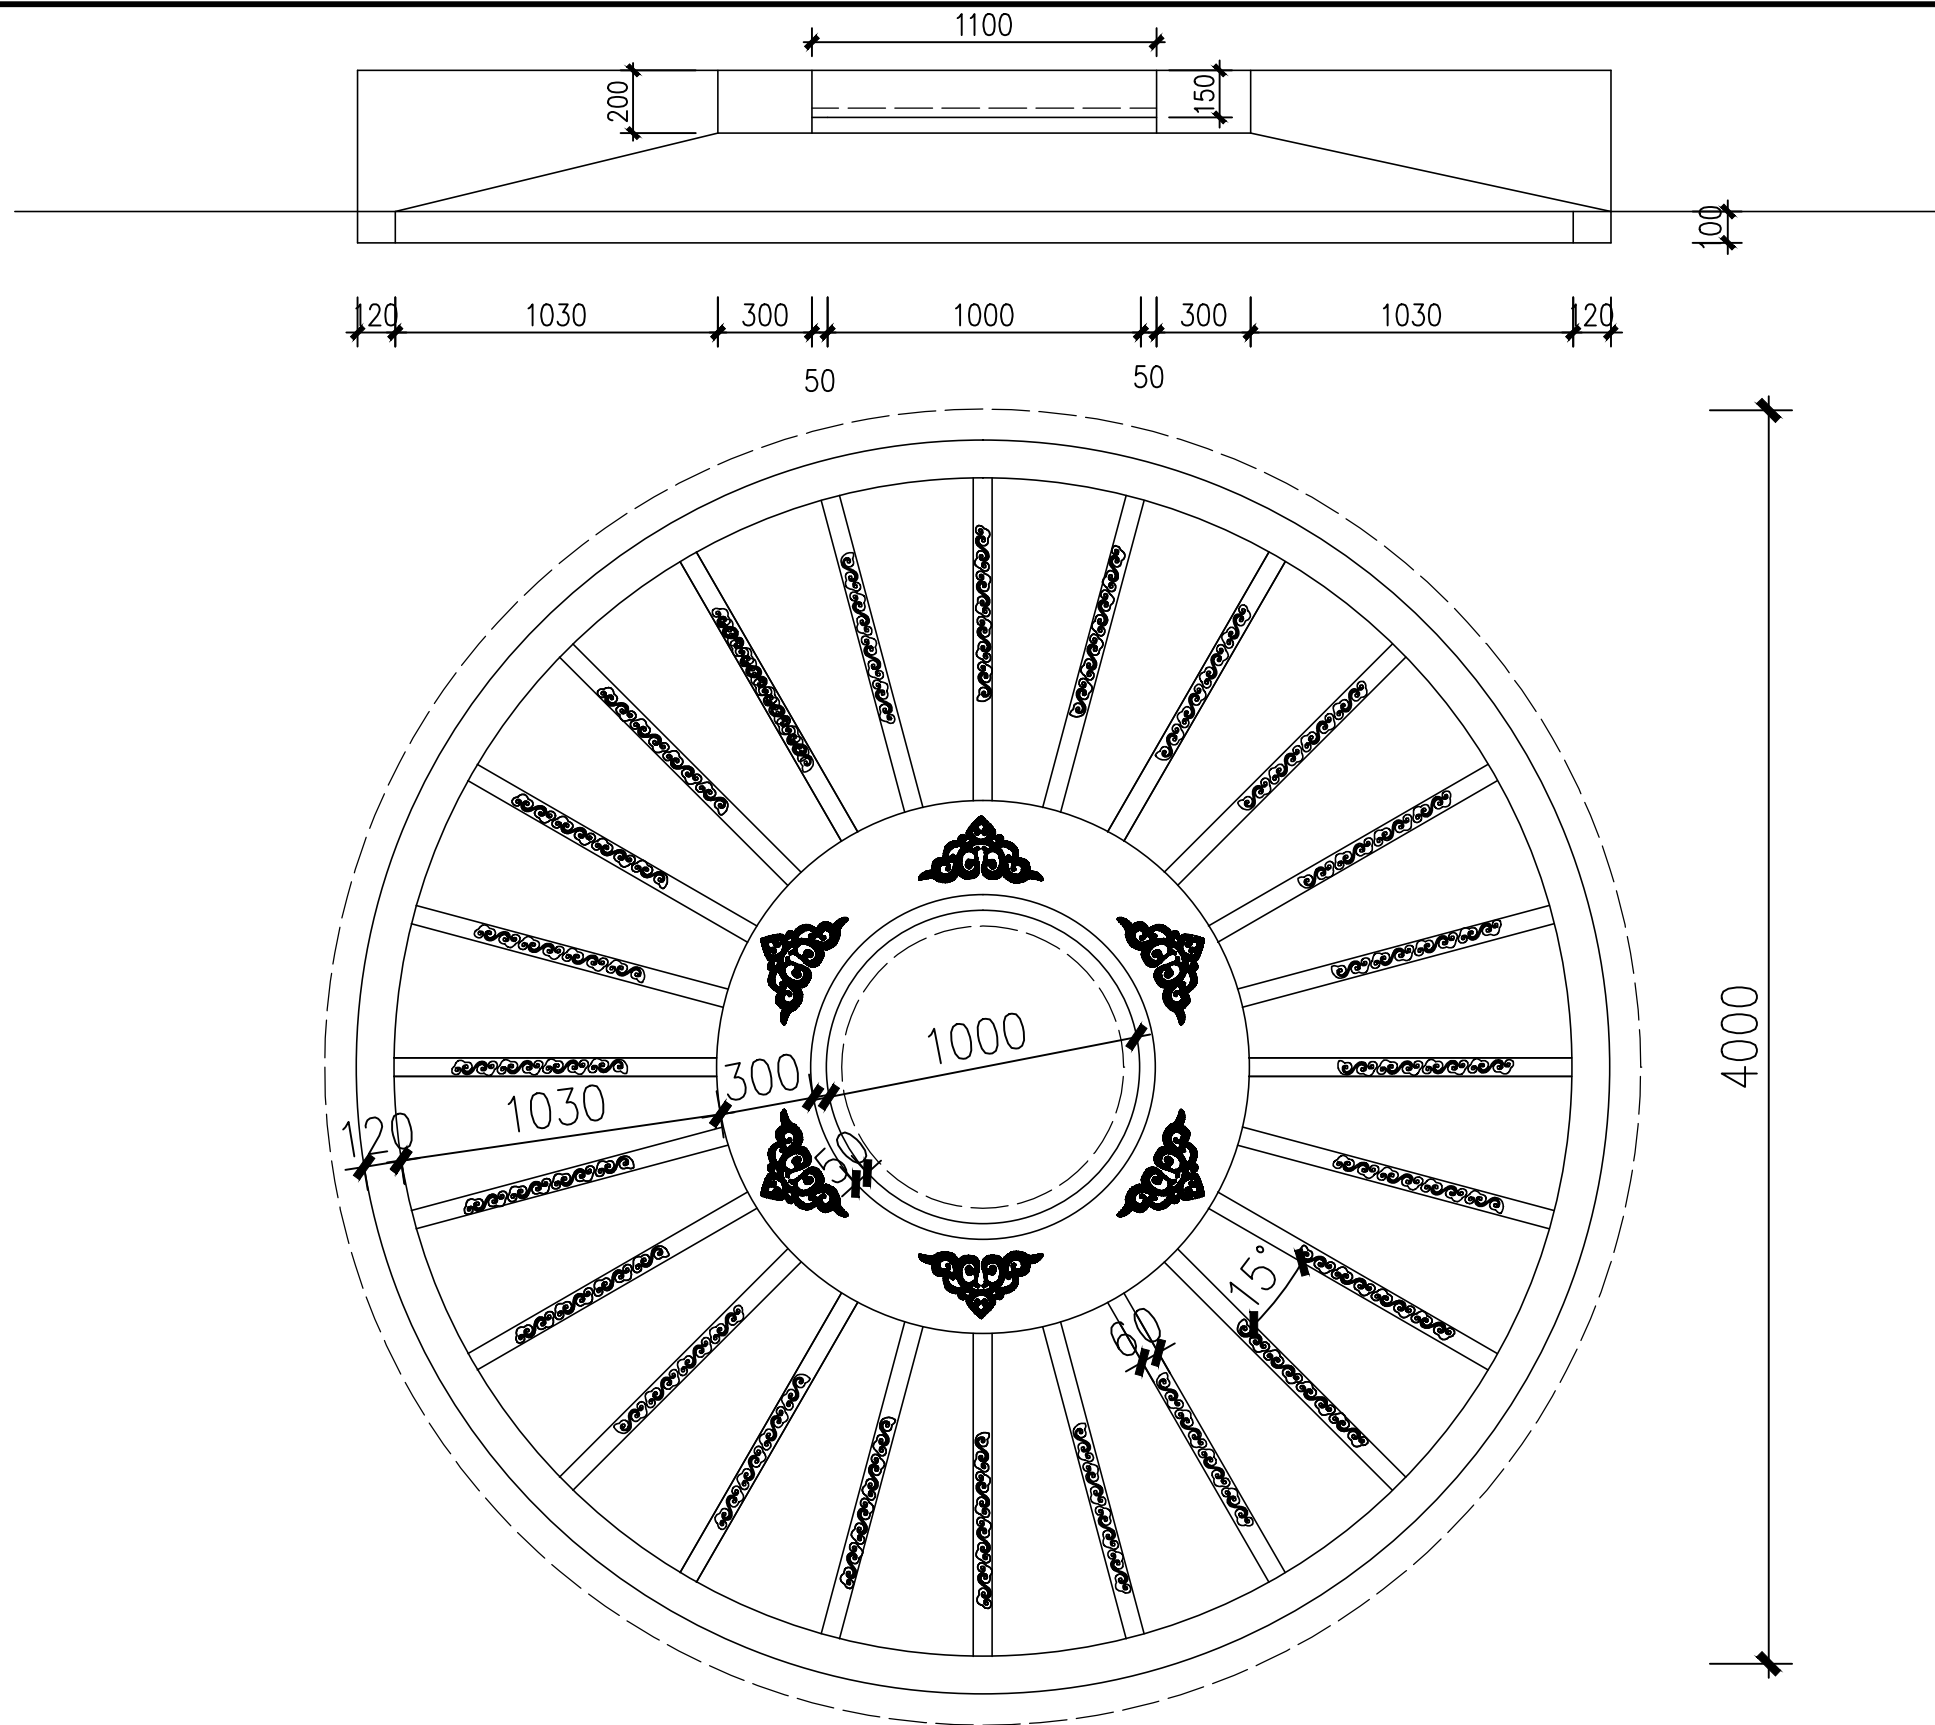

序厅吊顶做法图1


业 主		CLIENT		
呼和浩特市消防救援支队				
设计单位		北京红色记忆展览有限公司		
设计阶段 DESIGN STAGE				
方案	交通	园林	消防	人防
报建	初设	招标	报审	施工
备注 REMARK				
4	年	月	日	
3	年	月	日	
2	年	月	日	
1	年	月	日	
修改版本 MODIFICATION	日期	DATE	说明	ANNOTATION
工程名称		PROJECT TITLE		
呼市消防救援支队队史馆				
项 目		ITEM TITLE		
图纸名称		DRAWING NAME		
序厅吊顶做法图1				
专业负责人				
CHIEF DESIGNER				
校对				
CHECKED BY				
设计				
DESIGNER				
比例		版本		
SCALE		RIVISION 1		
日期		年 月 日		
DATE				
图号		ZF-1		
DRAWING NO.				



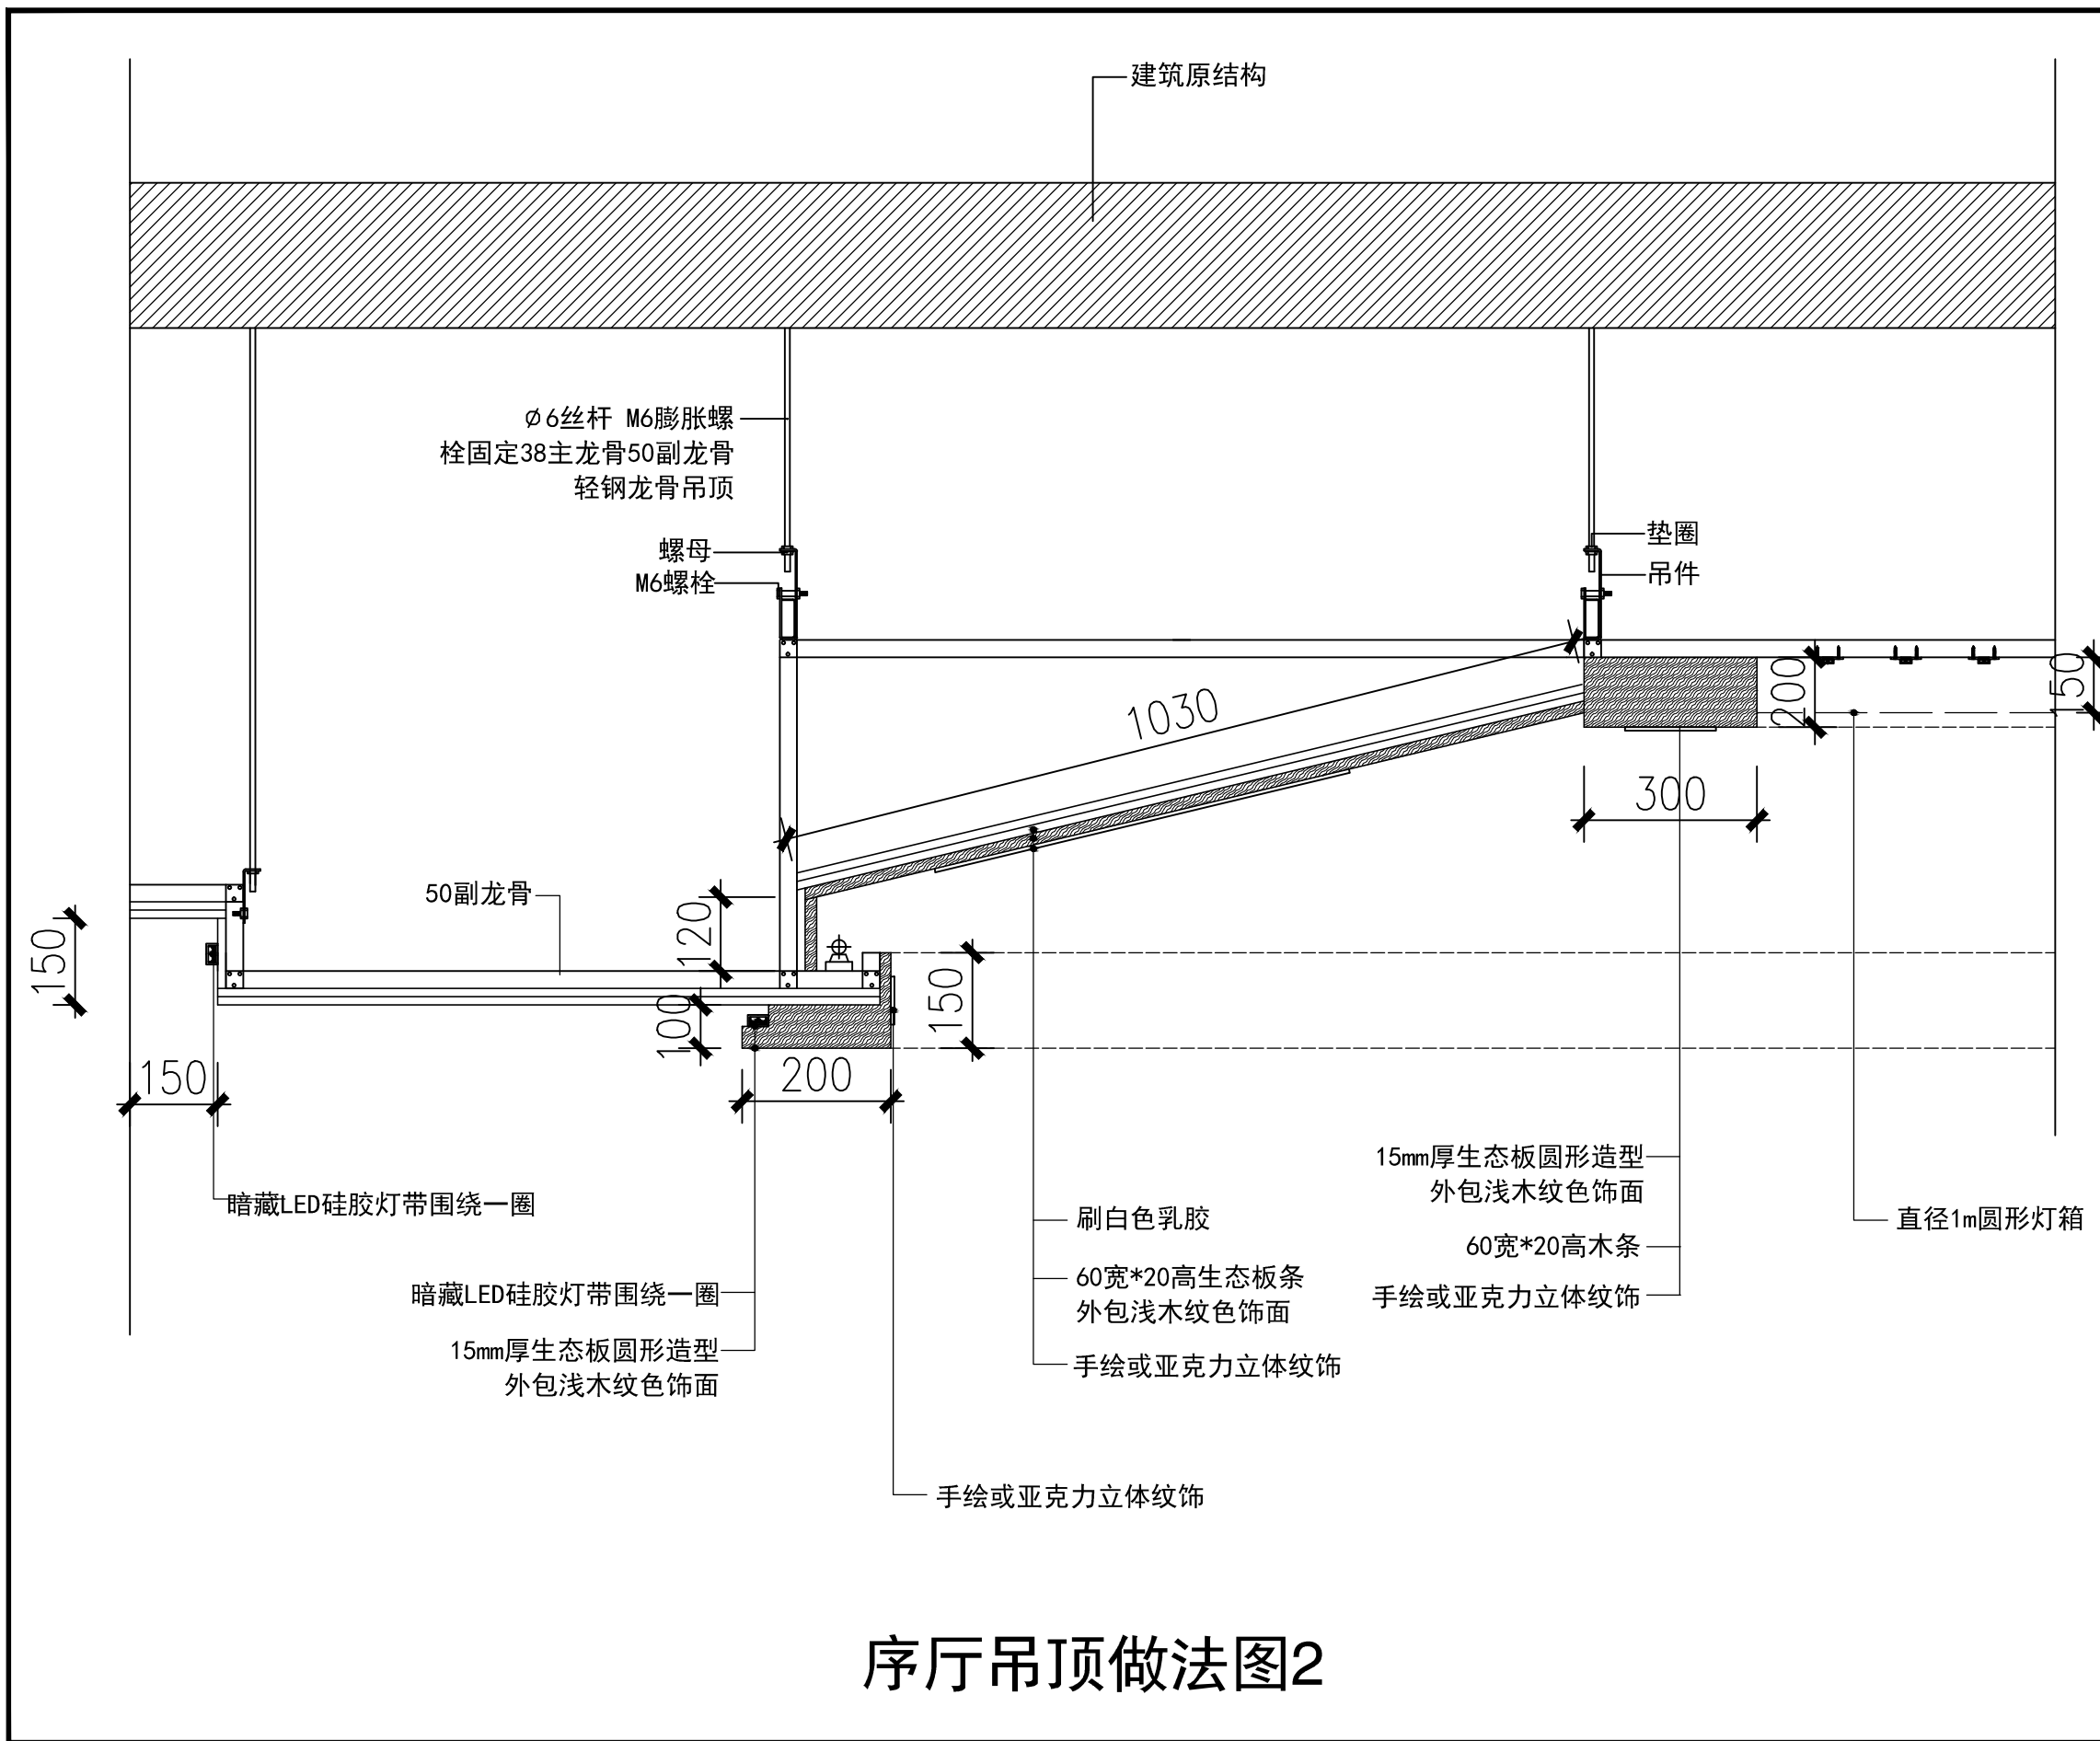

序厅吊顶做法图2

业 主			CLIENT		
呼和浩特市消防救援支队					
设计单位					
北京红色记忆展览有限公司					
设计阶段 DESIGN STAGE					
方案	<input checked="" type="checkbox"/>	交通	<input type="checkbox"/>	园林	<input type="checkbox"/>
消防	<input type="checkbox"/>	人防	<input type="checkbox"/>		
报建	<input type="checkbox"/>	初设	<input type="checkbox"/>	招标	<input type="checkbox"/>
报审	<input type="checkbox"/>	施工	<input type="checkbox"/>		
备注 REMARK					
4		年	月	日	
3		年	月	日	
2		年	月	日	
1		年	月	日	
修改版本 MODIFICATION		日期	DATE	说明	ANNOTATION
工程名称 PROJECT TITLE					
呼市消防救援支队队史馆					
项 目 ITEM TITLE					
图纸名称 DRAWING NAME					
序厅吊顶做法图2					
专业负责人 CHIEF DESIGNER					
校对 CHECKED BY					
设计 DESIGNER					
比例 SCALE			版本 REVISION 1		
日期 DATE			年 月 日		
图号 DRAWING NO.			ZF-2		

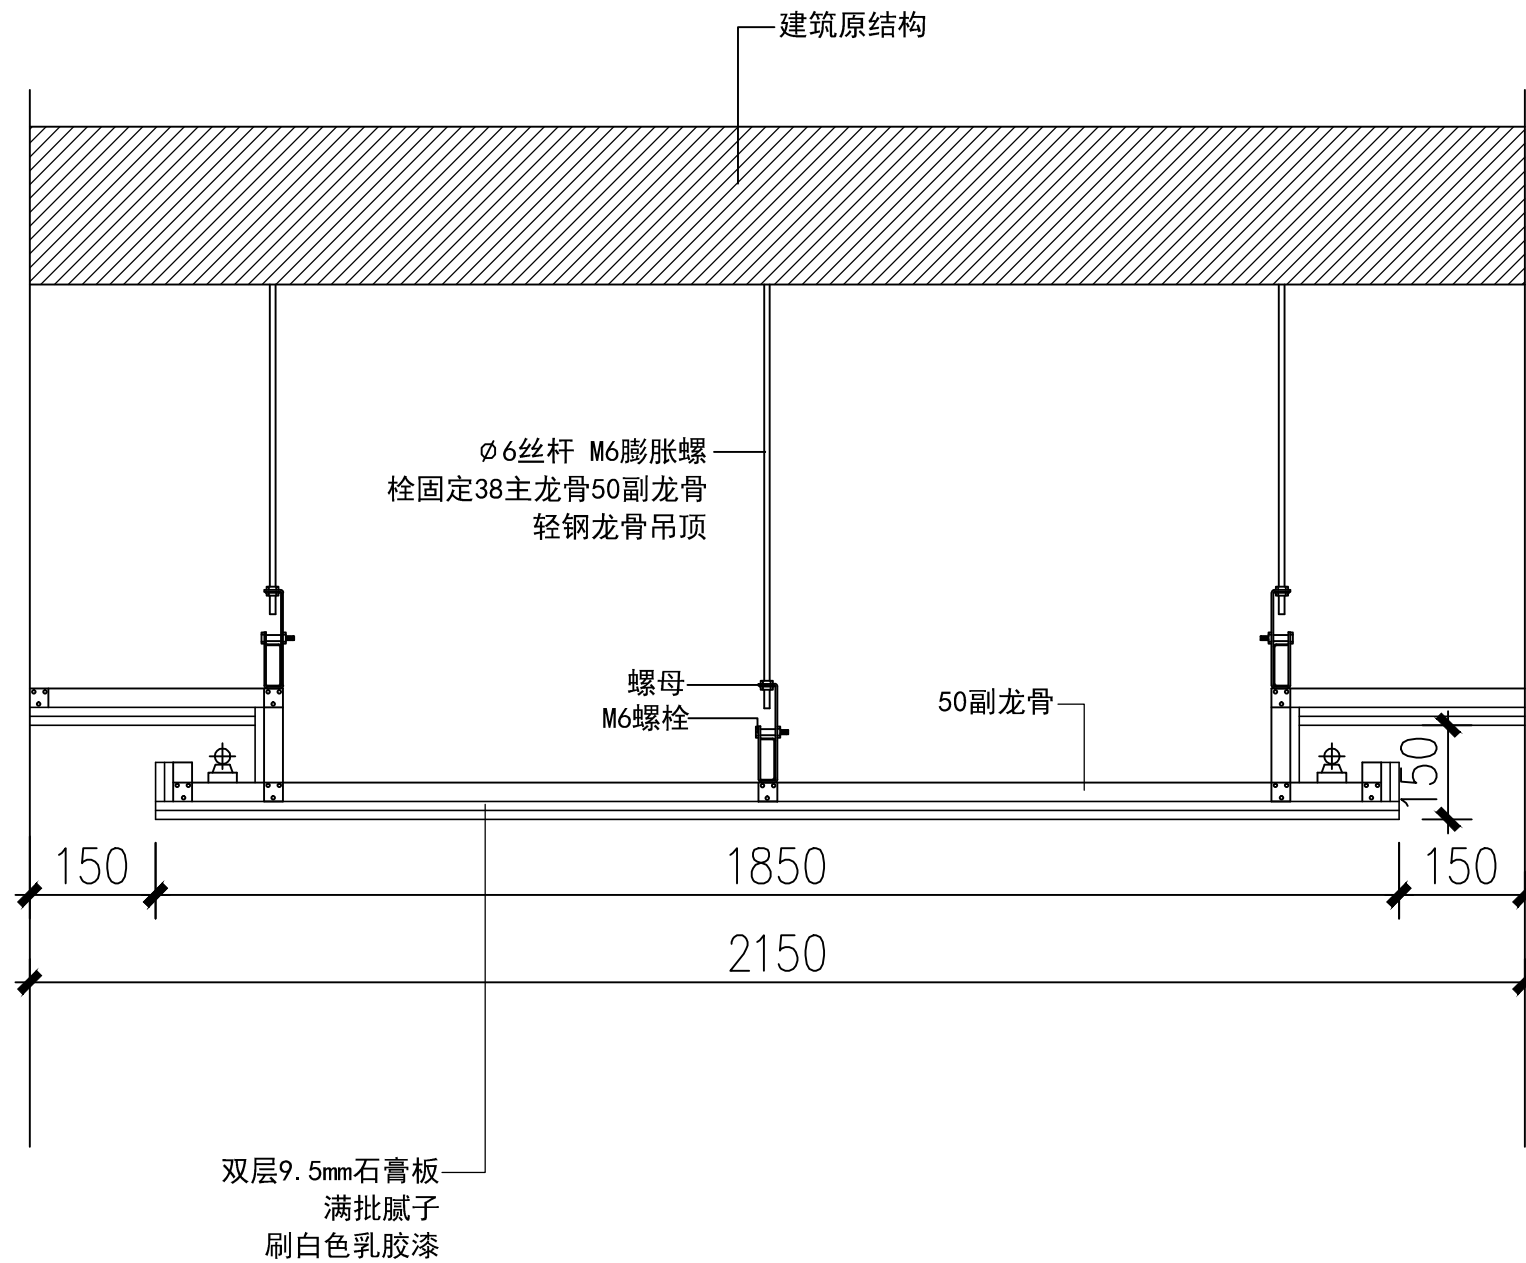

序厅走廊吊顶做法图

业 主 CLIENT

呼和浩特市消防救援支队

设计单位

北京红色记忆展览有限公司

设计阶段 DESIGN STAGE

方案	交通	园林	消防	人防
报建	初设	招标	报审	施工

备注 REMARK

4	年	月	日
3	年	月	日
2	年	月	日
1	年	月	日
修改版本 MODIFICATION	日期	DATE	说明 ANNOTATION

工程名称 PROJECT TITLE

呼市消防救援支队队史馆

项 目 ITEM TITLE

图纸名称 DRAWING NAME

序厅走廊吊顶做法图

专业负责人  
CHIEF DESIGNER

校对  
CHECKED BY


设计  
DESIGNER

比例  
SCALE

版本  
REVISION 1


日期  
DATE

图号  
DRAWING NO. ZF-3

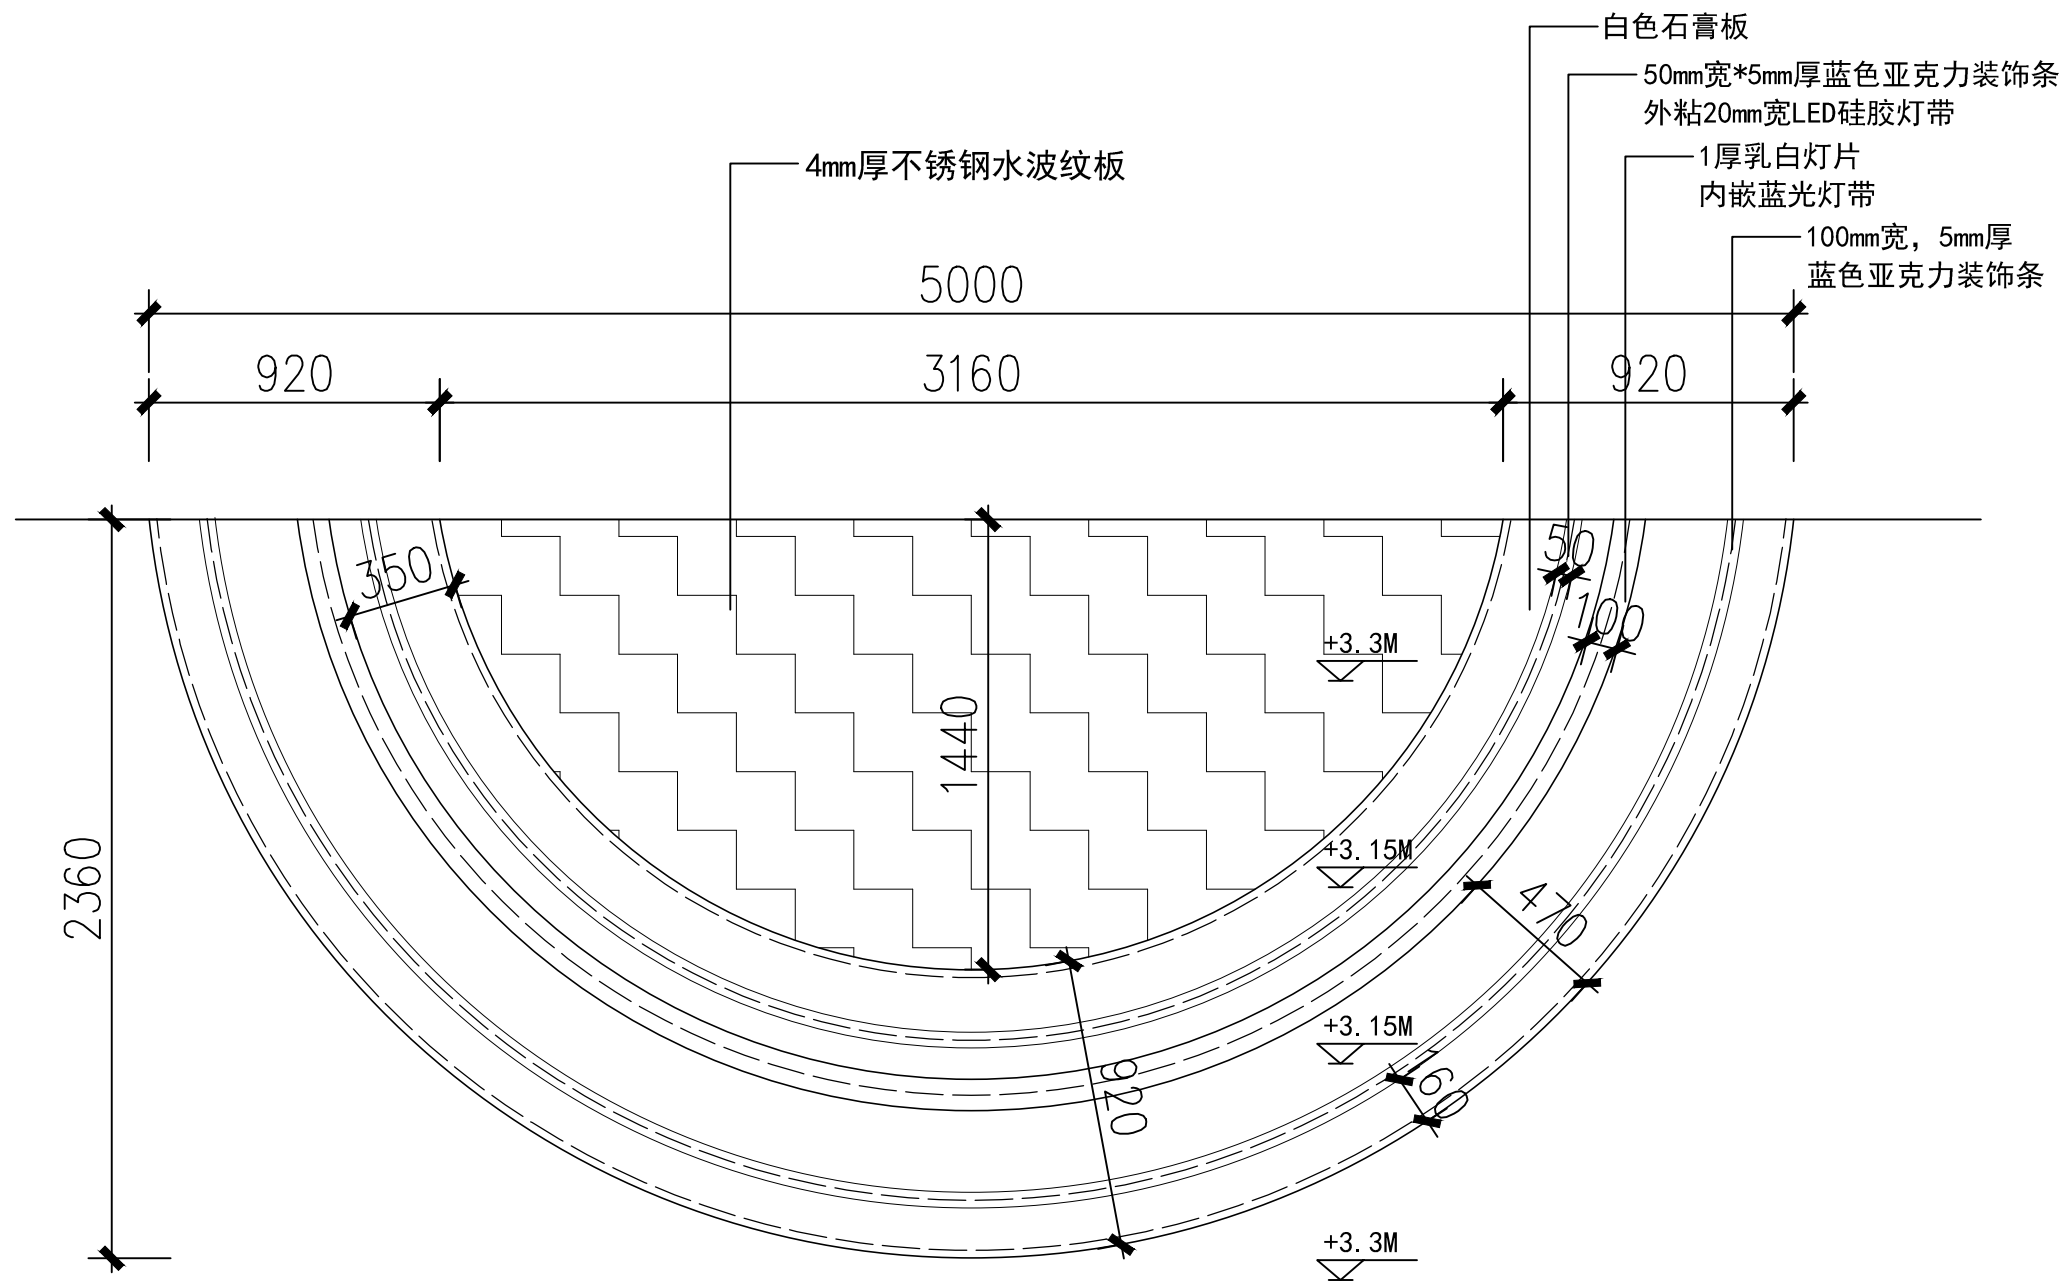


瀑布屏吊顶做法图1

业 主		CLIENT	
呼和浩特市消防救援支队			
设计单位		北京红色记忆展览有限公司	
设计阶段		DESIGN STAGE	
方案	<input checked="" type="checkbox"/>	交通	<input type="checkbox"/>
报建	<input type="checkbox"/>	初设	<input type="checkbox"/>
招建	<input type="checkbox"/>	招标	<input type="checkbox"/>
报审	<input type="checkbox"/>	报审	<input type="checkbox"/>
施工	<input type="checkbox"/>	施工	<input type="checkbox"/>
备注		REMARK	
4	年	月	日
3	年	月	日
2	年	月	日
1	年	月	日
修改版本	日期	DATE	说明
MODIFICATION	DATE	DATE	ANNOTATION
工程名称		PROJECT TITLE	
呼市消防救援支队队史馆			
项 目		ITEM TITLE	
图纸名称		DRAWING NAME	
瀑布屏吊顶做法图1			
专业负责人			
CHIEF DESIGNER			
校对			
CHECKED BY			
设计			
DESIGNER			
比例		版本	
SCALE		RIVISION	
日期		年 月 日	
DATE			
图号		ZF-4	
DRAWING NO.			

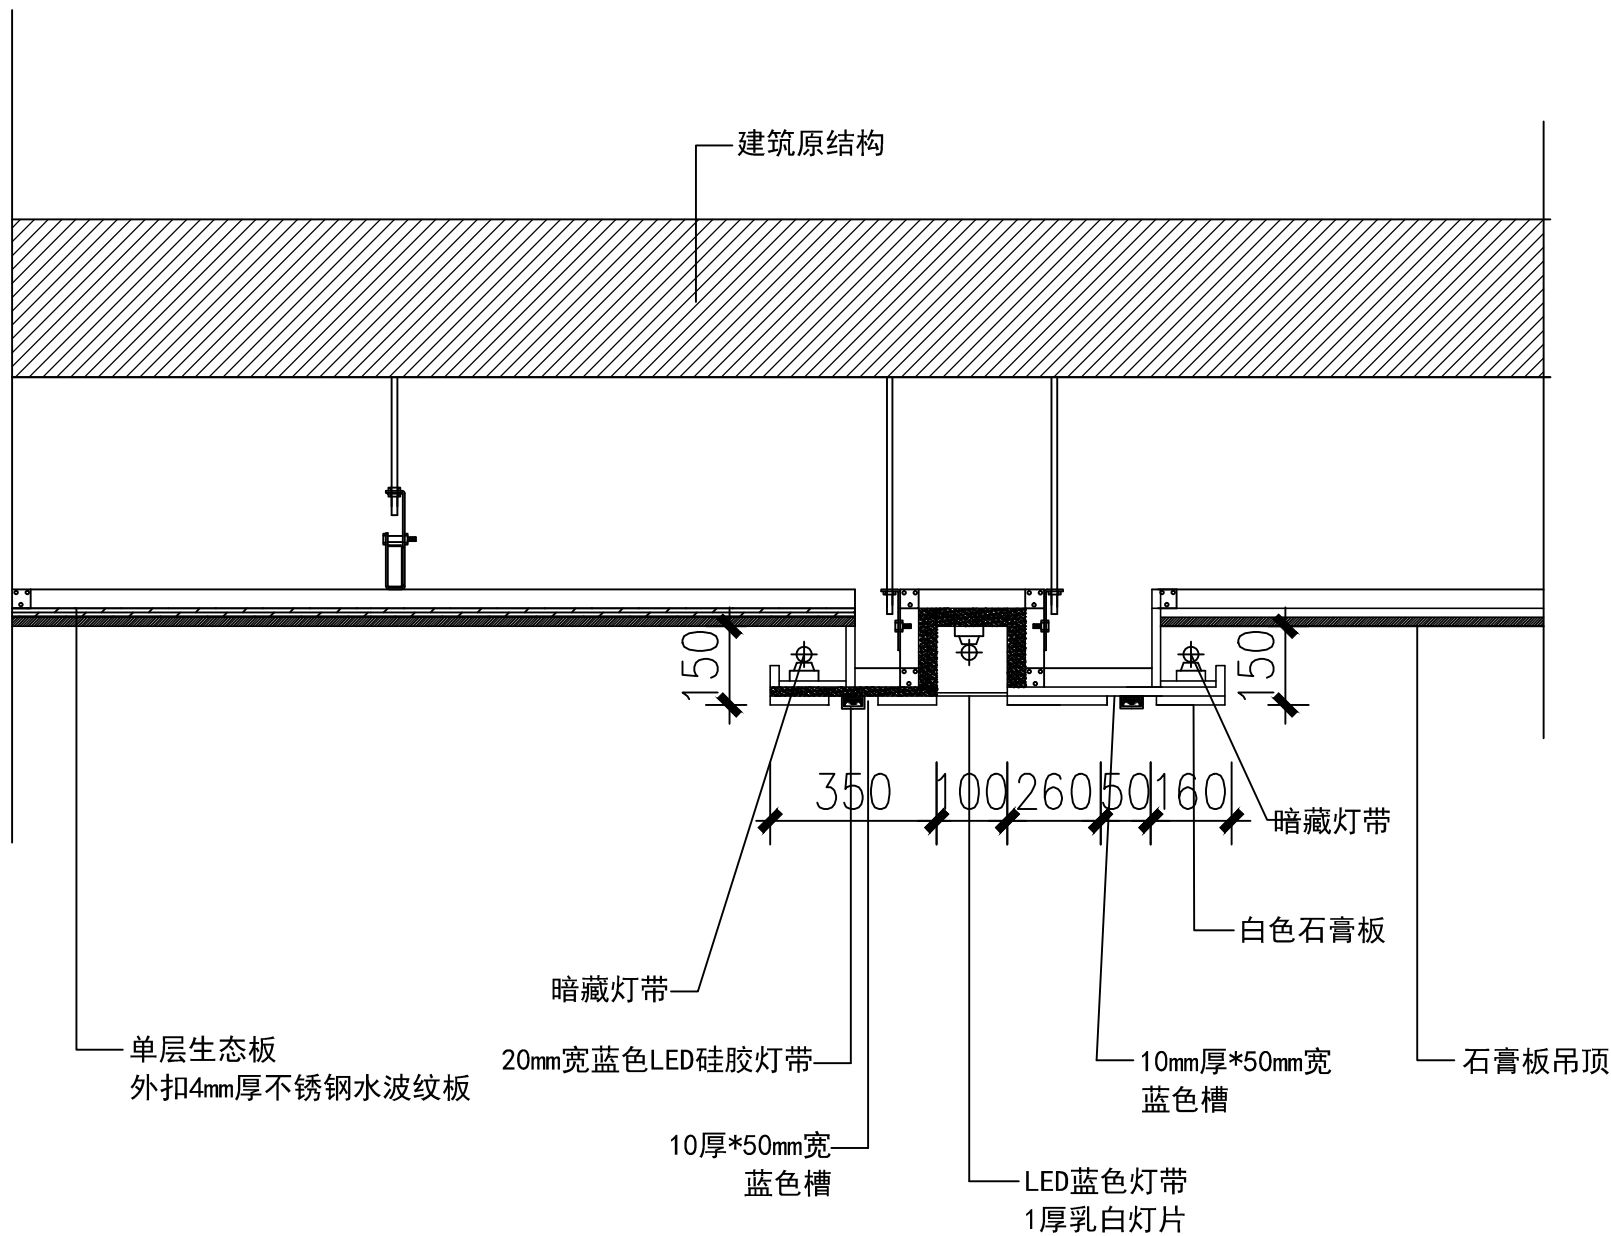


瀑布屏吊顶做法图2

业 主		CLIENT			
呼和浩特市消防救援支队					
设计单位					
北京红色记忆展览有限公司					
设计阶段 DESIGN STAGE					
方案	✓	交通	园林	消防	人防
报建		初设	招标	报审	施工
备注 REMARK					
4	年 月 日				
3	年 月 日				
2	年 月 日				
1	年 月 日				
修改版本 MODIFICATION	日期 DATE		说明 ANNOTATION		
工程名称 PROJECT TITLE					
呼市消防救援支队队史馆					
项 目 ITEM TITLE					
图纸名称 DRAWING NAME					
瀑布屏吊顶做法图2					

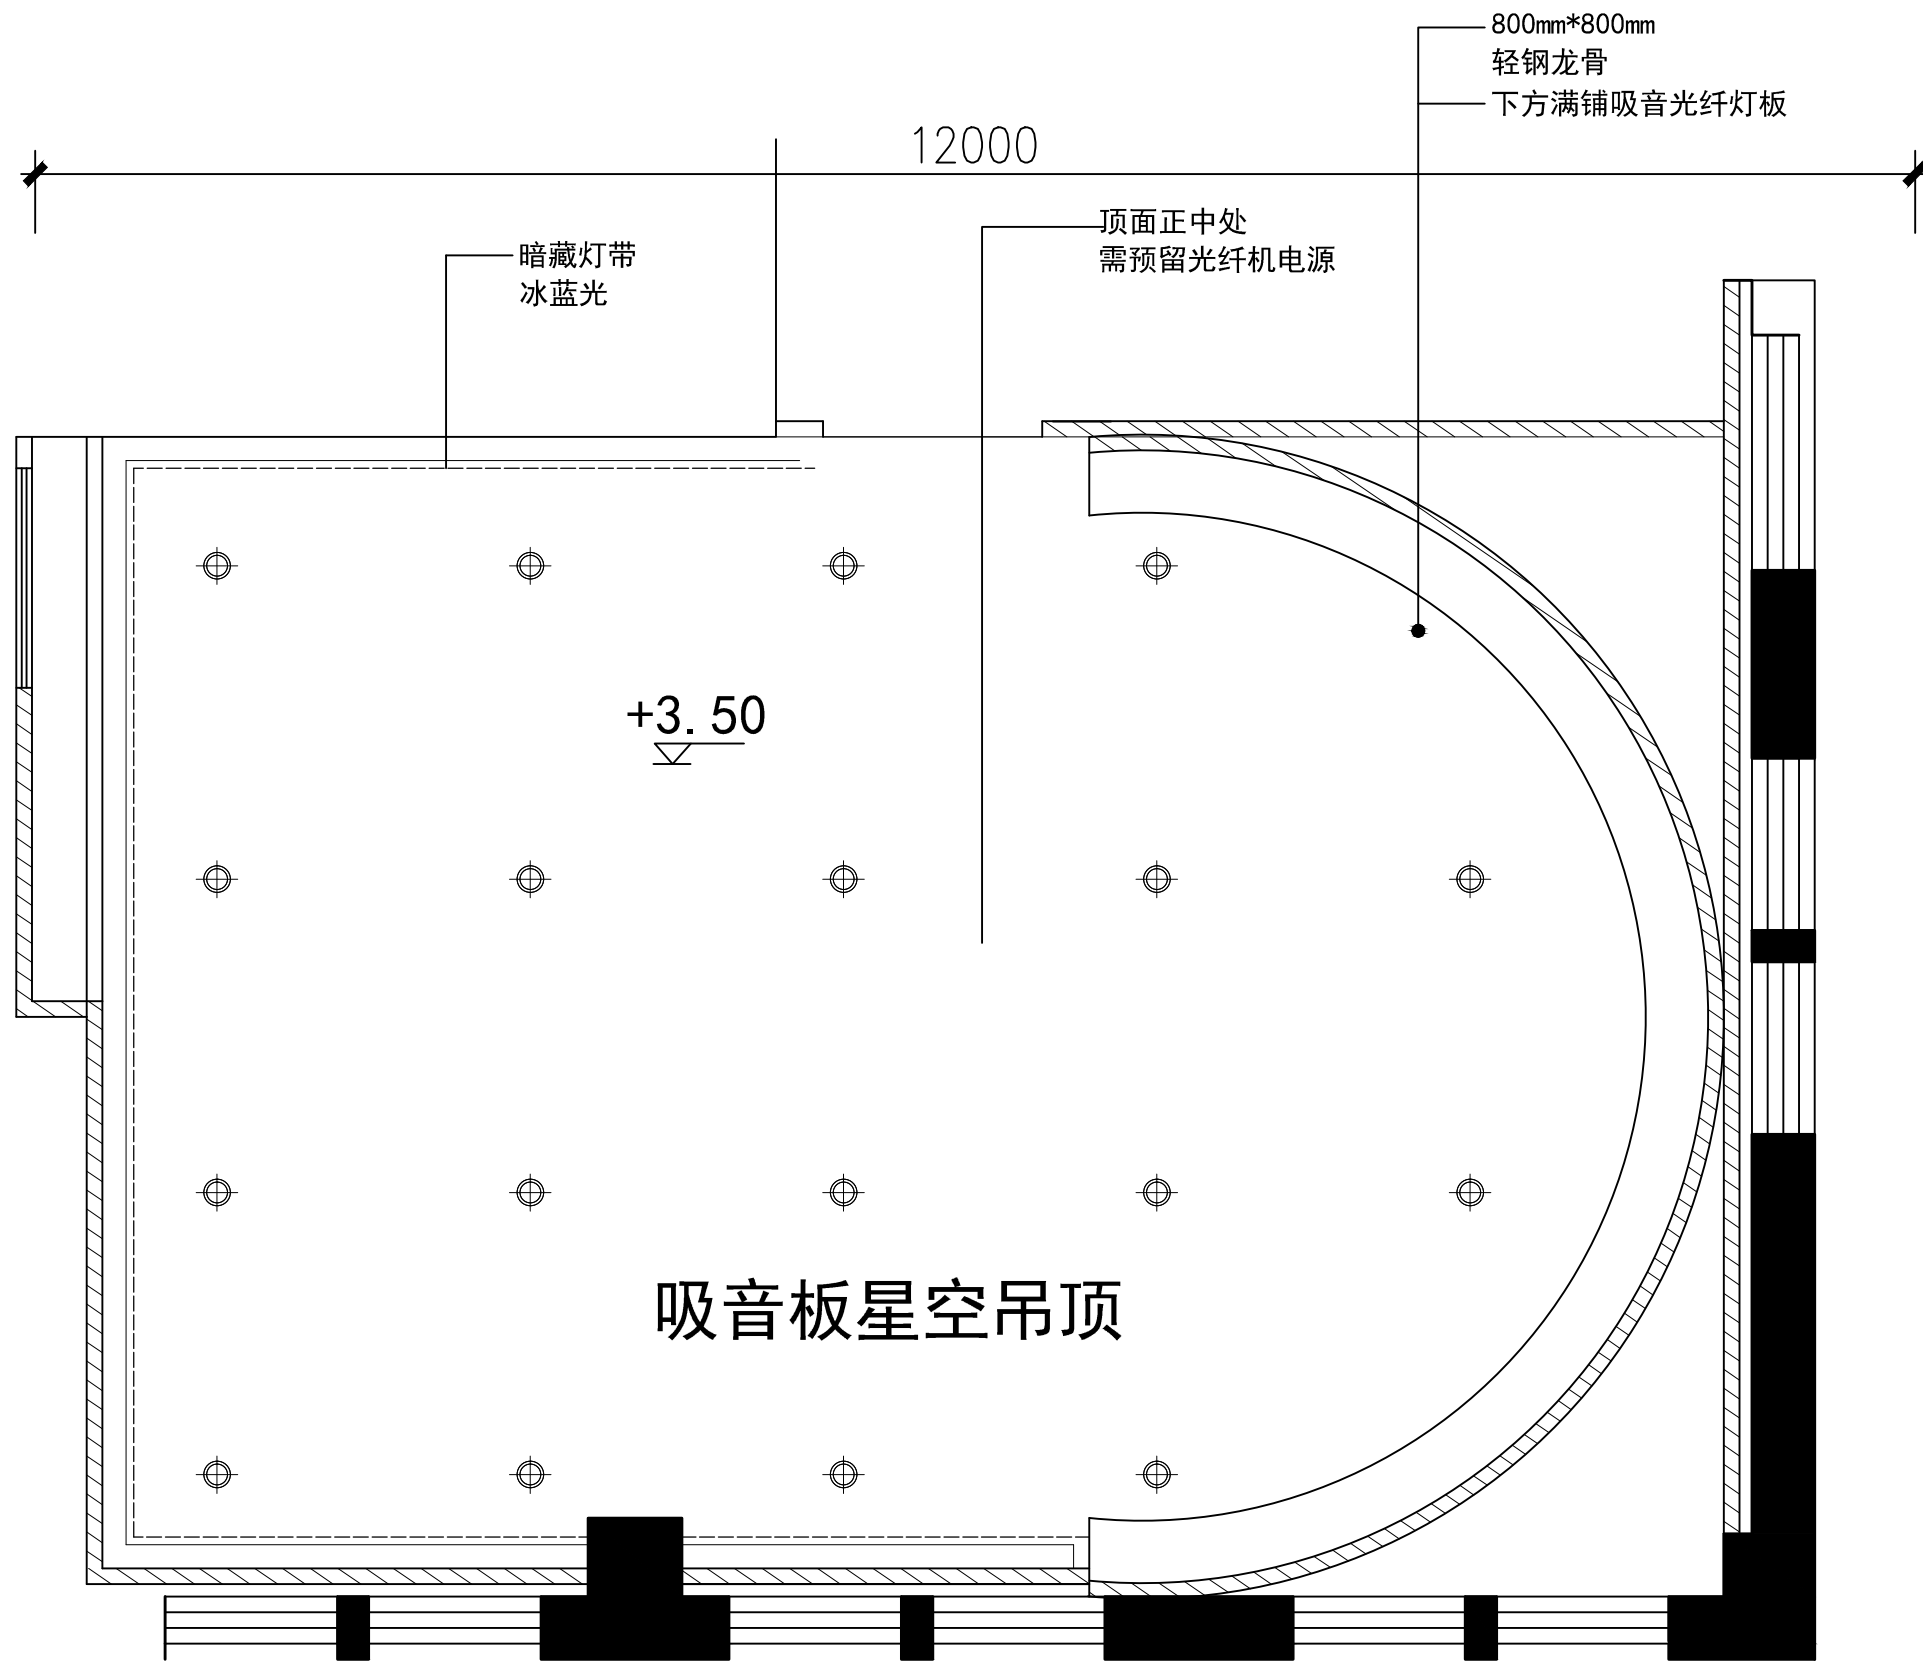

业 主		CLIENT	
呼和浩特市消防救援支队			
设计单位		北京红色记忆展览有限公司	
设计阶段		DESIGN STAGE	
方案	交通	园林	消防
报建	初设	招标	报审
备注		REMARK	
4	年	月	日
3	年	月	日
2	年	月	日
1	年	月	日
修改版本	日期	DATE	说明
DESCRIPTION			ANNOTATION
工程名称		PROJECT TITLE	
呼市消防救援支队队史馆			
项 目		ITEM TITLE	
图纸名称		DRAWING NAME	
星空吊顶做法图			
专业负责人			
CHIEF DESIGNER			
校对			
CHECKED BY			
设计			
DESIGNER			
比例		版本	
SCALE		RIVISION	
日期		年 月 日	
DATE			
图号		ZF-6	
DRAWING NO.			

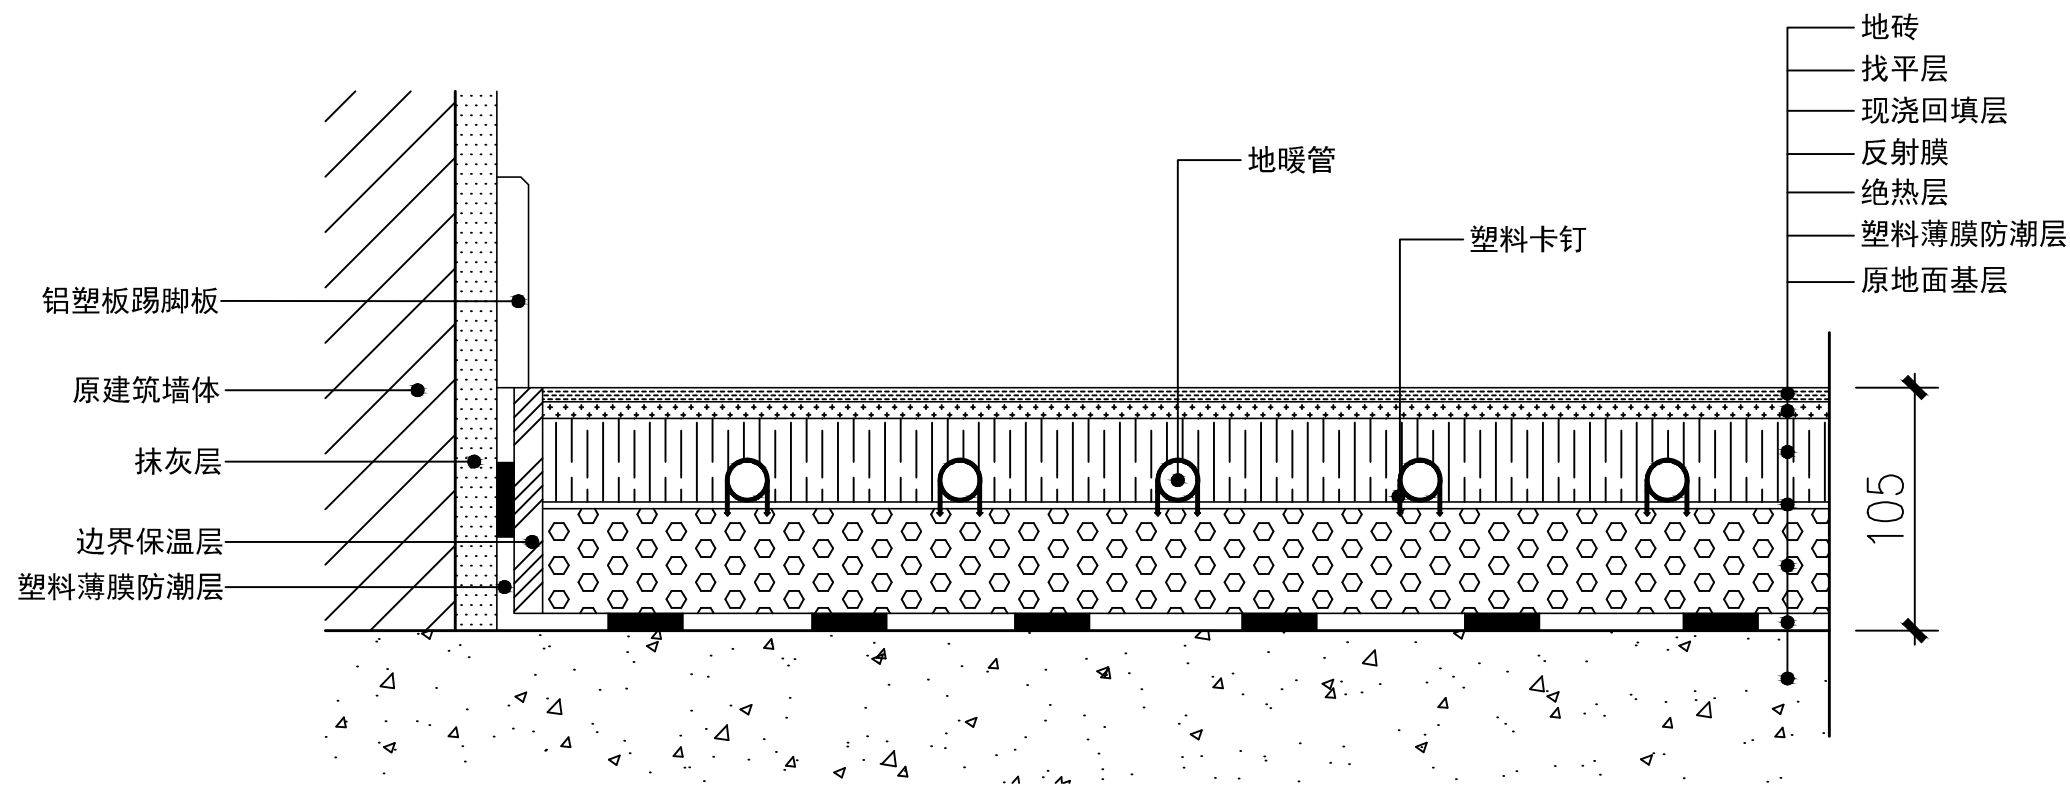

水暖地面做法图

业 主 CLIENT

呼和浩特市消防救援支队

设计单位

北京红色记忆展览有限公司

设计阶段 DESIGN STAGE

方案	交通	园林	消防	人防
报建	初设	招标	报审	施工

备注 REMARK

4	年	月	日	
3	年	月	日	
2	年	月	日	
1	年	月	日	
修改版本 REVISION	日期	DATE	说明	ANNOTATION

工程名称 PROJECT TITLE

呼市消防救援支队队史馆

项 目 ITEM TITLE

图纸名称 DRAWING NAME

水暖地面做法图

专业负责人  
CHIEF DESIGNER

校对  
CHECKED BY


设计  
DESIGNER

比例  
SCALE

版本  
REVISION 1

日期  
DATE





图号  
DRAWING NO. ZF-7

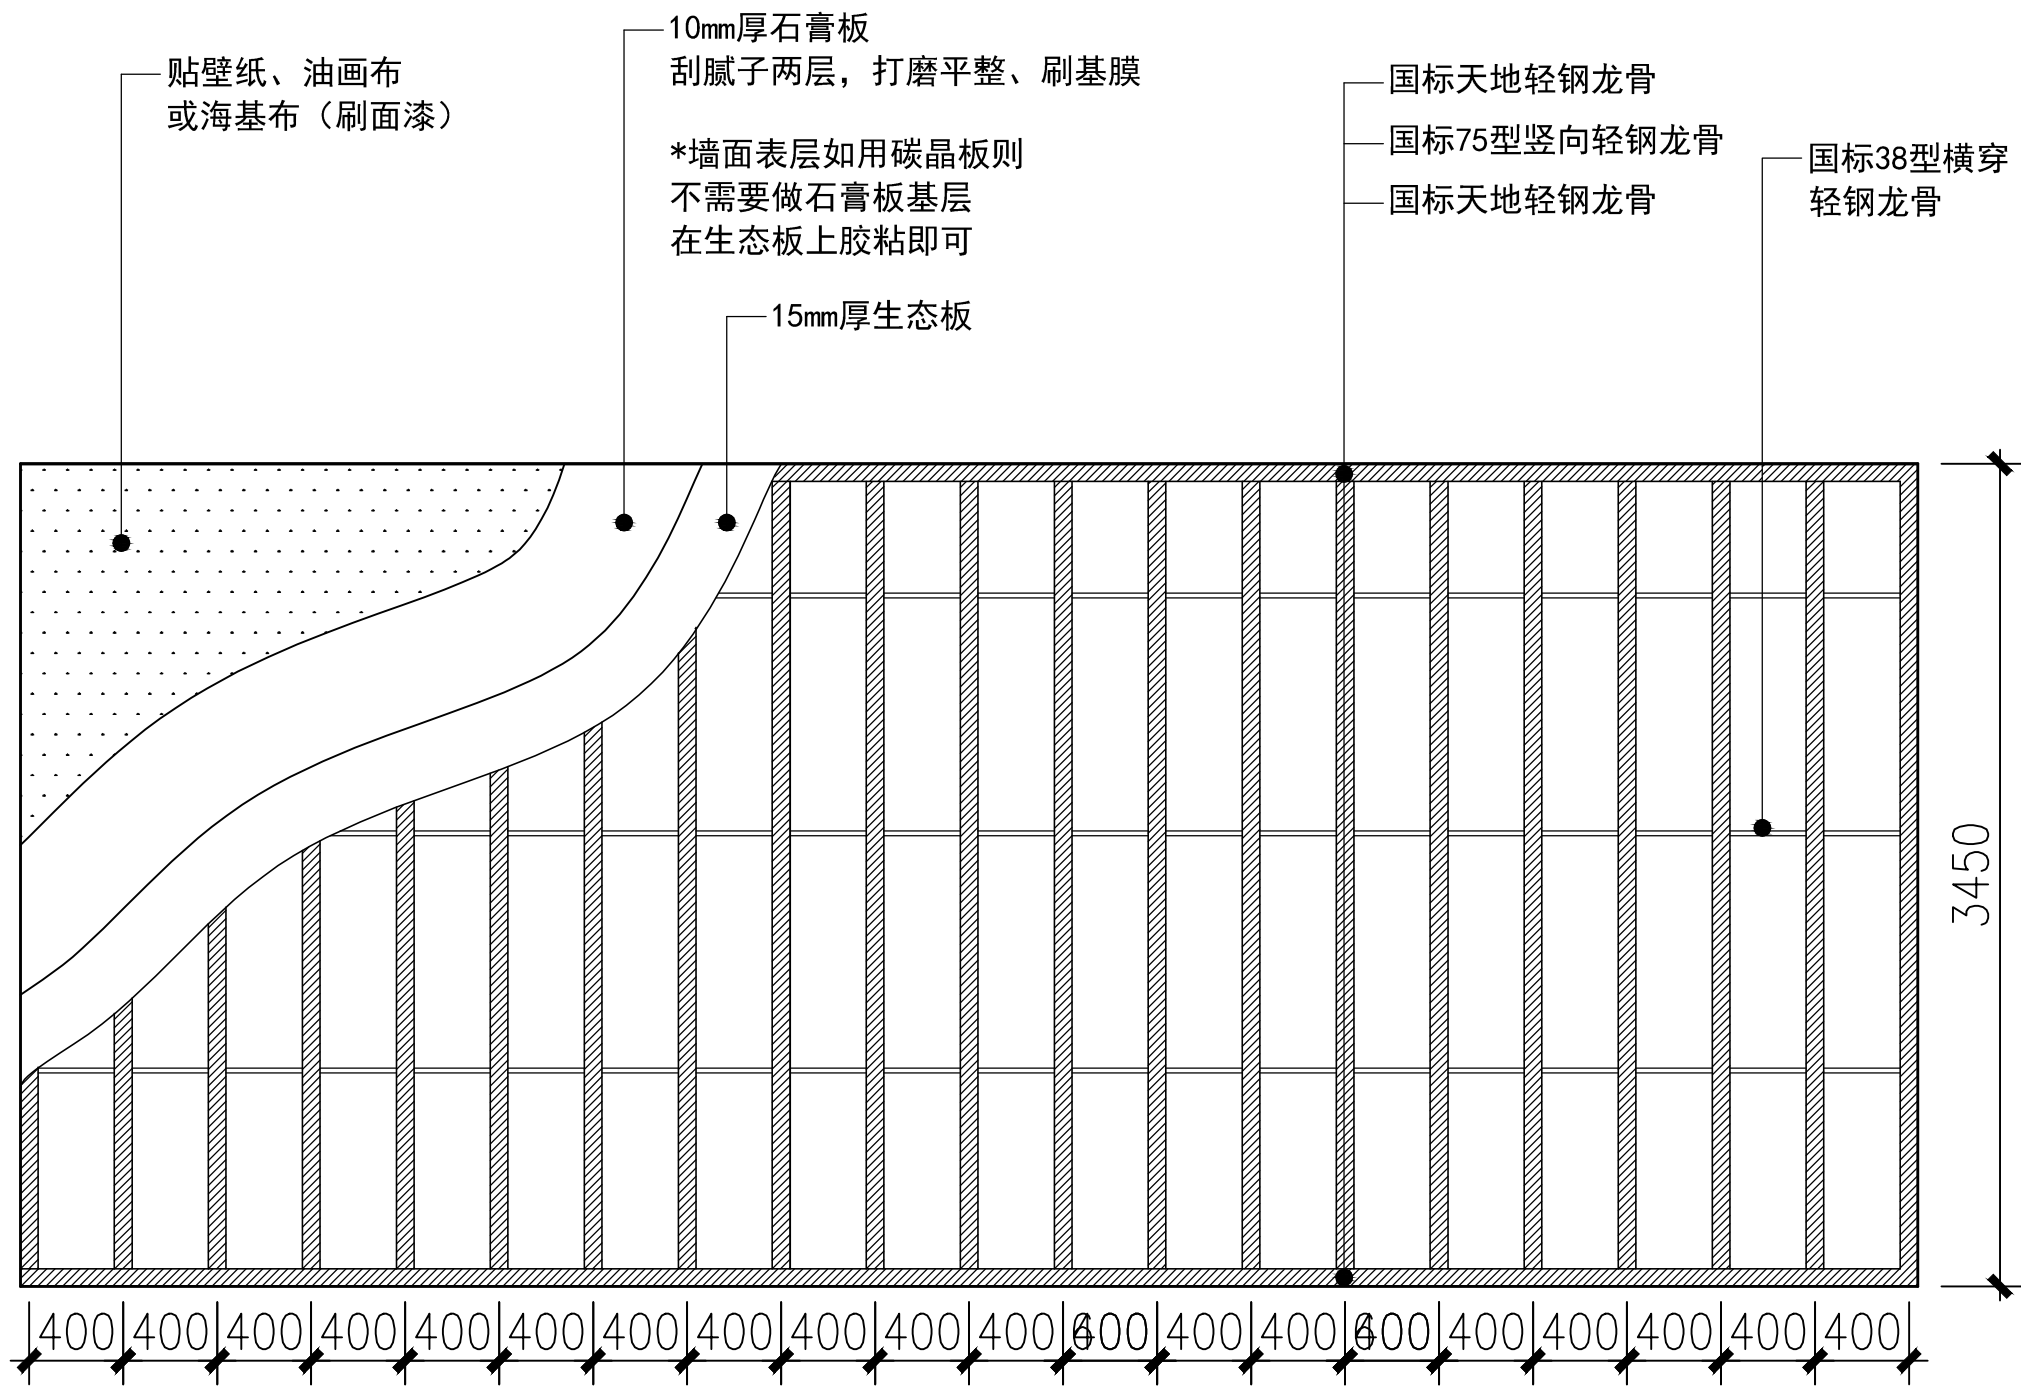

注：以实际长度及高度为准（未扣除地面回填高度）  
橱窗处隔墙/其它需承重墙需15厚生态板加固处理

轻钢龙骨隔墙做法图

业 主		CLIENT	
呼和浩特市消防救援支队			
设计单位		北京红色记忆展览有限公司	
设计阶段 DESIGN STAGE			
方案	交通	园林	消防
报建	初设	招标	报审
备注 REMARK			
4	年	月	日
3	年	月	日
2	年	月	日
1	年	月	日
修改版本	日期	DATE	说明
工程名称		PROJECT TITLE	
呼市消防救援支队队史馆			
项 目		ITEM TITLE	
图纸名称		DRAWING NAME	
轻钢龙骨隔墙做法图			
专业负责人			
CHIEF DESIGNER			
校对			
CHECKED BY			
设计			
DESIGNER			
比例		版本	
SCALE		RIVISION 1	
日期		年 月 日	
DATE			
图号		ZF-8	
DRAWING NO.			

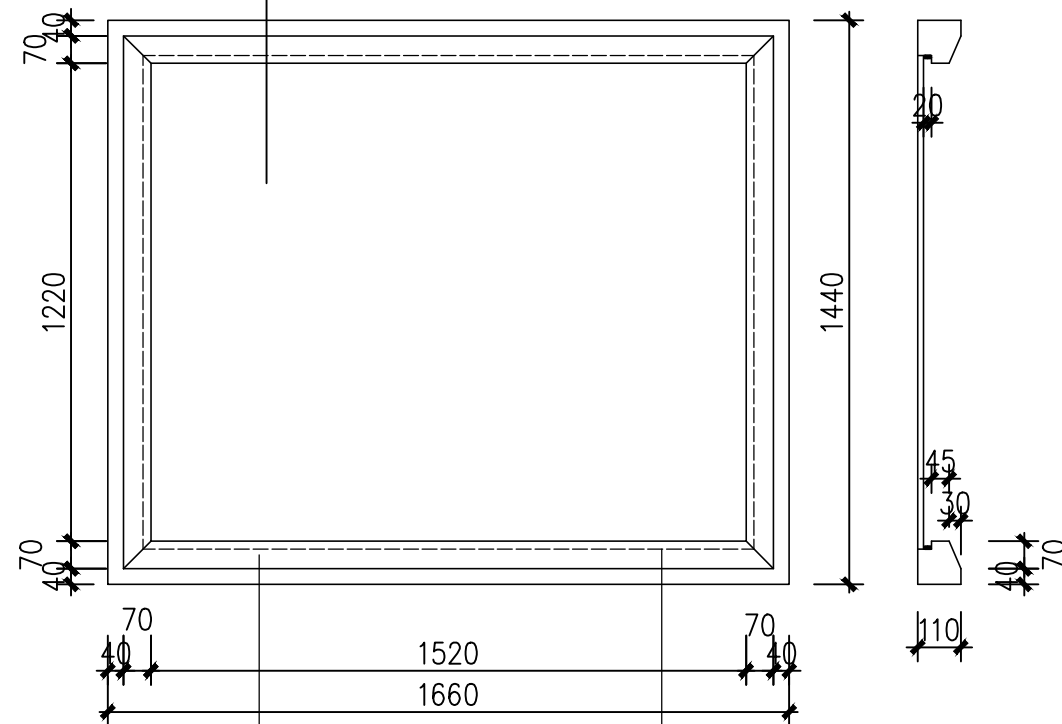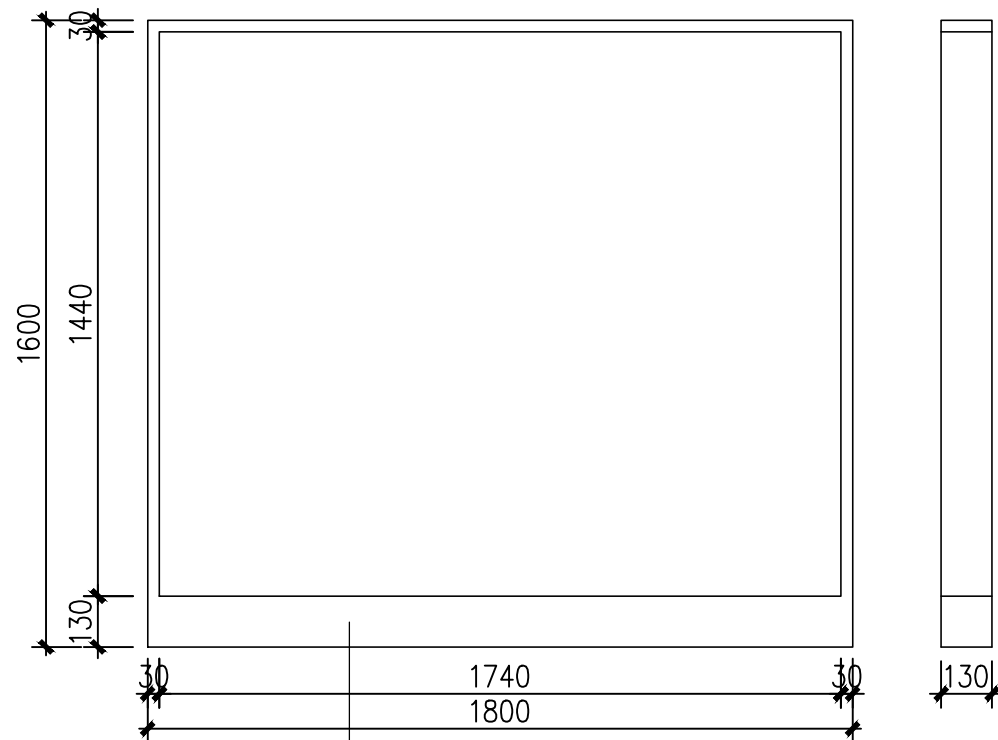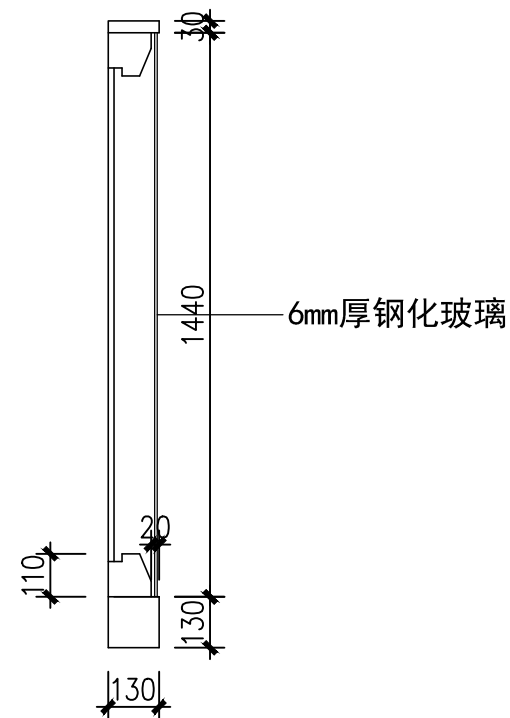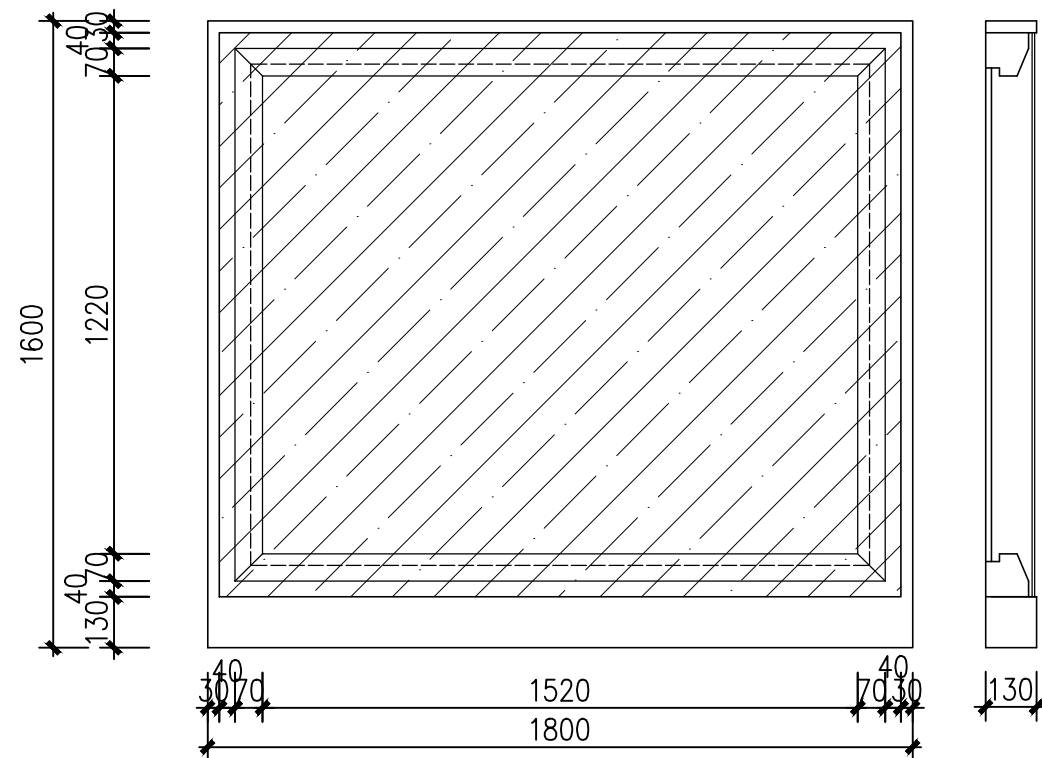

1mm厚钛金色不锈钢框


单层生态板基层  
表面外包蓝色磨砂绒布

15mm宽LED硅胶灯带

不锈钢壁龛做法图



业 主		CLIENT			
呼和浩特市消防救援支队					
设计单位					
北京红色记忆展览有限公司					
设计阶段 DESIGN STAGE					
方案	✓	交通	园林	消防	人防
报建		初设	招标	报审	施工
备注 REMARK					
4	年 月 日				
3	年 月 日				
2	年 月 日				
1	年 月 日				
修改版本 MODIFICATION	日期	DATE	说明	ANNOTATION	
工程名称 PROJECT TITLE					
呼市消防救援支队队史馆					
项 目 ITEM TITLE					
图纸名称 DRAWING NAME					
不锈钢壁龛做法图					



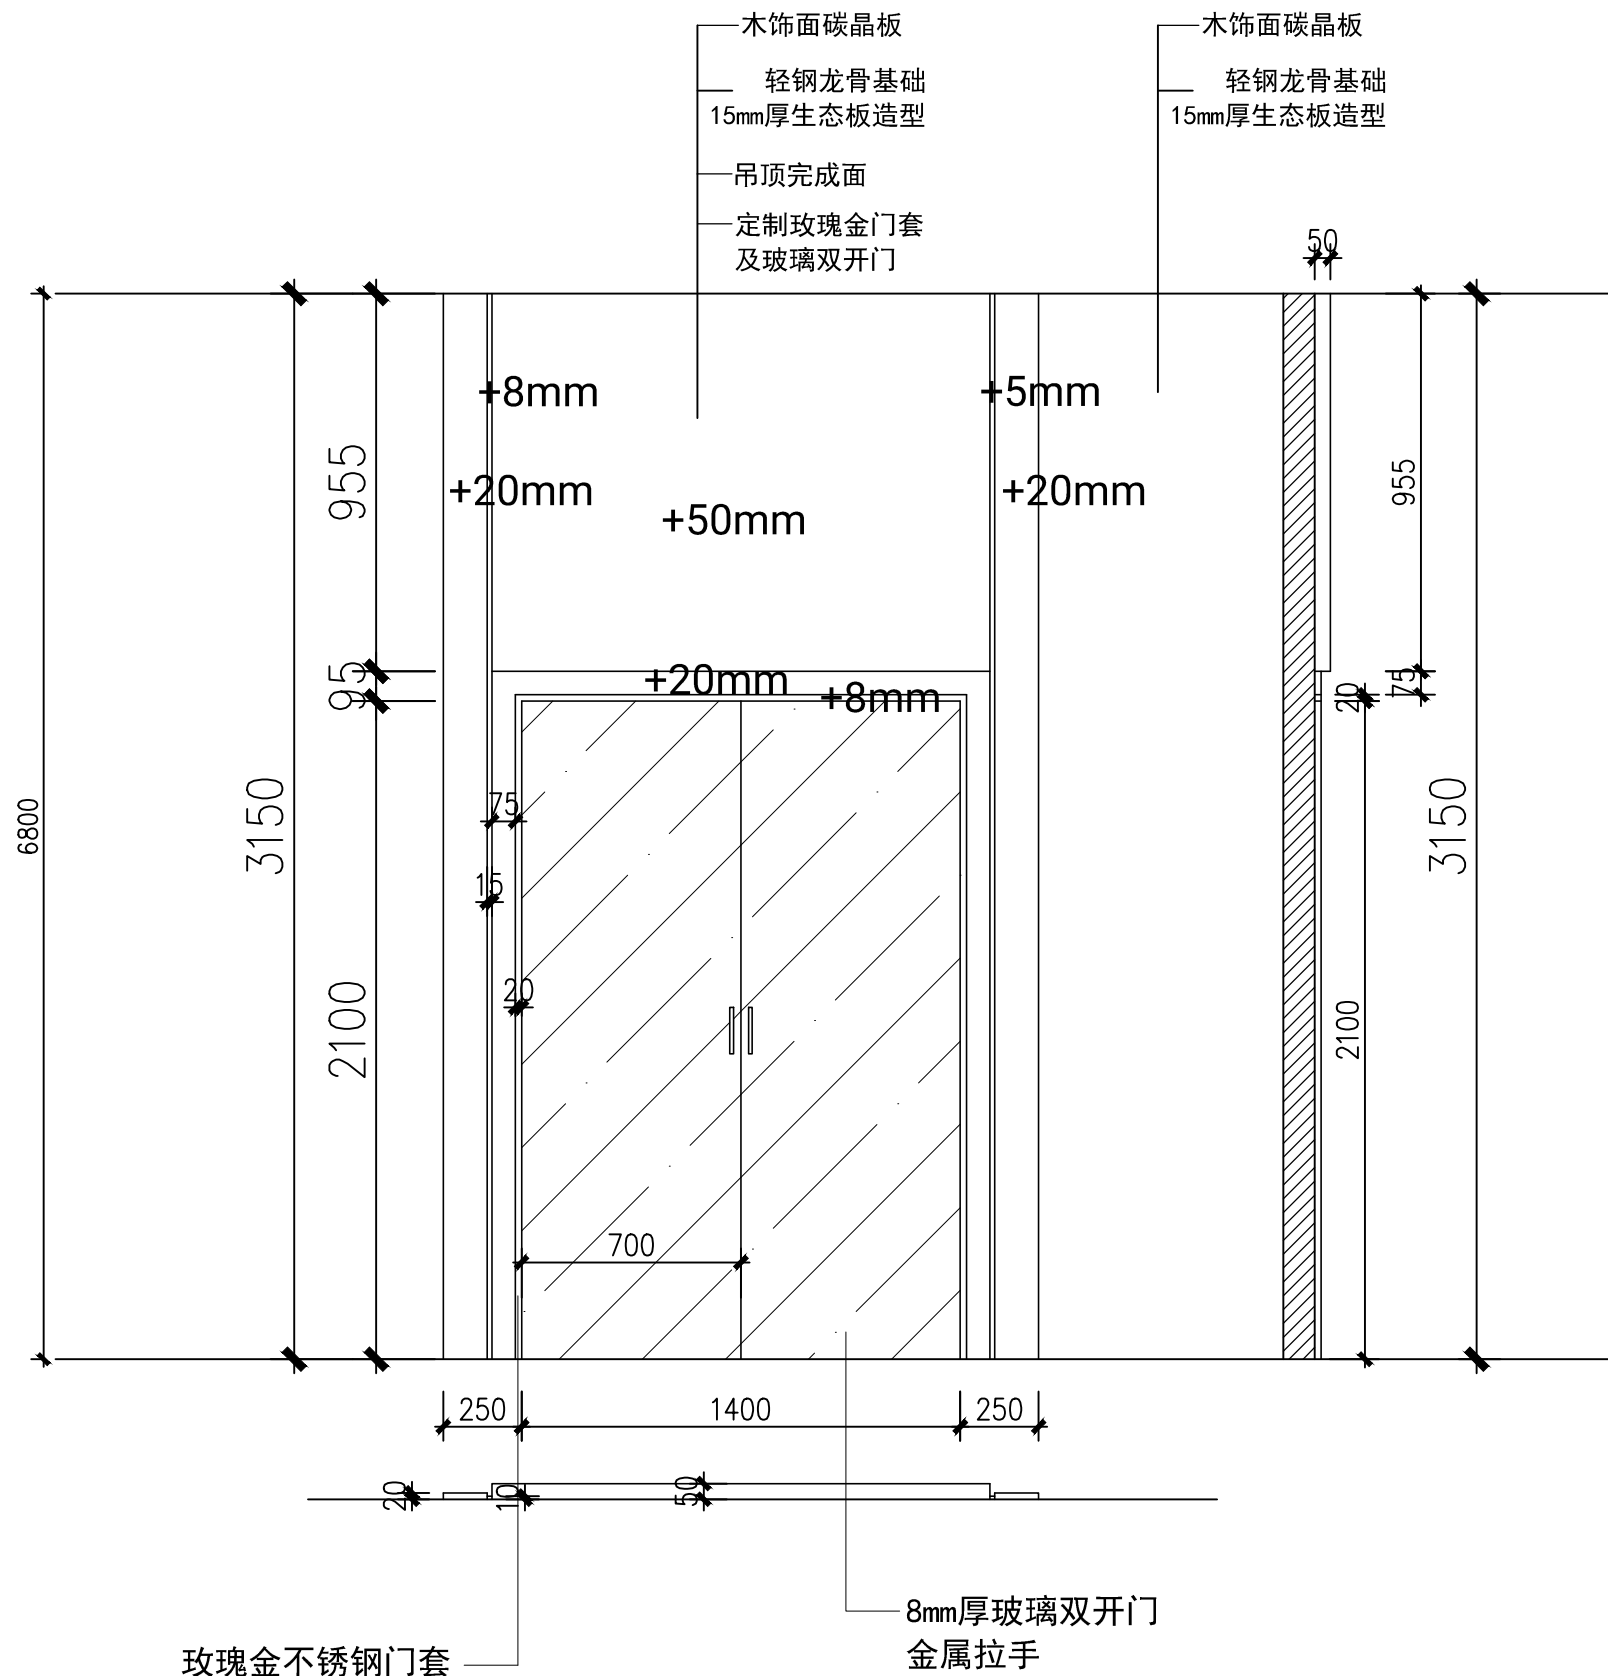


序厅玻璃门做法图

业 主		CLIENT	
呼和浩特市消防救援支队			
设计单位		北京红色记忆展览有限公司	
设计阶段		DESIGN STAGE	
方案	交通	园林	消防
报建	初设	招标	报审
备注		REMARK	
4	年	月	日
3	年	月	日
2	年	月	日
1	年	月	日
修改版本	日期	DATE	说明
MODIFICATION			ANNOTATION
工程名称		PROJECT TITLE	
呼市消防救援支队队史馆			
项 目		ITEM TITLE	
图纸名称		DRAWING NAME	
序厅玻璃门做法图			
专业负责人			
CHIEF DESIGNER			
校对			
CHECKED BY			
设计			
DESIGNER			
比例		版本	
SCALE		RIVISION	
日期		年 月 日	
DATE			
图号		ZF-10	
DRAWING NO.			

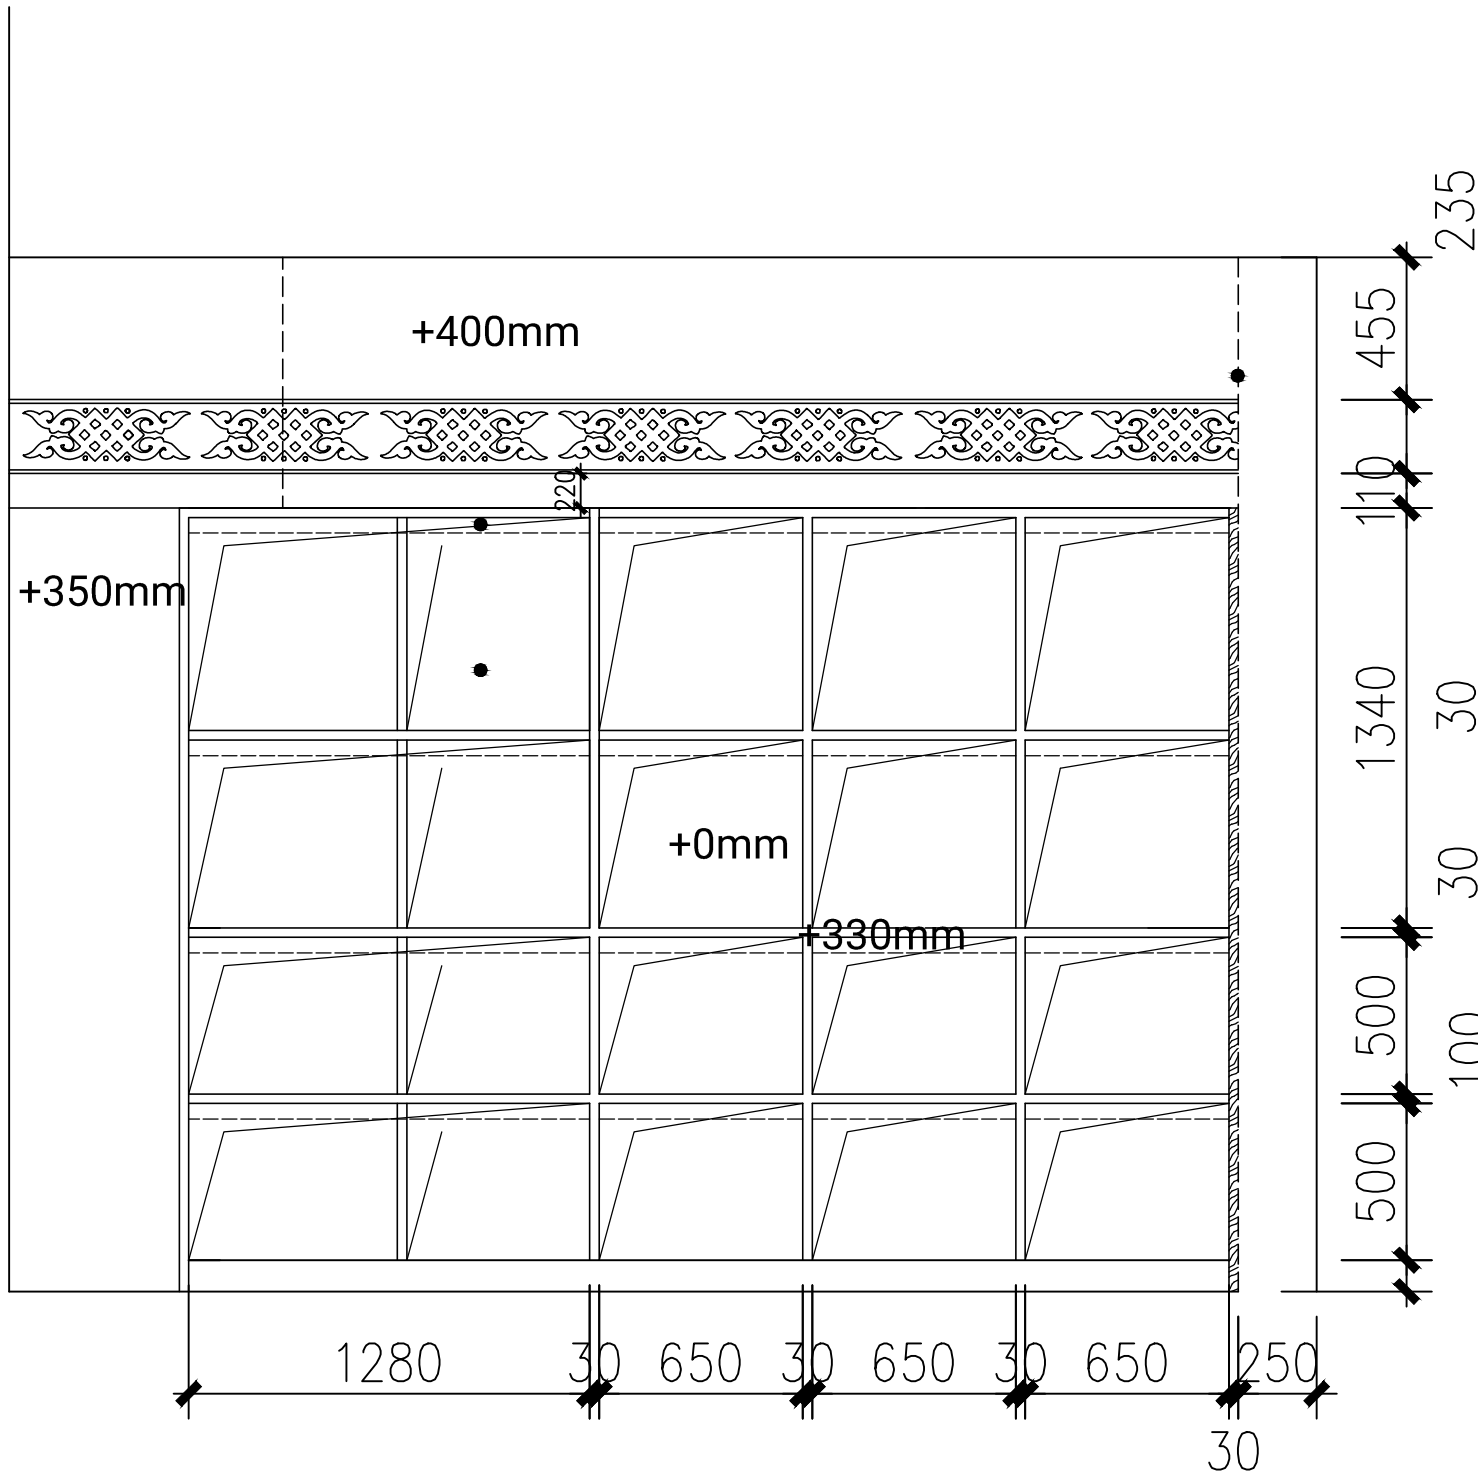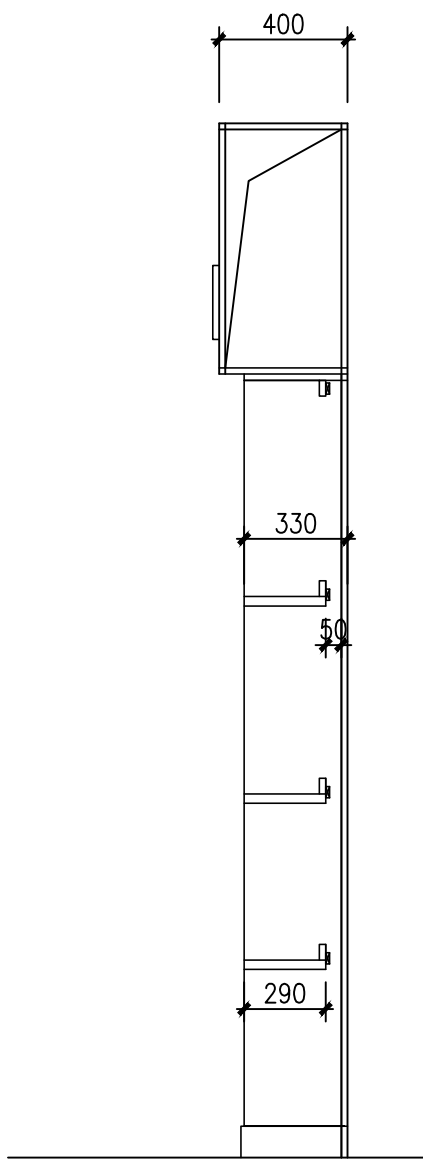


业 主		CLIENT		
呼和浩特市消防救援支队				
设计单位		北京红色记忆展览有限公司		
设计阶段 DESIGN STAGE				
方案	交通	园林	消防	人防
报建	初设	招标	报审	施工
备注 REMARK				
4	年	月	日	
3	年	月	日	
2	年	月	日	
1	年	月	日	
修改版本	日期	DATE	说明	ANNOTATION
工程名称 PROJECT TITLE				
呼市消防救援支队队史馆				
项 目		ITEM TITLE		
图纸名称 DRAWING NAME				
荣誉墙展架做法图				
专业负责人		CHIEF DESIGNER		
校对		CHECKED BY		
设计		DESIGNER		
比例		版本		
SCALE		RIVISION 1		
日期		年 月 日		
图号		ZF-11		
DRAWING NO.				

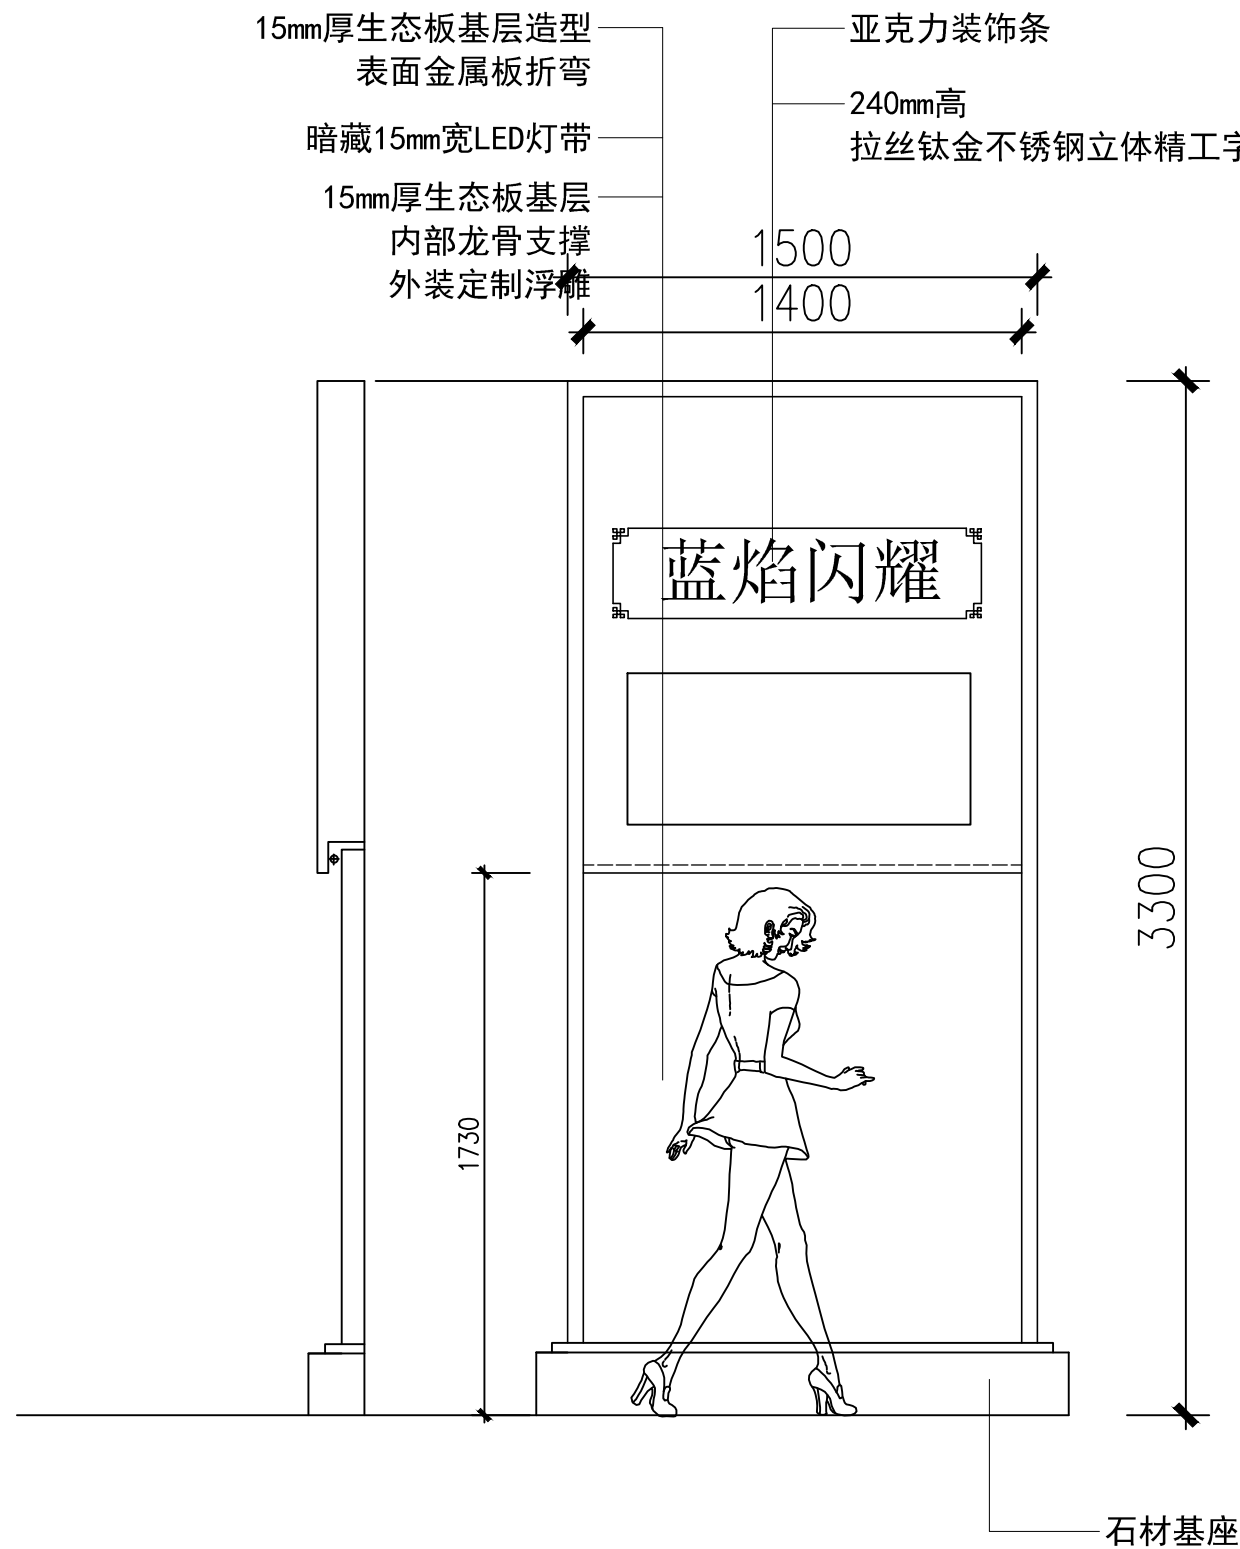


一标做法图（共三套）

业 主		CLIENT	
呼和浩特市消防救援支队			
设计单位		北京红色记忆展览有限公司	
设计阶段		DESIGN STAGE	
方案	交通	园林	消防
报建	初设	招标	报审
备注		REMARK	
4	年	月	日
3	年	月	日
2	年	月	日
1	年	月	日
修改版本	日期	DATE	说明
DESCRIPTION			ANNOTATION
工程名称		PROJECT TITLE	
呼市消防救援支队队史馆			
项 目		ITEM TITLE	
图纸名称		DRAWING NAME	
一标做法图（共三套）			
专业负责人			
CHIEF DESIGNER			
校对			
CHECKED BY			
设计			
DESIGNER			
比例		版本	
SCALE		RIVISION	
日期		年 月 日	
DATE			
图号		ZF-12	
DRAWING NO.			

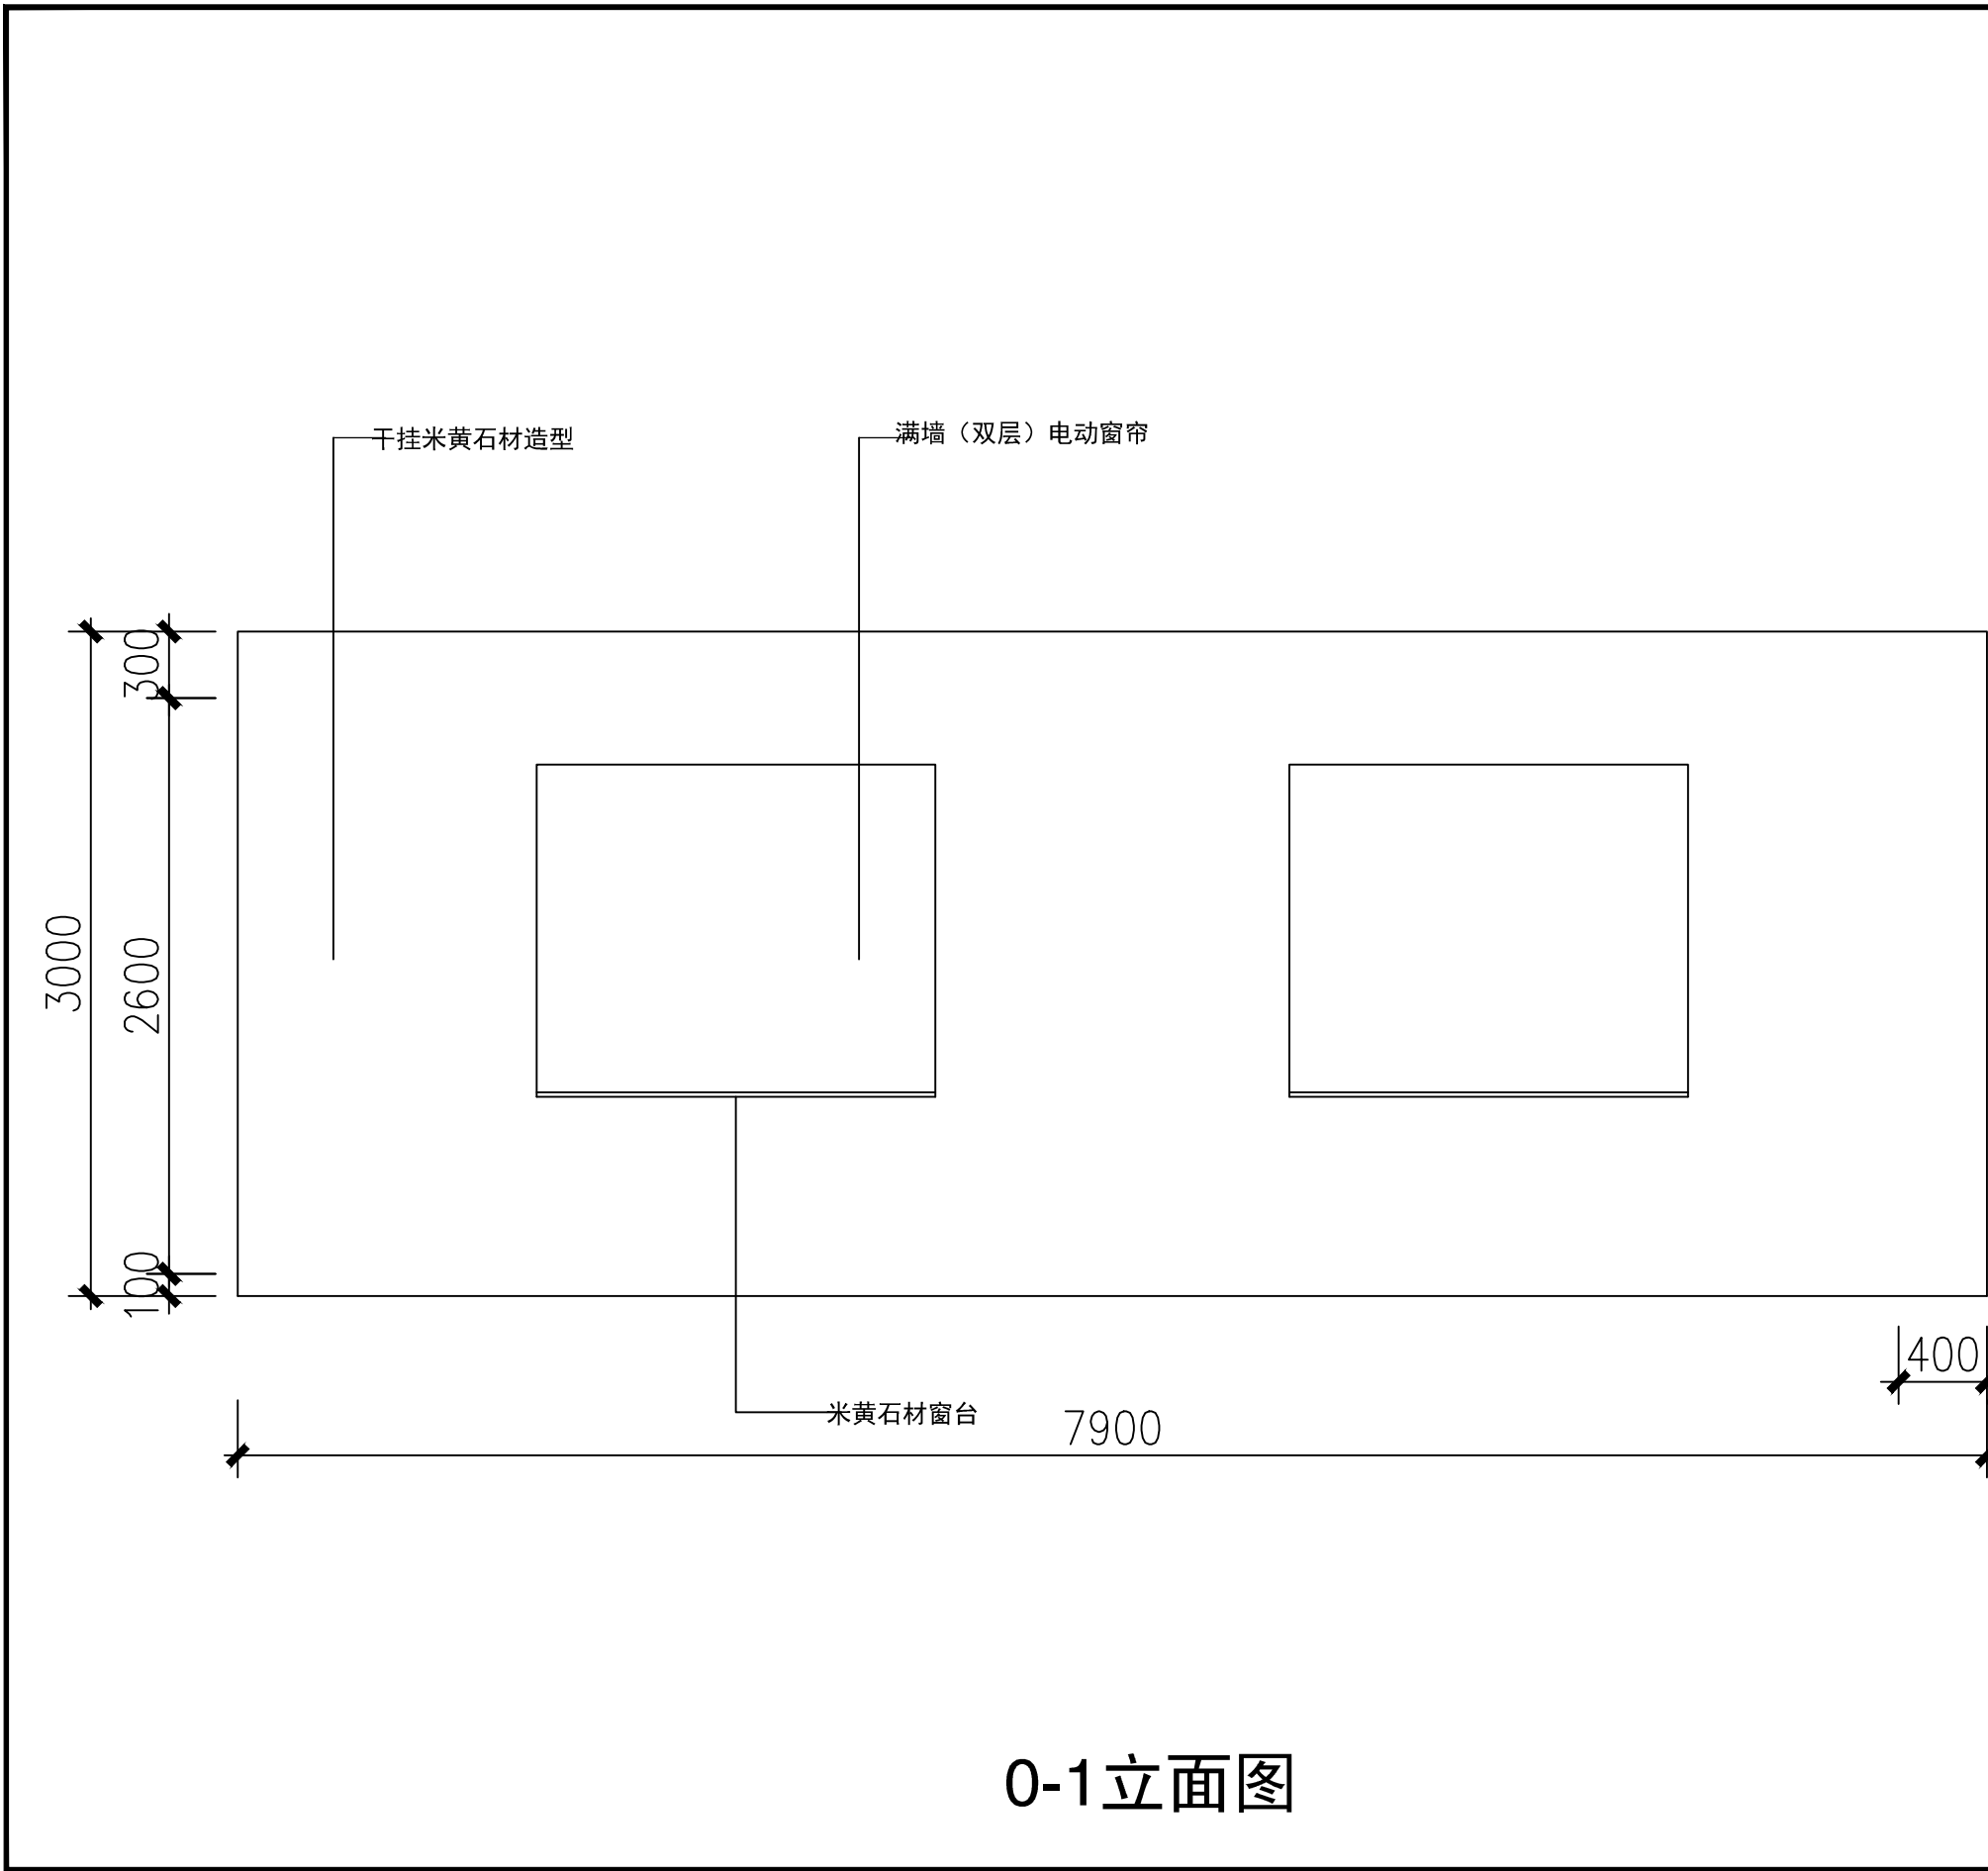

业 主		CLIENT	
呼和浩特市消防支队			
设计单位			
设计阶段 DESIGN STAGE			
方案	交通	园林	消防
报建	初设	招标	报审
备注 REMARK			
4	年	月	日
3	年	月	日
2	年	月	日
1	年	月	日
修改版本	日期	DATE	说明
PROJECT TITLE			
呼市消防支队史馆			
ITEM TITLE			
DRAWING NAME			
0-1立面图			
档案编号		ARCHIVES NO.	
工程编号		PROJECT NO.	
工程主持人		PROJECT MANAGER	
审定		AUTHORIZED	
审核		APPROVED	
专业负责人		CHIEF DESIGNER	
校对		CHECKED BY	
设计		DESIGNER	
比例		版本	
SCALE		RIVISION 1	
日期		年 月 日	
图号		0-1	
DRAWING NO.			

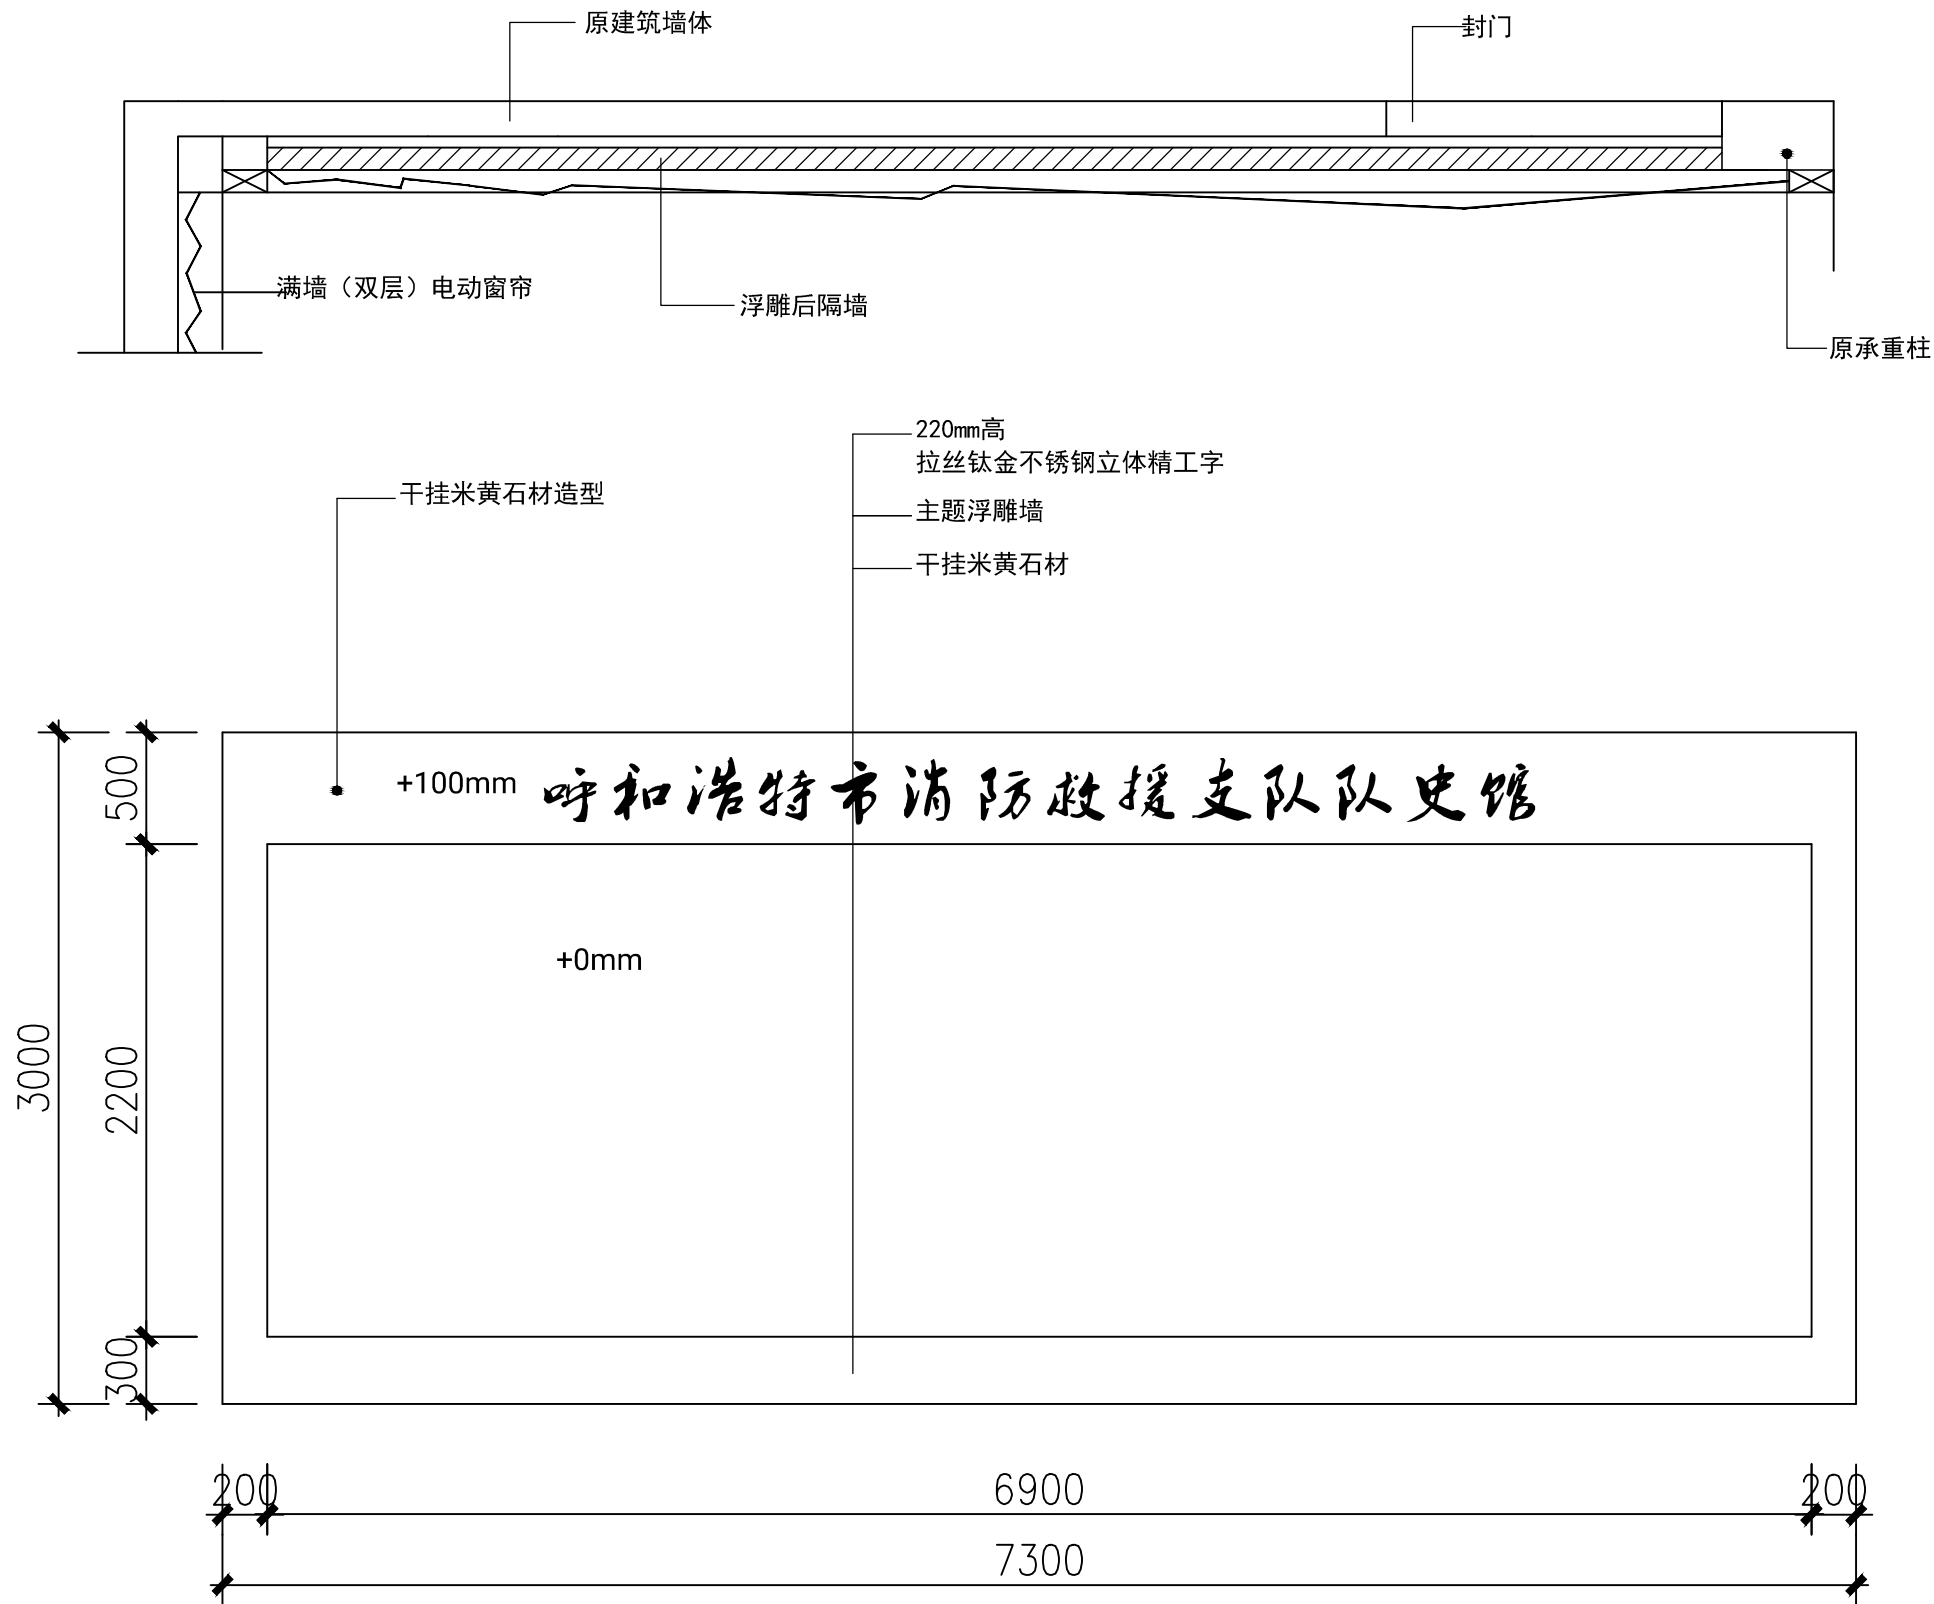

0-2立面图

业 主 CLIENT

呼和浩特市消防支队

设计单位

设计阶段 DESIGN STAGE

方案	交通	园林	消防	人防
报建	初设	招标	报审	施工

备注 REMARK

4	年	月	日
3	年	月	日
2	年	月	日
1	年	月	日
修改版本 MODIFICATION	日期	DATE	说明 ANNOTATION

工程名称 PROJECT TITLE


呼市消防支队史馆

项 目 ITEM TITLE

图纸名称 DRAWING NAME


0-2立面图

档案编号 ARCHIVES NO.	
工程编号 PROJECT NO.	
工程主持人 PROJECT MANAGER	
审定 AUTHORIZED	
审核 APPROVED	
专业负责人 CHIEF DESIGNER	
校对 CHECKED BY	
设计 DESIGNER	
比例 SCALE	版本 RIVISION 1
日期 DATE	年 月 日
图号 DRAWING NO.	0-2

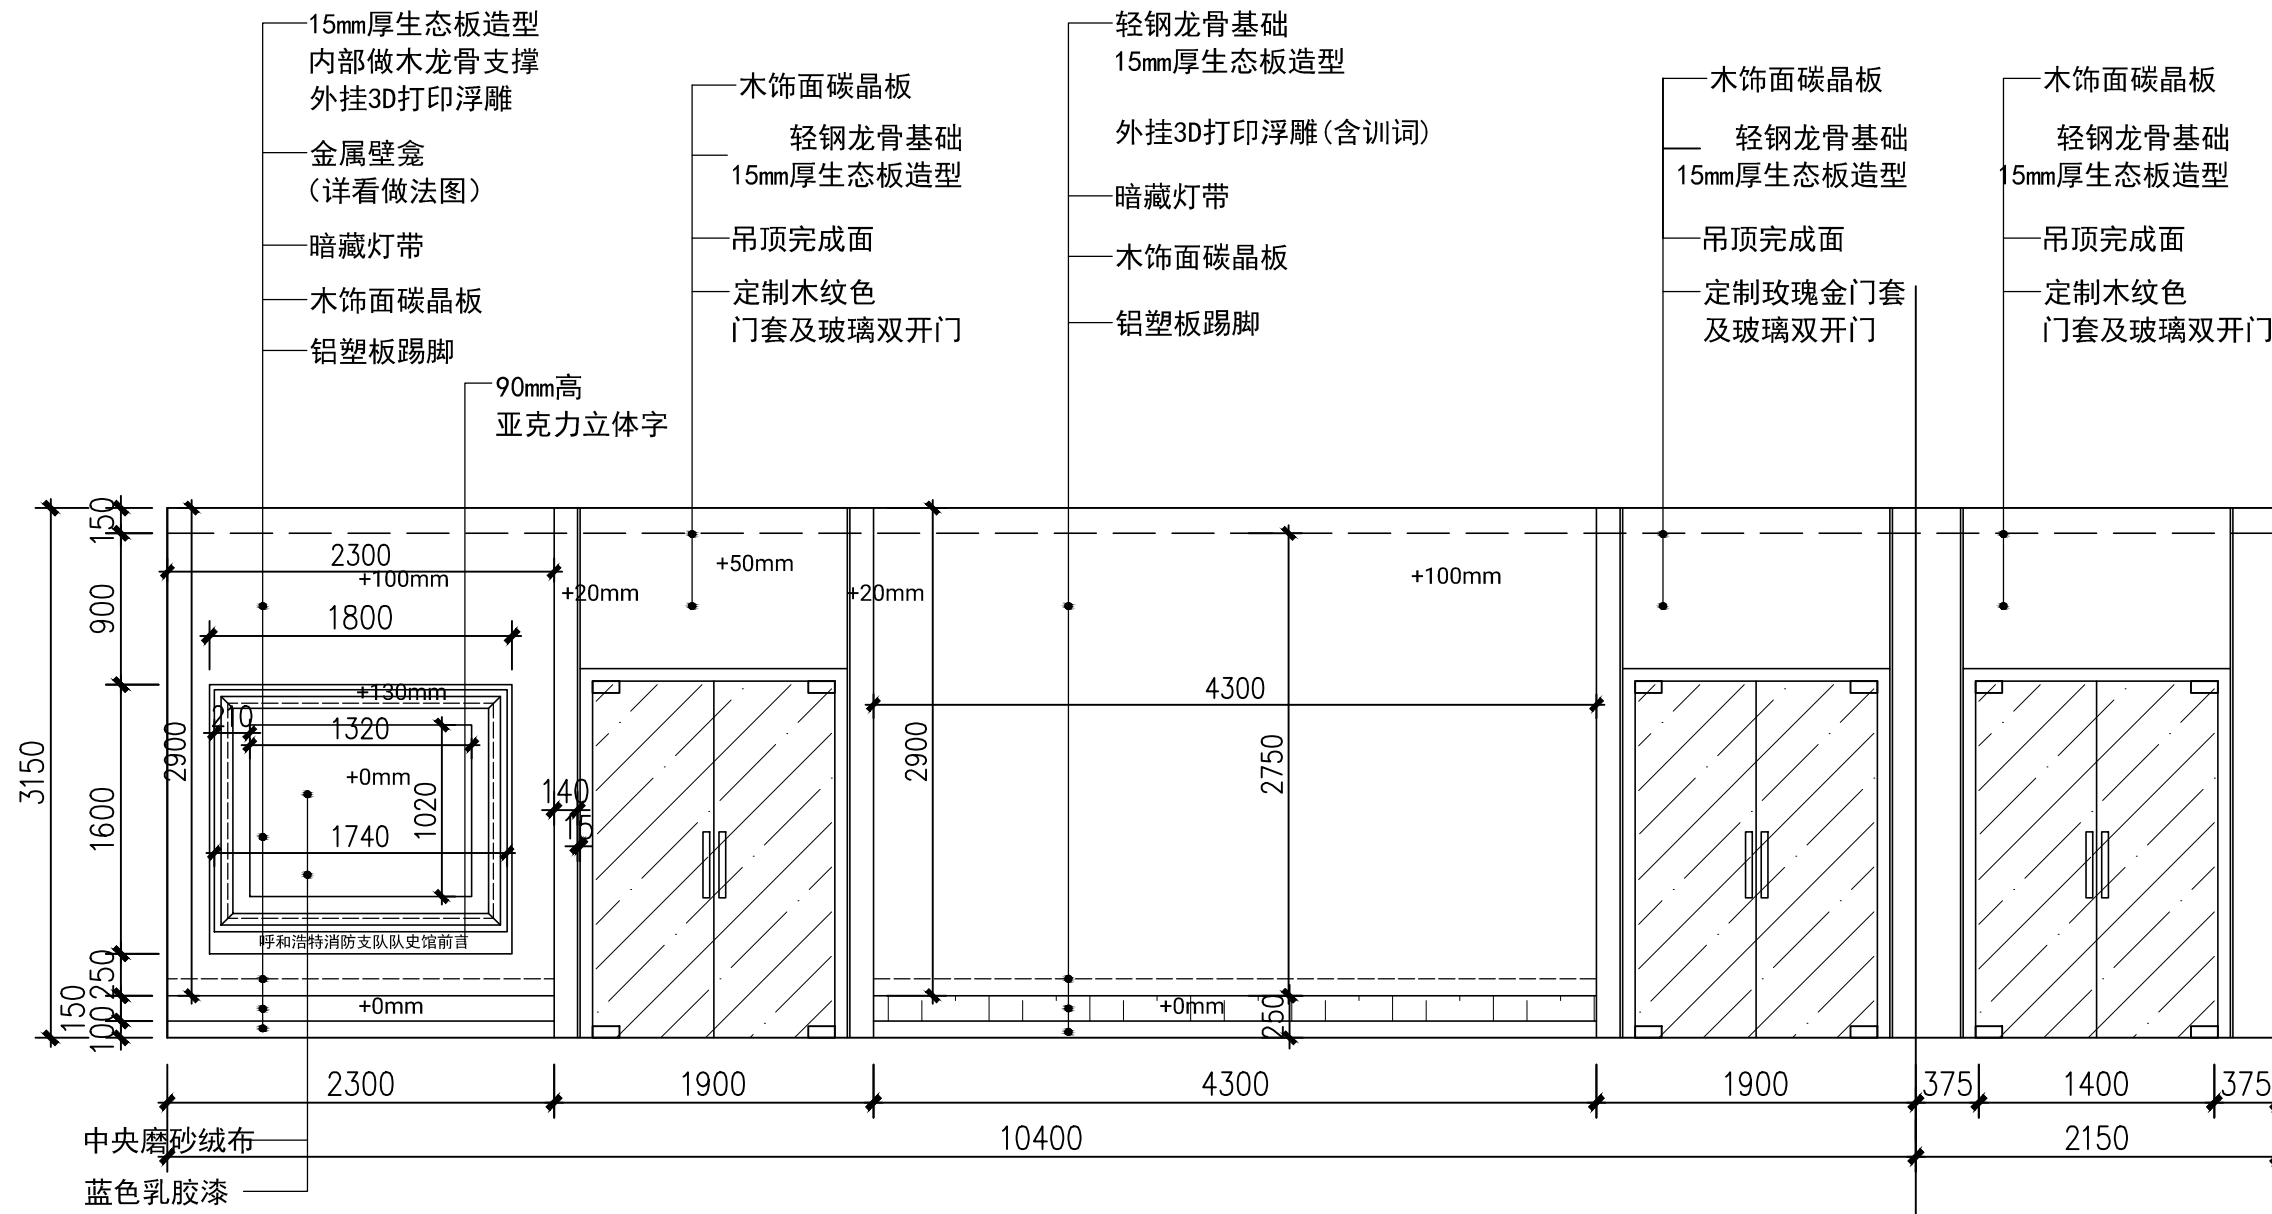

0-3立面图

业 主		CLIENT	
呼和浩特市消防支队			
设计单位			
设计阶段 DESIGN STAGE			
方案	交通	园林	消防
报建	初设	招标	报审
备注 REMARK			
4	年	月	日
3	年	月	日
2	年	月	日
1	年	月	日
修改版本	日期	DATE	说明
MODIFICATION			ANNOTATION
工程名称 PROJECT TITLE			
呼市消防支队史馆			
项 目 ITEM TITLE			
图纸名称 DRAWING NAME			
0-2立面图			
档案编号 ARCHIVES NO.			
工程编号 PROJECT NO.			
工程主持人 PROJECT MANAGER			
审定 AUTHORIZED			
审核 APPROVED			
专业负责人 CHIEF DESIGNER			
校对 CHECKED BY			
设计 DESIGNER			
比例 SCALE	版本 RIVISION	1	
日期 DATE	年 月 日		
图号 DRAWING NO.	0-3		

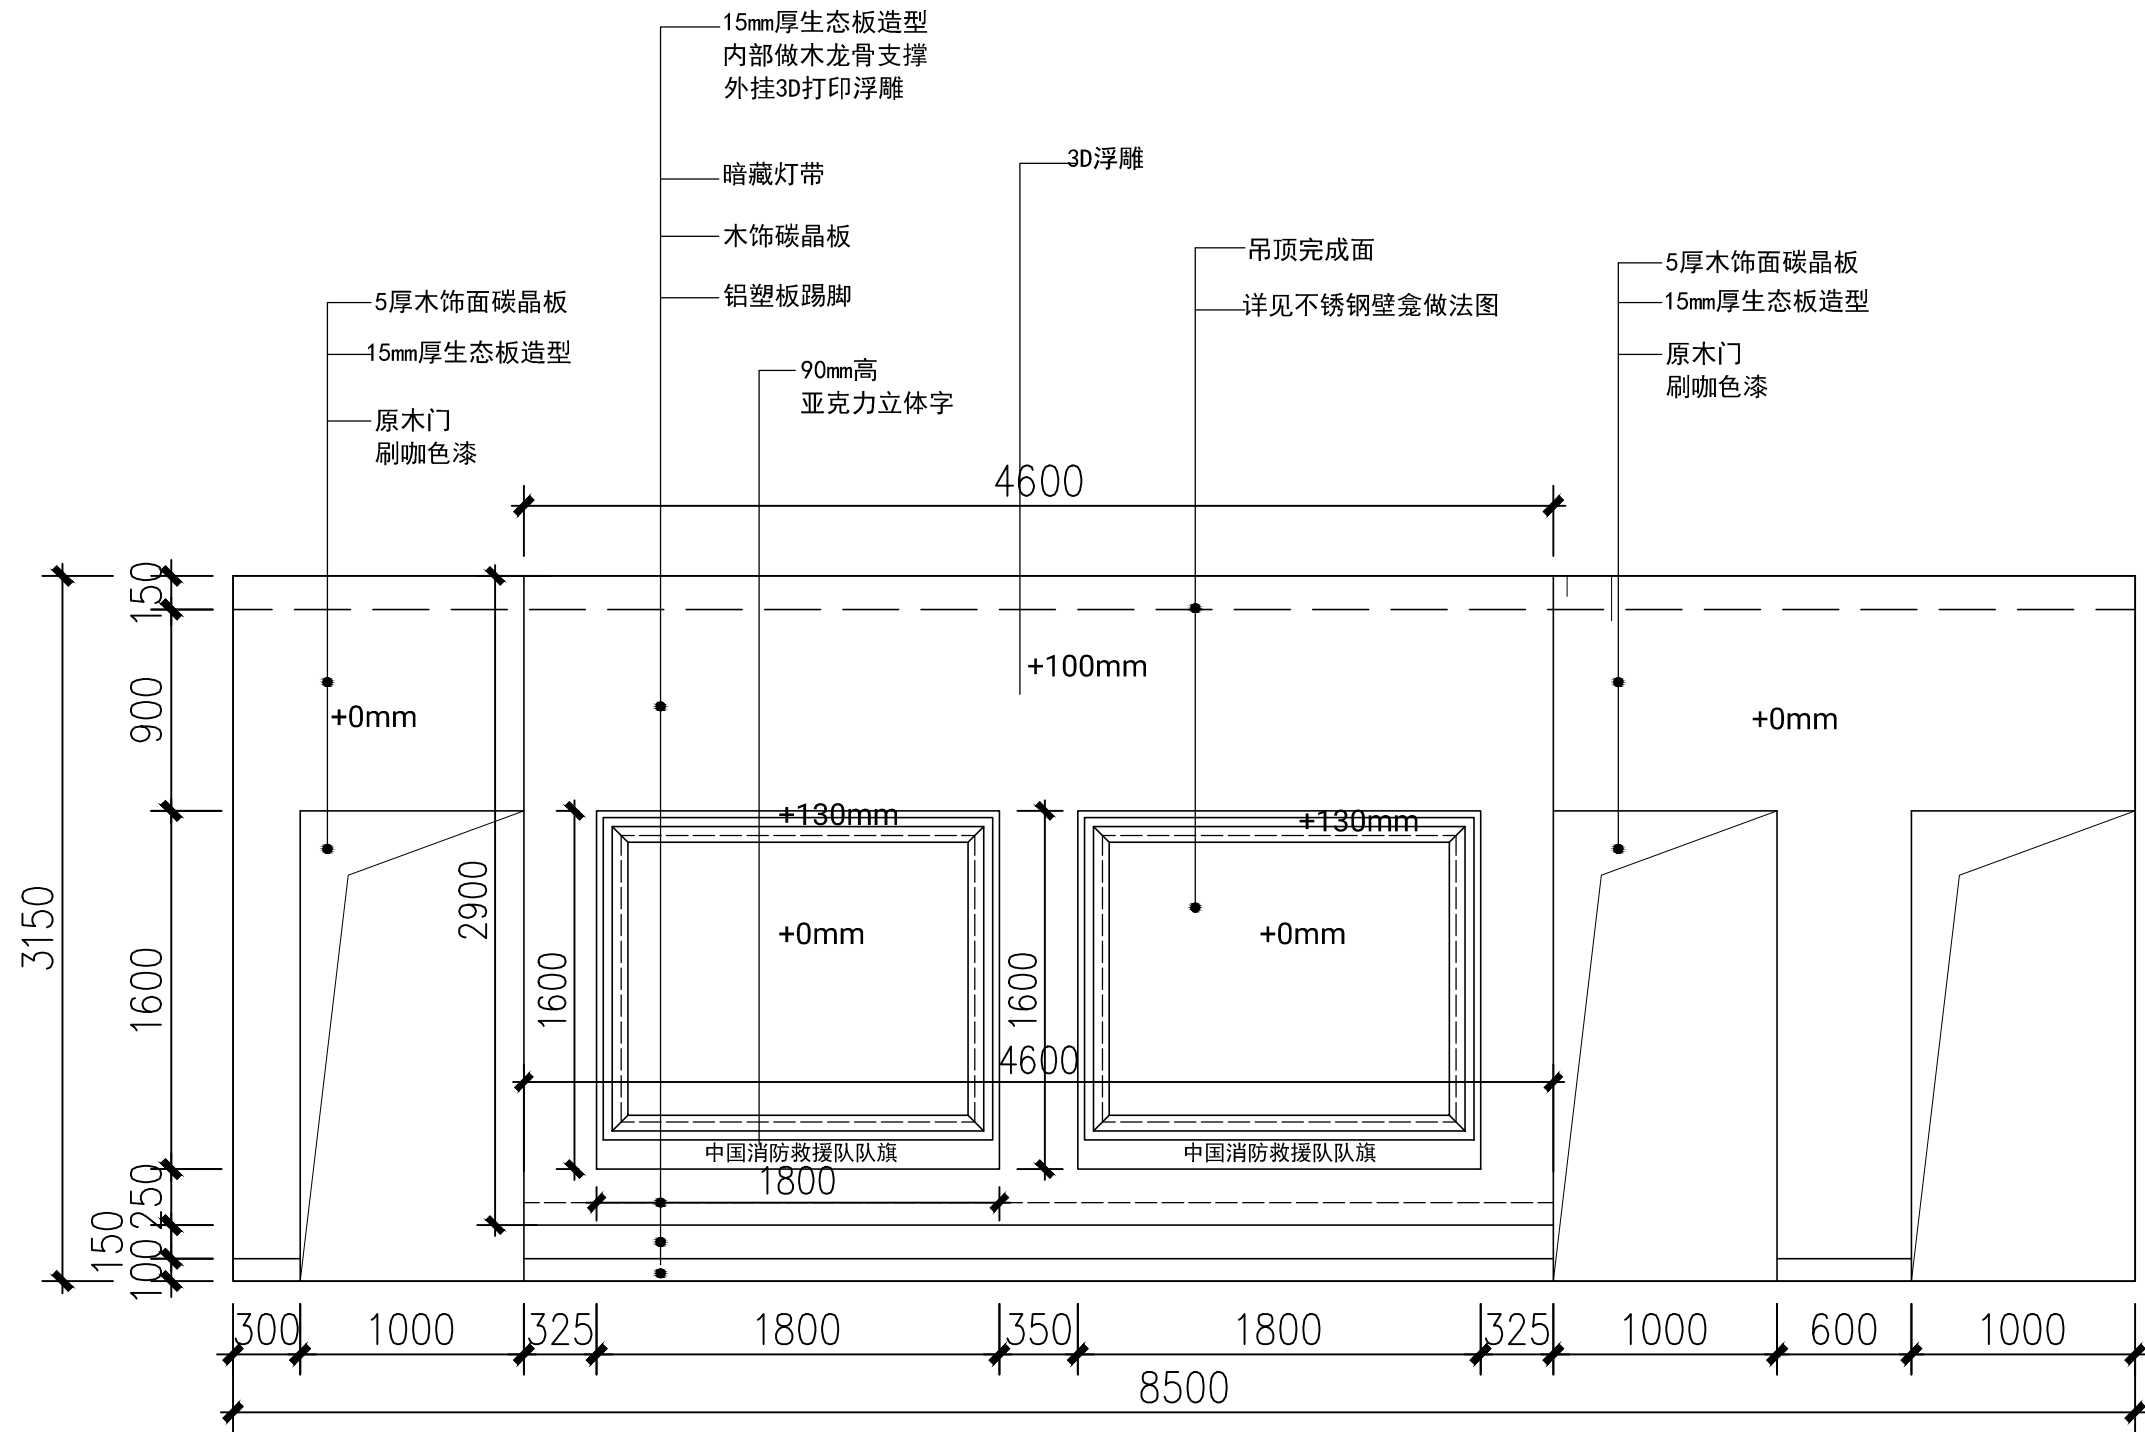

0-4立面图

业 主 CLIENT

呼和浩特市消防支队

设计单位

设计阶段 DESIGN STAGE

方案	<input checked="" type="checkbox"/>	交通	<input type="checkbox"/>	园林	<input type="checkbox"/>	消防	<input type="checkbox"/>	人防	<input type="checkbox"/>
报建	<input type="checkbox"/>	初设	<input type="checkbox"/>	招标	<input type="checkbox"/>	报审	<input type="checkbox"/>	施工	<input type="checkbox"/>

备注 REMARK

4	年	月	日	
3	年	月	日	
2	年	月	日	
1	年	月	日	
修改版本 MODIFICATION	日期	DATE	说明	ANNOTATION

工程名称 PROJECT TITLE

呼市消防支队史馆

项 目 ITEM TITLE

图纸名称 DRAWING NAME

0-2立面图

档案编号

ARCHIVES NO.

工程编号

PROJECT NO.

工程主持人

PROJECT MANAGER

审定

AUTHORIZED

审核

APPROVED

专业负责人

CHIEF DESIGNER

校对

CHECKED BY

设计

DESIGNER

比例

SCALE

版本

RIVISION

1

日期


DATE

年 月 日

图号

DRAWING NO.


0-4

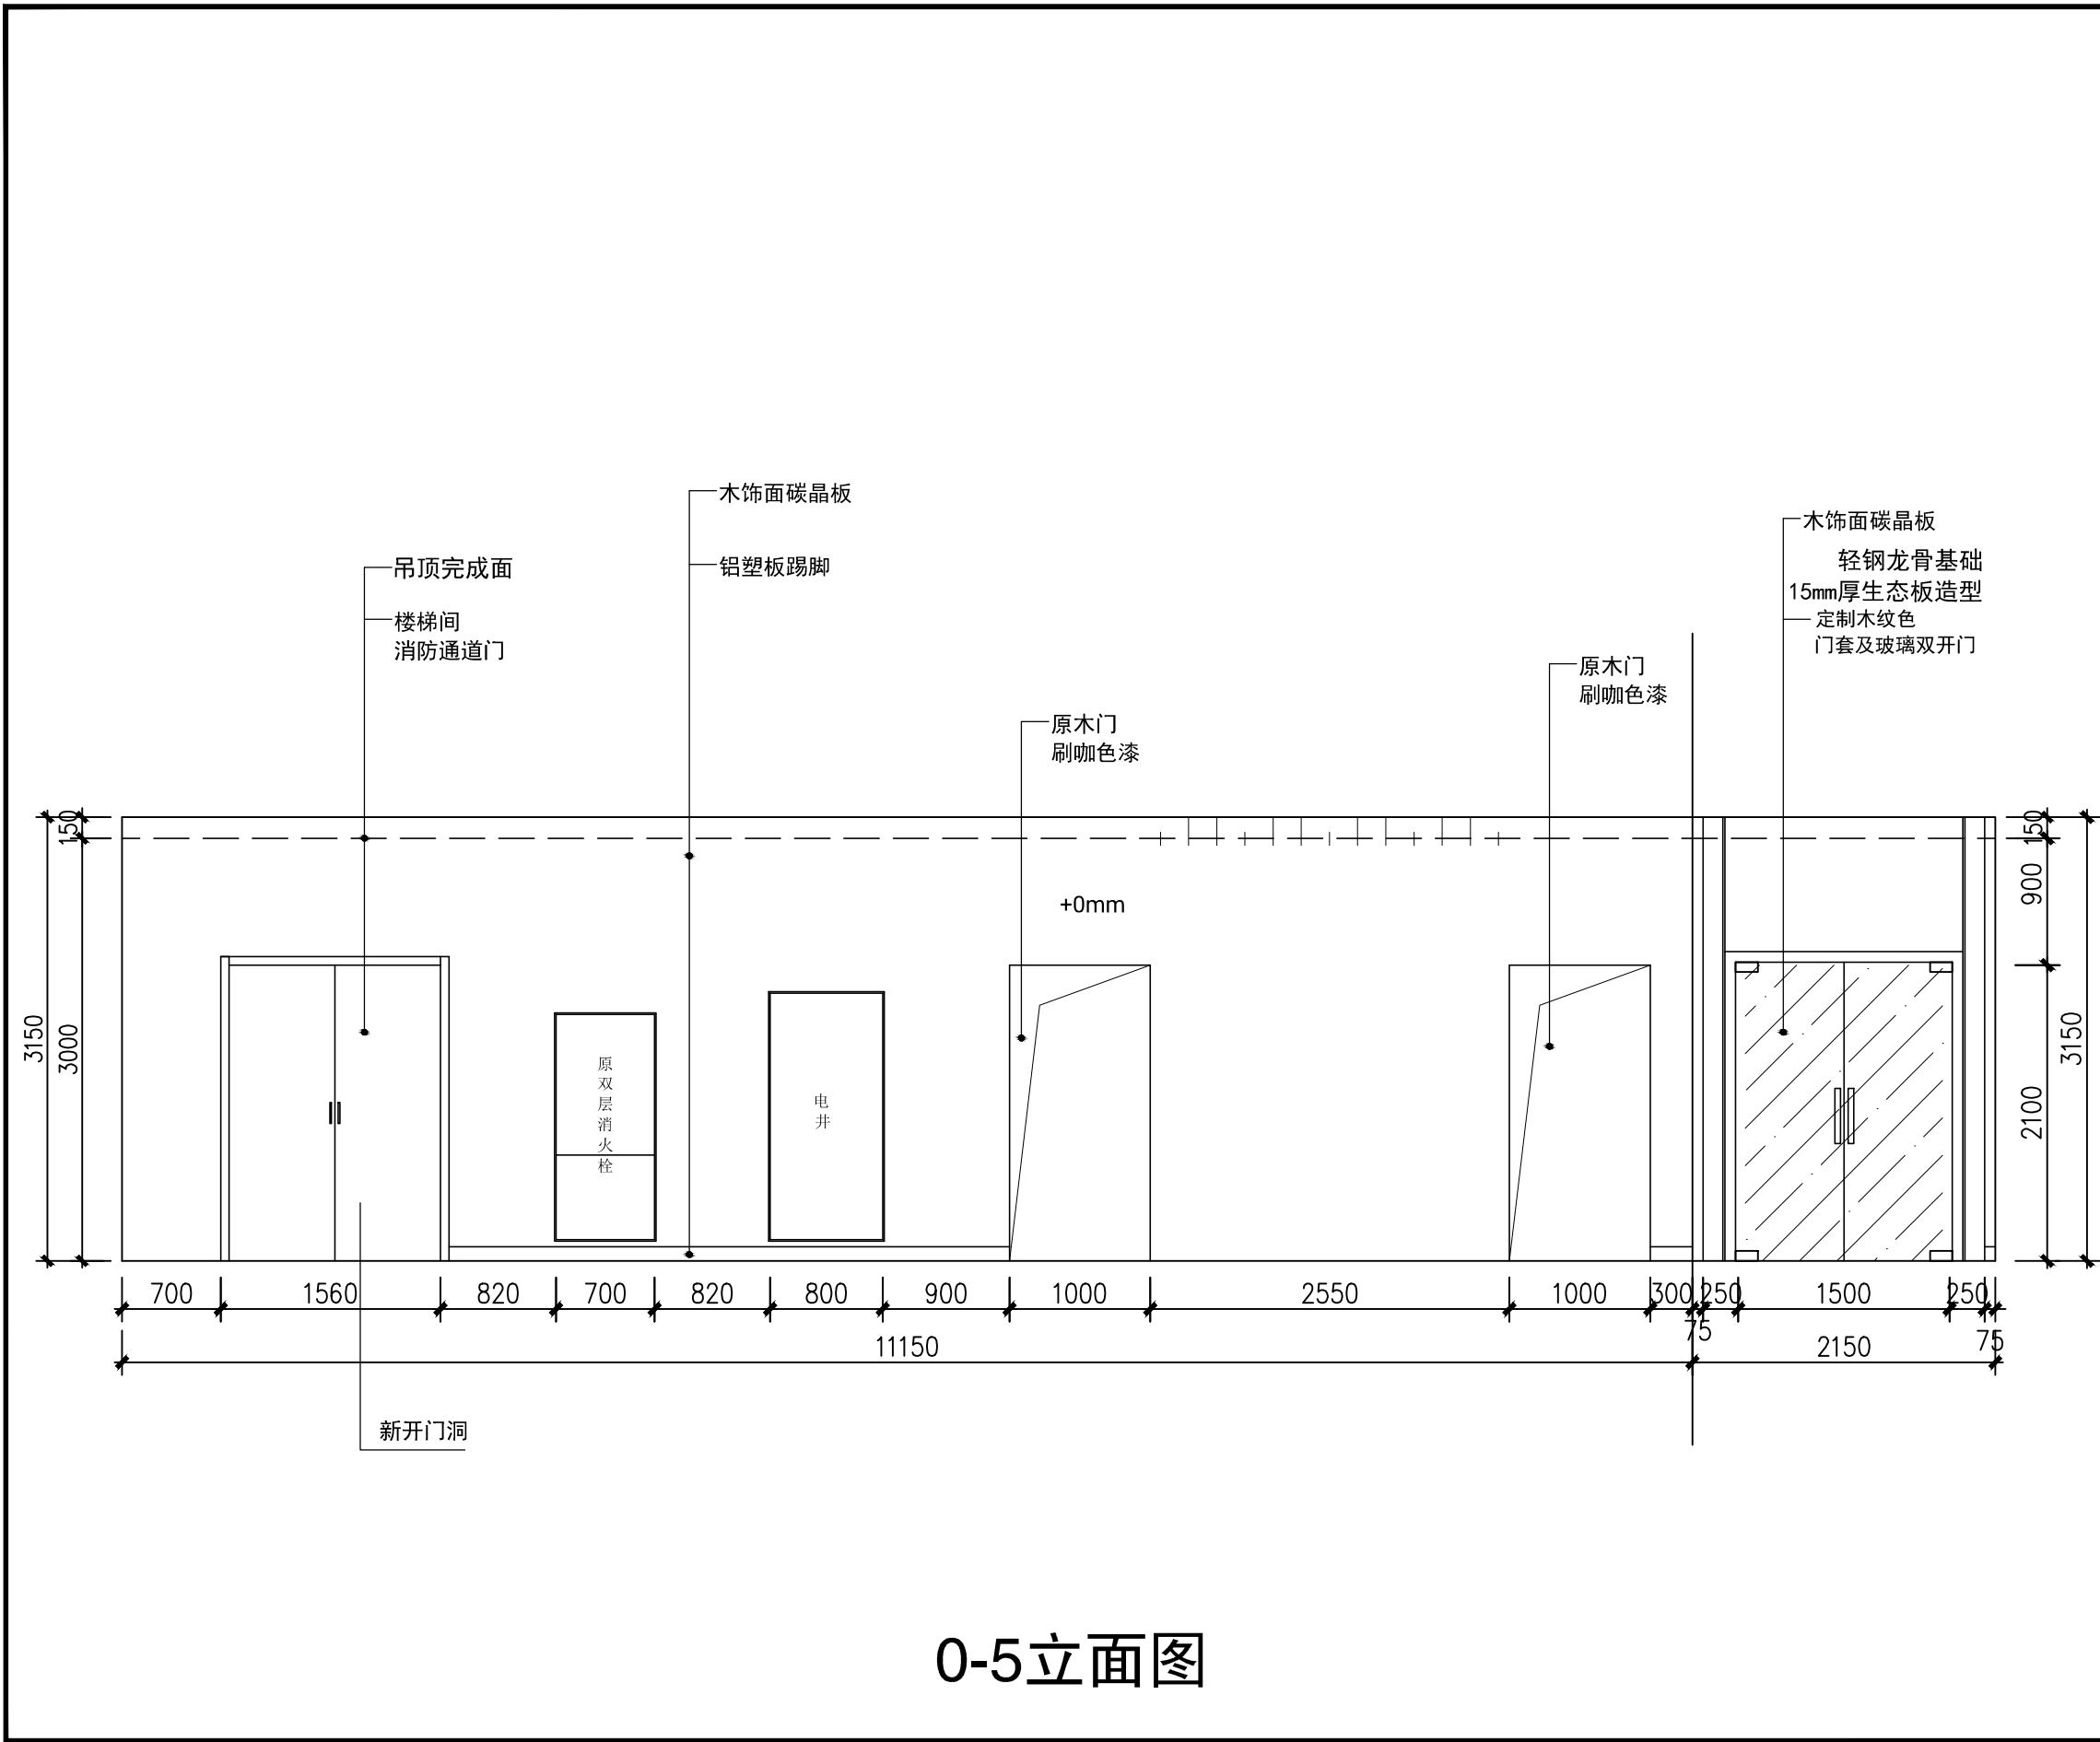

0-5立面图

业 主		CLIENT		
呼和浩特市消防支队				
设计单位				
设计阶段 DESIGN STAGE				
方案	交通	园林	消防	人防
报建	初设	招标	报审	施工
备注 REMARK				
4	年	月	日	
3	年	月	日	
2	年	月	日	
1	年	月	日	
修改版本	日期	DATE	说明	ANNOTATION
工程名称		PROJECT TITLE		
呼市消防支队史馆				
项 目		ITEM TITLE		
图纸名称		DRAWING NAME		
0-2立面图				
档案编号		ARCHIVES NO.		
工程编号		PROJECT NO.		
工程主持人		PROJECT MANAGER		
审定		AUTHORIZED		
审核		APPROVED		
专业负责人		CHIEF DESIGNER		
校对		CHECKED BY		
设计		DESIGNER		
比例		版本		
SCALE		RIVISION 1		
日期		年 月 日		
图号		0-5		
DRAWING NO.				



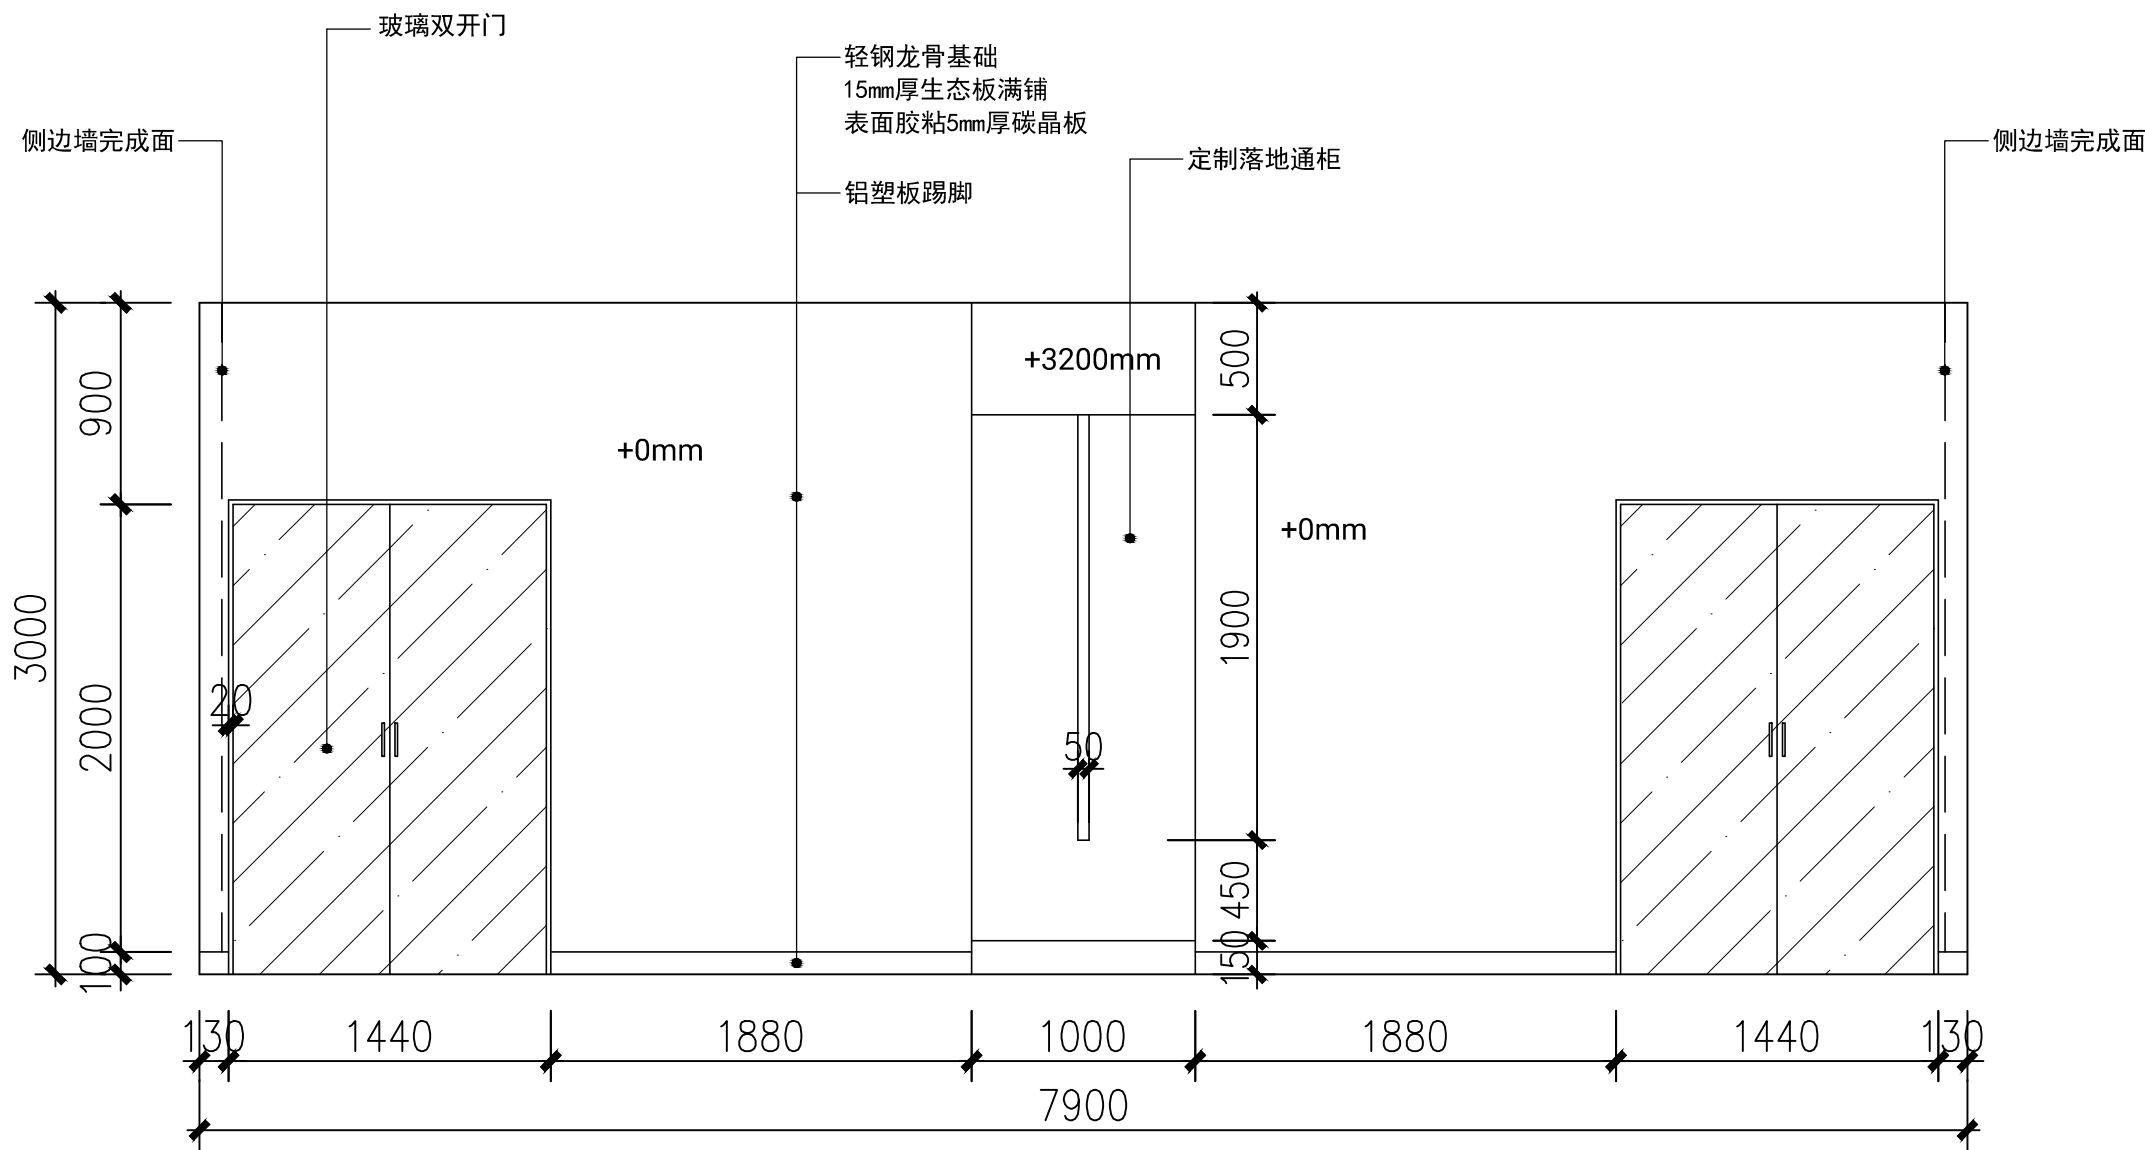

业 主 CLIENT

呼和浩特市消防支队

设计单位

设计阶段 DESIGN STAGE

方案	<input checked="" type="checkbox"/> 交通	<input type="checkbox"/> 园林	<input type="checkbox"/> 消防	<input type="checkbox"/> 人防
报建	<input type="checkbox"/> 初设	<input type="checkbox"/> 招标	<input type="checkbox"/> 报审	<input type="checkbox"/> 施工

备注 REMARK

4	年	月	日	
3	年	月	日	
2	年	月	日	
1	年	月	日	
修改版本 MODIFICATION	日期	DATE	说明	ANNOTATION

工程名称 PROJECT TITLE

呼市消防支队史馆

项 目 ITEM TITLE

图纸名称 DRAWING NAME

0-2立面图

档案编号

ARCHIVES NO.

工程编号

PROJECT NO.

工程主持人

PROJECT MANAGER

审定

AUTHORIZED

审核

APPROVED

专业负责人

CHIEF DESIGNER

校对

CHECKED BY

设计

DESIGNER

比例

SCALE

版本

REVISION

1

日期


DATE

年 月 日

图号

DRAWING NO.

0-6

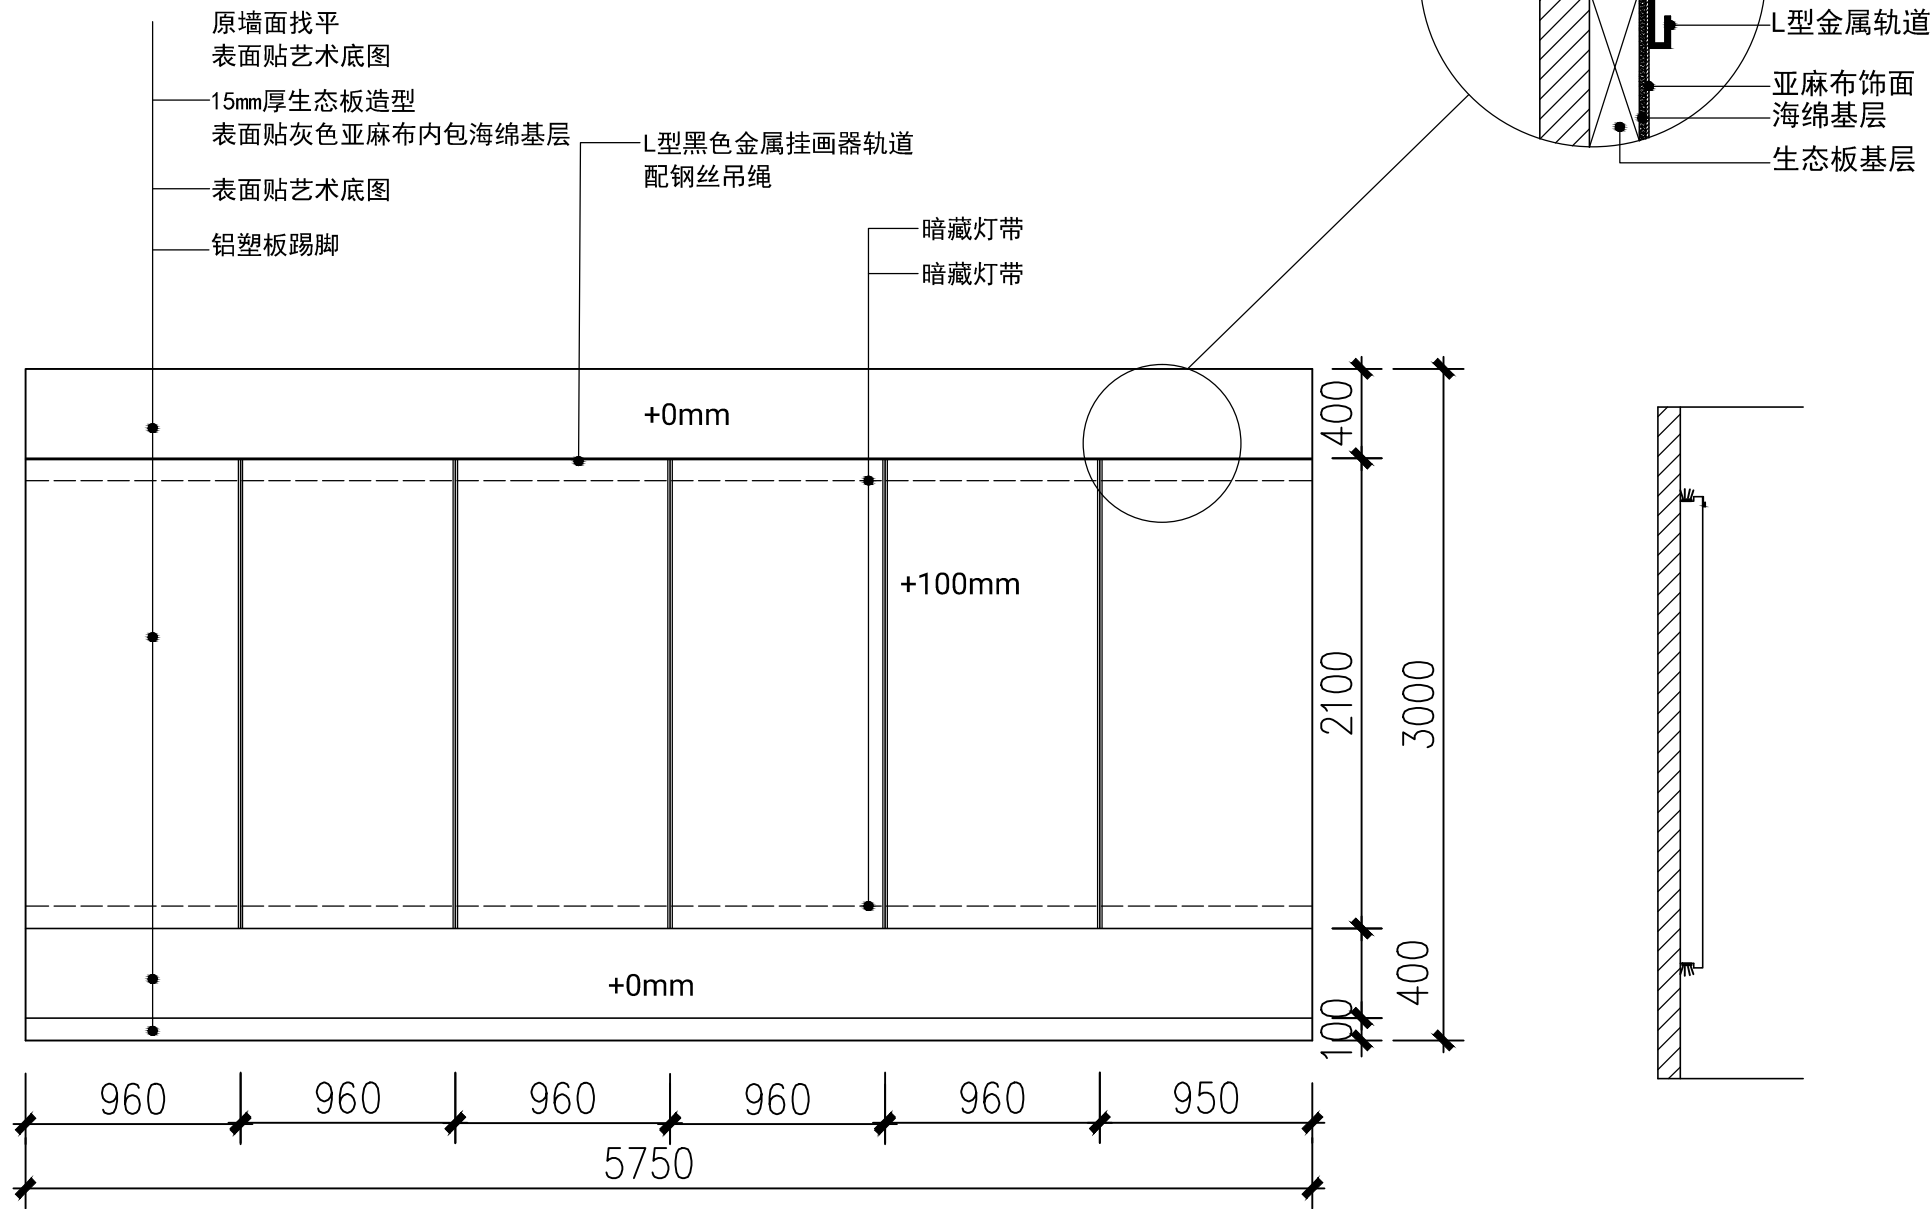

0-7立面图

业 主 CLIENT

呼和浩特市消防支队

设计单位

设计阶段 DESIGN STAGE

方案	交通	园林	消防	人防
报建	初设	招标	报审	施工

备注 REMARK

4	年	月	日	
3	年	月	日	
2	年	月	日	
1	年	月	日	
修改版本 MODIFICATION	日期	DATE	说明	ANNOTATION

工程名称 PROJECT TITLE

呼市消防支队史馆

项 目 ITEM TITLE

图纸名称 DRAWING NAME

0-2立面图

档案编号

ARCHIVES NO.

工程编号

PROJECT NO.

工程主持人

PROJECT MANAGER

审定

AUTHORIZED

审核

APPROVED

专业负责人

CHIEF DESIGNER

校对

CHECKED BY

设计

DESIGNER

比例

SCALE

版本

REVISION

1

日期


DATE

年 月 日

图号

DRAWING NO.

0-7

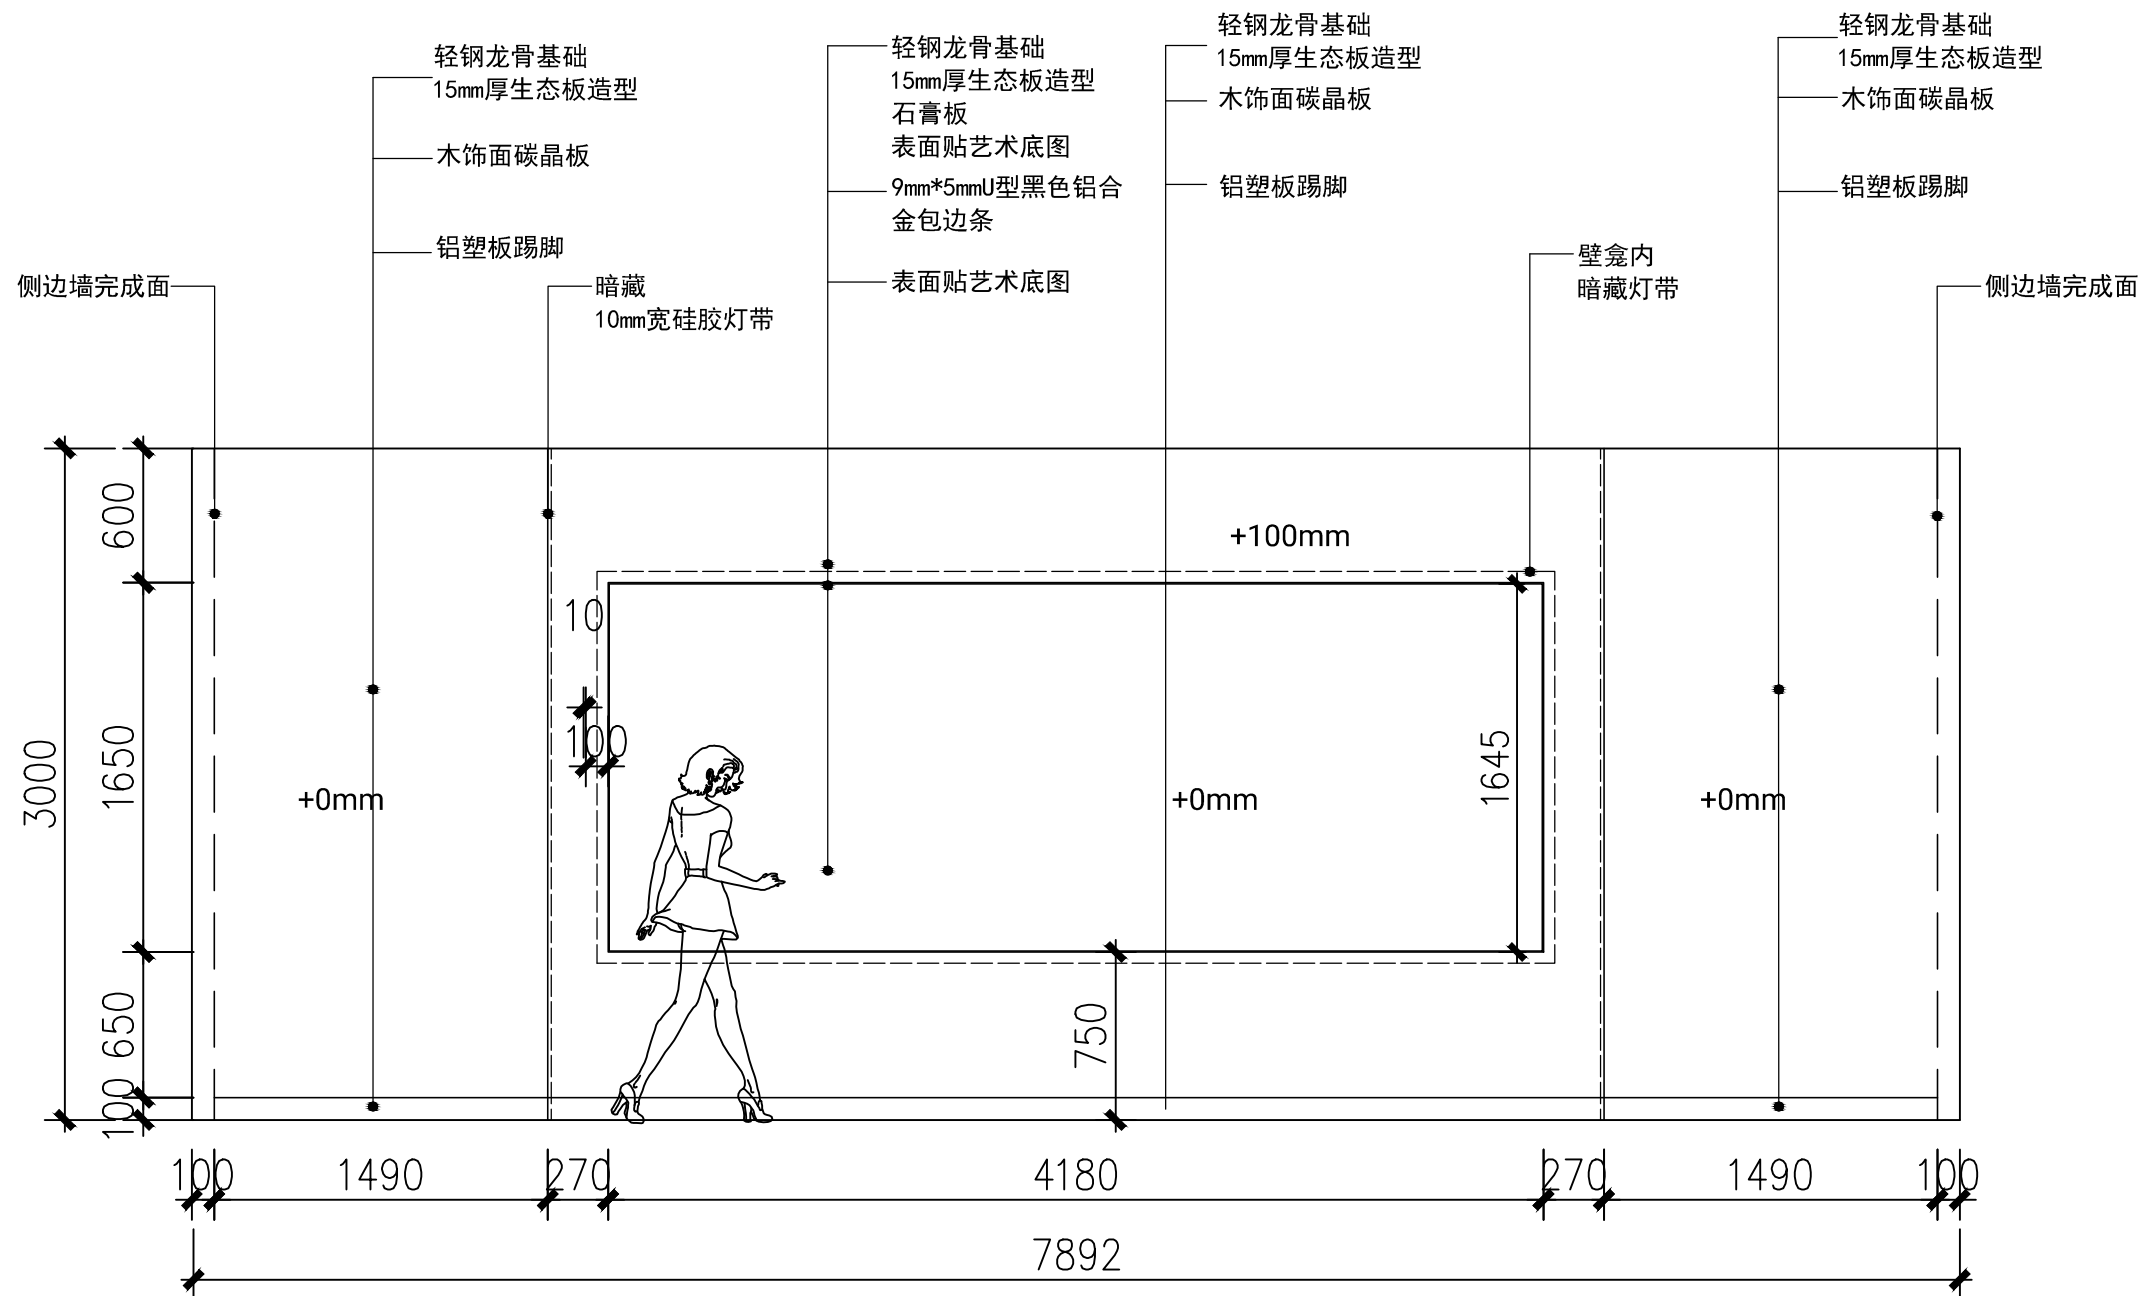

0-8立面图

业 主 CLIENT

呼和浩特市消防支队

设计单位

设计阶段 DESIGN STAGE

方案	交通	园林	消防	人防
报建	初设	招标	报审	施工

备注 REMARK

4	年	月	日
3	年	月	日
2	年	月	日
1	年	月	日
修改版本 MODIFICATION	日期 DATE	说明 ANNOTATION	

工程名称 PROJECT TITLE

呼市消防支队史馆

项 目 ITEM TITLE

图纸名称 DRAWING NAME

0-2立面图

档案编号  
ARCHIVES NO.

工程编号  
PROJECT NO.

工程主持人  
PROJECT MANAGER

审定  
AUTHORIZED

审核  
APPROVED

专业负责人  
CHIEF DESIGNER


校对  
CHECKED BY

设计  
DESIGNER

比例 SCALE 版本 RIVISION 1

日期 DATE 年 月 日

图号 DRAWING NO. 0-8

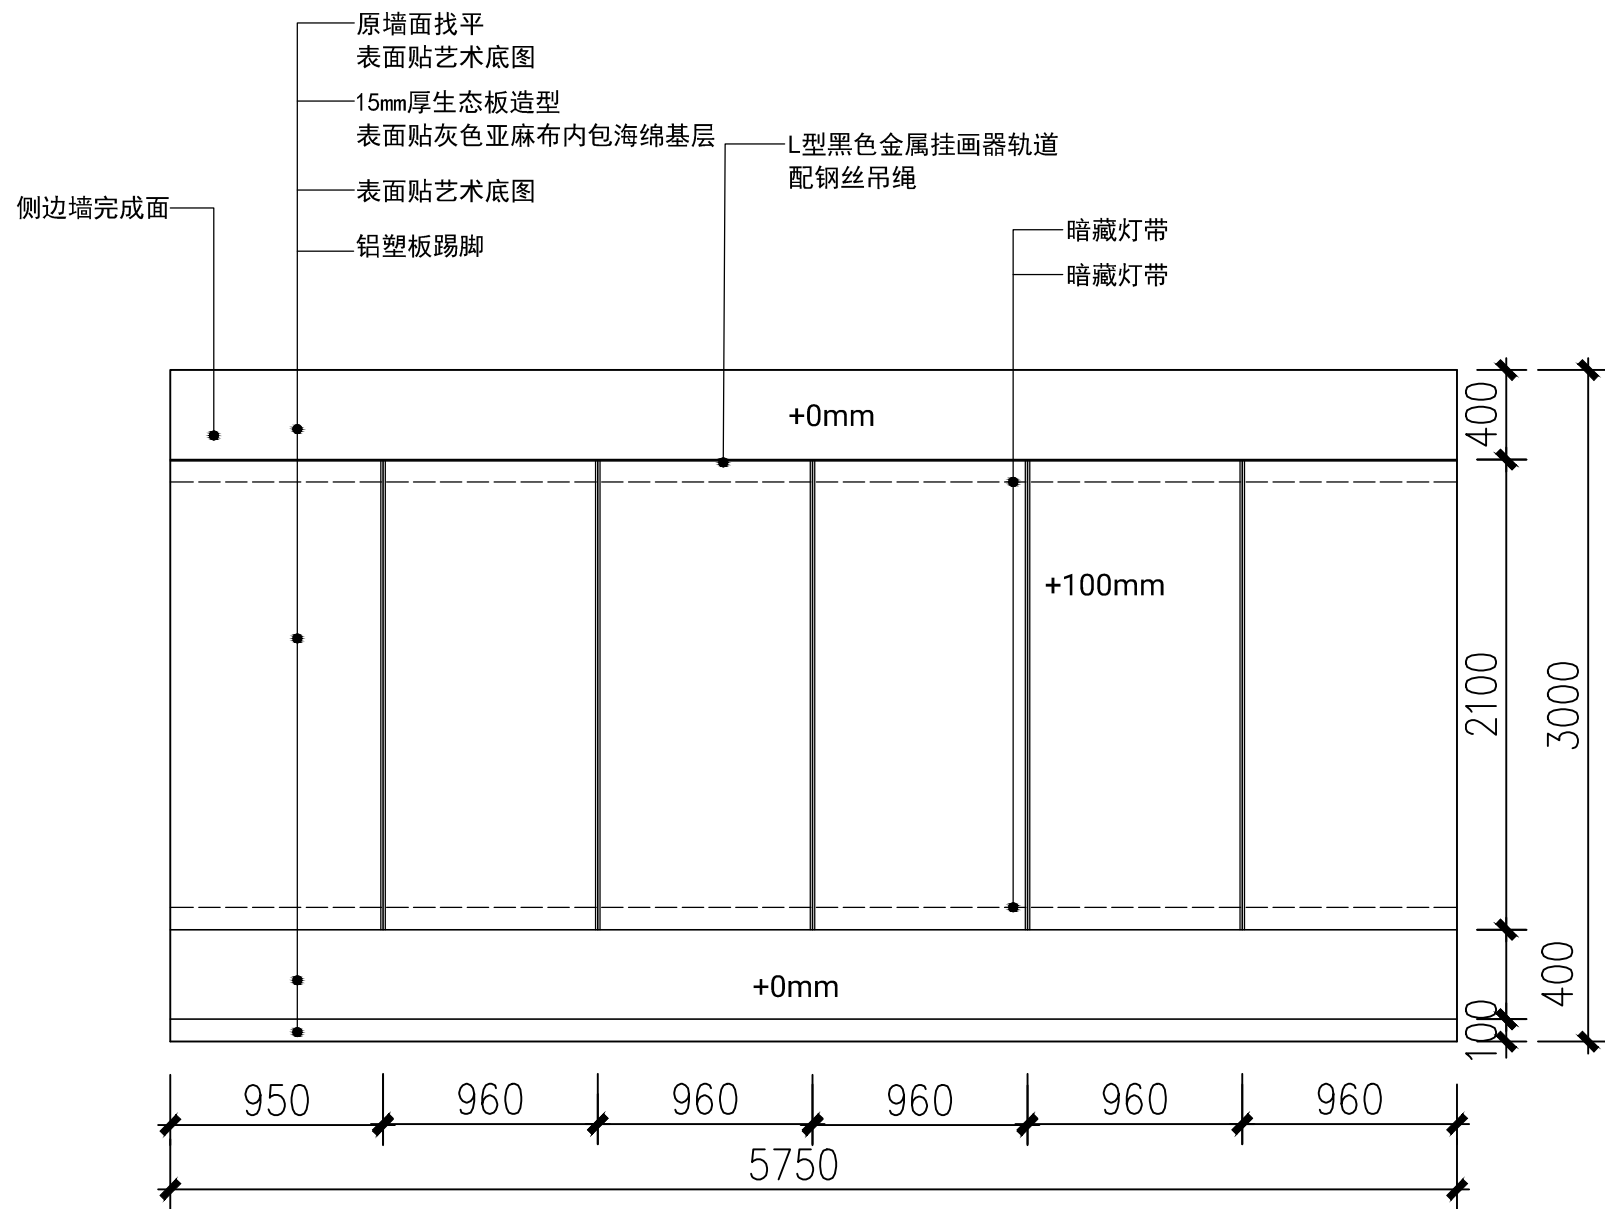

0-9立面图

业 主 CLIENT

呼和浩特市消防支队

设计单位

设计阶段 DESIGN STAGE

方案	交通	园林	消防	人防
报建	初设	招标	报审	施工

备注 REMARK

4	年	月	日	
3	年	月	日	
2	年	月	日	
1	年	月	日	
修改版本 MODIFICATION	日期	DATE	说明	ANNOTATION

工程名称 PROJECT TITLE

呼市消防支队史馆

项 目 ITEM TITLE

图纸名称 DRAWING NAME

0-9立面图

档案编号  
ARCHIVES NO.

工程编号  
PROJECT NO.

工程主持人  
PROJECT MANAGER

审定  
AUTHORIZED

审核  
APPROVED

专业负责人  
CHIEF DESIGNER

校对  
CHECKED BY



设计  
DESIGNER

比例  
SCALE

版本  
REVISION 1

日期  
DATE 年 月 日

图号  
DRAWING NO. 0-9

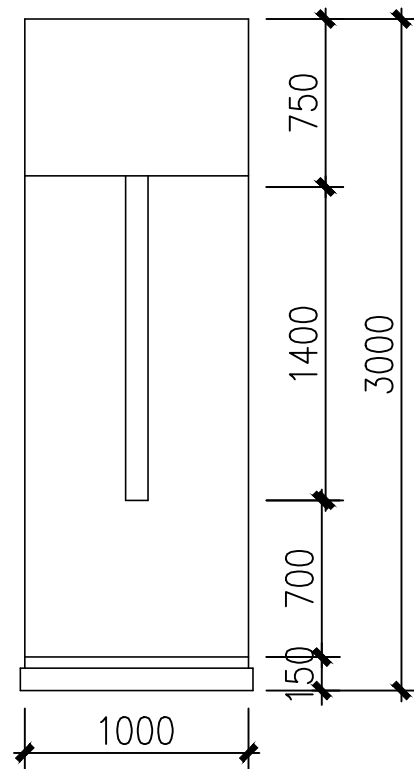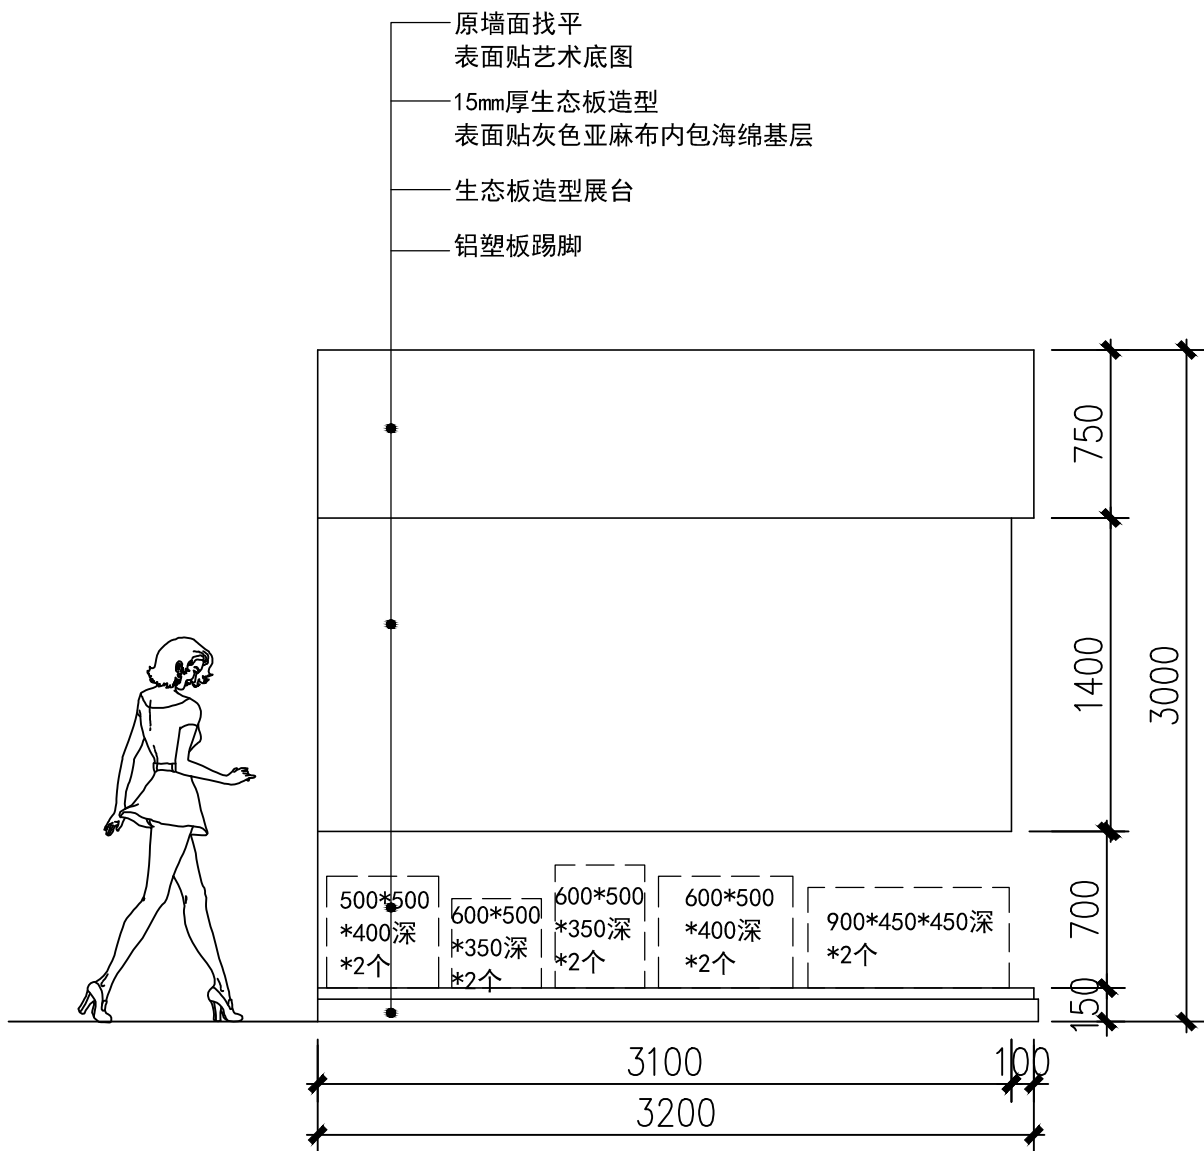

0-10、0-11立面图

业 主 CLIENT

呼和浩特市消防支队

设计单位

设计阶段 DESIGN STAGE

方案	交通	园林	消防	人防
报建	初设	招标	报审	施工

备注 REMARK

4	年	月	日	
3	年	月	日	
2	年	月	日	
1	年	月	日	
修改版本 MODIFICATION	日期	DATE	说明	ANNOTATION

工程名称 PROJECT TITLE


呼市消防支队史馆

项 目 ITEM TITLE

图纸名称 DRAWING NAME

0-10、0-11立面图

档案编号 ARCHIVES NO.	
工程编号 PROJECT NO.	
工程主持人 PROJECT MANAGER	
审定 AUTHORIZED	
审核 APPROVED	
专业负责人 CHIEF DESIGNER	
校对 CHECKED BY	
设计 DESIGNER	
比例 SCALE	版本 RIVISION 1
日期 DATE	年 月 日
图号 DRAWING NO.	0-9

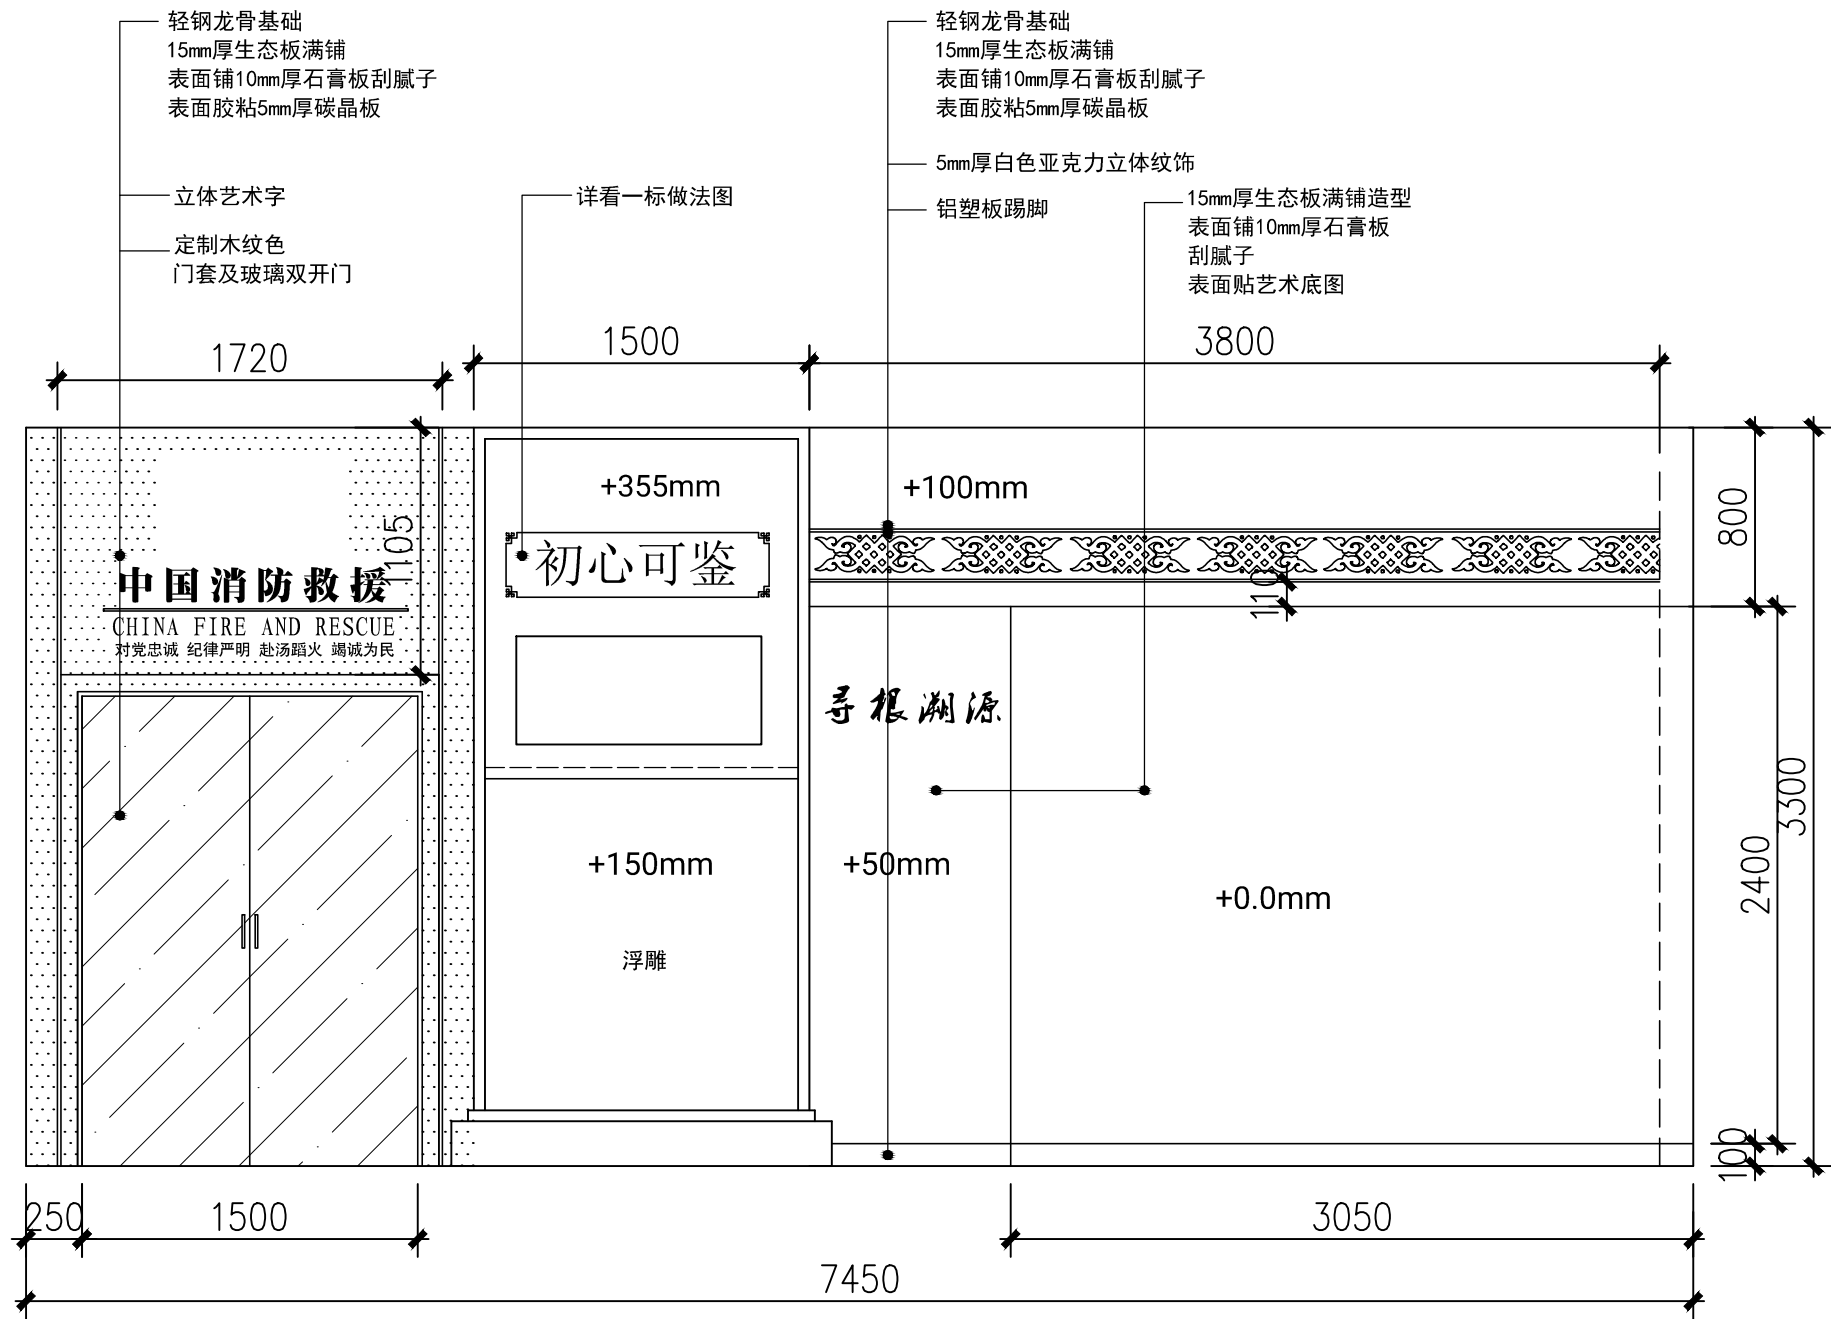

1-1立面图

业 主 CLIENT

呼和浩特市消防支队

设计单位

设计阶段 DESIGN STAGE

方案	<input checked="" type="checkbox"/>	交通	园林	消防	人防
报建		初设	招标	报审	施工

备注 REMARK

4	年	月	日	
3	年	月	日	
2	年	月	日	
1	年	月	日	
修改版本 MODIFICATION	日期	DATE	说明	ANNOTATION

工程名称 PROJECT TITLE


呼市消防支队史馆

项 目 ITEM TITLE


图纸名称 DRAWING NAME

1-1立面图


档案编号 ARCHIVES NO.	
工程编号 PROJECT NO.	
工程主持人 PROJECT MANAGER	
审定 AUTHORIZED	
审核 APPROVED	
专业负责人 CHIEF DESIGNER	
校对 CHECKED BY	
设计 DESIGNER	
比例 SCALE	版本 RIVISION 1
日期 DATE	年 月 日
图号 DRAWING NO.	1-1

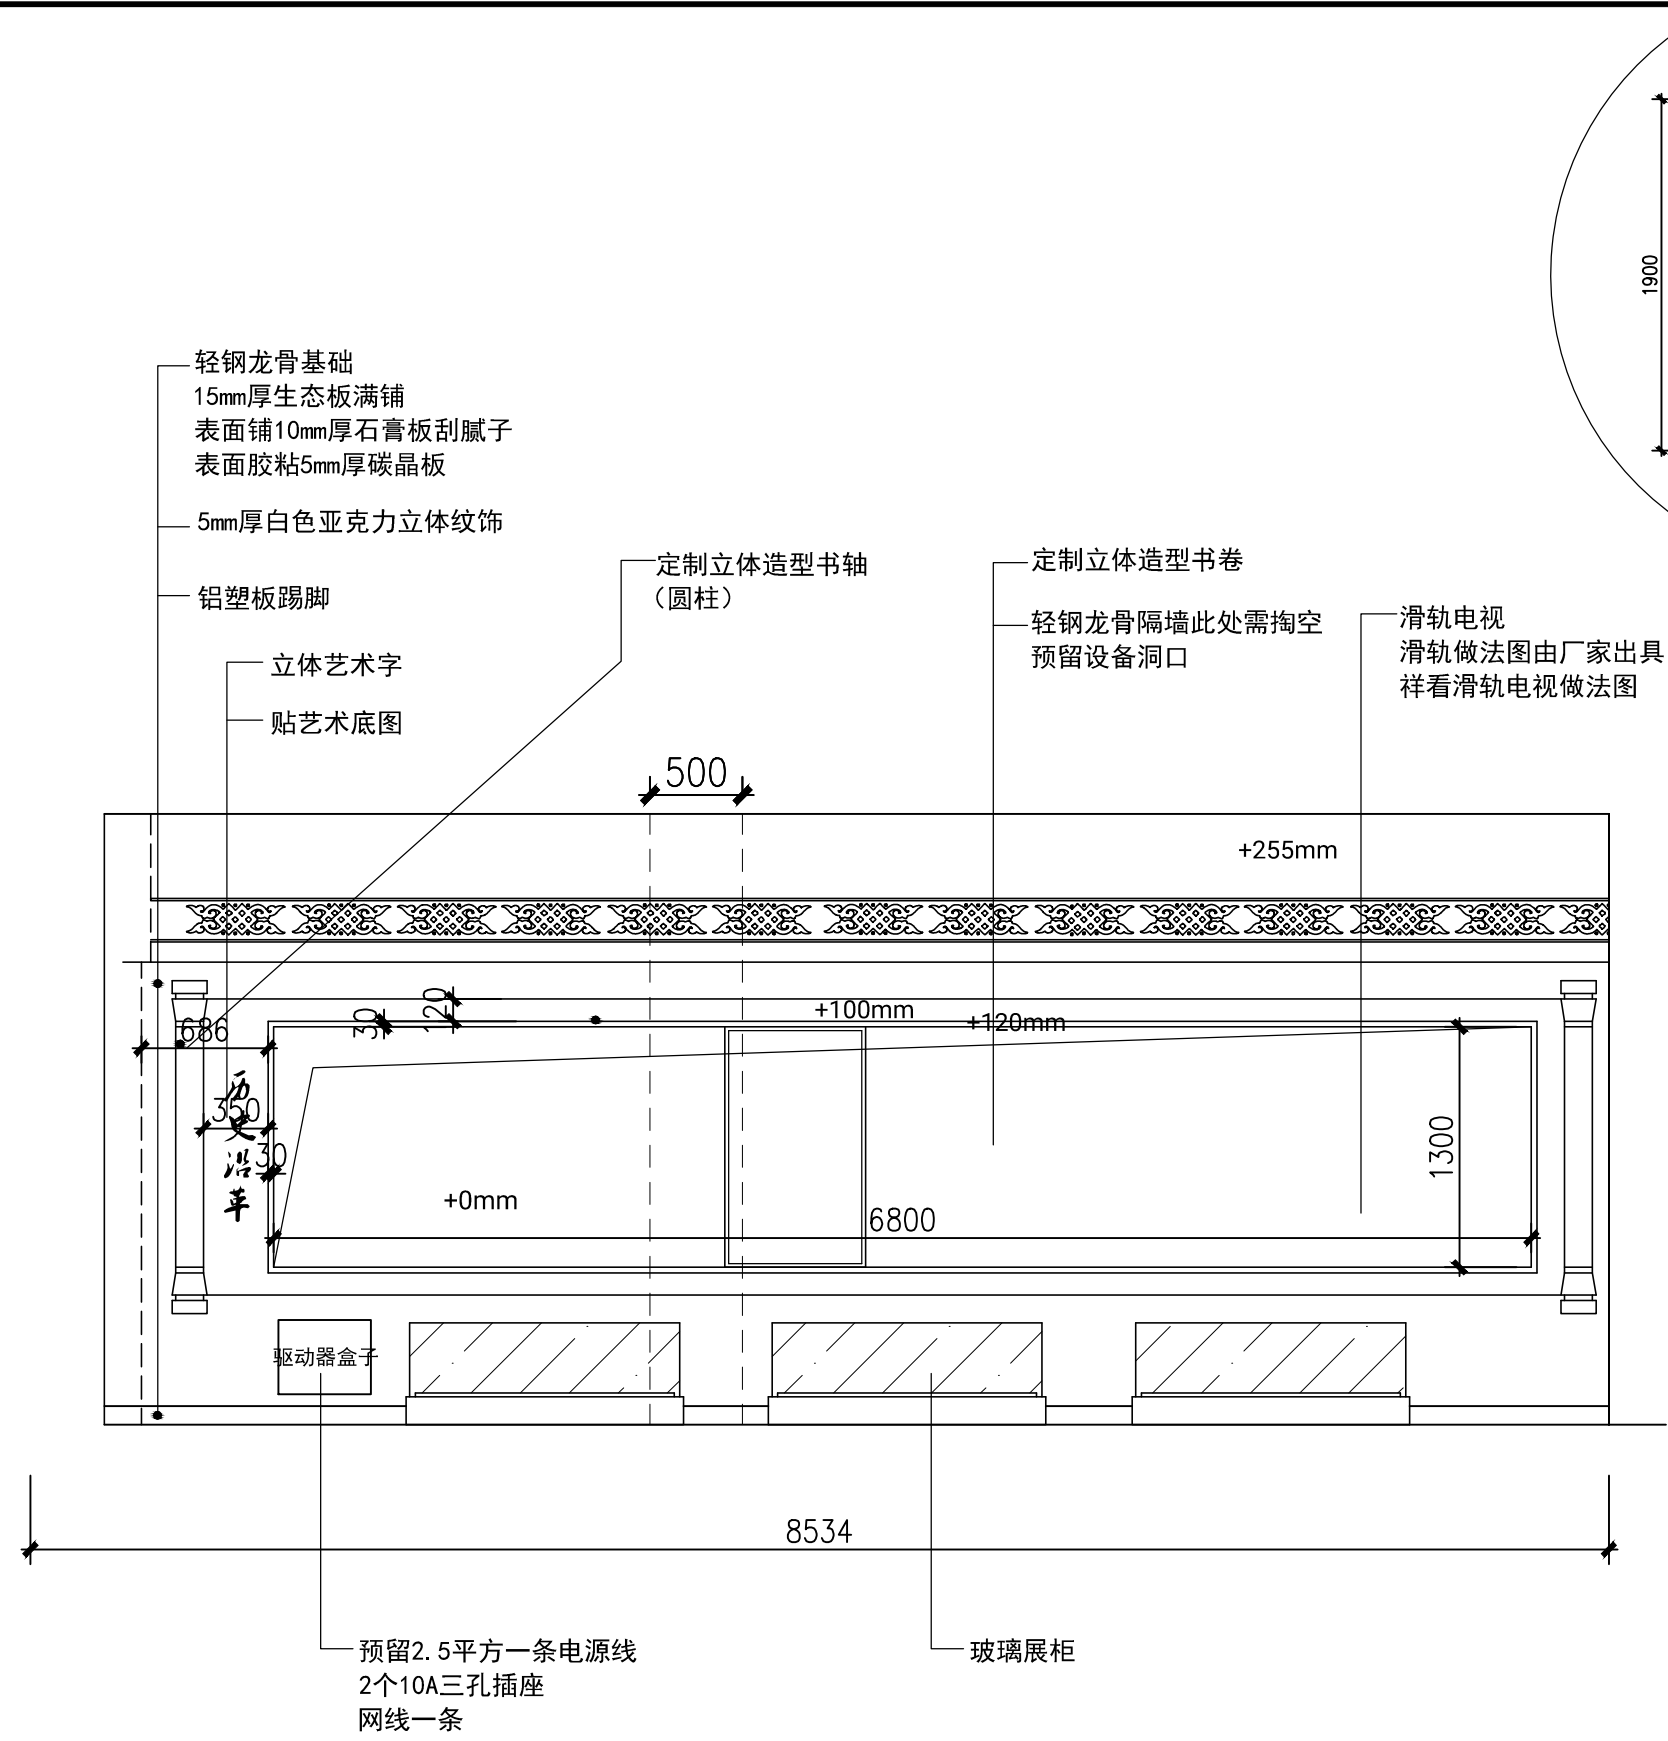

1-2立面图

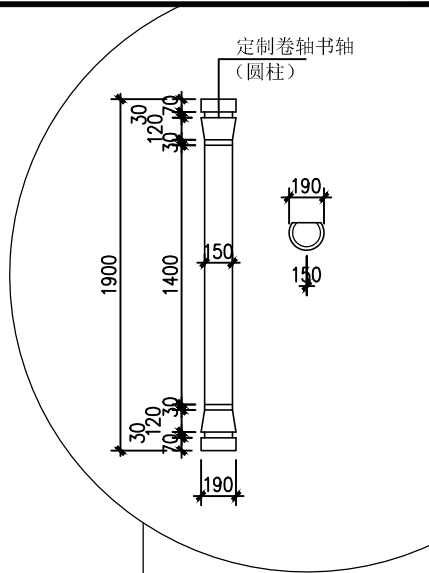


业 业 主 主		oCherNT	
呼和浩特市消防支队			
设计单位			
设计阶段 DESIGN STAGE			
方案	交通	园林	消防
报建	初设	招标	报审
备注 REMARK			
4	年	月	日
3	年	月	日
2	年	月	日
1	年	月	日
修改版本	日期	DATE	说明
REVISION			ANNOTATION
工程名称		PROJECT TITLE	
呼市消防支队史馆			
项 目		ITEM TITLE	
图纸名称		DRAWING NAME	
1-2立面图			
档案编号		ARCHIVES NO.	
工程编号		PROJECT NO.	
工程主持人		PROJECT MANAGER	
审定		AUTHORIZED	
审核		APPROVED	
专业负责人		CHIEF DESIGNER	
校对		CHECKED BY	
设计		DESIGNER	
比例		版本	
SCALE		RIVISION 1	
日期		年 月 日	
DATE			
图号		1-2	
DRAWING NO.			

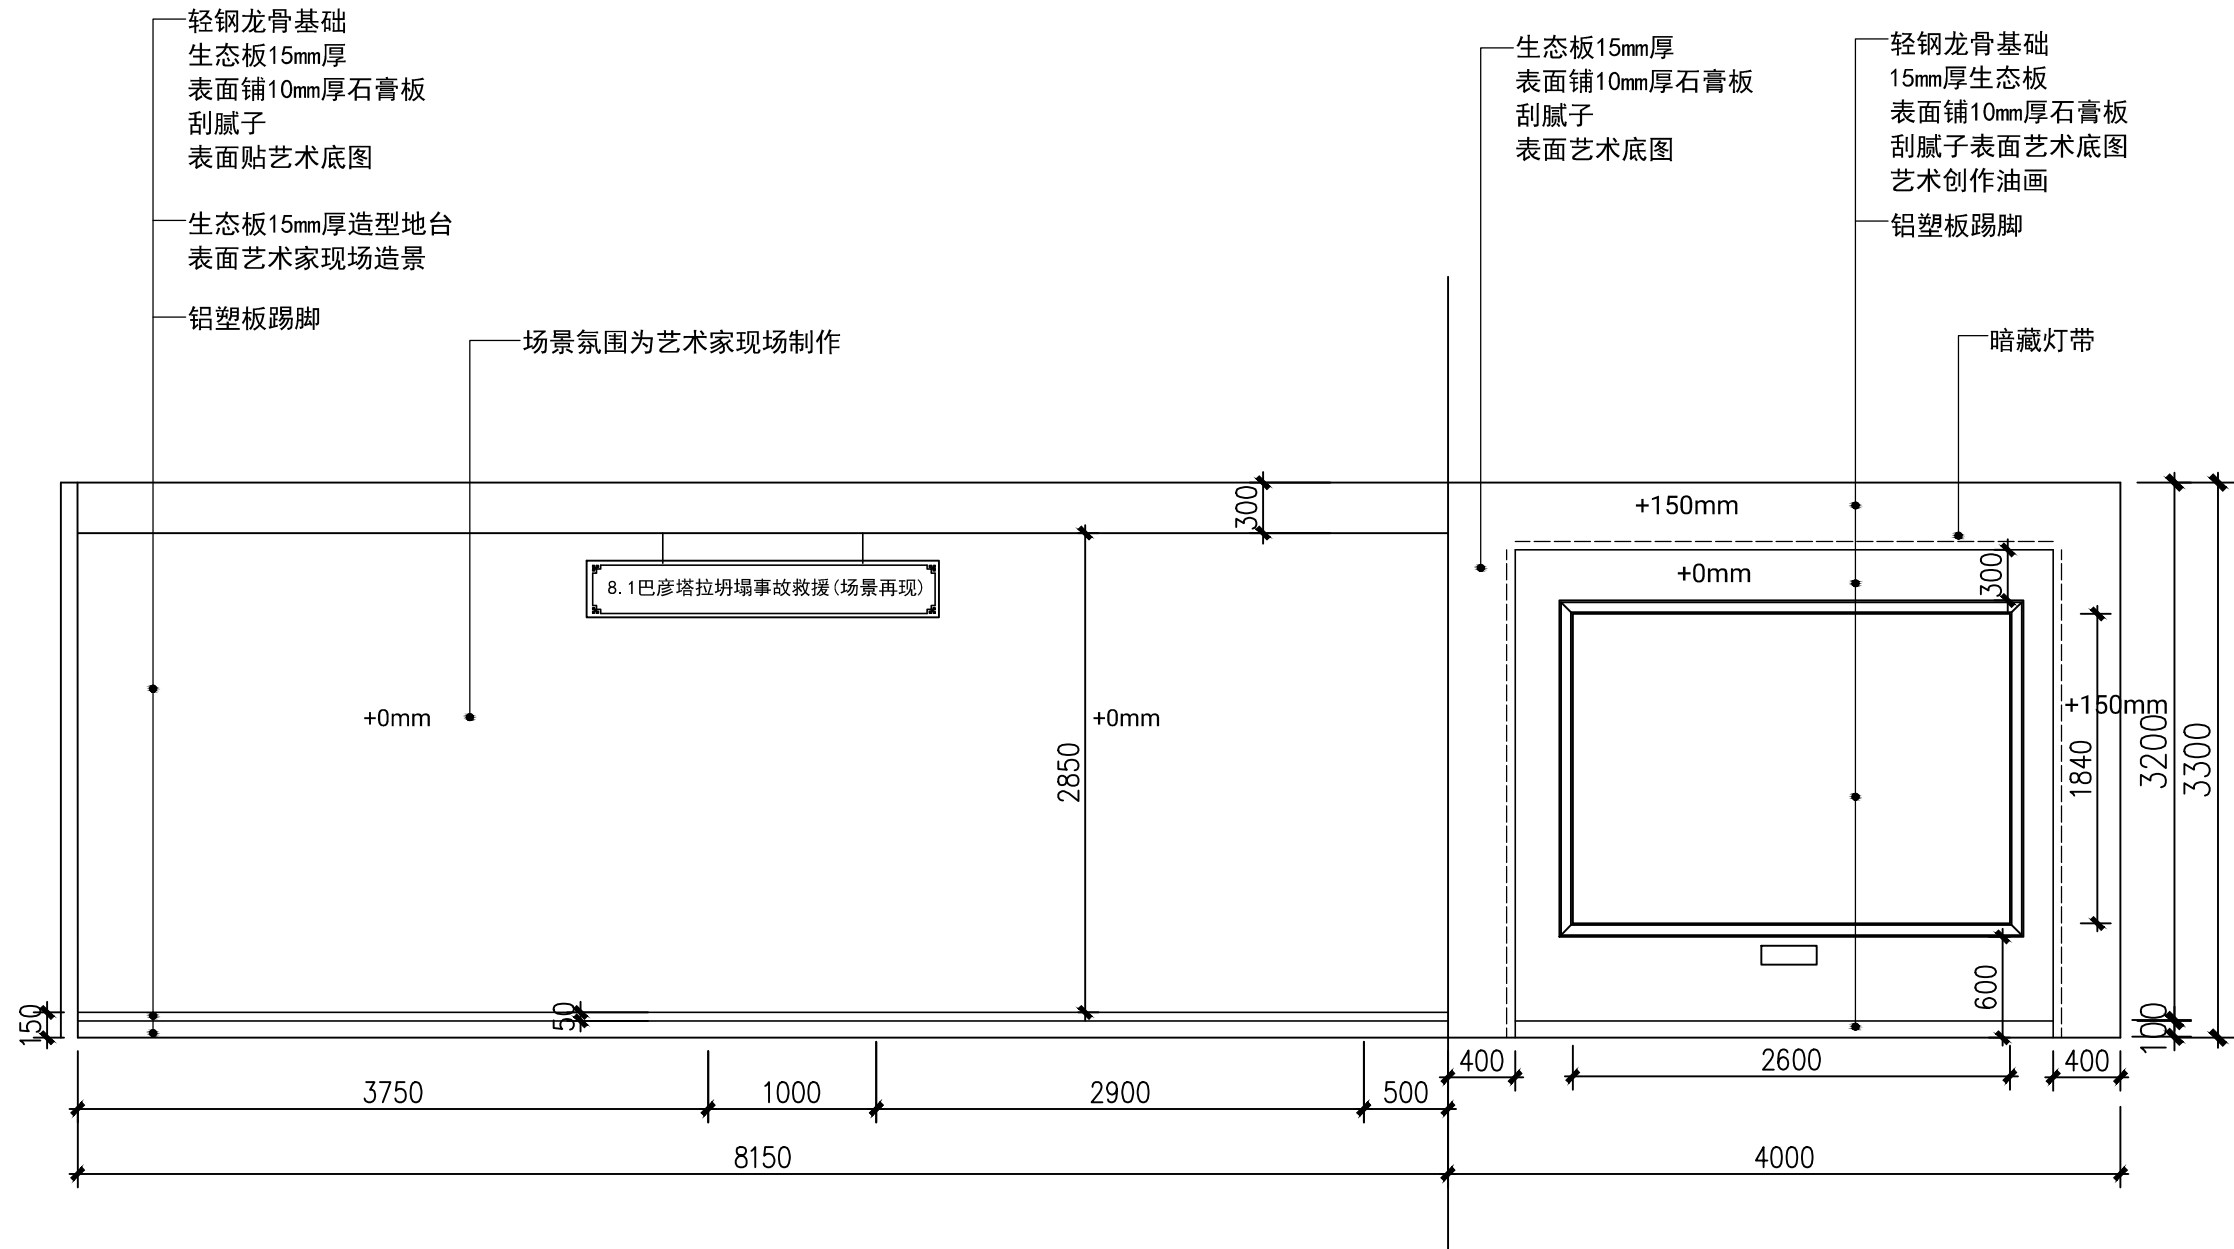

1-3立面图


业 业 主 主		oChENrT		
呼和浩特市消防支队				
设计单位				
设计阶段 DESIGN STAGE				
方案	交通	园林	消防	人防
报建	初设	招标	报审	施工
备注 REMARK				
4	年	月	日	
3	年	月	日	
2	年	月	日	
1	年	月	日	
修改版本 MODIFICATION	日期	DATE	说明	ANNOTATION
工程名称		PROJECT TITLE		
呼市消防支队史馆				
项 目		ITEM TITLE		
图纸名称		DRAWING NAME		
1-3立面图				
档案编号		ARCHIVES NO.		
工程编号		PROJECT NO.		
工程主持人		PROJECT MANAGER		
审定		AUTHORIZED		
审核		APPROVED		
专业负责人		CHIEF DESIGNER		
校对		CHECKED BY		
设计		DESIGNER		
比例		版本		
SCALE		RIVISION 1		
日期		年 月 日		
图号		1-3		
DRAWING NO.				



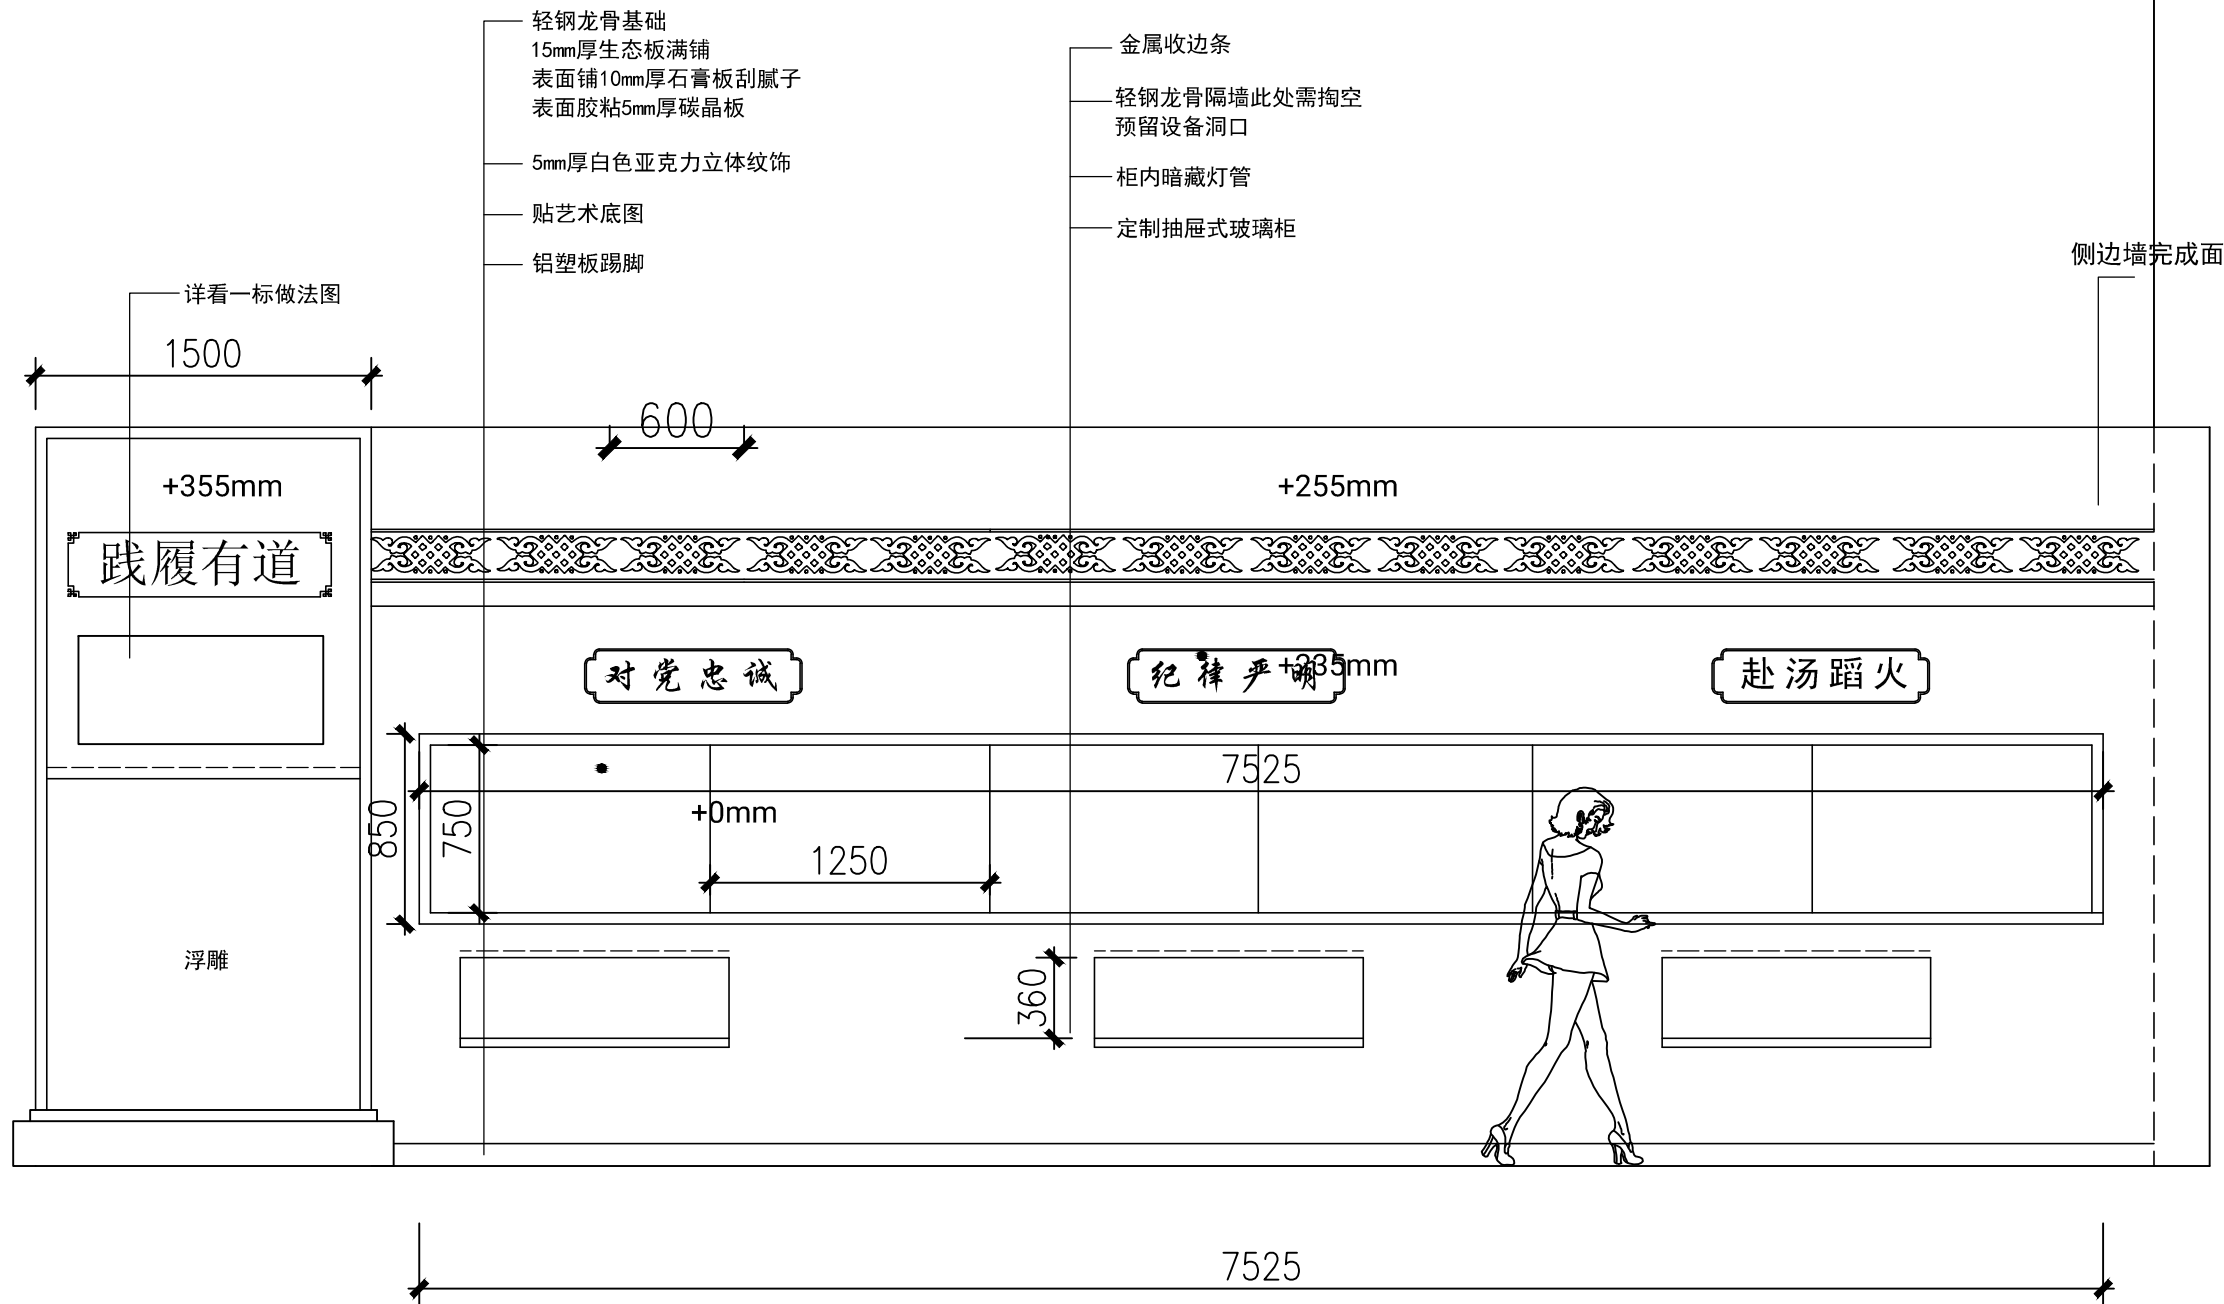

2-1立面图

业 主		CLIENT			
呼和浩特市消防支队					
设计单位					
设计阶段 DESIGN STAGE					
方案	✓	交通	园林	消防	人防
报建		初设	招标	报审	施工
备注 REMARK					
4		年	月	日	
3		年	月	日	
2		年	月	日	
1		年	月	日	
修改版本 MODIFICATION		日期 DATE		说明 ANNOTATION	
工程名称			PROJECT TITLE		
呼市消防支队史馆					
项 目			ITEM TITLE		
图纸名称			DRAWING NAME		
1-1立面图					
档案编号 ARCHIVES NO.					
工程编号 PROJECT NO.					
工程主持人 PROJECT MANAGER					
审定 AUTHORIZED					
审核 APPROVED					
专业负责人 CHIEF DESIGNER					
校对 CHECKED BY					
设计 DESIGNER					
比例 SCALE		版本 RIVISION		1	
日期 DATE		年		月 日	
图号 DRAWING NO.		2-1			

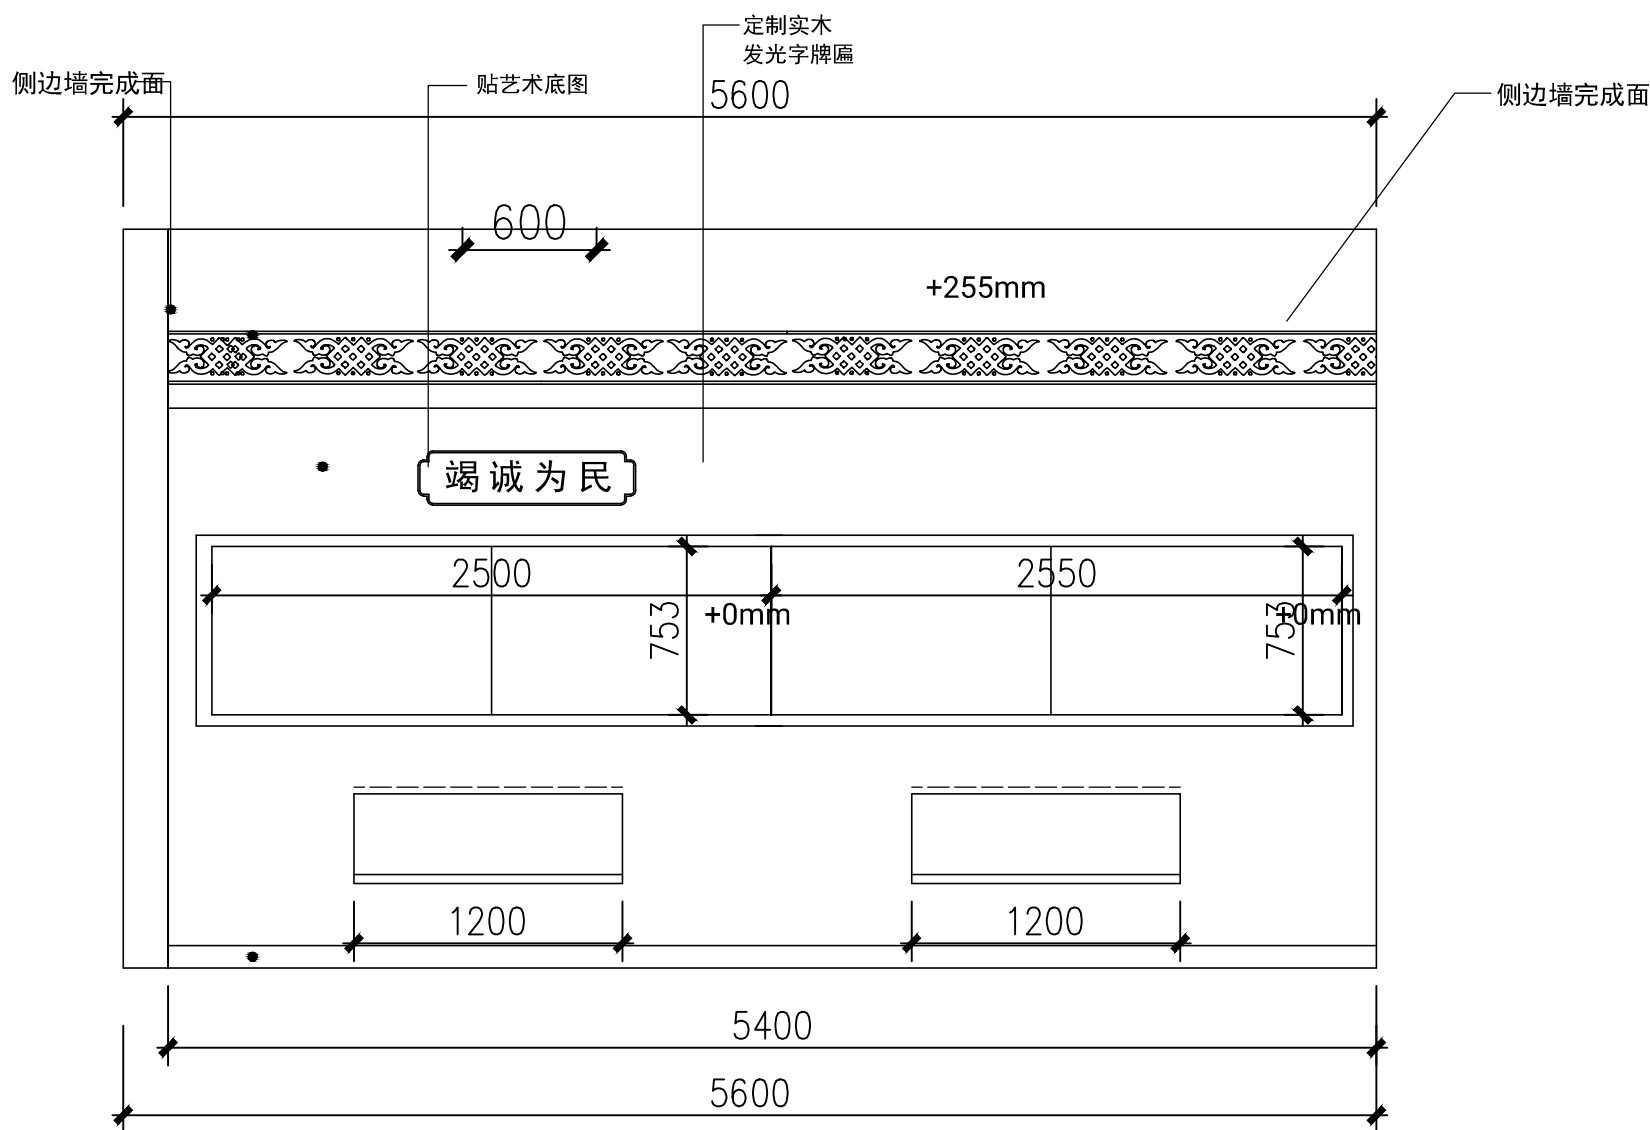

2-2立面图

业 主 CLIENT

呼和浩特市消防支队

设计单位

设计阶段 DESIGN STAGE

方案	交通	园林	消防	人防
报建	初设	招标	报审	施工

备注 REMARK

4	年	月	日
3	年	月	日
2	年	月	日
1	年	月	日
修改版本 REVISION	日期	DATE	说明 ANNOTATION

工程名称 PROJECT TITLE

呼市消防支队史馆

项 目 ITEM TITLE

图纸名称 DRAWING NAME

1-1立面图

档案编号  
ARCHIVES NO.

工程编号  
PROJECT NO.

工程主持人  
PROJECT MANAGER

审定  
AUTHORIZED

审核  
APPROVED

专业负责人  
CHIEF DESIGNER

校对  
CHECKED BY

设计  
DESIGNER

比例  
SCALE


版本  
REVISION 1

日期  
DATE

年 月 日


图号  
DRAWING NO.

2-2

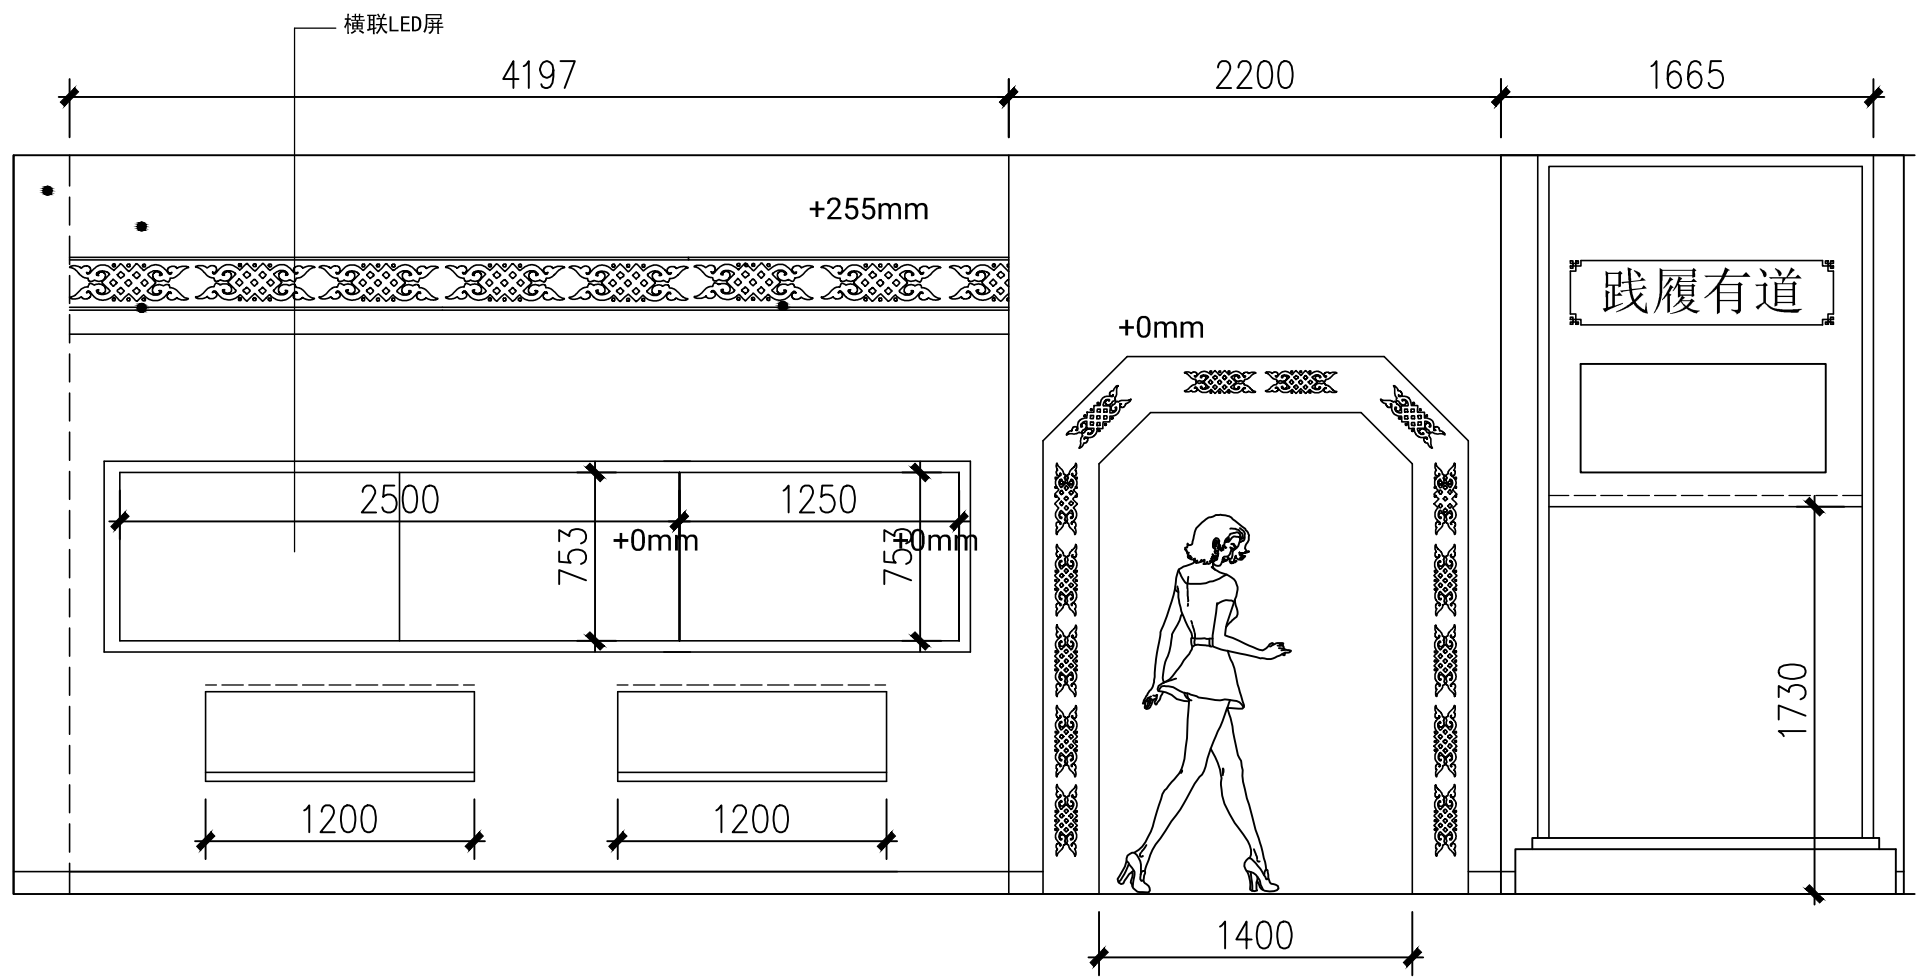


2-3立面图

业 主		CLIENT			
呼和浩特市消防支队					
设计单位					
设计阶段 DESIGN STAGE					
方案	✓	交通	园林	消防	人防
报建		初设	招标	报审	施工
备注 REMARK					
4	年 月 日				
3	年 月 日				
2	年 月 日				
1	年 月 日				
修改版本 MODIFICATION	日期 DATE		说明 ANNOTATION		
工程名称 PROJECT TITLE					
呼市消防支队史馆					
项 目 ITEM TITLE					
图纸名称 DRAWING NAME					
1-1立面图					
档案编号 ARCHIVES NO.					
工程编号 PROJECT NO.					
工程主持人 PROJECT MANAGER					
审定 AUTHORIZED					
审核 APPROVED					
专业负责人 CHIEF DESIGNER					
校对 CHECKED BY					
设计 DESIGNER					
比例 SCALE		版本 REVISION		1	
日期 DATE		年 月 日			
图号 DRAWING NO.		2-3			

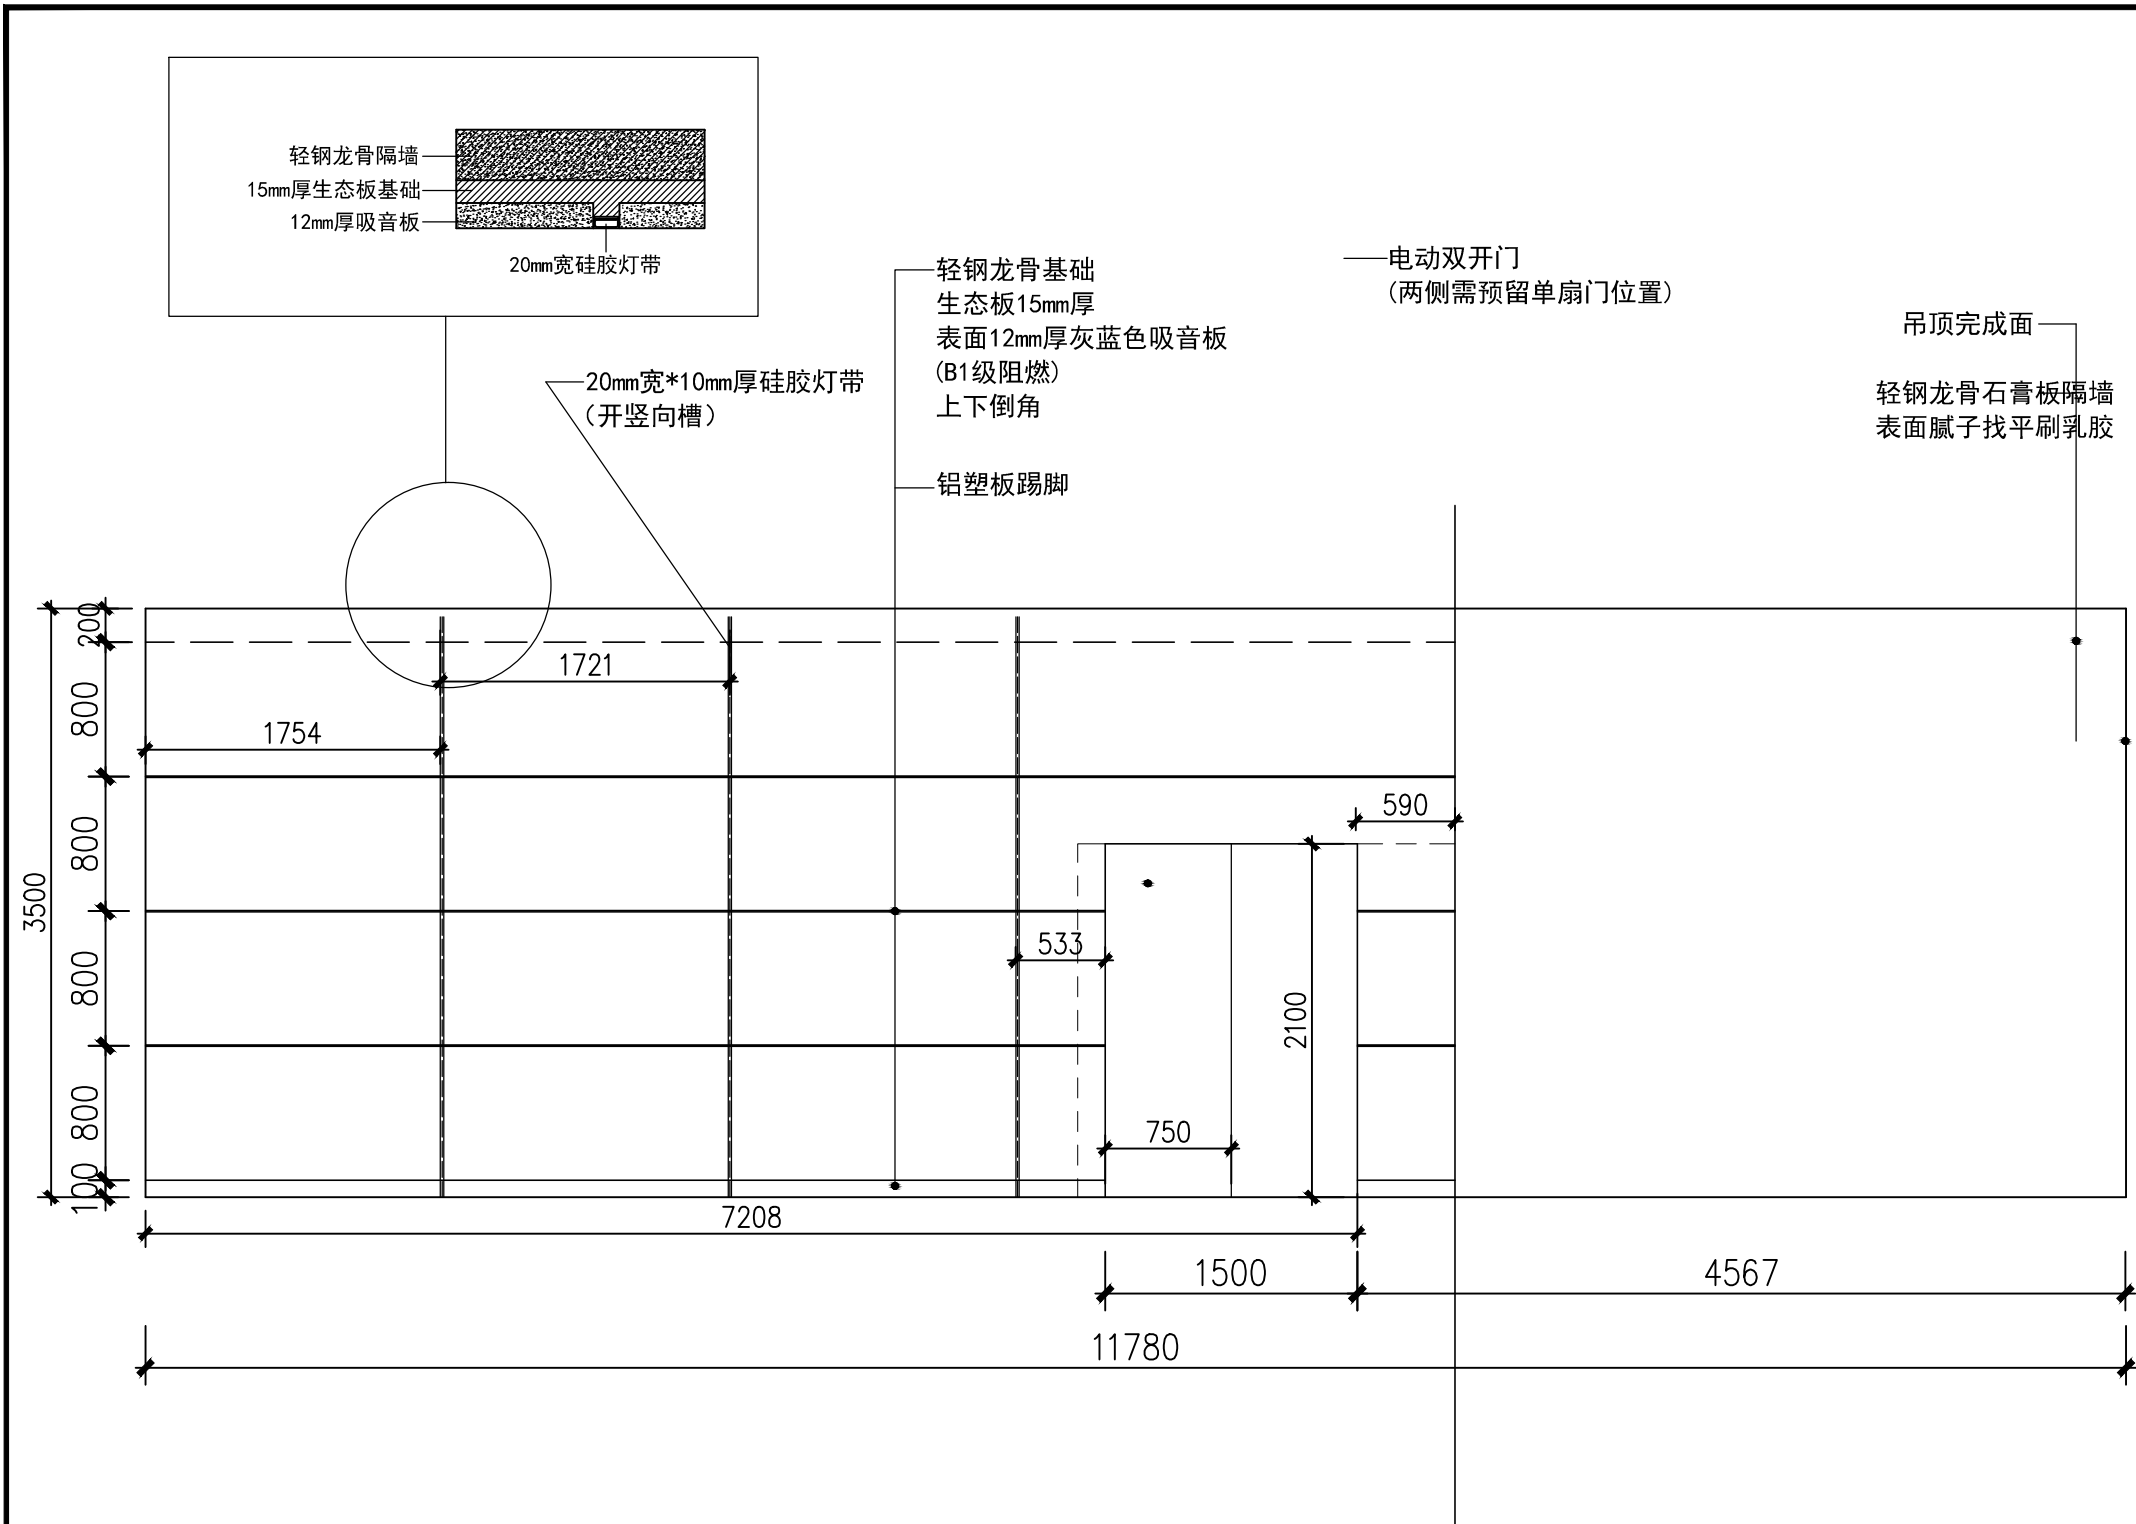


3-1立面图

业 业 主 主					CLIENT				
呼和浩特市消防支队									
设计单位									
设计阶段 DESIGN STAGE									
方案		交通		园林		消防		人防	
报建		初设		招标		报审		施工	
备注 REMARK									
4		年 月 日							
3		年 月 日							
2		年 月 日							
1		年 月 日							
修改版本 MODIFICATION		日期 DATE			说明 ANNOTATION				
工程名称 PROJECT TITLE									
呼市消防支队史馆									
项 目 ITEM TITLE									
图纸名称 DRAWING NAME									
1-3立面图									
档案编号 ARCHIVES NO.									
工程编号 PROJECT NO.									
工程主持人 PROJECT MANAGER									
审定 AUTHORIZED									
审核 APPROVED									
专业负责人 CHIEF DESIGNER									
校对 CHECKED BY									
设计 DESIGNER									
比例 SCALE					版本 RIVISION 1				
日期 DATE					年 月 日				
图号 DRAWING NO.					3-1				

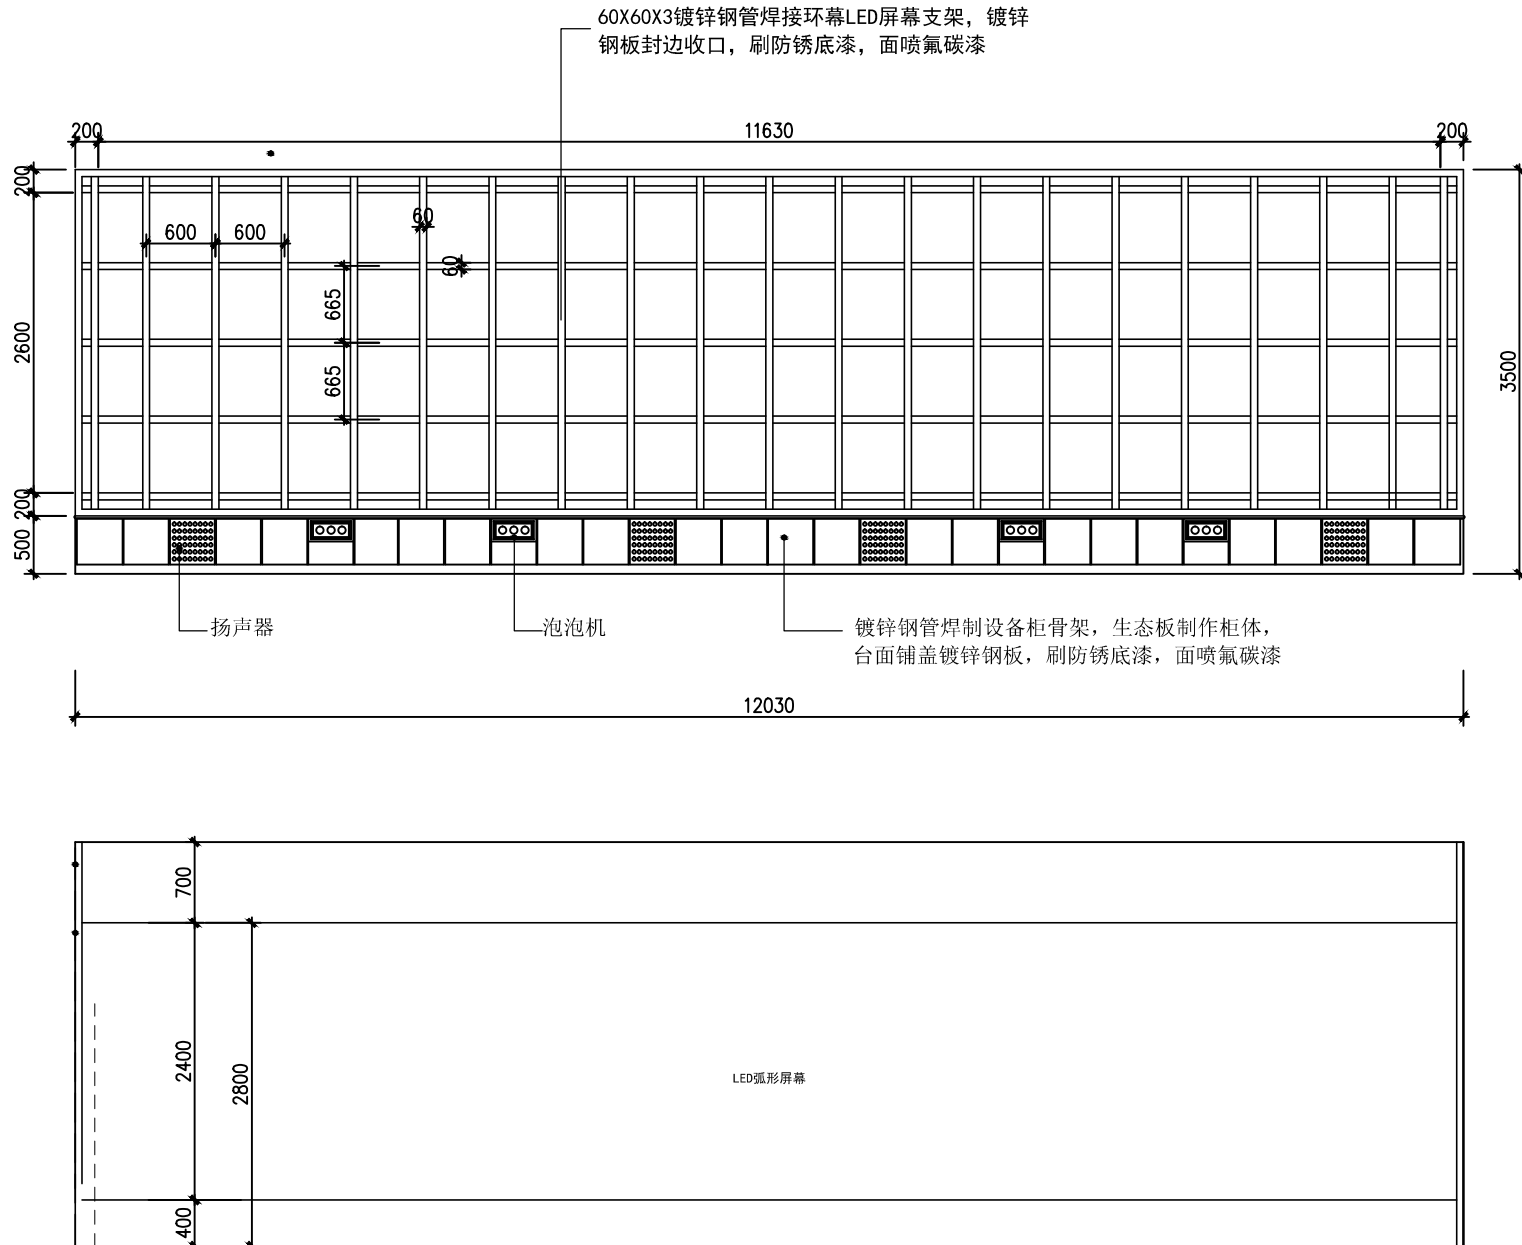


3-2立面图

业 主		CLIENT	
呼和浩特市消防支队			
设计单位			
设计阶段 DESIGN STAGE			
方案	交通	园林	消防
报建	初设	招标	报审
人防	施工		
备注 REMARK			
4	年	月	日
3	年	月	日
2	年	月	日
1	年	月	日
修改版本 MODIFICATION	日期 DATE	说明	ANNOTATION
工程名称		PROJECT TITLE	
呼市消防支队史馆			
项 目		ITEM TITLE	
图纸名称		DRAWING NAME	
3-2立面图			
档案编号 ARCHIVES NO.			
工程编号 PROJECT NO.			
工程主持人 PROJECT MANAGER			
审定 AUTHORIZED			
审核 APPROVED			
专业负责人 CHIEF DESIGNER			
校对 CHECKED BY			
设计 DESIGNER			
比例 SCALE		版本 RIVISION 1	
日期 DATE		年 月 日	
图号 DRAWING NO.		3-2	

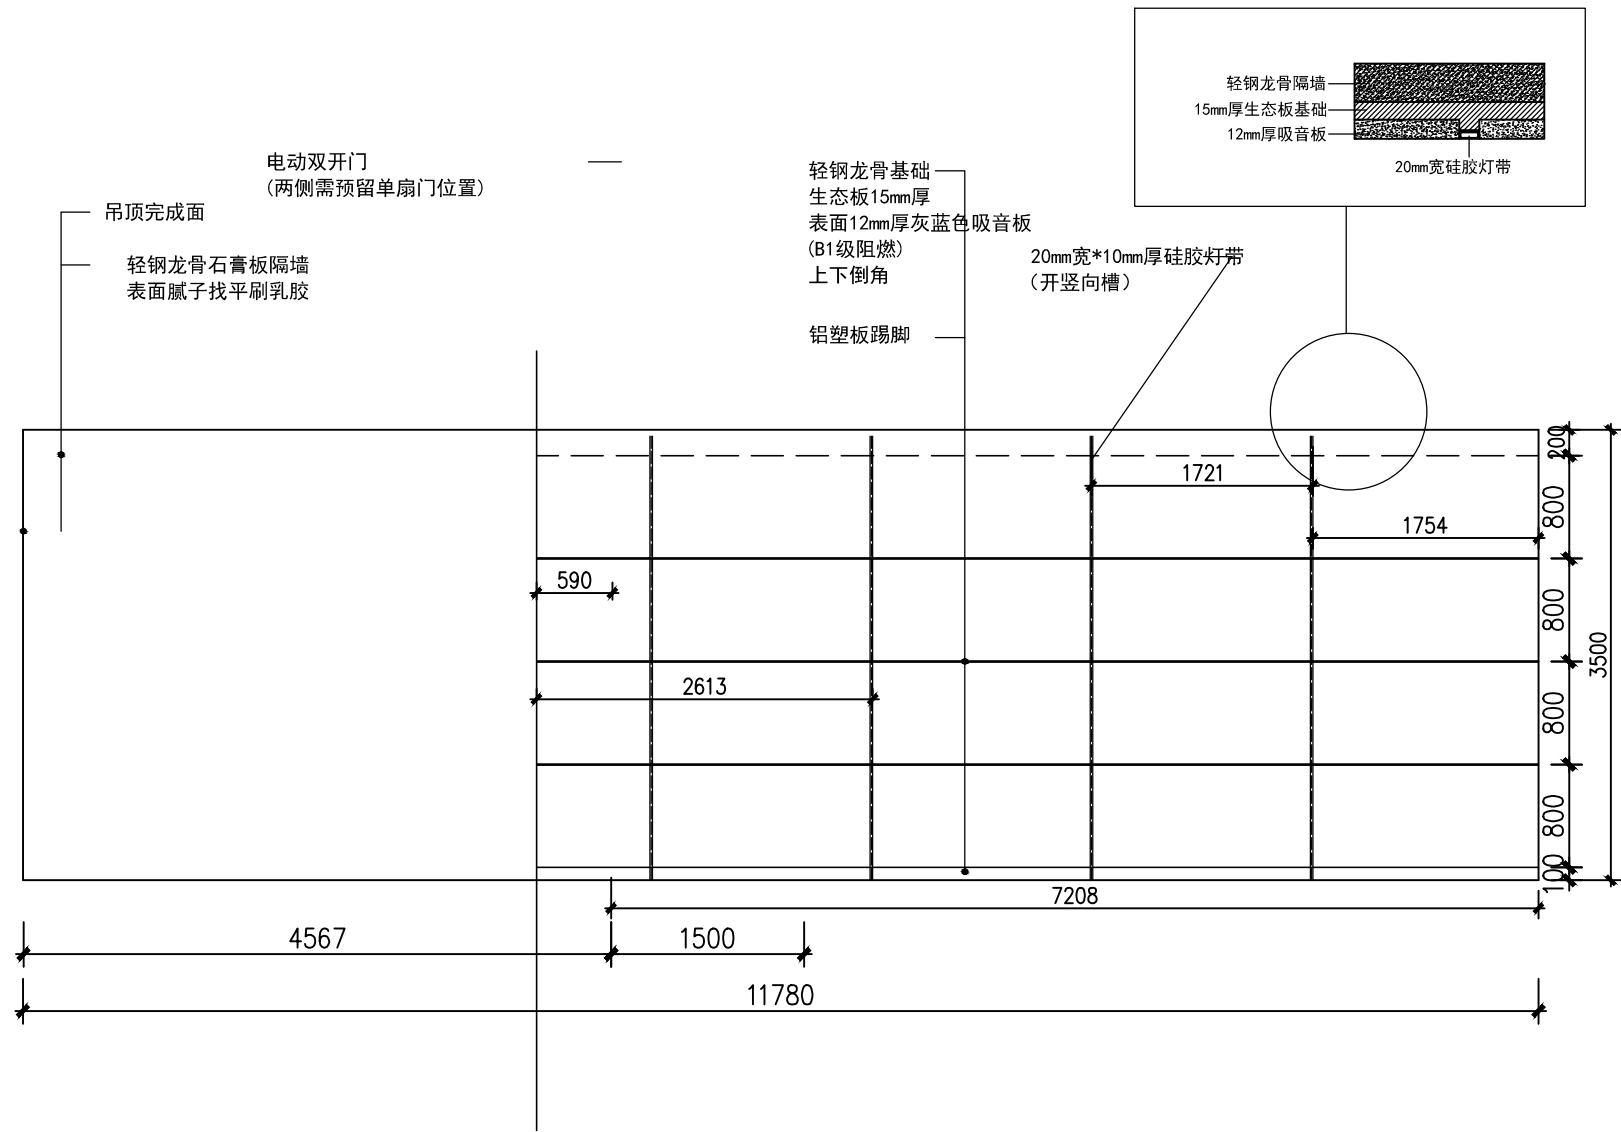

3-3立面图

业 主		CLIENT		
呼和浩特市消防支队				
设计单位				
设计阶段 DESIGN STAGE				
方案	交通	园林	消防	人防
报建	初设	招标	报审	施工
备注 REMARK				
4	年	月	日	
3	年	月	日	
2	年	月	日	
1	年	月	日	
修改版本 MODIFICATION	日期	DATE	说明	ANNOTATION
工程名称		PROJECT TITLE		
呼市消防支队史馆				
项 目		ITEM TITLE		
图纸名称		DRAWING NAME		
3-3立面图				
档案编号		ARCHIVES NO.		
工程编号		PROJECT NO.		
工程主持人		PROJECT MANAGER		
审定		AUTHORIZED		
审核		APPROVED		
专业负责人		CHIEF DESIGNER		
校对		CHECKED BY		
设计		DESIGNER		
比例		版本		
SCALE		RIVISION 1		
日期		年 月 日		
图号		3-3		
DRAWING NO.				

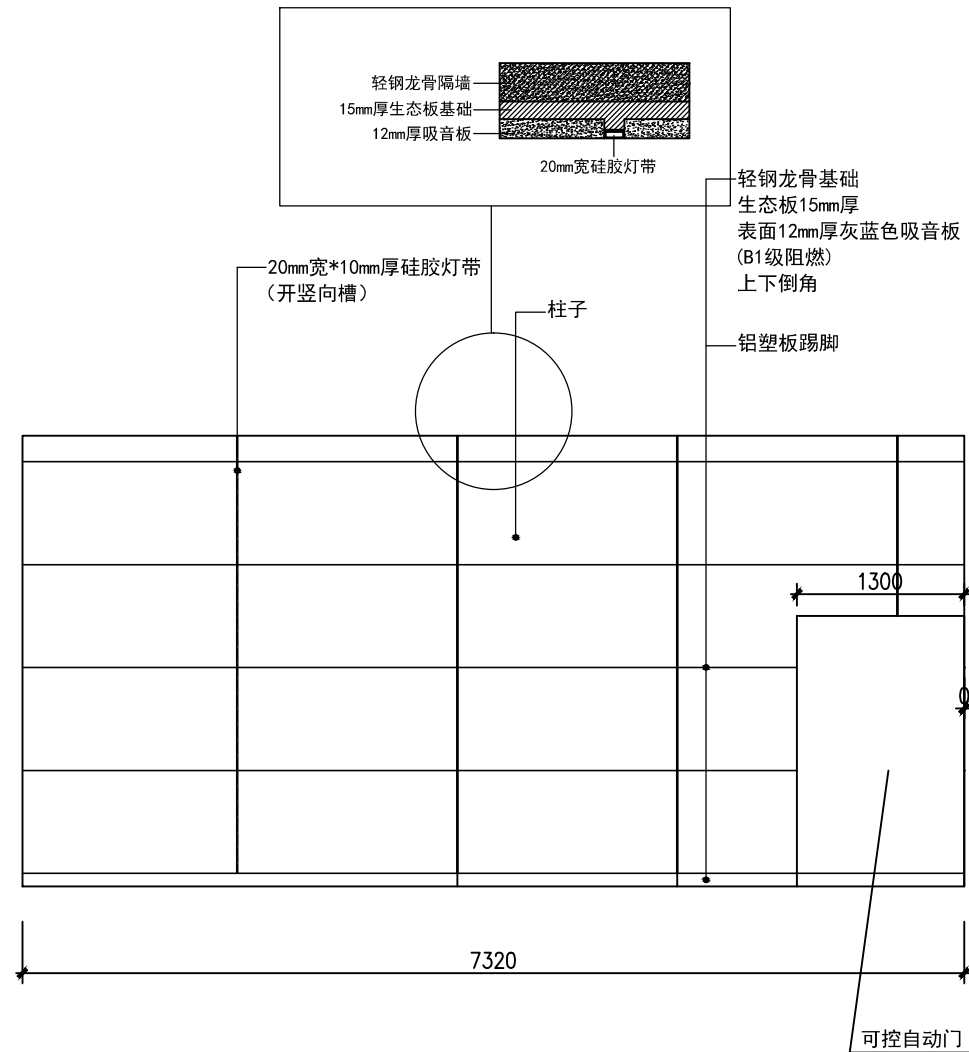

3-4立面图

业 主 CLIENT

呼和浩特市消防支队

设计单位

设计阶段 DESIGN STAGE

方案	<input checked="" type="checkbox"/>	交通	园林	消防	人防
报建		初设	招标	报审	施工

备注 REMARK

4	年	月	日	
3	年	月	日	
2	年	月	日	
1	年	月	日	
修改版本 MODIFICATION	日期	DATE	说明	ANNOTATION

工程名称 PROJECT TITLE


呼市消防支队史馆

项 目 ITEM TITLE

图纸名称 DRAWING NAME

3-4立面图


档案编号 ARCHIVES NO.	
工程编号 PROJECT NO.	
工程主持人 PROJECT MANAGER	
审定 AUTHORIZED	
审核 APPROVED	
专业负责人 CHIEF DESIGNER	
校对 CHECKED BY	
设计 DESIGNER	
比例 SCALE	版本 RIVISION 1
日期 DATE	年 月 日
图号 DRAWING NO.	3-4

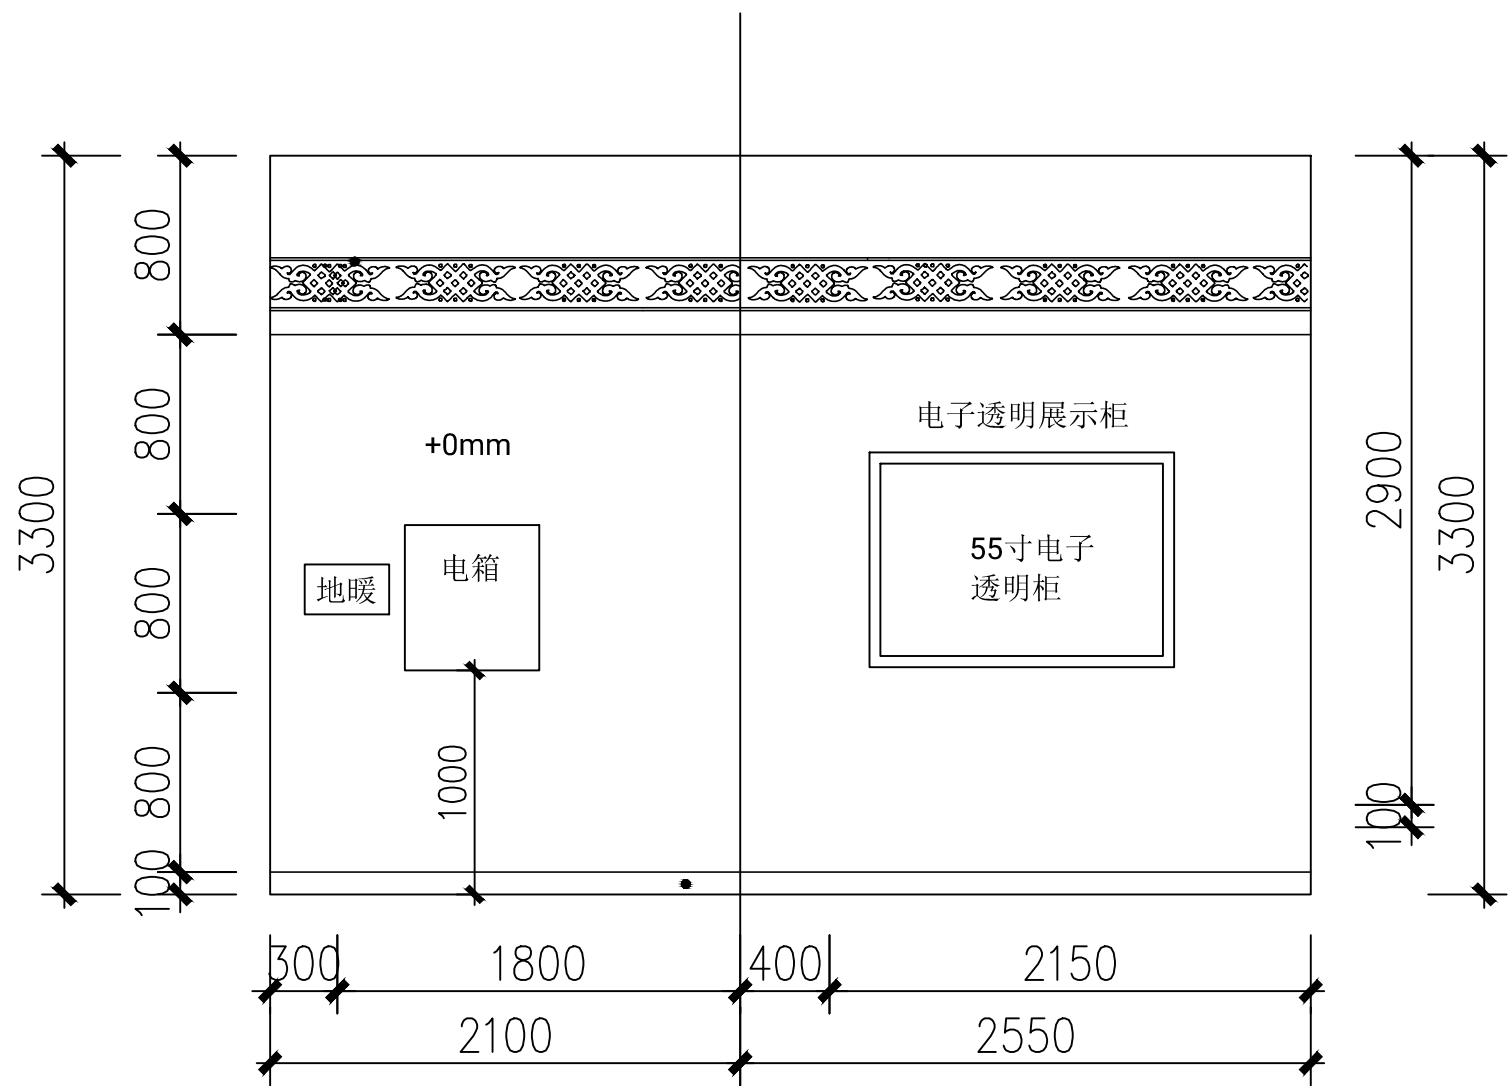

3-5立面图

业 主		CLIENT		
呼和浩特市消防支队				
设计单位				
设计阶段 DESIGN STAGE				
方案	交通	园林	消防	人防
报建	初设	招标	报审	施工
备注 REMARK				
4	年	月	日	
3	年	月	日	
2	年	月	日	
1	年	月	日	
修改版本	日期	DATE	说明	ANNOTATION
工程名称		PROJECT TITLE		
呼市消防支队史馆				
项 目		ITEM TITLE		
图纸名称		DRAWING NAME		
3-3立面图				
档案编号		ARCHIVES NO.		
工程编号		PROJECT NO.		
工程主持人		PROJECT MANAGER		
审定		AUTHORIZED		
审核		APPROVED		
专业负责人		CHIEF DESIGNER		
校对		CHECKED BY		
设计		DESIGNER		
比例		版本		
SCALE		RIVISION 1		
日期		年 月 日		
图号		3-3		
DRAWING NO.				



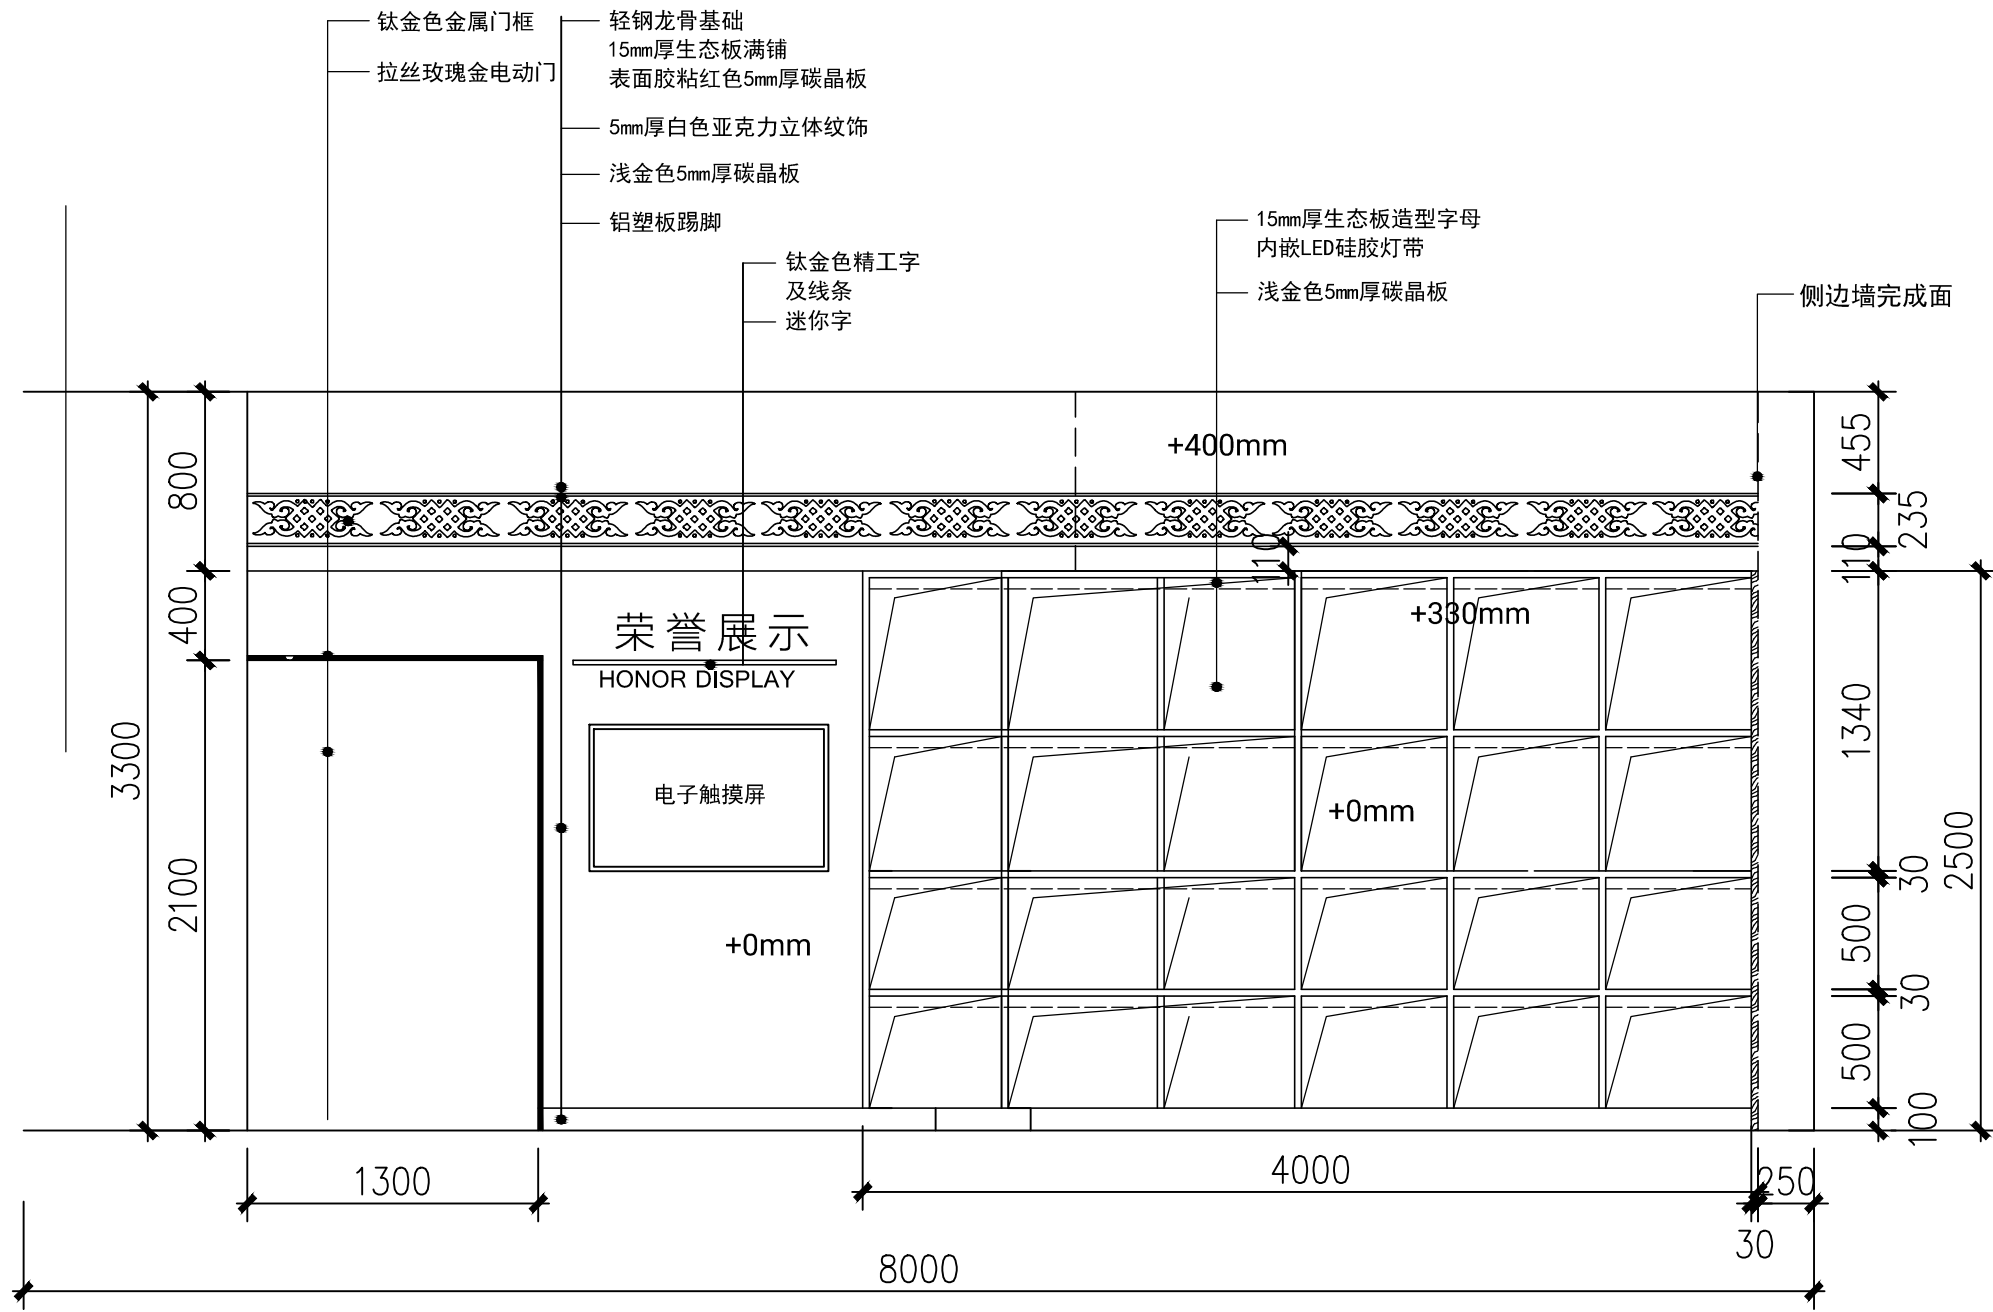

3-4立面图

业 主 CLIENT

呼和浩特市消防支队

设计单位

设计阶段 DESIGN STAGE

方案	<input checked="" type="checkbox"/>	交通	<input type="checkbox"/>	园林	<input type="checkbox"/>	消防	<input type="checkbox"/>	人防	<input type="checkbox"/>
报建	<input type="checkbox"/>	初设	<input type="checkbox"/>	招标	<input type="checkbox"/>	报审	<input type="checkbox"/>	施工	<input type="checkbox"/>

备注 REMARK

4	年	月	日	
3	年	月	日	
2	年	月	日	
1	年	月	日	
修改版本 MODIFICATION	日期	DATE	说明	ANNOTATION

工程名称 PROJECT TITLE

呼市消防支队史馆

项 目 ITEM TITLE

图纸名称 DRAWING NAME

1-1立面图

档案编号

ARCHIVES NO.

工程编号

PROJECT NO.

工程主持人

PROJECT MANAGER

审定

AUTHORIZED

审核

APPROVED

专业负责人

CHIEF DESIGNER

校对

CHECKED BY

设计

DESIGNER

比例

SCALE

版本

REVISION

1

日期


DATE

年 月 日

图号

DRAWING NO.

3-4

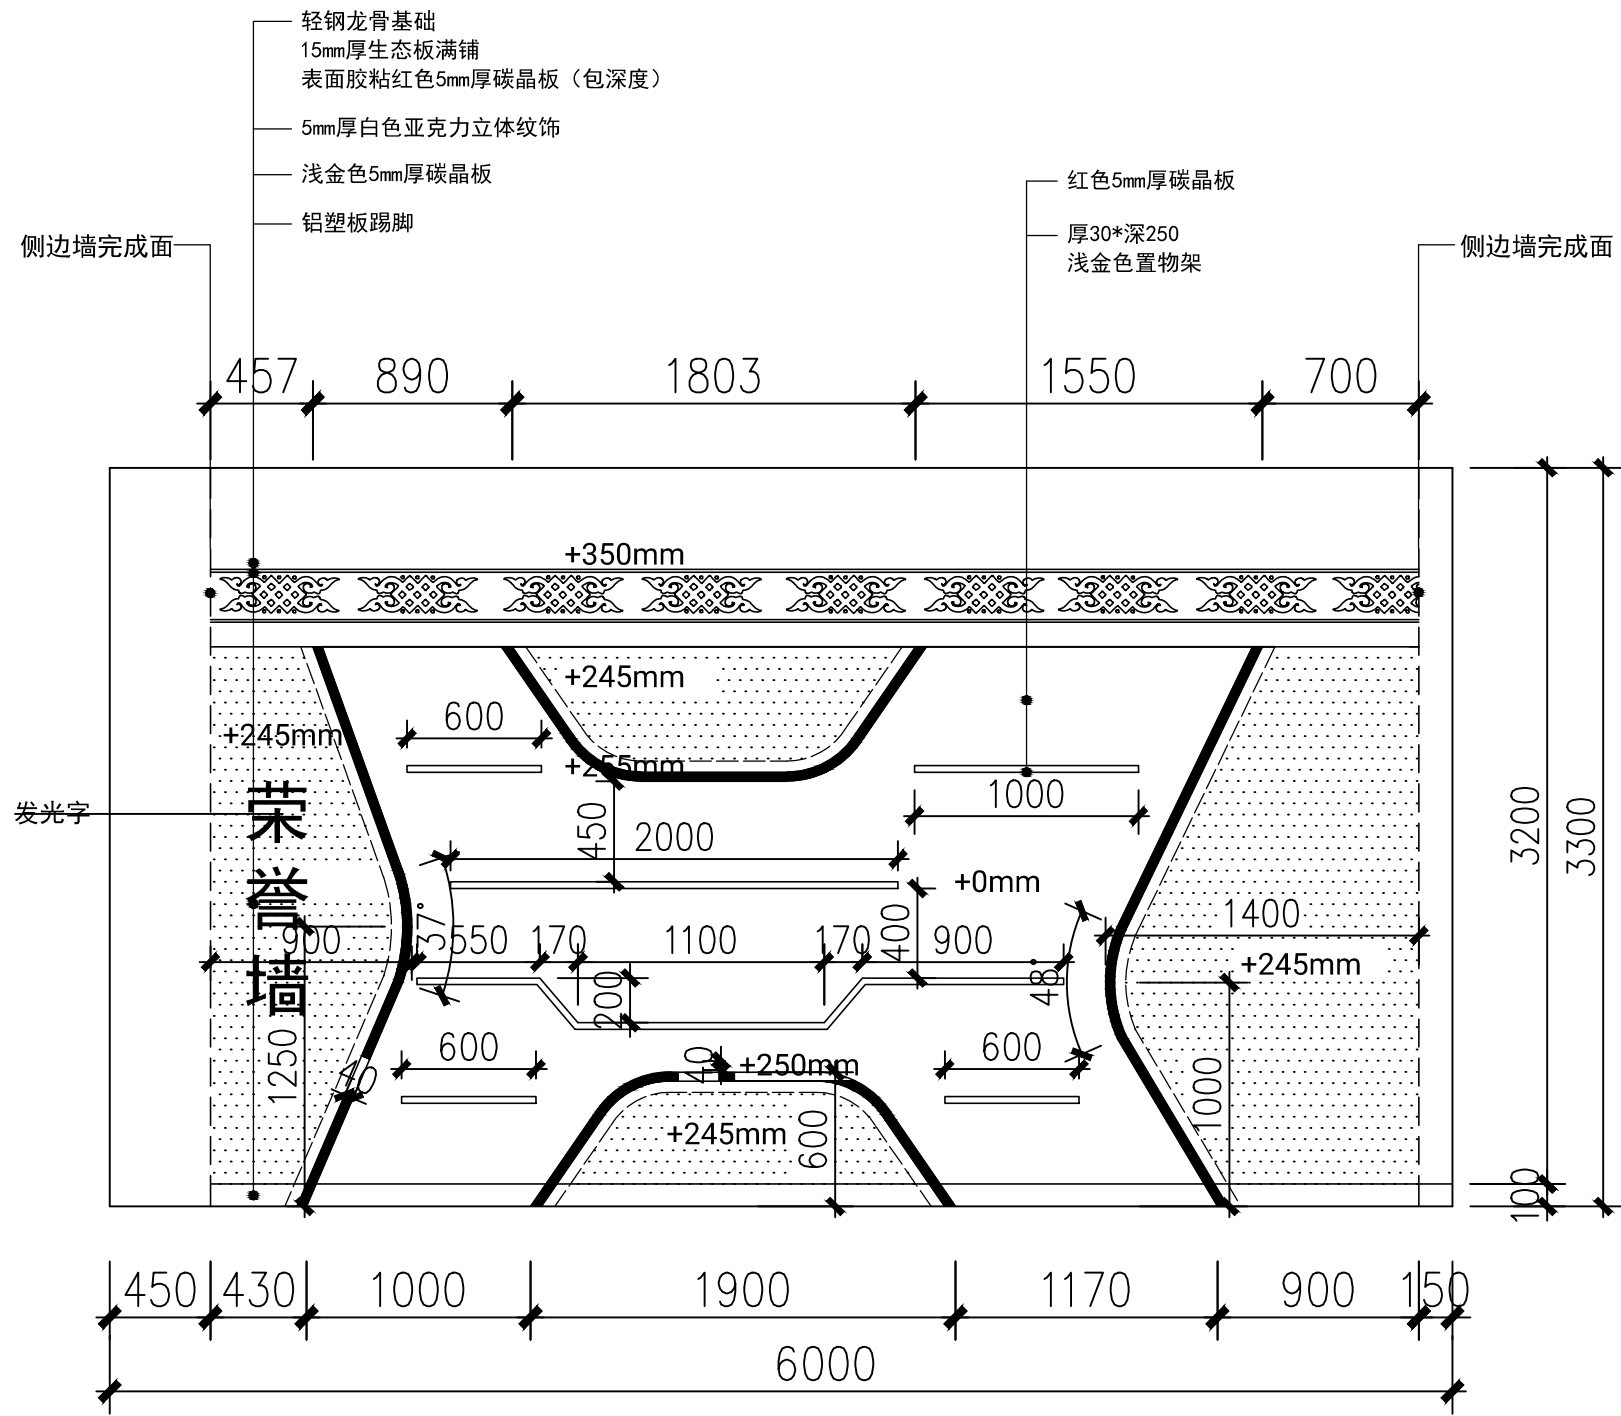

3-5立面图

业 主 CLIENT

呼和浩特市消防支队

设计单位

设计阶段 DESIGN STAGE

方案	交通	园林	消防	人防
报建	初设	招标	报审	施工

备注 REMARK

4	年	月	日	
3	年	月	日	
2	年	月	日	
1	年	月	日	
修改版本 MODIFICATION	日期	DATE	说明	ANNOTATION

工程名称 PROJECT TITLE

呼市消防支队史馆

项 目 ITEM TITLE

图纸名称 DRAWING NAME

1-1立面图

档案编号

ARCHIVES NO.

工程编号

PROJECT NO.

工程主持人

PROJECT MANAGER

审定

AUTHORIZED

审核

APPROVED

专业负责人

CHIEF DESIGNER

校对

CHECKED BY

设计

DESIGNER

比例

SCALE

版本

REVISION

1

日期


DATE

年 月 日

图号

DRAWING NO.

3-5

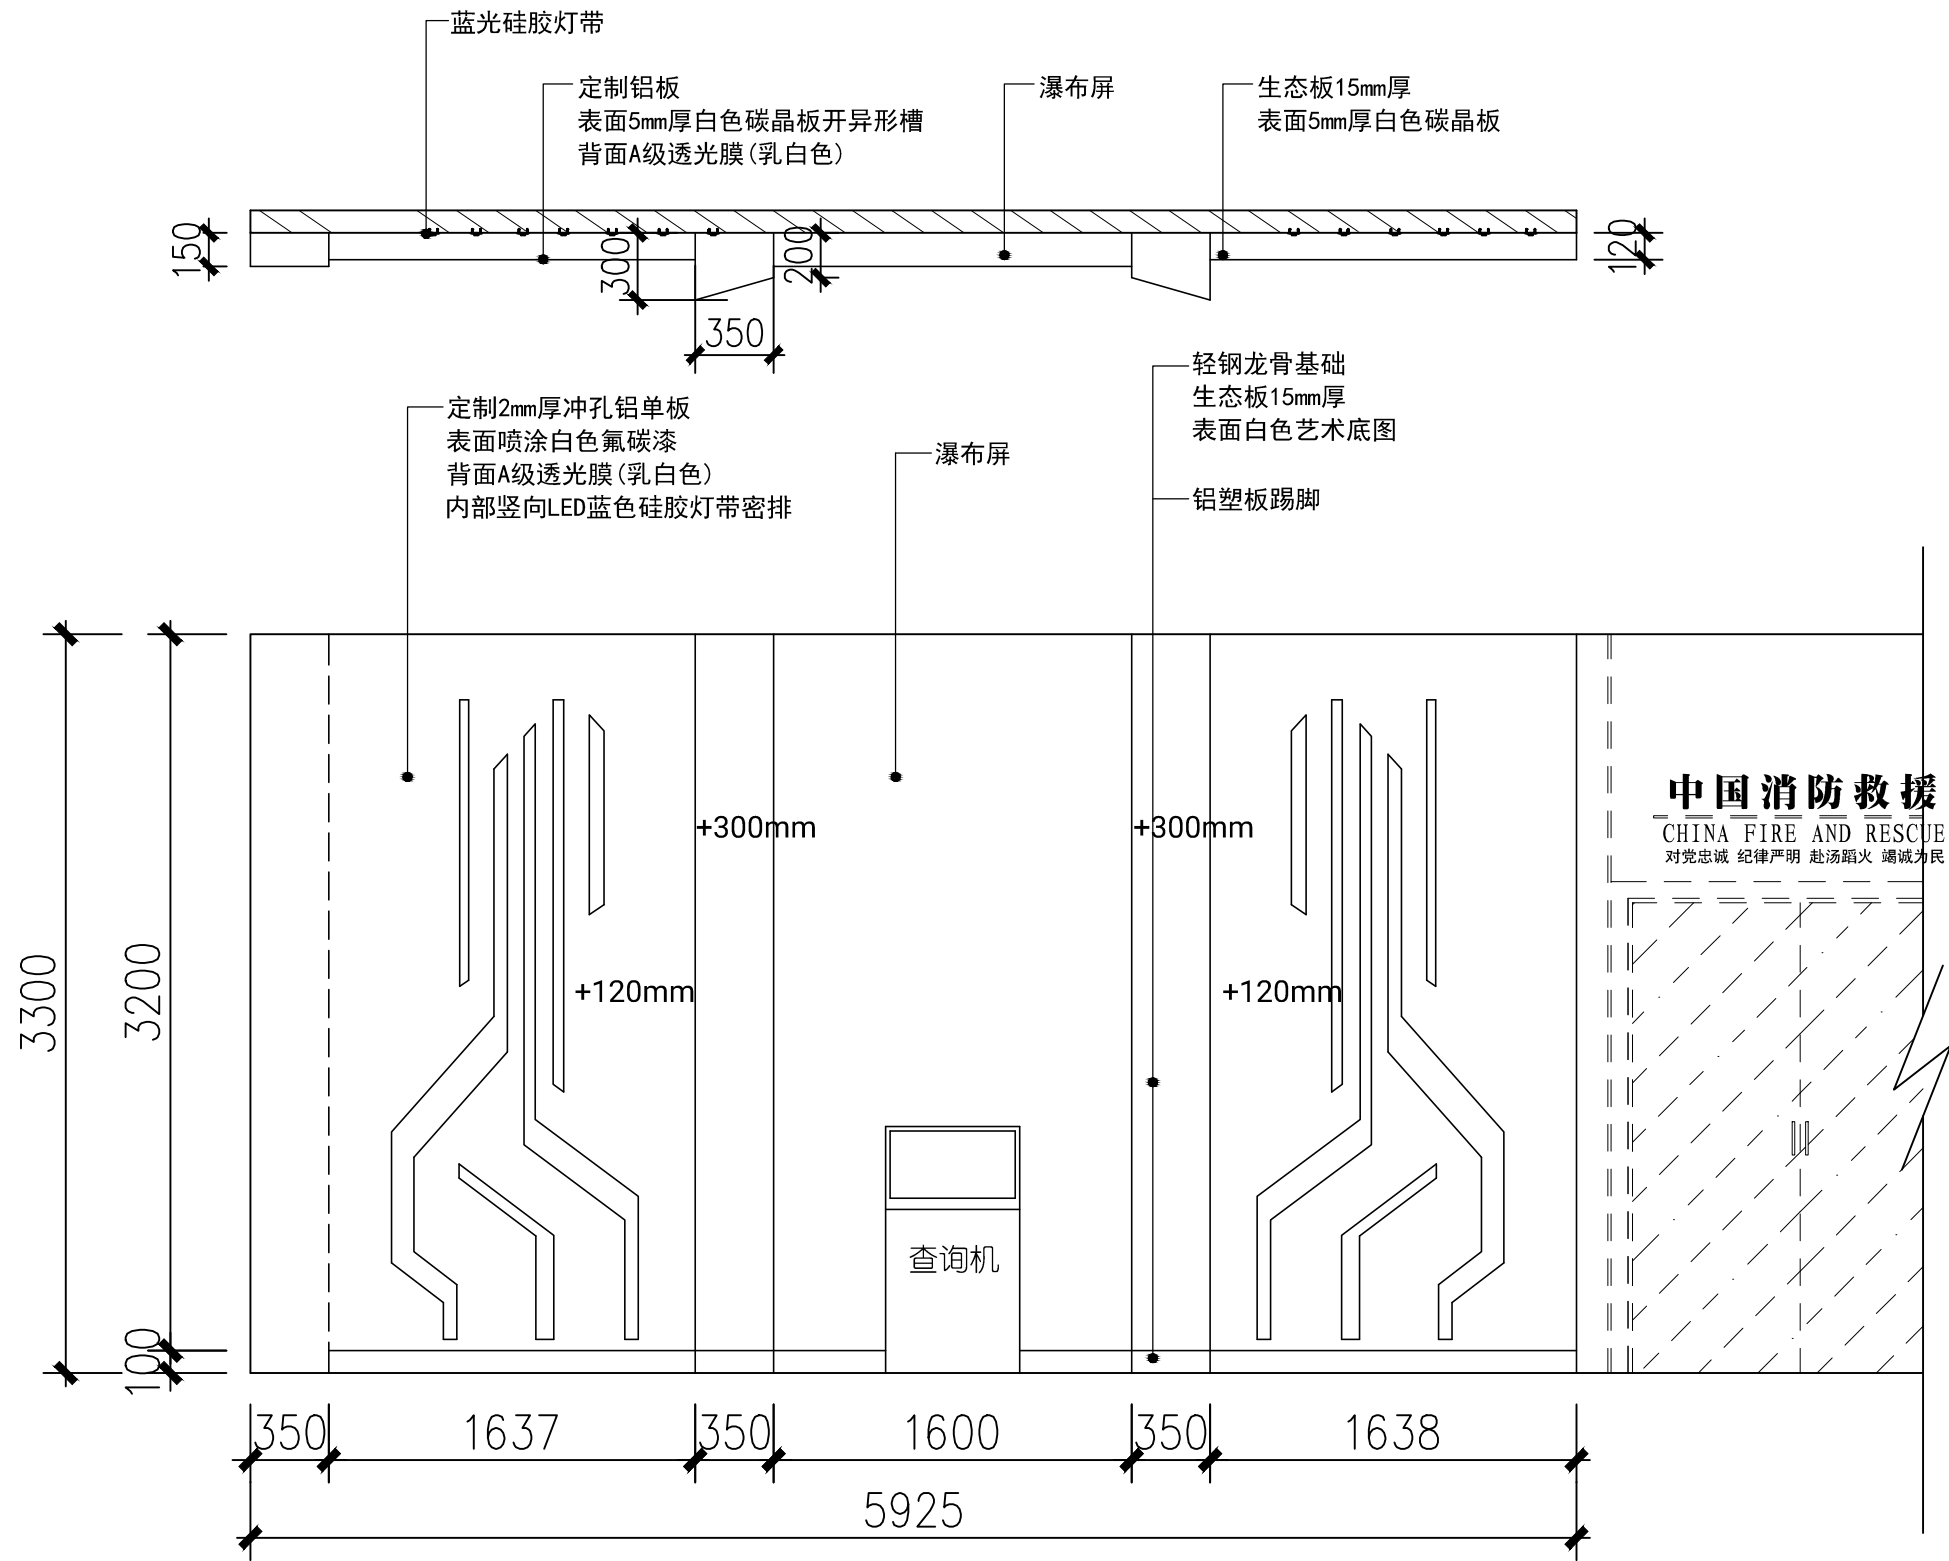

业 主 CLIENT

呼和浩特市消防支队

设计单位

设计阶段 DESIGN STAGE

方案	交通	园林	消防	人防
报建	初设	招标	报审	施工

备注 REMARK

4	年	月	日
3	年	月	日
2	年	月	日
1	年	月	日
修改版本 MODIFICATION	日期 DATE	说明 ANNOTATION	

工程名称 PROJECT TITLE

呼市消防支队史馆

项 目 ITEM TITLE

图纸名称 DRAWING NAME

1-1立面图

档案编号  
ARCHIVES NO.

工程编号  
PROJECT NO.

工程主持人  
PROJECT MANAGER

审定  
AUTHORIZED

审核  
APPROVED

专业负责人  
CHIEF DESIGNER

校对  
CHECKED BY

设计  
DESIGNER

比例  
SCALE 版本  
REVISION 1

日期  
DATE 年 月 日

图号  
DRAWING NO. 3-6