



巴彦木仁苏木上滩嘎查环卫能力提升项目

改造施工图

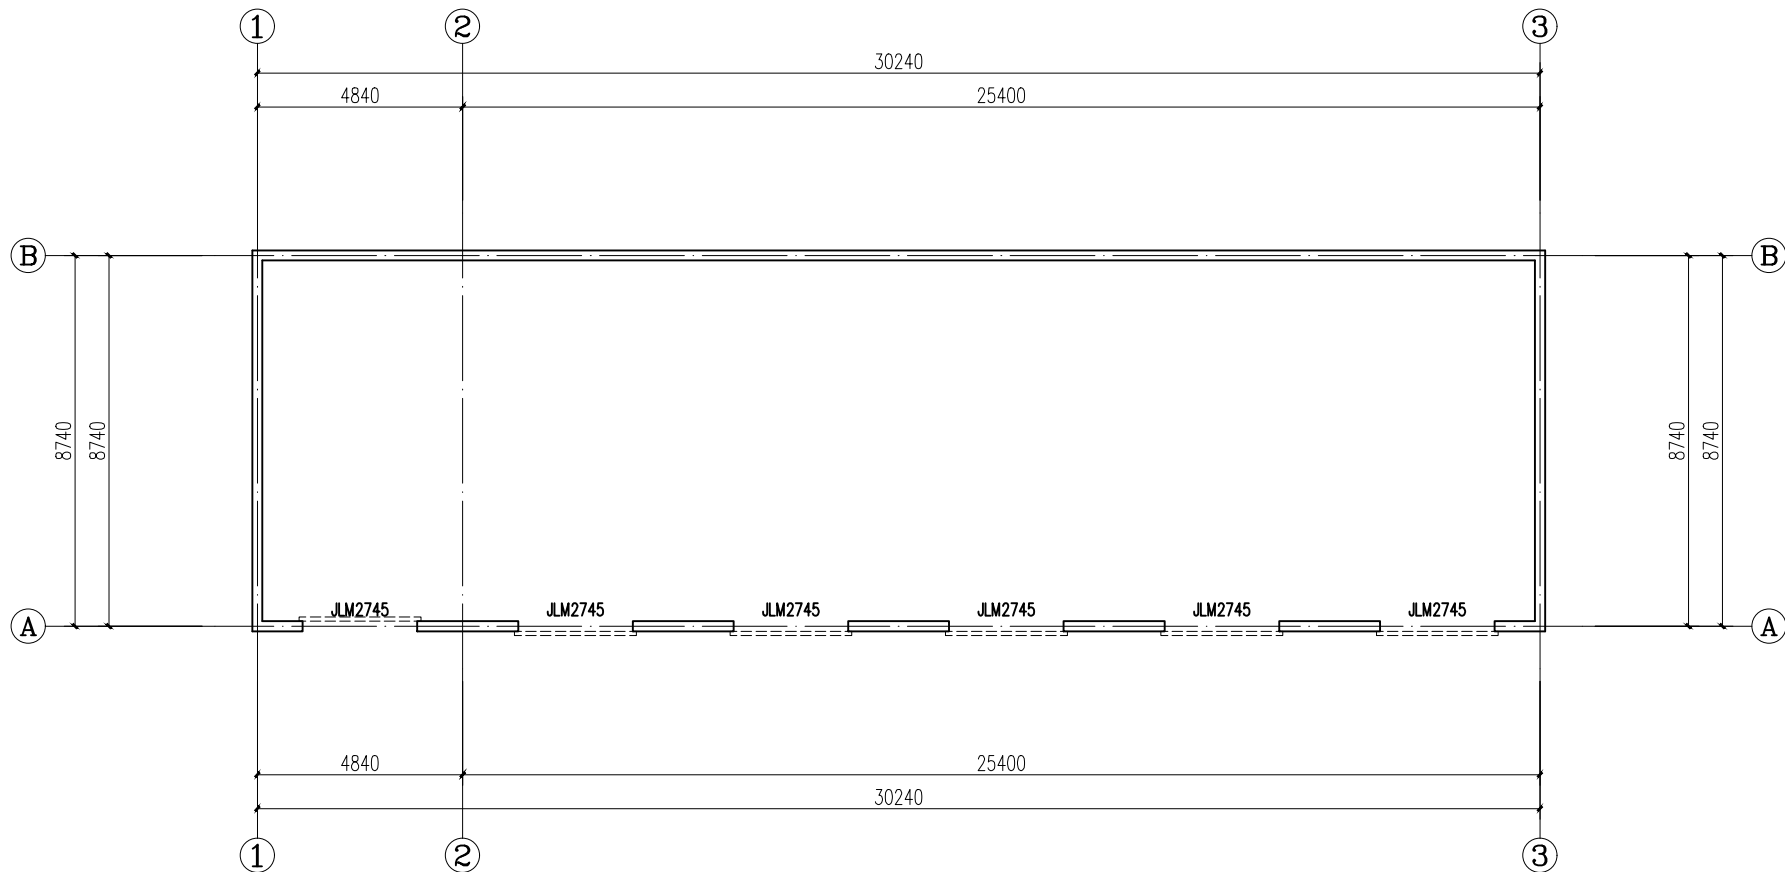

库房改造前平面图 1:100

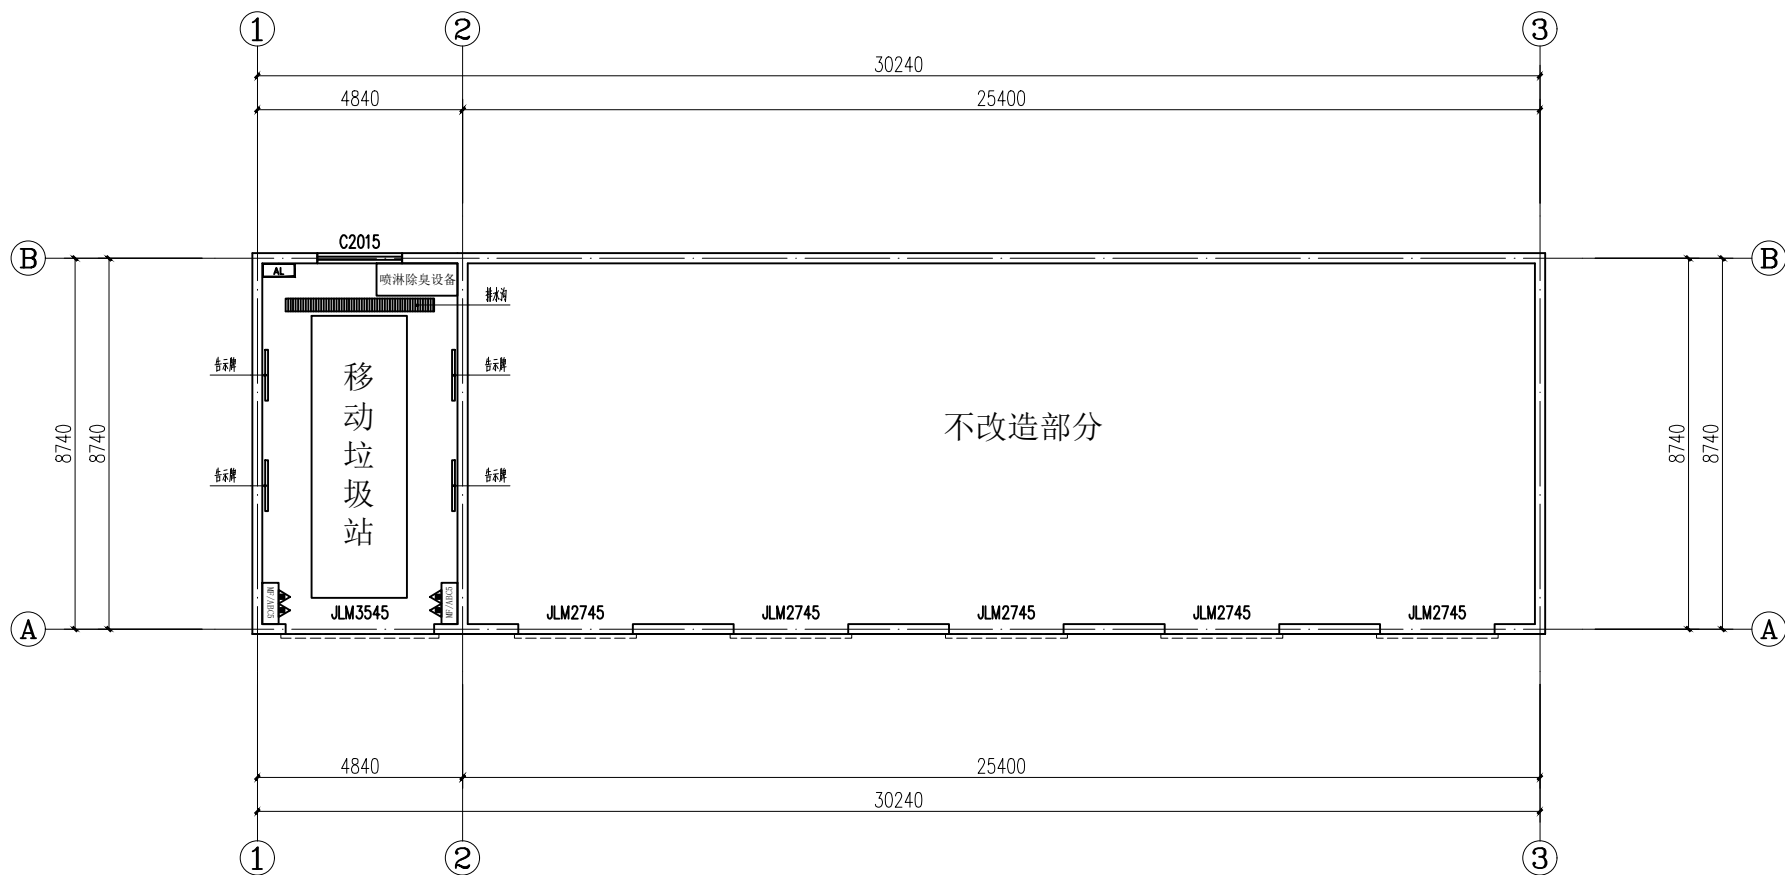

库房改造后平面图 1:100

改造说明:

1、增加隔墙

①0.9m以下部分采用M7.5水泥砂浆砌筑烧结煤矸石多孔砖,采用采用混凝土地面为基础,与原有墙体采用 $\phi 8@100$ 植筋固定,设置2 $\phi 8@300$ 通长筋与植筋固定,详大样图

②墙顶增设100 $\times$ 240mmC25混凝土压顶

③0.9m以上部分为120mm厚彩钢岩棉板与墙檩条固定

2、地面做法

①0.5~1.5厚环氧树脂自流平面涂层

②0.5~1.5厚环氧树脂自流平面中层

③环氧树脂自流平面底涂层

④40厚C25细石混凝土,随打随抹平,表面打磨或者喷砂处理

⑤1.2厚合成高分子防水涂料

⑥刷基层处理剂一道

⑦200厚C30混凝土地面

⑧原有碎石灌浆垫层

3、内墙面做法

①0.9m以下旧墙体铲除原有起皮抹灰层(新砌墙体直接抹灰),新做20厚1:2.5水泥砂浆抹面

②刮腻子2遍,喷聚氨酯防水涂料2遍

③18厚细木工板钉在檩条上粘贴洁净板墙面板

4、钢结构满喷厚涂型防火涂料(除门窗外)

5、地面做3.5 $\times$ 0.3 $\times$ 0.15m混凝土排水明沟,安装不锈钢篦子(方便冲洗地面)安装PVC-50排水管排至后窗室外

6、安装70系列断桥铝合金三层中空玻璃窗2 $\times$ 1.5m

7、20#槽钢焊接卷帘门门框(3.5 $\times$ 4.5m)与原有墙面檩条焊接固定,地面采用150 $\times$ 150 $\times$ 10mm镀锌预埋件焊接固定(埋件直接与打地面垫层预埋)

8、将3.5 $\times$ 4.5m铝合金卷帘门安装在新建门框上

9、安装1套喷淋除臭设备(具体详专业厂家)

10、墙面安装1.2 $\times$ 1.8m标识牌(操作流程、安全规范等)4块

11、外墙面粘贴安装0.7 $\times$ 0.7m钛金金属字(垃圾转运站)


12、室内布置灭火器箱2套,每套内配MF/ABC5灭火器2具

13、安装移动式垃圾站KL6618型1台(18立方)


14、电力改造详见图纸

15、吊顶为轻钢龙骨洁净板吊顶

	设计	校核	审核	审定	项目负责人	建设单位	巴彦木仁苏木	图名	改造前后平面图及改造说明	工程编号		图别	
						工程名称	巴彦木仁苏木上滩嘎查环卫能力提升项目			出图日期	2025.10	图号	01

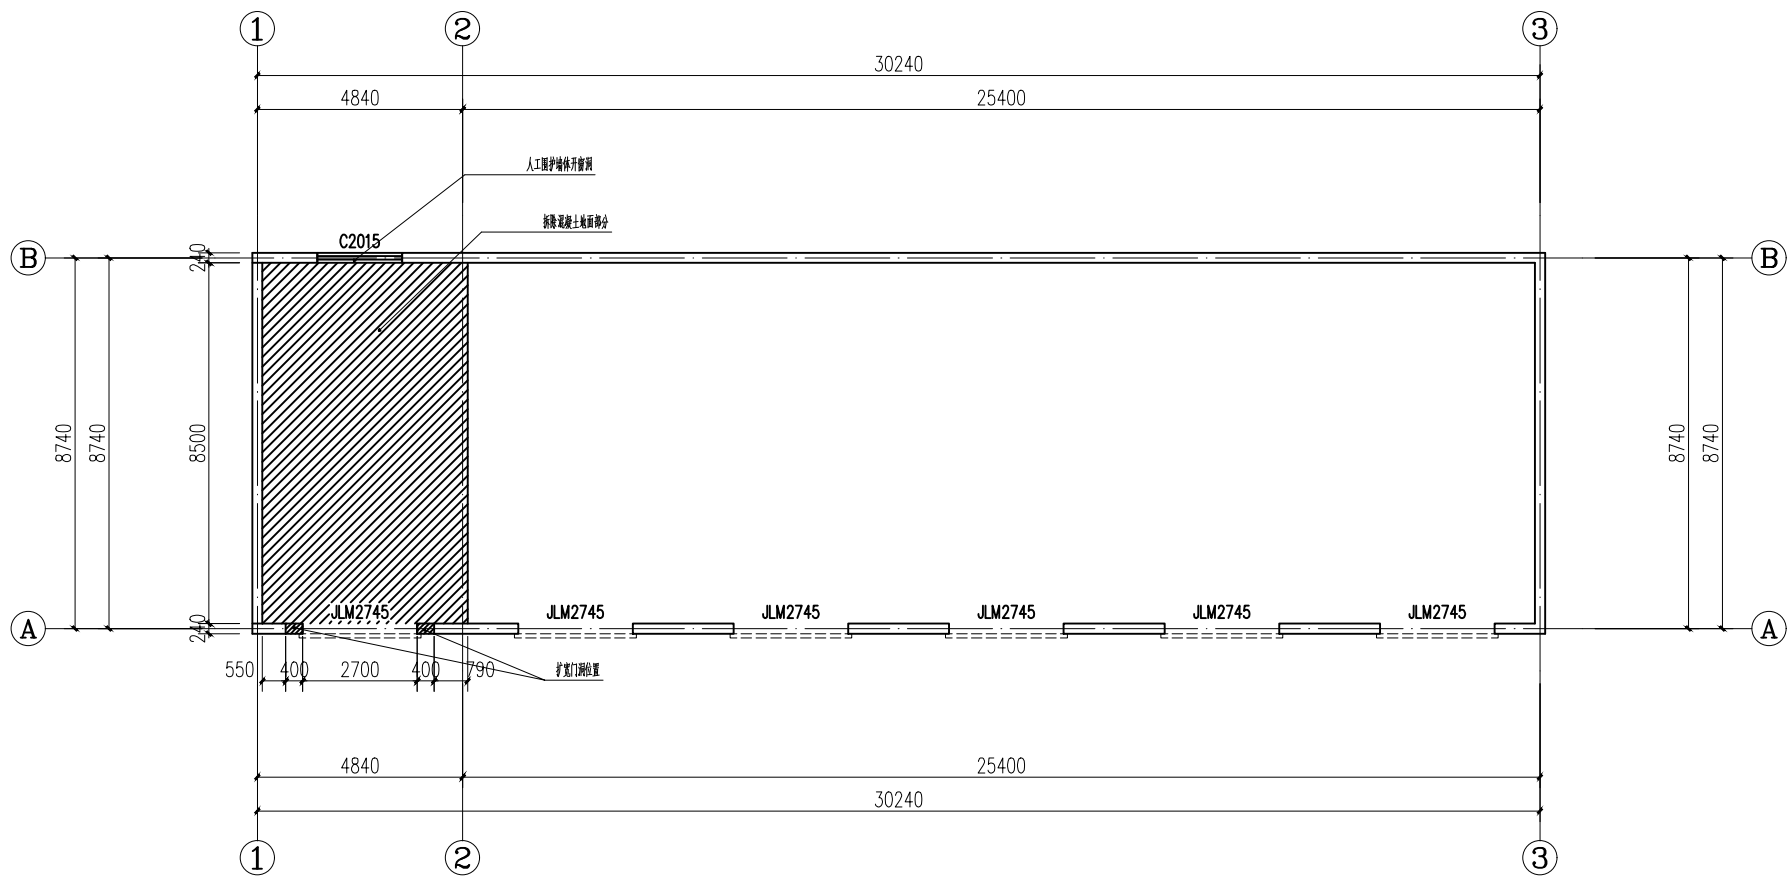


仓库拆除平面图 1:100

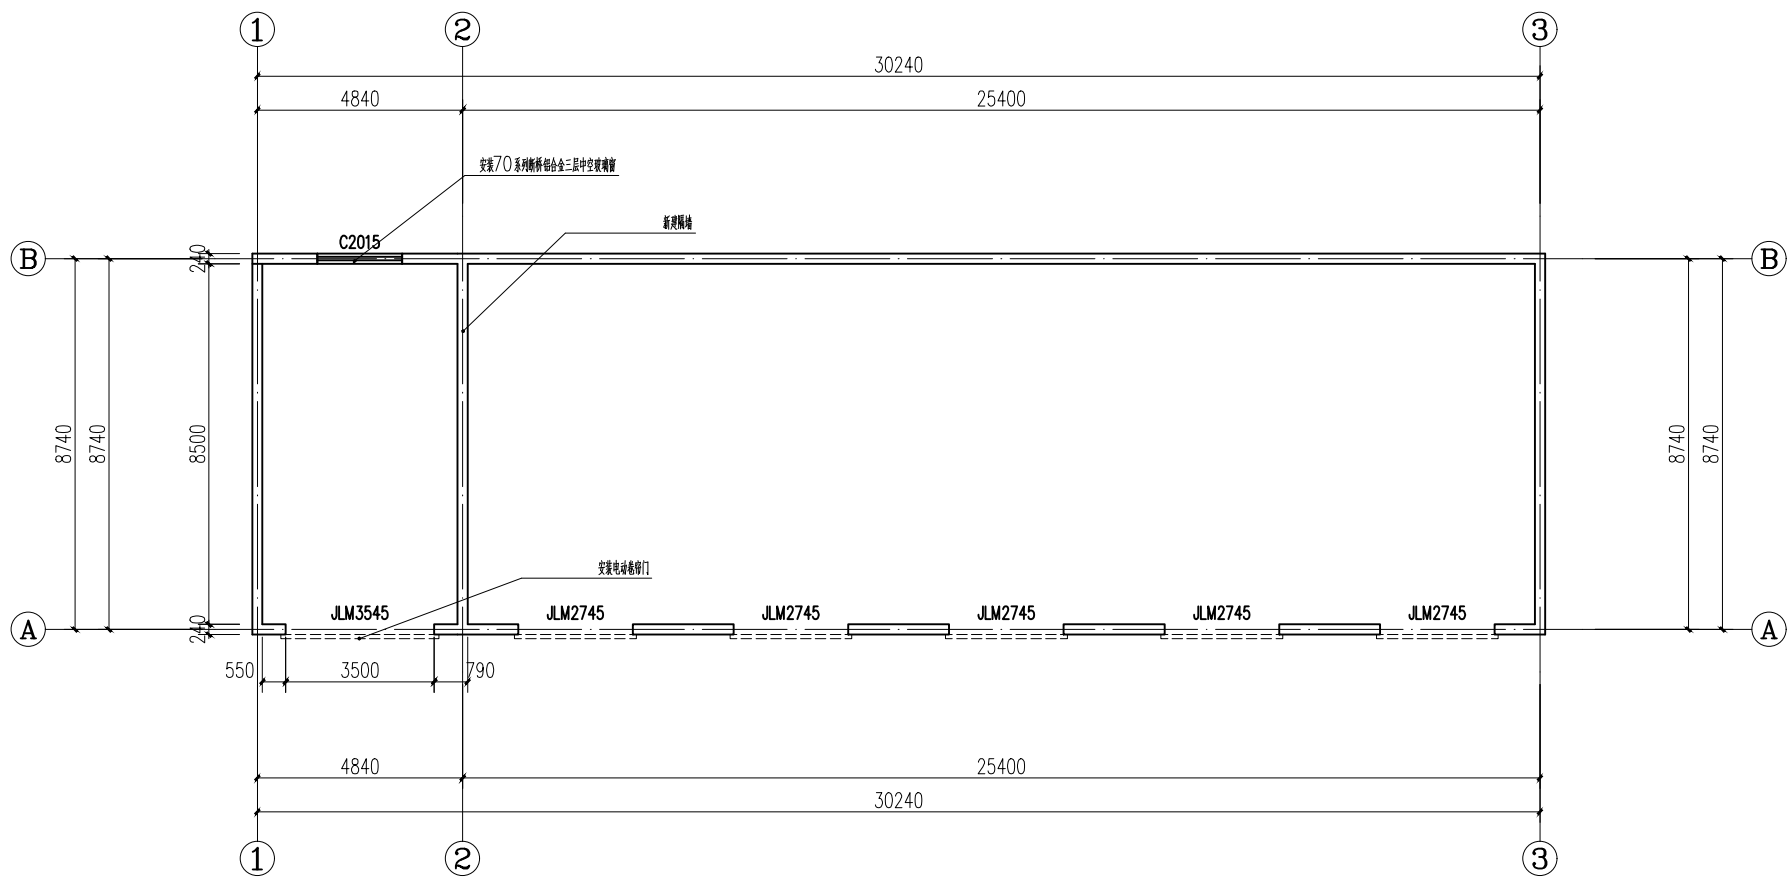


仓库改造平面图 1:100

- 拆除说明:
- 1、拆除原有150mm厚混凝土地面（反碱起拱，强度达不到设备称重荷载），面积41.14m²
 - 2、拆除原有2.7×4.5m彩钢卷帘门1樘
 - 3、因扩大门洞，需要拆除原有彩钢夹芯板围护，拆除0.4×3.9m，共计两处
 - 4、拆除原有0.4×0.9×0.24m砖墙2处
 - 5、拆除原有卷帘门100×50×2.5方管焊接门框
 - 6、拆除B轴2×1.5m彩钢夹芯板


	设 计	校 核	审 核	审 定	项目负责人	建设单位	巴彦木仁苏木	图 名	拆除平面图、改造平面图、②轴隔墙大样	工程编号		图 别	
						工程名称	巴彦木仁苏木上滩嘎查环卫能力提升项目			出图日期	2025.10	图 号	02

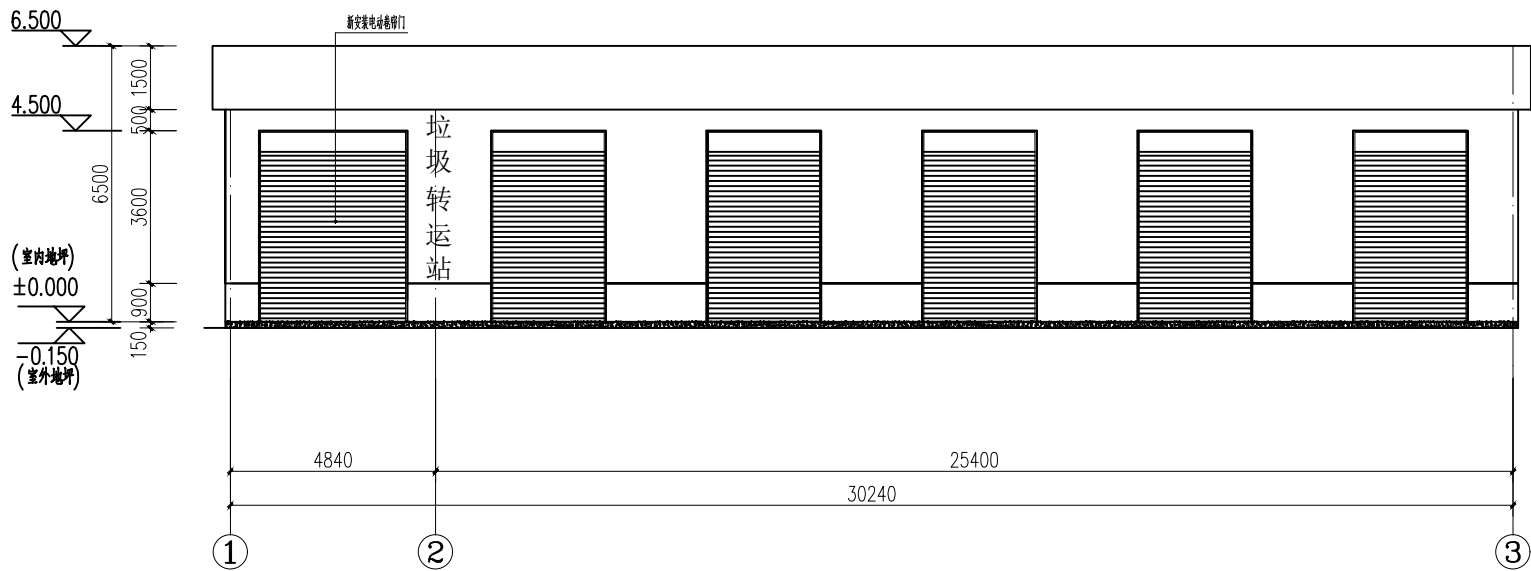


① 轴建筑立面图 1:100

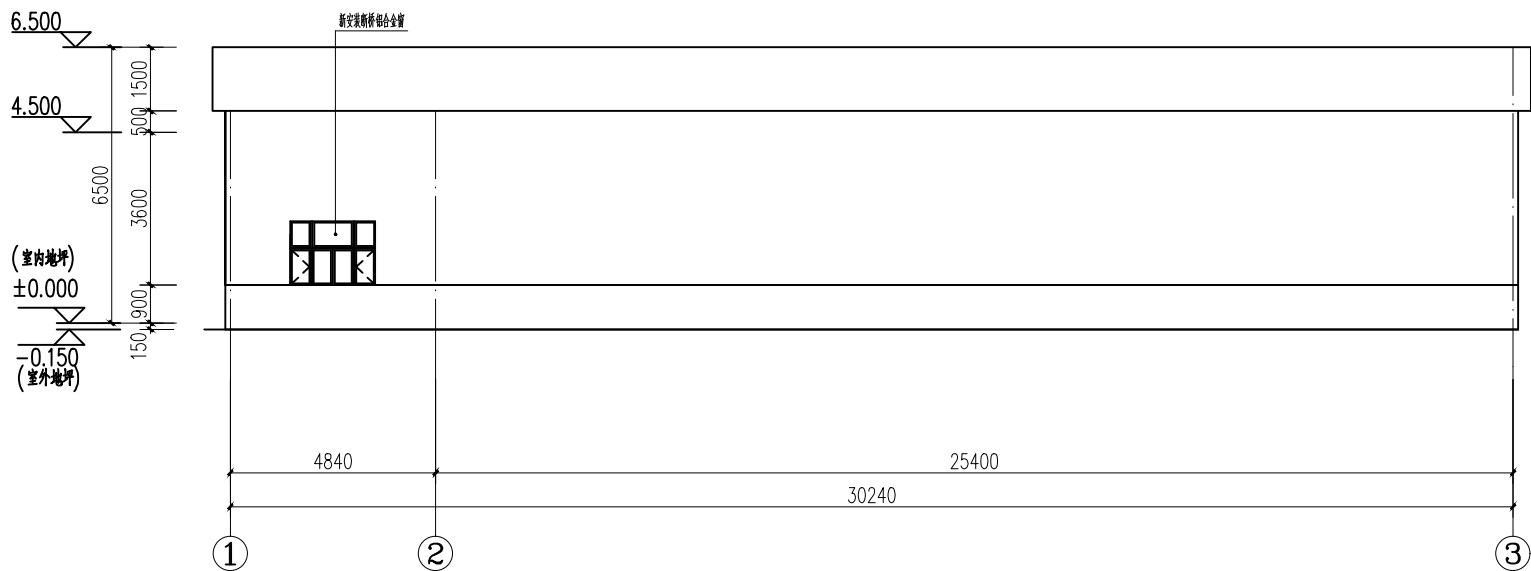


② 轴建筑立面图 1:100

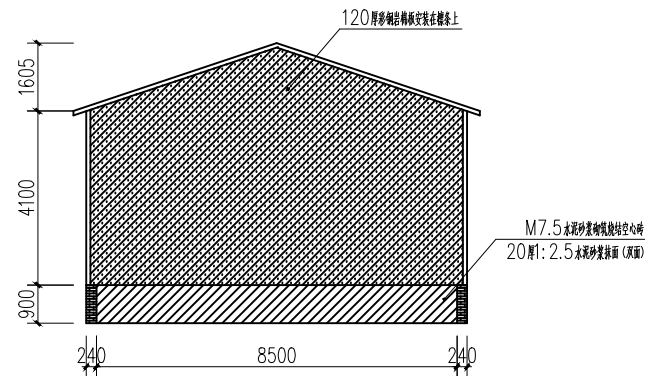


② 轴增加隔墙大样

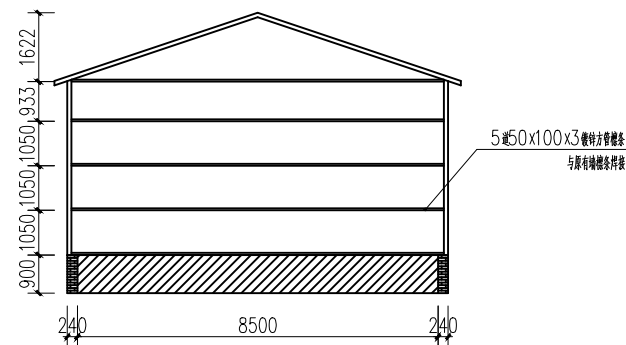

② 轴增加隔墙檩条大样

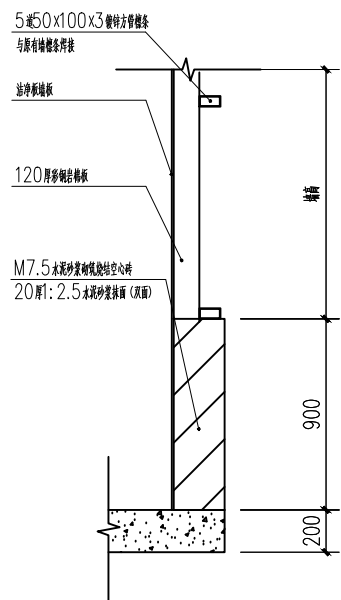


B 轴墙体断面图

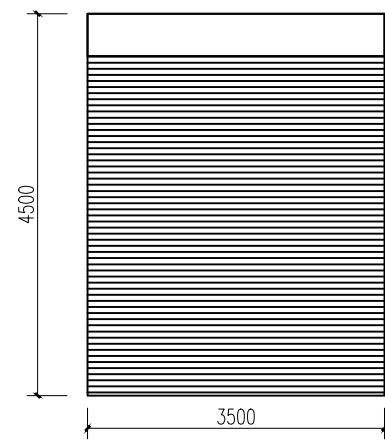


门窗表

类型	设计编号	洞口尺寸 (mm)	数量	备注	规格	备注
普通门	JLM3545	3500x4500	1	详见大样	电动卷帘门	断桥铝合金门
普通窗	C2015	2000x1500	1	详见大样	70系列断桥铝合金三层中空玻璃平开窗	断桥铝合金窗


	设计	校核	审核	审定	项目负责人	建设单位	巴彦木仁苏木	图名	拆除平面图、改造平面图、②轴隔墙大样	工程编号		图别	
						工程名称	巴彦木仁苏木上滩嘎查环卫能力提升项目			出图日期	2025.10	图号	03

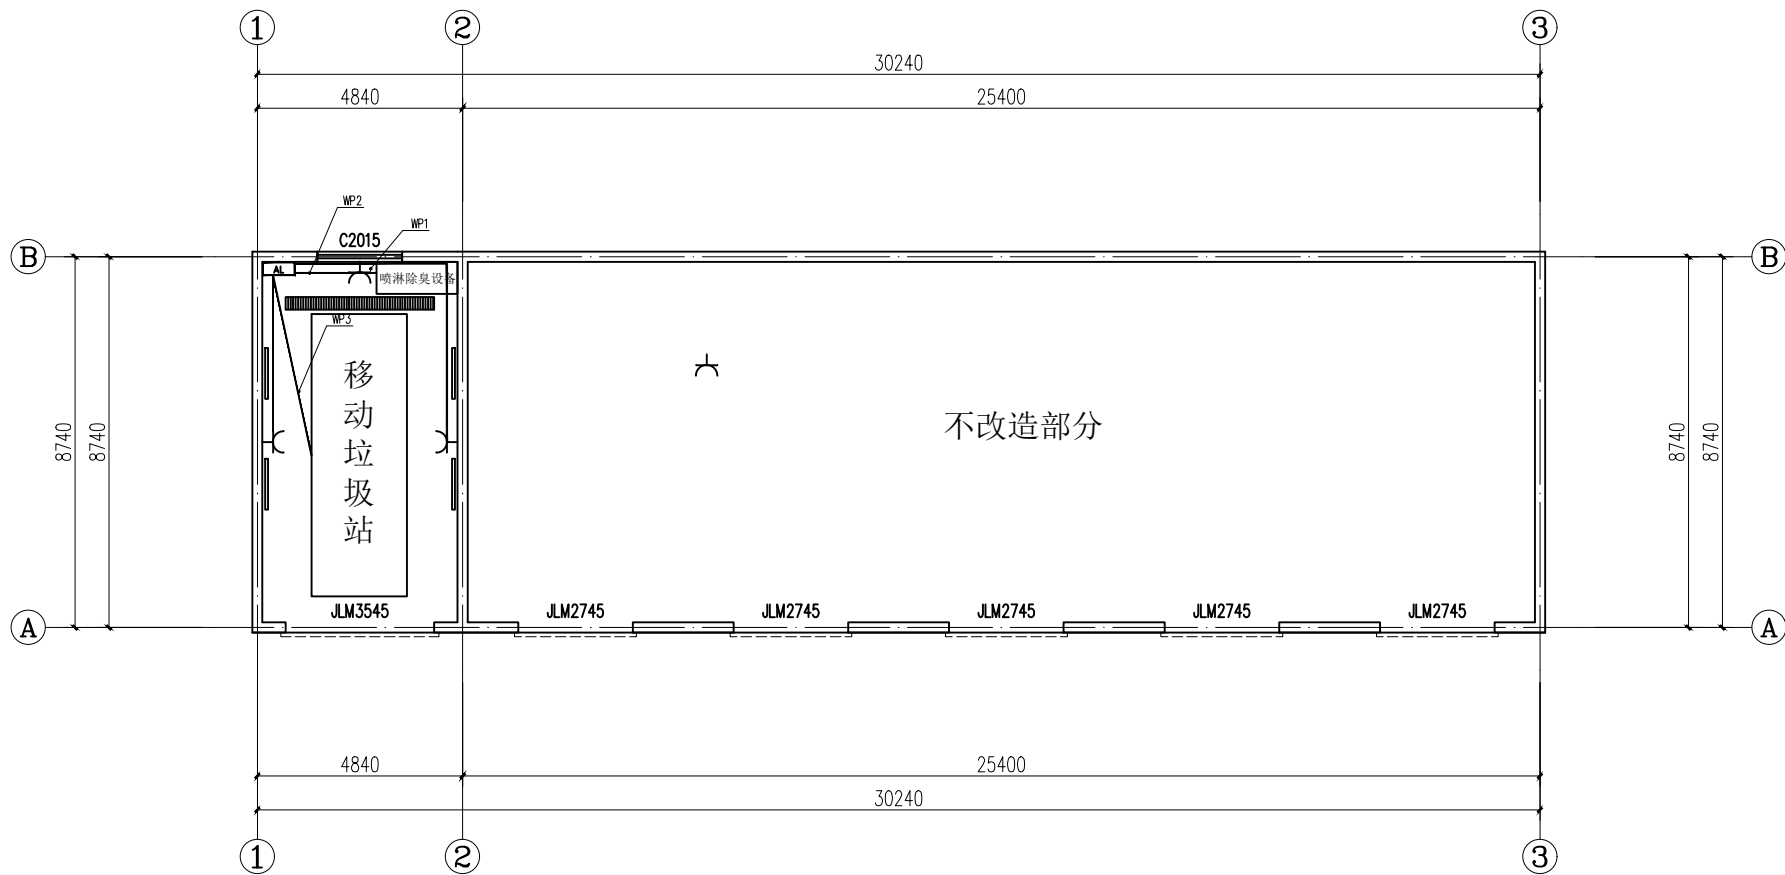

动力线路平面图 1:100

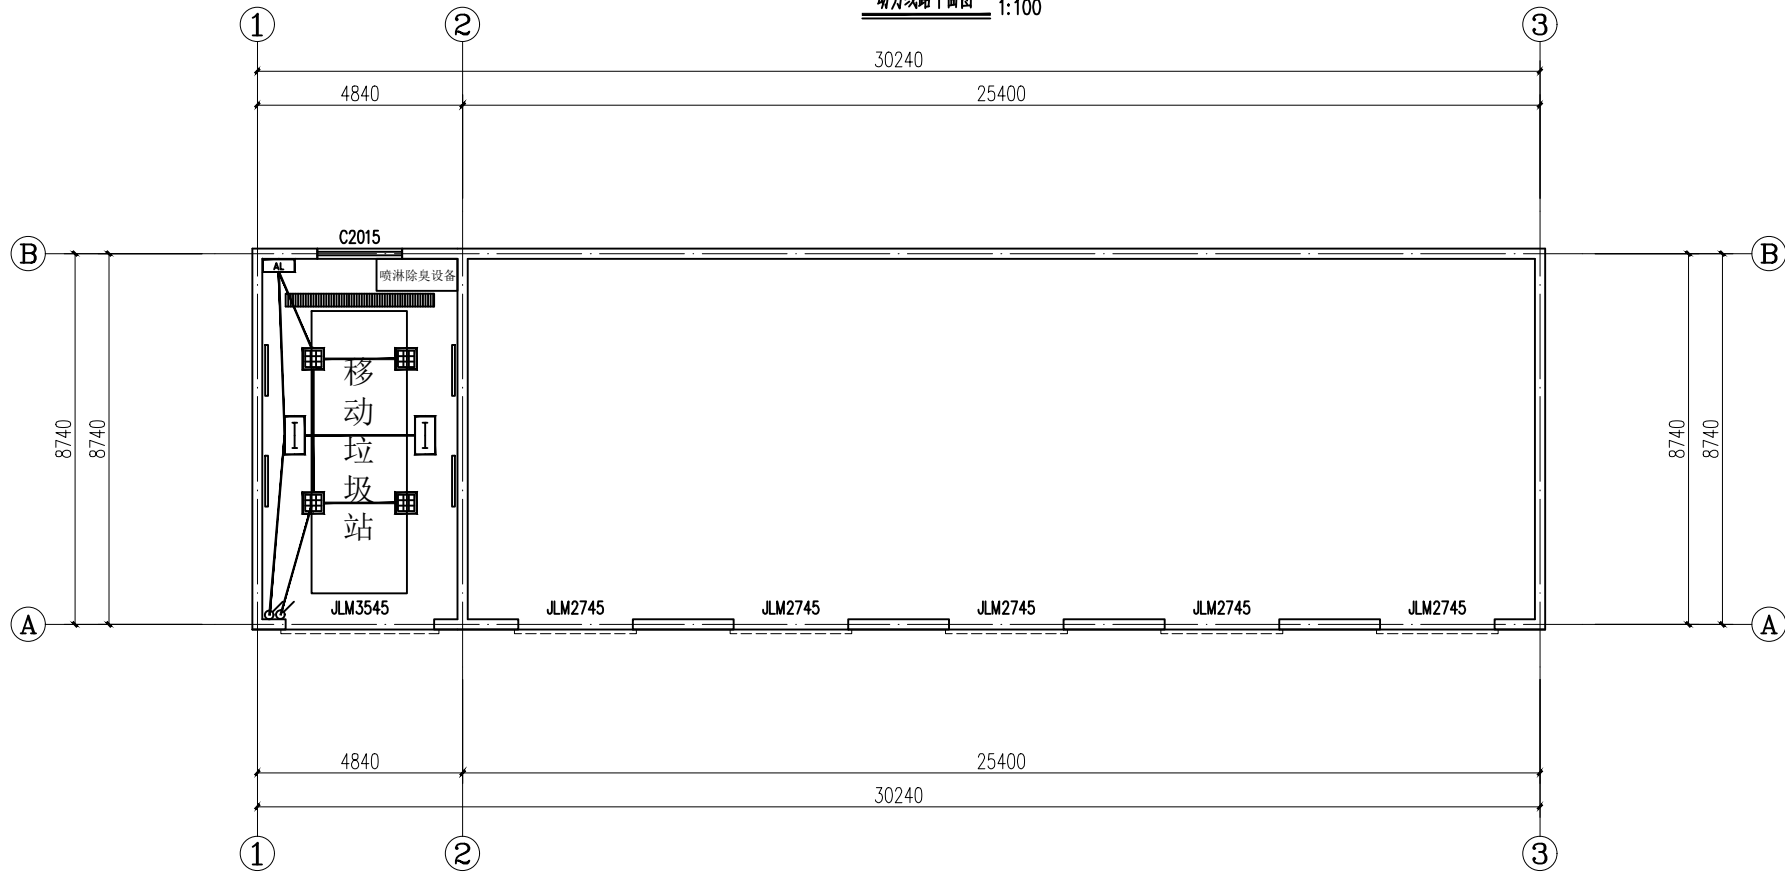


照明线路平面图 1:100

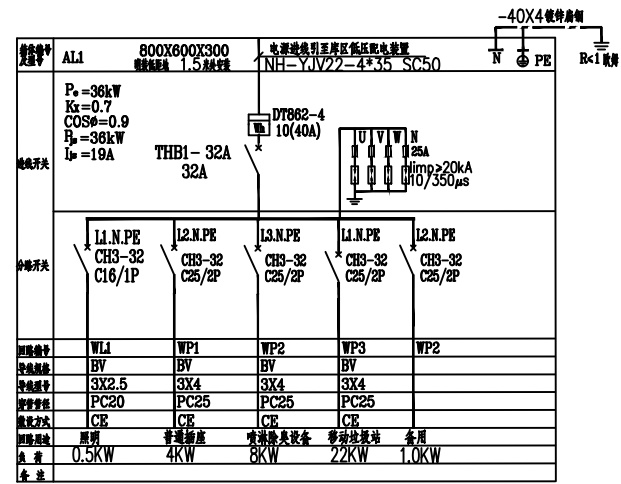

序号	图例	名称	规格	单位	数量	备注
1		电动卷帘设备箱	甲方自定	台	1	低距地1.5米安装
2		动力照明配电箱	800X600X300	台	1	低距地1.5米安装
3		LED 平板灯	4x32W	盏	4	吸顶安装
4		单管紫外线灯	1x32W	盏	2	吸顶安装
5		带保护接点暗装插座	250V 10A	个	3	低距地1.3米安装
6		单控开关	250V 10A	个	2	低距地1.3米安装
7				台	1	具体参数详专业厂家
8		18方移动垃圾站		台	1	具体参数详专业厂家
9		东风后双桥套臂车		辆	1	具体参数详专业厂家
10		东风13.5方吸污车		辆	1	具体参数详专业厂家

	设计	校核	审核	审定	项目负责人	建设单位	巴彦木仁苏木	图名	电气平面图	工程编号		图别	
						工程名称	巴彦木仁苏木上滩嘎查环卫能力提升项目			出图日期	2025.10	图号	04

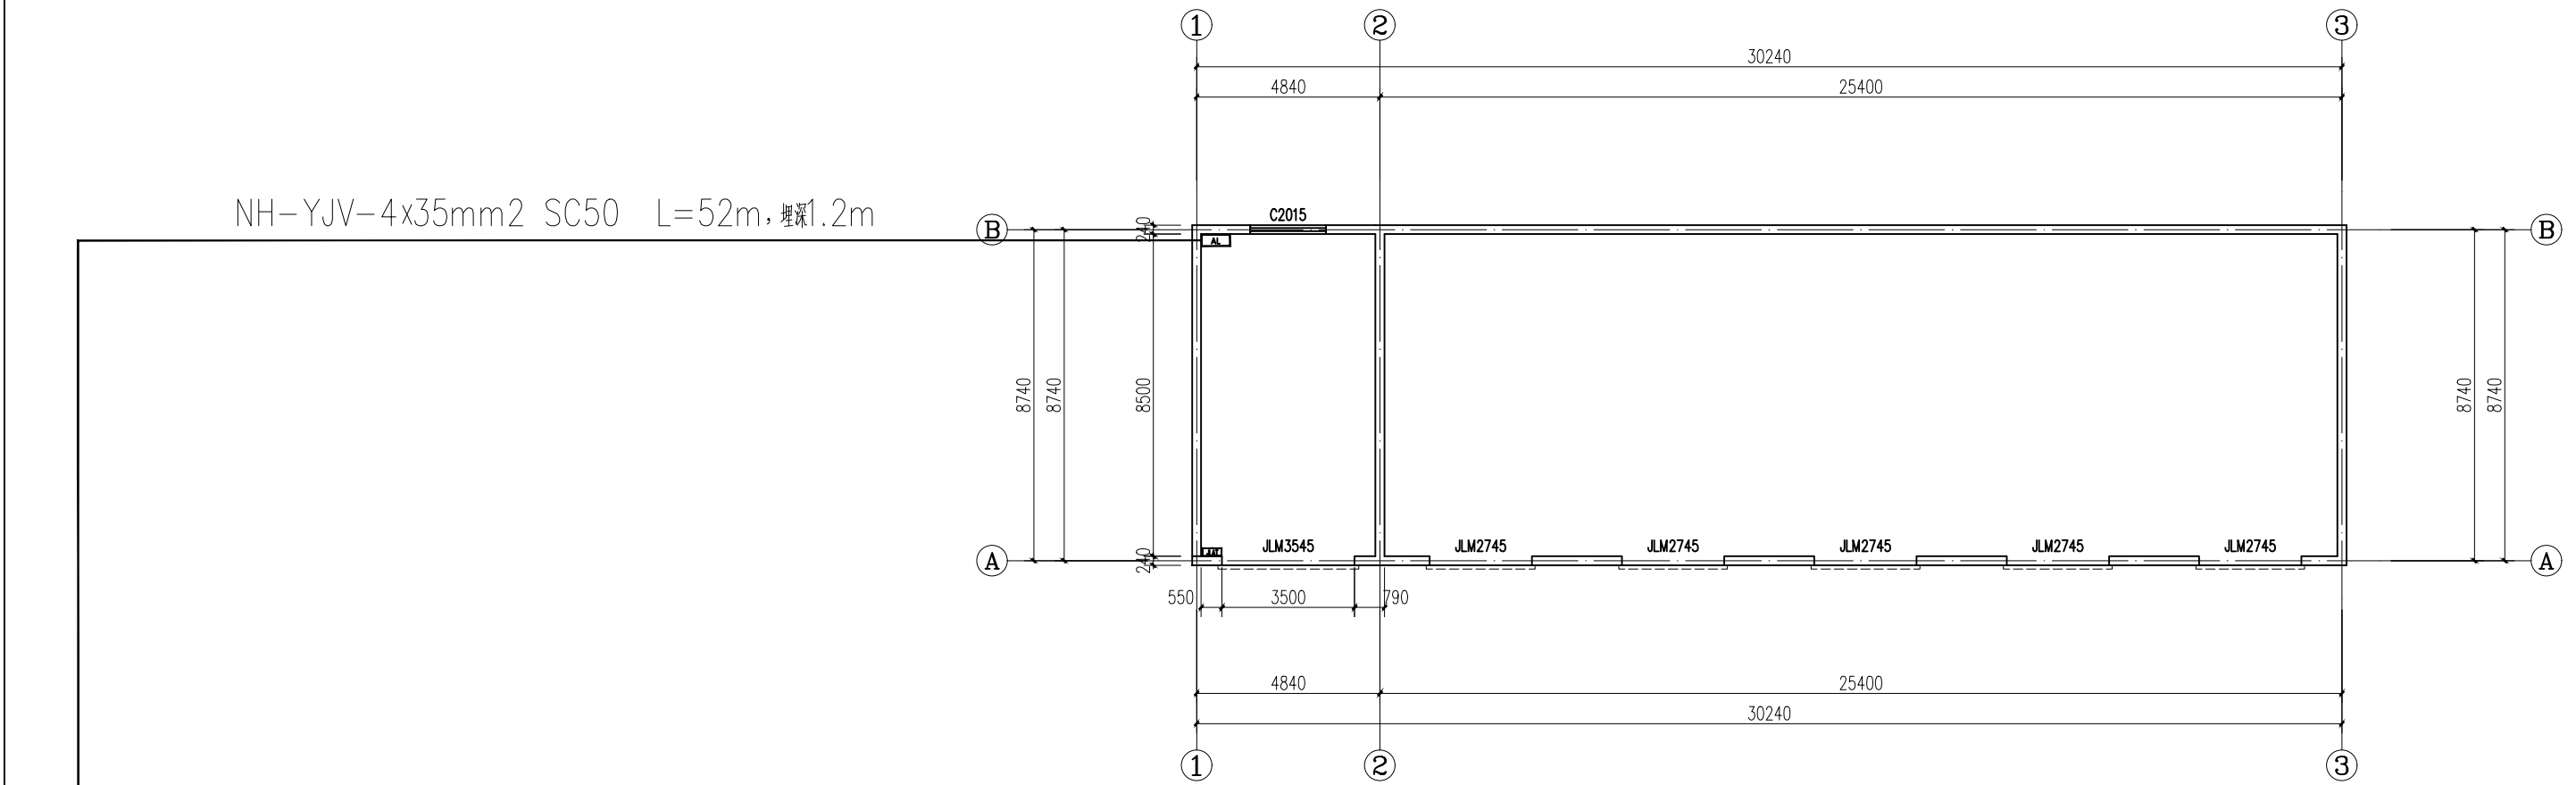

室外附属电力平面图 1:100

架空变压器

	设 计	校 核	审 核	审 定	项目负责人	建设单位	巴彦木仁苏木	图 名	室外附属电力平面图	工程编号		图 别	
						工程名称	巴彦木仁苏木上滩嘎查环卫能力提升项目			出图日期	2025. 10	图 号	05